



PIANTA  
SCALA 1:25

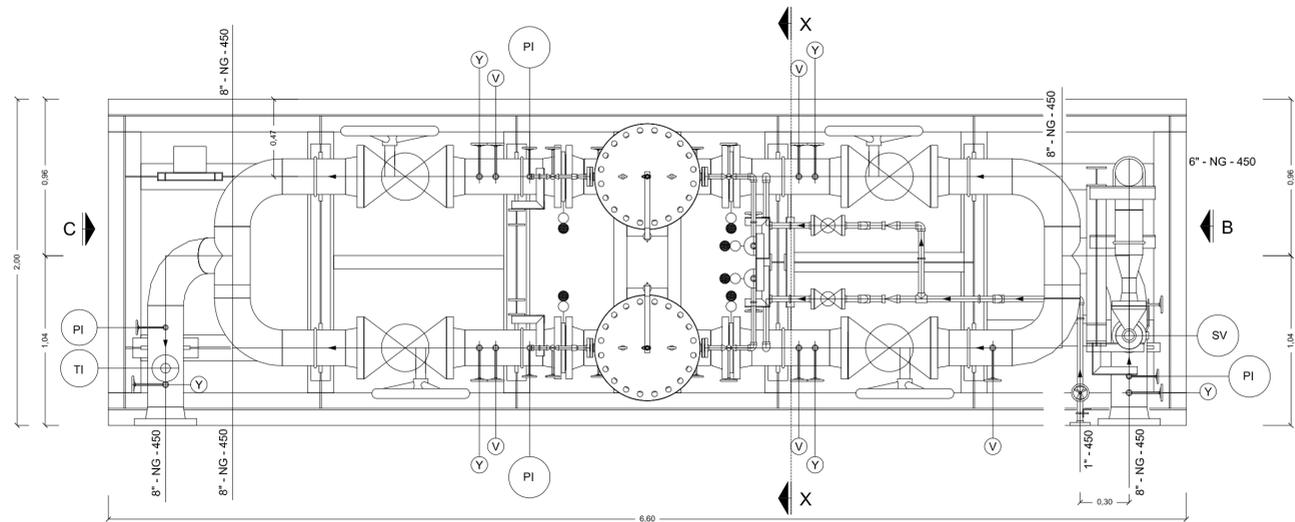


VISTA "C"  
SCALA 1:25

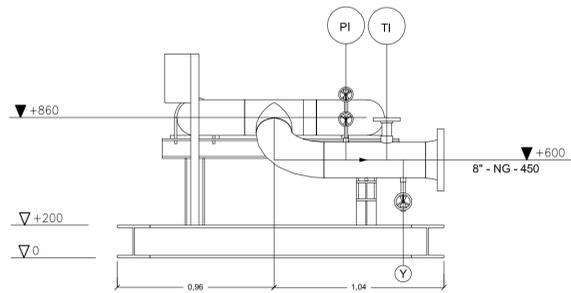


COD.	DESCRIZIONE
PI	INDICATORE DI PRESSIONE
PD	MISURATORE DI PRESSIONE DIFFERENZIALE
TI	INDICATORE DI TEMPERATURA
SV	VALVOLA SOLENOIDE
Y	DRENI
V	SFIATI


RIFERIMENTO LAYOUT: DEPOSITO DI STOCCAGGIO

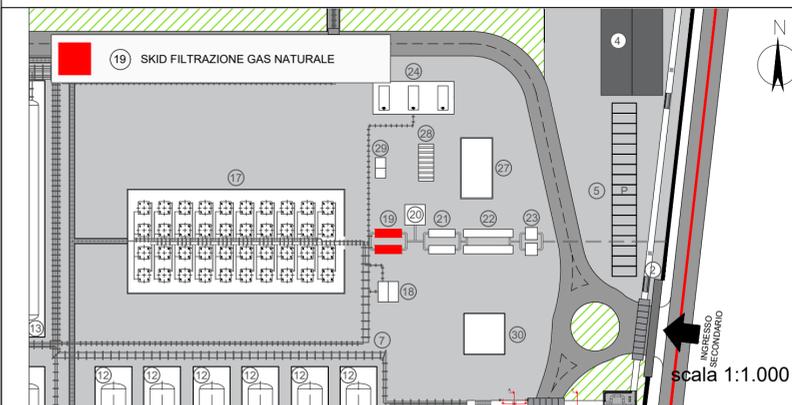


VISTA "A"  
SCALA 1:25

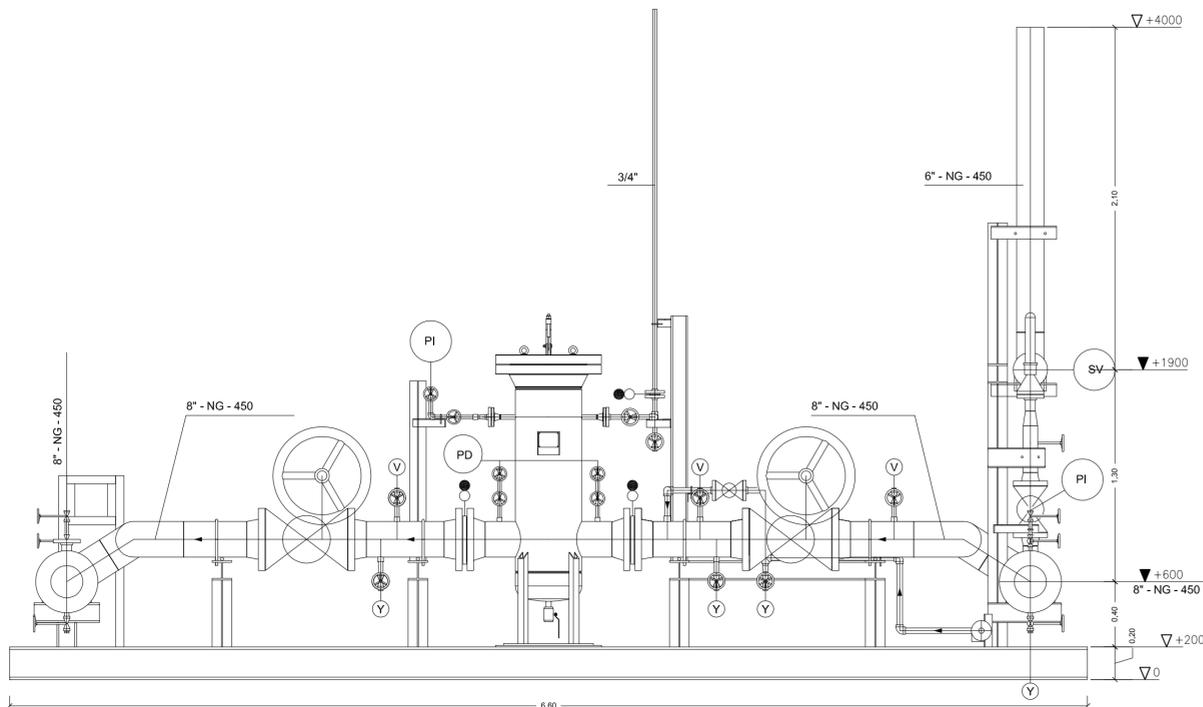

VISTA "B"  
SCALA 1:25

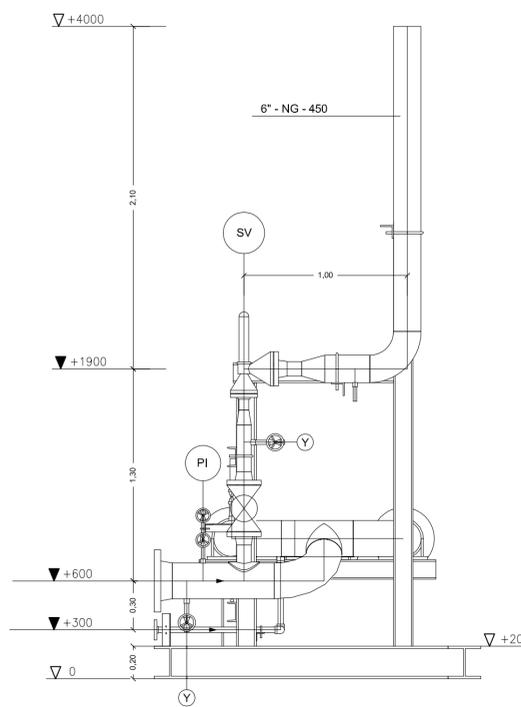

SEZIONE X - X  
SCALA 1:25

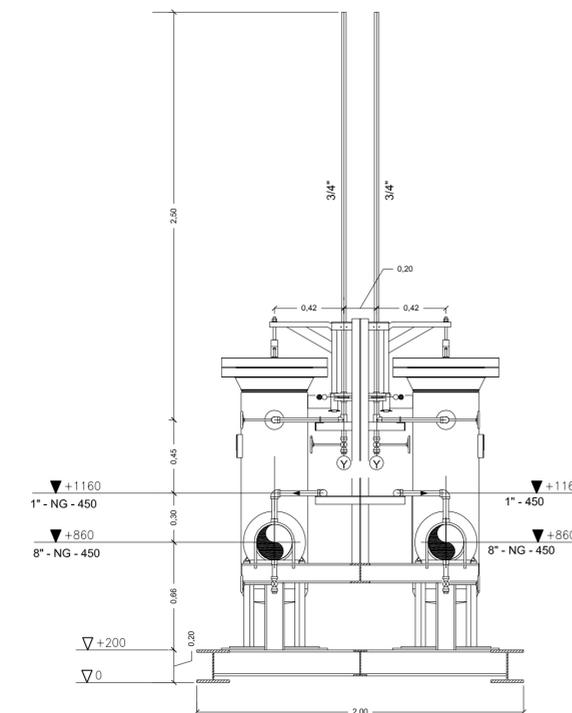

Proponente

**IONIO FUEL**  
LIQUID NATURAL GAS

IONIO FUEL S.R.L.  
Riviera di Chiaia n°276  
80121 Napoli (NA)

**PROTOPower**


**DEPOSITO COSTIERO DI RIGASSIFICAZIONE PER IL GNL  
(Gas Naturale Liquefatto) nel Comune di Crotona area  
industriale CO.R.A.P.  
"Ionio Fuel - Crotona LNG"**

Società di ingegneria incaricata per la progettazione

**LASTPROJECT**

**LAST PROJECT S.R.L.**  
Sede legale ed uffici:  
80121 Napoli (NA) - Riviera di Chiaia n°276  
Tel +39 081 0607954 - Fax +39 081 19361324  
P.IVA:07557711210

DEPOSITO COSTIERO DI RIGASSIFICAZIONE DI GNL DA 20.000 MC  
NEL COMUNE DI CROTONA IN ZONA INDUSTRIALE CO.R.A.P.  
PROVINCIA DI CROTONA

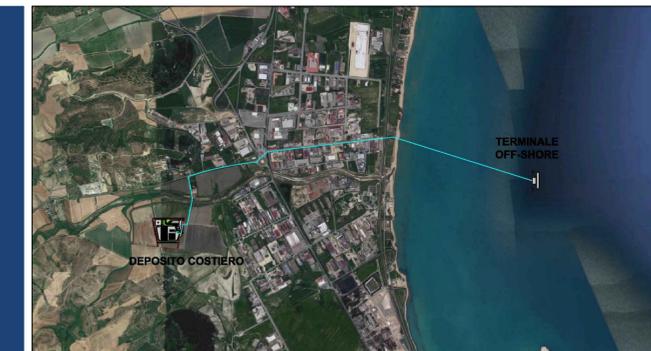

**SAIPEM**  
People, Skills, Equipment.

**ferta**  
Festa S.p.A.

MOLINO • FACCHINELLI • ZERBINI  
CORPORATE FINANCE

**ICARO**  
ICARO S.r.l.

Gruppo di lavoro Last Project S.r.l.

Studio di impatto ambientale  
Arch. Maddalena Proto  
Opere antincendio  
Arch. Luigi Vartuli  
Opere strutturali  
Ing. Alfredo Stompanato  
Sicurezza Cantieri  
Arch. Rosa Vartuli  
Opere civili  
Arch. Maddalena Proto  
Arch. Luigi Vartuli  
Ingegneria Gestionale  
Ing. Valentina Vartuli

Consulenze specialistiche

Studio di fattibilità  
Dott. Luca Lamagna  
Geologia e geotecnica  
Geol. Alessandro Amato  
Opere idrauliche  
Ing. Giovanni Bruno  
Opere marittime  
Ing. Roberto de Rosa  
Studio di impatto acustico, Valutazione delle emissioni in atmosfera  
Ing. Carmine Iandolo  
Rapporto preliminare di sicurezza  
ICARO S.r.l.

**SKID FILTRAZIONE GAS NATURALE**

08 - PARTICOLARI COSTRUTTIVI

NOME FILE  
P\_08\_PL\_10\_FIL\_R00

Progetto Definitivo

SCALA

CODICE ELAB.  
P08PL10FILR00

REV. A

1:25

REV.	DESCRIZIONE	DATA	REDATTO	VERIFICATO	APPROVATO
A		Febbraio 2021			