

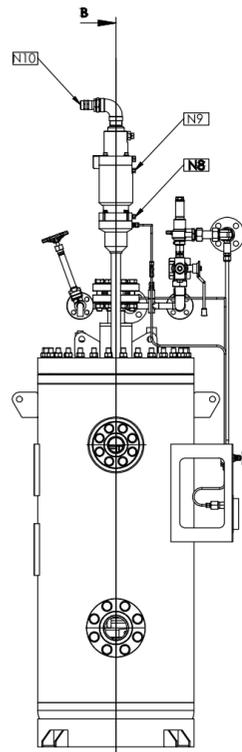
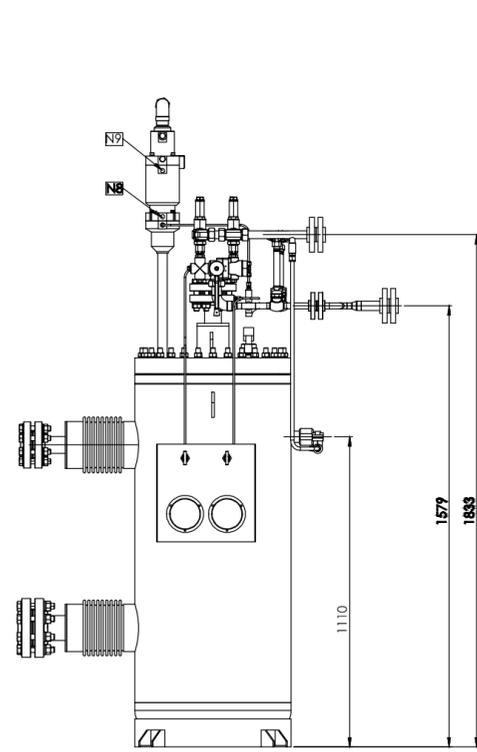
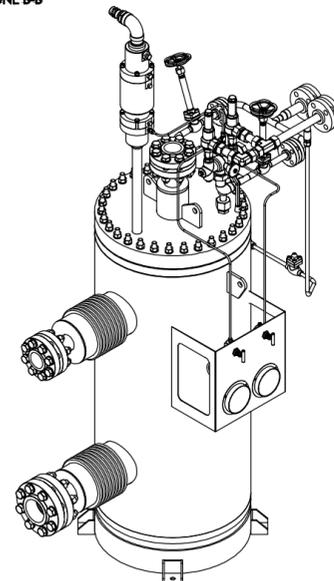
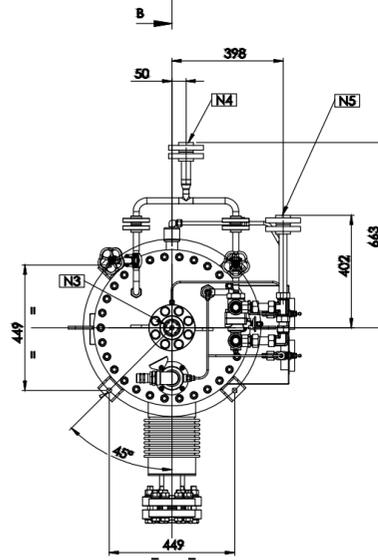
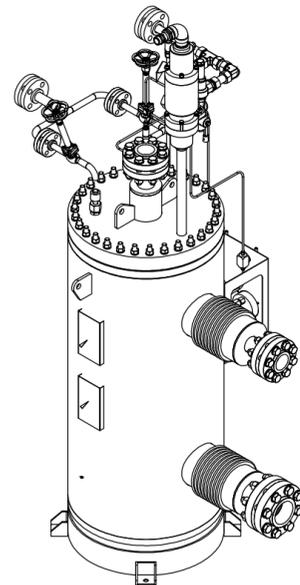


PARTICOLARE BARRELL DELLA POMPA
SCALA 1:20

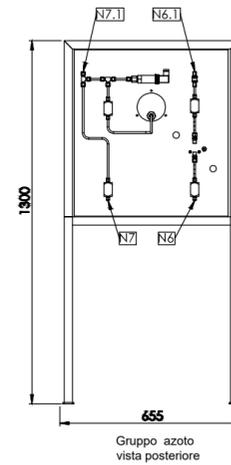

LEGENDA	
N1	Linea di aspirazione
N2	Linea di ritorno
NS	Linea di scarico
N4	Linea di scarico PSV(apertura manuale)
N5	Linea di scarico PSV
N6	Linea di ingresso azoto
N6.1	Linea di uscita azoto al connettore elettrico
N7.1	Linea di ingresso azoto dal connettore elettrico
N7	Linea di uscita azoto
N8	Connettore elettrico di ingresso azoto
N9	Connettore elettrico di uscita azoto
N10	Alimentazione (schermata) cavi 4G25

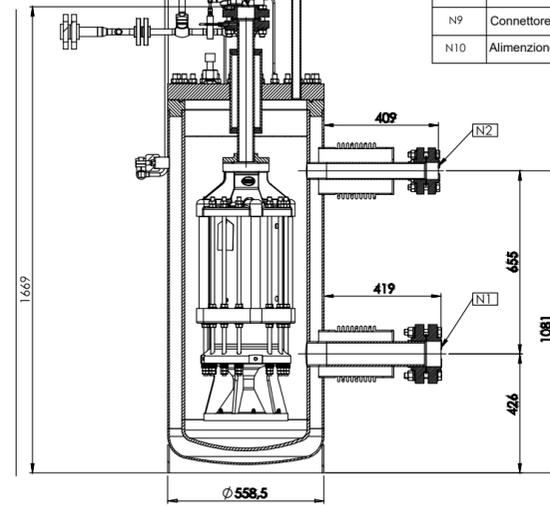

Proponente



IONIO FUEL S.R.L.
Riviera di Chiaia n°276
80121 Napoli (NA)



DEPOSITO COSTIERO DI RIGASSIFICAZIONE PER IL GNL
(Gas Naturale Liquefatto) nel Comune di Crotona area
industriale CO.R.A.P.
"Ionio Fuel - Crotona LNG"

Società di ingegneria incaricata per la progettazione



LASTPROJECT

LAST PROJECT S.R.L.

Sede legale ed uffici:

80121 Napoli (NA) - Riviera di Chiaia n°276

Tel +39 081 0607954 - Fax +39 081 19361324

P.IVA:07557711210

DEPOSITO COSTIERO DI RIGASSIFICAZIONE DI GNL DA 20.000 MC
NEL COMUNE DI CROTONE IN ZONA INDUSTRIALE CO.R.A.P.
PROVINCIA DI CROTONE



People, Skills, Equipment.

Saipem S.p.A.



Festa S.p.A.

MOLINO • FACCHINELLI • ZERBINI
& PARTNERS
CORPORATE FINANCE

Molino Facchinelli Zerbinini & Partners S.r.l.



ICARO S.r.l.

Gruppo di lavoro Last Project S.r.l.

Studio di impatto ambientale
Arch. Maddalena Proto
Opere antincendio
Arch. Luigi Vartuli
Opere strutturali
Ing. Alfredo Stompanato
Sicurezza Cantieri
Arch. Rosa Vartuli
Opere civili
Arch. Maddalena Proto
Arch. Luigi Vartuli
Ingegneria Gestionale
Ing. Valentina Vartuli

Consulenze specialistiche

Studio di fattibilità
Dott. Luca Lamagna
Geologia e geotecnica
Geol. Alessandro Amato
Opere Idrauliche
Ing. Giovanni Bruno
Opere marittime
Ing. Roberto de Rosa
Studio di impatto acustico, Valutazione delle emissioni in atmosfera
Ing. Carmine Iandolo
Rapporto preliminare di sicurezza
ICARO S.r.l.

POMPE CRIOGENICHE - PARTICOLARE CRIOSTATO

08 - PARTICOLARI COSTRUTTIVI

NOME FILE

P_08_PL_14_CRI_R00

Progetto Definitivo

SCALA

1:20

CODICE ELAB.

P08PL14CRI00

REV. A

REV.	DESCRIZIONE	DATA	REDATTO	VERIFICATO	APPROVATO
A		Febbraio 2021			