

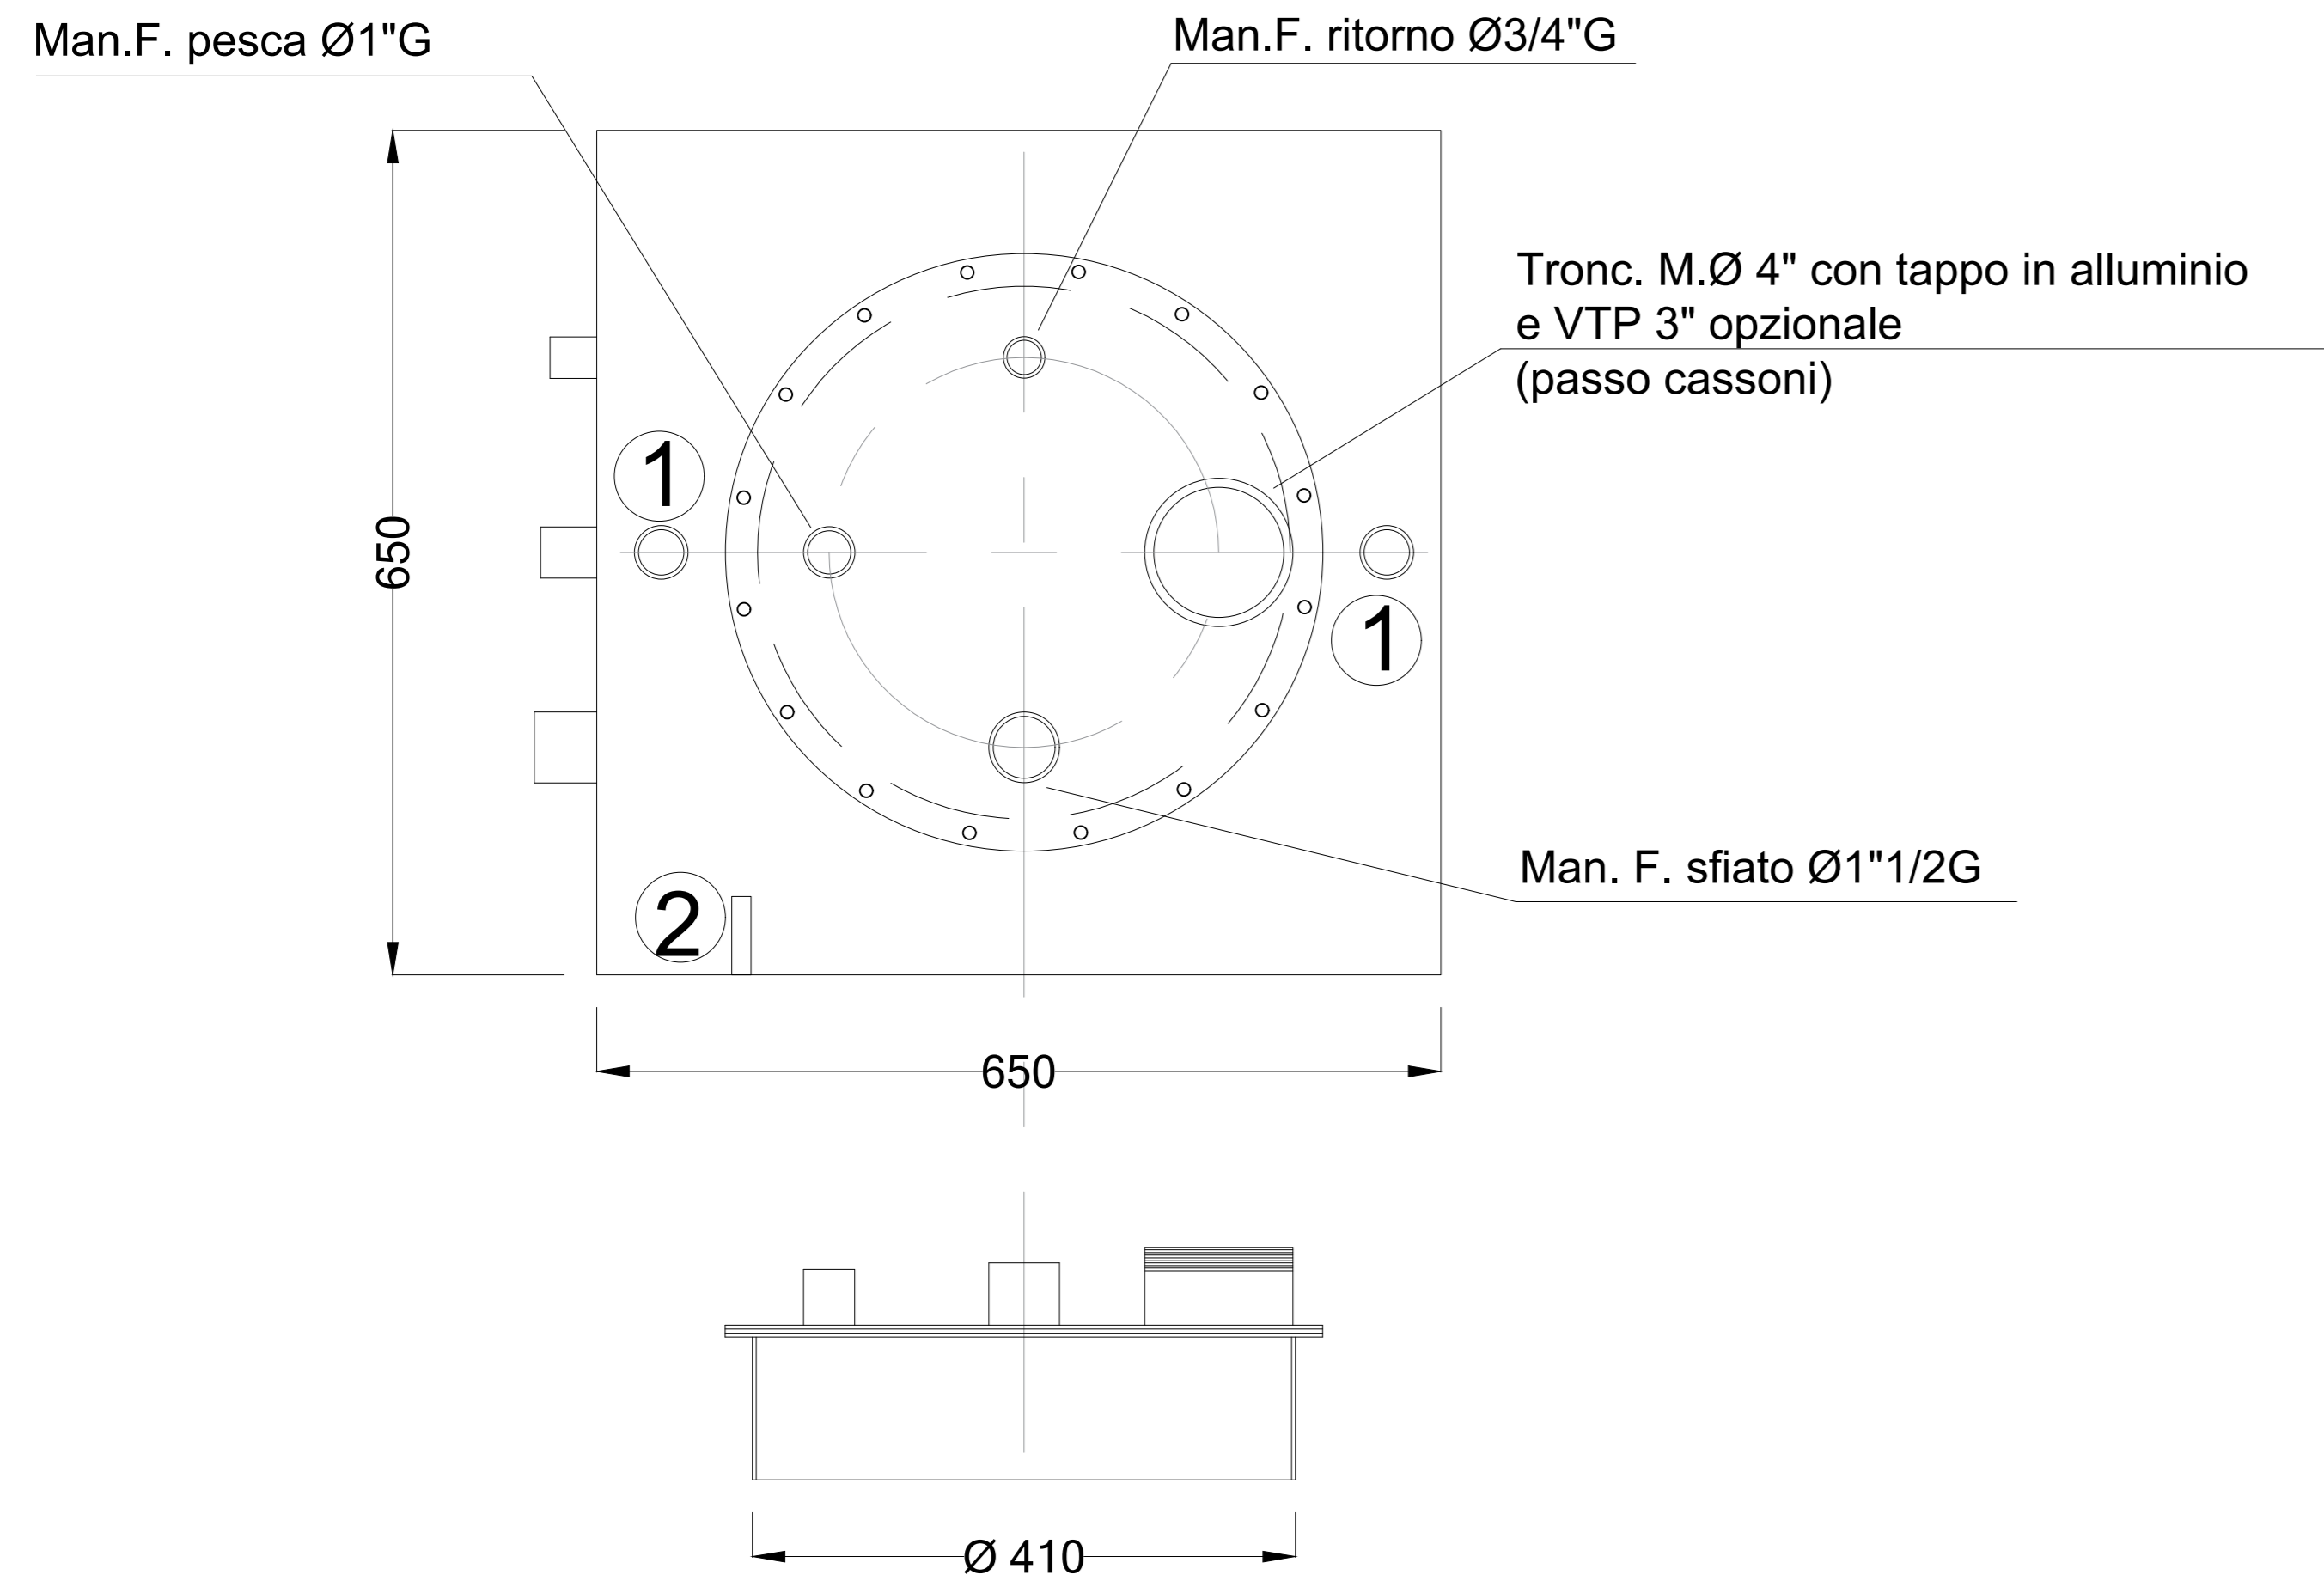


PARTICOLARE PASSO D'UOMO
TIPO RISCALDAMENTO Ø 400

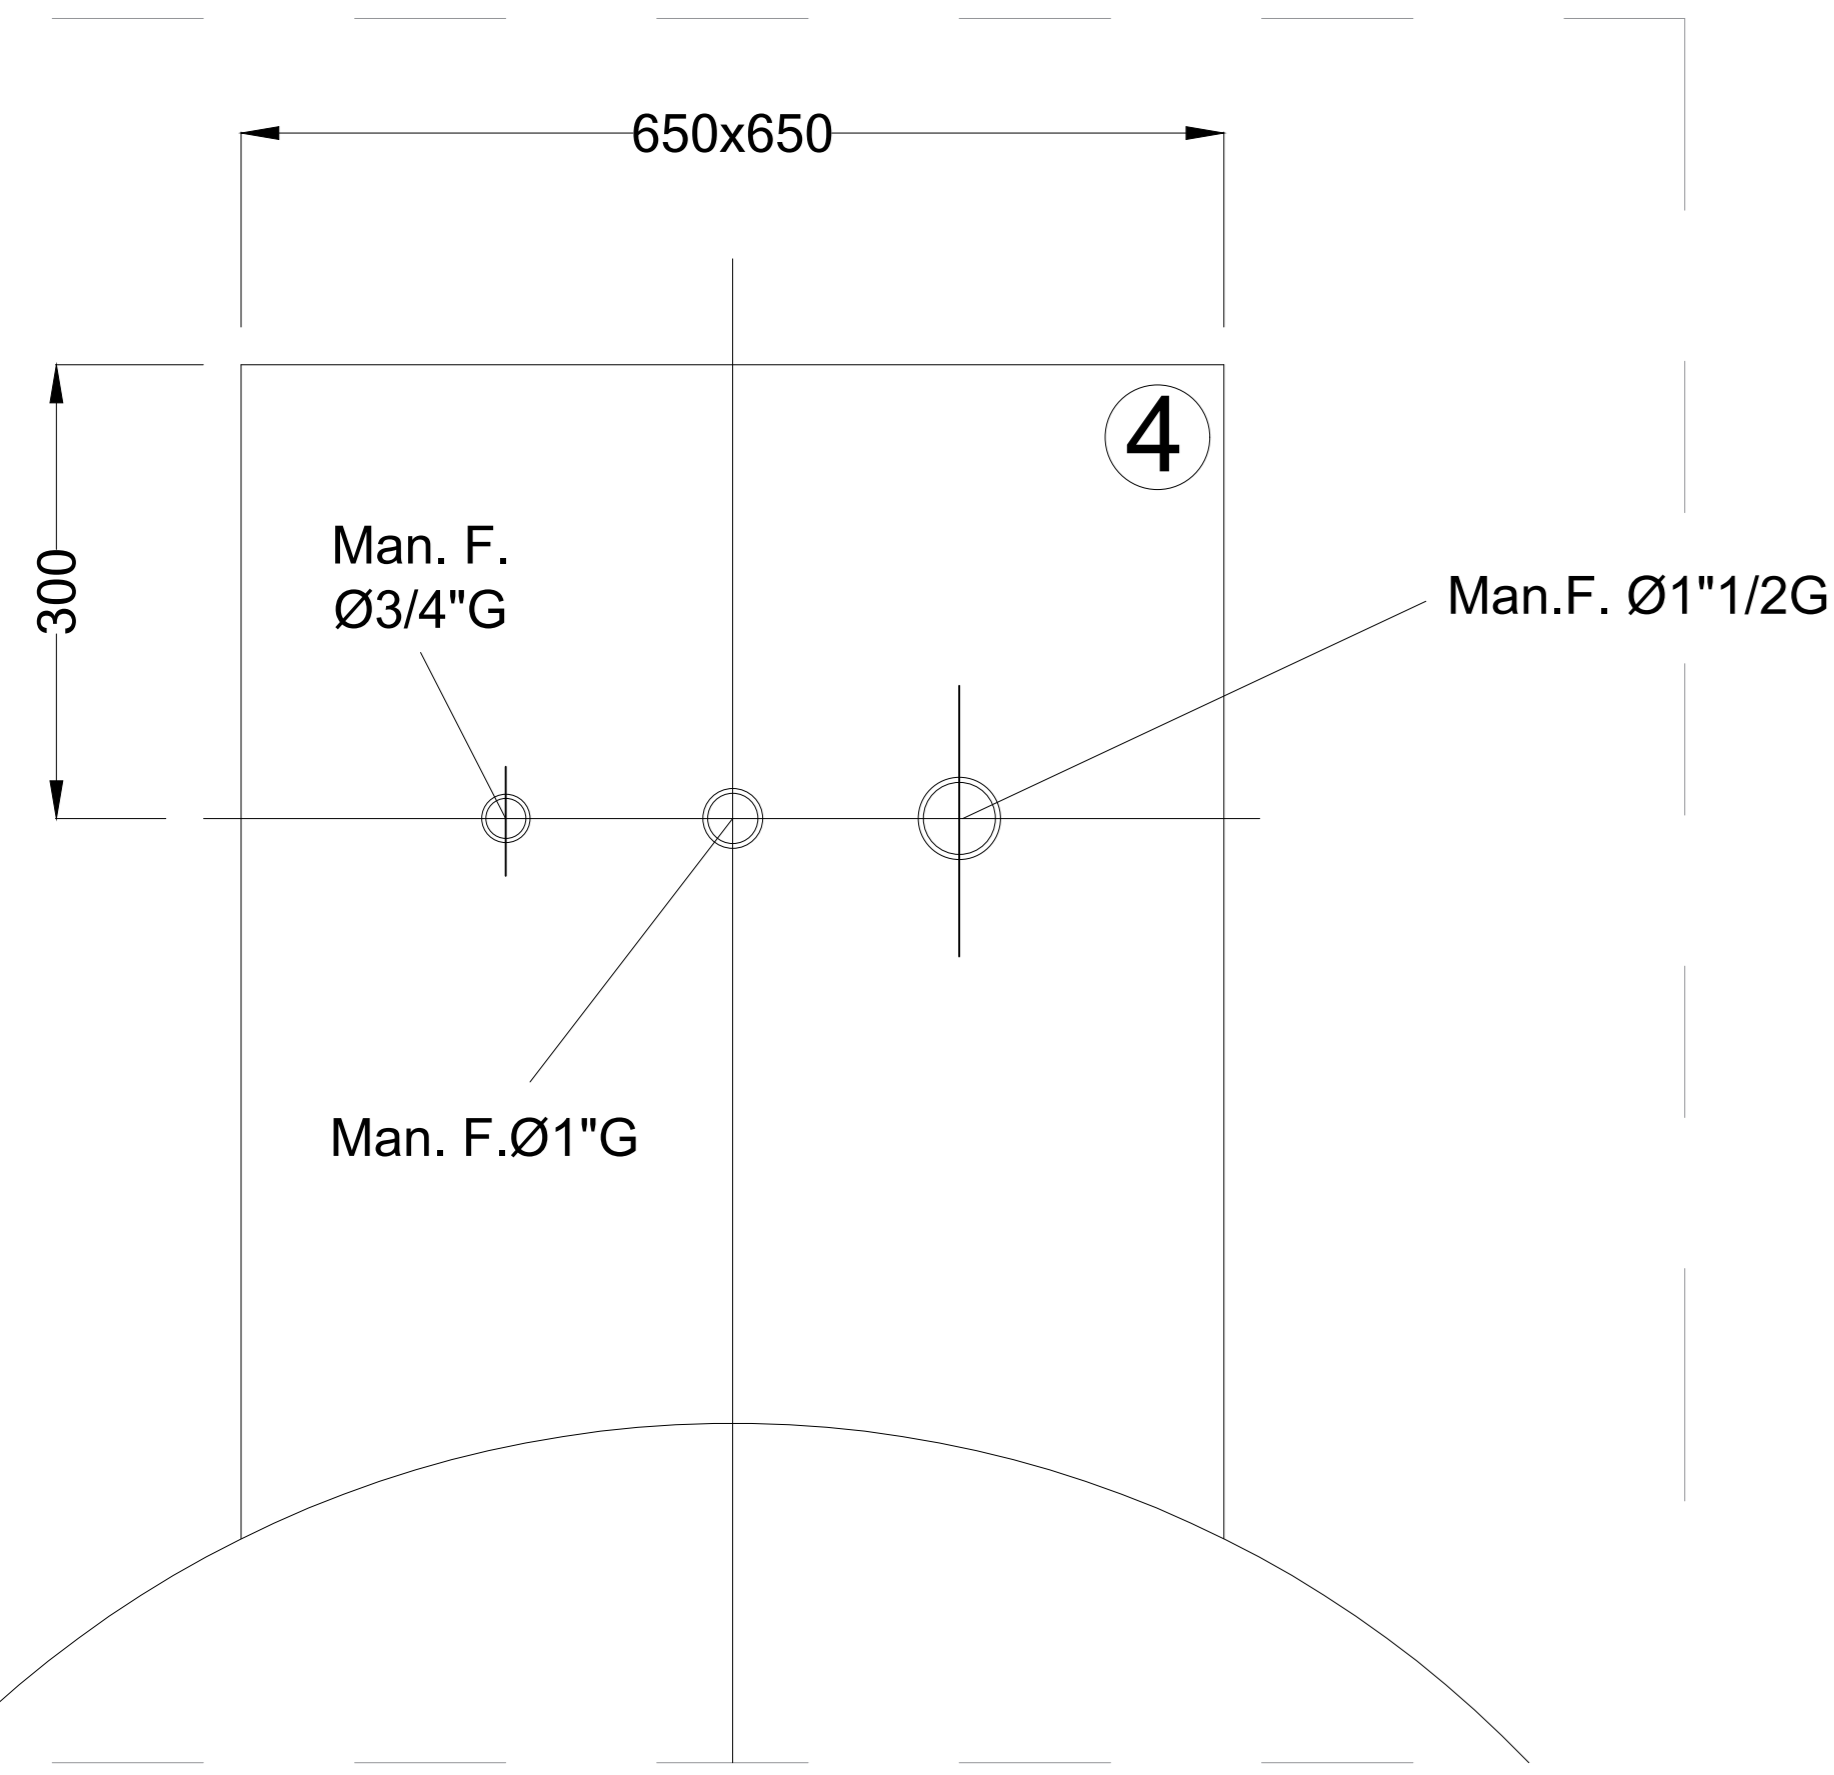

- 1) MAN 1" PER CARICA CAMICIA - PRESSIONE 0.3 BAR
- 2) ATTACCO MESSA A TERRA
- 3) GOLFARI DI SOLLEVAMENTO
- 4) POZZETTO

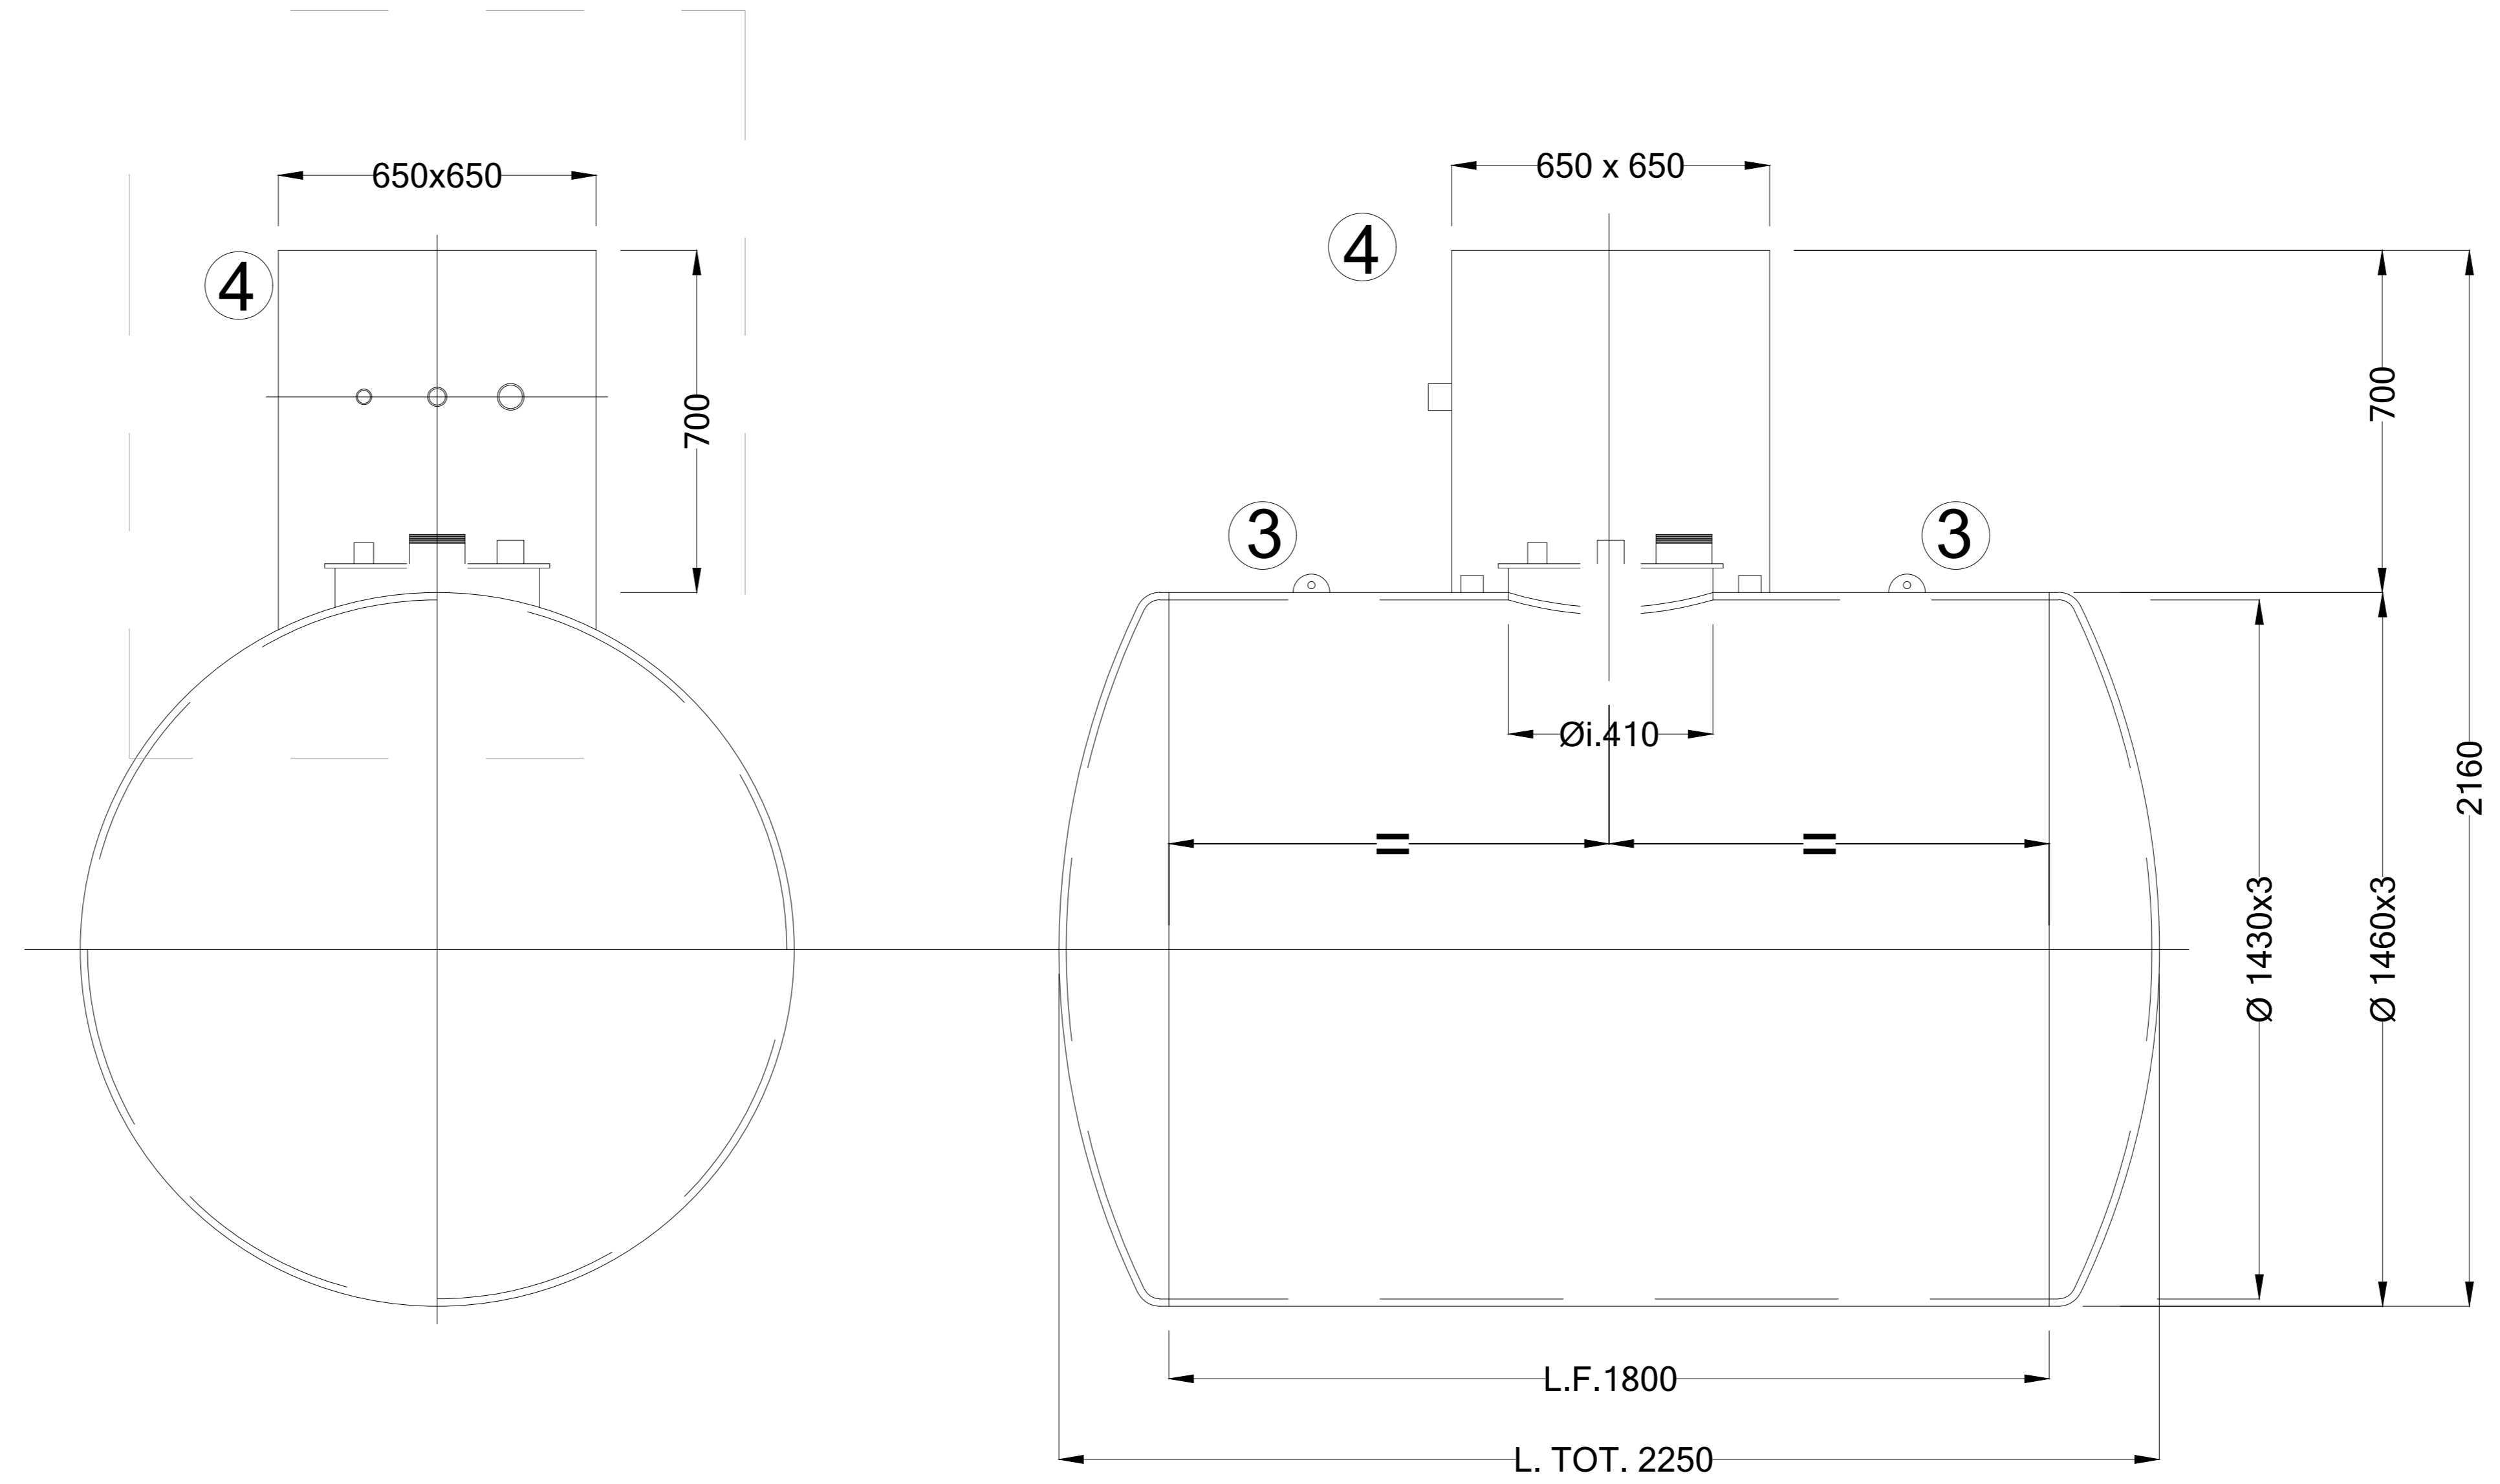

<p>Proponente IONIO FUEL IONIO FUEL S.R.L. Riviera di Chiala n°276 80121 Napoli (NA)</p>		<p>DEPOSITO COSTIERO DI RIGASSIFICAZIONE PER IL GNL (Gas Naturale Liquefatto) nel Comune di Crotona area industriale CO.R.A.P. "Ionio Fuel - Crotona LNG"</p>	
<p>Società di ingegneria incaricata per la progettazione LASTPROJECT</p>		<p>LAST PROJECT S.R.L. Sede legale ed uffici: 80121 Napoli (NA) - Riviera di Chiala n°276 Tel +39 081 0607954 - Fax +39 081 19361324 P.IVA:0755711210</p>	
<p>SAIPEM People, Skills, Equipment.</p>		<p>ferta MILANO • FUCINELLI • ZARONI A PARTNER</p>	
<p>SAIPEM S.p.A.</p>		<p>ferta S.p.A.</p>	
<p>Gruppo di lavoro Last Project S.r.l.</p>		<p>Consulenze specialistiche</p>	
<p>Studio di impatto ambientale Arch. Maddalena Proto Opere antincendio Arch. Luigi Varufi Opere strutturali Ing. Alfredo Stompanato Sicurezza Cantieri Arch. Rosa Varufi Opere civili Arch. Maddalena Proto Arch. Luigi Varufi Ingegneria Gestionale Ing. Valentina Varufi</p>		<p>Studio di fattibilità Dott. Luca Lamagna Geologia e geotecnica Geol. Alessandro Amato Opere Idrauliche Ing. Giovanni Bruno Opere marittime Ing. Roberto de Rosa Studio di impatto acustico, Valutazione delle emissioni in atmosfera Ing. Carmine Iandolo Rapporto preliminare di sicurezza ICARO S.r.l.</p>	
<p>SERBATOIO A DOPPIA CAMERA DA 3MC A SERVIZIO DEL GRUPPO ELETTROGENO DEL TERMINALE OFF-SHORE</p>			
<p>08 - PARTICOLARI COSTRUTTIVI</p>			
<p>NOME FILE P_08_PC_17_SER_R00</p>		<p>SCALA 1:100</p>	
<p>CODICE ELAB. P08PC17SERR00 REV. A</p>			
REV.	DESCRIZIONE	DATA	REDDATTO VERIFICATO APPROVATO
A		Febbraio 2021	