

Marseglia Amaranto Energia e Sviluppo S.r.l.
Codice Pratica
201900413


OPDENERGY
Tavoliere 2 S.r.l.
Codice Pratica
201900197

OPDENERGY
Tavoliere 1 S.r.l.
Codice Pratica
201900200

Horizonfirm S.r.l.
Codice Pratica
201901116

Horizonfirm S.r.l.
Codice Pratica
201901116


Parco Eolico Santa Croce del Sannio
House S.r.l.
Codice Pratica
06021664

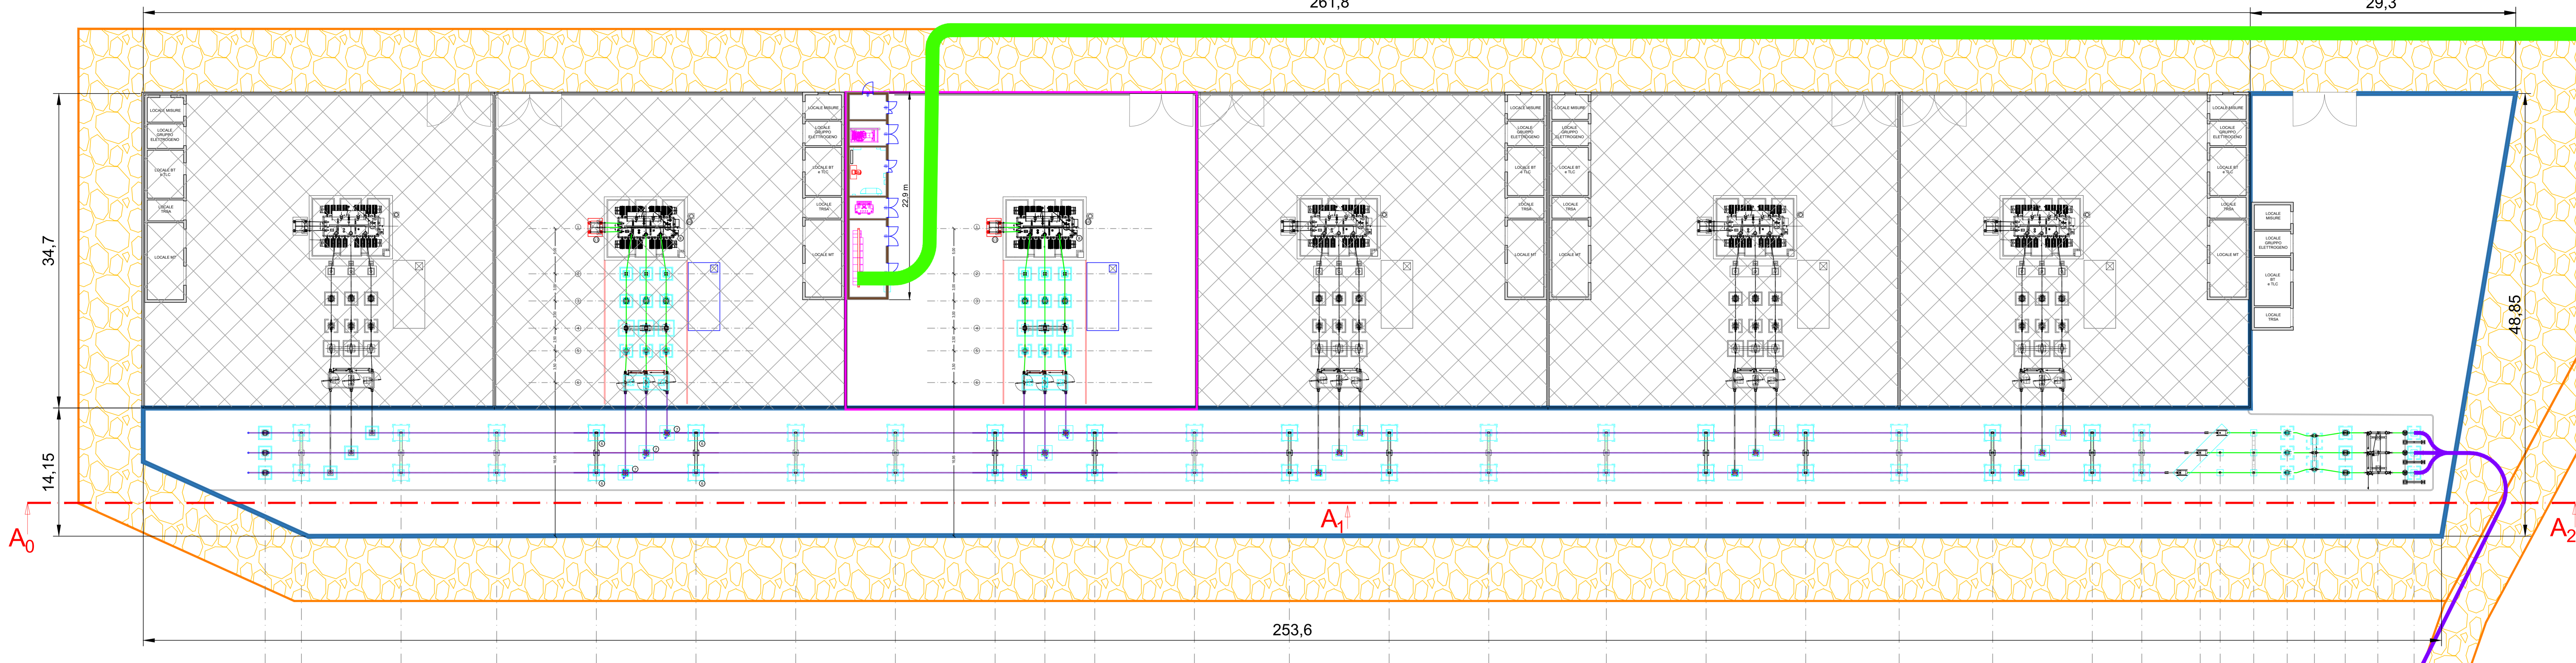

Schema unifilare sbarre principali di condivisione



SEZ. A₀-A₁: profilo elettromeccanico longitudinale sbarre principali di condivisione (scala 1: 100)

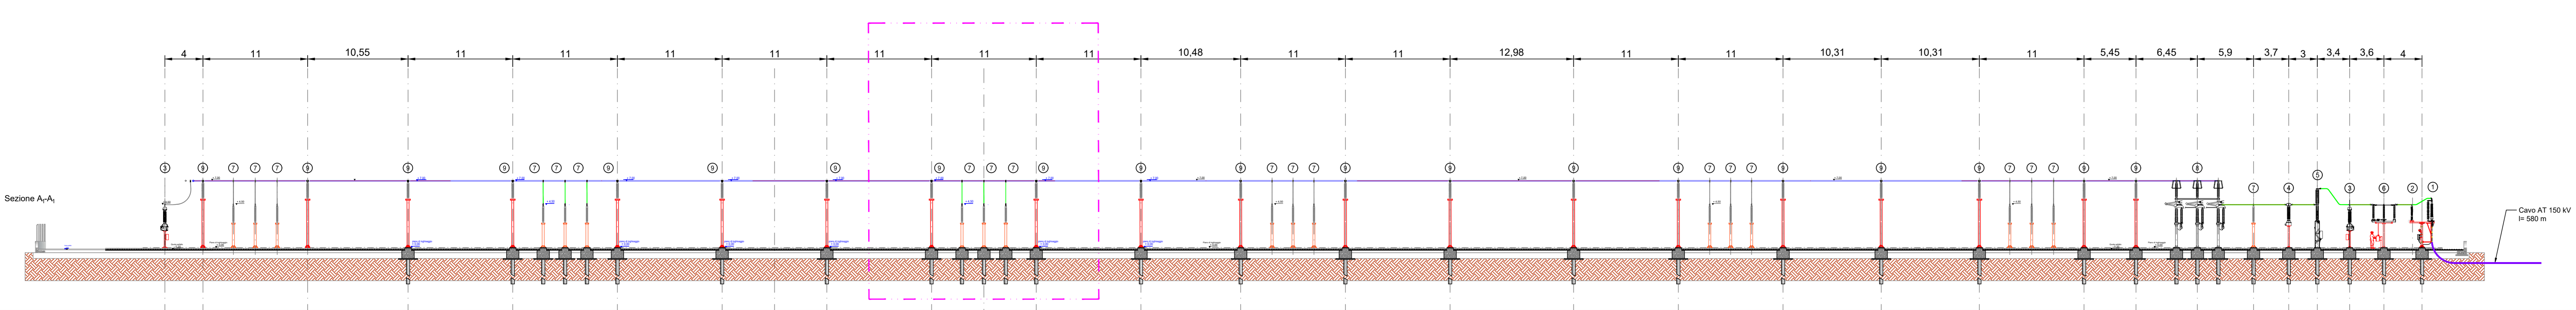

LEGENDA

- Elettrodotta MT 30kV direttamente interrato in scavo a trincea
- Elettrodotta interrato 150 kV - Opera di Utente per la connessione alla RTN
- Area SSE OPDENERGY TAVOLIERE 1 Pratica 201900200
- SSE Altri Produttori facenti parte della condivisione stallo
- Area apparecchiature per la condivisione di Stallo AT
- Nuova viabilità di accesso alla Sottostazione Utente ed area condivisa
- Sistema di sbarre Ø100
- Sistema di sbarre Ø40
- Impronta fondazione apparecchiature

LEGENDA APPARECCHIATURE ELETTROMECCANICHE

POS	DESCRIZIONE APPARECCHIATURA
①	TERMINALE CAVO
②	SCARICATORE DI SOVRATENSIONE AT
③	TRASFORMATORE DI TENSIONE TV 150KV
④	TRASFORMATORE DI CORRENTE TA 150KV
⑤	INTERRUTTORE 150KV
⑥	SEZIONATORE CON LAME DI TERRA 150KV
⑦	COLONNINO ISOLATORE DI SUPPORTO 150KV
⑧	SEZIONATORE TRIPOLARE VERTICALE PANTOGRAFATO
⑨	SUPPORTO SBARRE 150KV

REGIONE PUGLIA
COMUNE di FOGGIA

PROVINCIA di FOGGIA
COMUNE di MANFREDONIA

OPDENERGY TAVOLIERE 1 S.R.L.
Sede: Rotonda Giuseppe Antonio Tori, n. 9 - 40127 Bologna (BO)
Pec: opdenergy.tavoliere1@regmail.it
P.fax: 0520890077

STUDIO INGEGNERIA ELETTRICA
MEZZANA dott. ing. Antonio
Via T. Sella 128/1 - 71105 San Severo (FG)
Tel. 0882-280721 - Fax. 0882-243618
e-mail: info@studionezzana.net

STUDIO TECNICO AGRARIO
Dott. Agr. Marcello Martino
Viale Europa, 42 - 71122 Foggia
Tel. Fax 0881-620069 - Cell. 337-382028
E-Mail: marcello.martino@tiscali.it

Arch. Antonio Demio
Tel. 0881-756251 - Fax 1784412224
E-Mail: atdemio@gmail.com

Dott. Nazario Di Lella
Tel. Fax 0882-991104 - Cell. 328-3250602
E-Mail: geo.della@gmail.com

STUDIO FALCONE Ingegneria
Ing. Antonio Falcone
Tel. 0881-534278 - Fax. 0881-534378
E-Mail: antonio.falcone@studiofalcone.eu

STM
Ing. Tommaso Monaco
Tel. 0881-989591 - Fax 0882-080465
E-Mail: ing.tommaso@studiocterononno.it

Dott. Vincenzo Ficco
Tel. 0881-750334
E-Mail: v.ficco@studiofalcone.eu

Dott. Forestate Luigi Lupo
Corso Roma, 110
71121 Foggia
E-Mail: lupo@libero.it

STUDIO PROGETTAZIONE ACOUSTICA
Arch. Marianna Denora
Via Severo, 3 - 70022 Alimura (BA)
Tel. Fax 080-3341488 - Cell. 331-5603202
E-Mail: info@studioprogettazioneacustica.it

Studio di Ingegneria
Dott.ssa Ing. Antonella Laura Giordano
Viale degli Avellani, 13 - 71121 Foggia (FG)
Tel. Fax 0881-070126 - Cell. 346-6330566
E-Mail: lauragiordano.ing@gmail.com

Progetto definitivo per la realizzazione dell'impianto agro-fotovoltaico "TAVOLIERE 1" integrato con potenza di picco pari a 43,762MWp e potenza ai fini della connessione pari a 34MW sito nel comune di FOGGIA, alle località "C. Savano - C.se De Martino" nonché delle opere connesse e delle infrastrutture indispensabili alla costruzione e all'esercizio dell'impianto nel Comune di Manfredonia (FG).

Foglio: UR76F98_Preventivo ed elaborati per la connessione
Norma Tecnica: UR76F98_TAVOLA_05
Descrizione Intervento: Planimetria e sezioni elettromeccaniche della Stazione Elettrica di Raccolta per la condivisione

Scale: N

00 Ottobre 2021 Emissione progetto definitivo P. I. Spada Ing. Mazzina OPEE TAVOLIERE 1 s.r.l.
Rev. Data Oggetto della revisione Elaborazione Verifica Approvazione
Formate: Stato: Codice Pratica UR76F98 Codice Pratica TERNA 201900200