

REGIONE LAZIO  
Provincia di Latina

**REALIZZAZIONE DELL' IMPIANTO AGROVOLTAICO "CACCIANOVA" DA  
20886,58 kWp E DELLE RELATIVE OPERE ED INFRASTRUTTURE  
CONNESSE NEL TERRITORIO DEL COMUNE DI  
CISTERNA DI LATINA (LT)**

Potenza Immissione: 19000,00 kW

**PROGETTO DEFINITIVO**

DOCUMENTAZIONE GENERALE

**IMPIANTO DI RETE MT:  
CABINE ELETTRICHE  
SCHEMA UNIFILARE**

Livello prog.	Codice Rintracciabilità	Tipo docum.	N° elaborato	Tot. fogli	NOME FILE	DATA	SCALA
PD	T0738927	TAV	04 PTO E-D	2+cop	PD_DISL2120	DICEMBRE 2021	---
REVISIONI							
REV.	DATA	DESCRIZIONE			ESEGUITO	VERIFICATO	APPROVATO
00	22/12/21	Emissione			Ing. R. Di Monte	Arch. V. Lauriero	Ing. R. Di Monte

PROGETTAZIONE:  
DI MONTE - Studio Tecnico  
Via Vittorio Veneto, 38  
70128 - Bari Palese  
info@dimonte.eu




e-distribuzione:


RICHIEDENTE

**SONNEDIX SAN GABRIELE S.R.L.**  
Corso Buenos Aires, n. 54  
20124 - Milano (MI)


**Particolari Cabine - Scala 1:50**

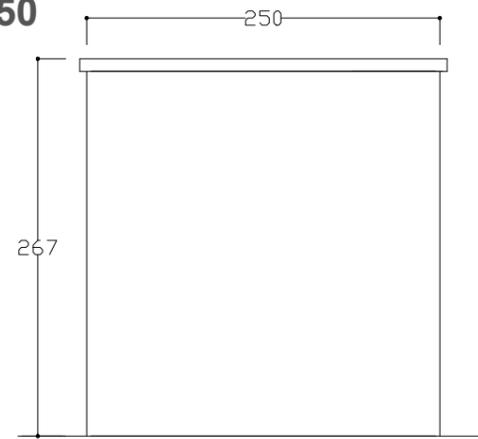


PROSPETTO B-C

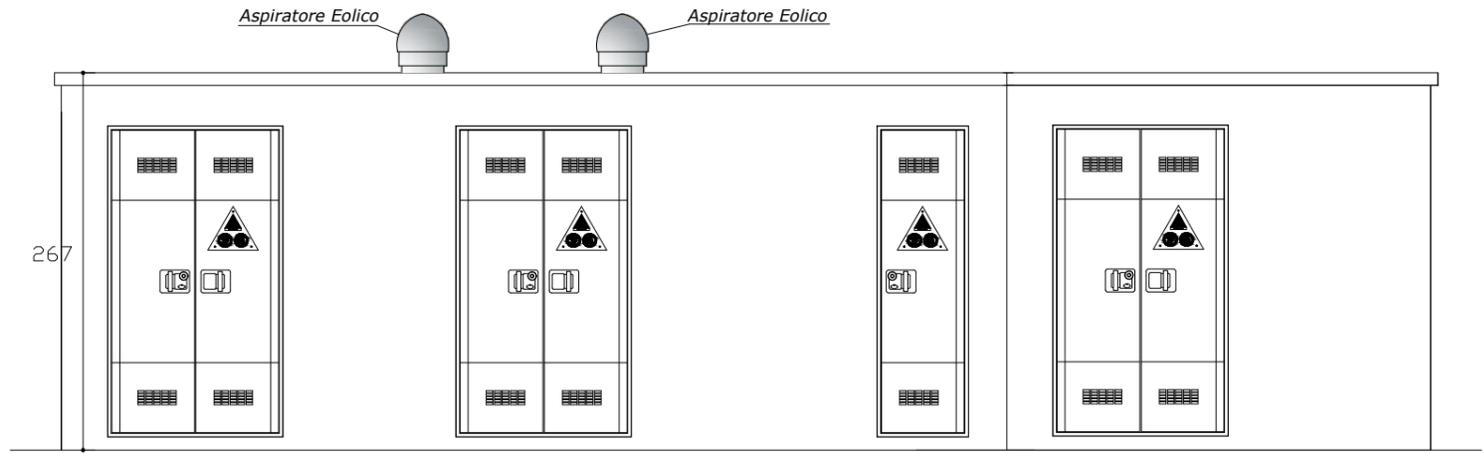


PROSPETTO C-D

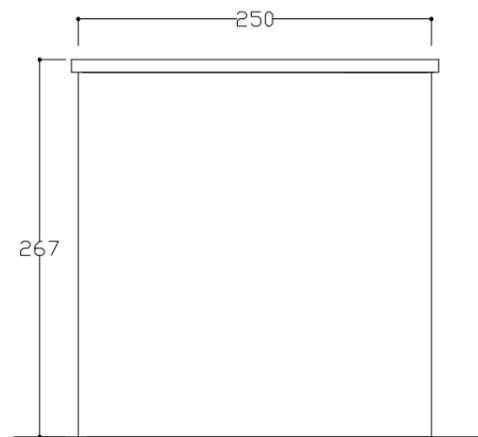

PROSPETTO D-A

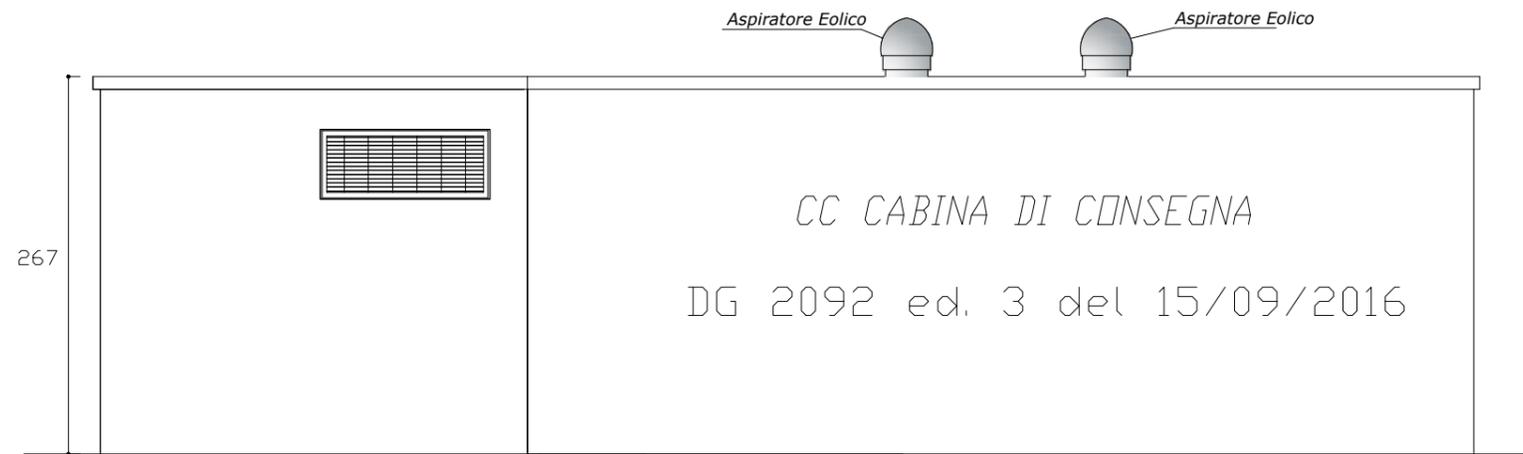

PROSPETTO A-B

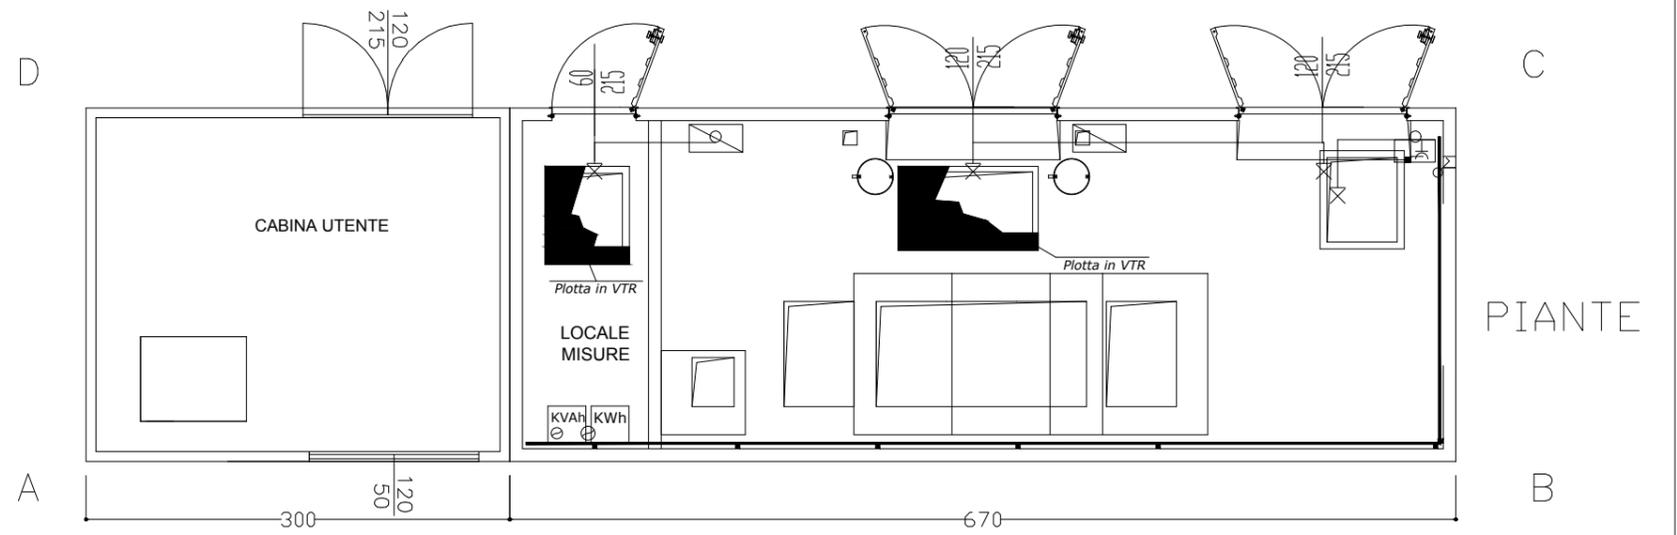

CABINA UTENTE

CC CABINA DI CONSEGNA  
DG 2092 ed. 3 del 15/09/2016

# Schema Unifilare Impianto di Rete

