


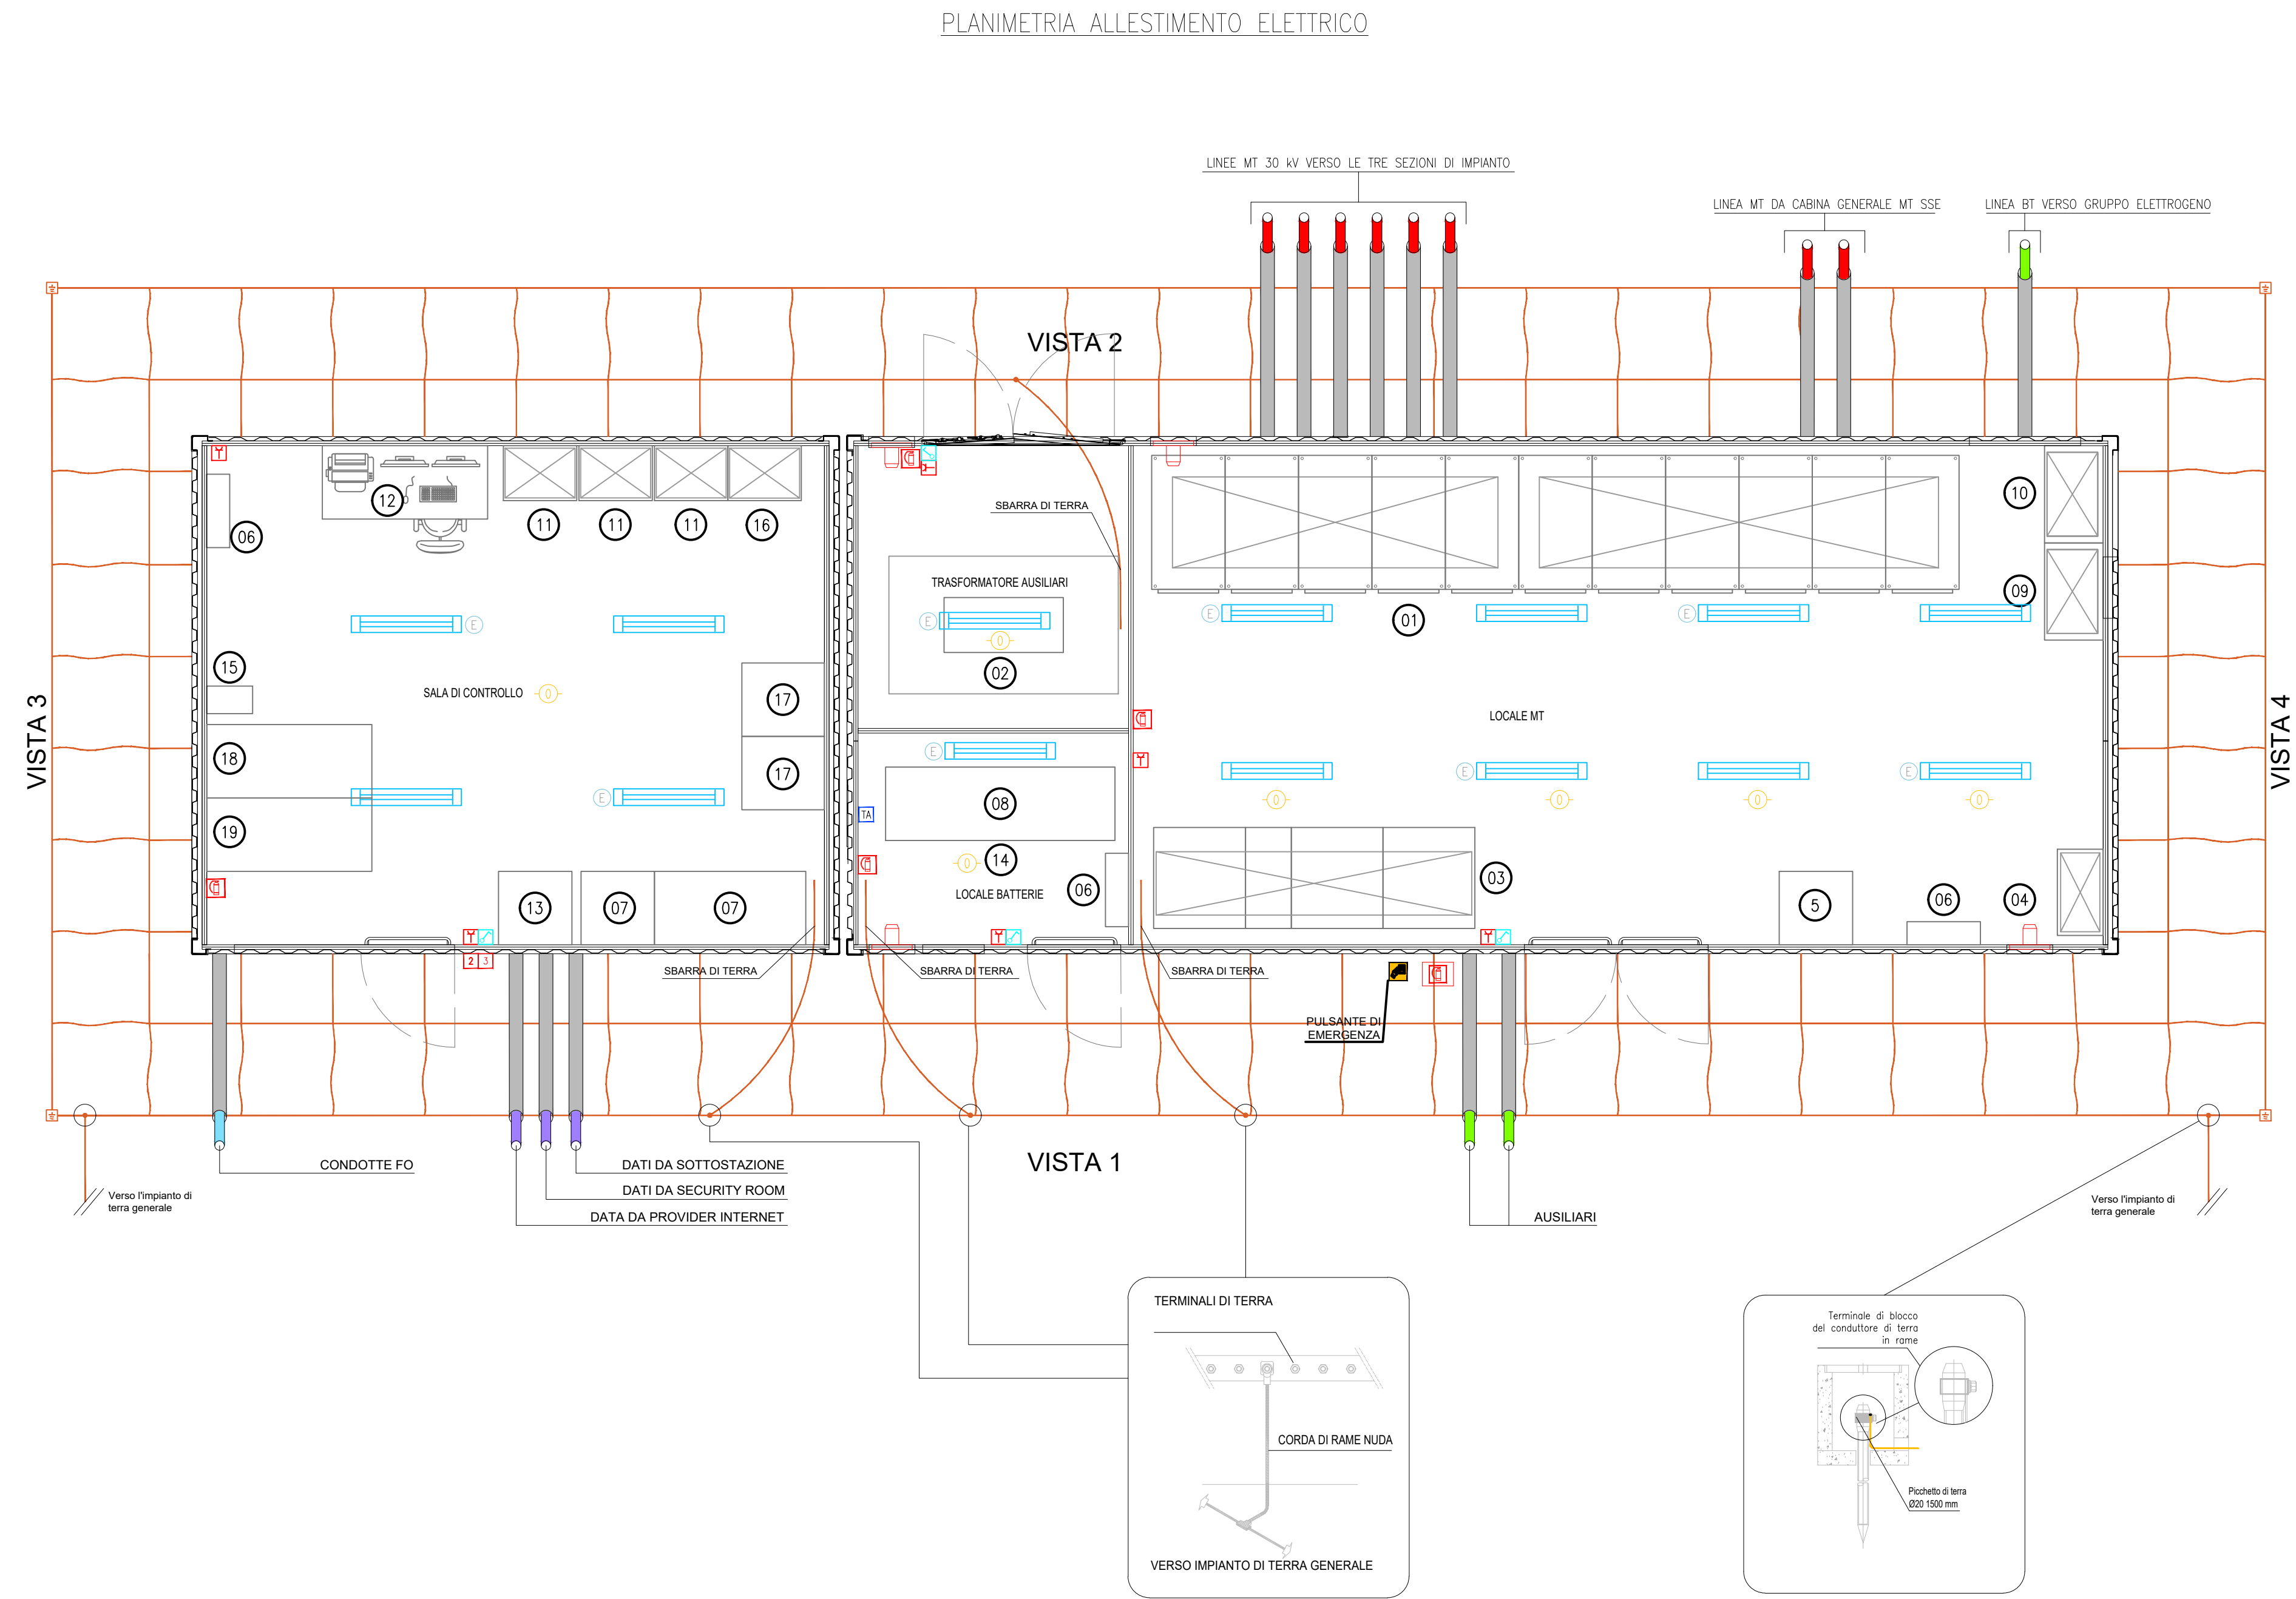
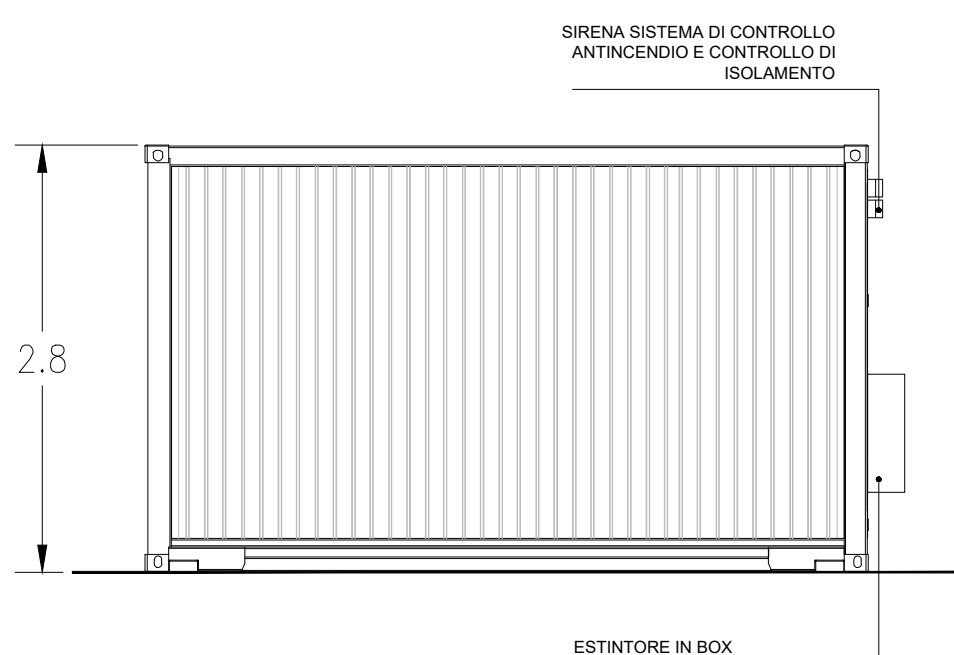


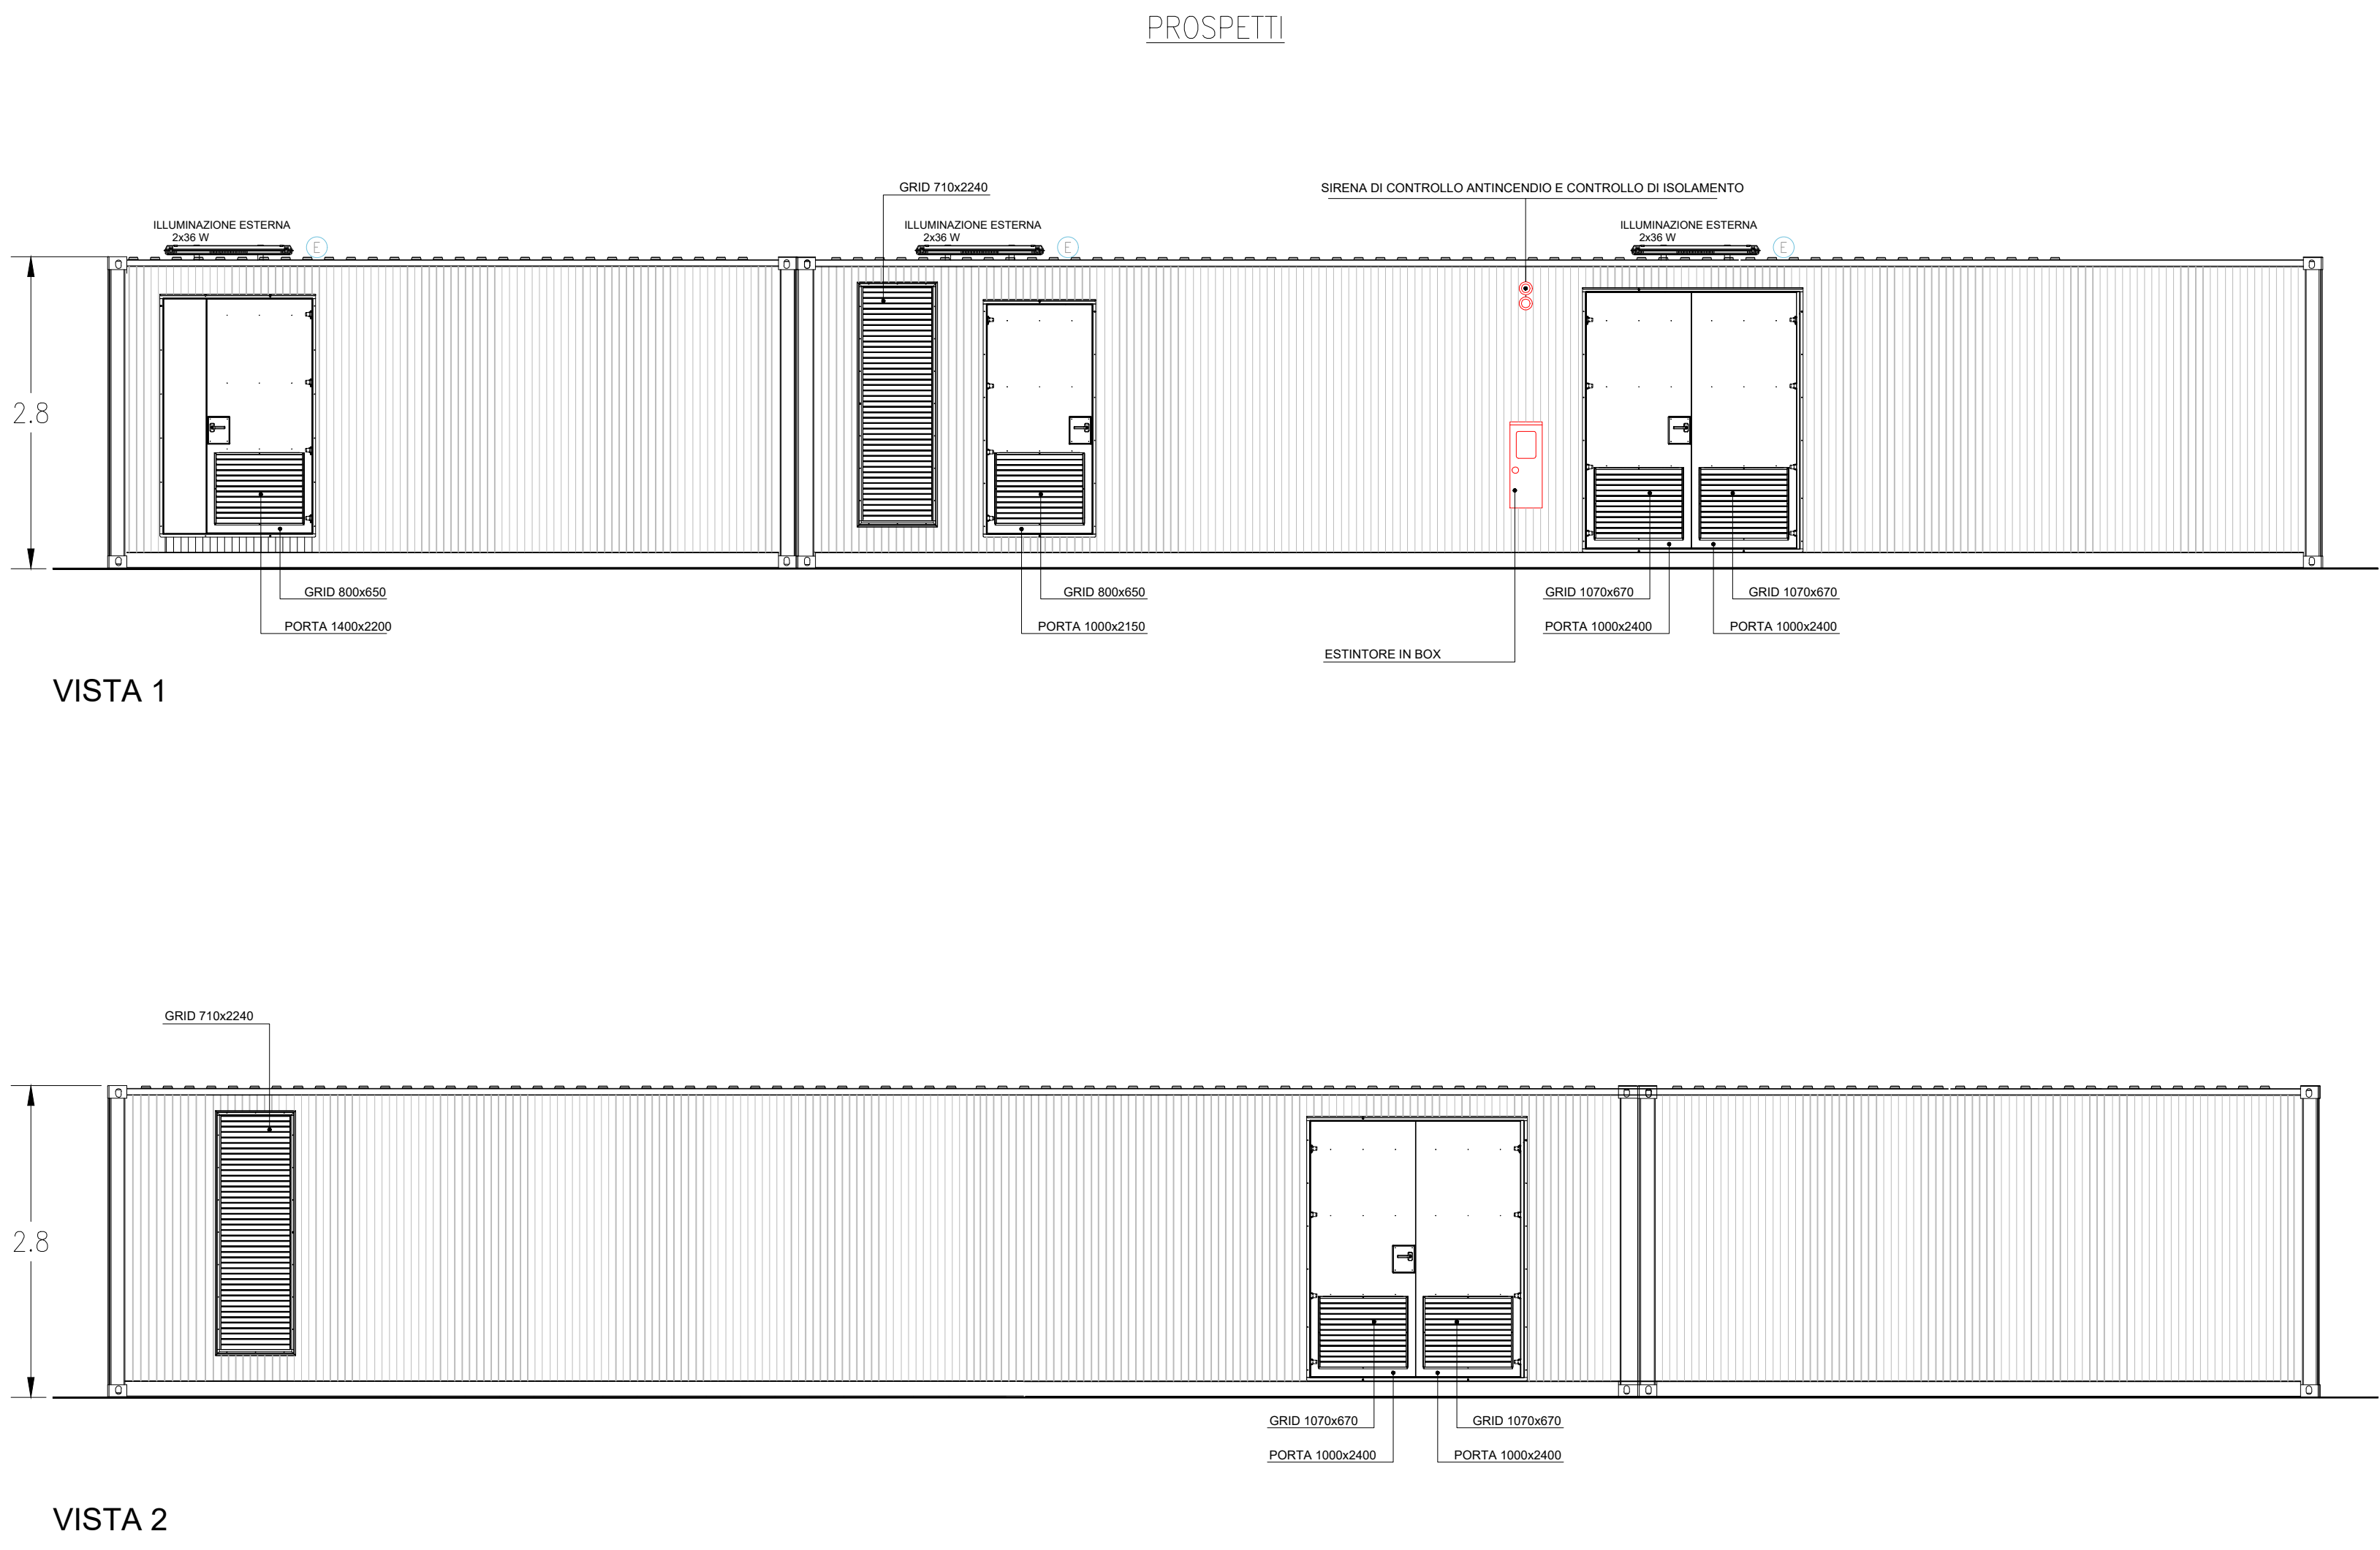

PLANIMETRIA GENERALE QUOTATA

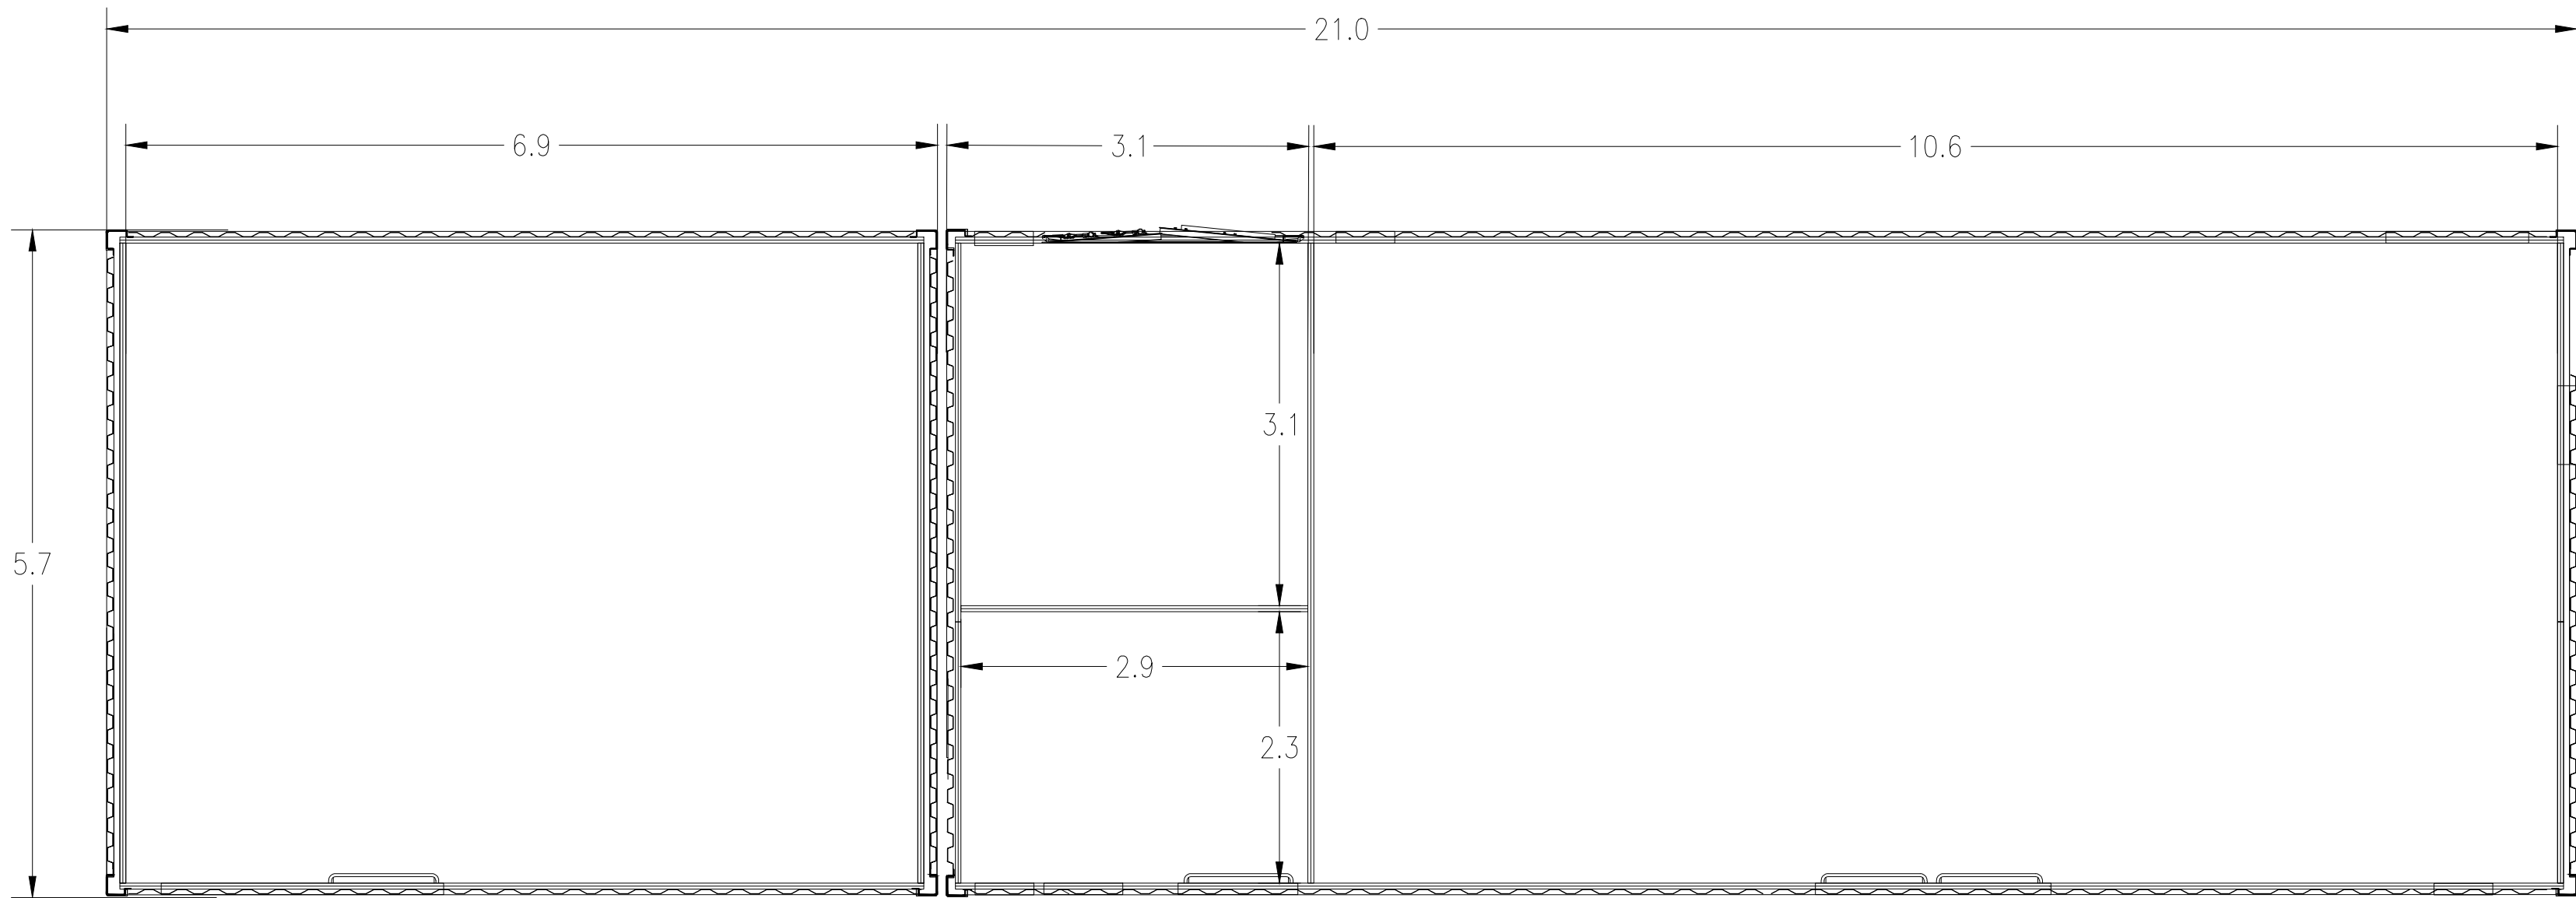


VISTA 3

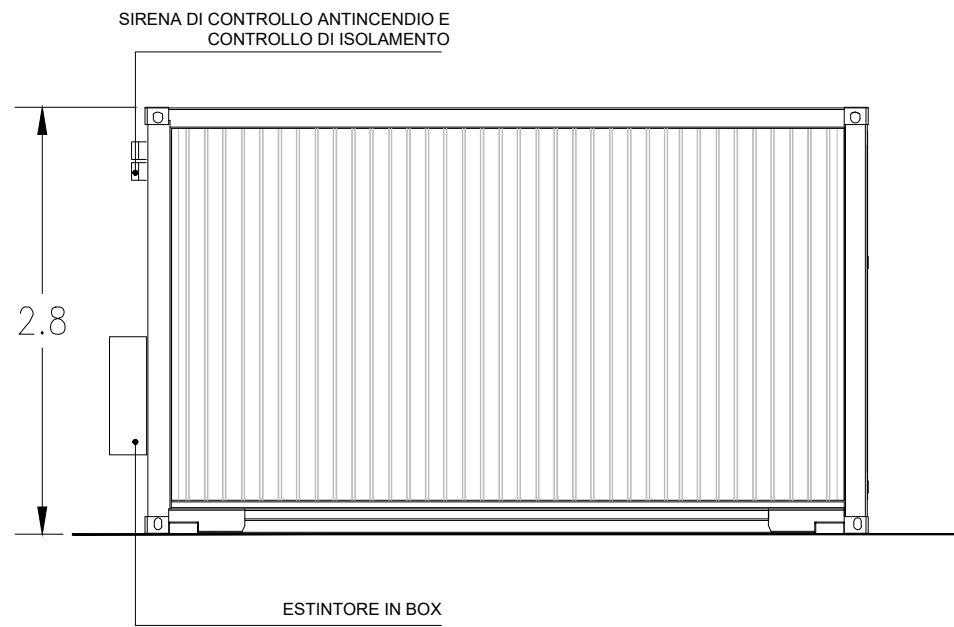

VISTA 4

LEGENDA	
SIMBOLO	DESCRIZIONE
	ILLUMINAZIONE 2x36 W
	LAMPADA DI EMERGENZA
	INTERRUTTORE BIPOLARE
	ESTRATTORE
	PRESA SHUKO 10 A - PRESA 2P+T
	IEC309 1P+N+PE
	IEC309 3P+N+PE
	ESTINTORE
	ESTINTORE IN BOX
	RIVELATORE FUMI OTTICO
	TERMOSTATO
	ALLARME MAGNETICO
	SENSORE DI PROSSIMITA' A SOFFITTO
01	QUADRO PRINCIPALE MT 30 kW
02	TRASFORMATORE AUSILIARI 30/0,4 kV 200 kVA
03	QUADRO BT FUNZIONAMENTO ORDINARIO/EMERGENZA
04	QUADRO DISTRIBUZIONE BT LOCALE
05	DISCOPERTURBOGRAFO (SEZIONE REMOTA*)
06	ARIA CONDIZIONATA
07	AC UPS (RADDRIZZATORE + INVERTER) SEZIONE NORMALE + SEZIONE DI RICARICA
08	BATTERIE PER UPS
09	DISTRIBUZIONE MT UPS
10	DISTRIBUZIONE AUX MT
11	SCADA SYSTEM DCS & PPC (POWER PLAN CONTROLLER) (SEZIONE REMOTA*)
12	SCADA + VIDEOSORVEGLIANZA WORKSTATION
13	TMS (TRACKER MONITORING SYSTEM)
14	BATTERY HYDROGEN DETECTORS
15	PANNELLO DI CONTROLLO ANTINCENDIO
16	CABINA TELECOMUNICAZIONE
17	DC UPS (110 Vdc-24 Vdc)
18	RTU + UPDM (SEZIONE REMOTA*)
19	CONTATORI FISCALI

(*) ELEMENTI RIGUARDANTI RISPETTO A QUELLI PRESENTI SUL PUNTO DI CONNESSIONE

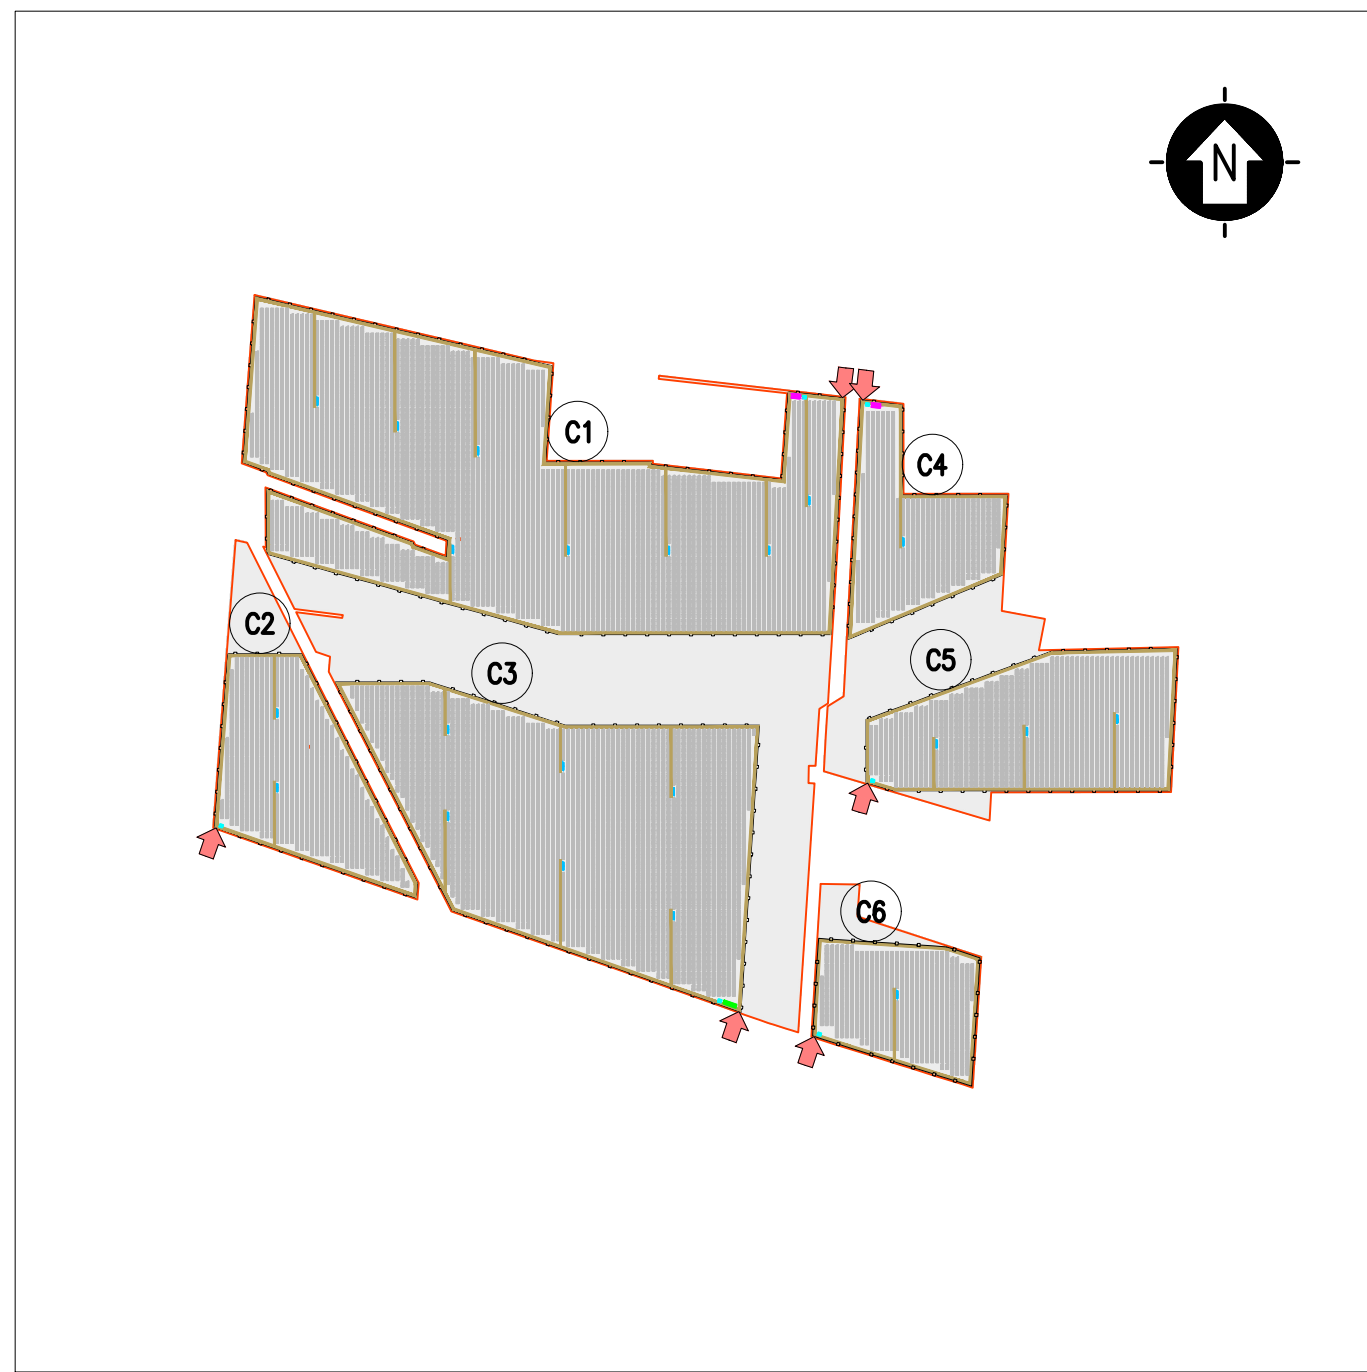

SCALA 1:12500 - 1 cm = 125 m

LEGENDA

- SITO CATASTALE
- RECINZIONE IN PROGETTO
- ACCESSO AREA IMPIANTO
- VIABILITA' INTERNA IN PROGETTO
- TRACKER

CABINATI

- CABINA ELETTRICA GENERALE MT
- CABINA ELETTRICA DI CAMPO MT/BT
- LOCALE GUARDIANA E CONTROLLO ACCESSI
- MAGAZZINO

SCALA 1:50 - 1 cm = 0.5 m

REV.	DESCRIZIONE	APP.	RT.	LC.	10/2021
0					
REV.	REVISIONE	DESIGN	CONTROL	APPROV.	DATA

Montana		Montana SpA Via Carlo Azeglio Faravelli, 6 20122 Milano (MI)		Tel. +39 02 54111073 Fax +39 02 54111075 www.montanaenergy.com		Pian. 04/42/2018 Cap. Soc. 800.000,00 €				
Contribuente		TS ENERGY 11 Srl Via Carlo del Duca, 5 20122 Milano (MI)								
Progettista		ING. LAURA CONTI Iscritta all'Ordine degli Ingegneri della Provincia di Pavia al n. 1728								
Oggetto		IMPIANTO INTEGRATO AGRIVOLTAICO COLLEGATO ALLA RTN POTENZA NOMINALE 80 MW COMUNE TORREMAGIORE PROGETTO DEFINITIVO								
Servizio		CABINE ELETTRICHE - CABINA GENERALE MT - AUSILIARI							N. Tav. 15	
Rev. Rev.		2748_4499_TO_PD_T15_REV0_CABINE ELETTRICHE - CABINA GENERALE MT AUSILIARI							Scale: 1:50	
E' VIETATA LA RIPRODUZIONE DI QUESTO DOCUMENTO SENZA PREVENTIVA AUTORIZZAZIONE SCRITTA DELLA MONTANA SPA										