




PLANIMETRIA ALLESTIMENTO ELETTRICO

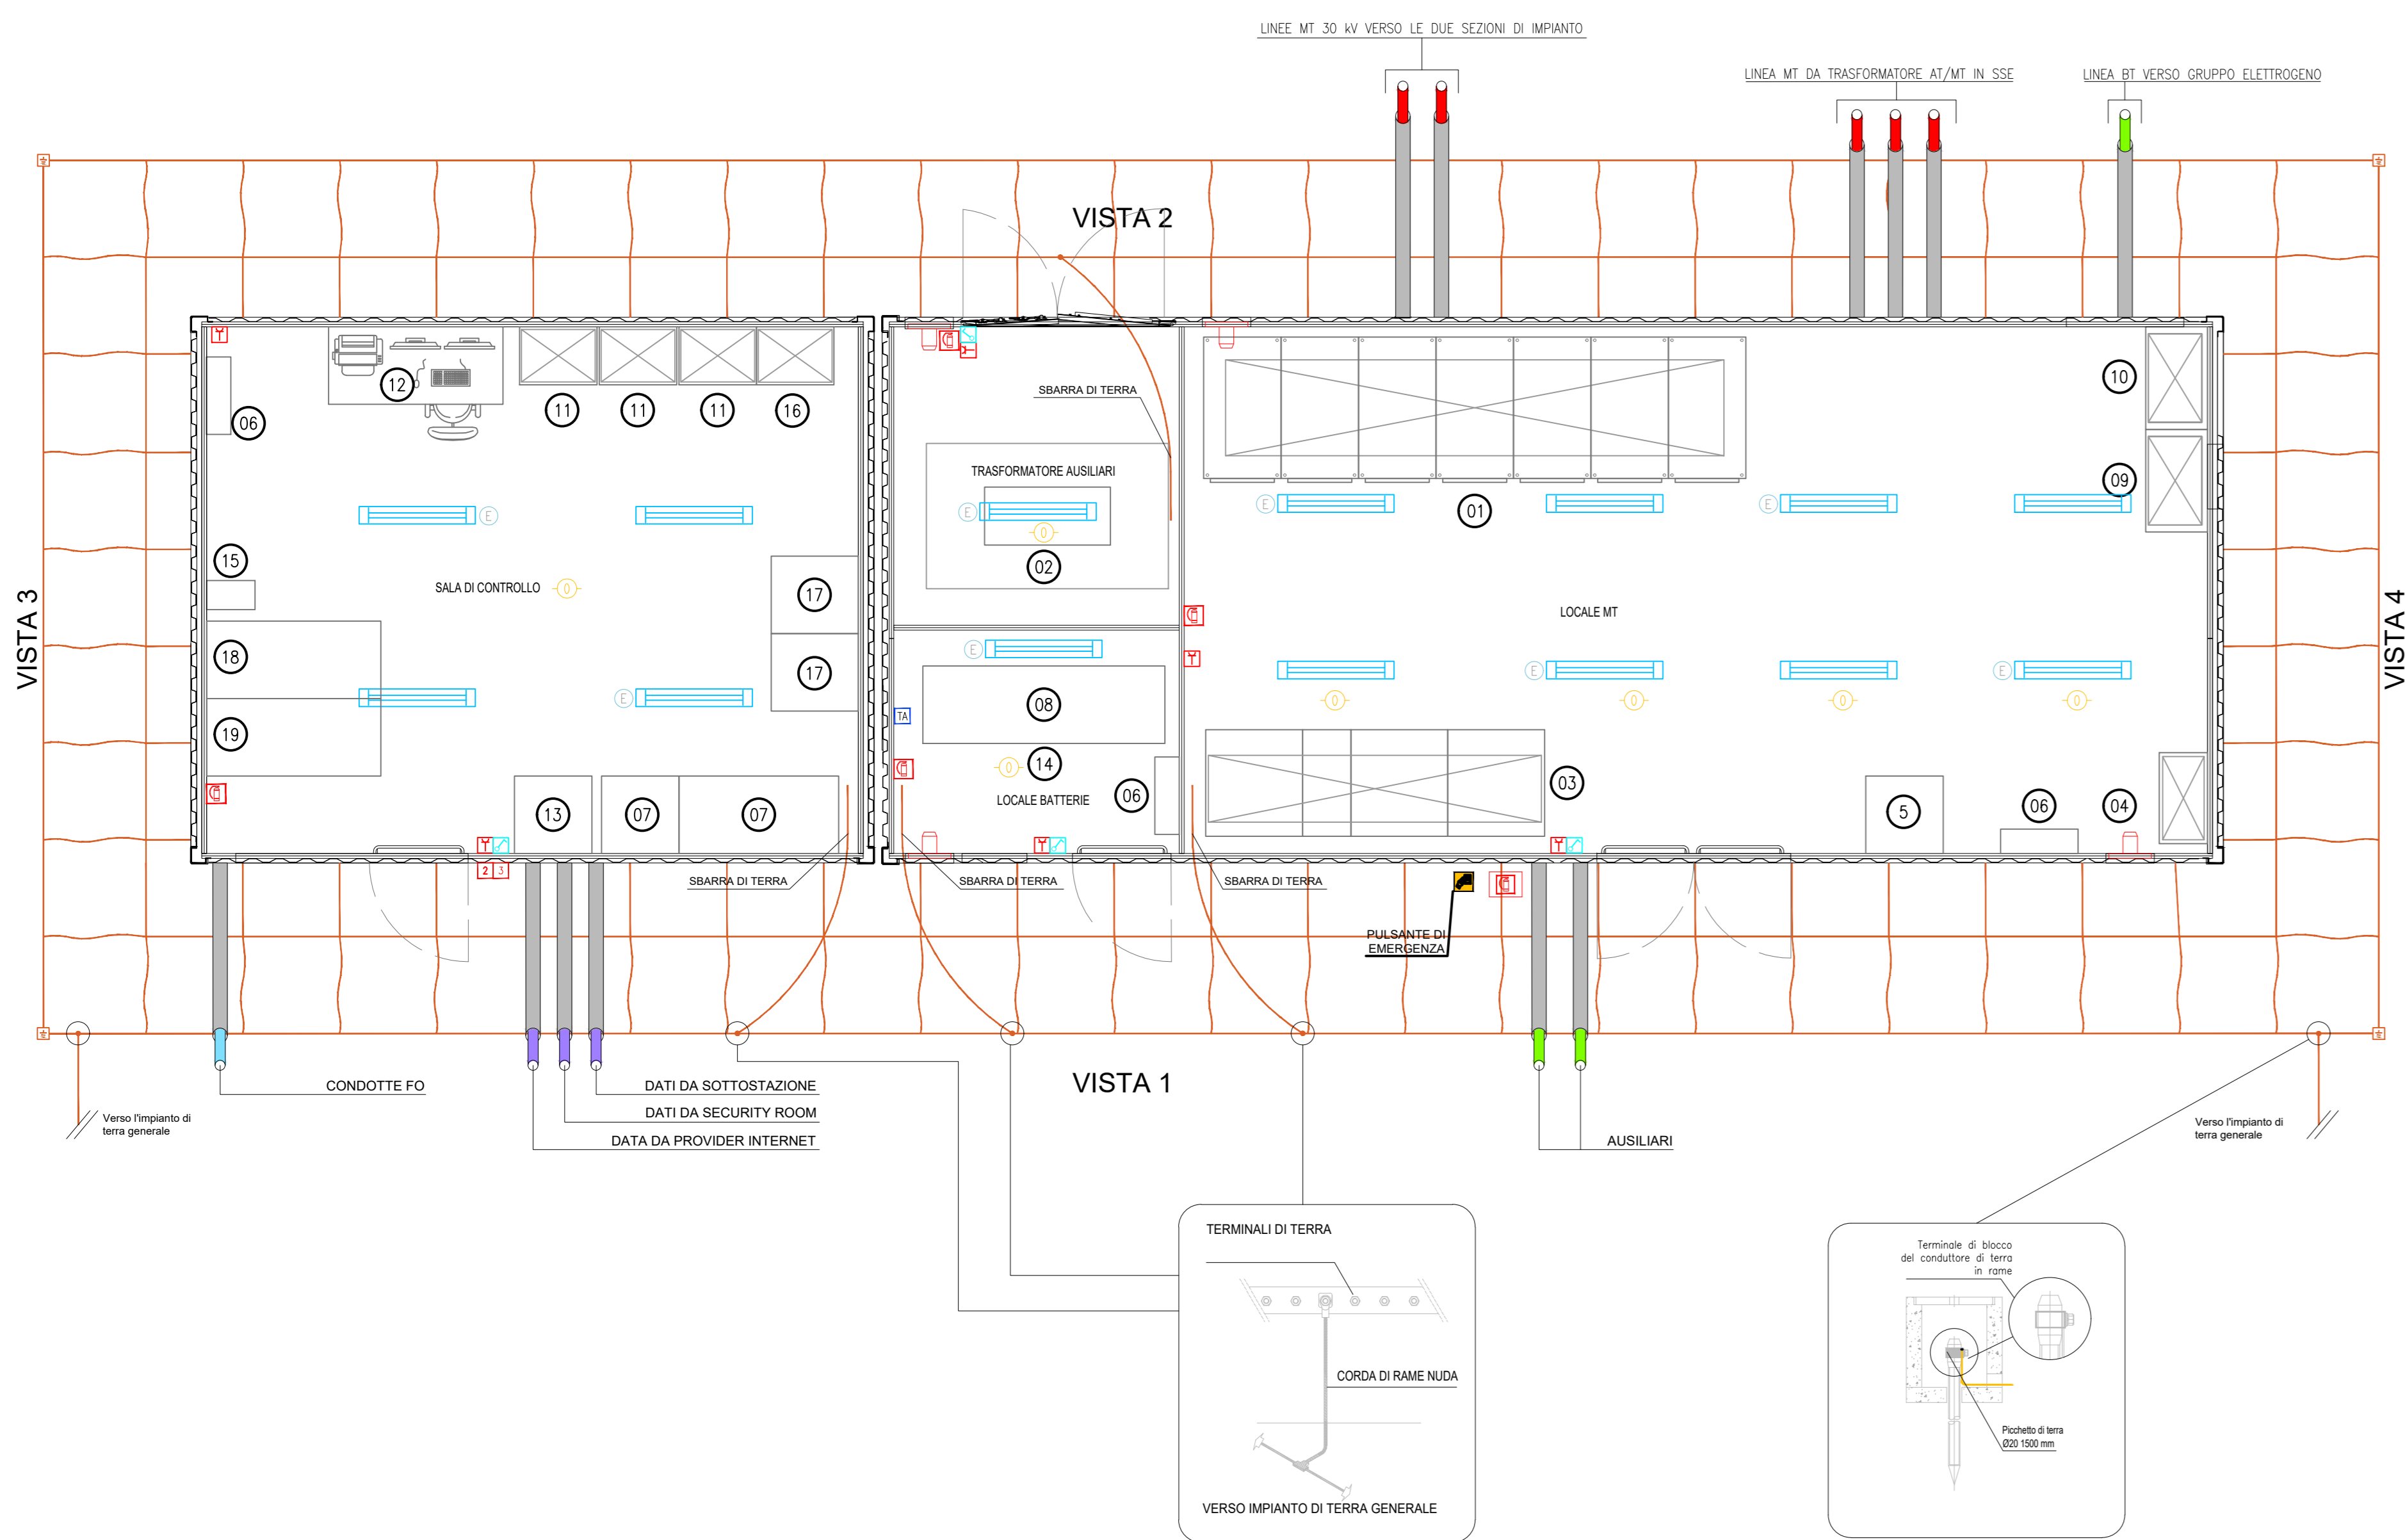


PLANIMETRIA GENERALE QUOTATA

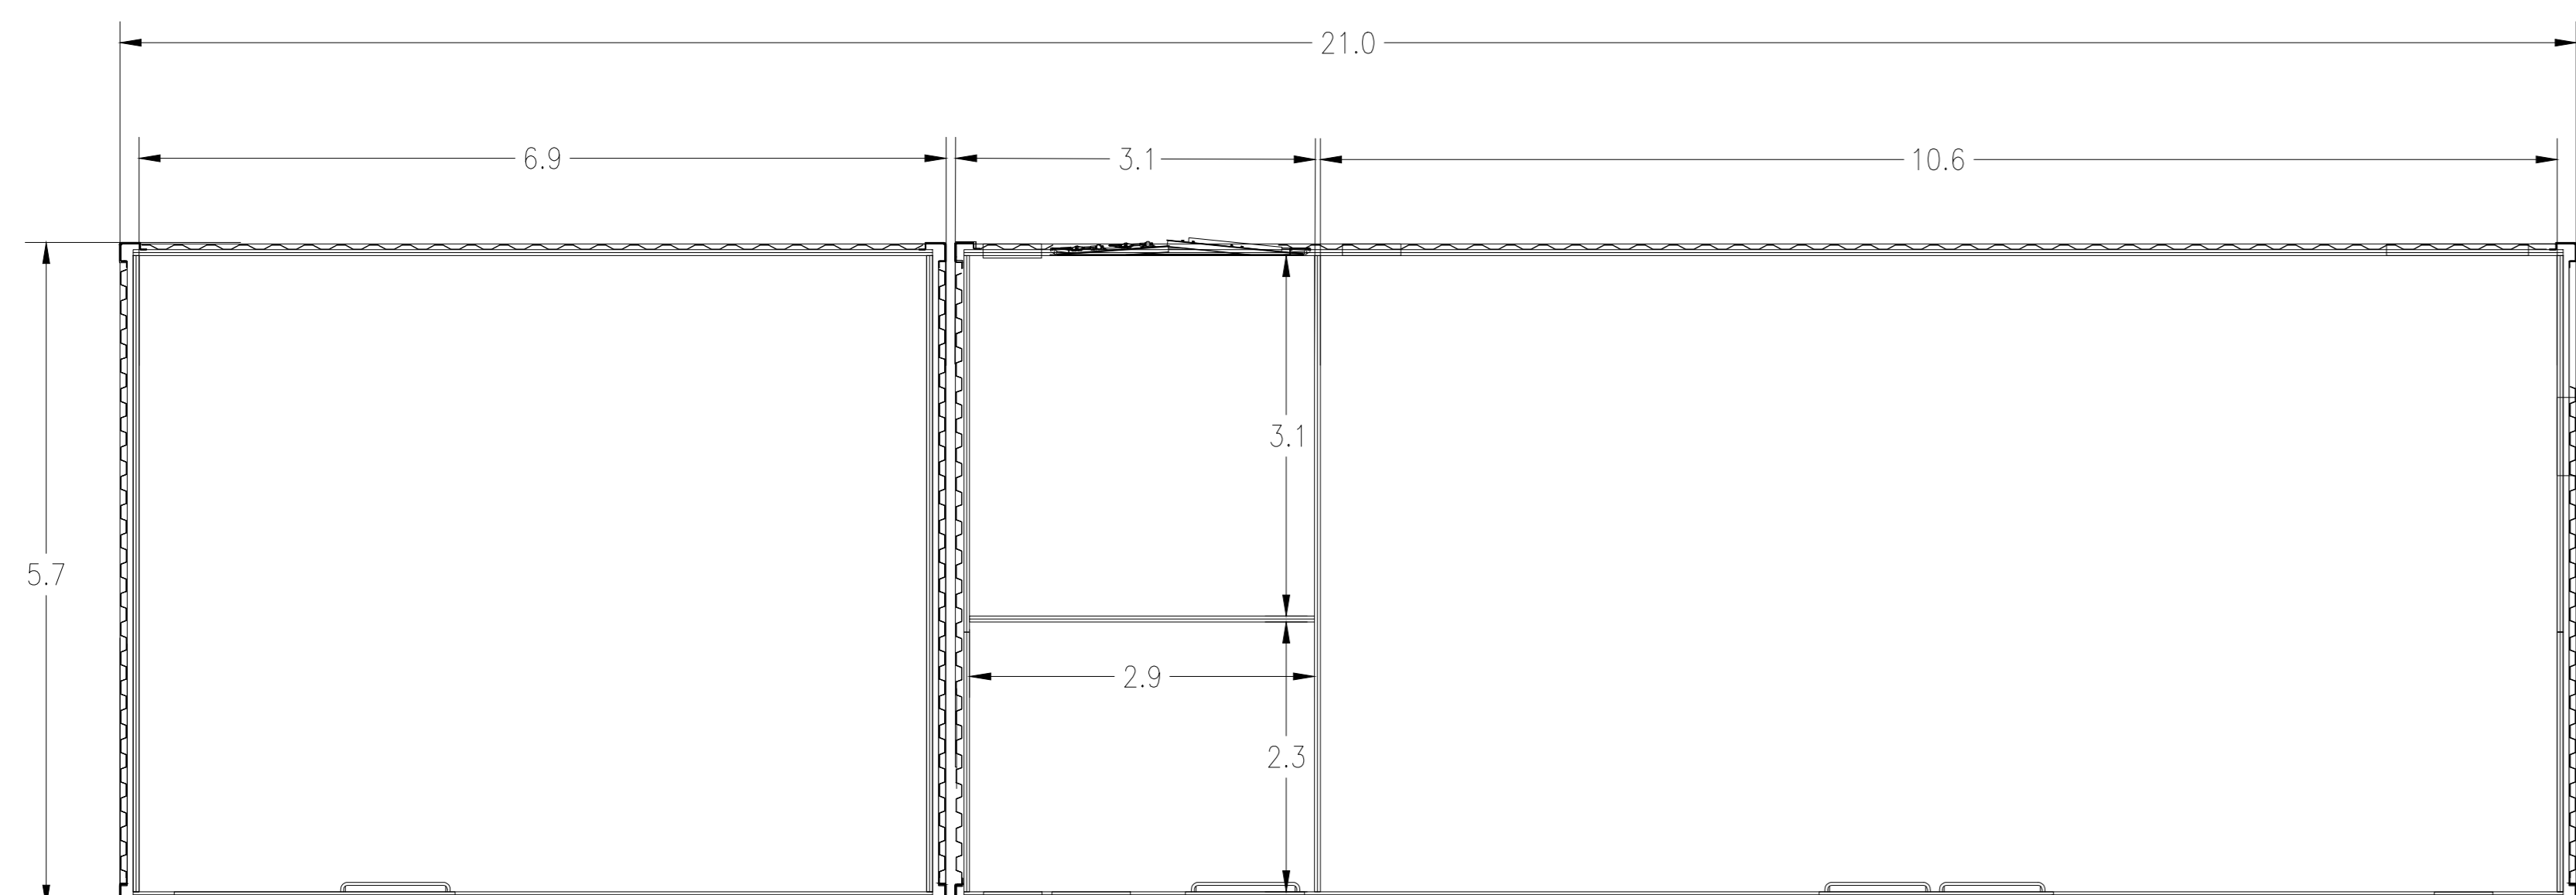


PROSPETTI

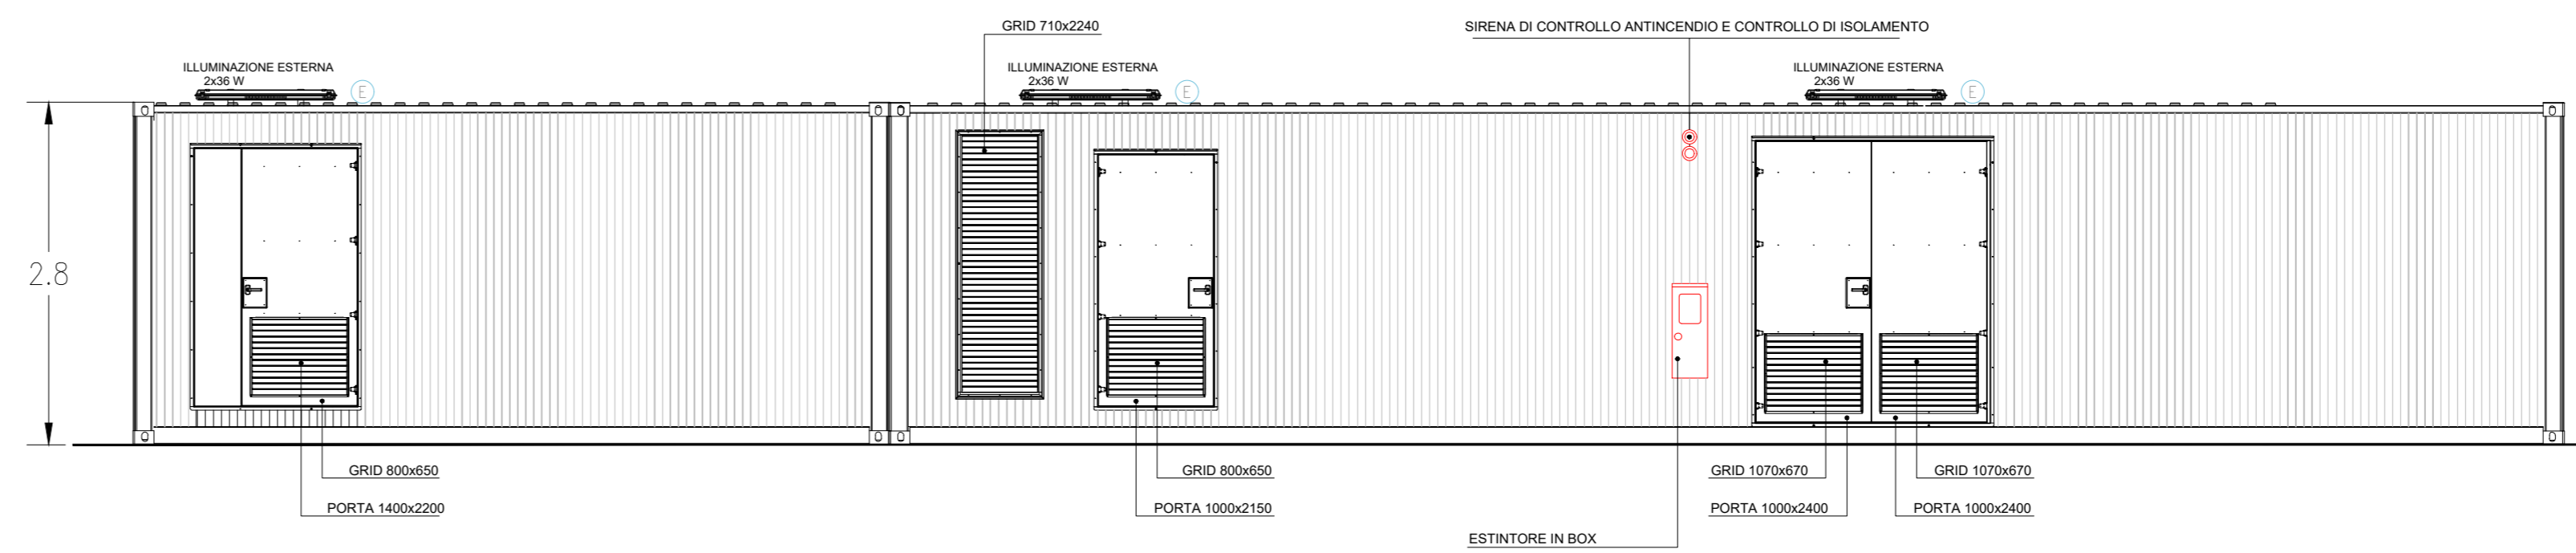


VISTA 1

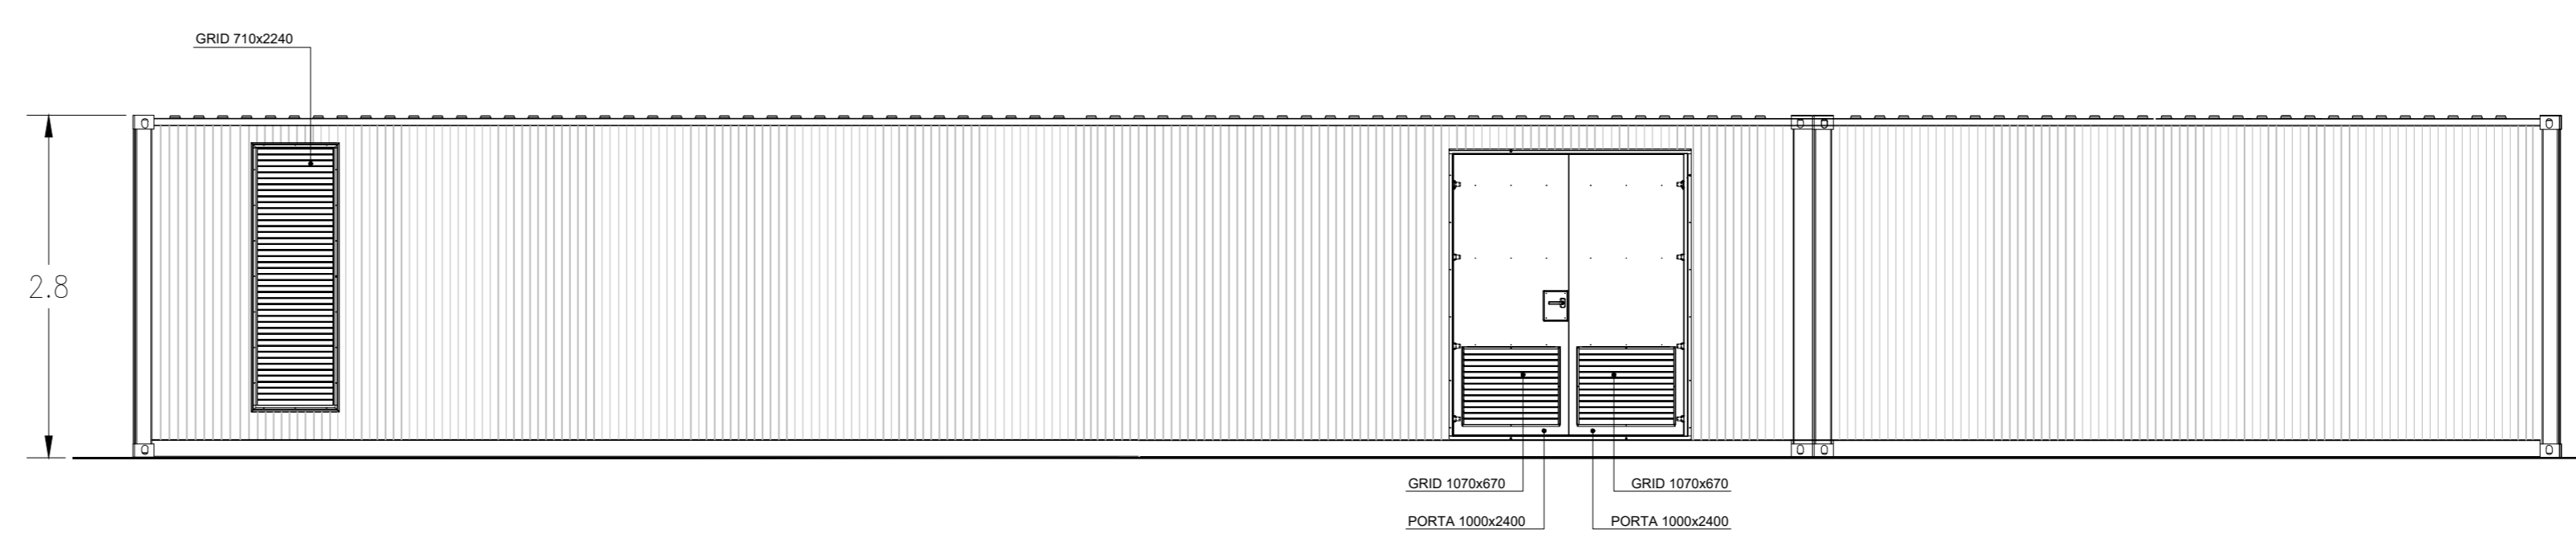


VISTA 2

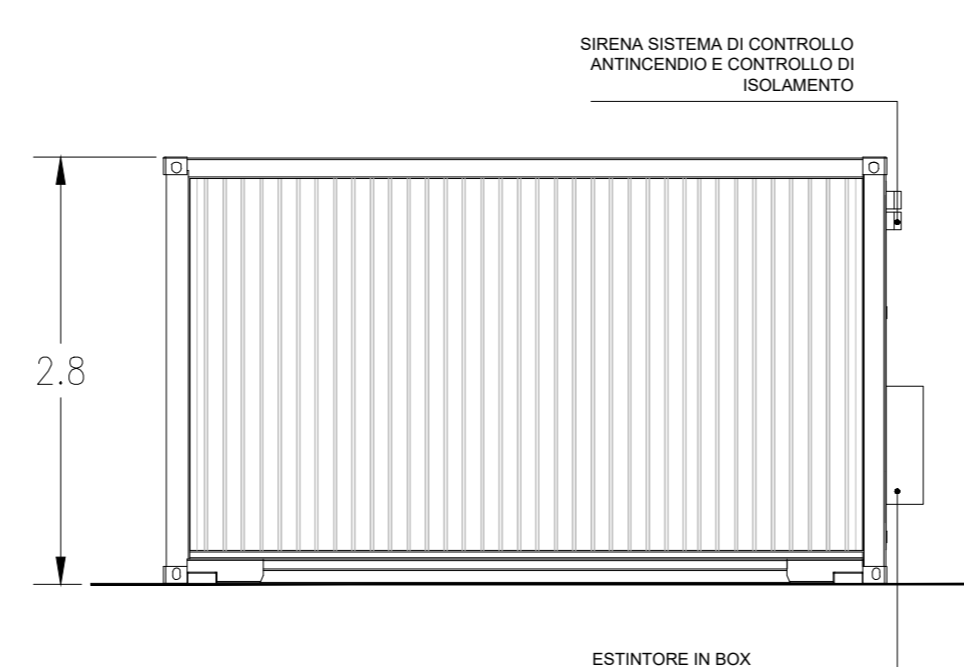

VISTA 3

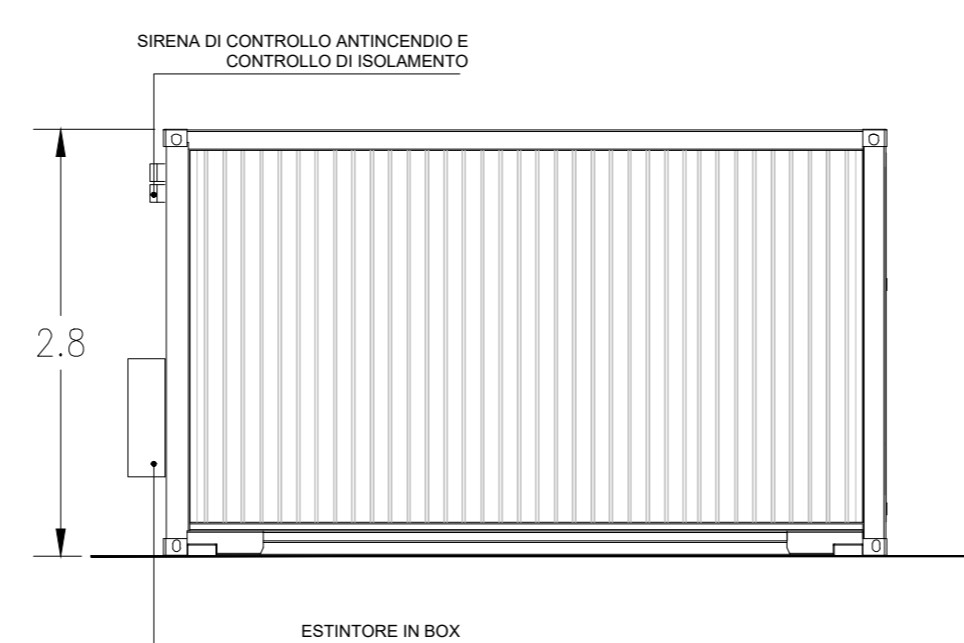

VISTA 4

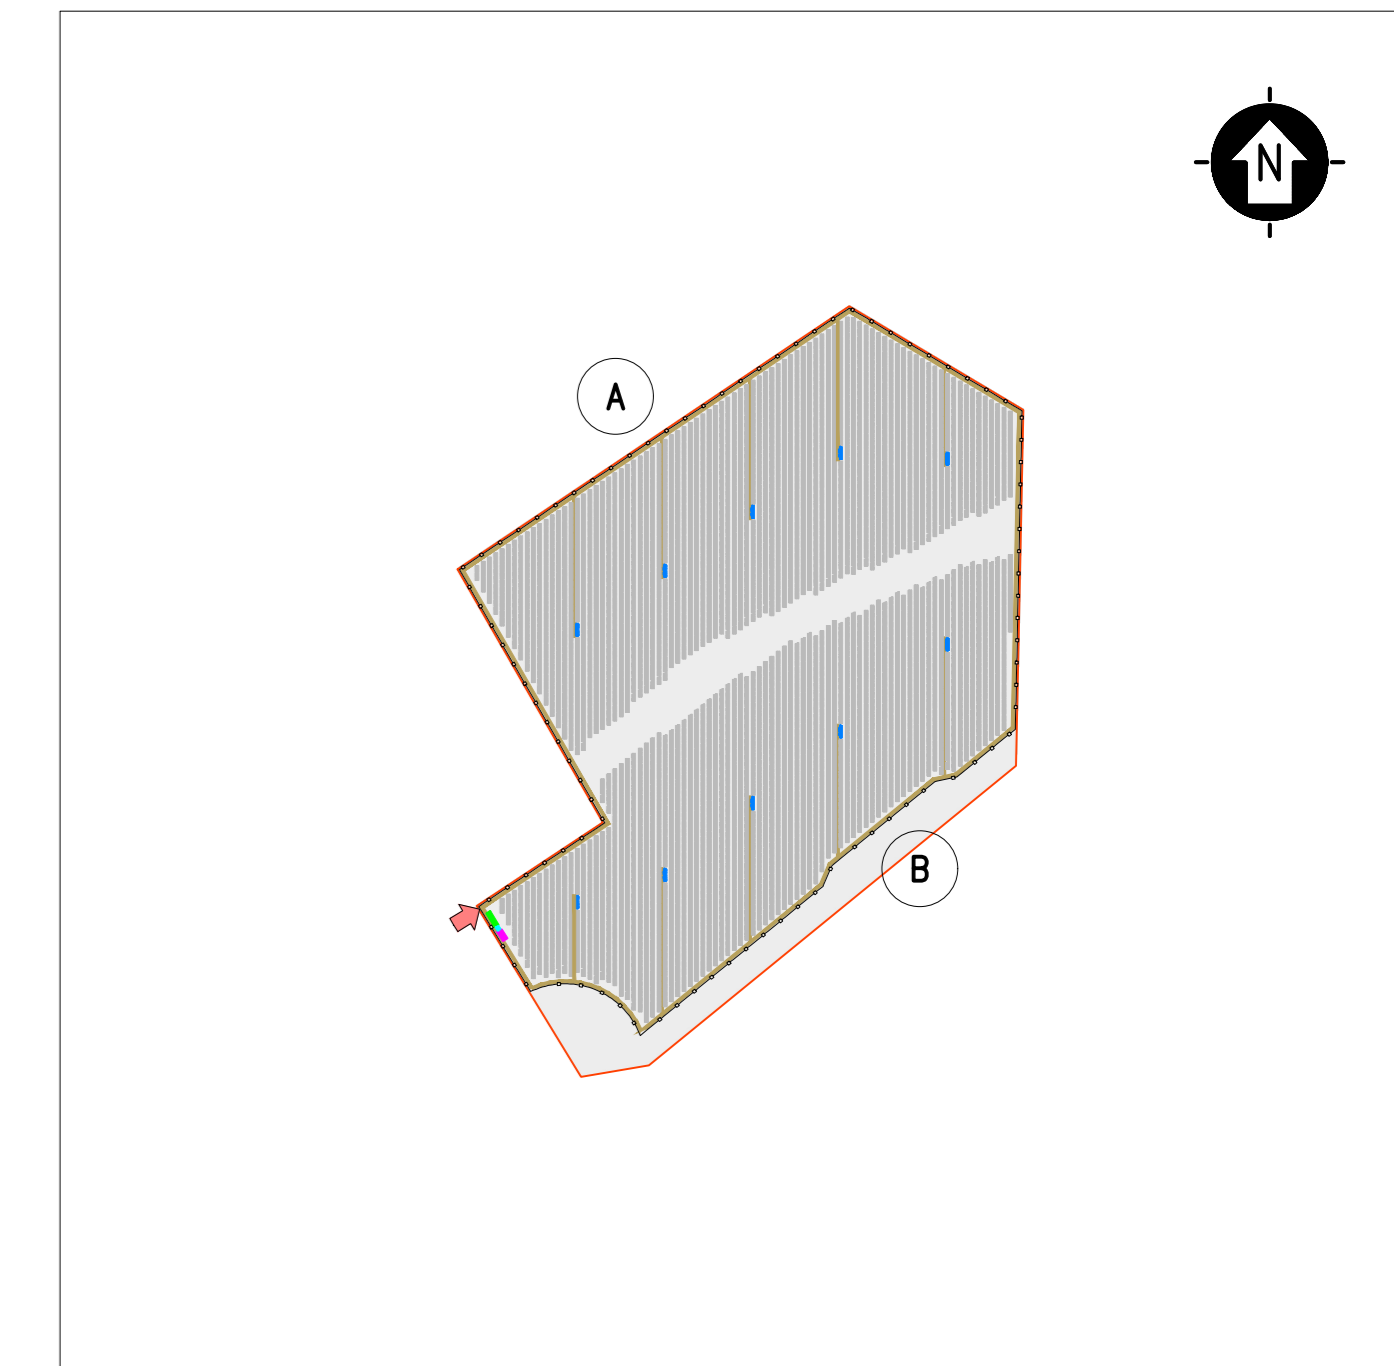

KPLAN
SCALA 1:10000 - 1 cm = 100 m
0 100 200 500 m
0 1 2 5 cm

LEGENDA

- SITO CATASTALE
- RECINZIONE IN PROGETTO
- ACCESSO AREA IMPIANTO
- VIABILITÀ INTERNA IN PROGETTO
- TRACKER
- CABINATI
- CABINA ELETTRICA GENERALE MT
- CABINA ELETTRICA DI CAMPO MT/BT
- LOCALE GUARDIANA E CONTROLLO ACCESSO
- MAGAZZINO

LEGENDA	
SIMBOLO	DESCRIZIONE
	ILLUMINAZIONE 2x36 W
	LAMPADA DI EMERGENZA
	INTERRUTTORE BIPOLARE
	ESTRAITTORE
	PRESA SHUKO 10 A - PRESA 2P+T
	IEC309 1P+N+PE
	IEC309 3P+N+PE
	ESTINTORE
	ESTINTORE IN BOX
	RIVELATORE FUMI OTTICO
	TERMOSTATO
	ALLARME MAGNETICO
	SENSORE DI 'PROSSIMITA' A SOFFITTO
01	QUADRO PRINCIPALE MT 30 kW
02	TRASFORMATORE AUSILIARI 30/0,4 kW 200 kVA
03	QUADRO BT FUNZIONAMENTO ORDINARIO/EMERGENZA
04	QUADRO DISTRIBUZIONE BT LOCALE
05	OSCILLOPERTURBOGRAFO
06	ARIA CONDIZIONATA
07	AC UPS (RADDRIZZATORE + INVERTER) SEZIONE NORMALE + SEZIONE DI RICARICA
08	BATTERIE PER UPS
09	DISTRIBUZIONE MT UPS
10	DISTRIBUZIONE AUX MT
11	SCADA SYSTEM DCS & PPC (POWER PLAN CONTROLLER)
12	SCADA + VIDEOSORVEGLIANZA WORKSTATION
13	TMS (TRACKER MONITORING SYSTEM)
14	BATTERY HYDROGEN DETECTORS
15	PANNELLO DI CONTROLLO ANTINCENDIO
16	CABINA TELECOMUNICAZIONE
17	DC UPS (110 Vdc-24 Vdc)
18	RTU + UPDM
19	CONTATORI FISCALI

SCALA 1:50 - 1 cm = 0.5 m
0 0.5 1 2.5 m
0 1 2 5 cm

REV.	DESCRIZIONE	APP.	RF.	LD.	12/2021
0					

Montana Montana S.p.A. Via Carlo Azeglio Farnesini, 6 - 39044 Trento - Tel. +39 0461 5411811 Fax +39 0461 5411812 www.montana.com

Mare (con certificato ISO 9001) - Mare (con certificato ISO 14001) - Mare (con certificato ISO 45001)

TE GREEN DEV 3 Srl
Via G. Cesare, 9
39100 Bolzano (BZ)

Progettista: ING. LAURA CONTI
Iscritta all'Ordine degli Ingegneri della Provincia di Padova al n. 1128

Objetto: IMPIANTO INTEGRATO AGRIVOLTICO COLLEGATO ALLA RTN
POTENZA NOMINALE 39.5 MW
COMUNE TROIA (FG)
PROGETTO DEFINITIVO

Scale: 1:50

N. Fog. 15

N. in. 2748_4499_TR_PO_T15_REV0_CABINE ELETTRICHE - CABINA GENERALE MT AUSILIARI

E' VIETATA LA RIPRODUZIONE DI QUESTO DOCUMENTO SENZA PREVENTIVA AUTORIZZAZIONE SCRITTA DELLA MONTANA SPA