

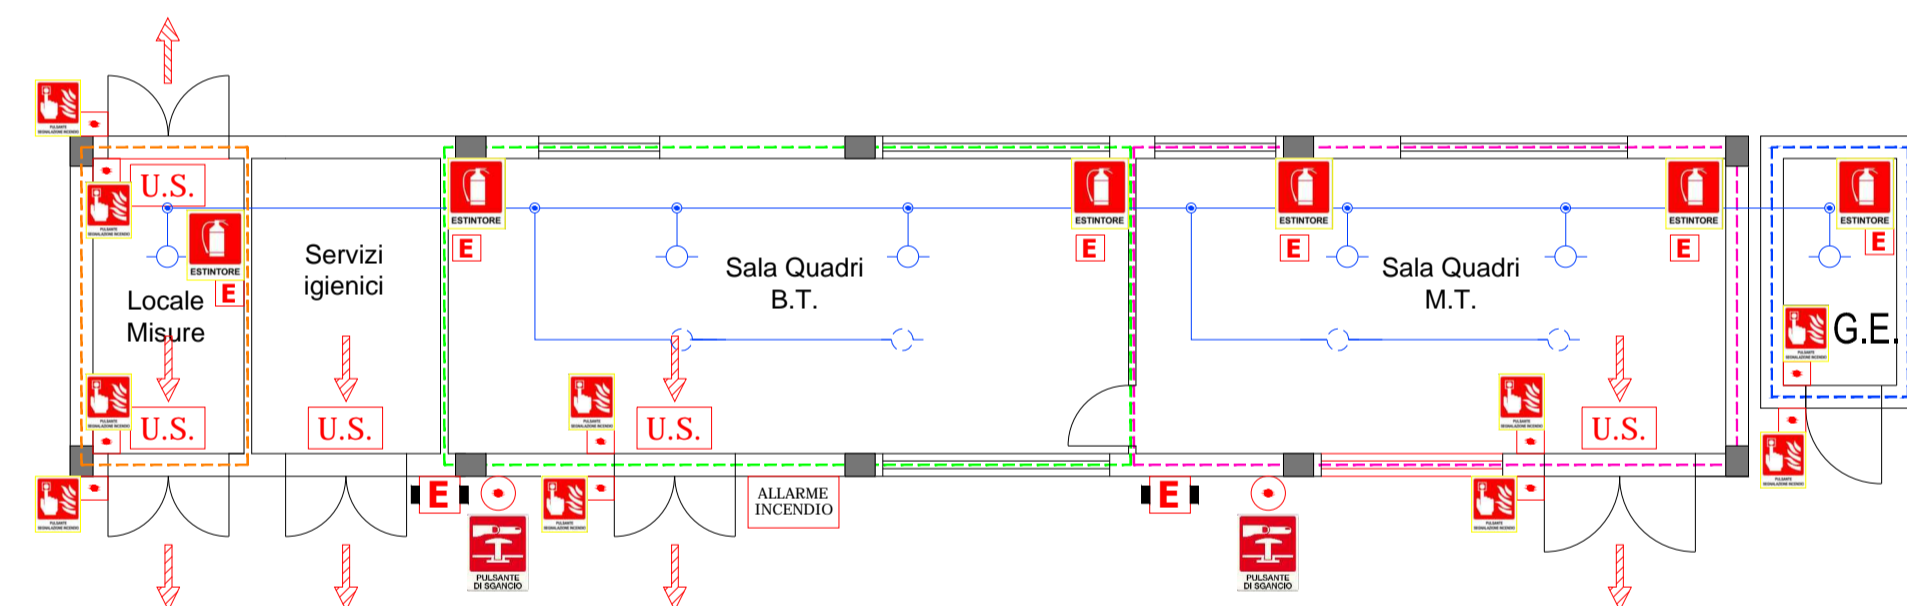


PIANTA EDIFICIO UTENTI IN SSEU - SCALA 1:100

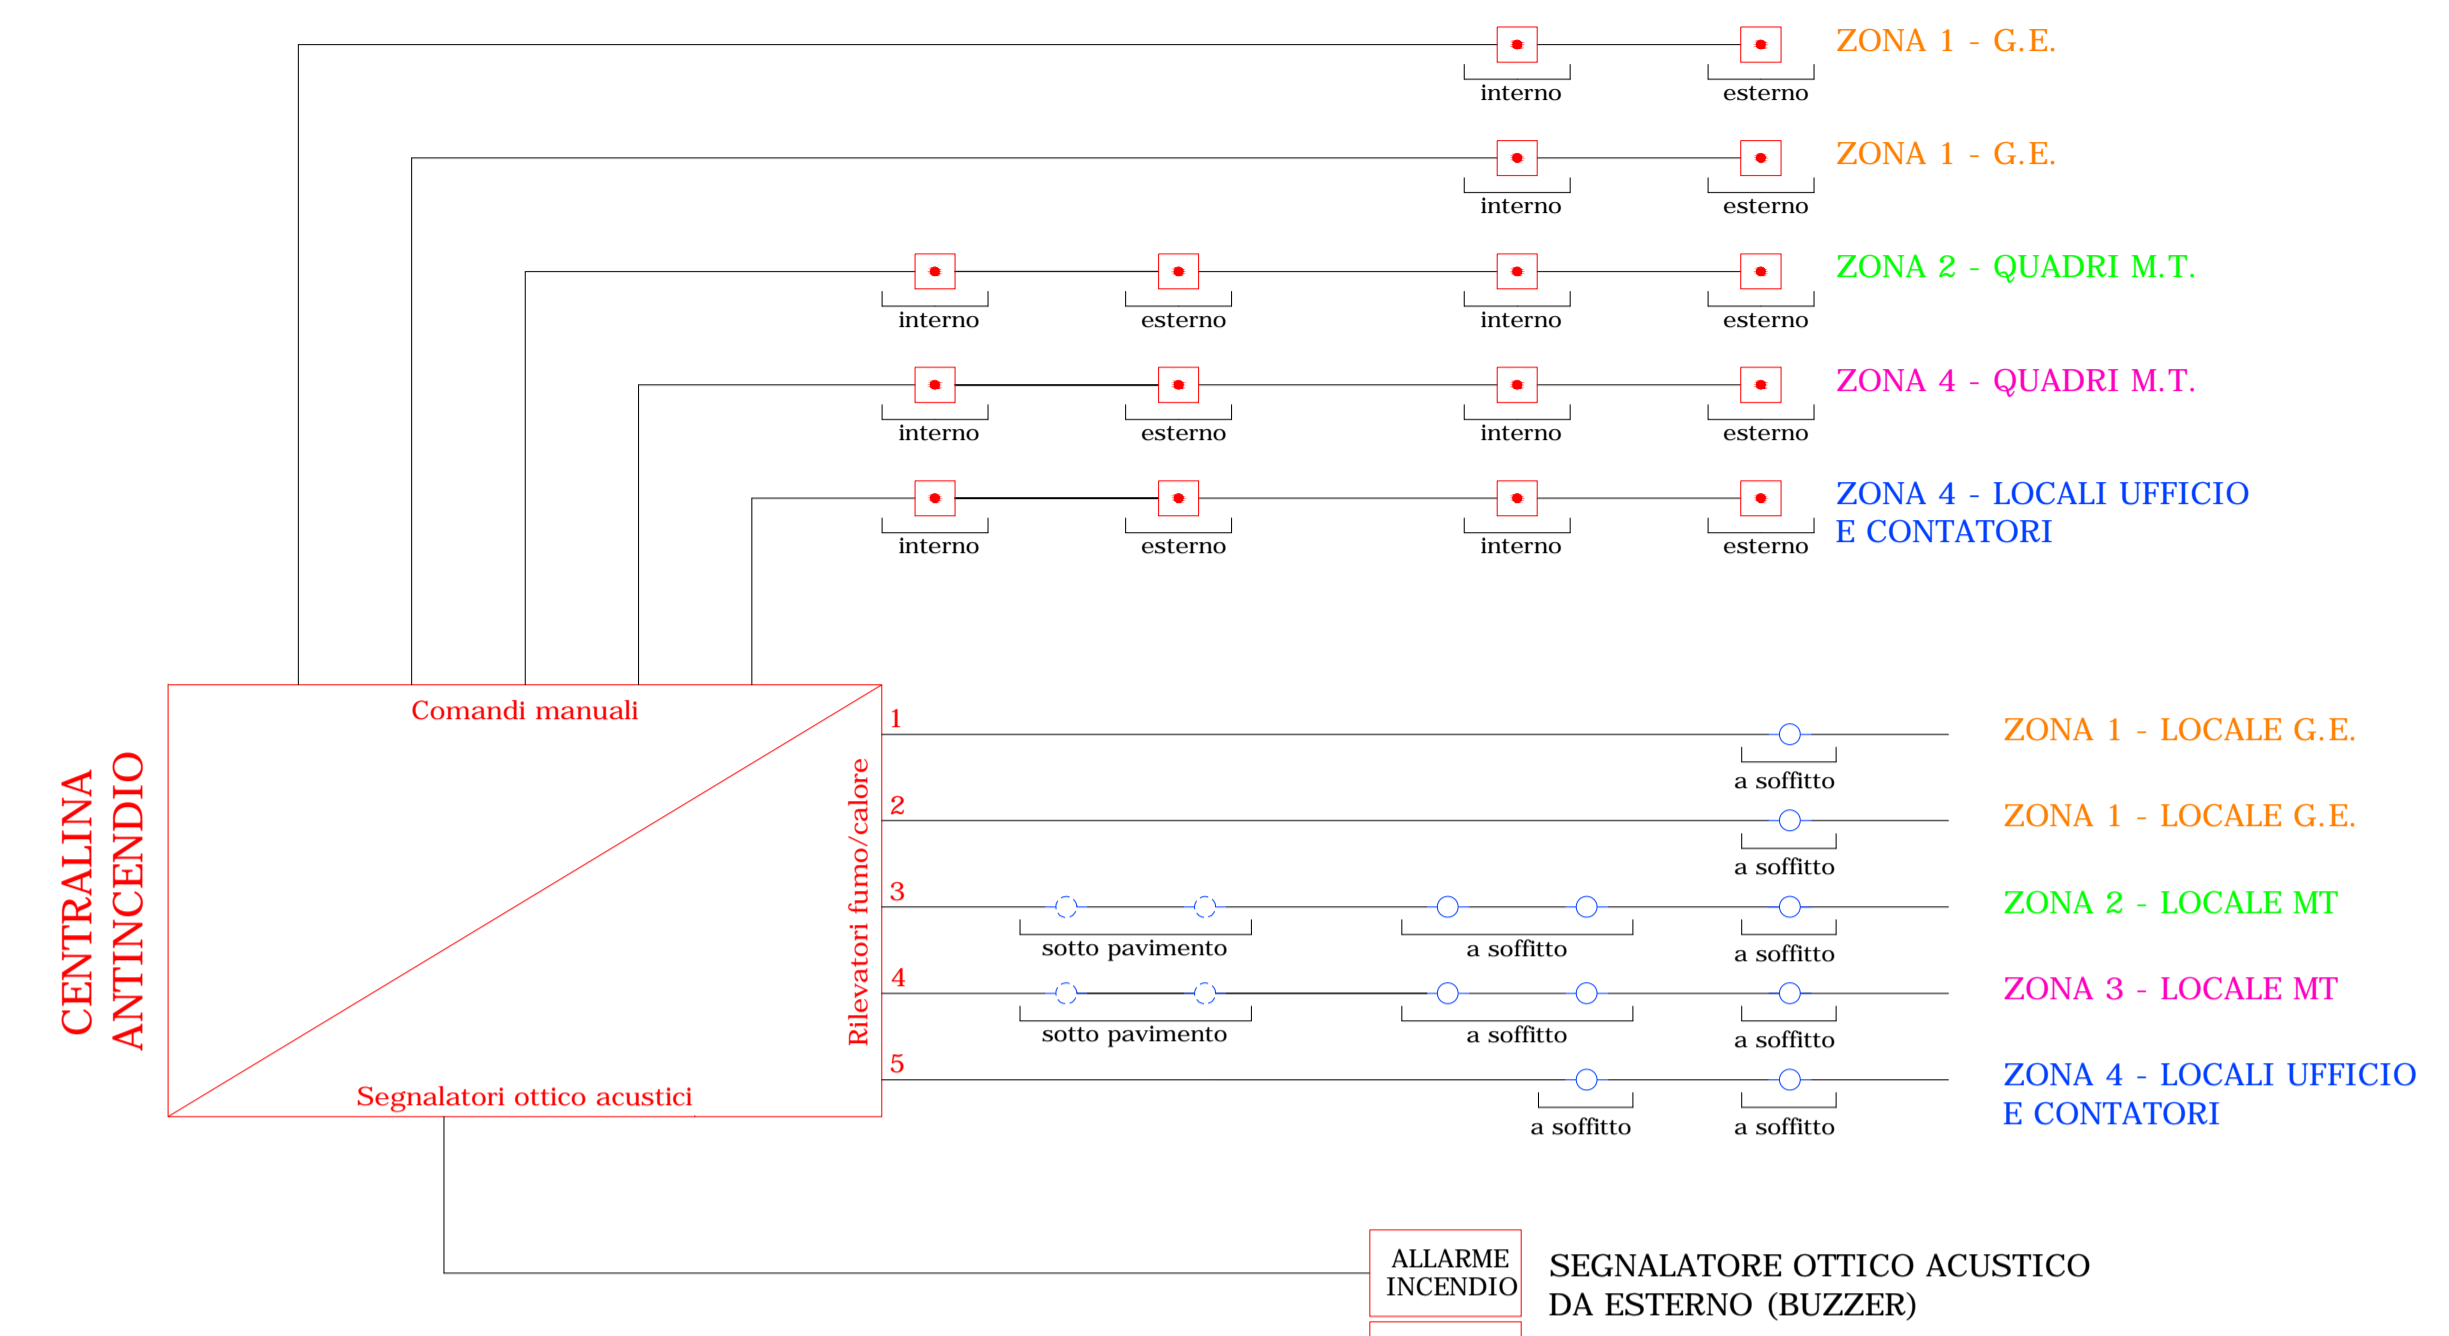

PIANTA EDIFICIO UTENTE SISTEMA DI ACCUMULO - SCALA 1:100

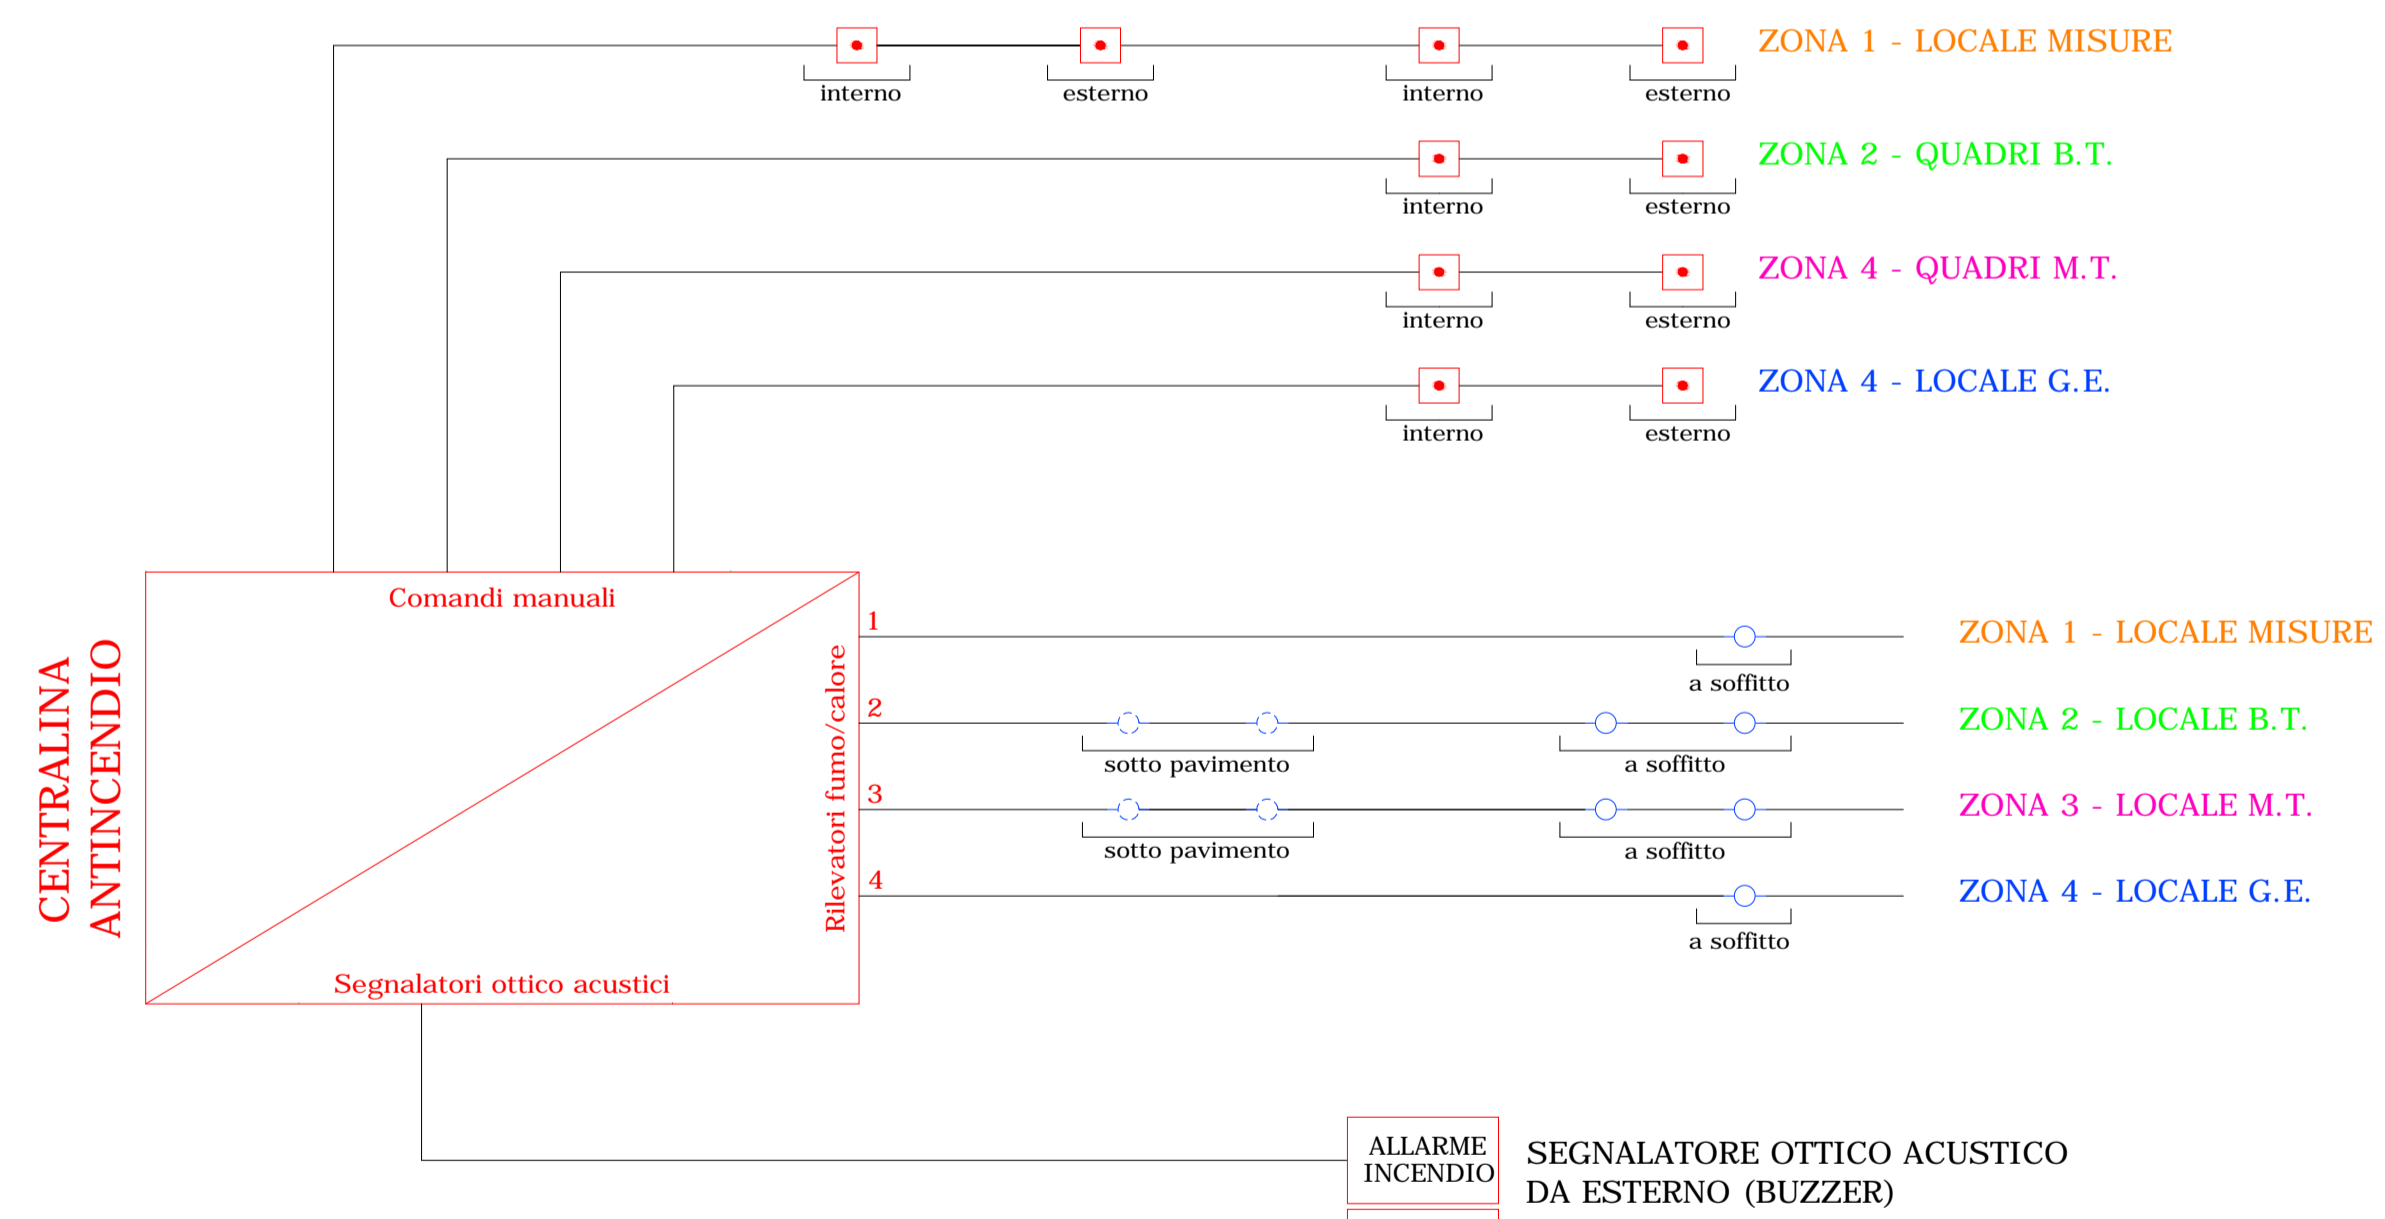

LEGENDA

- | | | | |
|--|--|--|---|
| | Estintore portatile | | Cartello "Pulsante di sgancio" |
| | Estintore carrellato | | Cartello "Estintore" |
| | Rilevatore multicriterio fumo/calore a soffitto | | Porta con maniglione antipanico |
| | Rilevatore multicriterio fumo/calore sotto pavimento | | Pannello ottico-acustico "Allarme incendio" |
| | Centralina antincendio | | Pulsante di allarme incendio |
| | Cartello "Pulsante segnalazione incendio" | | Pulsante di sgancio |
| | | | Vie di esodo |

Regione: PUGLIA
 Provincia: BRINDISI
 Comune: BRINDISI

**IMPIANTO AGROFOTOVOLTAICO DELLA POTENZA
 NOMINALE DI 50,62 MWp**

CODICE IDENTIFICATIVO PRATICA AUTORIZZAZIONE UNICA REGIONALE: 1G8YS61
 CODICE PRATICA TERNA: 201800347

BETA LIBRA S.r.l.
 Via Mercato, 3
 20121 Milano (MI)
 P.IVA: 11039750960

Titolo dell'Elaborato:
**IMPIANTI E DISPOSITIVI ANTINCENDIO SISTEMA DI ACCUMULO E SOTTOSTAZIONE
 ELETTRICA UTENTI CONDIVISA**

Denominazione del file dell'Elaborato:
TERNATAV14.pdf

Elaborato: TERNA TAV14	Progettista: ing. Gianluca PANTILE Ordine Ing. Brindisi n. 803 Via Del Lavoro, 15/D 72100 Brindisi pantile.gianluca@ingpec.eu tel. +39 347 1939994 fax +39 0831 548001	Visti / Firme / Timbri: 
----------------------------------	---	--

SVILUPPO PROGETTO

NEXTA PROJECT HOLDCO 2 Hilliards Court, Chester Business Park Chester, United Kingdom, CH4 9PX	APULIA ENERGIA S.r.l. Via Sasso, 15 72023 Mesagne (BR)	
--	--	---

Formato A1 - Scale Varie

Data	Revisione	DESCRIZIONE	Elaborazione	Verifica e controllo
19.05.2021	0	PRIMA EMISSIONE	ing. Gianluca PANTILE	ing. Gianluca PANTILE
REVISIONI				