

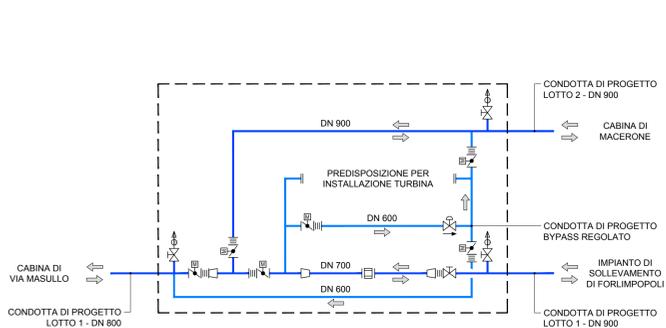


SCHEMA FUNZIONALE

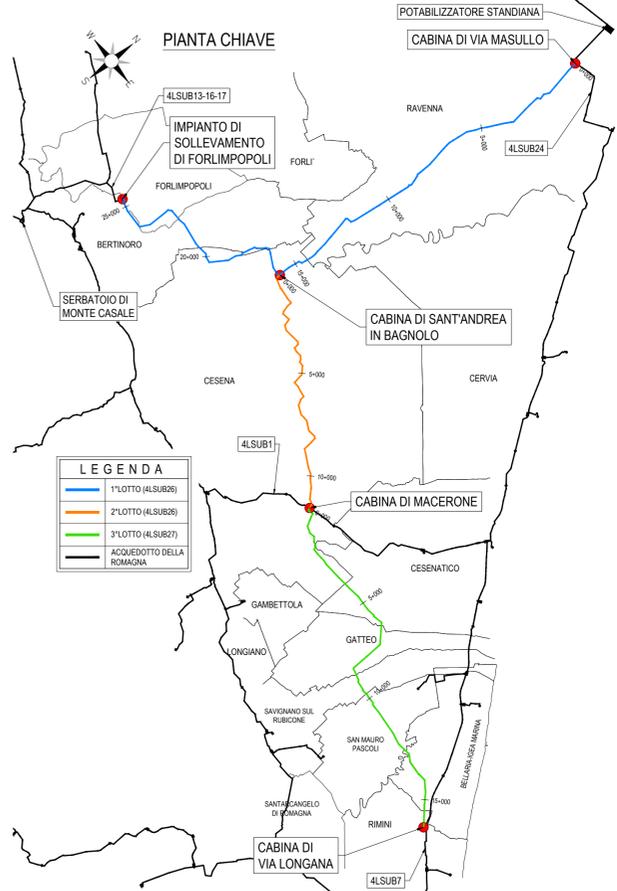


LEGENDA


| N° | DESCRIZIONE |
|----|--|
| 01 | VALVOLA DI intercettazione a FARFALLA motorizzata DN 900 PN 25 |
| 02 | VALVOLA DI intercettazione a FARFALLA motorizzata DN 800 PN 25 |
| 03 | VALVOLA DI intercettazione a FARFALLA motorizzata DN 800 PN 25 |
| 04 | GIUNTO DI smontaggio a soffiello DN 900 PN 25 |
| 05 | GIUNTO DI smontaggio a soffiello DN 800 PN 25 |
| 06 | GIUNTO DI smontaggio a soffiello DN 600 PN 25 |
| 07 | MISURATORE DI PORTATA Elettromagnetico DN 700 PN 25 |
| 08 | VALVOLA DI regolazione a FUSO motorizzata DN 600 PN 25 |
| 09 | SFIATO AUTOMATICO a TRE FUNZIONI DN 150 PN 25 |
| 10 | SARACINESCA MANUALE a CORPO PIATTO CUNEO GOMMATO DN 900 PN 25 |
| 11 | SARACINESCA MANUALE a CORPO PIATTO CUNEO GOMMATO DN 150 PN 25 |
| 12 | RIDUZIONE CONCENTRICA DN 900/800 PN 25 |
| 13 | RIDUZIONE CONCENTRICA DN 900/700 PN 25 |
| * | L'AUMENTO DI spessore delle pareti perimetrali DOVRA' CONSENTIRE DI UTILIZZARE LE CABINE DI DERIVAZIONE COME TERMINALI DI COLLAUDO |

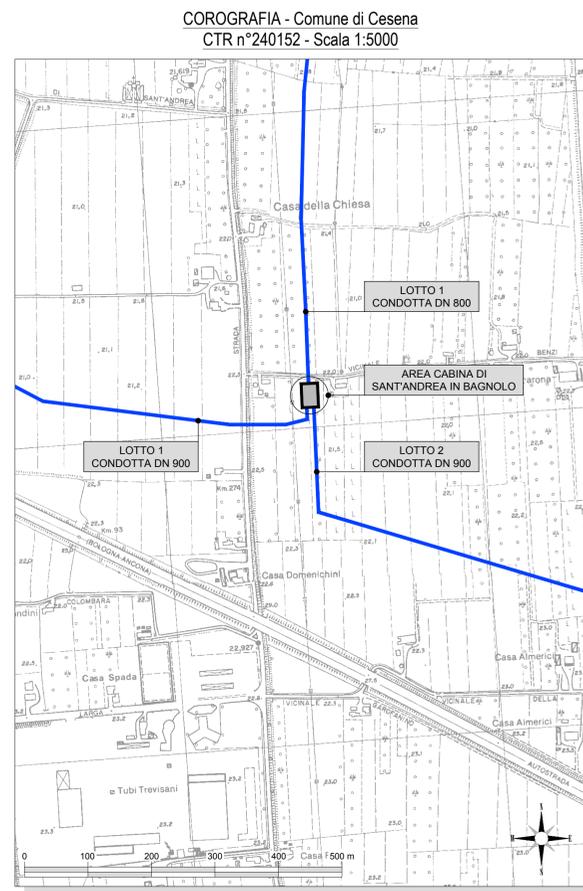


PROSPETTO FRONTALE - Scala 1:100

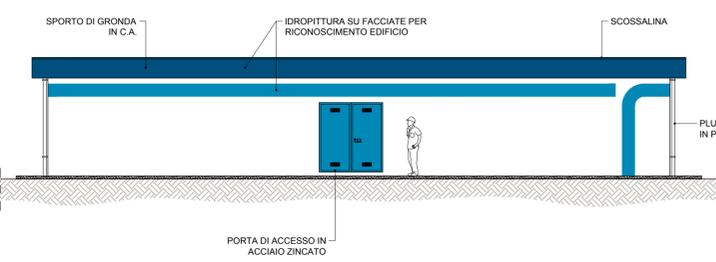


SEZIONE A-A - Scala 1:100

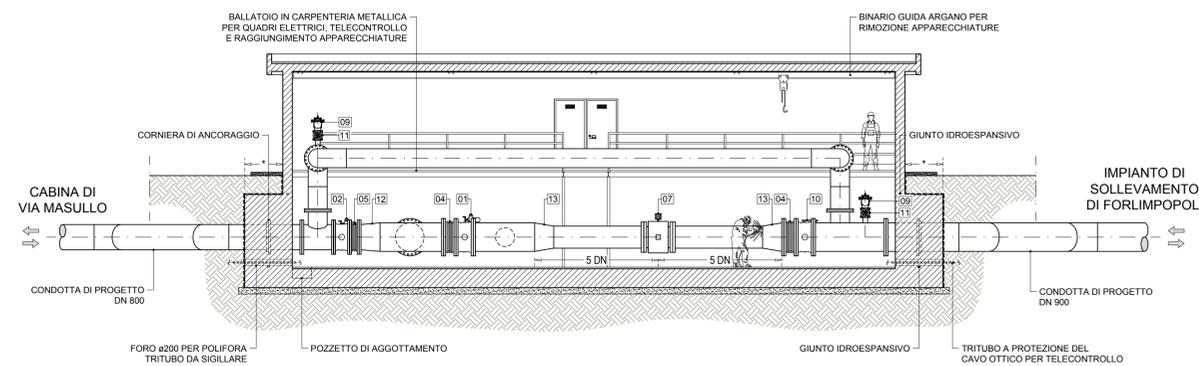


PIANTA PIANO TERRA - Scala 1:100

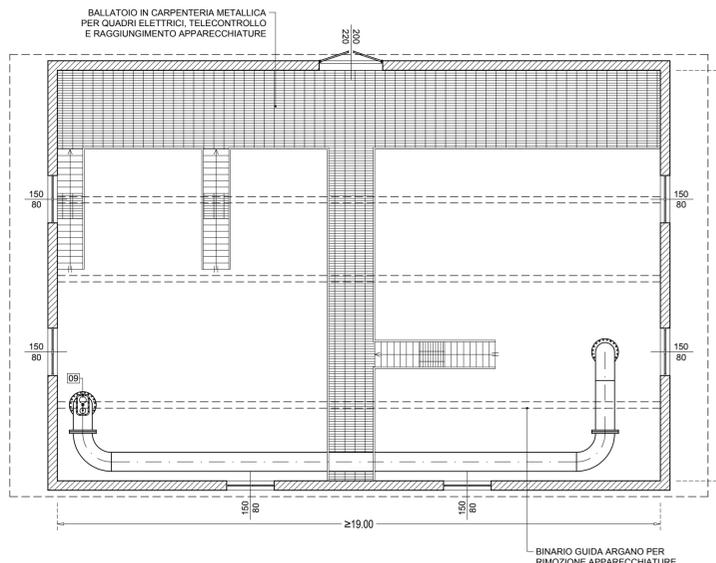

PIANTA PIANO INTERRATO - Scala 1:100

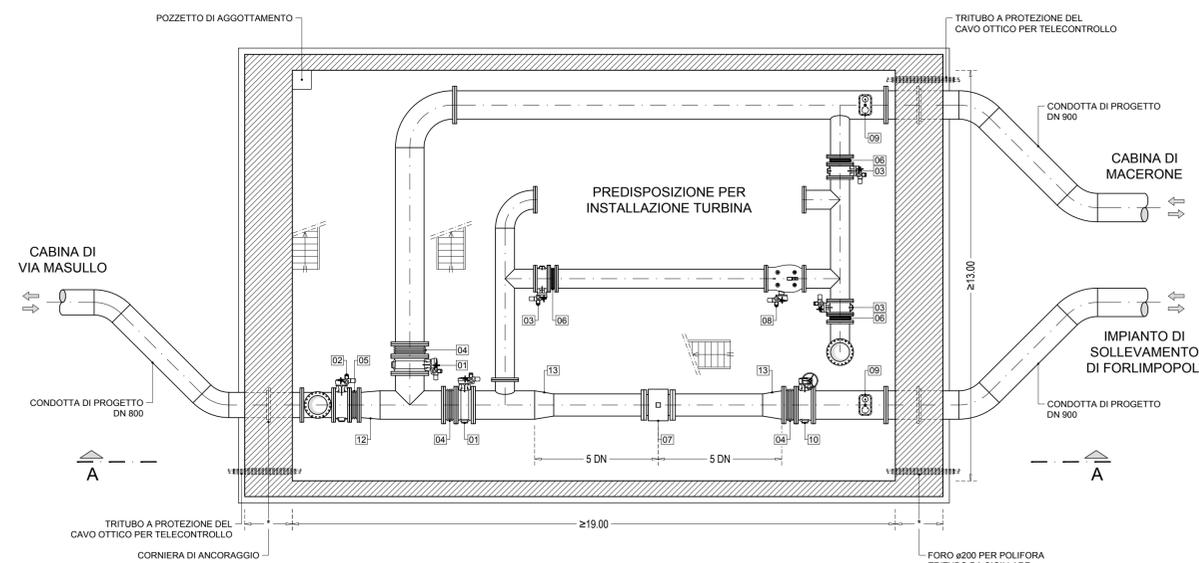

PLANIMETRIA CATASTALE - Comune di Cesena Foglio n°24 - Particelle n°233-629 - Scala 1:2000

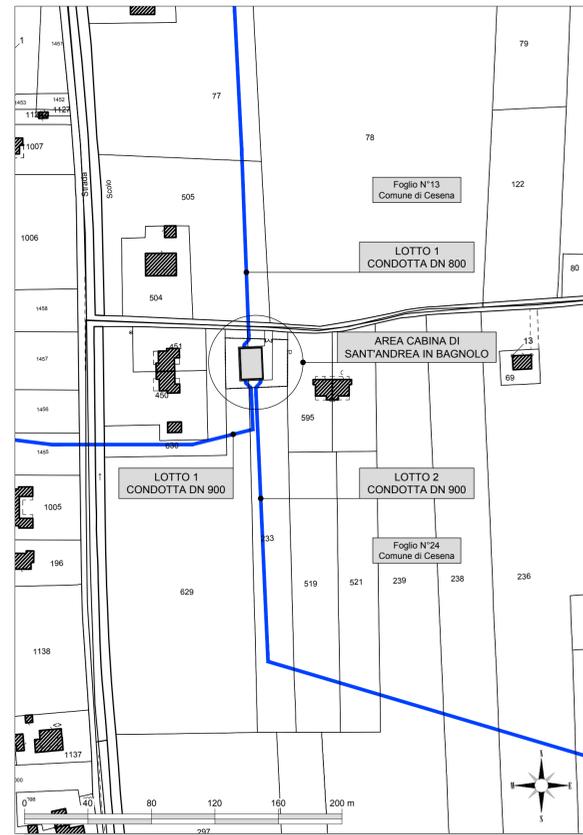

ACQUEDOTTO DELLA ROMAGNA - 4LSUB26/27

TERZA DIRETTRICE DELLA RETE DI ADDUZIONE DELL'ACQUEDOTTO DELLA ROMAGNA (CODICI ATERSIR 2014RAAC0005 e 2017RAAC0003)

PROGETTO DI FATTIBILITA' TECNICA ED ECONOMICA

ALPINA S.p.A.
Via Ripamonti, 2
20123 Milano, Italy
www.alpina-spa.it
+39.02.58305010

ELTEC S.r.l.
Società di ingegneria
Via C. Seganti 73/F inc.
316 - 47121 Forlì (FC)
Tel. +39.0543.473992
Email: info@eltec-service.it

IL PROGETTISTA
Ing. PAOLO BALDONI
R.T.O. ALPINA S.p.A.
Ing. PAOLO BALDONI
R.T.O. ALPINA S.p.A.

IL RESPONSABILE DEL PROCEDIMENTO
Ing. PAOLO BALDONI
ROMAGNA ACQUE - SOCIETA' DELLE FONTI S.p.A.

CONDOTTA E MANUFATTI DI LINEA INTERCONNESSIONE CABINA DI SANT'ANDREA IN BAGNOLO

3.36

| Revisioni | Rev. | Descrizione | Data |
|------------------|-----------------|-------------|-------------|
| | C | | |
| | B | | |
| | A | EMISSIONE | 06/08/2021 |
| Numero elaborato | P3 CONDETO 036A | | Scala Varie |