




PROSPETTO FRONTALE - Scala 1:100

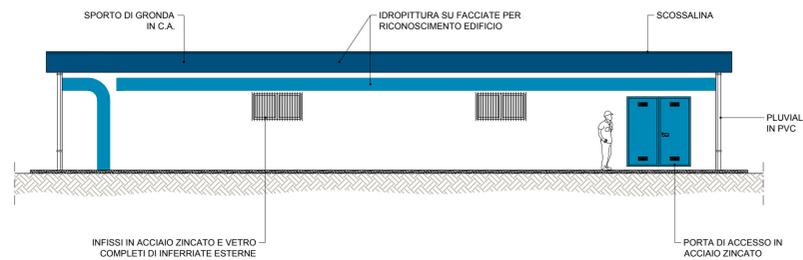


PIANTA PIANO TERRA - Scala 1:100

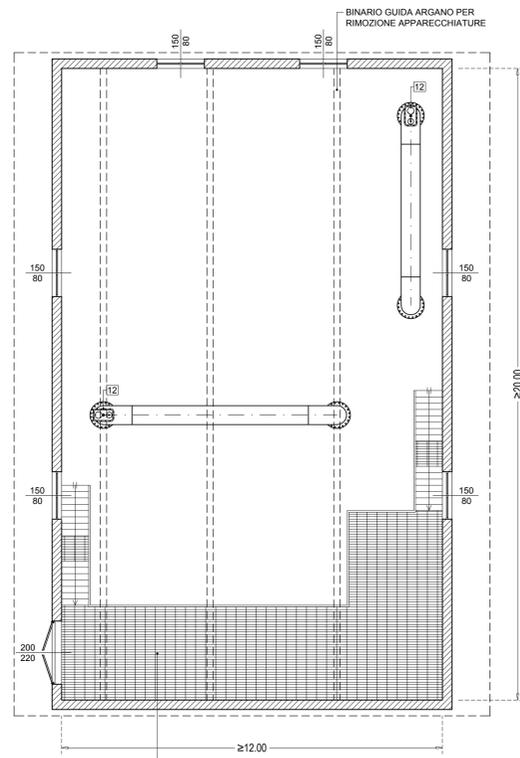

BALLATOIO IN CARPENTERIA METALLICA PER QUADRI ELETTRICI, TELECONTROLLO E RAGGIUNGIMENTO APPARECCHIATURE

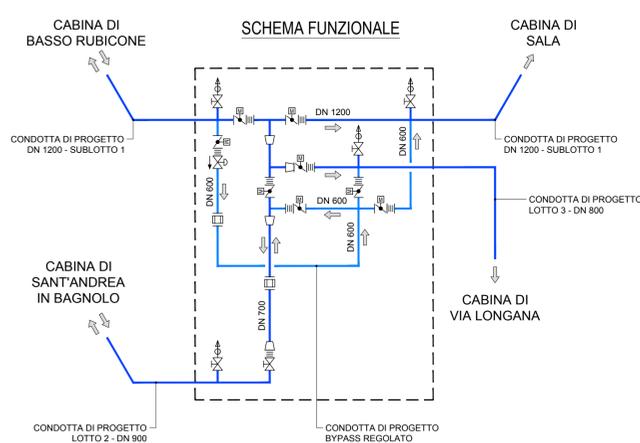


SEZIONE A-A - Scala 1:100

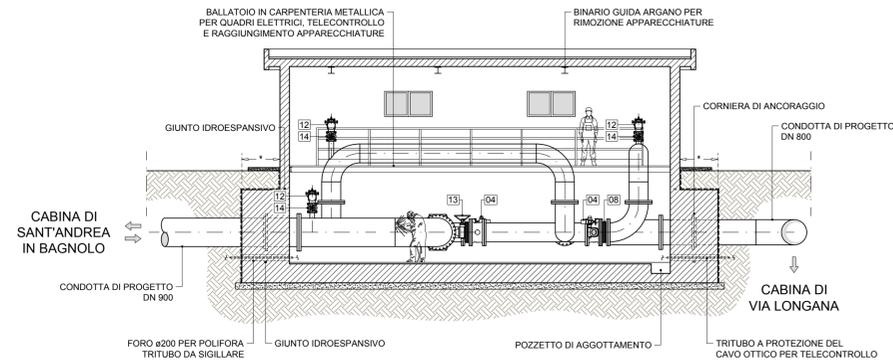

CABINA DI BASSO RUBICONE

PIANTA PIANO INTERRATO - Scala 1:100

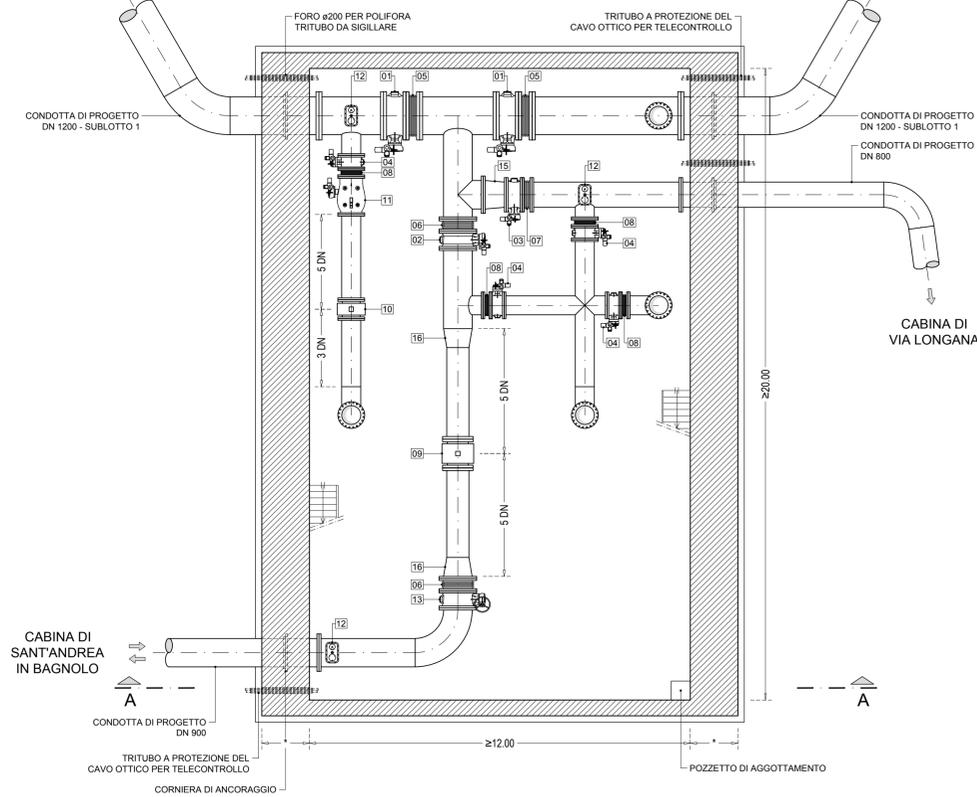


LEGENDA



N°	DESCRIZIONE
01	VALVOLA DI INTERCETTAZIONE A FARFALLA MOTORIZZATA DN 1200 PN 25
02	VALVOLA DI INTERCETTAZIONE A FARFALLA MOTORIZZATA DN 900 PN 25
03	VALVOLA DI INTERCETTAZIONE A FARFALLA MOTORIZZATA DN 800 PN 25
04	VALVOLA DI INTERCETTAZIONE A FARFALLA MOTORIZZATA DN 600 PN 25
05	GIUNTO DI SMONTAGGIO A SOFFIETTO DN 1200 PN 25
06	GIUNTO DI SMONTAGGIO A SOFFIETTO DN 900 PN 25
07	GIUNTO DI SMONTAGGIO A SOFFIETTO DN 800 PN 25
08	GIUNTO DI SMONTAGGIO A SOFFIETTO DN 600 PN 25
09	MISURATORE DI PORTATA ELETTROMAGNETICO DN 700 PN 25
10	MISURATORE DI PORTATA ELETTROMAGNETICO DN 600 PN 25
11	VALVOLA DI REGOLAZIONE A FUSO MOTORIZZATA DN 600 PN 25
12	SFIATO AUTOMATICO A TRE FUNZIONI DN 150 PN 25
13	SARACINESCA MANUALE A CORPO PIATTO CUNEI GOMMATO DN 900 PN 25
14	SARACINESCA MANUALE A CORPO PIATTO CUNEI GOMMATO DN 150 PN 25
15	RIDUZIONE CONCENTRICA DN 900/800 PN 25
16	RIDUZIONE CONCENTRICA DN 900/700 PN 25

L'AUMENTO DI SPESORE DELLE PARETI PERIMETRALI DOVRA' CONSENTIRE DI UTILIZZARE LE CABINE DI DERIVAZIONE COME TERMINALI DI COLLAUDO

COROGRAFIA - Comune di Cesena
CTR n°255042 - Scala 1:5000

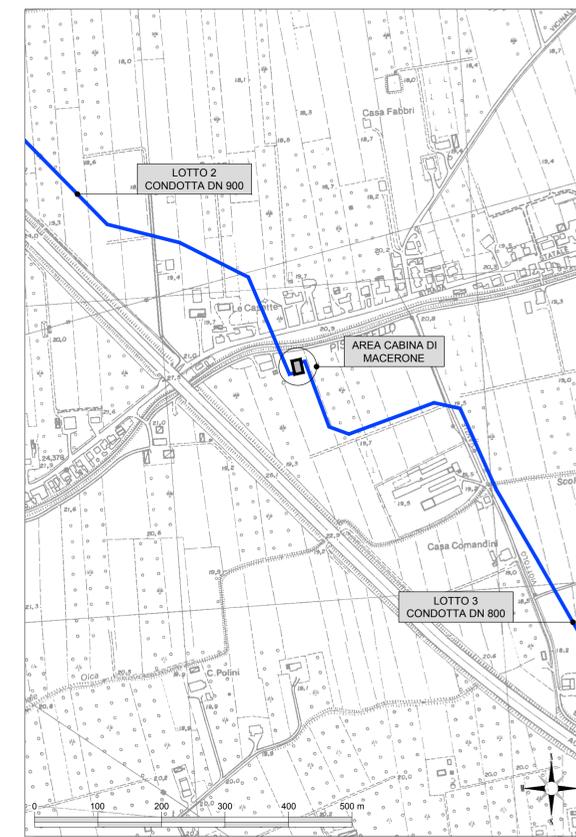

PLANIMETRIA CATASTALE - Comune di Cesena
Foglio n°118 - Particella n°1108 - Scala 1:2000

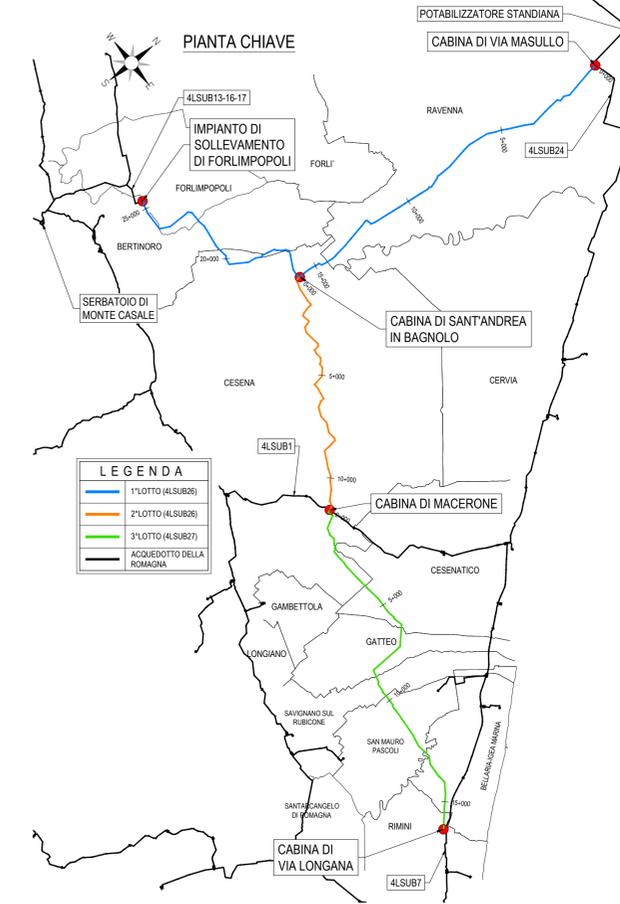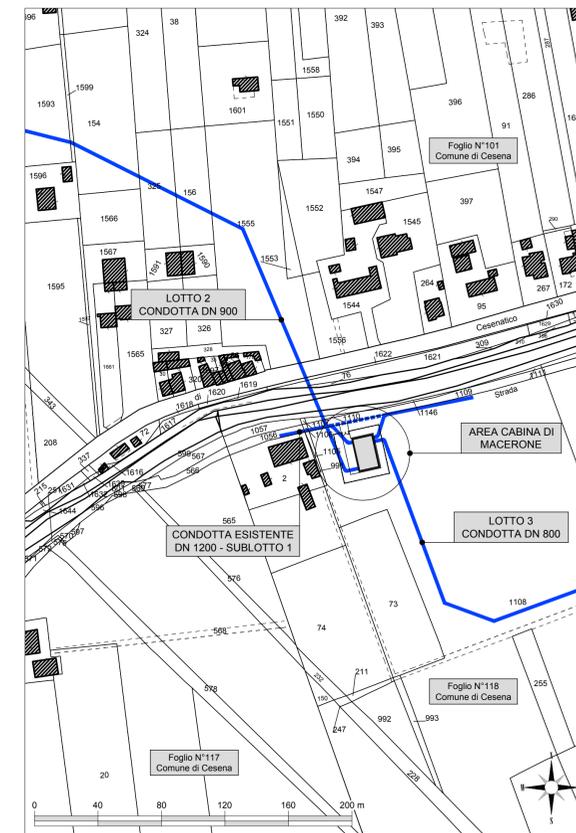

LEGENDA

1° LOTTO (4LSUB26)	2° LOTTO (4LSUB26)	3° LOTTO (4LSUB27)	ACQUEDOTTO DELLA ROMAGNA
--------------------	--------------------	--------------------	--------------------------

Romagna Acque
Società delle Fonti

ACQUEDOTTO DELLA ROMAGNA - 4LSUB26/27

TERZA DIRETTRICE DELLA RETE DI ADDUZIONE
DELL'ACQUEDOTTO DELLA ROMAGNA

(CODICI ATERSIR 2014RAAC0005 e 2017RAAC0003)

PROGETTO DI FATTIBILITA' TECNICA
ED ECONOMICA

ALPINA S.p.A.
Via Ripamonti, 2
20123 Milano, Italy
www.alpina-spa.it
+39.02.5830510

ELTEC S.r.l.
Società di ingegneria
Via C. Seganti 73/F. inc.
316 - 47121 Forlì (FC)
Tel. +39 (0543) 473992
Email:
info@eltec-service.it

IL PROGETTO È STATO REDATTO DALL'ING. PAOLO ERBA S.p.A. Settore: al civile e ambientale n° A/20227 MILANO	IL RESPONSABILE DEL PROCEDIMENTO È ING. PAOLO BALDONI ROMAGNA ACQUE - SOCIETÀ DELLE FONTI S.p.A.
---	--

CONDOTTA E MANUFATTI DI LINEA
INTERCONNESSIONE
CABINA DI MACERONE

3.39

Revisioni	Rev.	Descrizione	Data
	C		
	B		
	A	EMISSIONE	06/08/2021

Numero elaborato **P3 CONDETO 39A** Scala **Varie**