


AREA 1

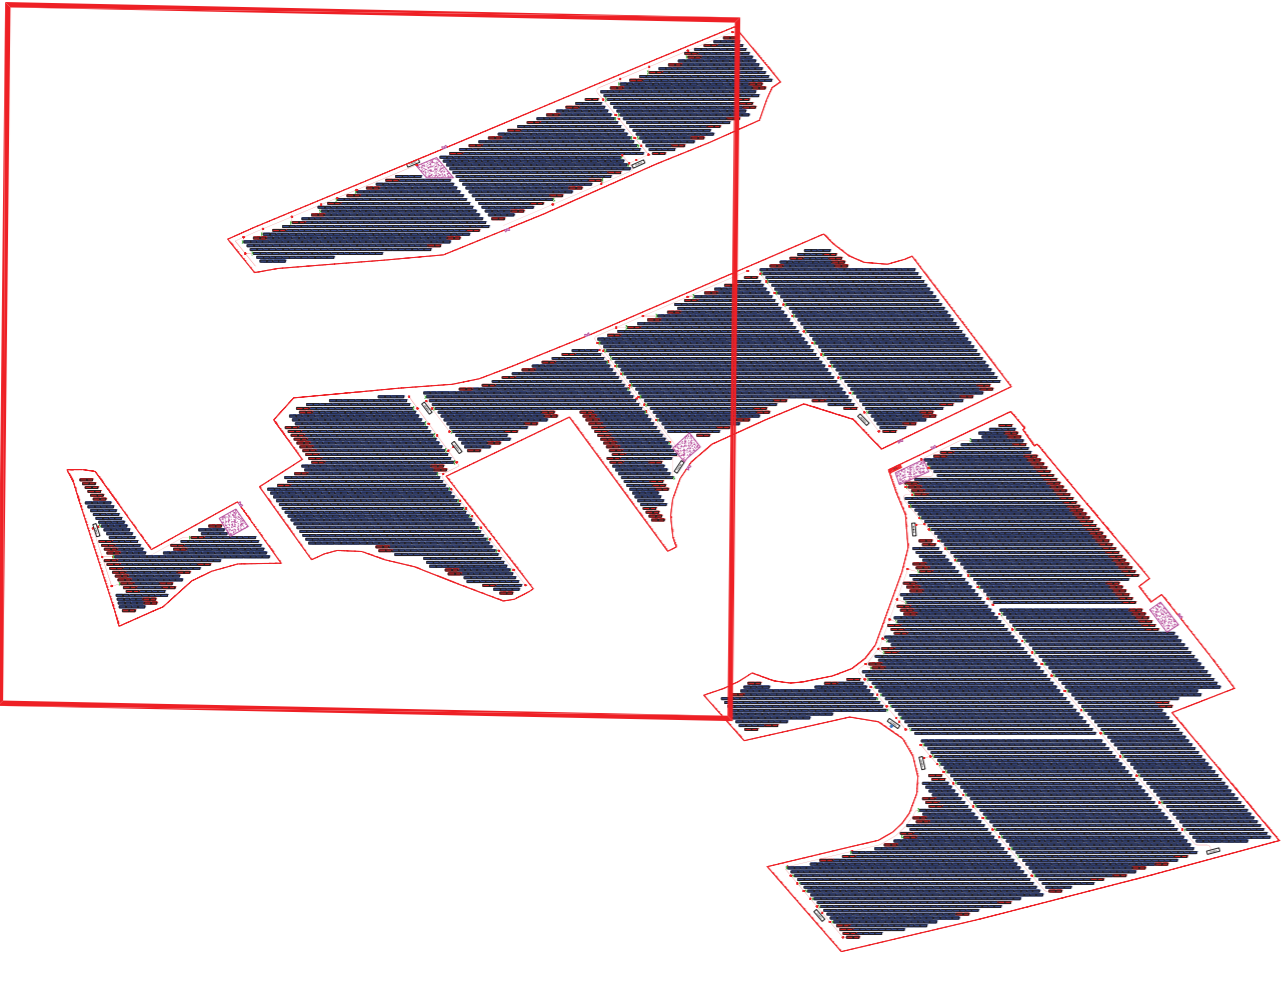

LEGENDA

- Linea di Media tensione
- Pozzetti MT
- Recinzione
- Tracker 26 moduli
- Tracker 26 moduli

Nota: i cavi MT saranno del tipo ARP1H5(AR)E  
 rif. Elaborato grafico "Schema Unifilare Parco fotovoltaico"

IMPIANTO AGROFOTVOLTAICO DI PRODUZIONE DI ENERGIA DA FONTE SOLARE  
 DI POTENZA INVERTITA PER UN TOTALE DI 33.346 MWp, DA REALIZZARSI IN AREA SIN BRINDISI  
 POTENZA INSALVATA PAR A 33.346 MWp, DA REALIZZARSI IN AREA SIN BRINDISI

REGIONE PUGLIA  
 PROVINCIA DI BRINDISI  
 Località Masseria Baraccone (Area SIN)

PROGETTO DEFINITIVO  
 IG AU LUAMB41

19a

Schema a blocchi rete BT Parco  
 fotovoltaico

Formato Stampato: A1  
 Scala: 1:11.000  
 Codice Identificativo Elaborato: LUAMB41\_ElaboratoGrafico\_19a

STC S.r.l.  
 Via S. Maria Maddalena, 41 - 76100 Brindisi  
 Tel. +39 0874 420000 - Fax +39 0874 420001  
 Email: info@stc.it - www.stc.it

STC S.r.l.  
 Sede Legale Via Leonardo Da Vinci 12  
 35030 Marostica - FC (0545)010010

Architetto: *Saverio Julpe*

INGEGNERE: *[Signature]*

DATA: 15/05/2024  
 AUTORE: MARIO ANTONIO  
 VERIFICATORE: *[Signature]*  
 APPROVATORE: *[Signature]*

REVISIONI:  
 N° DESCRIZIONE  
 DATA

