
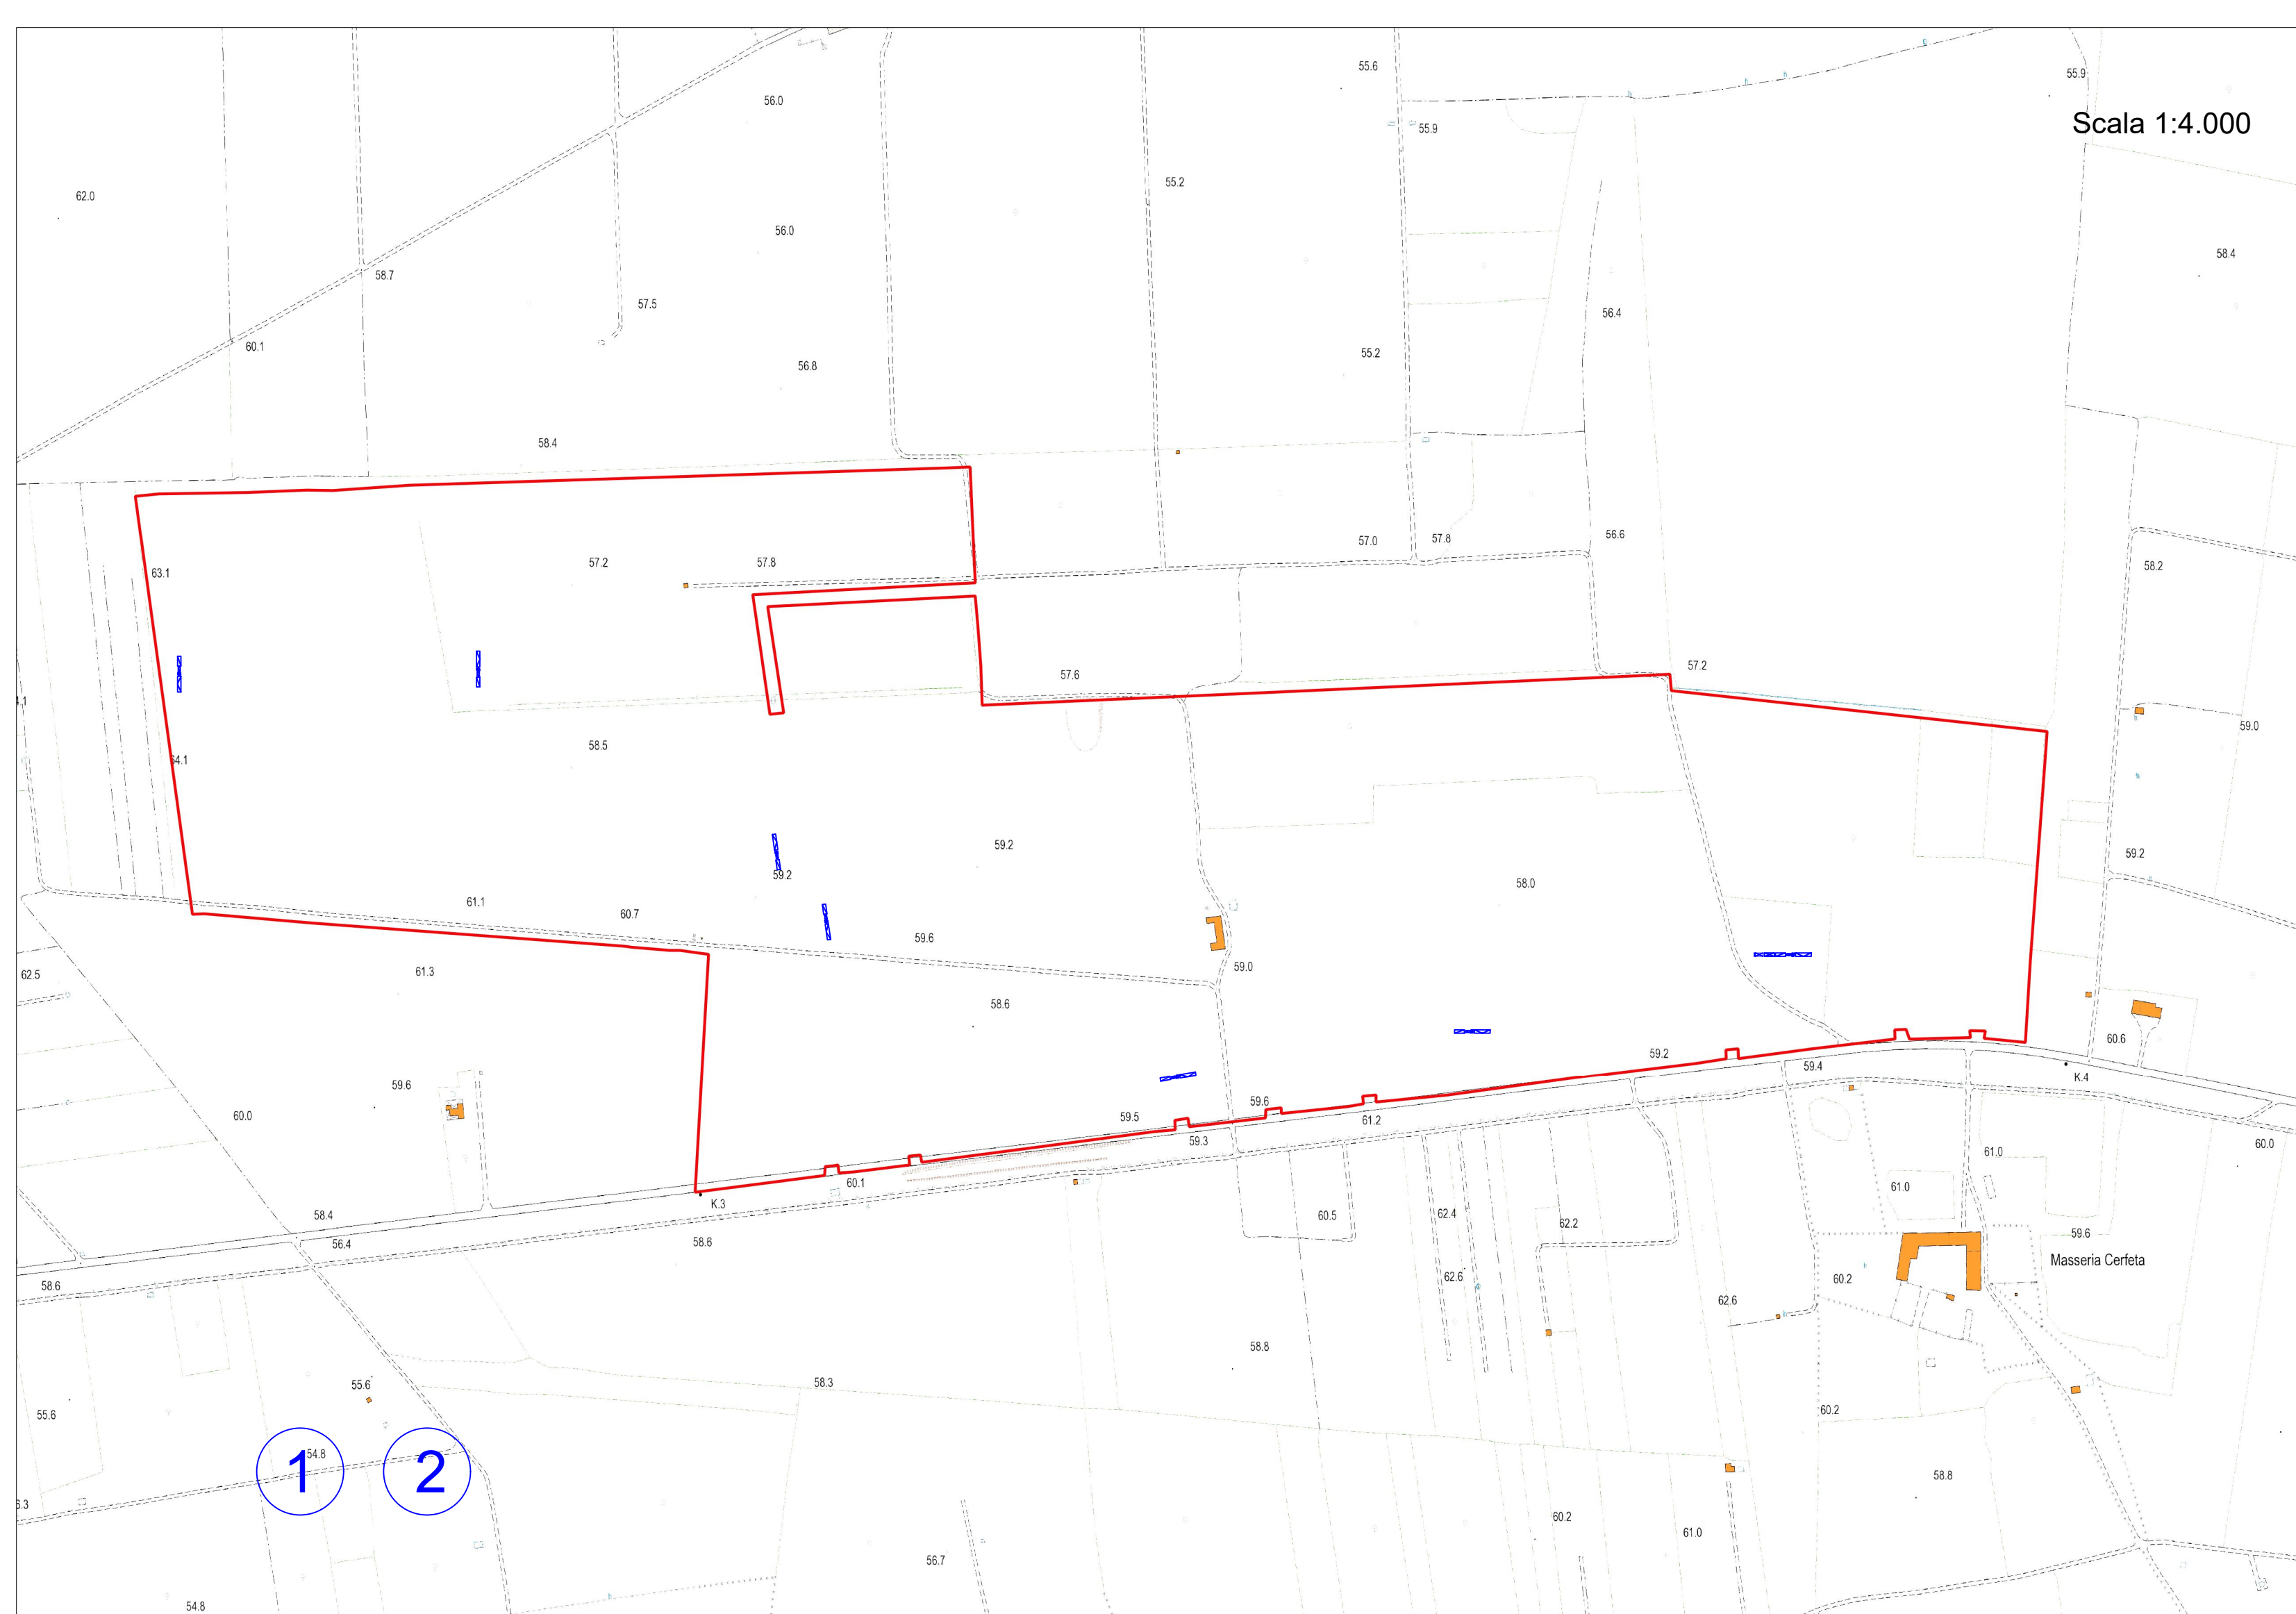


Opere di demolizione e/o rimozione

- 1 Rimozione cabinati prefabbricati
- 2 Demolizione zattere di appoggio cabinati prefabbricati
- 3 Rimozione recinzione e cancelli, differenziazione e avvio allo smaltimento
- 4 Rimozione strutture di sostegno dei pannelli fotovoltaici
- 5 Rimozione fondazioni vibroinfisse dei sostegni dei pannelli fotovoltaici
- 6 Rimozione fondazioni sostegni di illuminazione e videosorveglianza
- 7 Rimozione sostegni di illuminazione e videosorveglianza
- 8 Rimozione cavidotti e pozzetti impianto elettrico
- 9 Rimozione viabilità interna

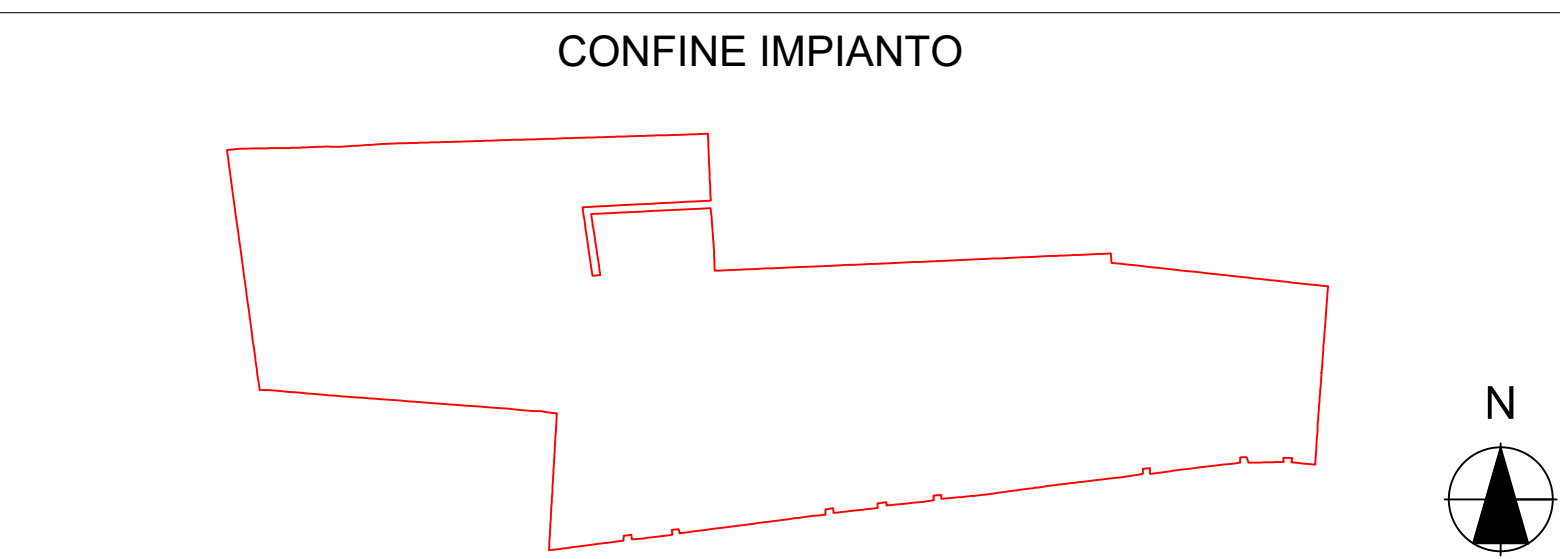

**COMUNI DI VEGLIE - SALICE SALENTINO - AVETRANA - ERCHIE**  
 PROVINCE DI LECCE - TARANTO - BRINDISI

**PROGETTO AGROVOLTAICO "AGROVOLTAICO ERVESA"**

IMMAGINARIO IL LAVORO  
 PROGETTO **ingveprogetti** s.r.l.s.  
 via Geofilo n. 7-72023, Massena (BR)  
 email: info@ingveprogetti.it  
 RESPONSABILE DEL PROGETTO  
 Ing. Giorgio Vece

**COSTRUZIONE ED ESERCIZIO DI UN IMPIANTO AGROVOLTAICO DENOMINATO "AGROVOLTAICO ERVESA" E DELLE OPERE ED INFRASTRUTTURE CONNESSE. IMPIANTO SITO NEI COMUNI DI ERCHIE (BR), VEGLIE (LE), SALICE SALENTINO (LE) E AVETRANA (TA), POTENZA NOMINALE PARI A 70.000,00 KWN DI CUI 20.000,00 KWN IN STORAGE E POTENZA DI PICCO (POTENZA MODULI) PARI A 80.147,70 KWP**

Oggetto: Elaborato grafico opere di dismissione dell'impianto - Lotto ERV\_1

PROGETTISTA: Ing. Giorgio Vece  
 NOME FILE: ZLELRX5\_Disciplinare\_04a  
 SCALA: 1:4000

PROGETTO DEFINITIVO PER PROVVEDIMENTO UNICO IN MATERIA AMBIENTALE (P.U.A.) E AUTORIZZAZIONE UNICA (D.lgs. n. 285 del 2003)

N°	DATA	DESCRIZIONE	REDATTO	VERIFICATO	APPROVATO
00	AGOSTO 2021	PRIMA EMISSIONE	ING. GIORGIO VECE	ING. GIORGIO VECE	
01					
02					
03					

Committente: GRV SOLAR SALENTO I S.R.L.  
 Corso Venezia n. 37  
 20121 Milano, Cod. Fisc. & P. IVA 11643060962

