

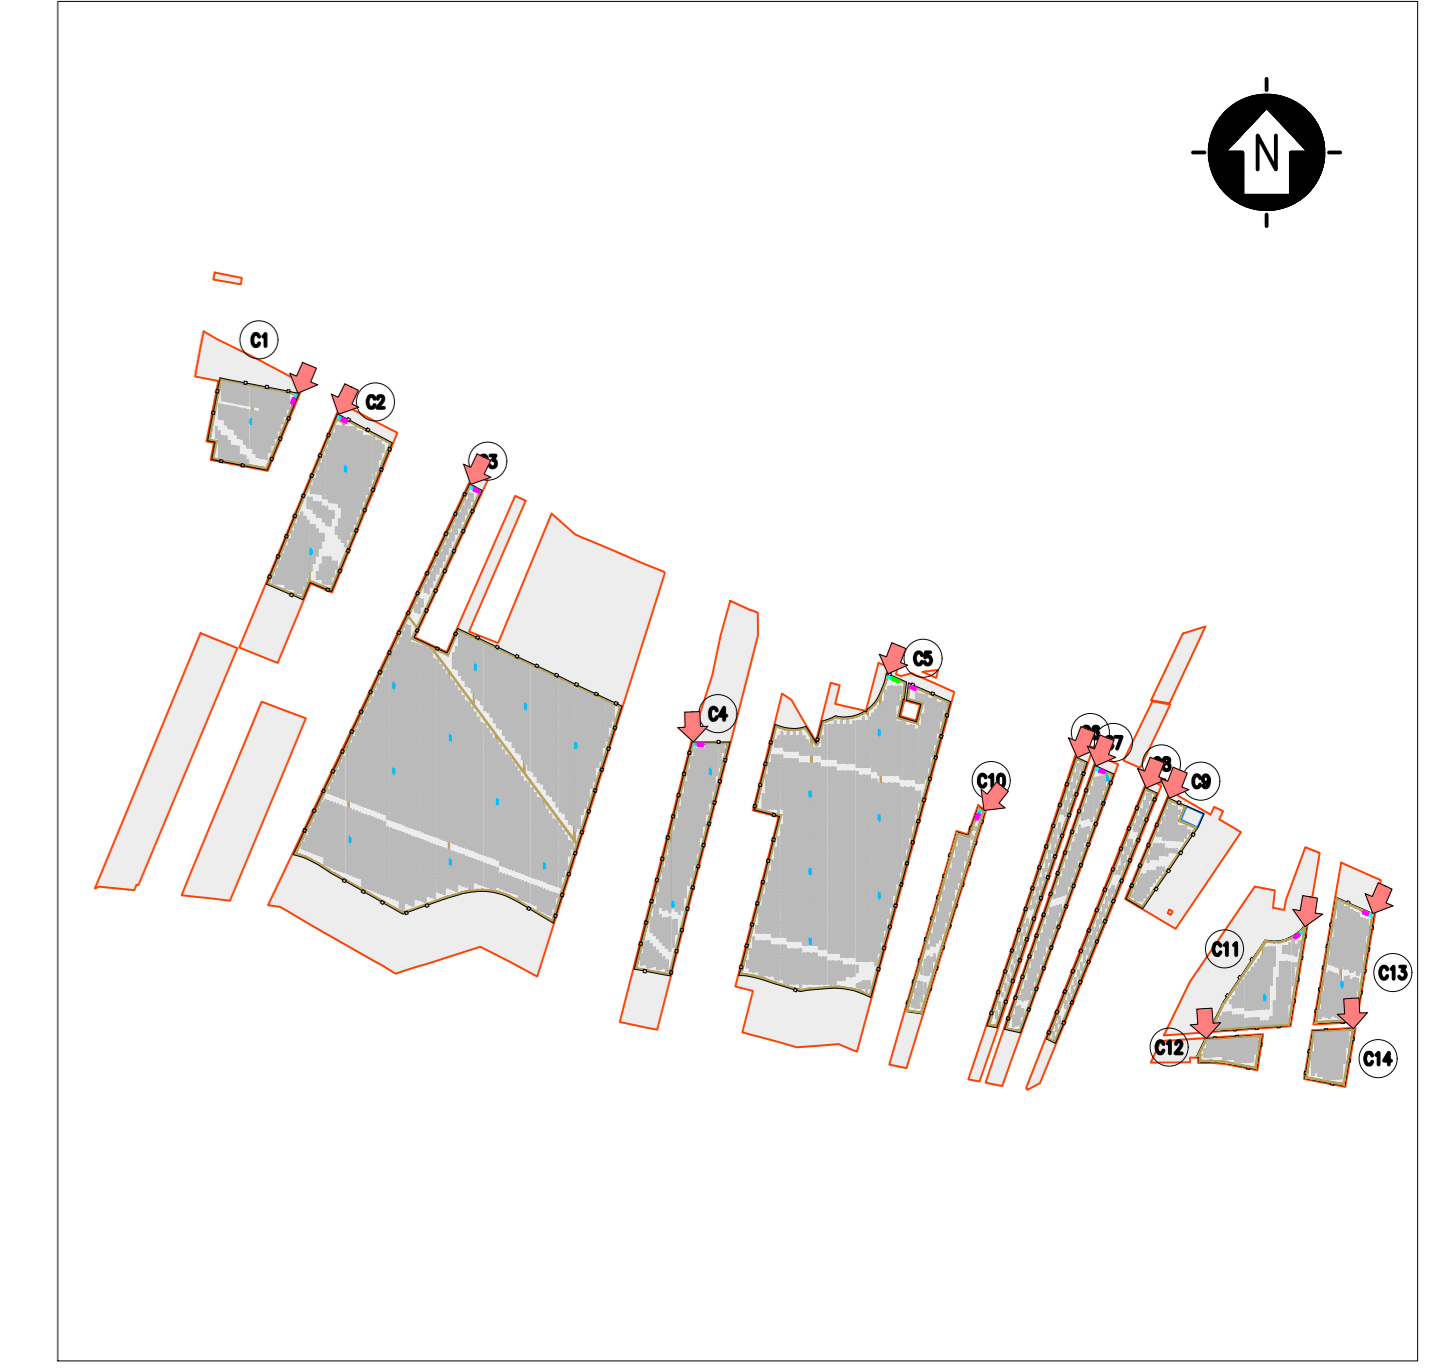
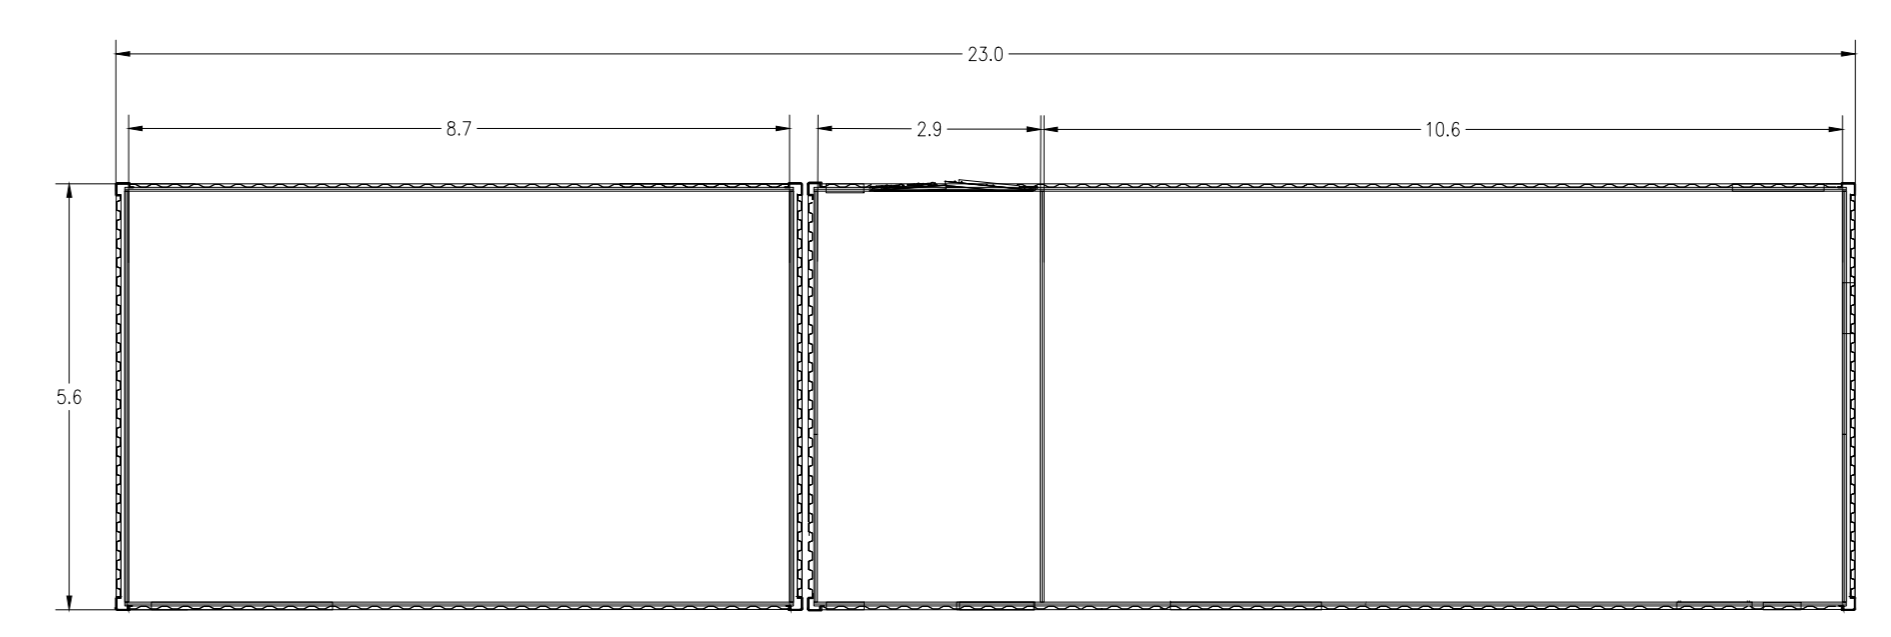
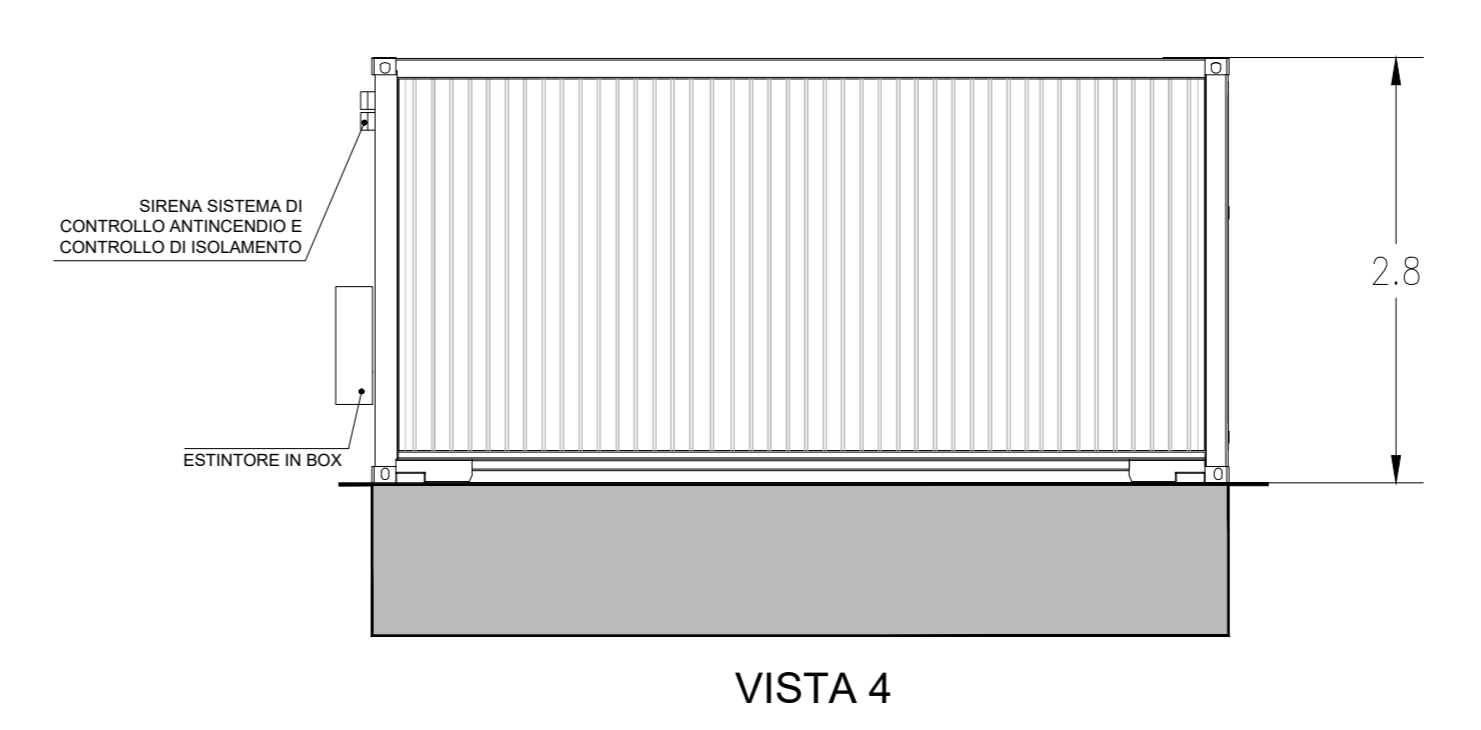
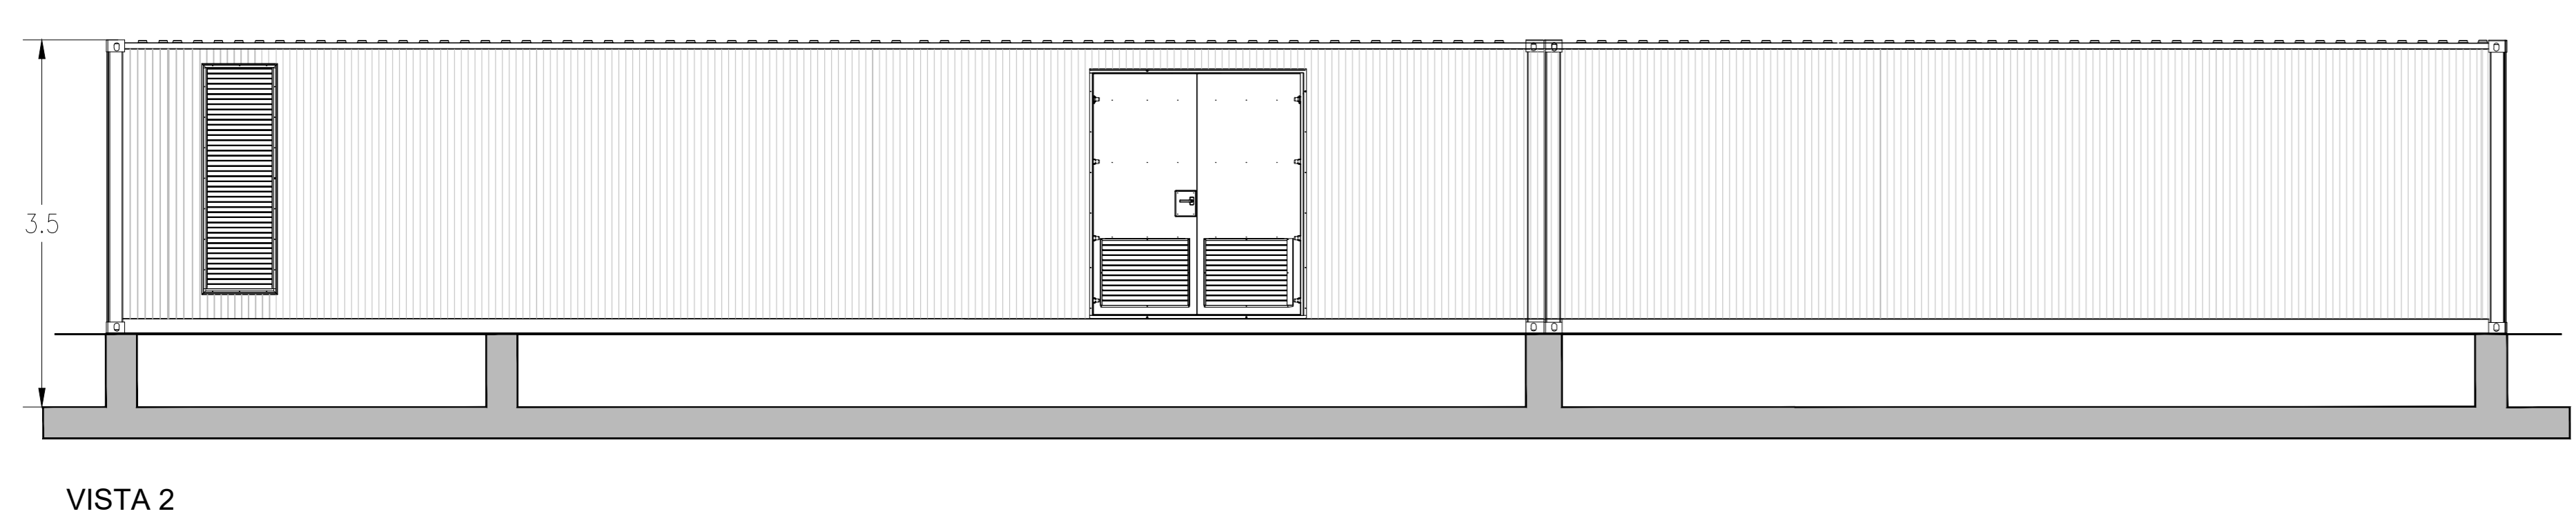


LEGENDA		LEGENDA	
SIMBOLO	DESCRIZIONE	NUMERO	DESCRIZIONE
[Symbol]	ILLUMINAZIONE 2x36 W	05	ARIA CONDIZIONATA
[Symbol]	LAMPADA DI EMERGENZA	06	AC UPS (RADDRIZZATORE + INVERTER) SEZIONE NORMALE + SEZIONE DI RICARICA
[Symbol]	INTERRUTTORE BIPOLARE	07	BATTERIE PER UPS
[Symbol]	ESTRATTORE	08	QUADRO ALIMENTAZIONE AUSILIARI MT (SOTTO UPS)
[Symbol]	PRESA SHUKO 10 A - PRESA 2P+T	09	QUADRO ALIMENTAZIONE AUSILIARI MT
[Symbol]	IEC309 1P+N+PE	10	SCADA SYSTEM DCS & PPG (POWER PLAN CONTROLLER) (*)
[Symbol]	IEC309 3P+N+PE	11	SCADA + VIDEOSORVEGLIANZA WORKSTATION (*)
[Symbol]	ESTINTORE	12	TRACKER MONITORING SYSTEM
[Symbol]	ESTINTORE IN BOX	13	BATTERY HYDROGEN DETECTORS
[Symbol]	REVELATORE FUMI OTTICO	14	PANNELLO DI CONTROLLO ANTINCENDIO
[Symbol]	TERMOSTATO	15	DC UPS (110 Vdc-24 Vdc)
[Symbol]	ALLARME MAGNETICO	16	RTU + UPDM (*)
[Symbol]	SENSORE DI PROSSIMITA' A SOFFITTO	17	CONTATORI FISCALI (*)
01	QUADRO PRINCIPALE MT 30 kV	18	RMP (*)
02	TRASFORMATORE AUSILIARI 30/0,4 kV - 250 kVA	19	APPARATI ISP E NETWORK
03	QUADRO GENERALE BASSA TENSIONE	20	VIDEOSORVEGLIANZA E ANTINTRUSIONE
04	FOSCOLETTURBOGRAFO (*)		

(\*) APPARATI RIDONDANTI RISPETTO A QUELLI PRESENTI NELLA CABINA GENERALE MT IN SOTTOSTAZIONE UTENTE

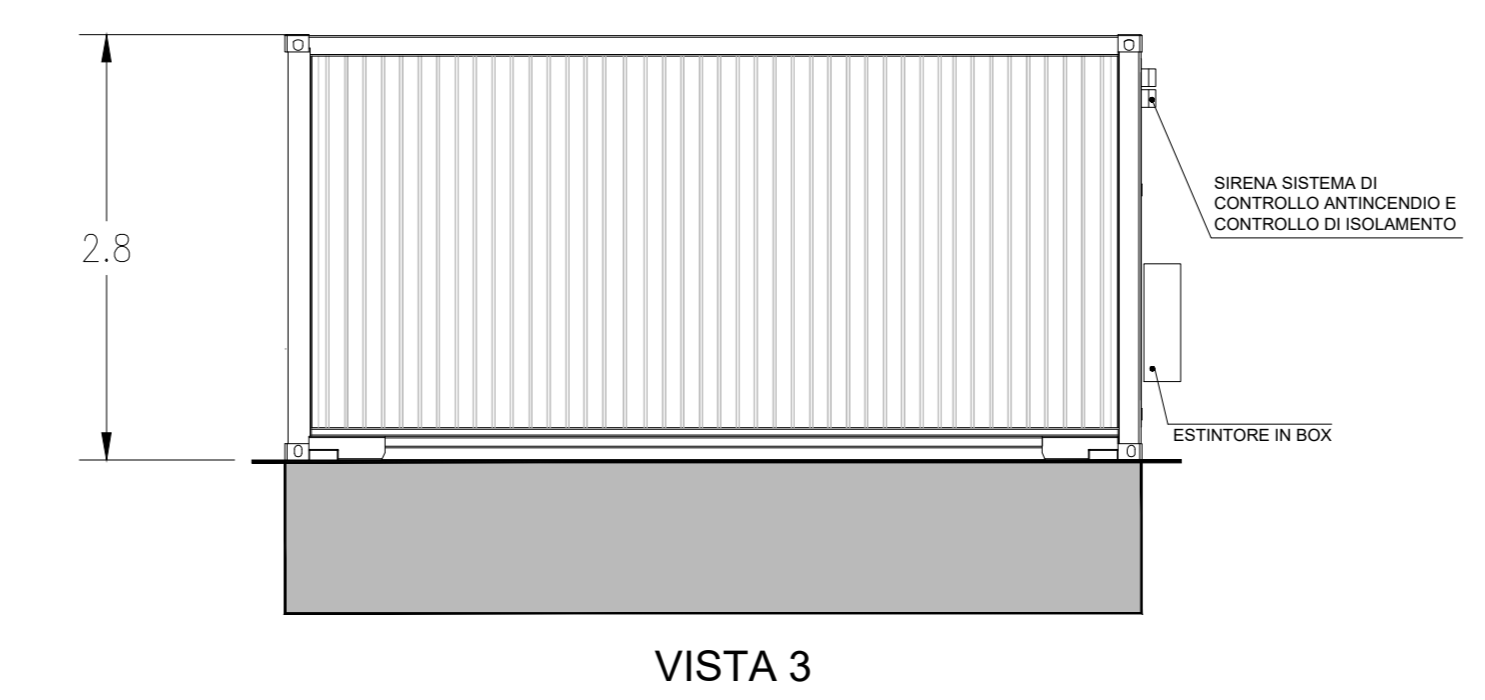

LEGENDA		CABINATI	
[Symbol]	SITO CATASTALE	[Symbol]	CABINA ELETTRICA GENERALE MT
[Symbol]	RECINZIONE IN PROGETTO	[Symbol]	CABINA ELETTRICA DI CAMPO MT/BT
[Symbol]	ACCESSO AREA IMPIANTO	[Symbol]	LOCALE GUARDIANA E CONTROLLO ACCESSI
[Symbol]	VIABITA INTERNA IN PROGETTO	[Symbol]	MAGAZZINO
[Symbol]	TRACKER		

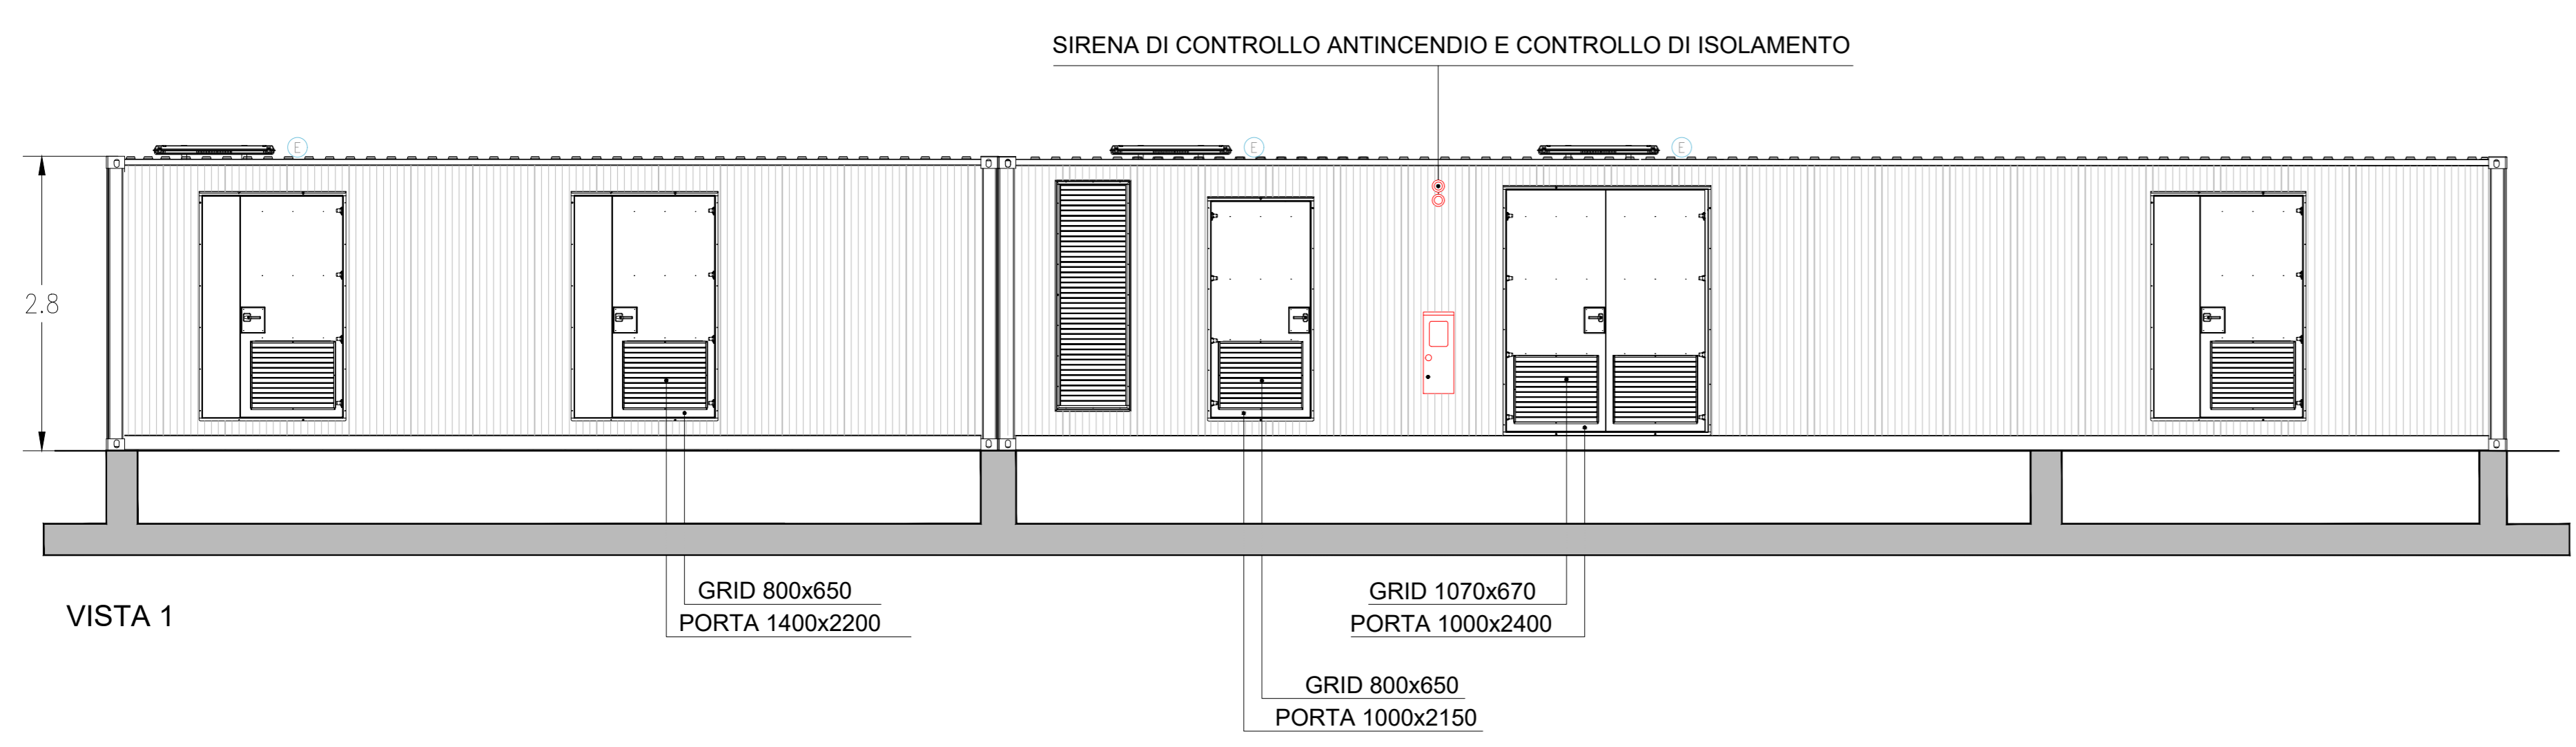

SCALE 1:50 - 1 cm = 0.5 m

0 0.5 1 2.5 m

0 1 2 5 cm

REV.	DESCRIZIONE	REV.	APP.	LE.	DATA
0					11/2021

**Montana**

Montana S.p.A.  
Via Cino del Duca, 5  
20122 Milano (MI)

TS ENERGY 2 Srl  
Via Cino del Duca, 5  
20122 Milano (MI)

Progetto: ING. LAURA CONTI  
Iscritta all'Ordine degli Ingegneri della Provincia di Pavia al n. 1126

Objeto: IMPIANTO INTEGRATO AGROVOLTACO COLLEGATO ALLA RTN - POTENZA NOMINALE 90 MW - COMUNE SAN GIOVANNI ROTONDO - PROGETTO DEFINITIVO

Scale: CABINE ELETTRICHE - CABINA GENERALE MT - AUSILIARI 15

N. Rev: 2748\_4499\_50\_PO\_T15\_REV0\_CABINE ELETTRICHE - CABINA GENERALE MT AUSILIARI Scale: 1:50

E' VIETATA LA RIPRODUZIONE DI QUESTO DOCUMENTO SENZA PREVENTIVA AUTORIZZAZIONE SCRITTA DELLA MONTANA SPA