



PLANIMETRIA CENTRO SICUREZZA AUTOSTRADALE - PIANO TERRA - scala 1:100

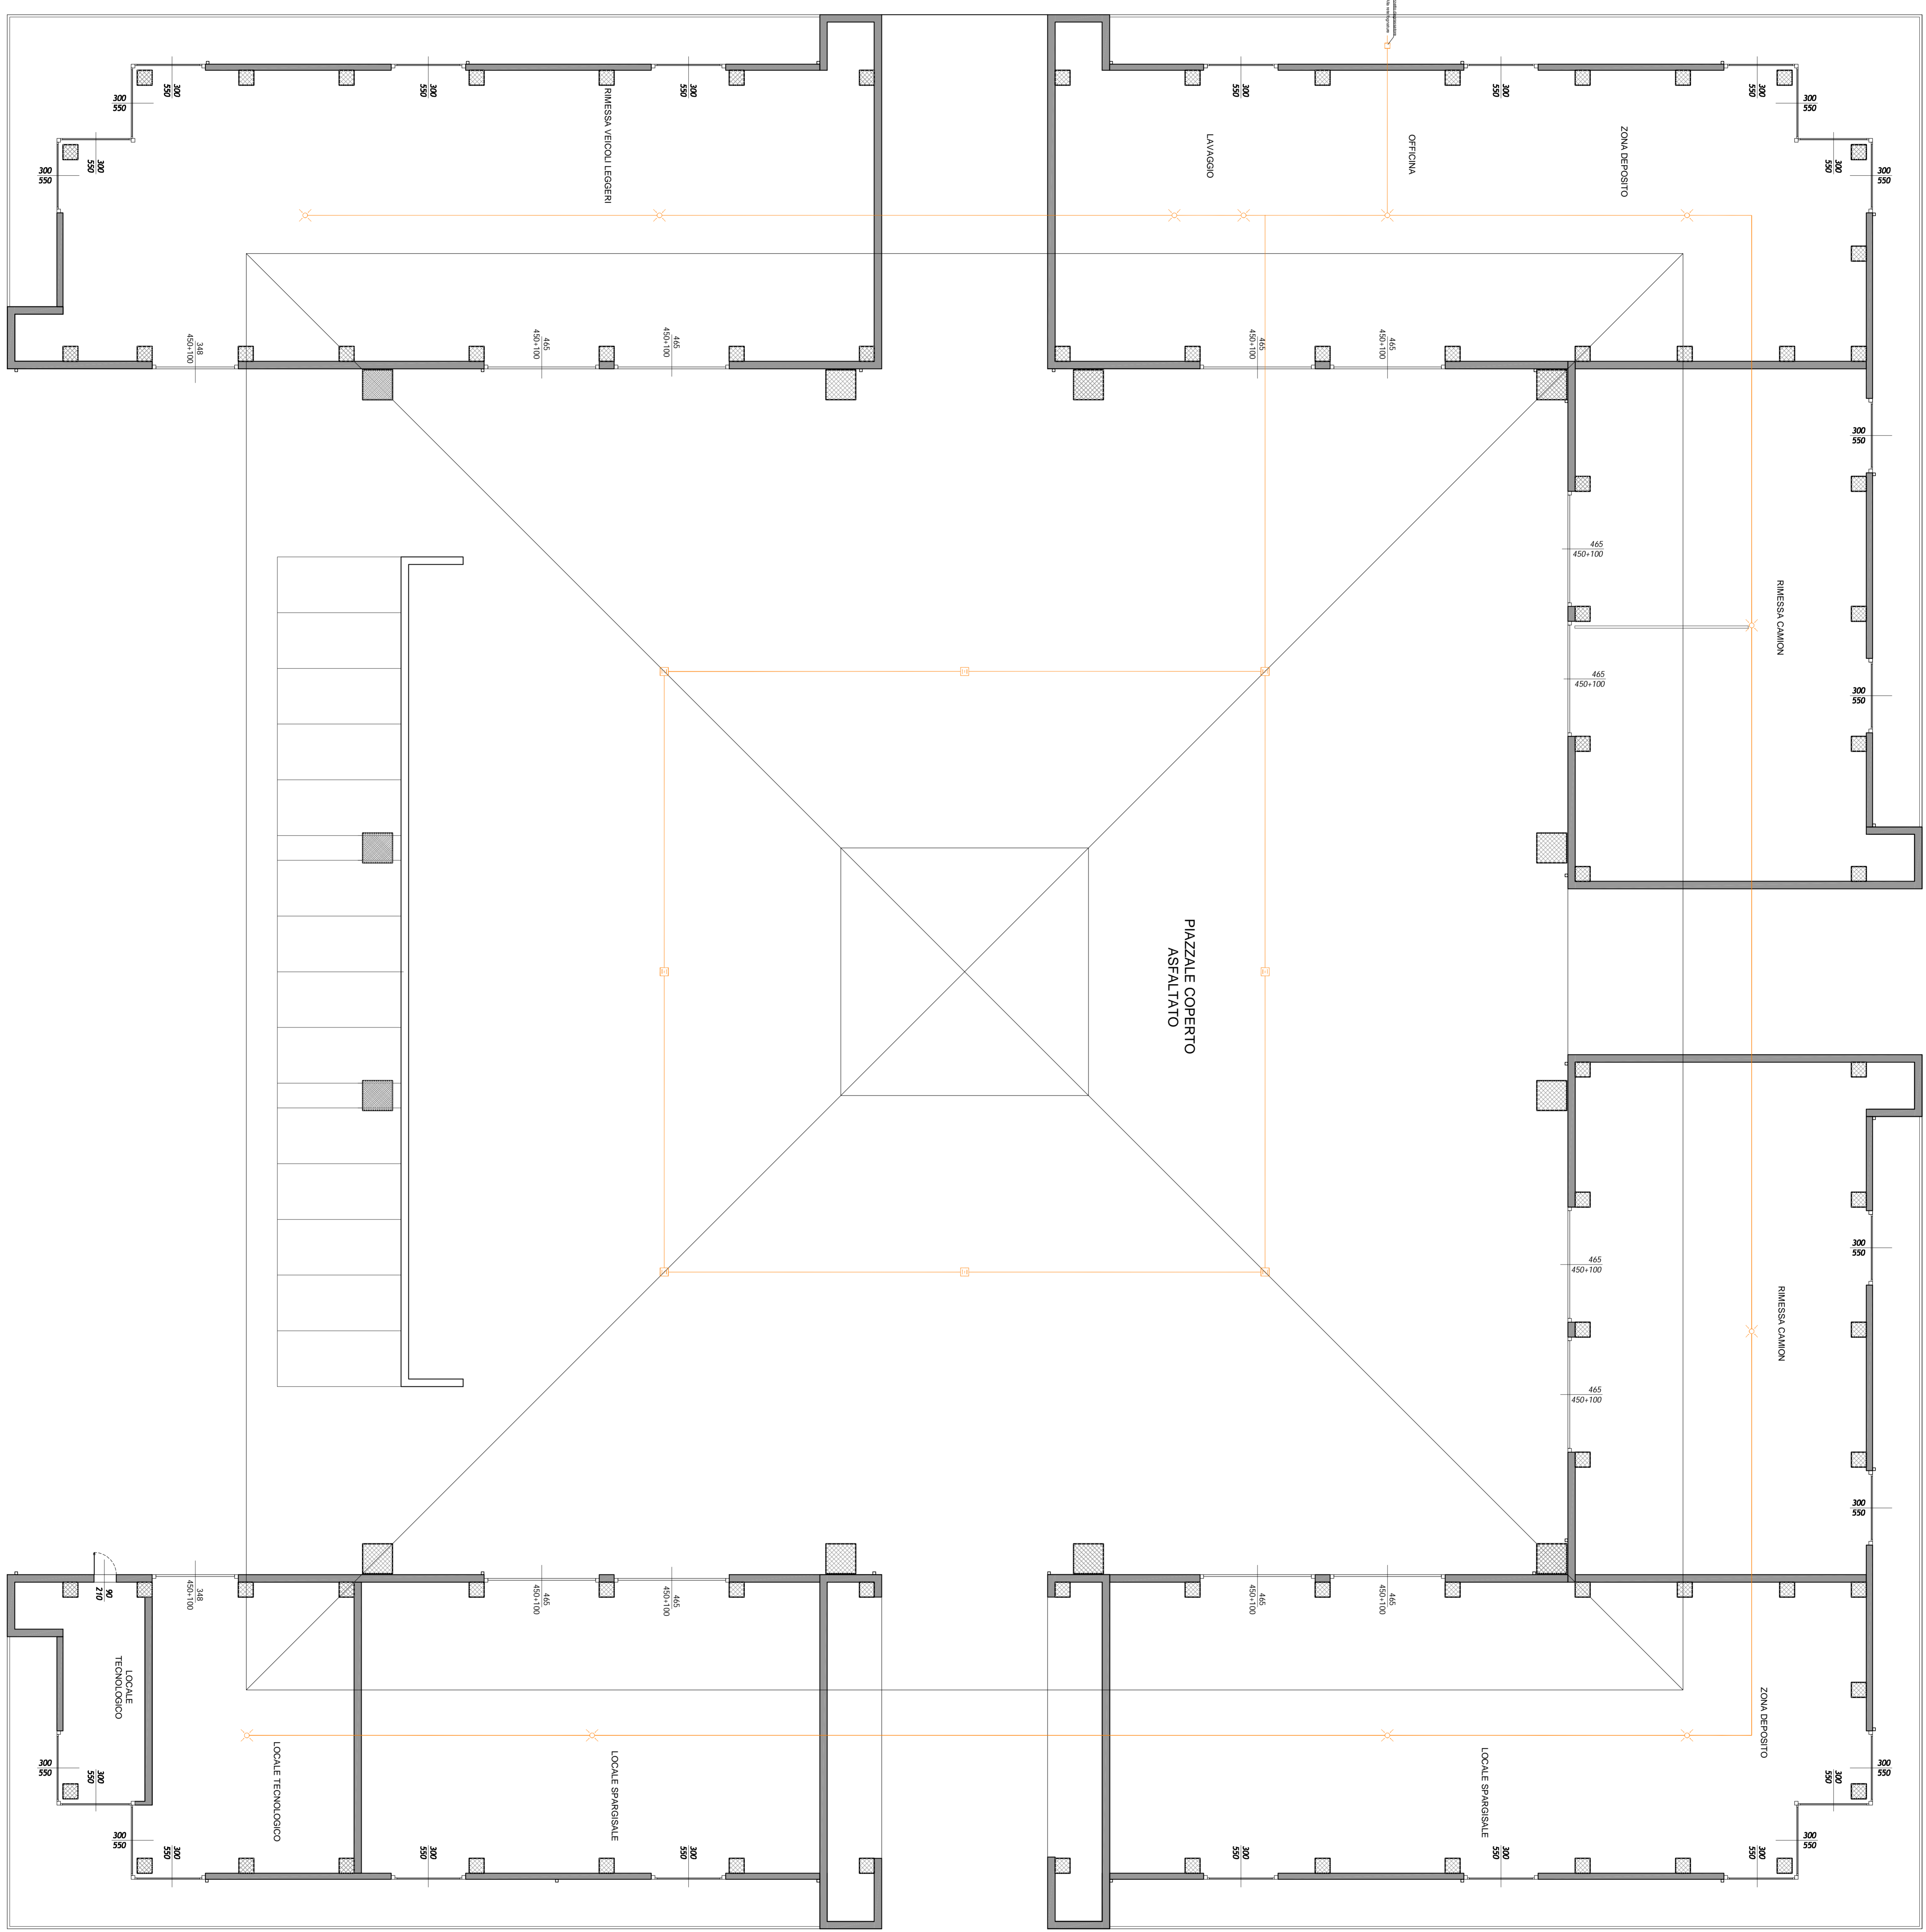

Scala di stampa 1:1

KEY PLAN

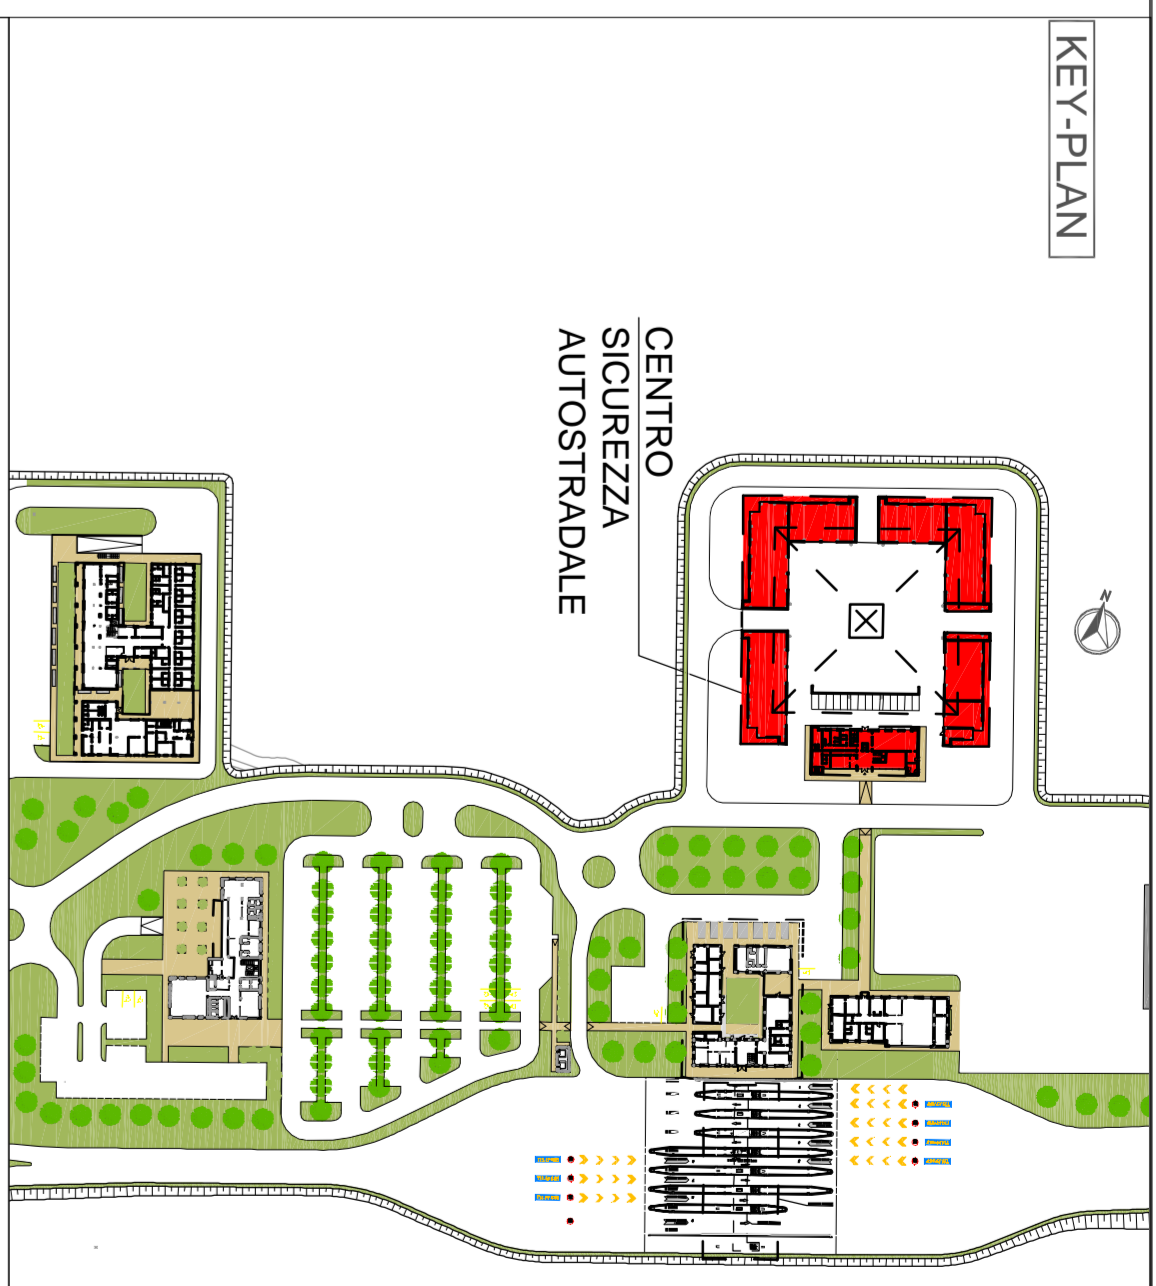

LEGENDA

	Linea di carico acqua calda sanitaria
	Linea di rifrattore
	Linea di carico scappatoie VMC
	Linea di carico acqua calda sanitaria
	Linea di scarico trattamento FERRI D60
	Linea di scarico ac. FERRI D115
	Linea di raccolta acqua
	Protezioni raccolta acqua
	Protezioni con caditoio
	Reti impianto antincendio e consumi fogli UNIEN 507
	Protezioni rilevanti
	Linea acqua antincendio in acciaio zincato

NOTE



 L. CONCESSIONE
AUTOSTRADA REGIONALE CISPADANA
 DAL CASELLO DI REGGIOLOLO SULLA AZZ
 DAL CASELLO DI FERRARA SUD SULLA A13
COLLAUT. FERRAROROLOGNA
PROGETTO DEFINITIVO

L. CONCESSIONARIO
ARC
 S.p.A.
 CISPADANA

ASSE AUTOSTRADALE
IMPIANTI TECNICI
 EDIFICI E BARRIERE DI ESADONE
 SAN FELICE SUL PANARO - FRAZ. EMILIA
 PLANIMETRIA IMPIANTO BIRICO SANT'AMARO CA. - PIAZZALE FABBRICATI ANNESSI

RESPONSABILE PROGETTO
 Ing. Roberto Di Stefano
 ARCSISTEMI S.p.A. - Via
 Aldo Moro, 10 - 41100 Modena - Italia

RESPONSABILE DIREZIONE
 PROGETTAZIONE SPECIALISTICA
 Arch. Roberto Di Stefano - ARCS
 Arch. Roberto Di Stefano - ARCS

L. CONCESSIONARIO

 ARCSISTEMI S.p.A.
 Via Aldo Moro, 10 - 41100
 Modena - Italia

PROGETTO	ARCSISTEMI	SCALA	1:100
REVISIONE	ARCSISTEMI		
ACCREDITAMENTO	ARCSISTEMI		
DATA	ARCSISTEMI		
DETERMINAZIONE EMISSIONE	ARCSISTEMI		
DATA	ARCSISTEMI		
PROGETTO	ARCSISTEMI		
DATA	ARCSISTEMI		
PROGETTO	ARCSISTEMI		
DATA	ARCSISTEMI		
PROGETTO	ARCSISTEMI		
DATA	ARCSISTEMI		

PER IL CALENDARIO DEL PROGETTO, VEDI IL CALENDARIO ALLEGATO
 IL CALENDARIO DEL PROGETTO E' STATO REDATTO IN DATA 12 MAGGIO 2012