




PLANIMETRIA IMPIANTO ANTINCENDIO CUNICOLO - PISTE - scala 1:100

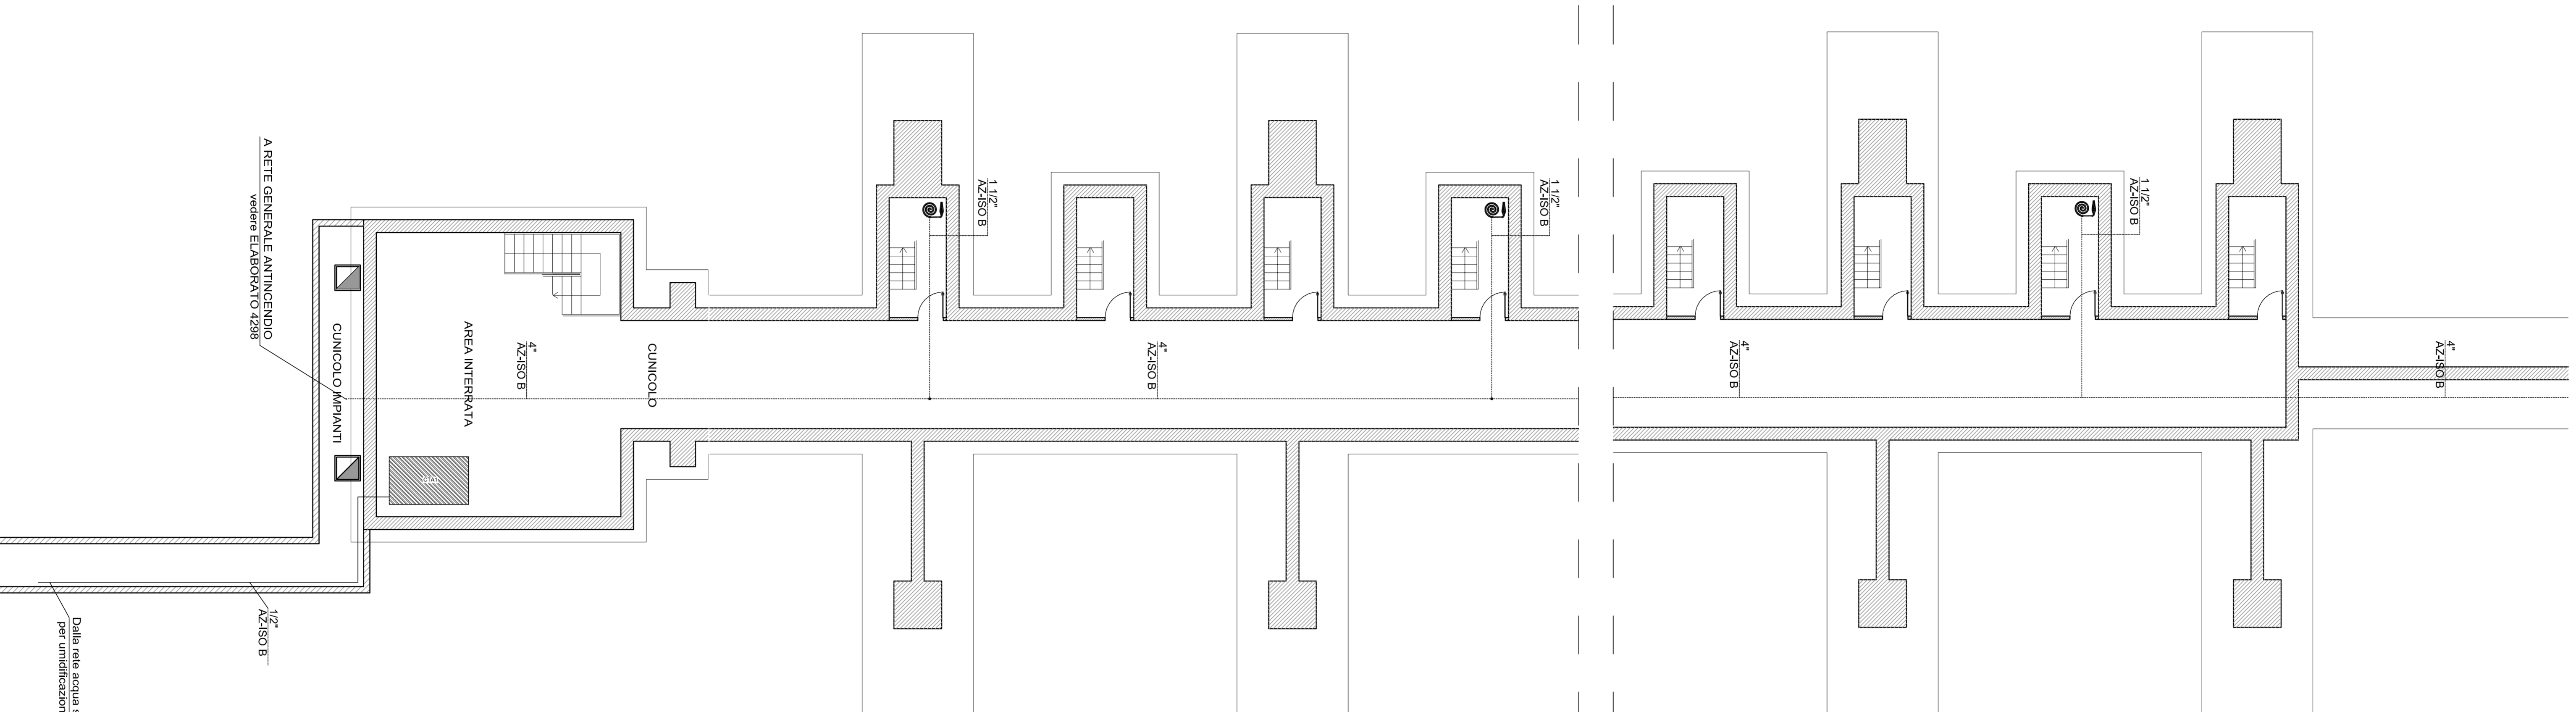

PLANIMETRIA CUNICOLO - PISTE - scala 1:100

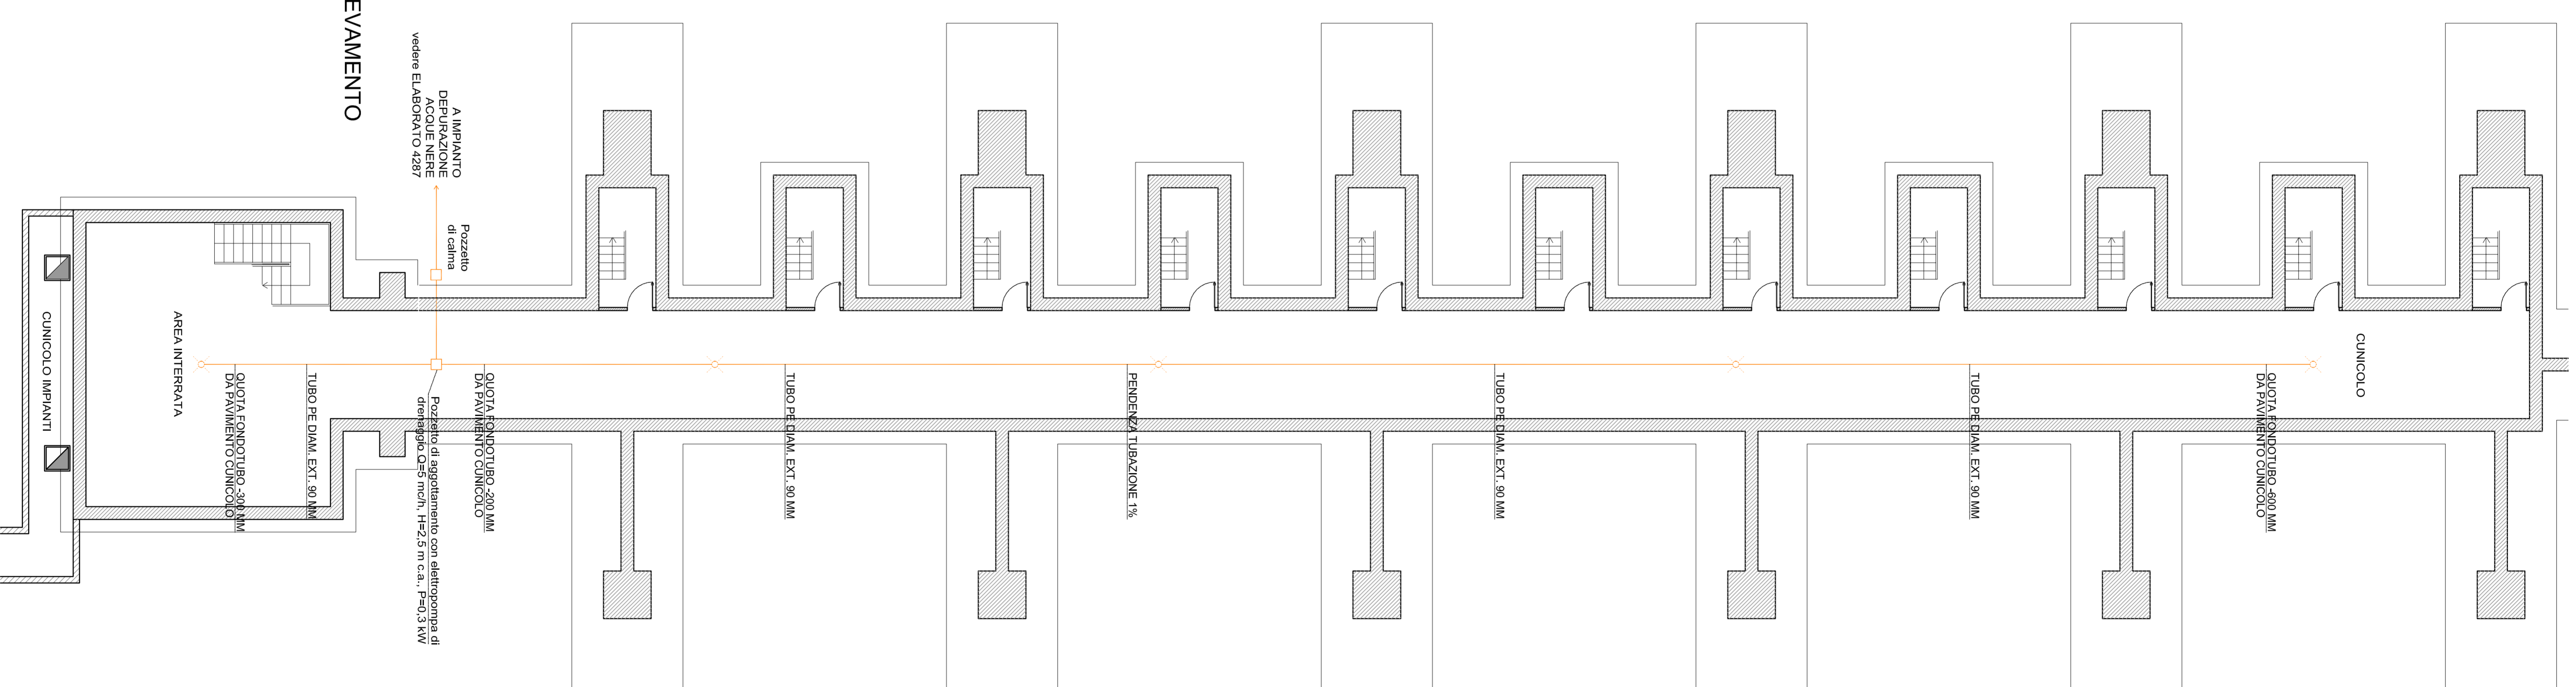


DETTAGLIO POZZETTO CON POMPA DI SOLLEVAMENTO

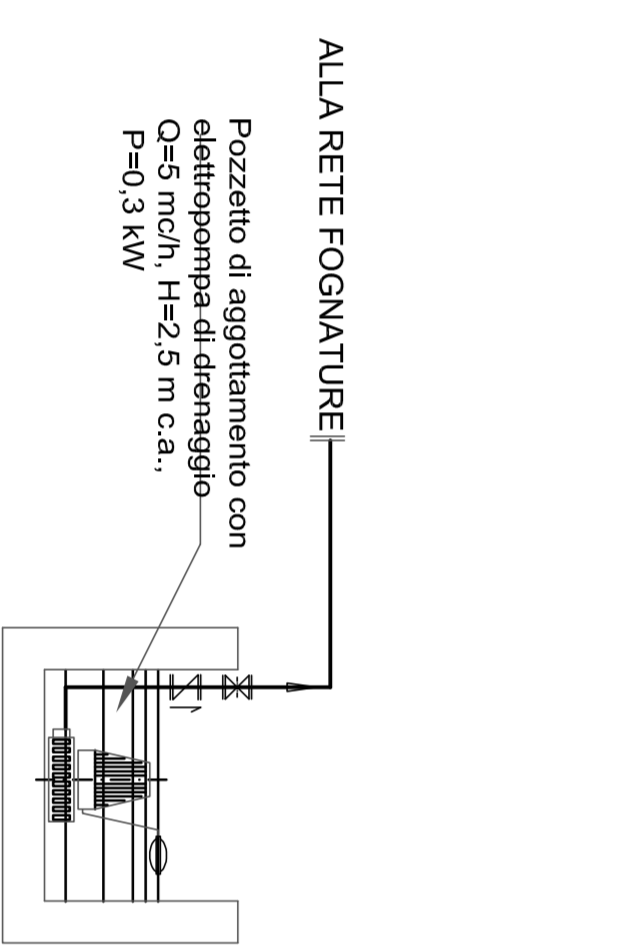

KEY PLAN

SVINCOLO
SAN FELICE

FABBRICATO
ESAZIONE

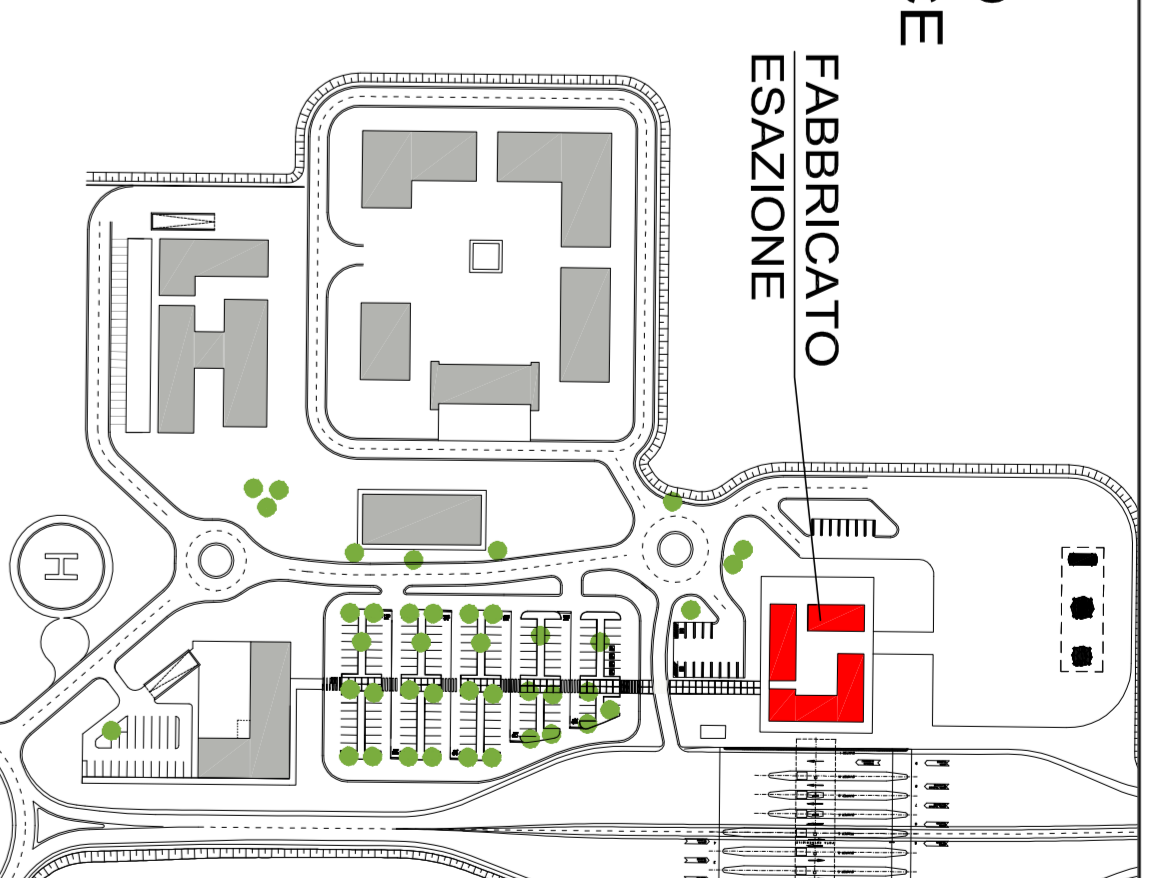

LEGENDA

	Linea di carico acqua calda
	Linea di carico acqua fredda
	Linea di scarico lavandocassa PEHD Ø90
	Linea di scarico wc PEHD Ø110
	Linea di raccolta acque
	Pozzetto raccolta acque
	Pozzetto con cassetta
	Relè impianto antincendio e cassetta tipo UNIK45 per protezione interna
	Linea acqua antincendio in acciaio zincato

NOTE

NOTE

REGIONE Emilia-Romagna

ARC
1110151421
CISPADANA

AUTOSTRADA REGIONALE CISPADANA
DAL CASELLO DI REGGIOLO-ROLO SULLA A22
AL CASELLO DI FERRARA SUD SULLA A13

PROGETTO DEFINITIVO

ASSE AUTOSTRADALE

IMPIANTI TECNICI

EDIFICI E BARRERE DI ESAZIONE

BARRERE DI FERRARA SUD

PLANIMETRIA IMPIANTO IDRICO SANITARIO E ANTINCENDIO CUNICOLO - PISTE

IL PROGETTISTA
Ing. Roberto De Luca
Albo Ingegneri Prov. BO n° 3905/A

IL CONCESSIONARIO
Autosole SpA
Autosole SpA
Autosole SpA

RESPONSABILE INTERVENZIONE
REVISIONI SPECIALISTICHE
Albo Ingegneri Prov. BO n° 3905/A

FRASSINETTORE FAZIO SALSIZO
15/01/2012
1:100

G																				
F																				
E																				
D																				
C																				
B																				
A																				

IDENTIFICAZIONE ELABORAZIONE
15/01/2012
1:100