



PIANTA
SCALA 1:50


1. Legenda simboli impianto elettrico
- SCATOLA DI GIUNZIONE
 - ⚡ INTERRUTTORE
 - ⚡ USCITA BIPOLARE 220V/16A
 - ⚡ IP55 PLAFONIERA CON TUBO FLUORESCENTE
 - ⚡ ARMADIO ELETTRICO (QCONS)

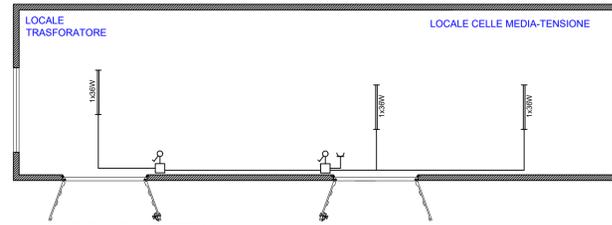


PIANTA IMPIANTO ELETTRICO
SCALA 1:50

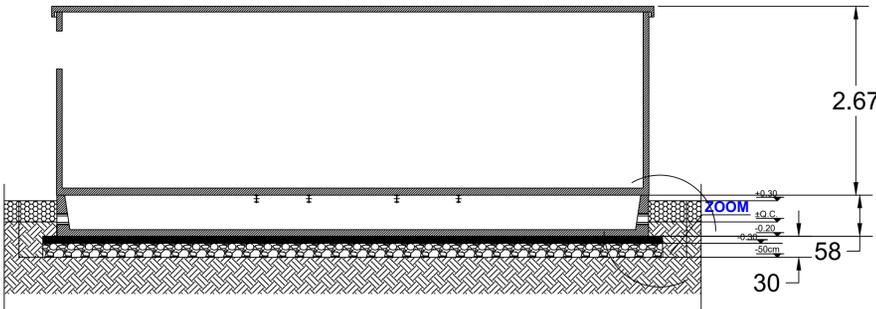



SEZIONE A-A
SCALA 1:50

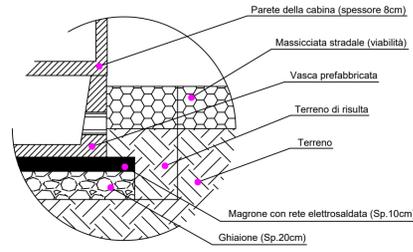

ZOOM
SCALA 1:25

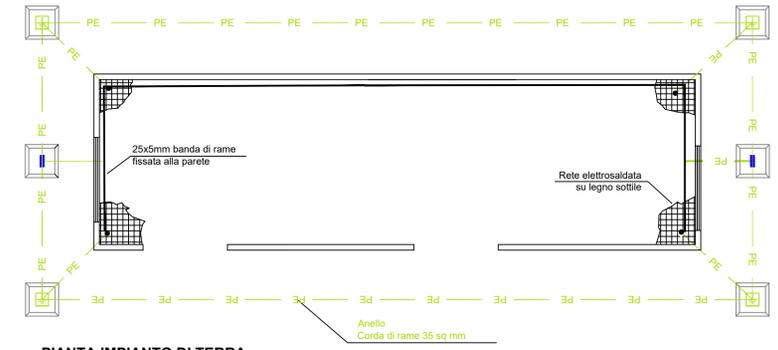

PIANTA IMPIANTO DI TERRA
SCALA 1:50

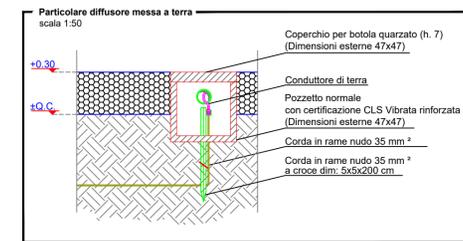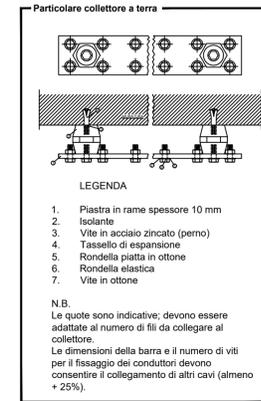


CONNESSIONI EQUIPOTENZIALI	
DESCRIPTION USERS	SEZIONI CAVI
PRESE F.M.	4 mm ²
PUNTI LUCE	1,5 mm ²
CARPENTERIA QUADRO Q_CONS	6 mm ²
CARPENTERIA QUADRO GMT	16 mm ²
COLLETTORE DI TERRA	240 mm ²

NOTA BENE
All'interno del pezzo con dispendio di terra verticale, collegare la piastra di terra orizzontale alla rete elettrosaldata utilizzando un morsetto a nocciolo.




PROSPETTO FRONTALE

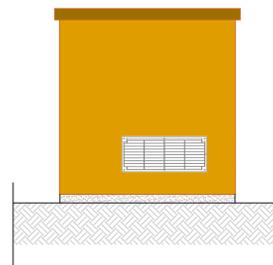

PROSPETTO LATERALE A SINISTRA



PROSPETTO POSTERIORE

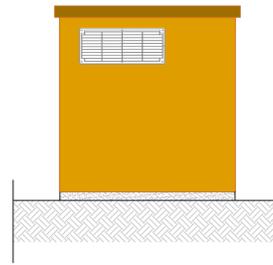

PROSPETTO LATERALE A DESTRA

AGROVOLTAICO "SERRA DELLA STELLA"

Progetto per la costruzione e l'esercizio di un impianto agrovoltaico per la produzione di energia elettrica da fonte fotovoltaica e delle relative opere ed infrastrutture connesse, della potenza elettrica di 45,8666 MW DC - 42,0 MW AC, con contestuale utilizzo del terreno ad attività agricole di qualità, apicoltura e attività sociali, da realizzare nel Comune di Gravina in Puglia (BA) in località "Menarello" e "Lamie del Procinò".

PROGETTO DEFINITIVO

<p>Proponente dell'impianto FV: SOLAR CENTURY FVGC 6 S.r.l. Via Caradossò, 9 - 20123 - Milano (MI) PEC: sc-fvgc@pec.it</p> <p>del gruppo</p>	<p>Gruppo di progettazione: Ing. Giovanni Montanarella - progettazione generale e progettazione elettrica Arch. Giuseppe Pulizzi - progettazione generale e coordinamento gruppo di lavoro Ing. Salvatore Di Croce - progettazione generale, studi e indagini idrologiche e idrauliche Dott. Arturo Urso - studi e progettazione agronomica Ing. Angela Cuorzo - studio d'impatto ambientale e analisi territoriale Geom. Donato Lensi - studio d'impatto ambientale e rilievi topografici Dott. Geologo Baldassarre Franco La Tessa - studi e indagini geologiche, geotecniche e sismiche Dott.ssa Archeologa Paola Guacci - studi e indagini archeologiche Ing. Silvio Gattieri - valutazione d'impatto acustico</p>
<p>Proponente del progetto agronomico e Coordinatore generale e progettazione: m2 energia M2 ENERGIA S.r.l. Via C. D'Ambrosio n. 6, 71016, San Severo (FG) m2energia@gmail.com - m2energia@pec.it +39 0882.600963 - 340.8533113</p>	<p>Elaborato redatto da: Ing. Giovanni Montanarella Ordine degli ingegneri di Potenza N.1962</p>

Spazio riservato agli uffici:

PD	Titolo elaborato: Pianta e prospetti Schelder tipo Cabina Trasformatore	Codice elaborato: PD06_05
N. progetto: BA0Gr01	N. commessa: -	Codice pratica: -
Redatto il: 23/11/2021	Revis. 01 del: -	Revis. 02 del: -
Protocollo: -	Revis. 03 del: -	Verificato il: -
Scala: 1:50	Formato di stampa: A1	Nome_file o Identificatore: Ba0Gr01_PD06_05