


PLANIMETRIA STAZIONE RACCOLTA AT E PLANIMETRIA SSE UTENTE

SCALA 1:200

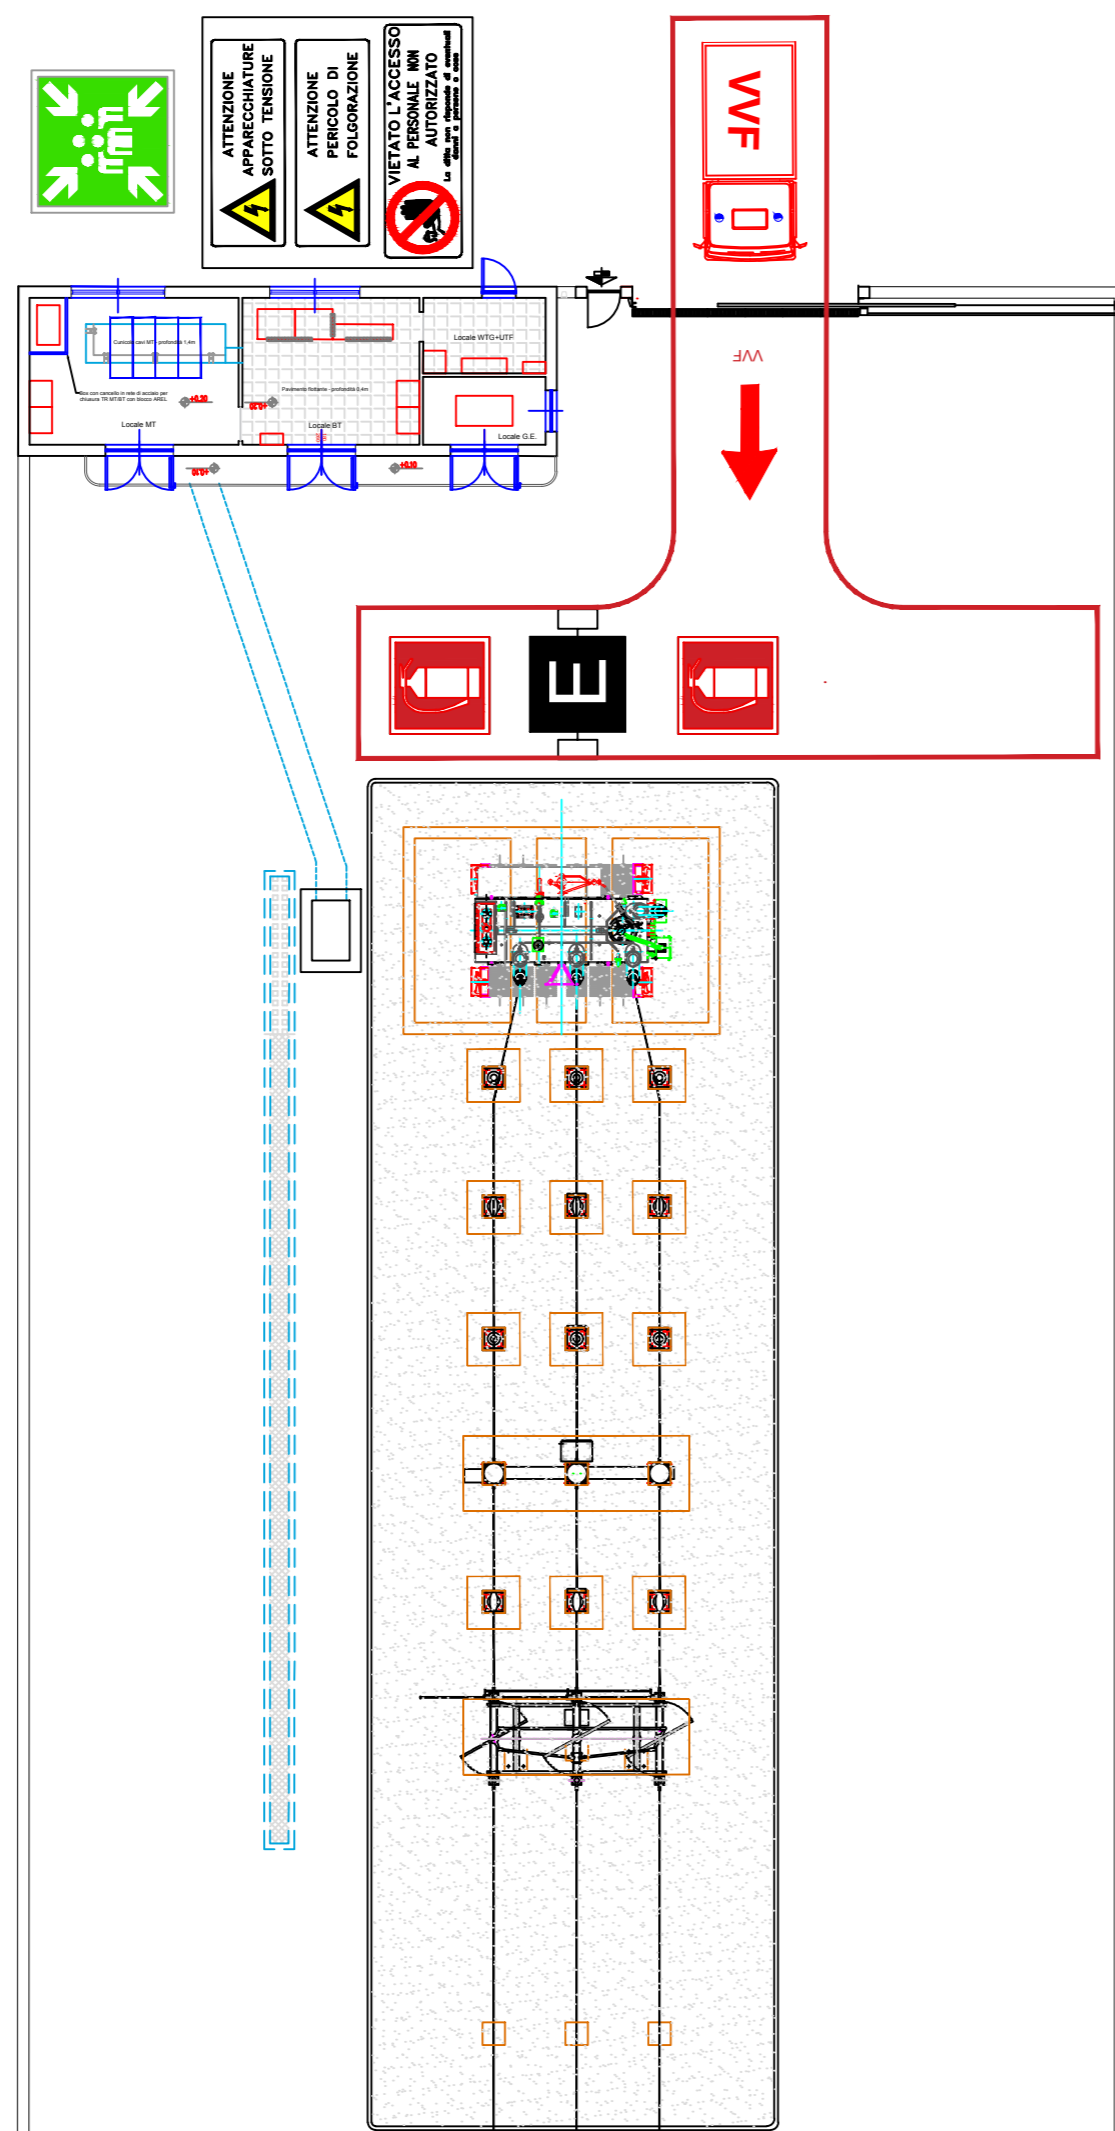

SE Raccolta

LEGENDA

	ESTINTORE PORTATILE A POLVERE
	ESTINTORE CARRELLATO A POLVERE
	PUNTO DI RACCOLTA
	APPARECCHIATURE SOTTO TENSIONE
	ATTENZIONE PERICOLO FOLGORAZIONE
	PERCORSO AUTOPOMPA VIGILI DEL FUOCO (segnaletica orizzontale) VIETATO L'ACCESSO AL PERSONALE NON AUTORIZZATO
	PERCORSO AUTOPOMPA VIGILI DEL FUOCO (segnaletica orizzontale)
	AREA RISCHIO INCENDIO



PROPONENTE

ASP BOVE S.r.l.
Via Padre Pio n.8
70020 Cassano delle Murge (BA)



PROGETTO

(CO₂)₂ - PROGETTO DI MANDORLETO SPERIMENTALE A MECCANIZZAZIONE INTEGRALE E A GESTIONE DI PRECISIONE CONSOCIATO CON IMPIANTO FOTOVOLTAICO

LOCALIZZAZIONE

SANTERAMO IN COLLE (BA)
Strada Provinciale n.176

DATI CATASTALI

Foglio 107
Particelle 11, 83, 50, 51, 52, 101, 102, 103, 241, 242, 84, 118, 1, 245, 284, 60, 45, 61, 62, 63, 30, 6, 7, 360

Opere di connessione

Foglio 103
Particelle 544, 545, 546, 547 (EX P.LLE 308 e 310), 328, 473, 474, 80.
Foglio 19 (Comune di Matera)
Particella 13.

ITER AUTORIZZATIVO

Provvedimento Autorizzatorio Unico Regionale

PAUR

ELABORATO

PLANIMETRIA SISTEMA ANTINCENDIO SSE UTENTE

CODICE A.U.R.

FCMWLY7

ID

201900250_PAUR_18.2-01

DATA

GIUGNO 2020

PROGETTISTA

Ing. Antonio Terlizzi
MATE System srl
Via Papa Pio XII, 8 - 70020 Cassano delle Murge - Bari Italy

FIRME



ASP BOVE S.R.L.
Sede Legale: Via Padre Pio, 8
70020 Cassano delle Murge (Ba)
Partita IVA/C.F.: 08384850726
Numero REA: 823343



REVISIONE	N.	DATA	DESCRIZIONE	REDATTO	VERIFICATO	APPROVATO
	00	12/02/2020	1° Emissione	A.TERLIZZI	D.GALIANI	A.TERLIZZI
	01	20/05/2020	1° Revisione	A.TERLIZZI	D.GALIANI	A.TERLIZZI
	02	30/06/2020	Integr. VV.F.	A.TERLIZZI	D.GALIANI	A.TERLIZZI