


**ORDINE DEGLI INGEGNERI
DELLA PROVINCIA DI PIACENZA CARRARA**
Dott. Ing. Silvio Lavoratori
SEZIONE n. 805
Ingegneri civili, ambientali ed edili
Ingegneri dell'informazione




BP ENGINEERING SRL
Sede legale - Via Grazzetta 14 - 26033 Carona (MI)
Tel. +39 0365 042322 Fax. +39 0365 042316
www.bpenergia.net

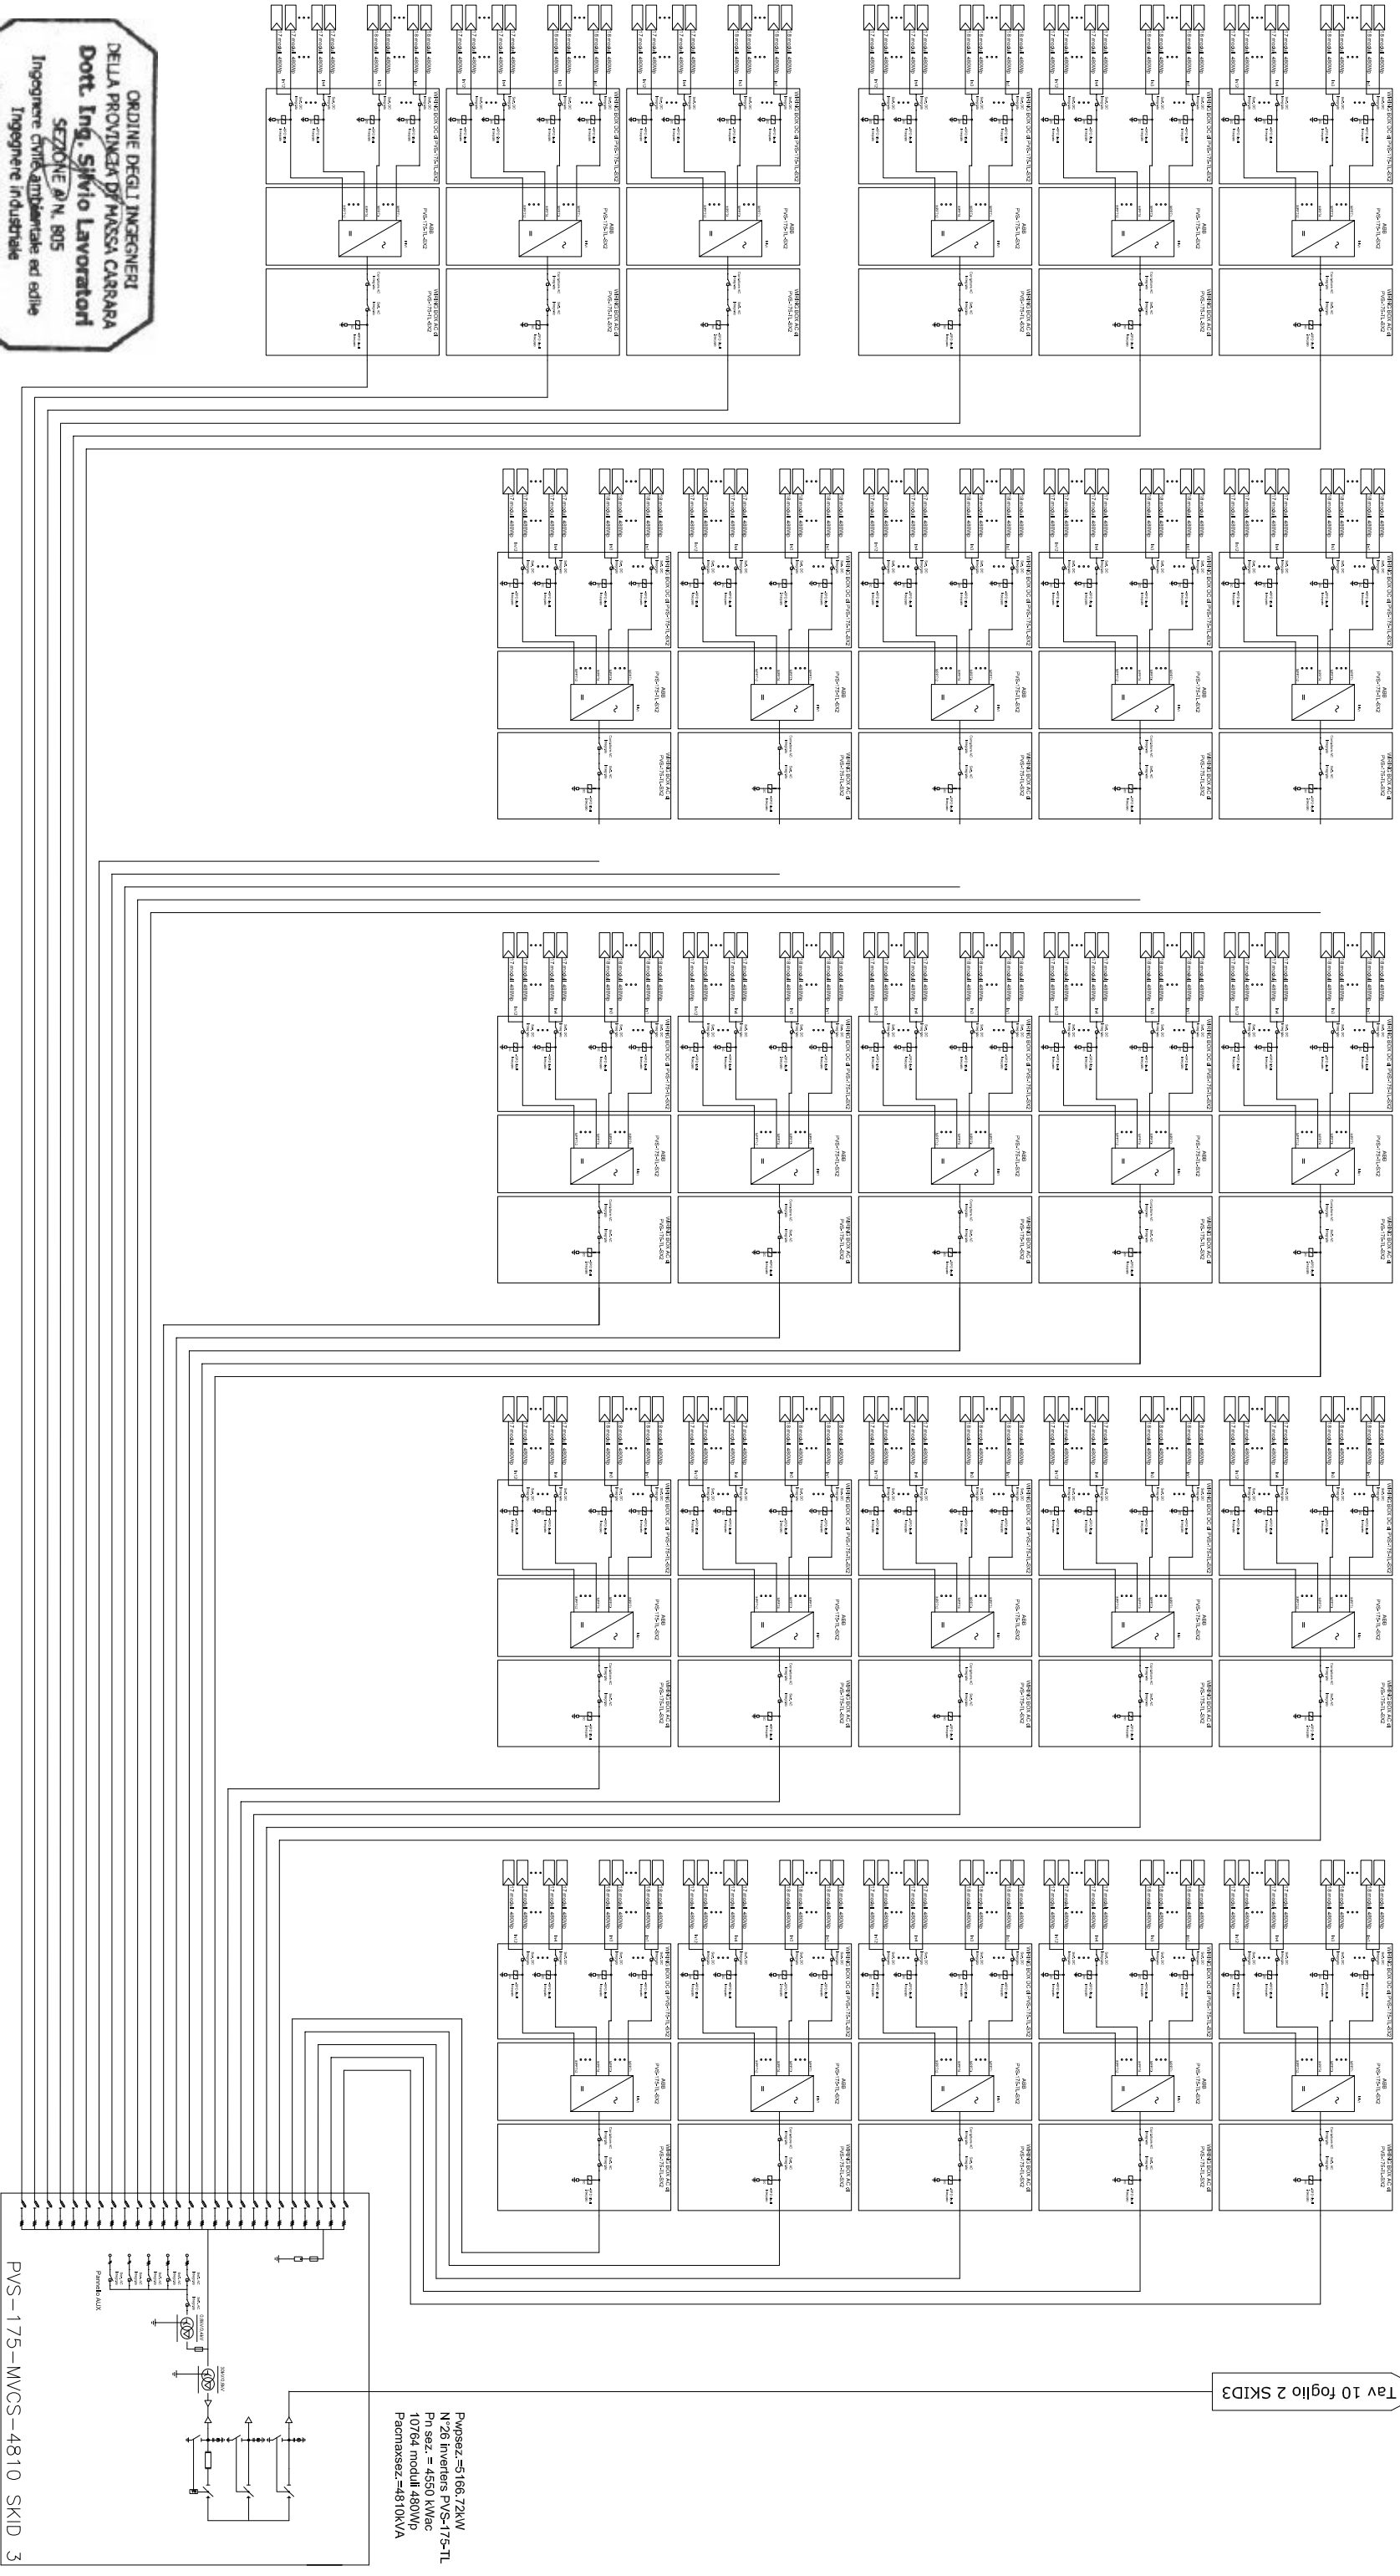

Tav 10 foglio 2 SKID3

Pmp6sz-5166.72kW
N°26 Inverters PVS-175-TL
Pn sez. = 4550 kWac
10764 moduli 480Wp
Pacmaxsez.=4810kVA

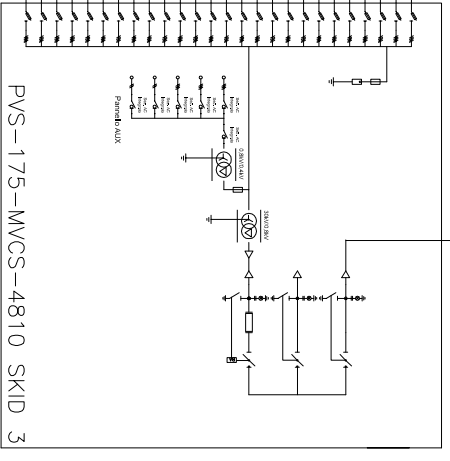

Progetto		Elaborato		Tavola	
Impianto Fotovoltaico Flottante - "Cave Podere Stanga" Comune di Piacenza - 30.6 MWP		Schema unifilare Progettista Ing. S. Lavoratori		10 Foglio Segue 5 6	
Committente CVA EOS s.r.l. P.L. 10718570012, Sede legale: VIA Stazione 31, 11024 CHATILLON (Aosta)		Commissa 259 File		1:100 Formato A3	
		Eseguito G. Vita		Approvato S. Lavoratori	
		Formato M. Biselli		Revisione	
		Scala 1:100		Data Firma	