

PROPONENTE:
HEPV04 S.R.L.
Via Alto Adige, 160/A - 38121 Trento (TN)
hepv04srl@legalmail.it

MANAGEMENT:

EHM.Solar

EHM SOLAR S.R.L.
Via della Rena, 20 39100 Bolzano - Italy
tel. +39 0461 1732700
fax. +39 0461 1732799
info@ehm.solar
c.fiscale, p.iva e R.I. 03033000211

NOME COMMESSA:

COSTRUZIONE ED ESERCIZIO IMPIANTO
AGROVOLTAIICO AVENTE POTENZA IN IMMISSIONE
PARI A 56.500 kW E POTENZA MODULI PARI
A 62.160 kWp CON RELATIVO COLLEGAMENTO ALLA
RETE ELETTRICA - IMPIANTO RFVP76

STATO DI AVANZAMENTO COMMESSA:

PROGETTO DEFINITIVO PER AUTORIZZAZIONE UNICA

CODICE COMMESSA:

HE.18.0064


PROGETTAZIONE INGEGNERISTICA:

STC S.r.l

Via V. M. STAMPACCHIA, 48 - 73100 Lecce
Tel. +39 0832 1798355
fabio.calcarella@gmail.com - fabio.calcarella@ingpec.eu
Direttore Tecnico: Dott. Ing. Fabio Calcarella

4IDEA S.r.l
Via G. Brunetti, 50 - 73019 Trepuzzi
Tel. +39 0832 760144
pec aidea srl@pec.it
info@studioideaassociati.it

PROGETTISTA:

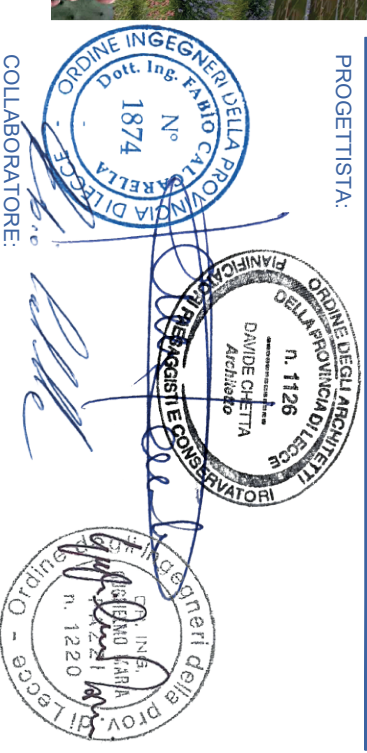

COLLABORATORE:

STUDI FAUNISTICI

STUDI PEDO-AGRONOMICI

CONSULENZA LEGALE
STUDIO LEGALE PATRILUNO
Via Agno, 33 Bari
I.T. +39 080 8693336



OGGETTO:

Impianto FV - Impianti e dispositivi anticendio

SCALA:

1:100

DATA:

OTTOBRE 2021

NOME FILE:

6JUCTX0

TAVOLA:


27C

Elaborato Grafico_4_27c.pdf



N. REV.	DATA	REVISIONE
1	30.09.2019	Prima emissione

ELABORATO	VERIFICATO	VALIDATO
STC	responsabile commessa Fabio Calcarella	direttore tecnico HEPV04 S.r.l

CABINA DI SMISTAMENTO (Cds)

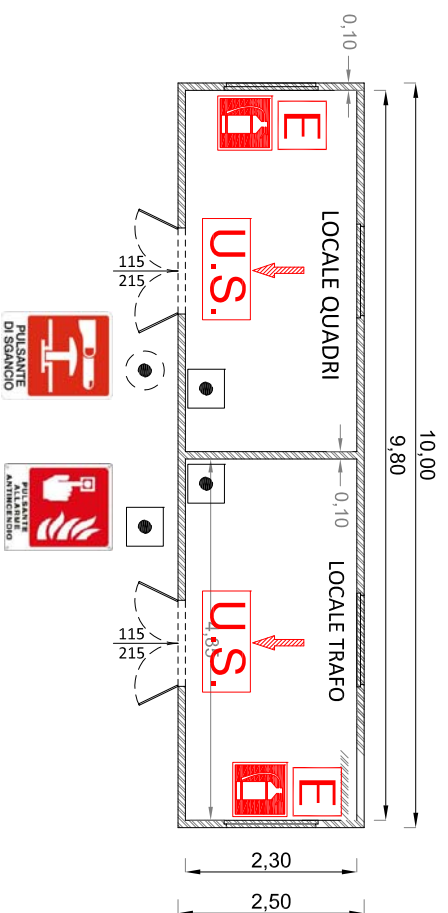

CABINA DI CAMPO E TRASFORMAZIONE

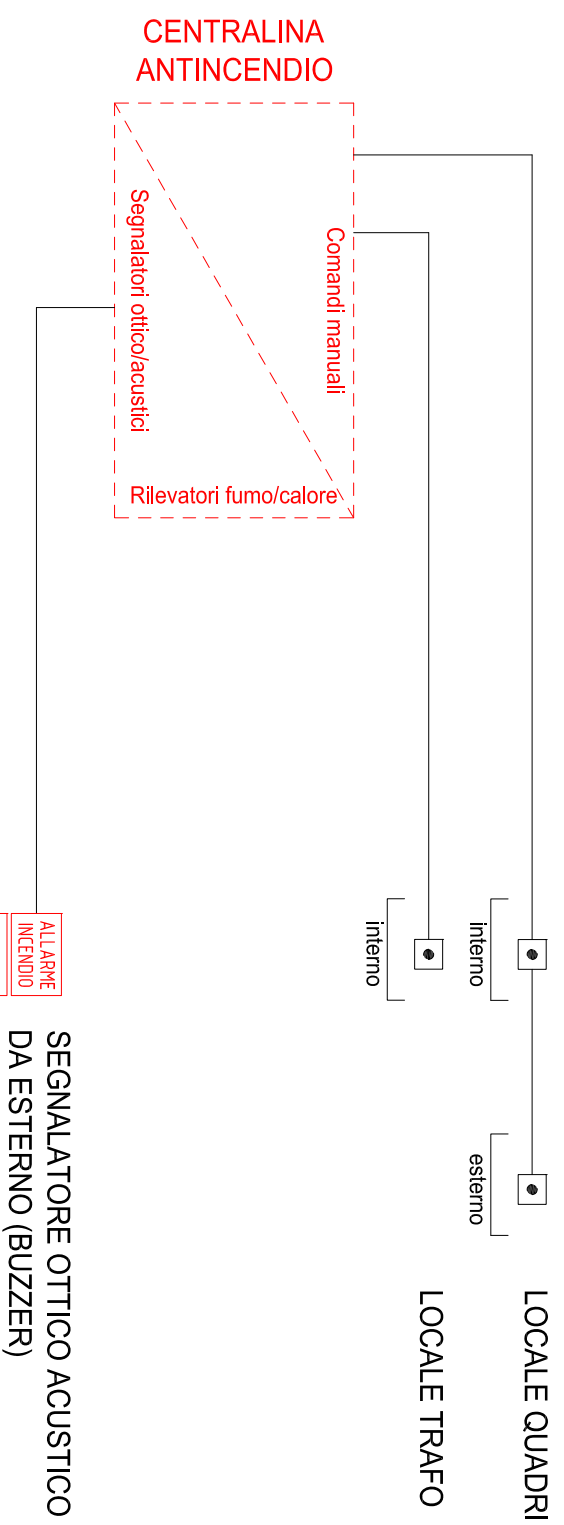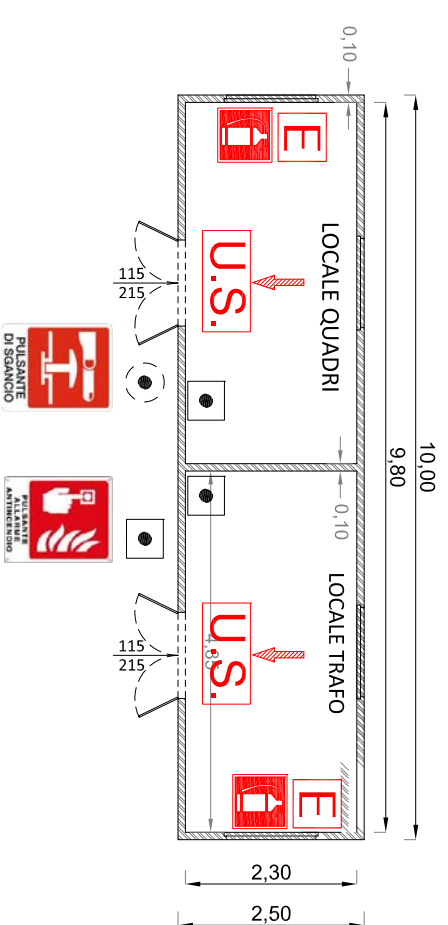

LEGENDA

	ESTINTORE PORTATILE		PORTA CON MANIGLIONE ANTIPANICO
	ESTINTORE CARRELLATO		PANNELLO OTTICO ACUSTICO "ALLARME INCENDIO"
	CARTELLINO "PULSANTE DI SGANCIO"		PULSANTE DI ALLARME INCENDIO
	CARTELLINO "PULSANTE ALLARME INCENDIO"		PULSANTE DI SGANCIO
	CENTRALINA ANTINCENDIO		VIA DI ESODO
	CARTELLINO "ESTINTORE"		NB Tutti i cavi di segnale sono di sezione 2x0,22 + 2x0,50+1+S mmq