
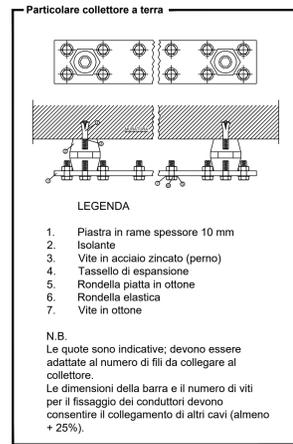


MODALITA' DI SCARICO

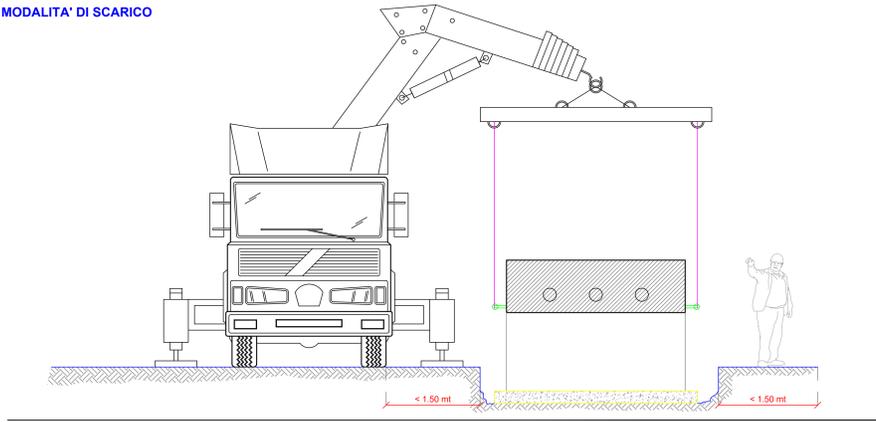


CONNESSIONI EQUIPOTENZIALI	
DESCRIPTION USERS	SEZIONI CAVI
PRESE F.M.	4 mm ²
PUNTI LUCE	1,5 mm ²
CARPENTERIA QUADRO Q_CONS	6 mm ²
CARPENTERIA QUADRO OMT	16 mm ²
COLLETTORE DI TERRA	240 mm ²

NOTA BENE
All'interno del pozzo con dispersore di terra verticale, collegare la piastra di terra orizzontale alla rete elettrosaldata utilizzando un morsetto a morsetto









Legenda simboli impianto elettrico

- SCATOLA DI GIUNZIONE
- INTERRUTTORE
- USCITA BIPOLARE 220V/16A
- IPSS PLAFONIERA CON TUBO FLUORESCENTE
- ARMADIO ELETTRICO (QCONS)

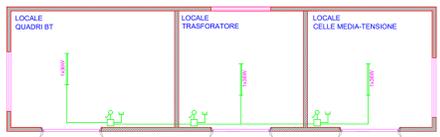

Legenda

- Pozzetto con copertura 47x47
- Pozzetto normale con copertura per tombino 47x47 con traliccio verticale di terreno a purtazza
- Collegamento alla rete elettrosaldata

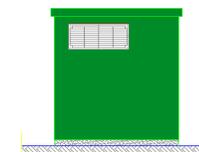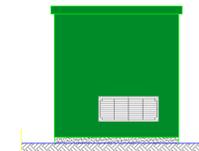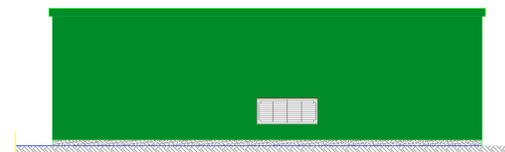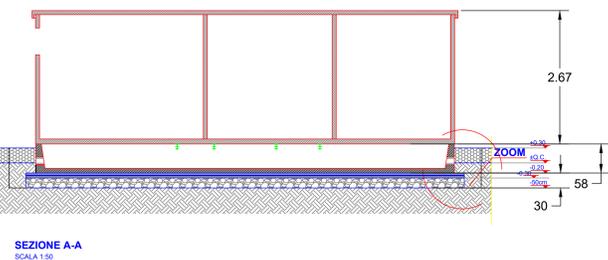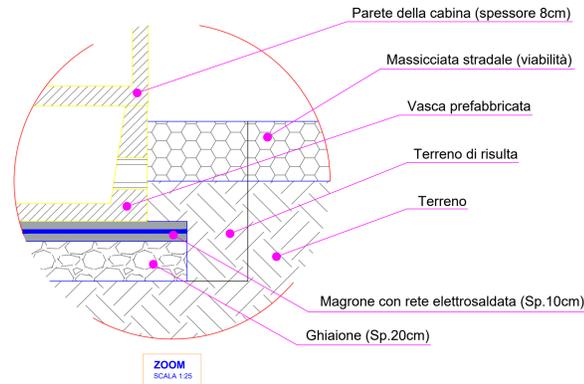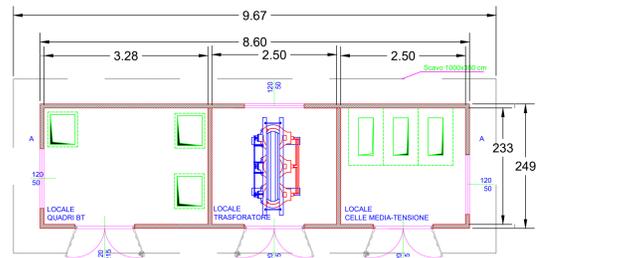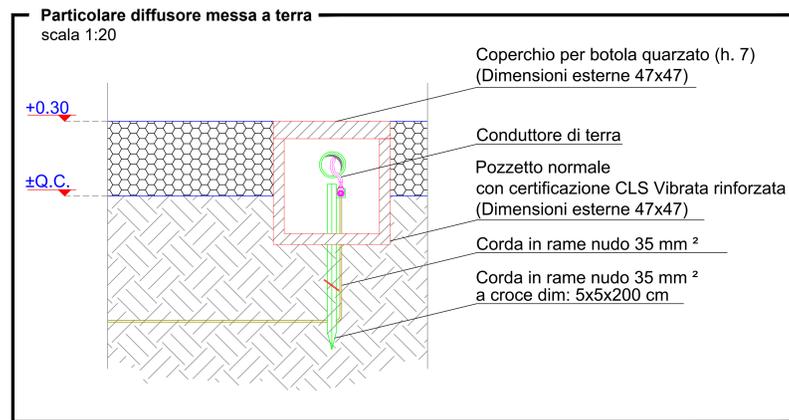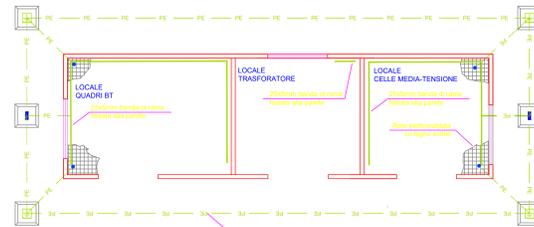

AGROVOLTAICO "LA STERPARA"

Progetto per la realizzazione di un impianto agrovoltaico per la produzione di energia elettrica da fonte fotovoltaica e delle relative opere ed infrastrutture connesse, della potenza elettrica di 19,96 MW, con contestuale utilizzo del terreno ad attività agricole di qualità, da realizzare nel Comune di Montemilone (PZ) in località "La Sterpara"

PROGETTO DEFINITIVO

<p>Proponente dell'impianto F.V. SOLAR CENTURY FVGC 4 S.r.l. Via Carosello, 9 - 20123 - Milano (MI) PEC: sc4gpc@pec.it del gruppo</p>	<p>Gruppo di progettazione: Ing. Salvatore Di Croce - studi e indagini idrologiche e idrauliche Dott.ssa Archeologa Paola Guacci - studi e indagini archeologiche Dott. Geologo Baldassarre Franco La Tessa - studi e indagini geologiche, geotecniche e sismiche Ing. Giovanni Montanarella - progettazione generale e progettazione elettrica Arch. Giuseppe Pulizzi - progettazione generale, studio d'impatto ambientale e coordinamento gruppo di lavoro Dott. Alfonso Tortora - studio d'impatto ambientale Dott. Arturo Urso - studi e progettazione agronomica</p>
<p>Proponente del progetto agronomico e Coordinatore generale e progettazione: M2 ENERGIA S.r.l. Via C. D'Ambrasio n. 6, 71016, San Severo (FG) +39 0882 500953 - 340 8533113</p>	<p>Elaborato redatto da: Ing. Giovanni Montanarella Ordine degli Ingegneri - Provincia di Potenza - n. 1962</p>
<p>Spazio riservato agli uffici:</p>	
<p>Titolo elaborato: Disegni architettonici Cabina Trasformazione (Prospetti, Pianta, Sezioni, Particolari)</p>	
<p>Formato di stampa: A.12.b.10.c</p>	
<p>Scala: 1:50</p>	
<p>Formato di stampa: A0</p>	
<p>Nome file o identificatore: P23M02_A12b10_c_Cabina_Transformazione</p>	