



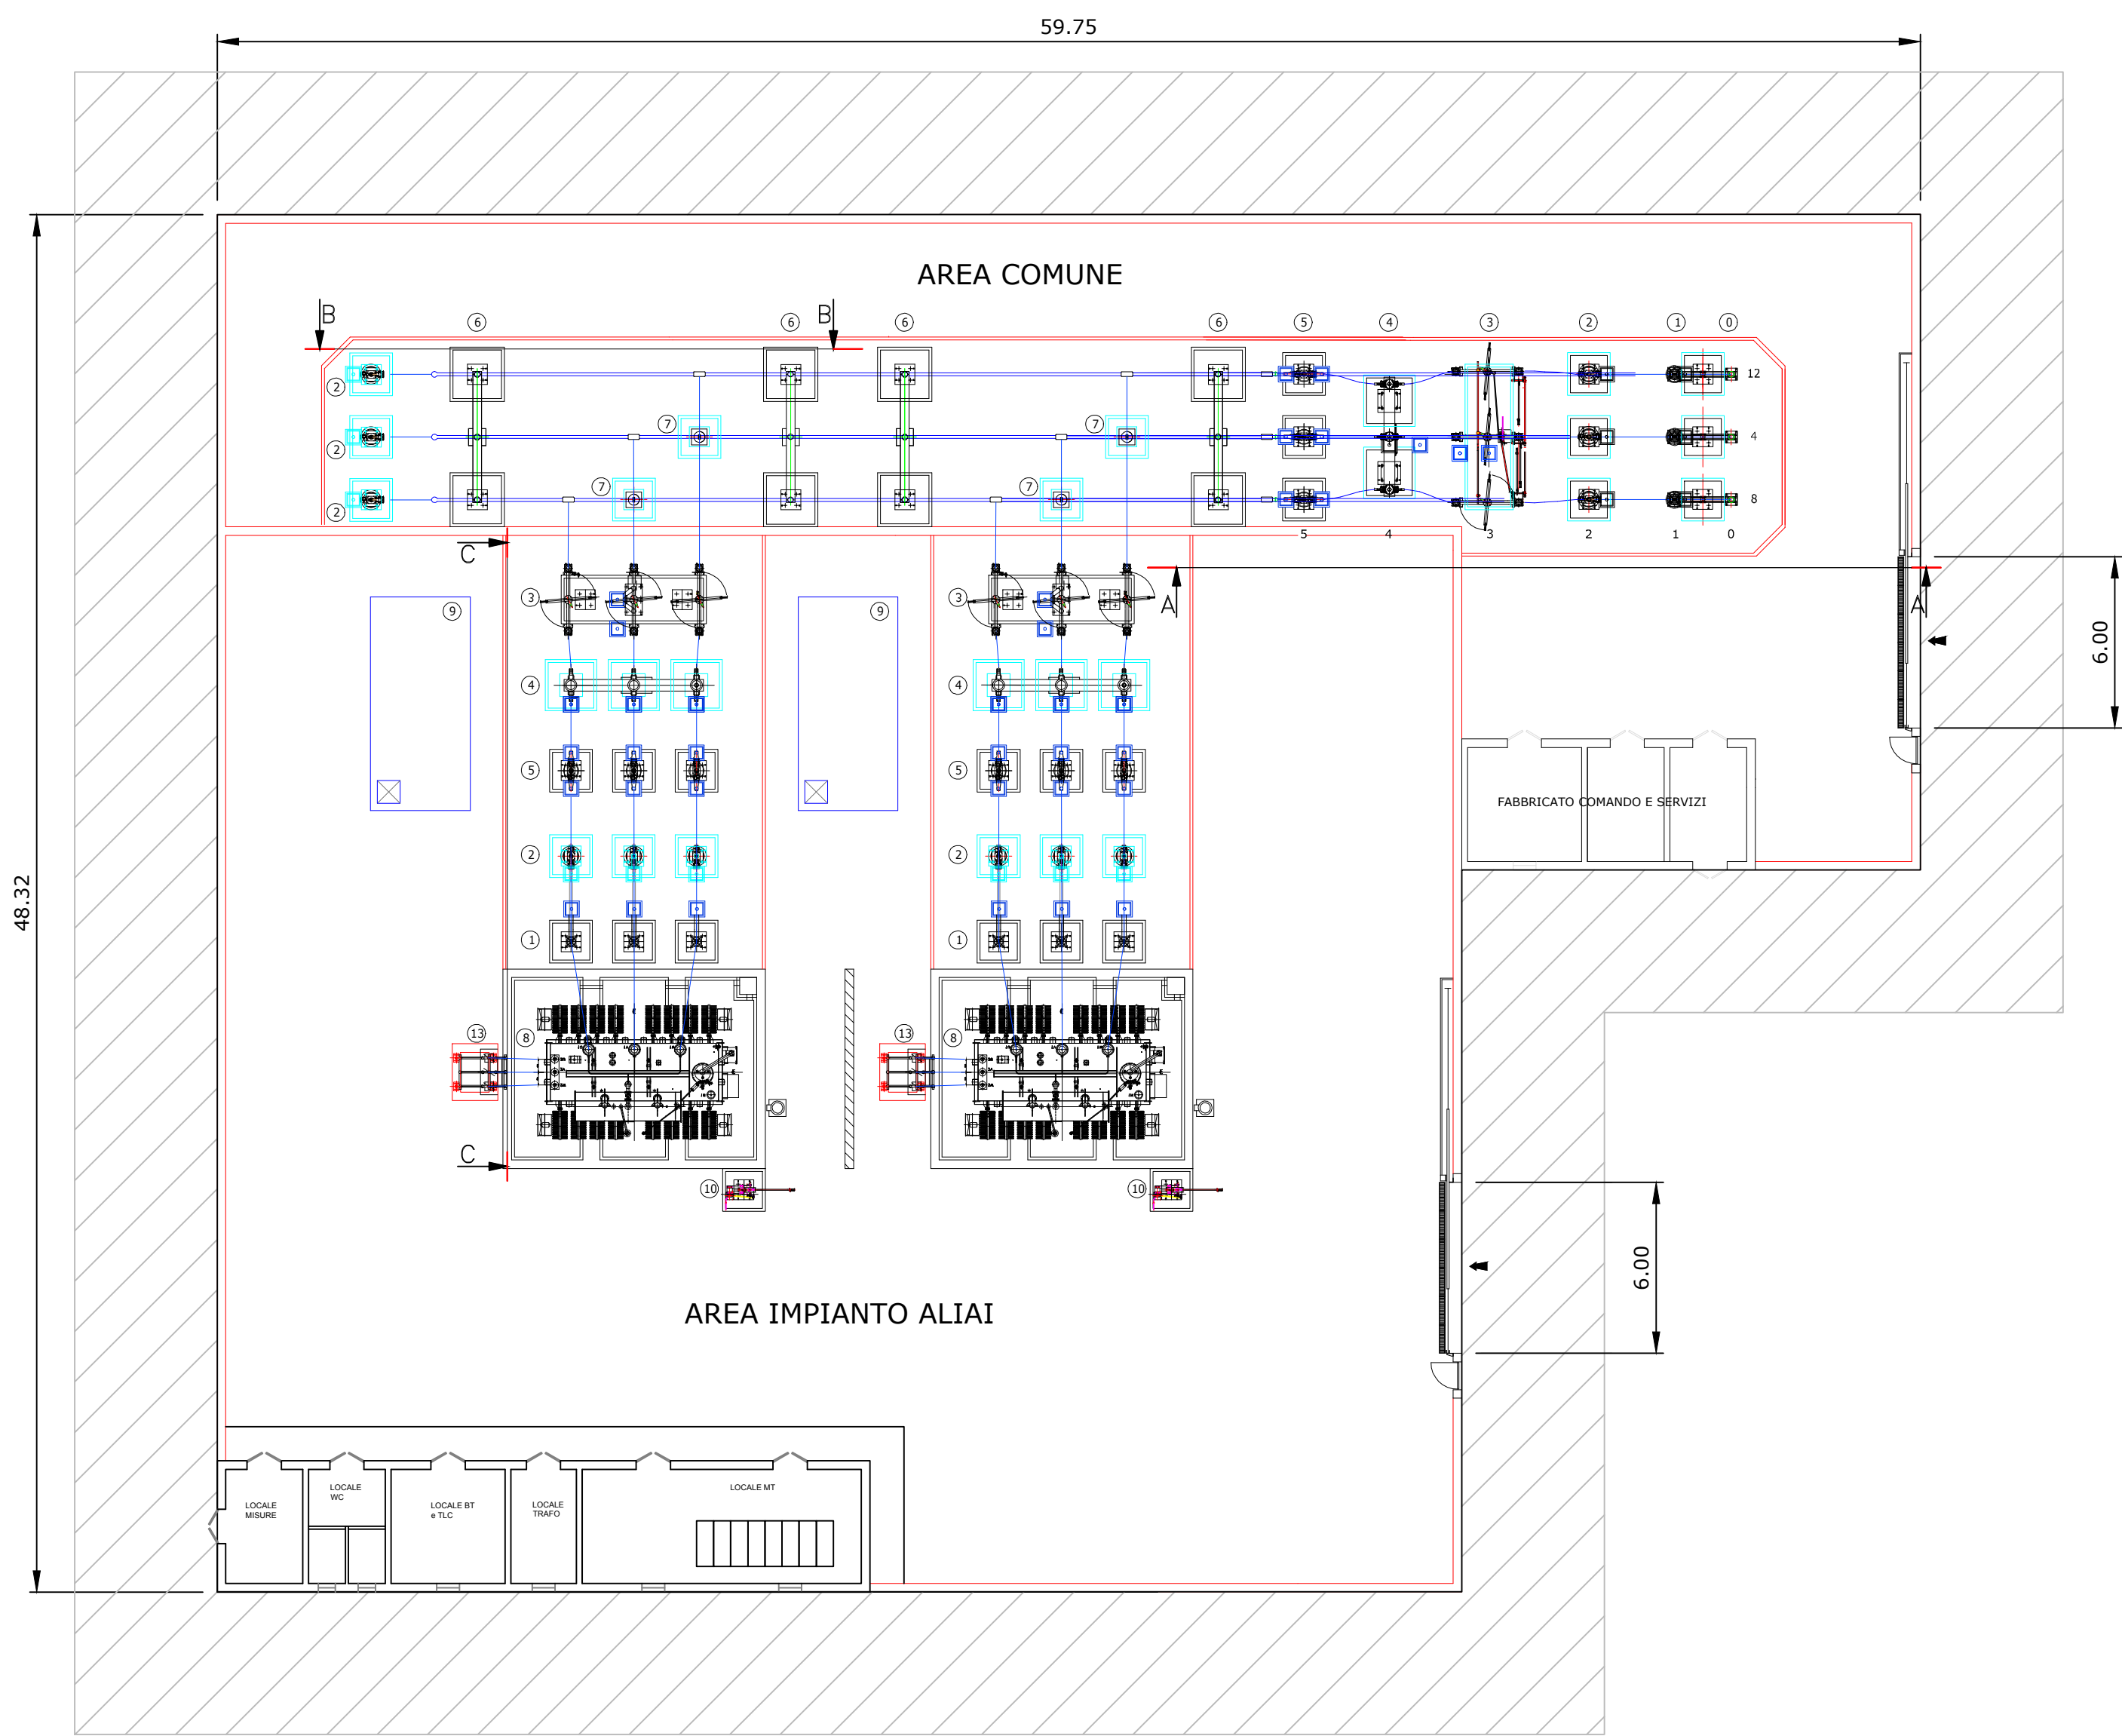


LEGENDA		
POS.	DESCRIZIONE APPARECCHIATURA	FONDAZIONE
①	TERMINALI CAVI	A0 - A1
②	SCINTILLATORE DI SOVRAPERTESSIONE AT	A1
③	SCINTILLATORE DI SOVRAPERTESSIONE AT	A1
④	TRASFORMATORE DI TENSIONE TV	A2
⑤	SEZIONATORE 170kV CON LAME DI TERRA	A3
⑥	ISOLATORE 170kV	A5
⑦	TRASFORMATORE DI CORRENTE DA 170kV	A4
⑧	ISOLATORE C8	A6
⑨	ISOLATORE C4	A12
⑩	TRASFORMATORE 100/110kV/20kV/10/0.4/0.23kV	A7
⑪	VOCA RUO TRANSFORMATORE	A11
⑫	SEZIONATORE MOLTO TRANSFORMATORE EST-31.3	A8
⑬	SUPPORTO CAVI MT	A13

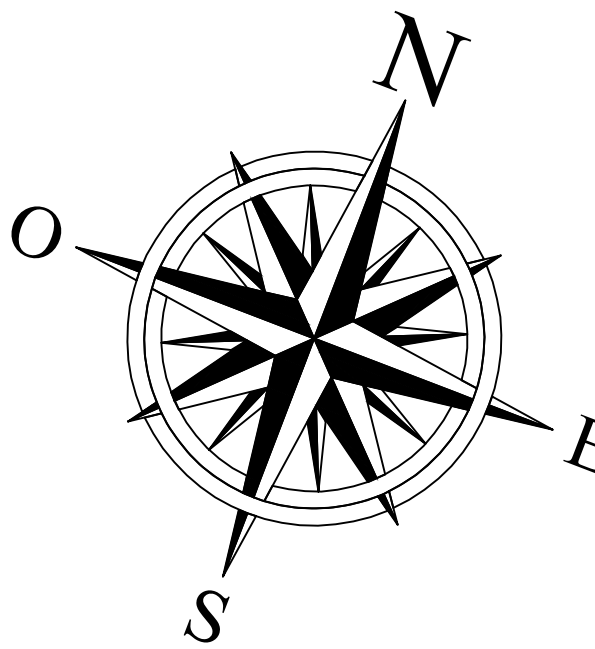


PIANTA (scala 1:200)

Cavi MT dall'impianto fotovoltaico
ALIAI 1


Stazione RTN

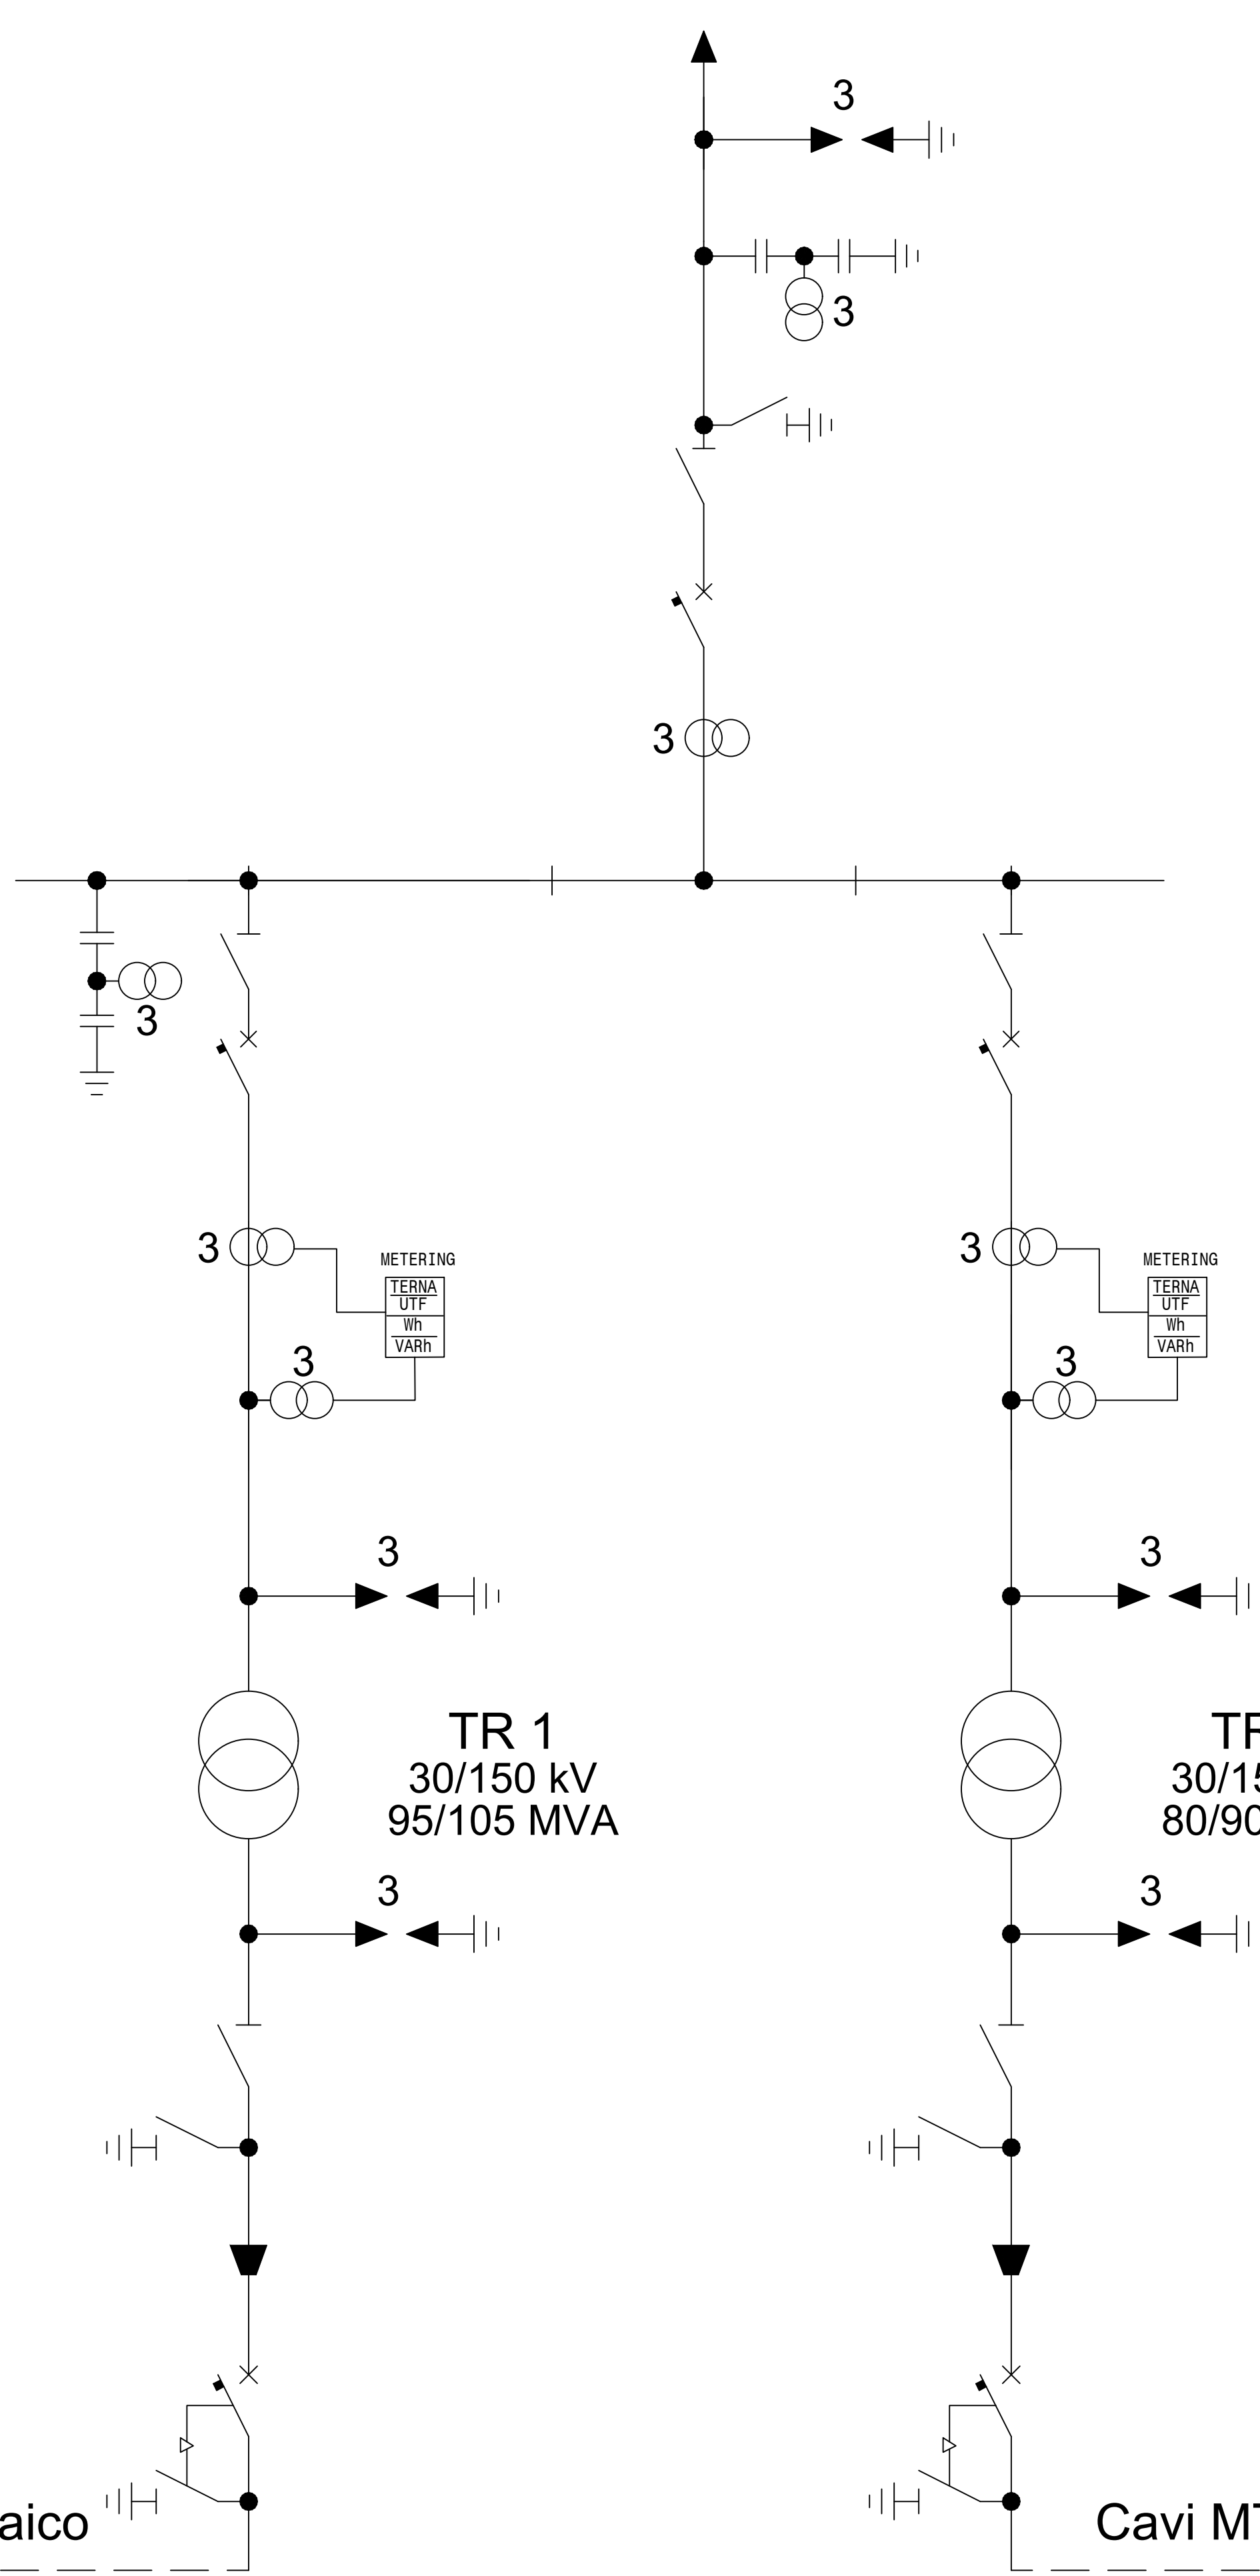


Cavi MT dall'impianto fotovoltaico
ALIAI 2, 3.1, 3.2, 3.3, 3.4, 4.1, 4.2 e 5

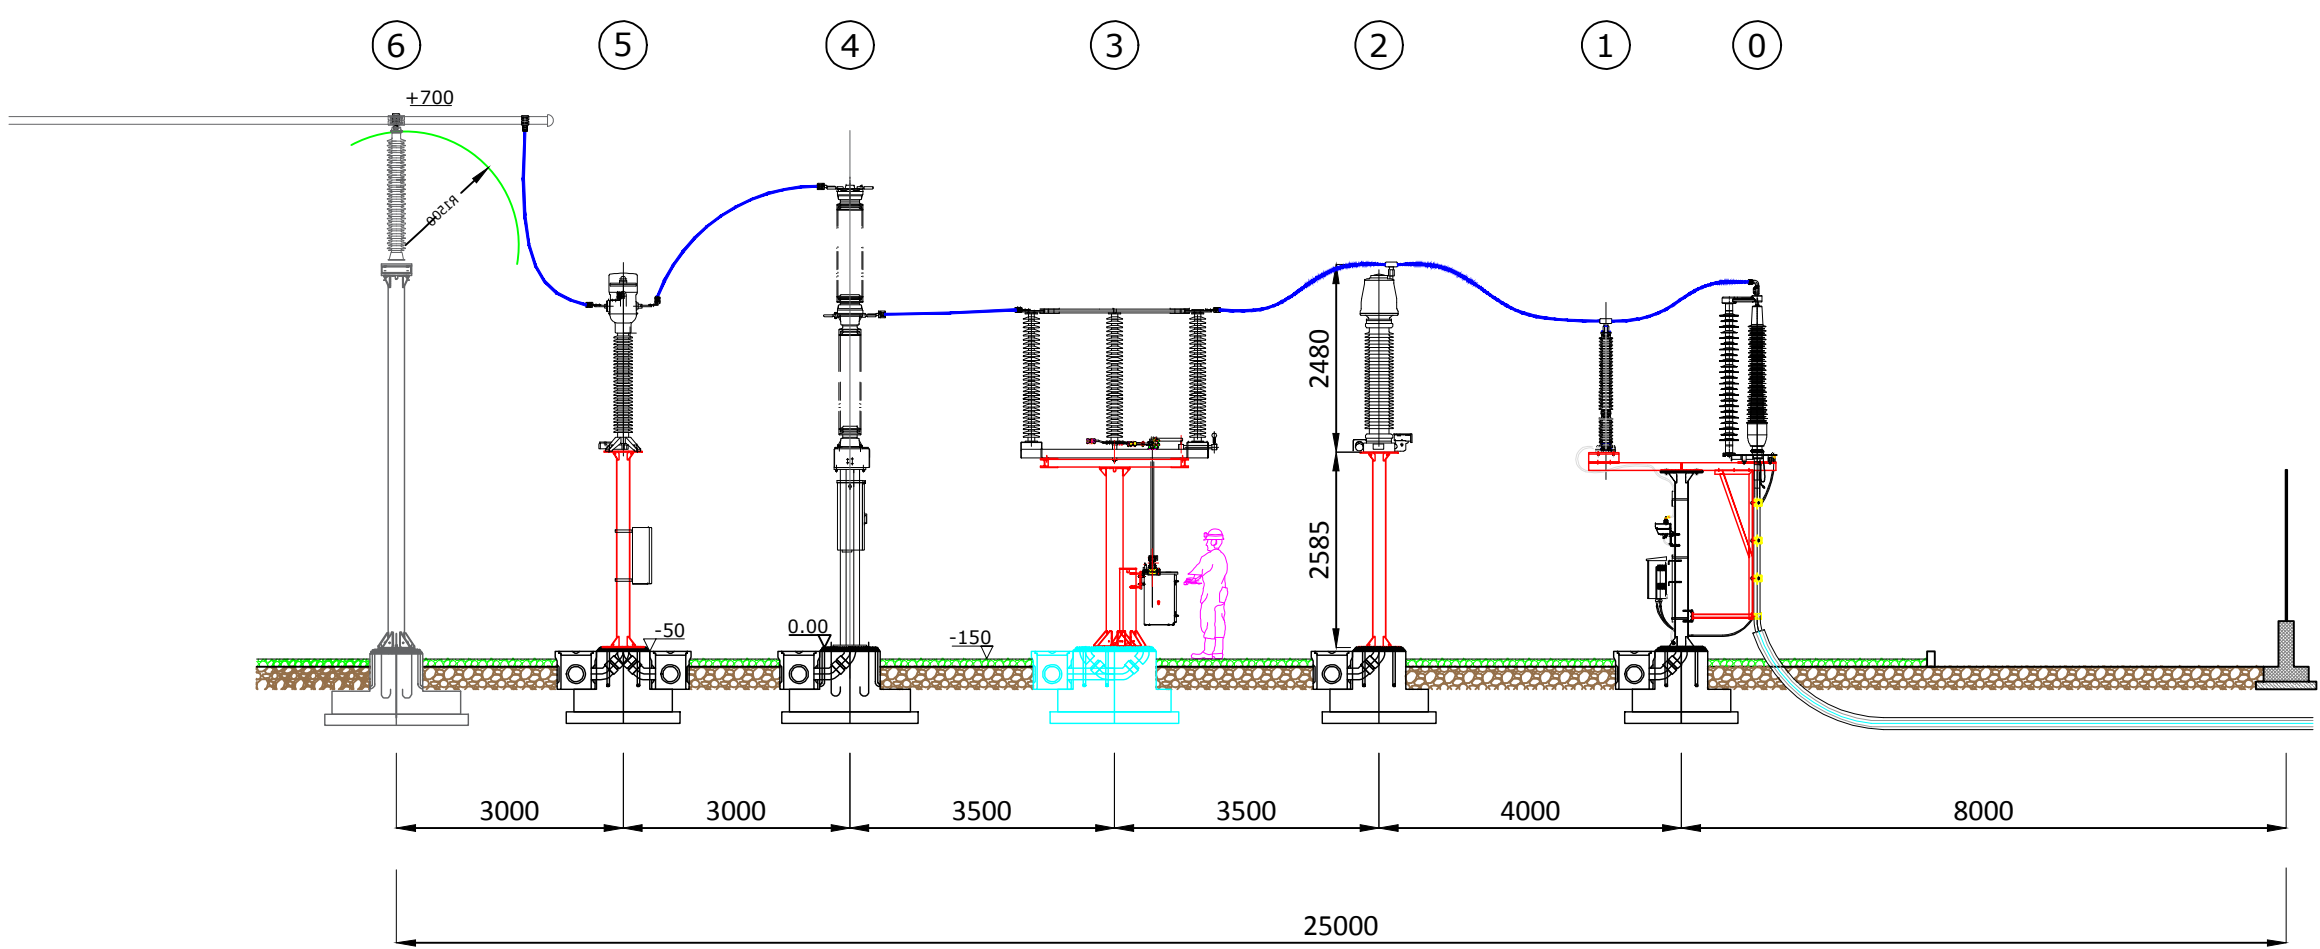

SEZIONE A-A

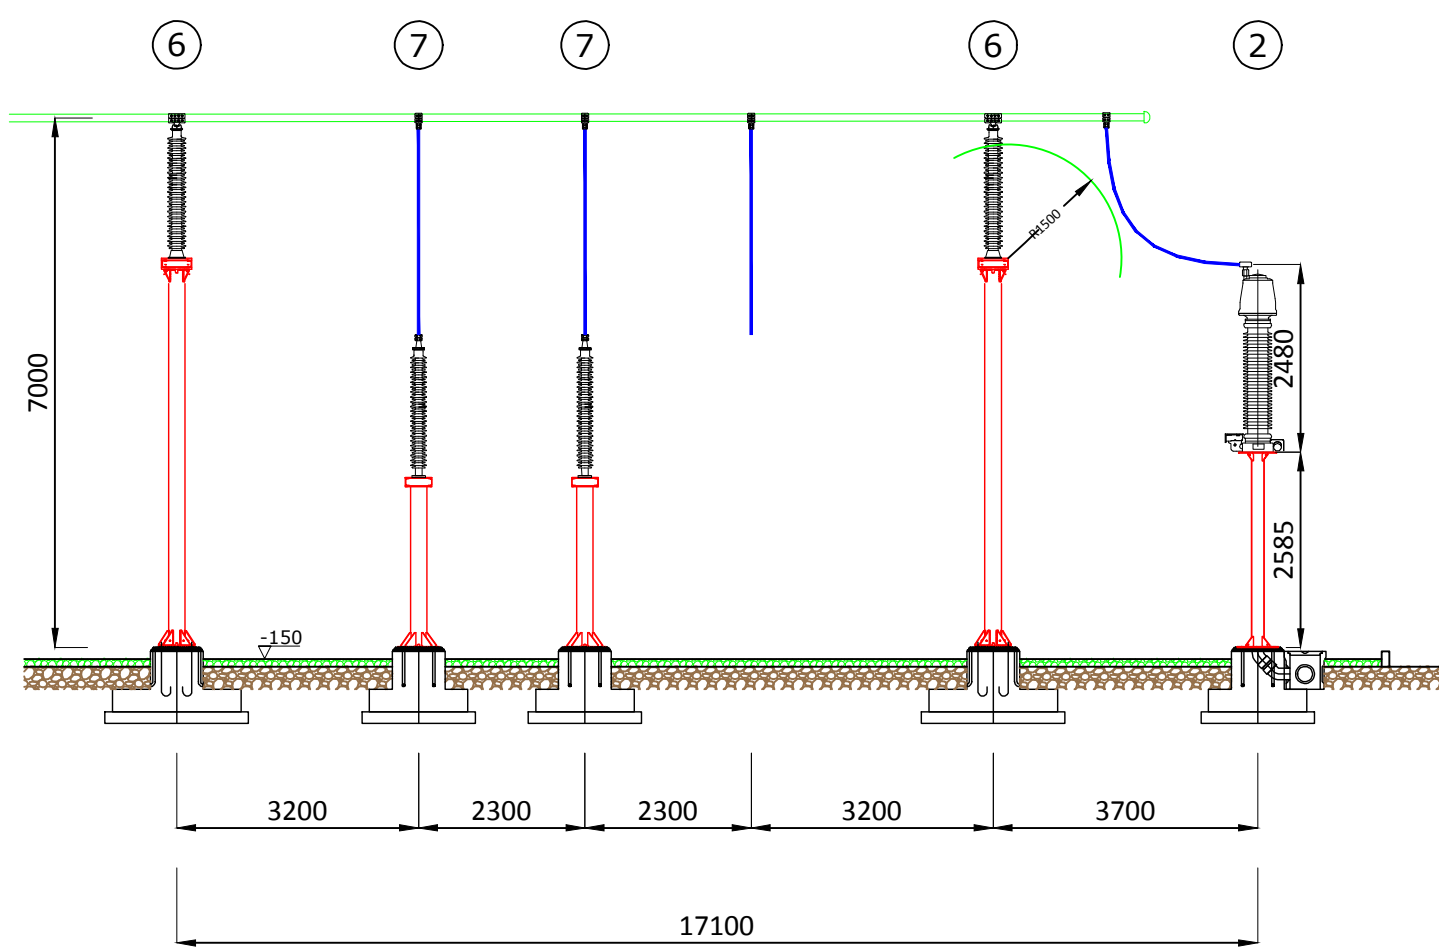

SEZIONE B-B

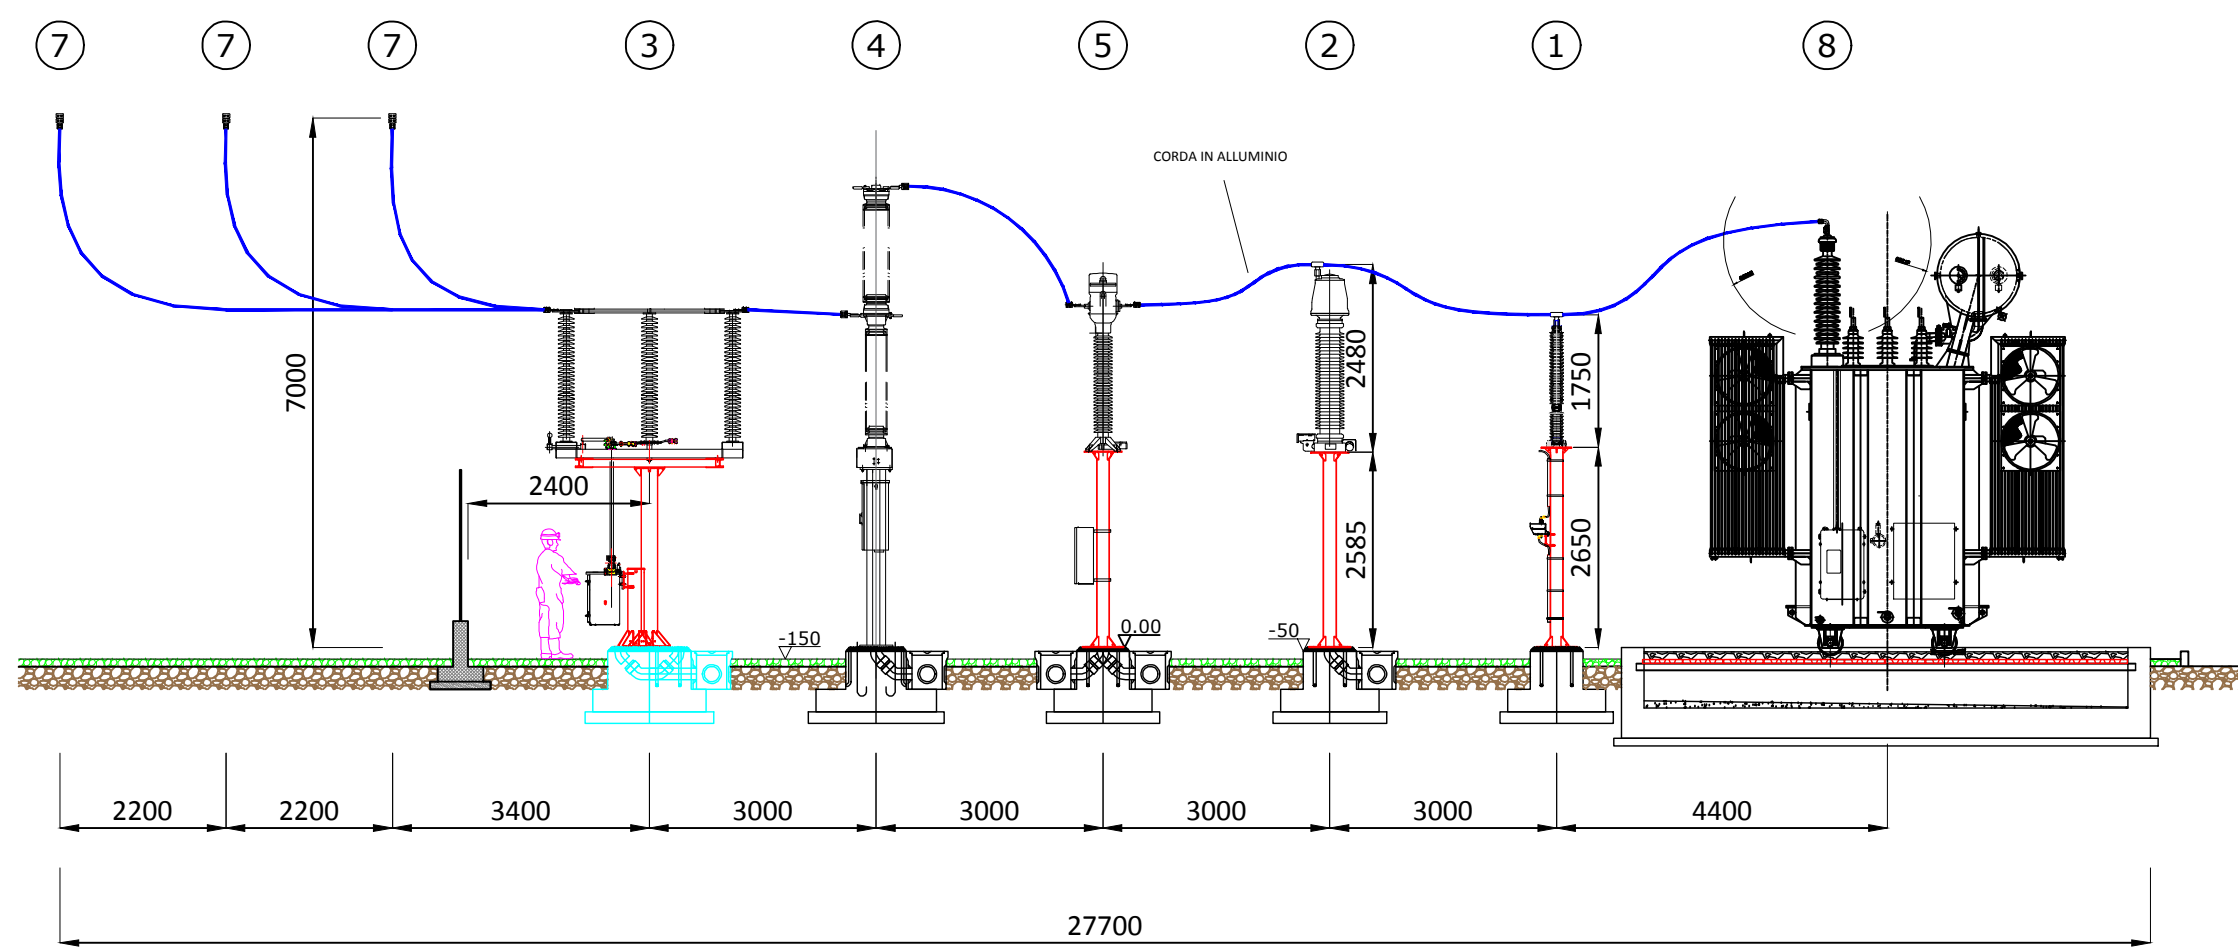

SEZIONE C-C

SEZIONE (scala 1:100)

REGIONE SICILIA

Progetto Definitivo

PROGETTO ALIAI
Realizzazione impianto agrovoltico in area agricola

Stazione di Utente e collegamento alla rete -
Planimetria Elettromeccanica, Sezioni e Unifilare

Formato/Size		Scale/Scale		varie		Codice/code		MITEP/UTAV082AD			
A0		Date/Date		29/10/2021							
		Nome file/File name				MITEP/UTAV082AD.DWG					
Revision		00		Date		29/10/2021		Description		Prima emissione	

Progettazione impianto fotovoltaico

Drawn/Ing. Alessandro Daidone	Checked/Ing. Giovanni Saraceno	Approved/Ing. Giovanni Saraceno
-------------------------------	--------------------------------	---------------------------------

CHERRY PICKING S.R.L.
VIA Romagnosi 96 - Floridia (SR)
P.IVA: 02016680898

Progettazione e sviluppo/Planning and development
ICS S.R.L.
Via Pasquale Sottocorno, 7, 20129, Milano (MI)
+39(0) 0931 999730 - P.IVA: 00485050892
Project Manager: Ing. Raimondo Barone

