


**SCHEMA UNIFILARE - STAZIONE UTENTE**

LEGENDA	
	AUTOTRASFORMATORE
	INTERRUTTORE
	SEZIONATORE DI TERRA
	SEZIONATORE
	SEZIONATORE COMBINATO LINEA/TERRA
	SCARICATORE
	TRASFORMATORE DI CORRENTE
	TRASFORMATORE DI TENSIONE

**PLANIMETRIA GENERALE - scala 1:500**

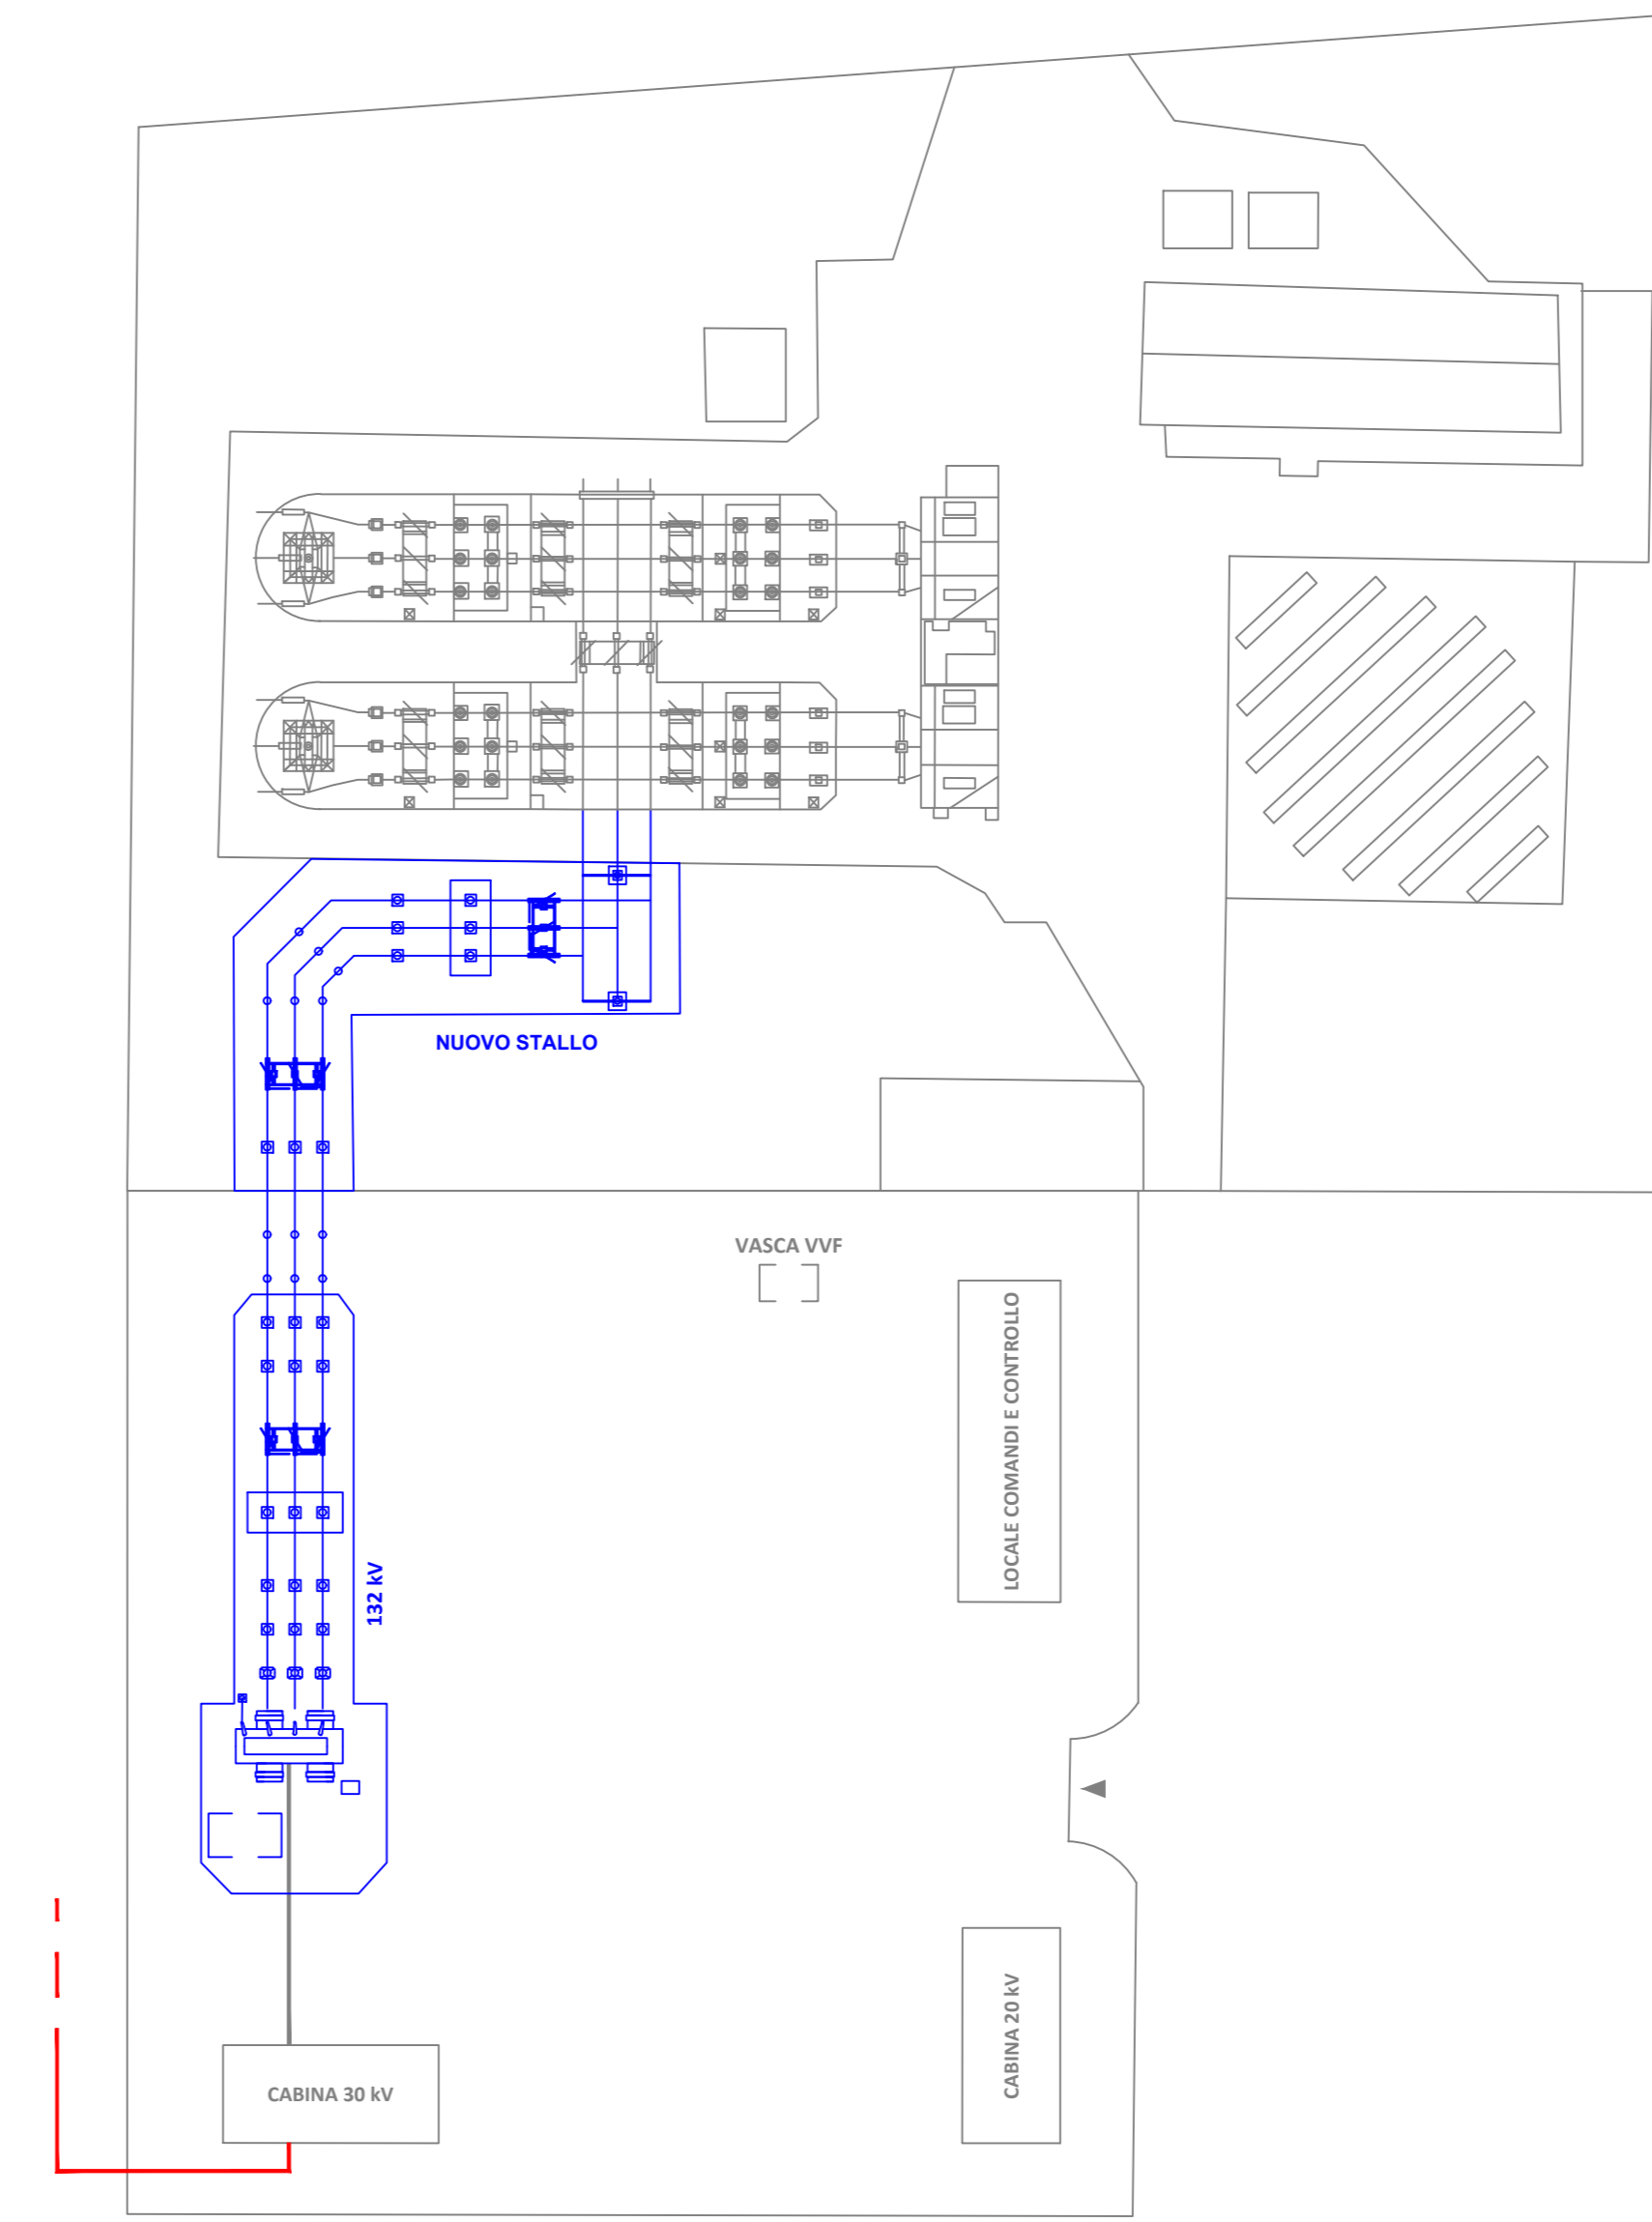


**KEYPLAN**




**LEGENDA**

- Limite Foglio Catastale
- Limite Campo
- Fascia di Rispetto:
  - 6 m da altro impianto fotovoltaico
  - 10 m dal confine non edificato
  - 30 m dal tracciato ferroviario
- Campo Fotovoltaico
- Cavidotto Connessione MT 30 kV
- SE ENEL-Distribuzione
- Stazione Utente

**ENEL - Distribuzione**

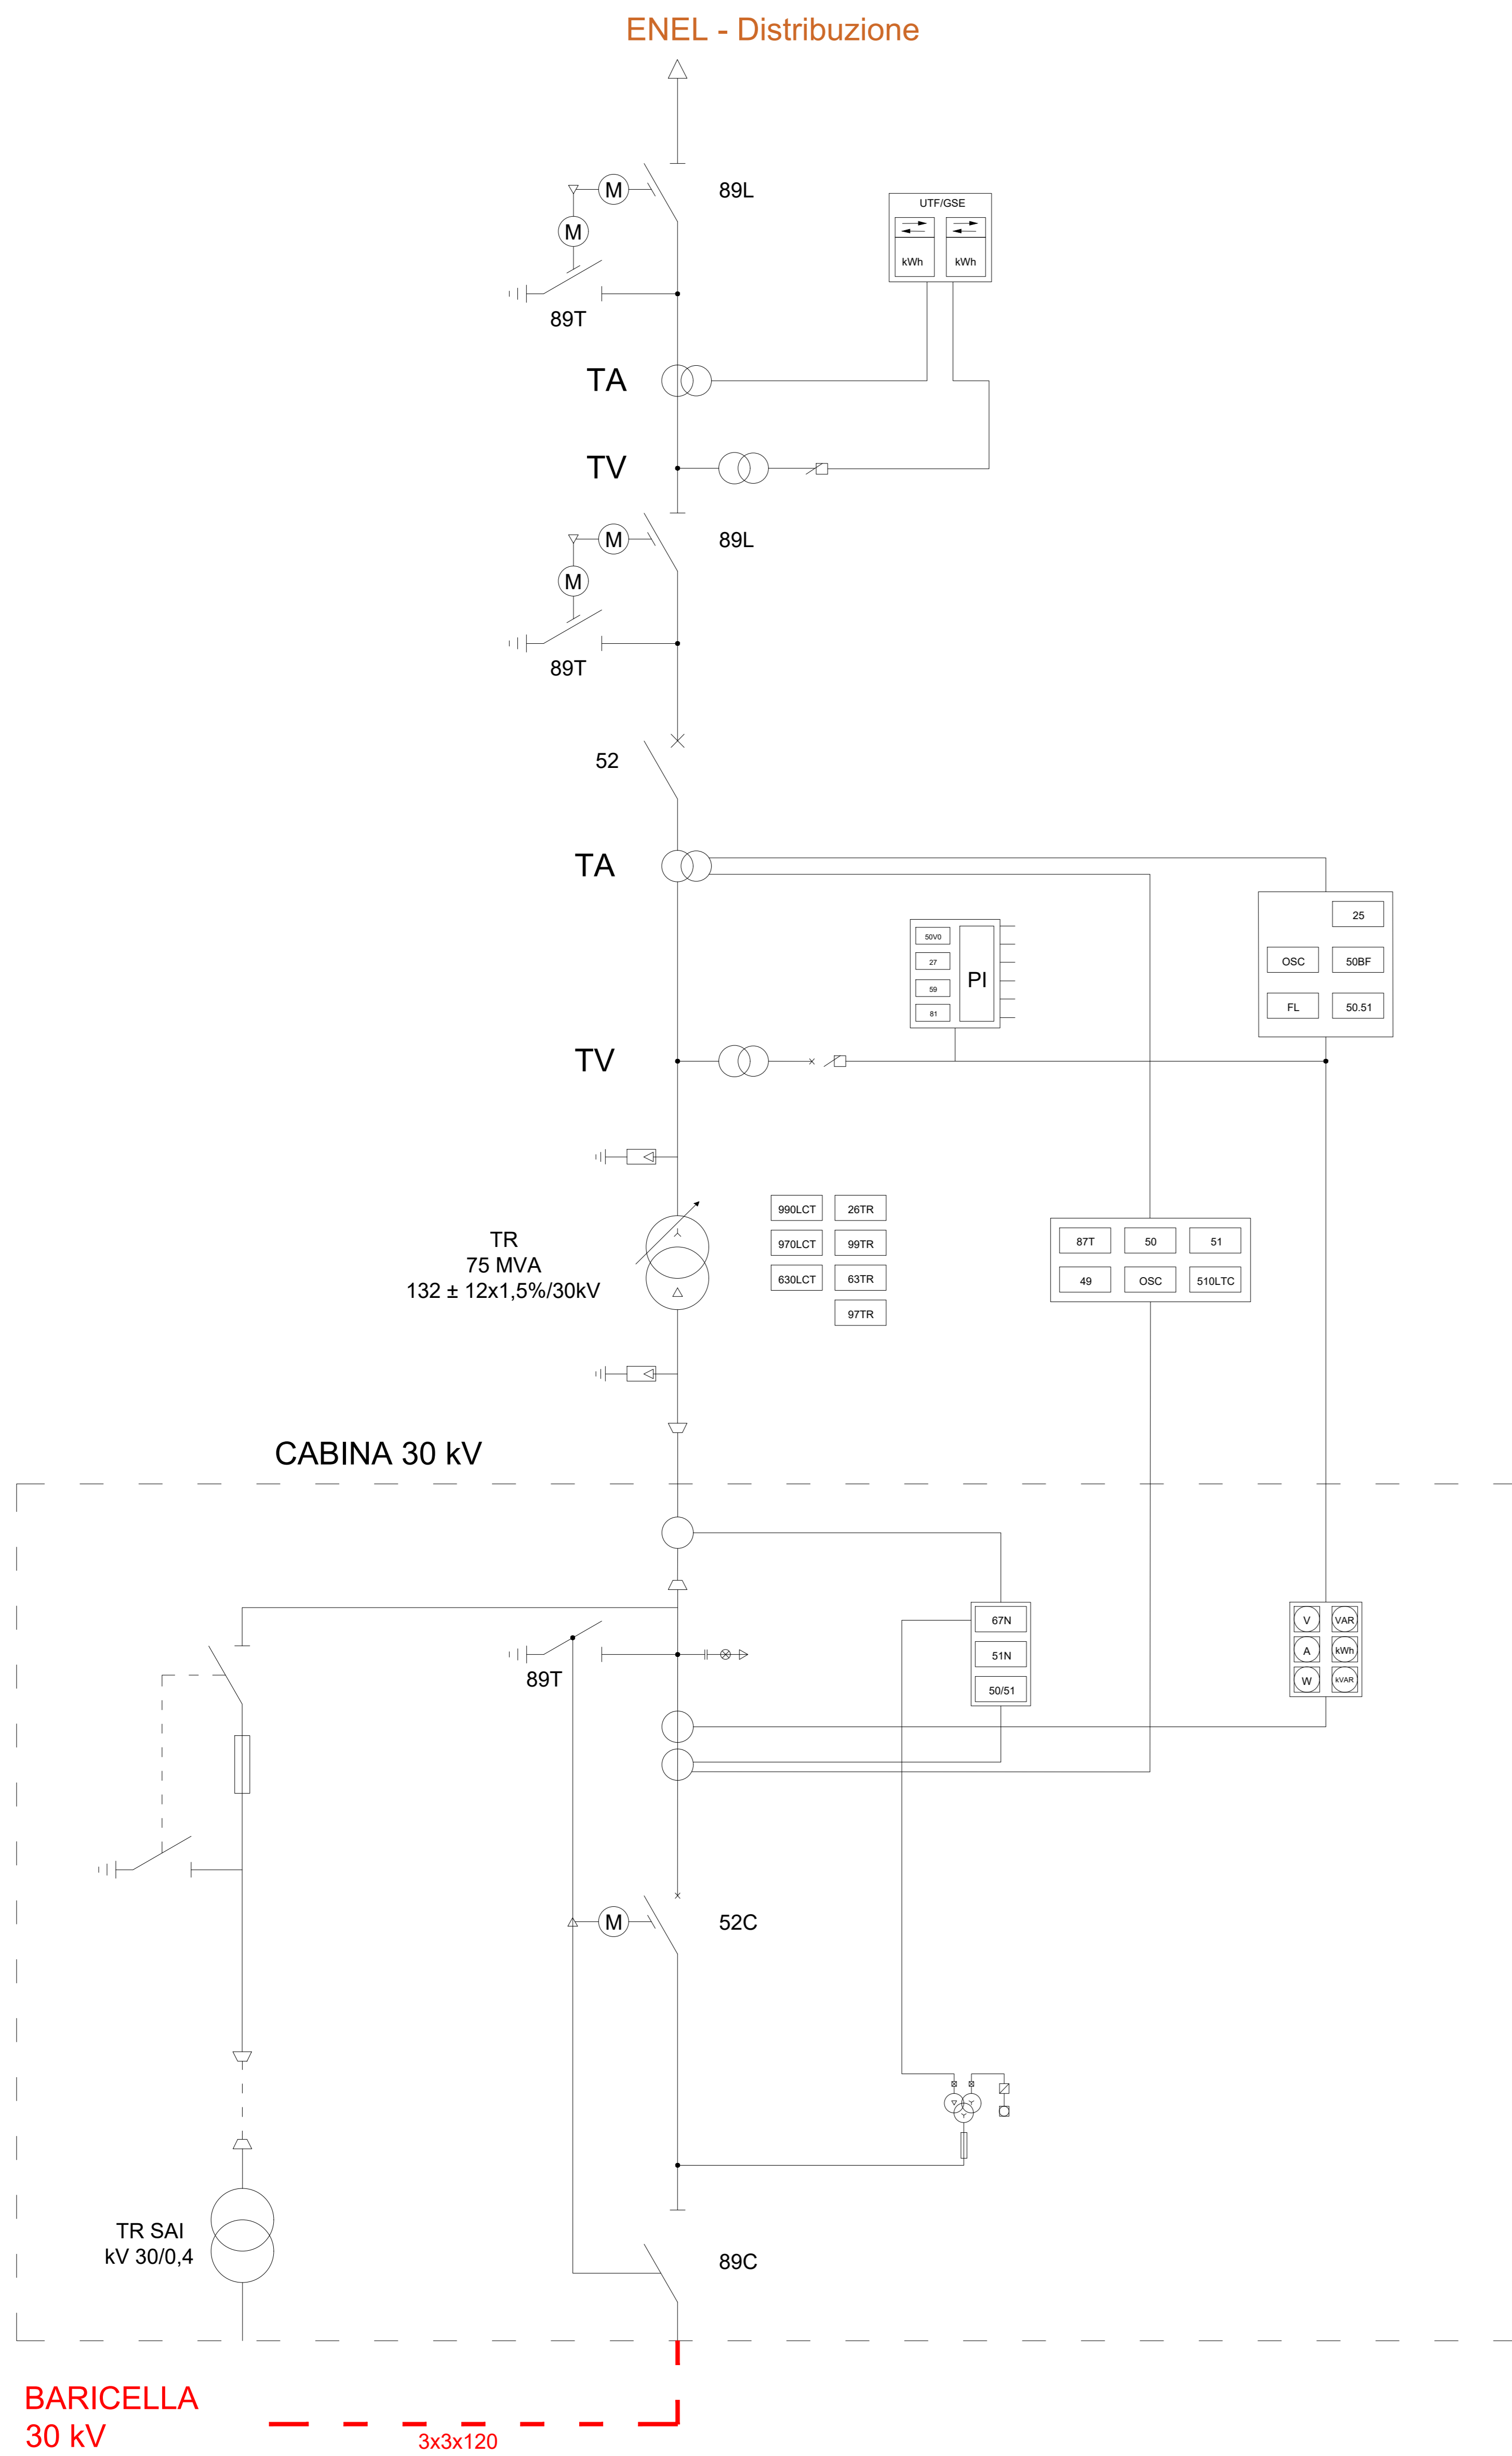


**BARICELLA 30 kV**  
3x3x120

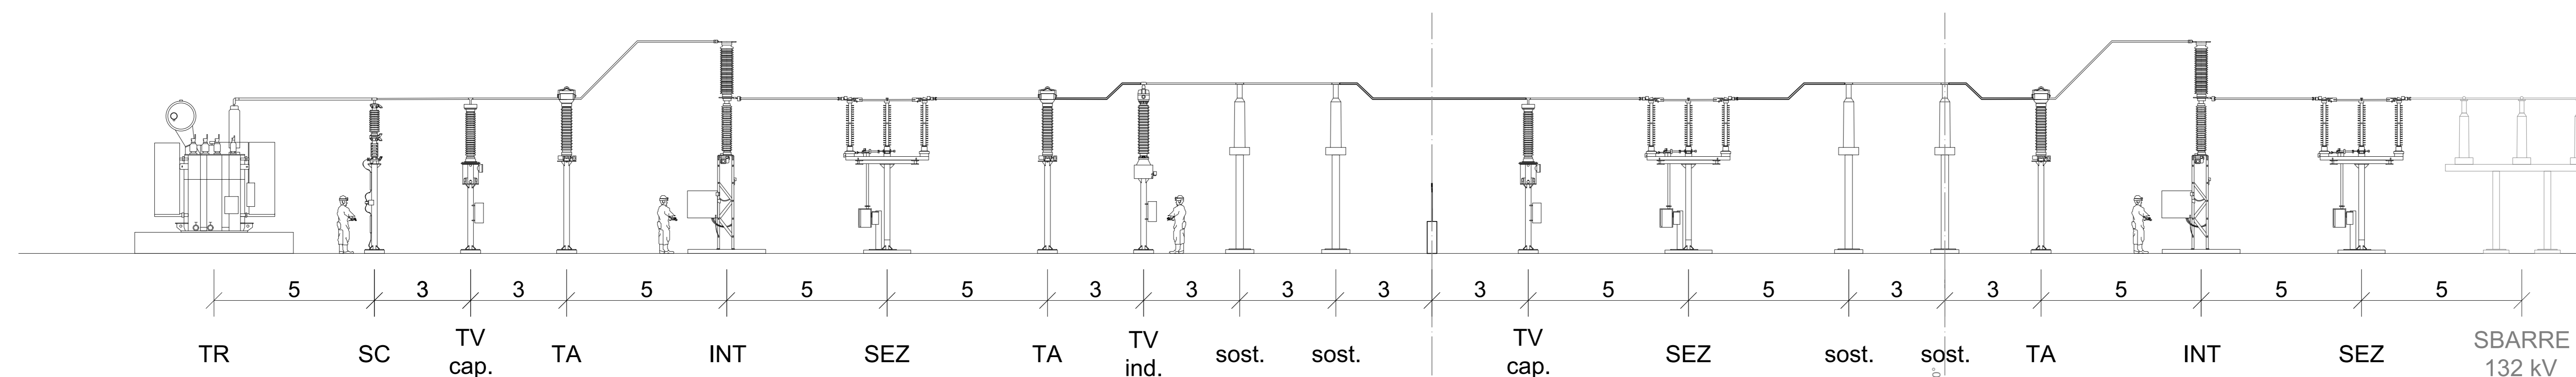

**PROFILO LONGITUDINALE - scala 1:100**

STAZIONE UTENTE

STAZIONE ENEL - Distribuzione

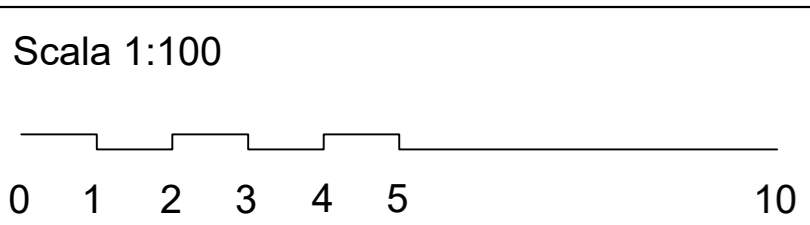

**IMPIANTO FOTOVOLTAICO EG MIRTO E OPERE CONNESSE**  
POTENZA IMPIANTO 56 MWp - COMUNE DI BARICELLA E MOLINELLA (BO)

**Proprietà**  
EG MIRTO S.R.L.  
VIA DEI PELLEGRINI, 22 - 20122 MILANO (MI) P. IVA: 12084670962 PEC: egmirt@pec.it

**Progettazione**  
META STUDIO S.R.L.  
VIA SETTEMBRINI, 1 - 65123 PESCARA (PE) P. IVA: 02164240887 PEC: metastudio@pec.it TEL: +390854315000

**Coordinamento e Responsabile della Progettazione**  
ING. DOMENICO MEMME  
VIA L. SETTEMBRINI, 1 - 65123 PESCARA (PE) PEC: memmedomenico@pec.it MAIL: d.memme@studiodomenico.it TEL: +390854315000

**Collaboratori**  
ING. LUIGI NARDELLA Progettazione Generale e Strutturale  
ING. MAURIZIO ELISIO Progettazione Ambientale e Paesaggistica  
DOTT. FIORAVENTE VERI Progettazione Elettrica

**Titolo Elaborato**  
PIANTA, PROFILO E SCHEMA UNIFILARE della STAZIONE UTENTE

LIVELLO PROGETTAZIONE	CODICE ELABORATO	FILENAME	FORMATO	DATA	SCALA
Progetto Definitivo	TAV 4.3	TAV_4_Stazioni e Albecco alla Rete_Ang JO		06/04/2022	1:100

REVISIONE	DATA	DESCRIZIONE	ESEGUITO	VERIFICATO	APPROVATO

