


NORMALIZZAZIONE INTERNA STANDARDIZATION	DISEGNI DI RIFERIMENTO / REFERENCE DRAWINGS	NUMERO DISEGNO/ DWG. NUMBER
	CONNESSIONE SETTALA - PLANIMETRIA GENERALE	0120-03-CTDG-12577
	PLANIMETRIA GENERALE ANDAMENTO TUBAZIONI - AREA COMPRESSIONE	0120-03-CTDP-12606

- LEGENDA:
- LA QUOTA 0,00 DELL'IMPIANTO CORRISPONDE A 103,00 m s.l.m.
 - TUTTE LE DIMENSIONI SONO ESPRESSE IN MILLIMETRI
 - LE QUOTE ALTIMETRICHE SONO ESPRESSE IN METRI

AREA COMPRESSIONE

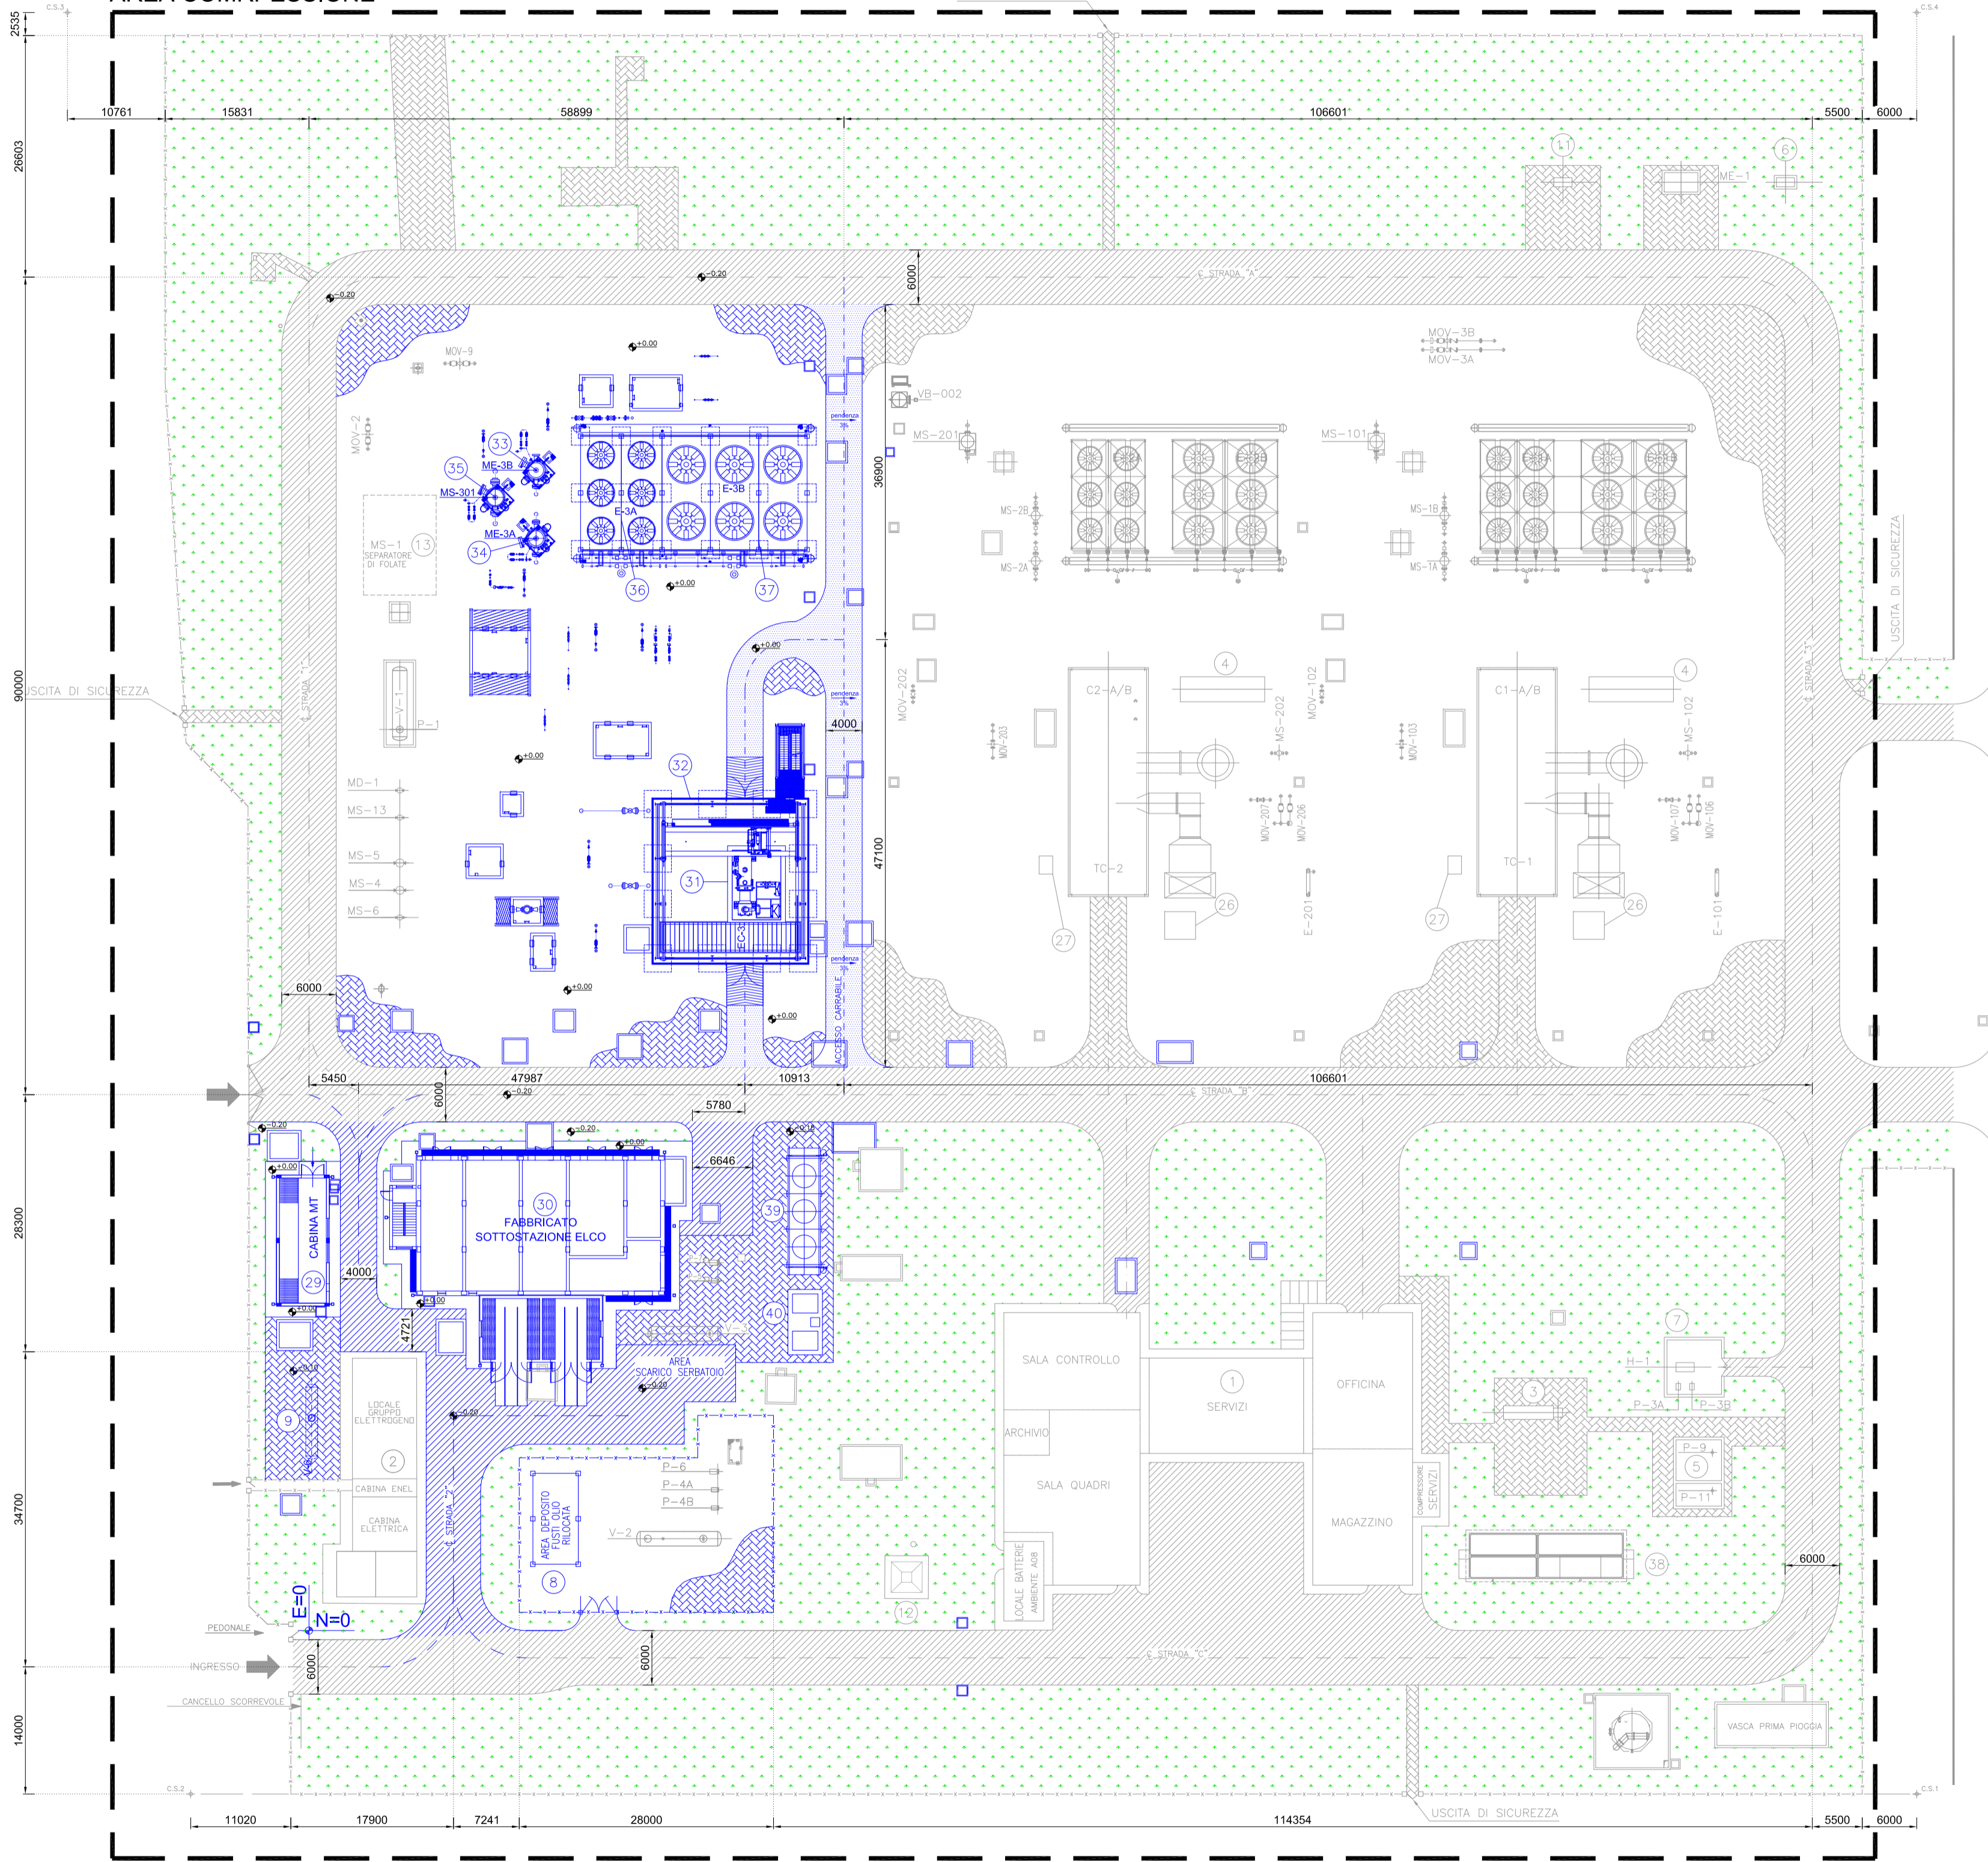

LEGENDA IMPIANTO COMPRESSIONE

- | | |
|--------------|--|
| TC1-1/2 | TURBINE |
| C-1A/B-2A/B | COMPRESSORI |
| MS-101-201 | FILTRI GAS PRINCIPALI |
| MS-1A/B-2A/B | SEPARATORI GAS |
| MS-6 | PRERISCALDATORE GAS SERVIZI |
| MS-4/5 | FILTRI GAS SERVIZI |
| MS-102-202 | FILTRI FUEL |
| MS-13 | FILTRO GAS ATTUATORI |
| ME-1 | SILENZIATORE DI STAZIONE E DI MACCHINA |
| E-1A/B-2A/B | REFRIGERATORI GAS |
| E-101 | SCAMBIATORE |
| E-201 | SCAMBIATORE |
| H-1 | CALDAIA GAS SERVIZI |
| MD1-101-201 | ESSICCATORI GAS ATTUATORI |
| P-1 | POMPA RECUPERO SERBATOIO SLOOP |
| P-3A/B | POMPE CIRCOLAZIONE ACQUA CALDA |
| P-4A/B | POMPE OLIO DI LUBRIFICAZIONE |
| P-5/6/7 | POMPE RECUPERO OLIO DI LUBRIFICAZIONE |
| P-9 | POMPA PER IRRIGAZIONE |
| P-11 | POMPA PER ANTINCENDIO |
| V-1 | SERBATOIO SLOOP |
| V-2 | SERBATOIO OLIO NUOVO |
| V-3 | SERBATOIO OLIO DI RECUPERO |
| V-6 | SERBATOIO STOCCAGGIO GASOLIO |
| MS-301 | FILTRO GAS PRINCIPALE |
| ME-3A | FILTRO GAS 1° STADIO |
| ME-3B | FILTRO GAS 2° STADIO |
| E-3A | REFRIGERANTI GAS 1° STADIO |
| E-3B | REFRIGERANTI GAS 2° STADIO |
| EC-3 | COMPRESSORE ELCO |

LEGENDA IMPIANTO COMPRESSIONE

- ESISTENTE
- IN PROGETTO
- RECINZIONE ESISTENTE
- NUOVA RECINZIONE
- STRADA ESISTENTE
- AREA IN AUTOBLOCCANTI ESISTENTE
- AREA A VERDE
- AREA IN AUTOBLOCCANTI IN PROGETTO
- STRADA IN PROGETTO
- AREA CARRABILE CEMENTATA

- 1 FABBRICATO UFFICI-SERVIZI
- 2 CABINA ELETTRICA-TRASFORMATORI
- 3 VASCA EX GHISALBERTI
- 4 AEROREFRIGERANTI OLIO
- 5 VASCA PER STOCCAGGIO ACQUA ANDINCENDIO
- 6 POZZETTO SCARICO VENTS
- 7 LOCALE CALDAIE H-1/H-2
- 8 (RILOCATA) AREA DEPOSITO FUSTI OLIO
- 9 (NUOVO) SERBATOIO ALIMENT. GRUPPO ELETTROGENO V-6
- 11 DEPOSITO BOMBOLE ANTINCENDIO CO, PER SCARICO SILENZIATO ME-1
- 12 ANTENNA RADIO
- 13 SEPARATORE DI FOLATE MS-1
- 26 CABINA DI ANALISI EMISSIONI IN ATMOSFERA SCARICO TURBOCOMPRESSORI TC1/TC2
- 27 SISTEMA WATER MIST
- 28 SERBATOIO ACCUMULO ARIA STRUMENTI 0460-VB-002
- 29 NUOVA CABINA MEDIATENSIONE
- 30 NUOVA SOTTOSTAZIONE
- 31 COMPRESSORE ELCO
- 32 NUOVO CAPANNONE ELCO
- 33 FILTRO GAS 2° STADIO
- 34 FILTRO GAS 1° STADIO
- 35 FILTRO GAS PRINCIPALE
- 36 REFRIGERANTI GAS 1° STADIO
- 37 REFRIGERANTI GAS 2° STADIO
- 38 NUOVA VASCA ACQUA ANTINCENDIO
- 39 COOLER VFD
- 40 GRUPPI FRIGO HVAC



0	28/03/2022	EMMISSIONE PER APPALTO - REVISIONE GENERALE	M.MORAZZINI	F.FERROLLO	F. BRANCHI	EX-DE
GA	15/09/2021	EMMISSIONE PER COMMENTI	M.MORAZZINI	F.FERROLLO	F. BRANCHI	EX-DE
REV.	DATA	DESCRIZIONE	DISEGN.	CONTR.	APPROV.	STATO REVIS.



CENTRALE DI STOCCAGGIO
GAS SETTALA

INGEGNERIA DI DETTAGLIO ELCO SETTALA
PLANIMETRIA GENERALE OPERE CIVILI E SISTEMAZIONI ESTERNE

COMMESSA : NS/18012/R-R01			
INGEGNERIA DI DETTAGLIO PER L'INSTALLAZIONE DI UN NUOVO ELCO NELLA CENTRALE DI SETTALA (MI)		T.EN ITALY SOLUTIONS S.p.A. 00148 ROMA - Viale Castello della Magliana, 68	
Riferimento T.EN Italy Solutions		Pag.	Rev
201419C301	120 DW 14 23 001	of	1
Project	Unità Doc.Type Disc Subj Ser.No	1	0 1

SCALA	SOSTITUISCE IL	SOSTITUITO DAL	AREA NP.	UNITA' NP.	IDENTIFICATIVO DOCUMENTO	FG. / DI
1:500					0120 03-DADG-34120	1 / 1