



**IMPIANTO E DISPOSITIVI ANTINCENDIO**

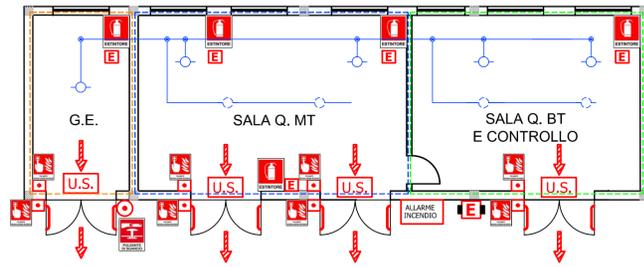


PIANTA EDIFICIO INTEGRATO COMANDO E CONTROLLO  
"STALLO LINEA PER RTN" - SCALA 1:100

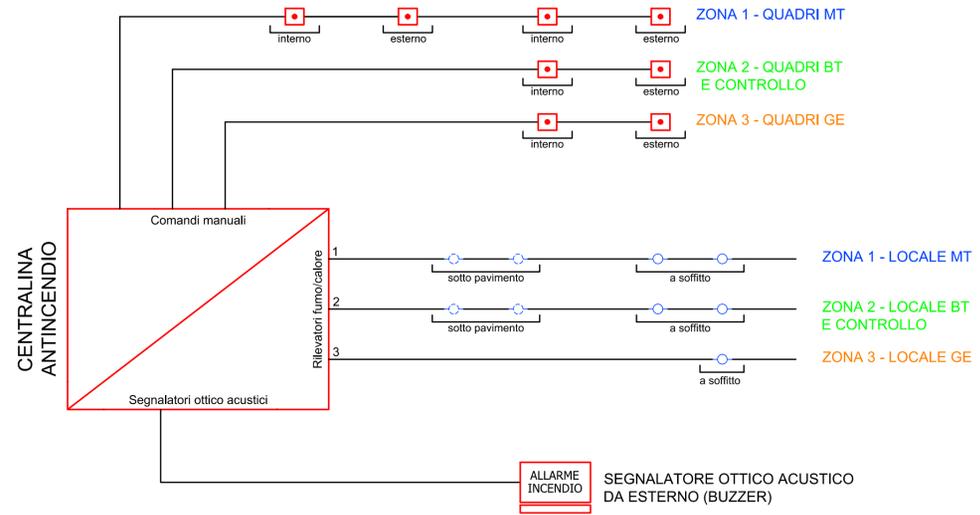

**LEGENDA**

	Estintore portatile		Cartello "Pulsante allarme antincendio"
	Estintore carrellato		Cartello "Estintore"
	Rilevatore multicriterio fumo/calore a soffitto		Porta con maniglione antipanico
	Rilevatore multicriterio fumo/calore sotto pavimento		Pannello ottico-acustico "Allarme incendio"
	Centralina antincendio		Pulsante di allarme incendio
	Cartello "Pulsante di sgancio"		Pulsante di sgancio
			Vie di esodo

**IMPIANTO ELETTRICO**

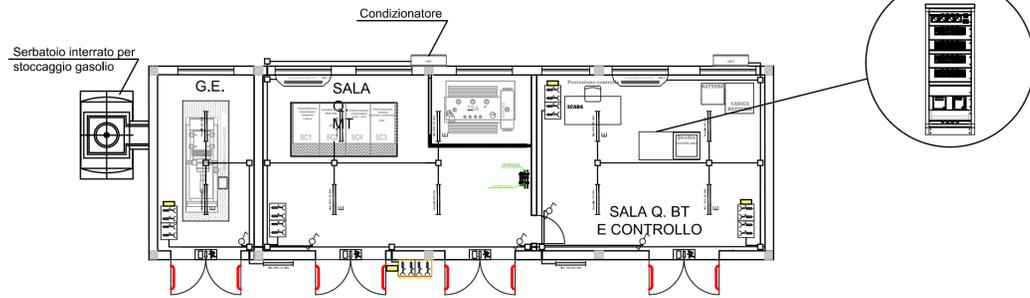

PIANTA EDIFICIO INTEGRATO COMANDO E CONTROLLO  
"STALLO LINEA PER RTN" - SCALA 1:100

**LEGENDA** TIPICO BLOCCO PRESE CEE

	CASSETTA DI DERIVAZIONE
	PLAFONIERA con LAMPADÉ tecnologia LED da 42W
	PLAFONIERA con LAMPADÉ tecnologia LED da 48W CON SISTEMA INVERTER
	QUADRETTO BLOCCO PRESE CEE : N. 2 PRESE 2P+T 230V 16A N. 1 PRESA 3P+T 380V 16A N. 1 PRESA 3P+T 380V 32A
	QUADRETTO BLOCCO PRESE CEE in esecuzione stagna: N. 2 PRESE 2P+T 230V 16A N. 1 PRESA 3P+T 380V 16A N. 1 PRESA 3P+T 380V 32A
	PLAFONIERA DI EMERGENZA 1X18W
	PRESA 10/16A
	PRESA UNEL
	DEVIATORE
	INTERRUTTORE
	QUADRETTO BLOCCO PRESE CEE in esecuzione stagna: N. 2 PRESE 2P+T 230V 16A N. 1 PRESA 3P+T 380V 16A N. 1 PRESA 3P+T 380V 32A

**NOTE:**  
1. I CORPI ILLUMINANTI SONO ALIMENTATI DAGBT  
2. I CORPI ILLUMINANTI ESTERNI SONO COMANDATI DA OROLOGIO ASTRONOMIC0



Regione: PUGLIA  
Provincia: LECCE  
COMUNE DI NARDO'

**PROGETTO PER LA REALIZZAZIONE DI UN IMPIANTO FOTVOLTAICO DA 96,8 MWp ED ISOLE VERDI PROGETTO DEFINITIVO**

Titolo: EDIFICIO INTEGRATO COMANDO E CONTROLLO IN AREA CONDIVISA: IMPIANTO E DISPOSITIVI ANTINCENDIO, IMPIANTO ELETTRICO

Tavola:

**TERNA TAV13**

Progettista:

ing. Gianluca PANTILE  
Ordine Ing. Brindisi n. 803  
Via Del Lavoro, 15/D  
72100 Brindisi  
pantile.gianluca@ingpec.eu  
tel. +39 347 1939994  
fax +39 0831 548001

Visti / Firme / Timbri:



Formato A1 - Scala 1:100

Note: .....

Data	Rev.	DESCRIZIONE	Elaborato e controllato da:	Approvato da:
06.07.2021	0	PRIMA EMISSIONE	ing. Gianluca PANTILE	ing. Gianluca PANTILE
<b>REVISIONI</b>				

PROFONENTE:

NARDO' SOLAR ENERGY S.R.L.  
Corso Monforte, 2  
20122 Milano  
nardosolarenergy@legalmail.it