


SCALA 1:2000

- | Opere di demolizione e/o rimozione | | Opere di ripristino | |
|------------------------------------|--|---------------------|---------------------------------|
| 1 | Rimozione cabinati prefabbricati | 1 | Sistemazione finale del terreno |
| 2 | Demolizione zattere di appoggio cabinati prefabbricati | 2 | Ripristino scavi |
| 3 | Rimozione recinzione e cancelli, differenziazione e avvio allo smaltimento | | |
| 4 | Rimozione strutture di sostegno dei pannelli fotovoltaici | | |
| 5 | Rimozione fondazioni vibroinfilate dei sostegni dei pannelli fotovoltaici | | |
| 6 | Rimozione fondazioni sostegni di illuminazione e videosorveglianza | | |
| 7 | Rimozione sostegni di illuminazione e videosorveglianza | | |
| 8 | Rimozione cavidotti e pozzetti impianto elettrico | | |
| 9 | Rimozione viabilità interna | | |

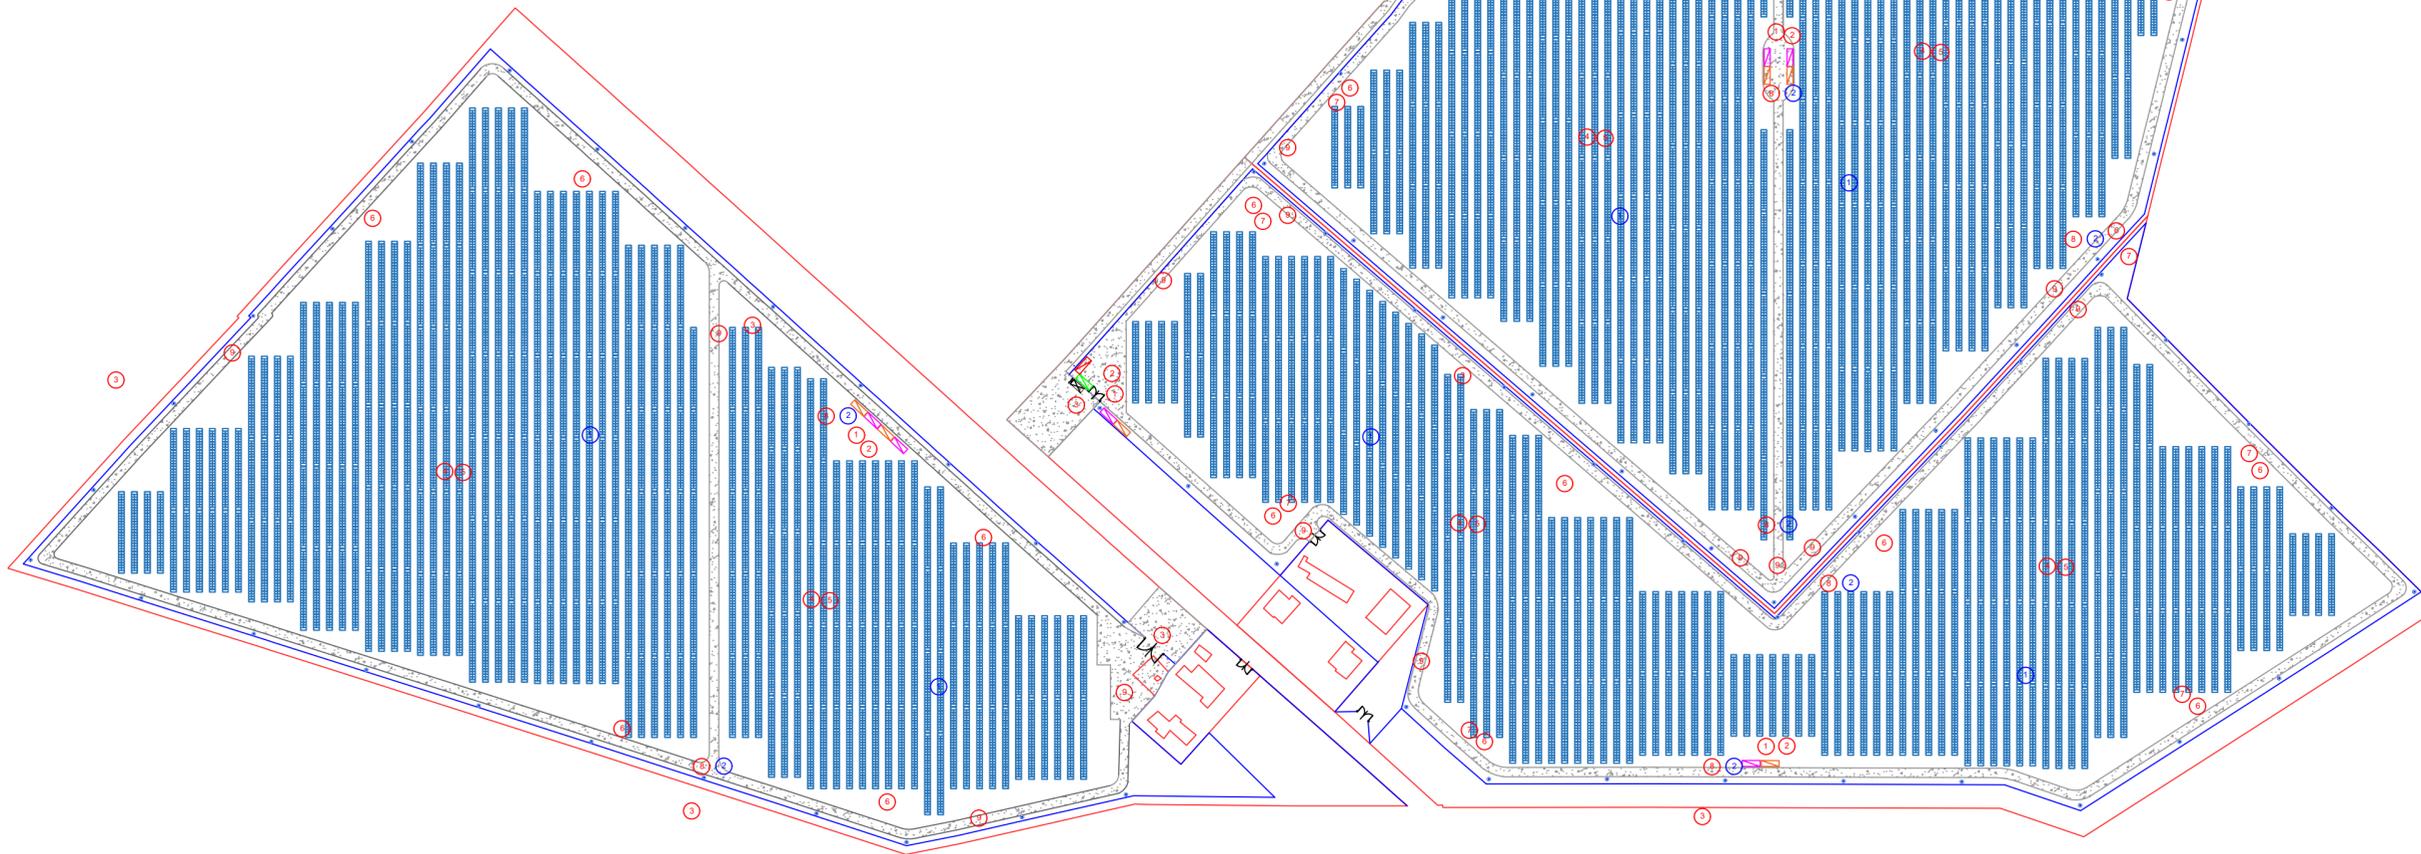

Legenda

- | | | | | | |
|--|--------------------|--|----------------------|--|---------------------|
| | Cabina di consegna | | Cabina Trasformatori | | Perimetro impianto |
| | Cabina quadro MT | | Cabina Raccolta | | Recinzione impianto |
| | Cabina Ausiliari | | Viabilità interna | | Videosorveglianza |

COMUNE DI NARDÒ
 PROVINCIA DI LECCE
 Progetto agrovoltaico "Builli"



PROGETTO
Ingveprogetti s.r.l.s.
 via Geofilo n.7-72023, Mesagne (BR)
 email: info@ingveprogetti.it

RESPONSABILE DEL PROGETTO
 Ing. Giorgio Vece

COSTRUZIONE ED ESERCIZIO DI UN IMPIANTO AGROVOLTAICO INTEGRATO DI PRODUZIONE ELETTRICA DA FONTE FOTOVOLTAICA E DI PRODUZIONE AGRICOLA, DENOMINATO "BULLI", SITO NEL COMUNE DI NARDÒ (LE), IN LOCALITÀ BULLI, E DELLE OPERE ED INFRASTRUTTURE CONNESSE NEI COMUNI DI NARDÒ, COPERTINO E LEVERANO (LE), CON POTENZA NOMINALE PARI A 14.250,00 KWN E POTENZA DI PICCO (POTENZA MODULI) PARI A 16.564,80 KWP.

Oggetto: Particolari opere di dismissione

ELABORATO:
 AG7SE31_Disciplinare_05_Rev2

PROGETTISTA:
 Ing. Giorgio Vece

SCALA: 1:2000

TIMBRO E FIRMA:



STATO DI PROGETTO		PROGETTO DEFINITIVO				
N°	DATA	DESCRIZIONE	PROCEDURA	PROGETTO	VERIFICATO	APPROVATO
00	AGOSTO 2020	Prima emissione	AU	Ing. Giorgio Vece	Ing. Giorgio Vece	GR Value Development S.r.l.
01	DICEMBRE 2020	Prima revisione	AU	Ing. Giorgio Vece	Ing. Giorgio Vece	GR Value Development S.r.l.
02	DICEMBRE 2021	Prima emissione	PUA	Ing. Giorgio Vece	Ing. Giorgio Vece	GR Value Development S.r.l.
03						
04						

Committente: LECCE 2 PV S.R.L.
 (scissione da GR Value Development S.r.l.)

GRvalue
 Via Durini n°9
 20122 Milano,
 Cod. Fisc & P. IVA 12262240968