



# PLANIMETRIA STAZIONE RACCOLTA AT E PLANIMETRIA SSE UTENTE

SCALA 1:200

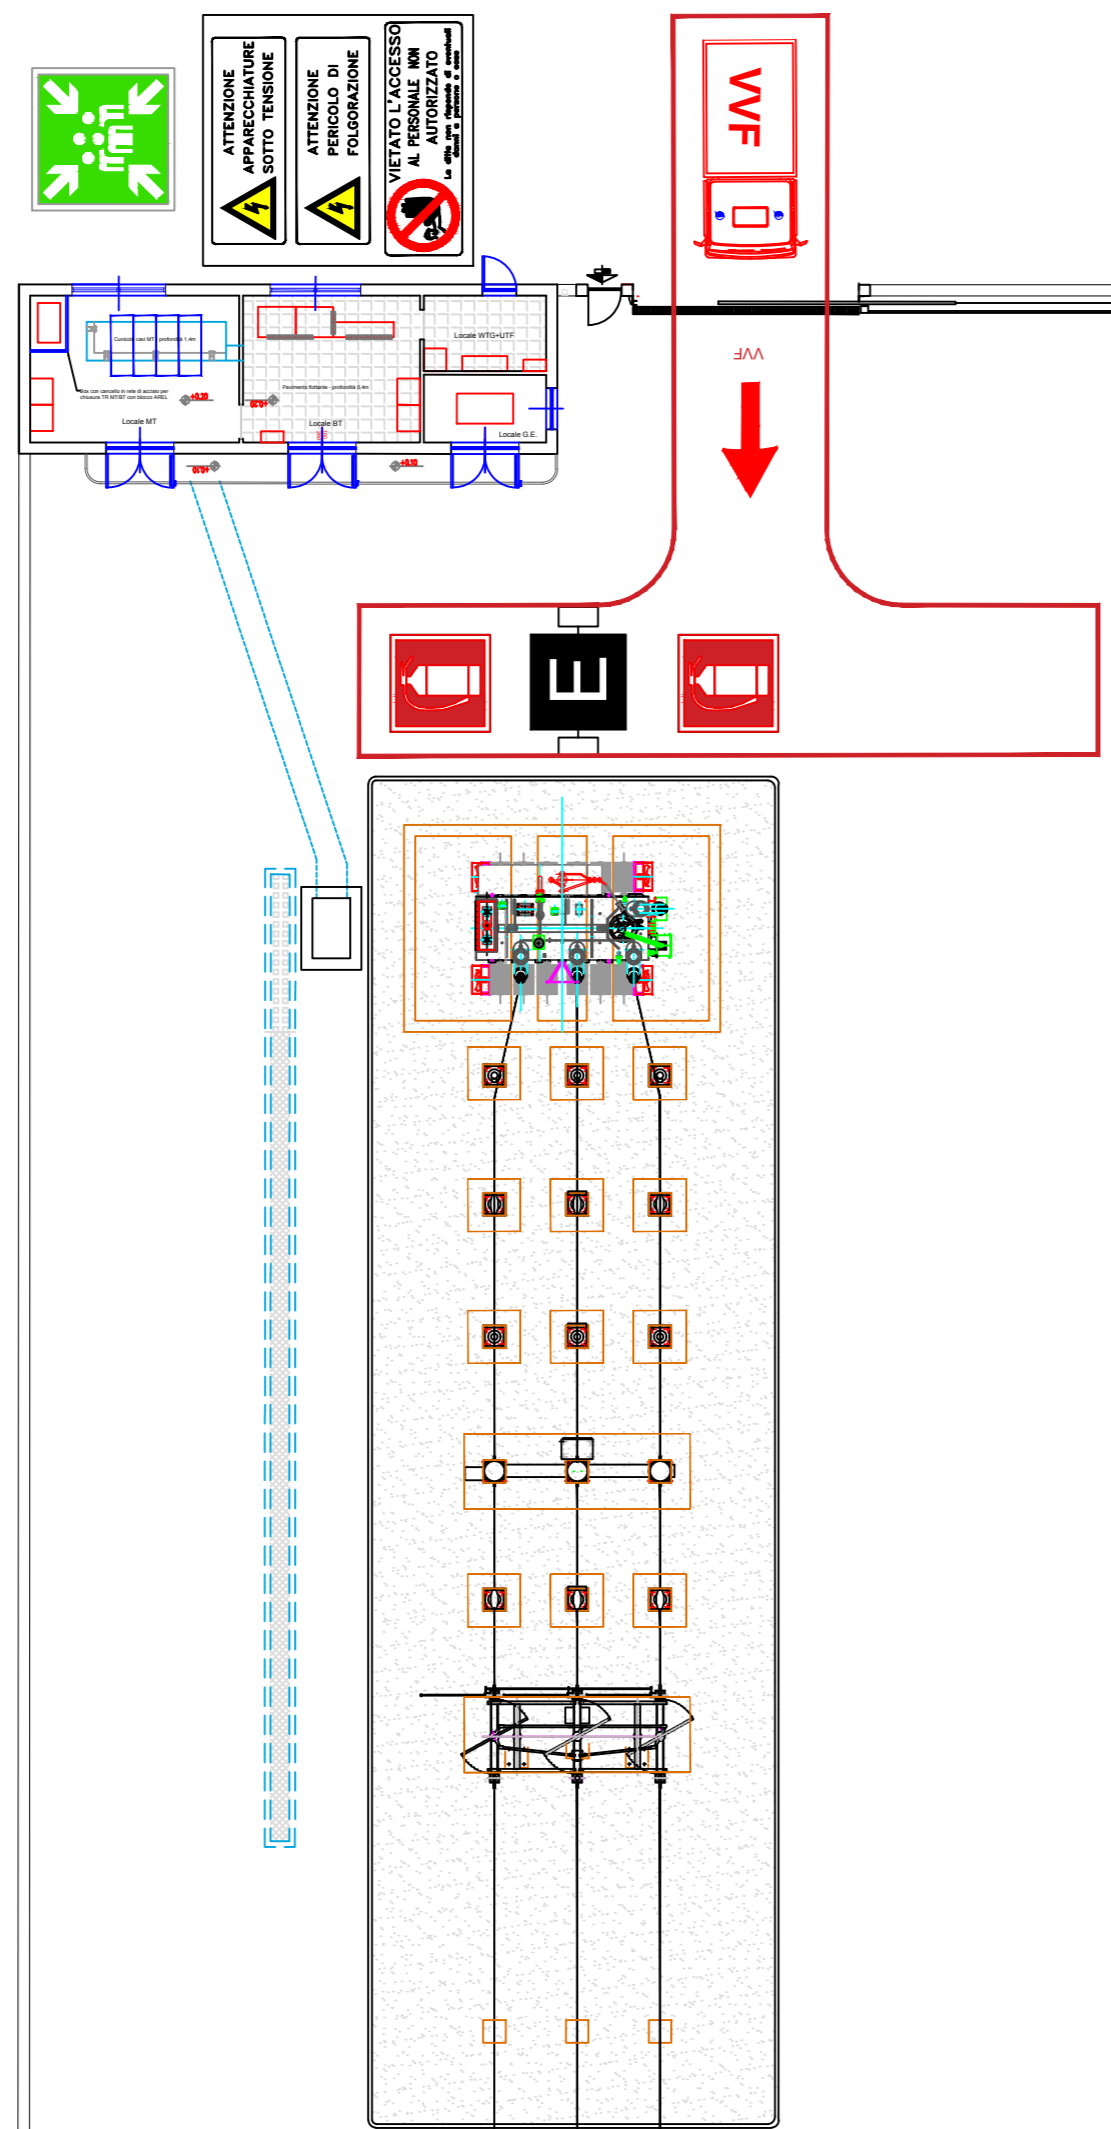

SE Raccolta

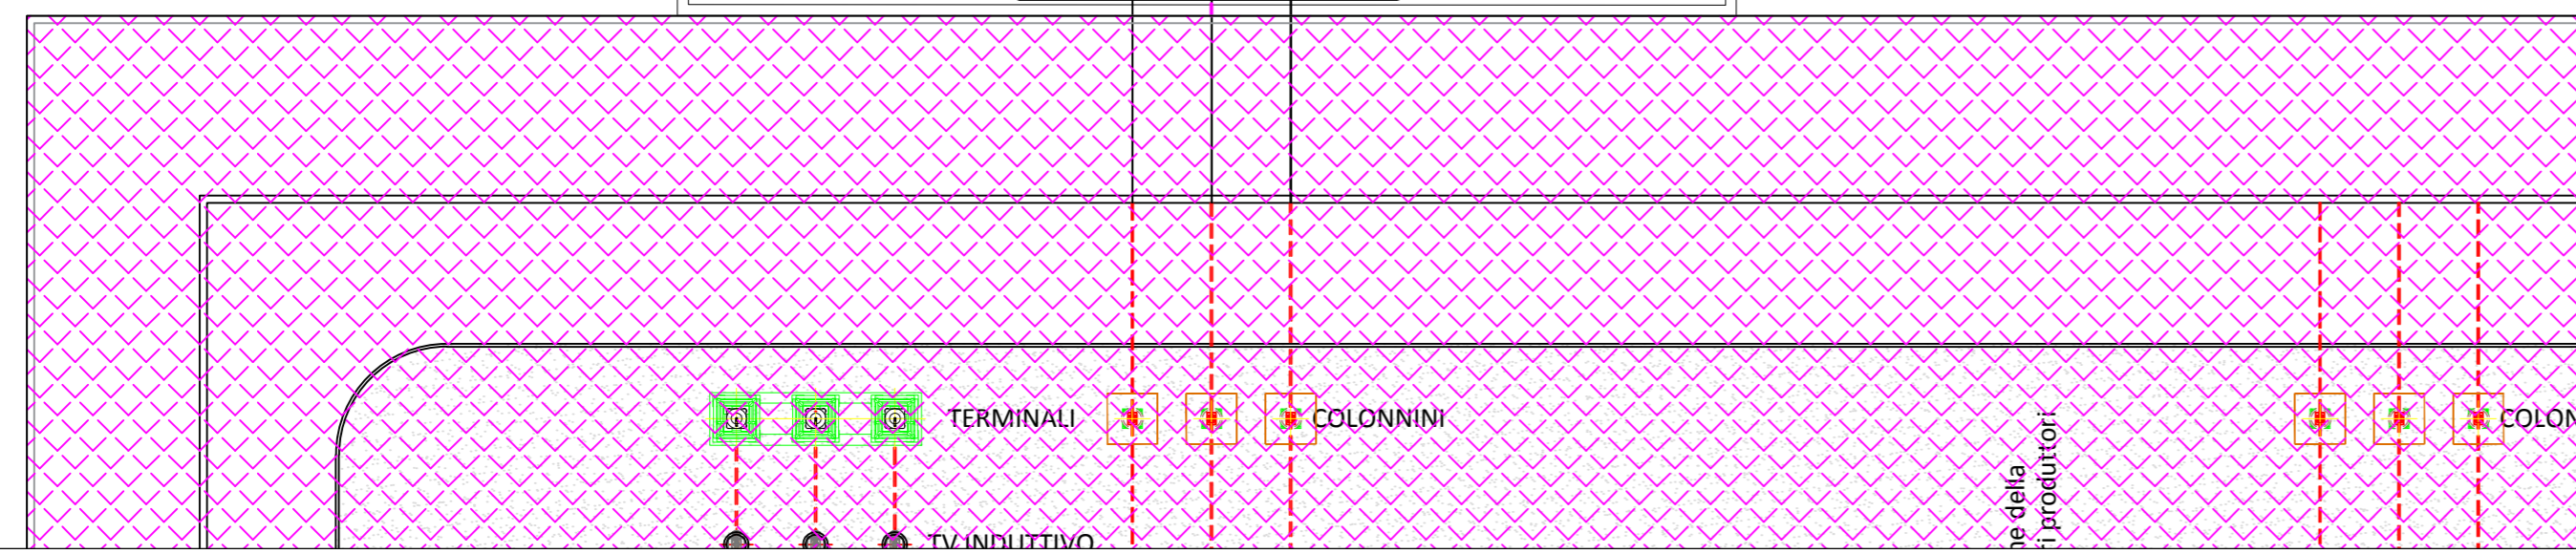

LEGENDA	
	ESTINTORE PORTATILE A POLVERE
	ESTINTORE CARRELLATO A POLVERE
	PUNTO DI RACCOLTA
	APPARECCHIATURE SOTTO TENSIONE
	ATTENZIONE PERICOLO FOLGORAZIONE
	PERCORSO AUTOPOMPA VIGILI DEL FUOCO (segnaletica orizzontale) VIETATO L'ACCESSO AL PERSONALE NON AUTORIZZATO
	PERCORSO AUTOPOMPA VIGILI DEL FUOCO (segnaletica orizzontale)
	AREA RISCHIO INCENDIO

<p>PROPONENTE</p> <p><b>ASP VIGLIONE S.r.l.</b> Via Padre Pio n.8 70020 Cassano delle Murge (BA)</p>		
<p>PROGETTO</p> <p><b>(CO<sub>2</sub>)<sub>2</sub> - PROGETTO DI MANDORLETO SPERIMENTALE A MECCANIZZAZIONE INTEGRALE E A GESTIONE DI PRECISIONE, CON POSSIBILITA' DI RIUTILIZZO DELLE ACQUE REFLUE TRAMITE MODULO SPERIMENTALE DESERT, CONSOCIATO CON IMPIANTO FOTOVOLTAICO</b></p>		
<p>LOCALIZZAZIONE</p> <p><b>SANTERAMO IN COLLE (BA)</b> LOCALITA' VIGLIONE</p>	<p>DATI CATASTALI</p> <p><b>Area di impianto</b> Foglio: 108 Particelle: 64, 311, 313, 315, 316, 317, 318, 319, 321, 322, 324, 325, 341, 342, 343, 403, 534, 608, 702, 703, 704.</p> <p><b>Opere di connessione</b> Foglio 103 Particelle 544, 545, 546, 547 (ex p.lle 308 e 310), 328, 473, 474, 80 Foglio 19 (Comune di Matera) Particella 13</p>	
<p>ITER AUTORIZZATIVO</p> <p>Provvedimento Autorizzatorio Unico Regionale</p> <p><b>PAUR</b></p>		
<p>ELABORATO</p> <p><b>PLANIMETRIA SISTEMA ANTINCENDIO SSE UTENTE</b></p>		
<p>CODICE A.U.R.</p> <p>WO5J9P3</p>	<p>ID</p> <p>201900288_PAUR_18.2-01</p>	<p>DATA</p> <p>GIUGNO 2020</p>
<p>PROGETTISTA</p> <p>Ing. Antonio Terlizzi <b>MATE System srl</b> Via Papa Pio XII, 8 - 70020 Cassano delle Murge - Bari Italy</p>		
<p>FIRME</p> <p></p>		<p><b>ASP VIGLIONE S.R.L.</b> Sede Legale: Via Padre Pio, 8 70020 Cassano delle Murge (Ba) Partita IVA/C.F. 08384870724 Numero REA: 623347</p>

REVISIONE	N.	DATA	DESCRIZIONE	REDATTO	VERIFICATO	APPROVATO
	00	12/02/2020	1° Emissione	A.TERLIZZI	D.GALIANI	A.TERLIZZI
	01	20/05/2020	1° Revisione	A.TERLIZZI	D.GALIANI	A.TERLIZZI
	02	30/06/2020	Integr. VV.F.	A.TERLIZZI	D.GALIANI	A.TERLIZZI