



SCHEMA SEMPLIFICATO  
"STAZIONE DI ALLARME E CONTROLLO A DILUVIO"

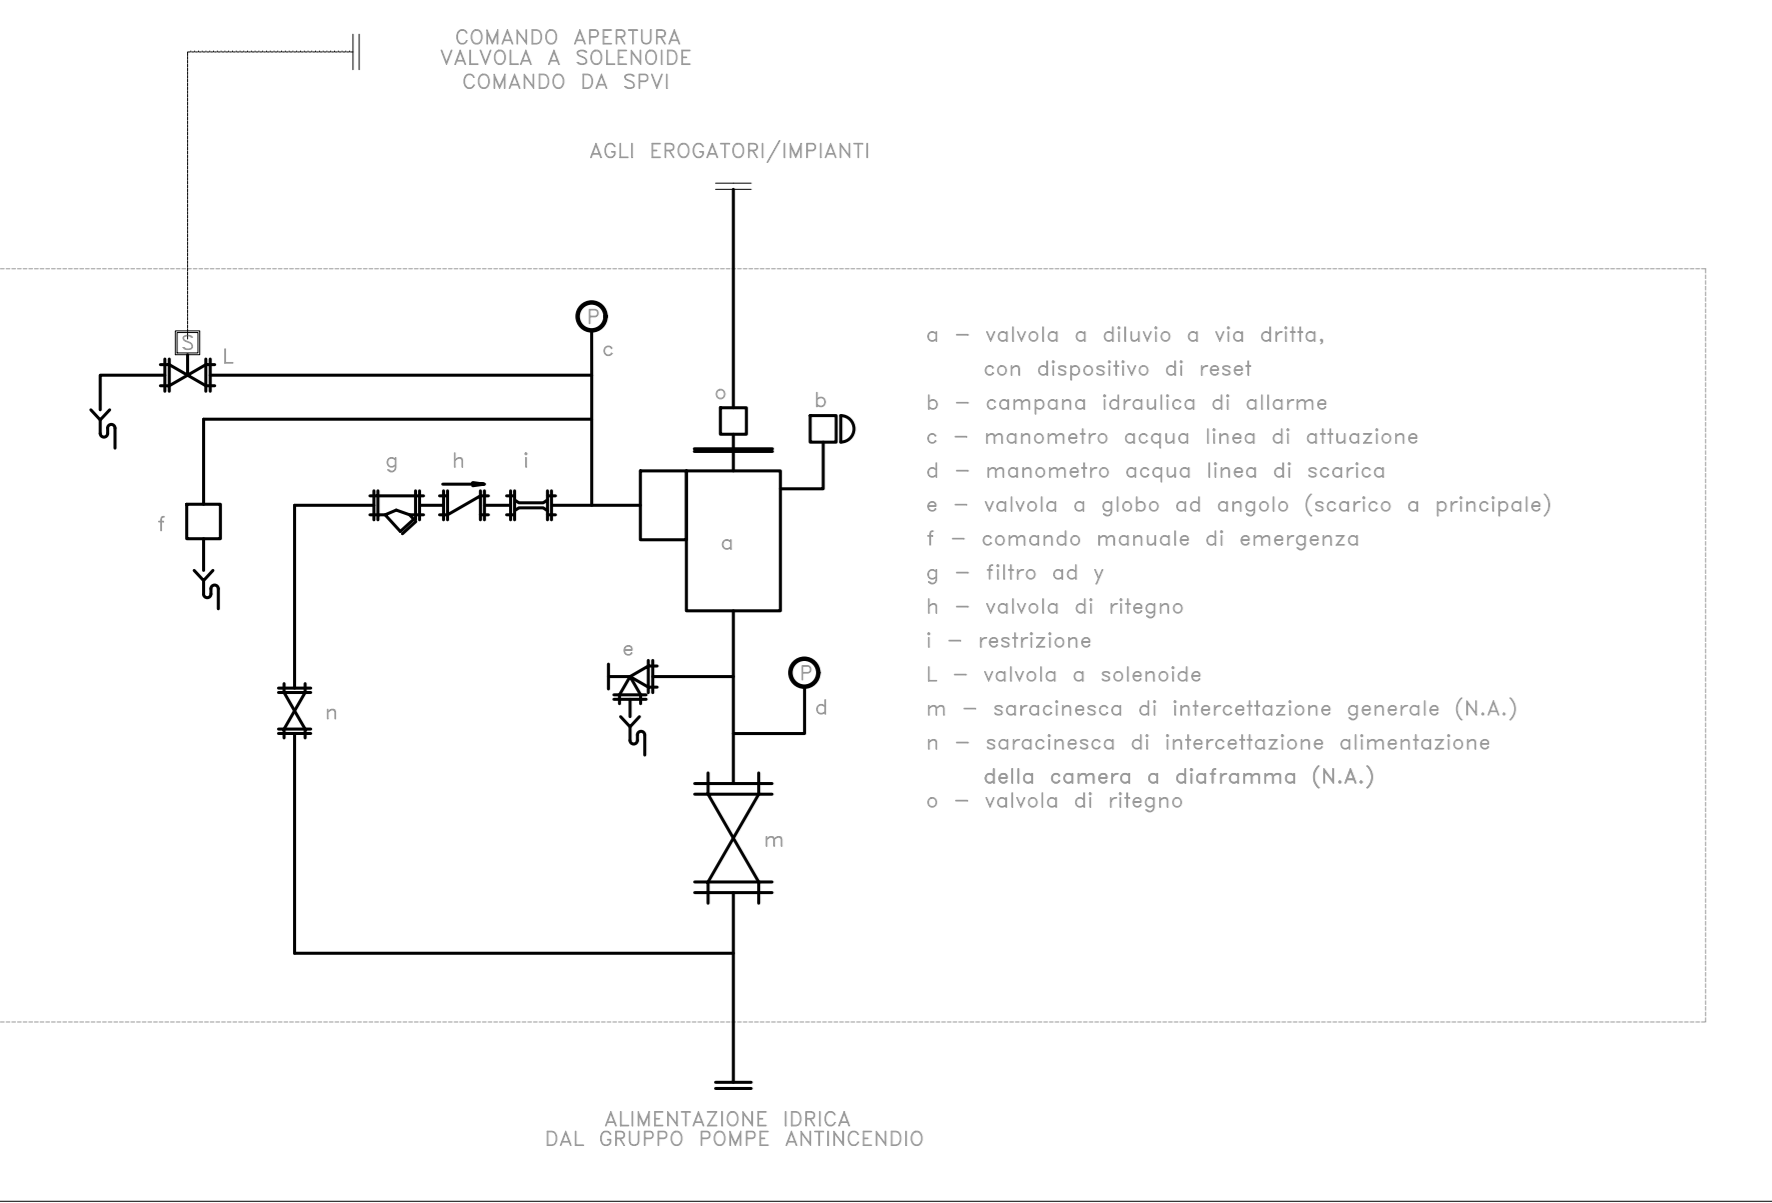

SCHEMA FUNZIONALE

SCHEMA FUNZIONALE IDRANTI SULLE BANCHINE

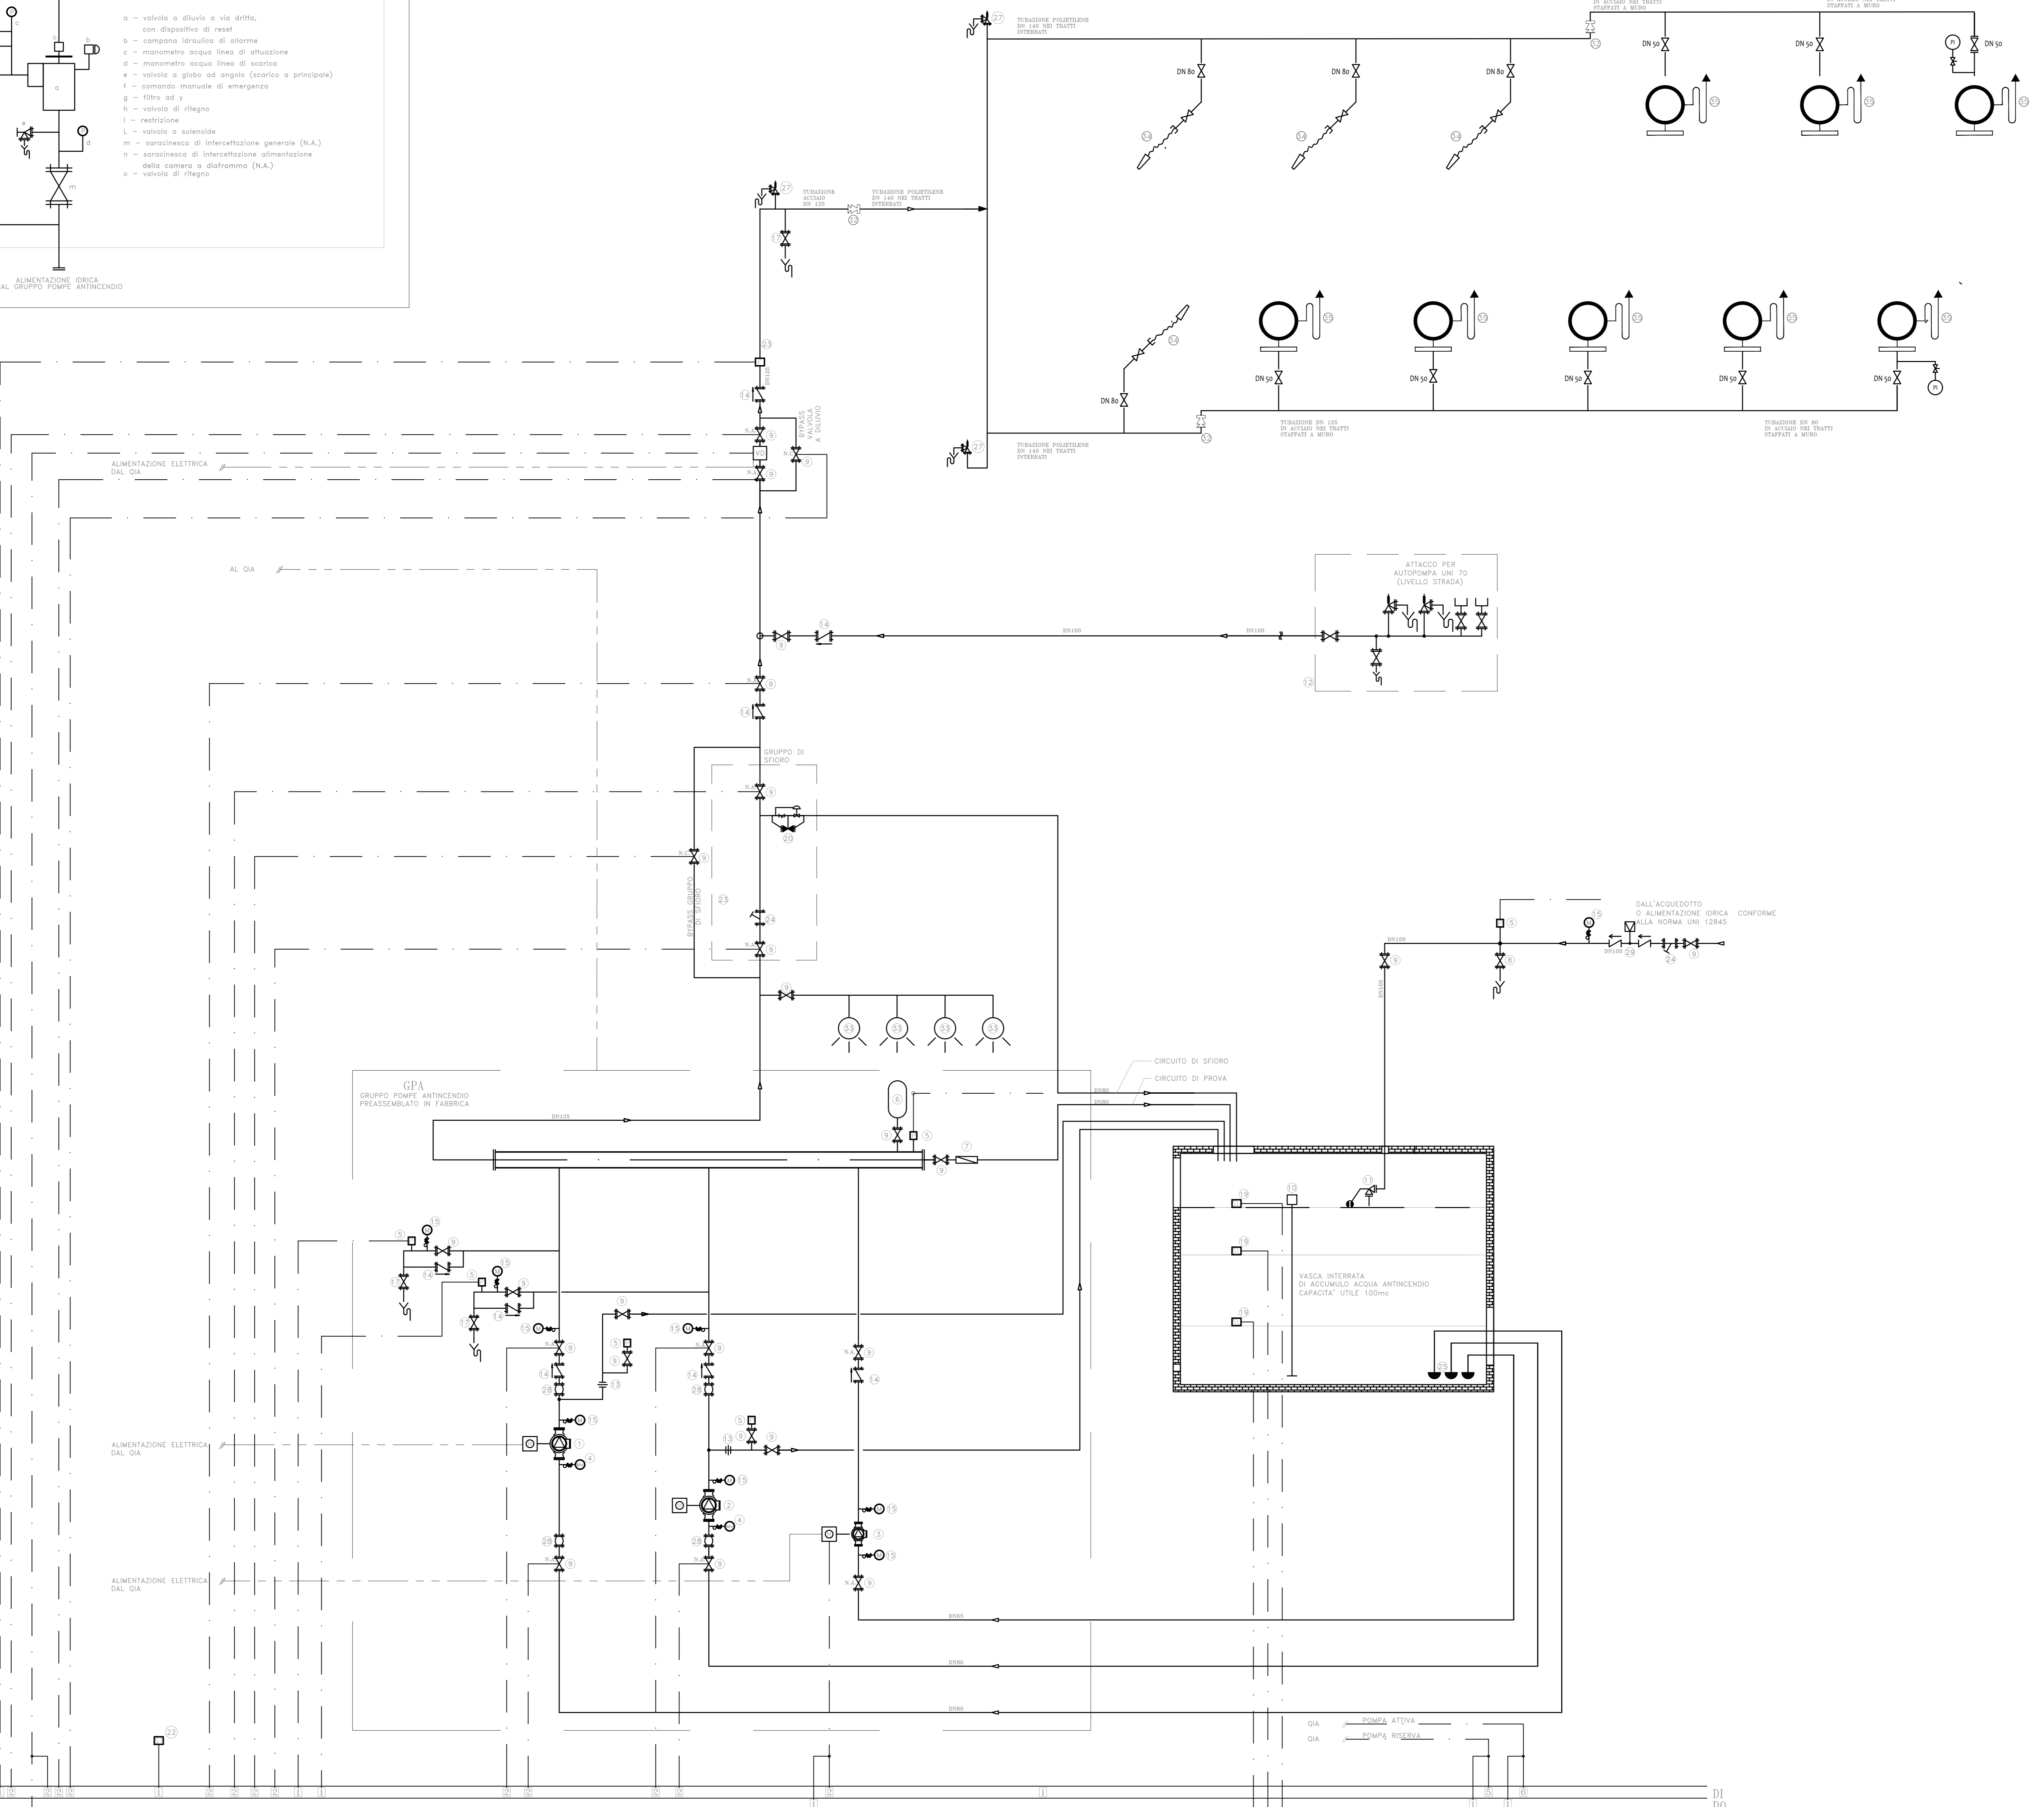

LEGENDA

- ① ELETTROPOMPA DI SERVIZIO
  - ② MOTOPIOMPA DI SERVIZIO
  - ③ ELETTROPOMPA DI COMPENSAZIONE GRUPPO UNI EN 12845
  - ④ MANOVOLUOTOMETRO
  - ⑤ PRESSOSTATO
  - ⑥ SERBATOIO A MEMBRANA
  - ⑦ ASAMETRO
  - ⑧ VALVOLA A GLOBO AD ANGOLO
  - ⑨ VALVOLA D'INTERCETTAZIONE LUCCHETTATA IN POSIZIONE COME DA SCHEMA
  - ⑩ MISURATORE DI LIVELLO
  - ⑪ VALVOLI A GALLEGGIANTE
  - ⑫ GRUPPO ATTACCO AUTOPOMPA
  - ⑬ DIAPHRAMMA DI RICICCOLO ACQUA
  - ⑭ VALVOLA DI RITEGNO
  - ⑮ MANOMETRO
  - ⑯ SFIATO AUTOMATICO ARIA
  - ⑰ RUBINETTO PER LO SVUOTAMENTO DEGLI IMPIANTI
  - ⑱ SONDA DI PRESSIONE
  - ⑲ SONDA LIVELLO
  - ⑳ VALVOLA DI SFIDRO
  - ㉑ RIDUTTORE DI PRESSIONE IDRANTI
  - ㉒ SONDA TEMPERATURA LOCALE
  - ㉓ FLUSSOSTATO
  - ㉔ FILTRO
  - ㉕ VALVOLA DI FONDO + SUCCHERUOLA
  - ㉖ VALVOLA ANTICIPATRICE DEL COLPO D'ARIE
  - ㉗ GIUNTO ANTIVIBRANTE
  - ㉘ DISCONNETTORE
  - ㉙ TRONCHETTO IDRANTI UNI 70
  - ㉚ DIAPHRAMMA TARATO UNI 70
  - ㉛ GIUNTO DI TRANSIZIONE
  - ㉜ UCCELLO SPRINKLER
  - ⑬ IDRANTE LANCIA UNITO SOTTOSUOLO IN BANCHINA
  - ⑭ IDRANTE LANCIA UNITO SOPRASUOLO IN BANCHINA
- GPA - GRUPPO DI POMPAGGIO SOTTOBATTENTE  
 FIRE FIGHTING POINTS (UNI EN 12845) :  
 = MOTOPIOMPA  
 = ELETTROPOMPA DI COMPENSO  
 PORTATA: 600 l/min
- QIA - QUADRO DI ALIMENTAZIONE, GESTIONE E CONTROLLO

NOTE

COMITENTE: **RFI**  
GRUPPO FERROVIARIO ITALIANO

PROGETTAZIONE: **ITALFERR**  
GRUPPO FERROVIE DELLO STATO ITALIANO

U.O. IMPIANTI INDUSTRIALI E TECNOLOGICI

PROGETTO DEFINITIVO

ADEGUAMENTO E POTENZIAMENTO IMPIANTO DI VADO LIGURE ZONA INDUSTRIALE  
2ª FASE - PRG CON MODULO 750 m DI UN BINARIO; ACC CON IMPLEMENTAZIONE IN APPARATO DI SEGNALMENTO ALTO DA TRENO

Centrale Idrica Antincendio Scalo Merici Pericolose  
Impianto Idrica Antincendio  
Schema funzionale centrale di pompaggio

SCALA: 1:100

COMMESSA	LOTTO	FASE	ENTE	TIPO DOC.	OPERADISCIPLINA	PROGR.	REV.
I V O H	02	D	17	D X	I T 0 1 0 2	001	A

Rev.	Descrizione	Redatto	Data	Verificato	Data	Approvato	Data	Autizzato Data
A	EMERSONE ESECUTIVA	[Firma]	2017	[Firma]	2017	[Firma]	2017	[Firma]

File: NVH20170X70102001A.DWG n. Elab.: