



PARTICOLARE VASCA SCALA 1:50

PIANTA

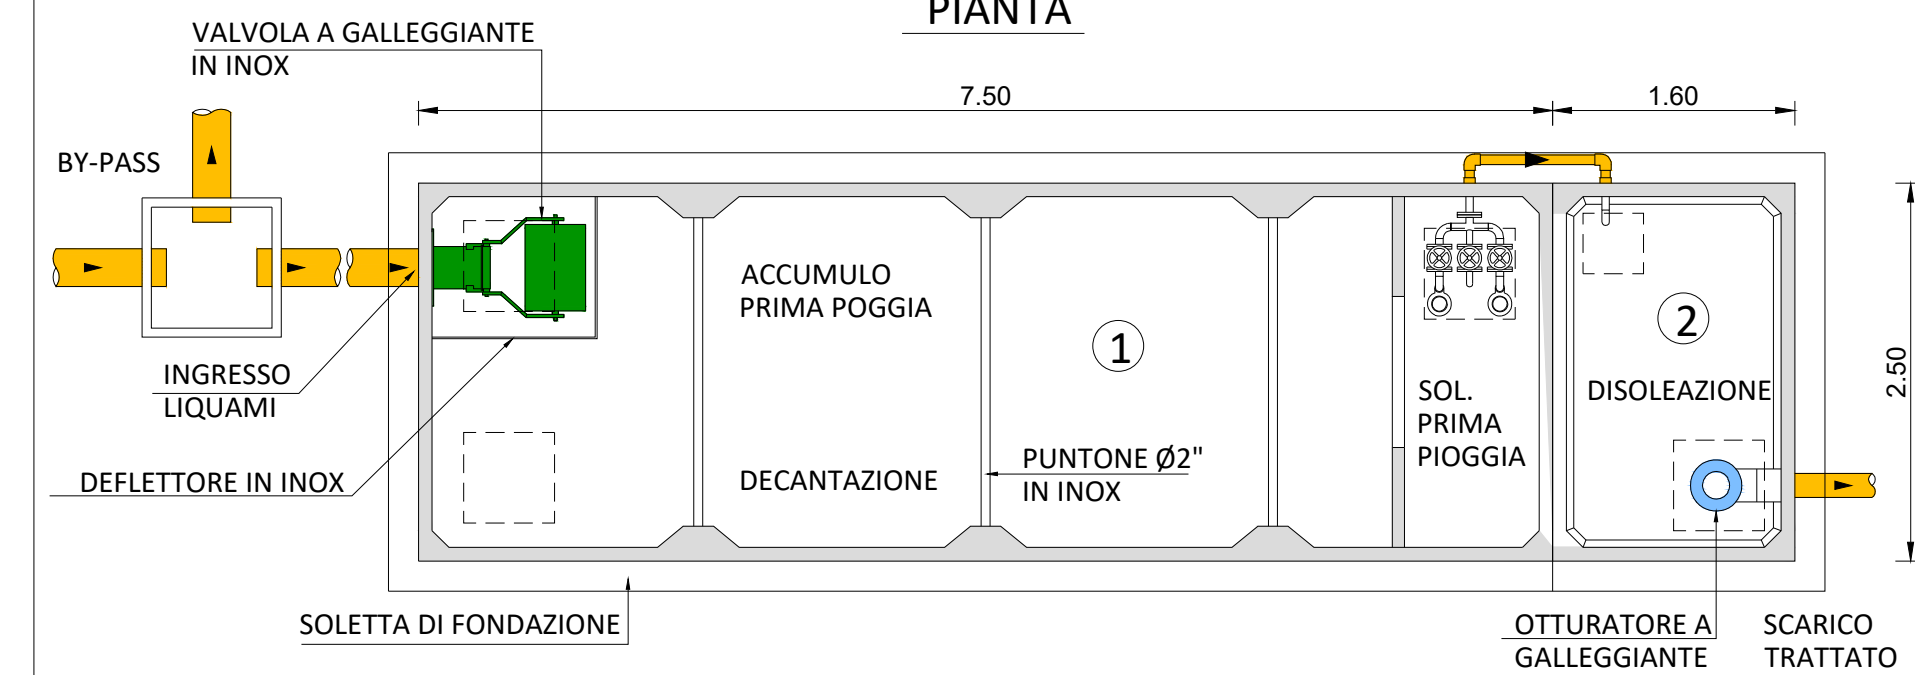


SEZIONE LONGITUDINALE


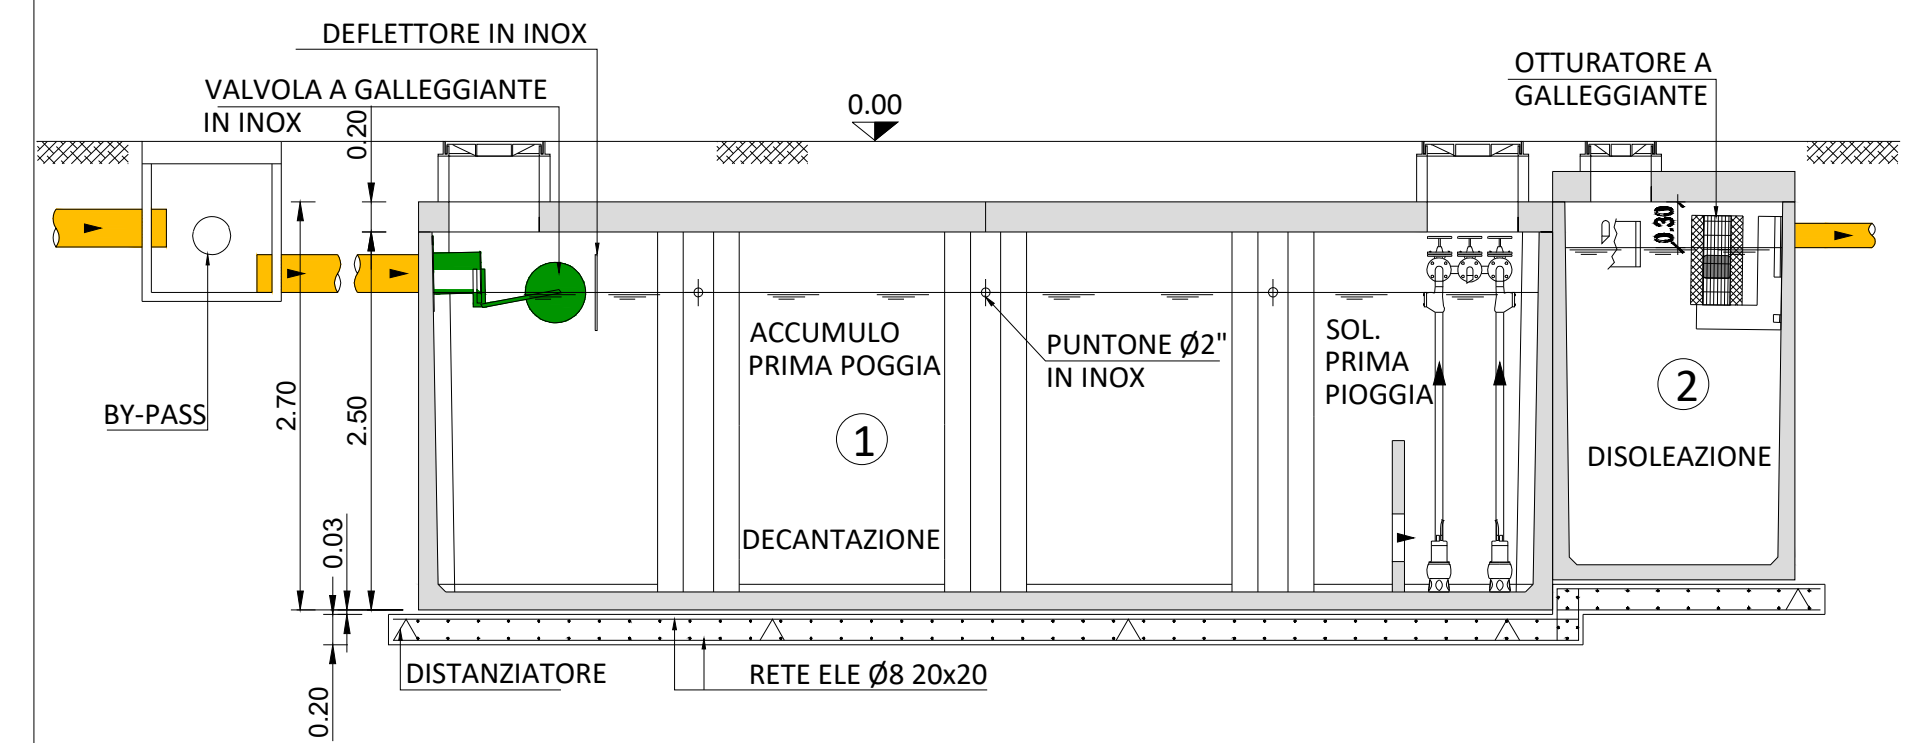


LEGENDA

- 1 - ACCUMULO / DECANTAZIONE / SOLLEVAMENTO
- 2 - DISOLEAZIONE

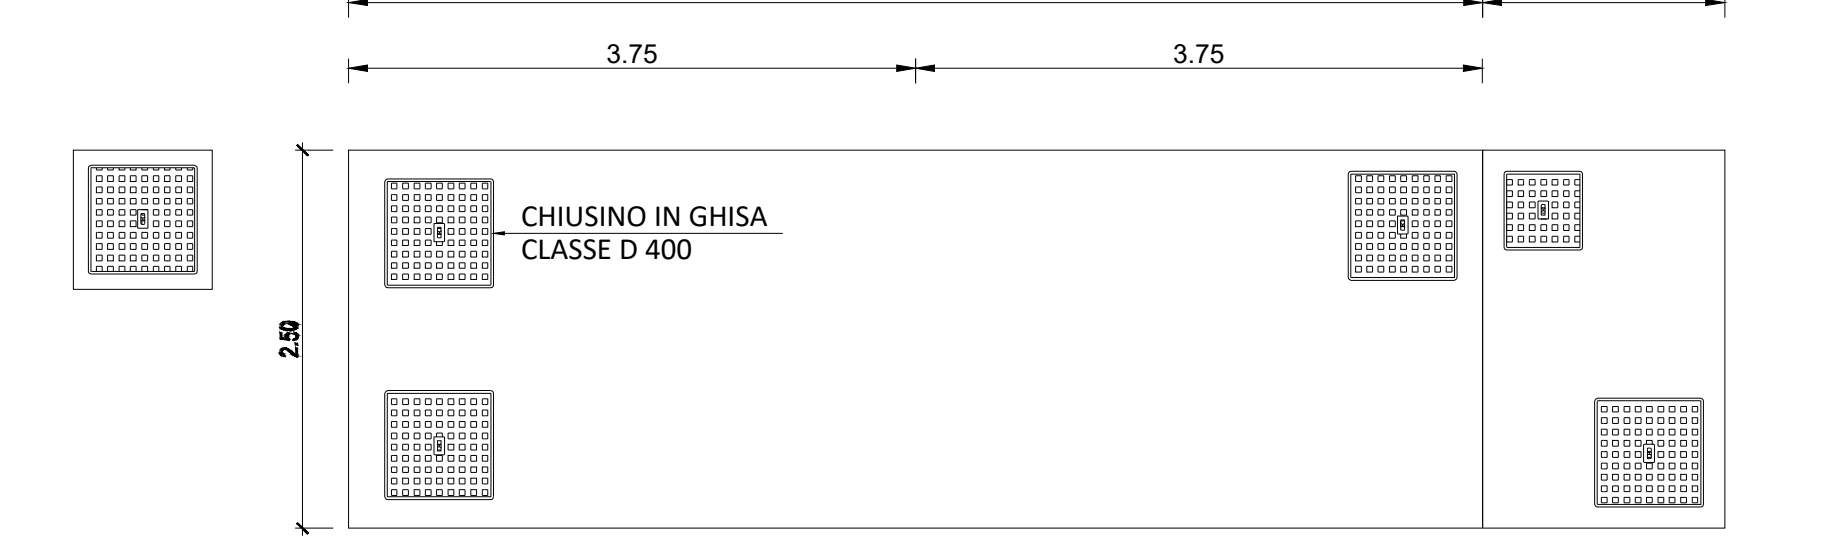

RECAPITO ACQUA PRIMA PIOGGIA SCALA 1:10000

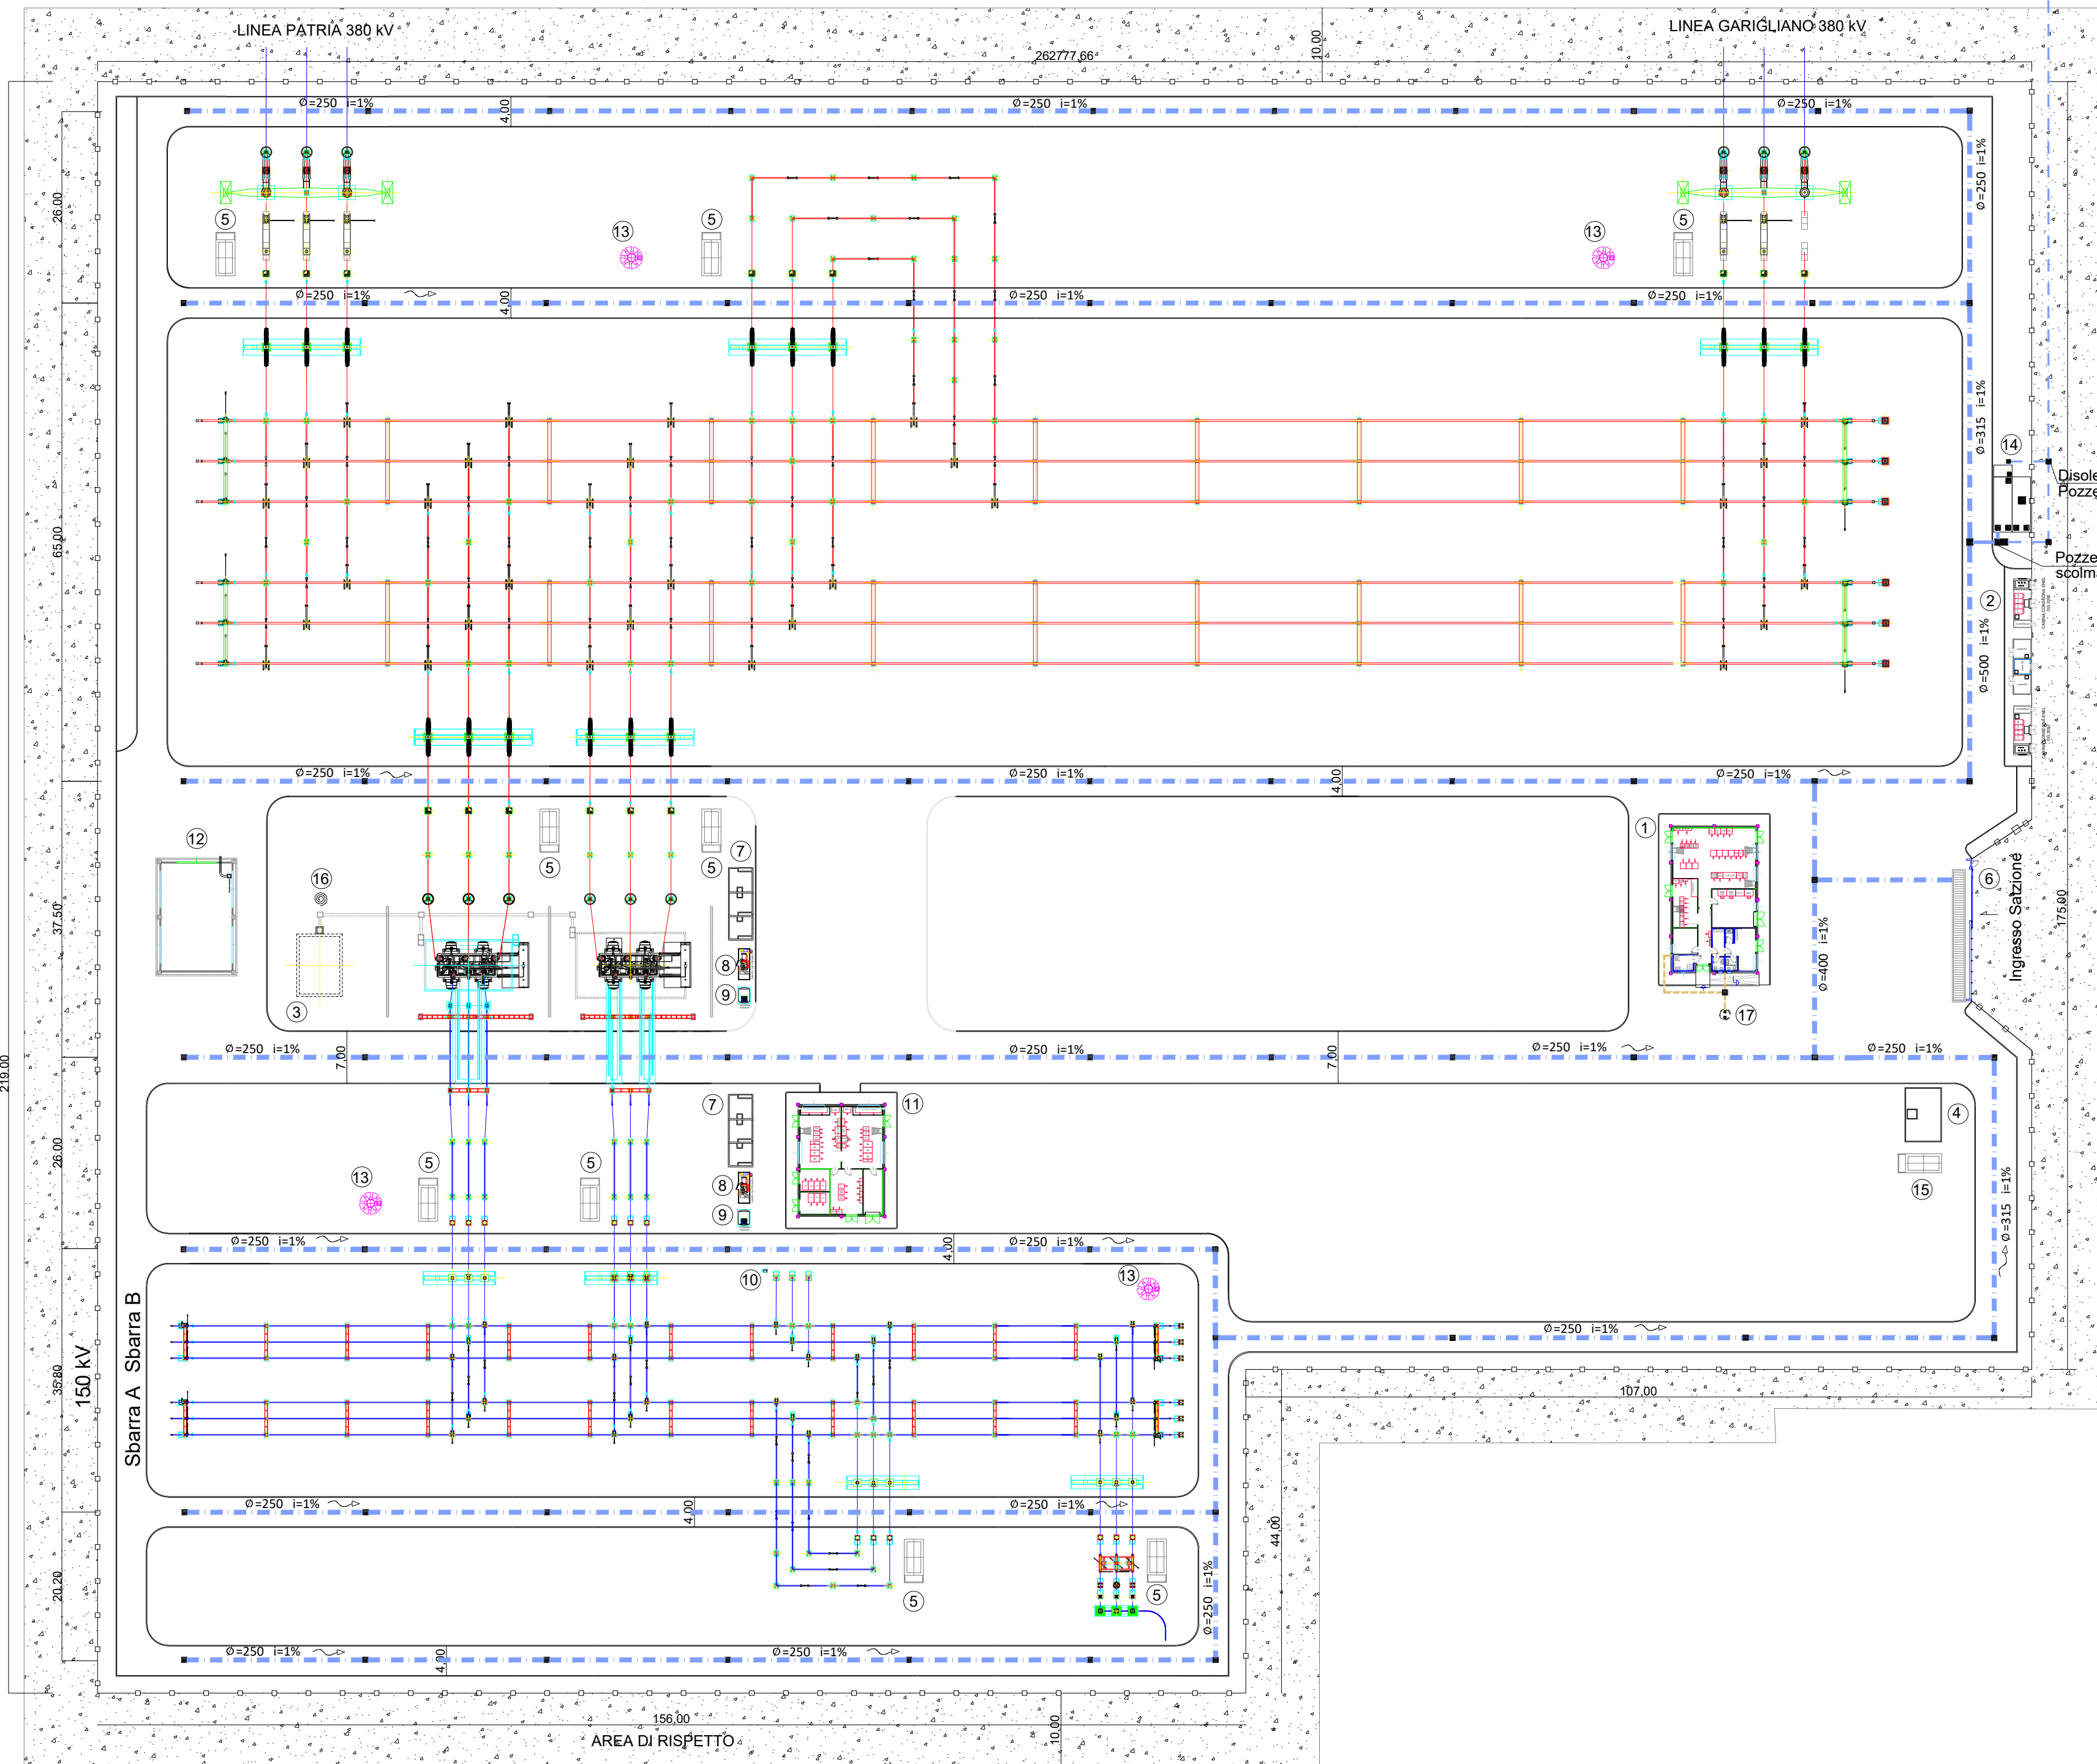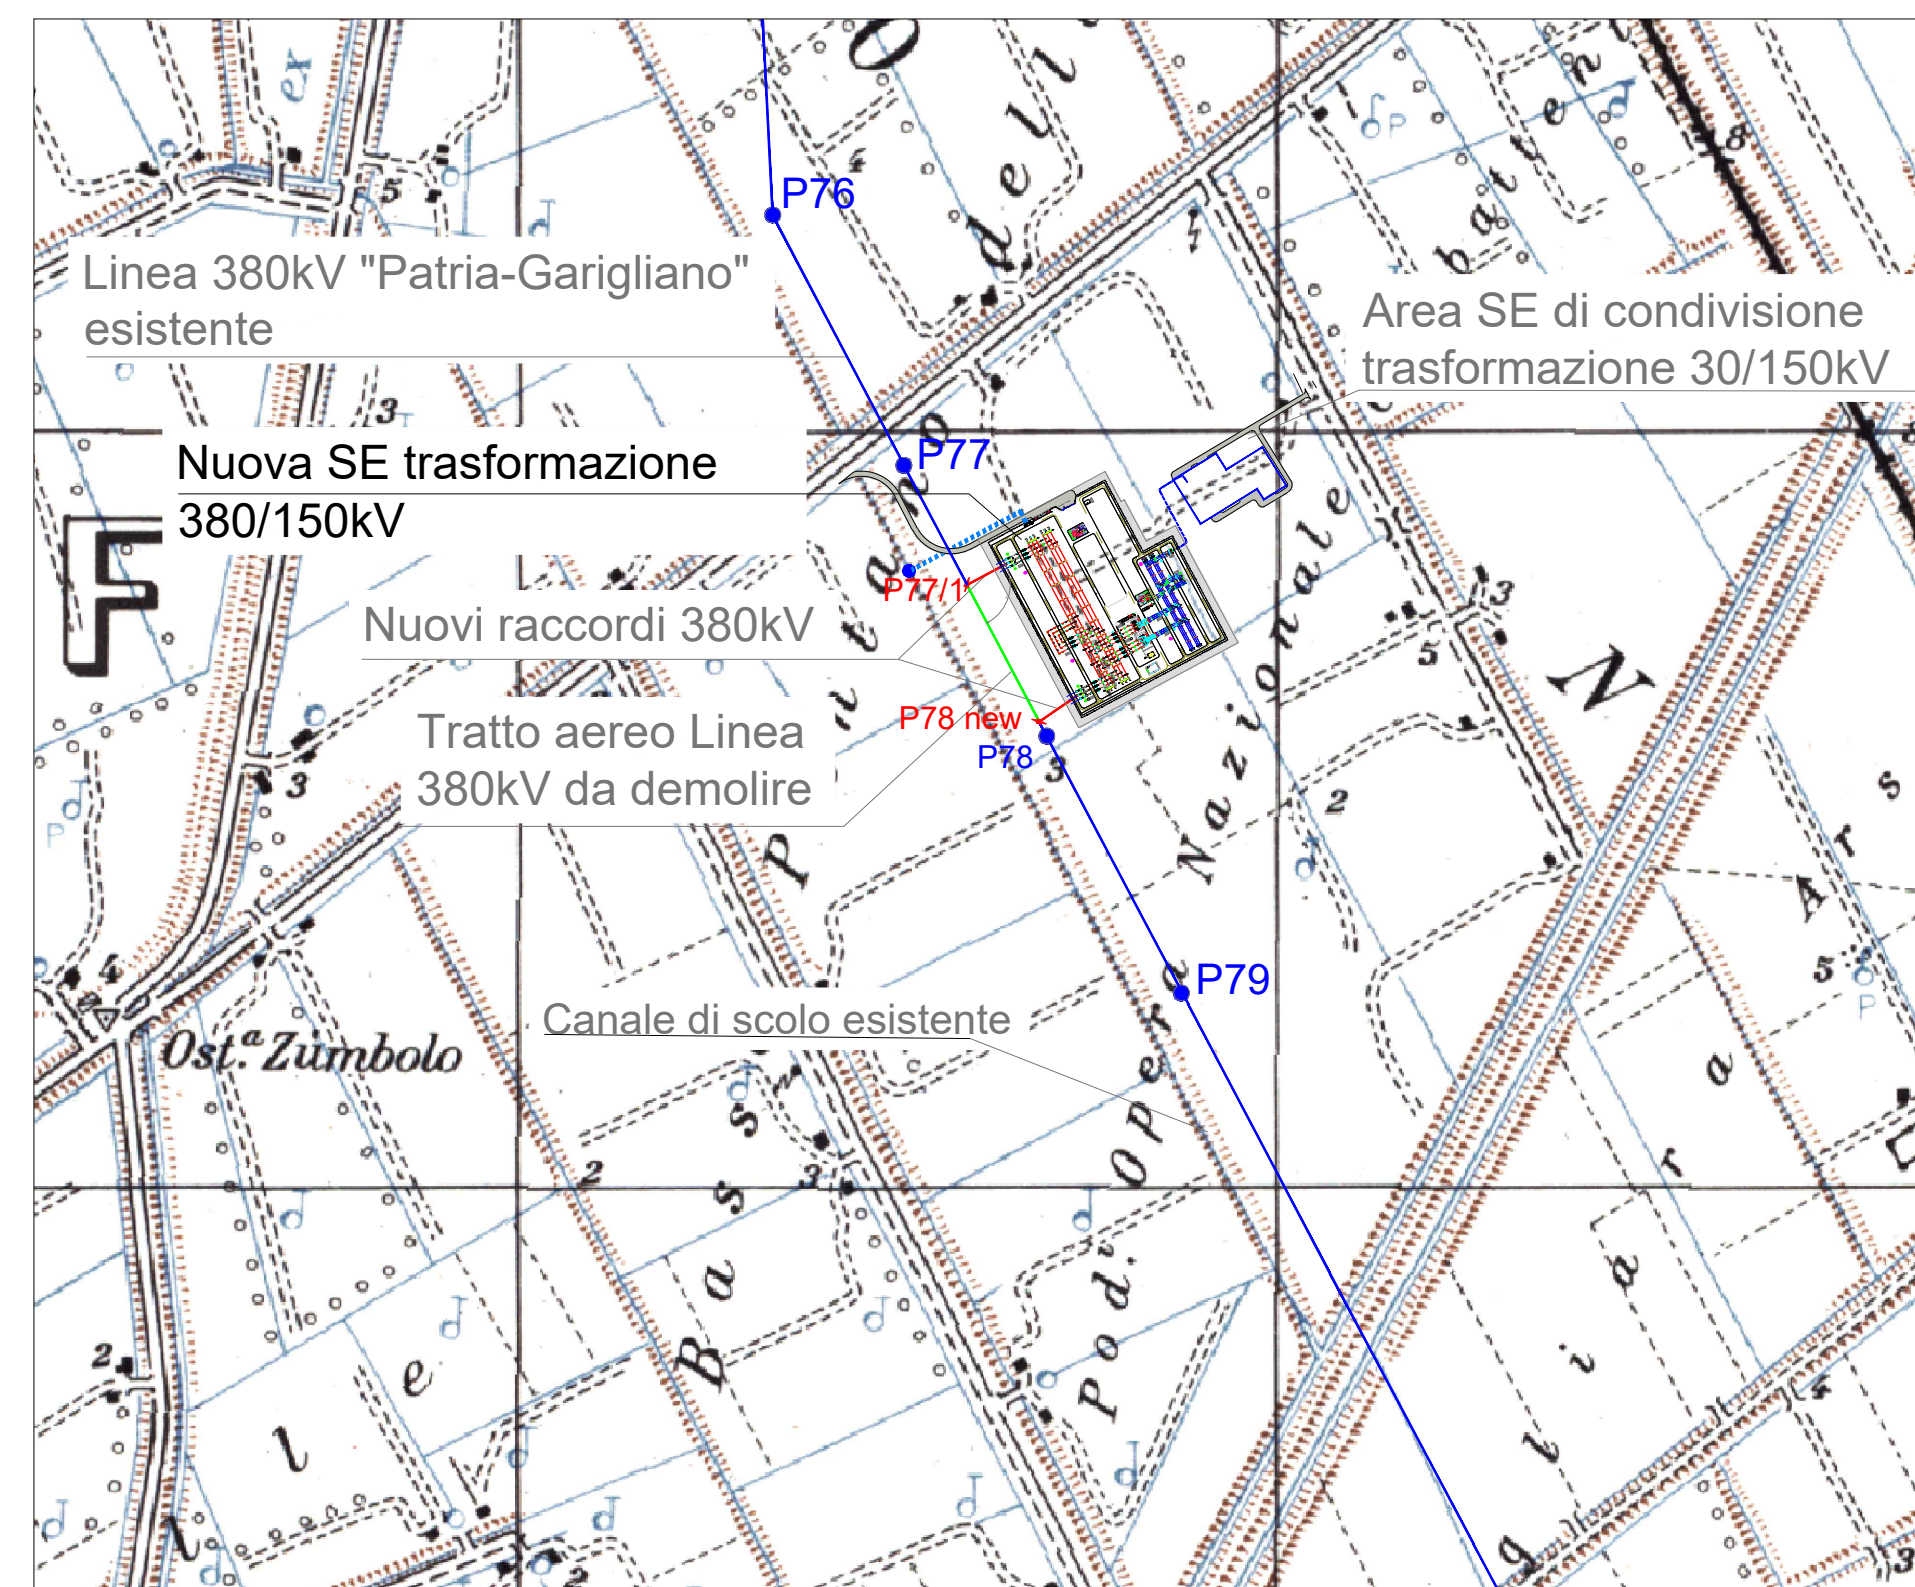

LEGENDA

- 1 EDIFICIO COMANDI
- 2 EDIFICIO PUNTI DI CONSEGNA ALIM. MT S.A. (DG 2092)
- 3 VASCA RACCOLTA OLIO TRASFORMATORI
- 4 VASCA ANTINCENDIO
- 5 CHIOSCHI APP. PERIFERICHE SISTEMA DI CONTROLLO
- 6 CANCELLO CARRAIO APRIBILE A DUE ANTE
- 7 FONDAZIONE TRASFORMATORI MT/bt (con copertura)
- 8 GE
- 9 SERBATOIO GASOLIO INTERRATO
- 10 TRASFORMATORI INDUTTIVI DI POTENZA (TIP)
- 11 EDIFICIO SERVIZI AUSILIARI
- 12 EDIFICIO MAGAZZINO
- 13 TORRI FARO
- 14 VASCHE TRATTAMENTO ACQUE DI PRIMA PIOGGIA
- 15 LOCALE POMPE
- 16 IDRANTI
- 17 VASCA IMHOFF
- □ — RECINZIONE ESTERNA S.E. TERNA
- ■ — CONDOTTA ACQUE REFLUE
- ■ — CONDOTTA ACQUE PLUVIALI
- ■ — CANALE DI SCOLO ESISTENTE



REGIONE CAMPANIA  
 PROVINCIA DI CASERTA  
 COMUNE DI CANCELLO ARNONE

PROGETTO PER LA REALIZZAZIONE DI UNA SE RTN DI TRASFORMAZIONE 380/150KV CON RACCORDI AEREI ALLA LINEA 380KV "PATRIA-GARIGLIANO"

StarEnergia srl  
 sede legale Via F. Giordani n. 42  
 800122 Napoli  
 800122 Napoli P.IVA 05769401216 PEC: [starenergia@pec.it](mailto:starenergia@pec.it)

PLANIMETRIA SISTEMA DI SMALTIMENTO ACQUE CHIARE E NERE

PROGETTISTI	PROPONENTE	SCALA
 INSE s.r.l. Viale Michelangelo, 71 800129 Napoli Tel. +39 0815797998 mail: <a href="mailto:tecnico.inse@gmail.com">tecnico.inse@gmail.com</a>	CAMPANIA SOLARE s.r.l. sede legale Via F. Giordani n. 42 800122 Napoli Tel. +39 081 060 7743 Fax +39 081 060 7876 Rea - NA1051228 - C.F. e P.IVA 09700581219 mail: <a href="mailto:campanisolare@starenergia.com">campanisolare@starenergia.com</a> PEC: <a href="mailto:campanisolare@pecditta.com">campanisolare@pecditta.com</a> Cod. Univoco SRU082D	TAVOLA AS245-ET32-D

Revisi	Data	Redattore
Rev. 01	20/07/2021	INSE Srl
Rev. 02	Aprile 2022	INSE Srl
Rev. 03	Ottobre 2022	INSE Srl