



PARTICOLARE VASCA SCALA 1:50

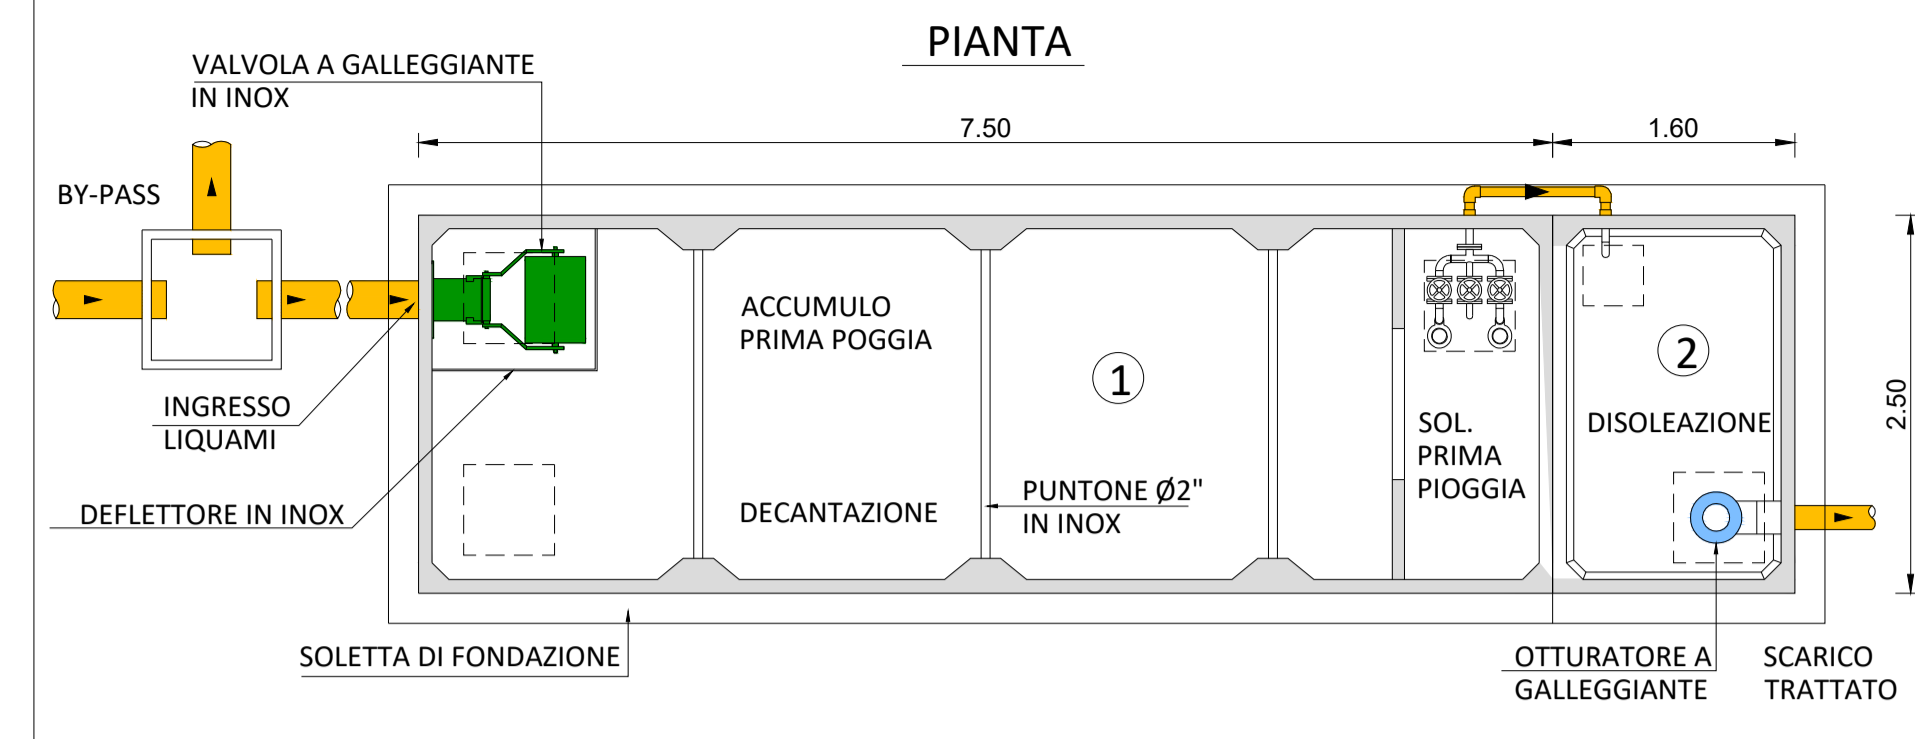


SEZIONE LONGITUDINALE


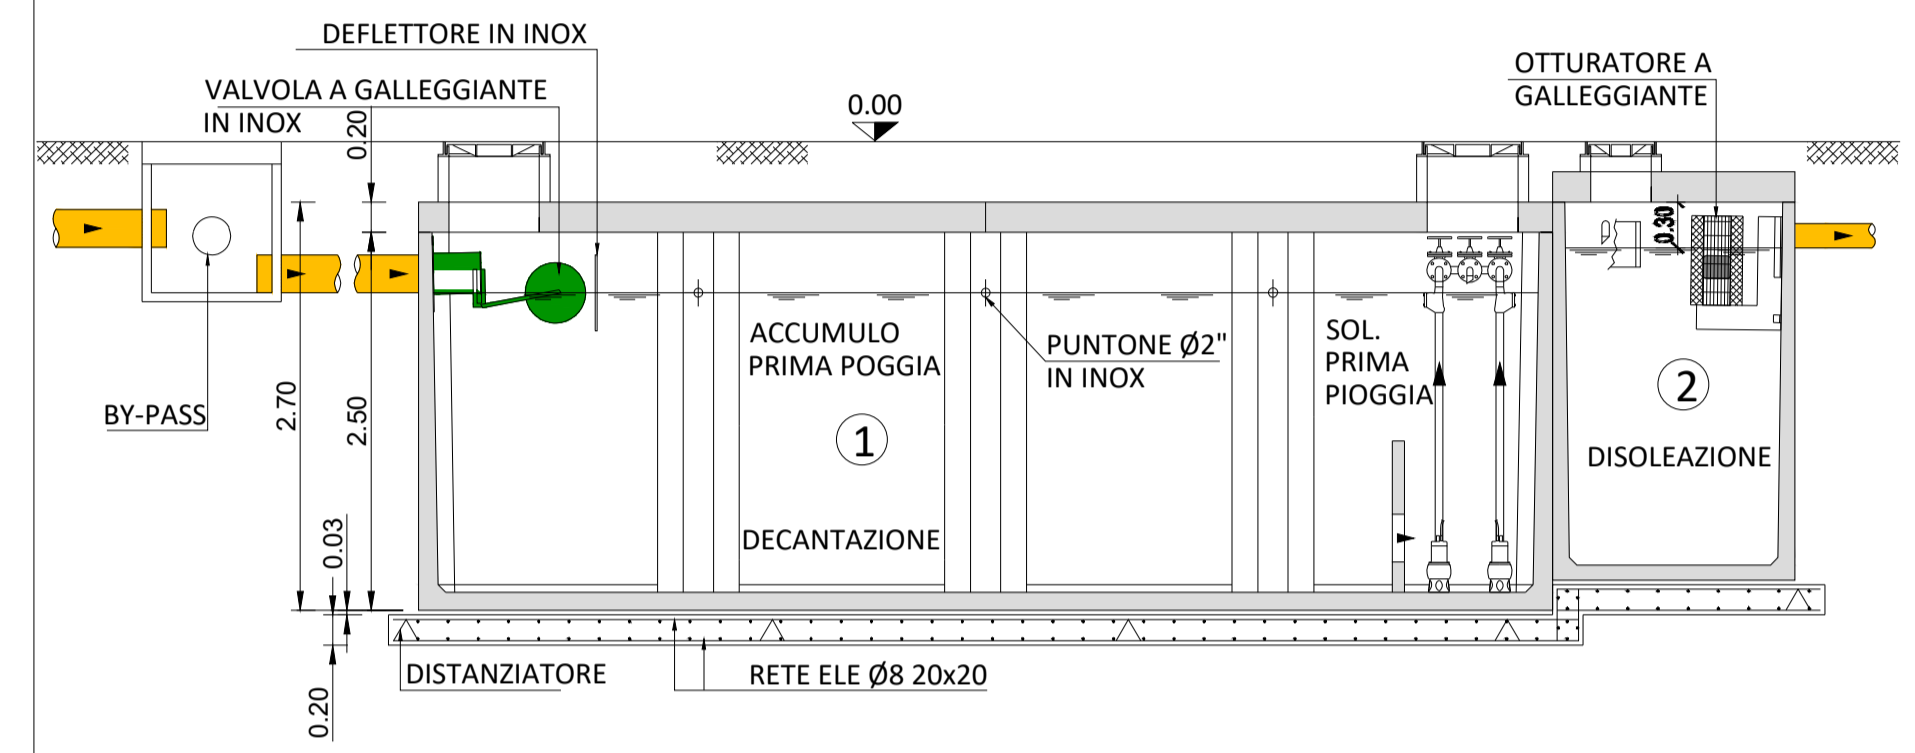


LEGENDA

- 1 - ACCUMULO / DECANTAZIONE / SOLLEVAMENTO
- 2 - DISOLEAZIONE

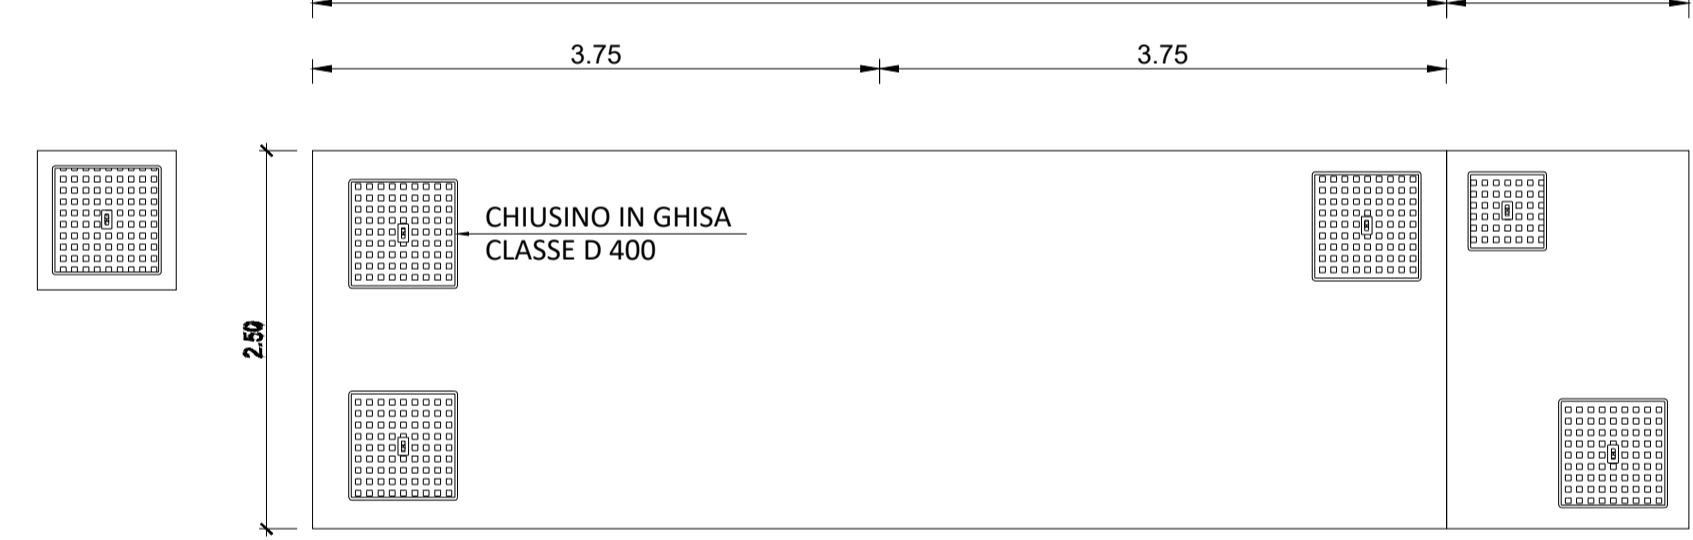

RECAPITO ACQUA PRIMA PIOGGIA SCALA 1:10000

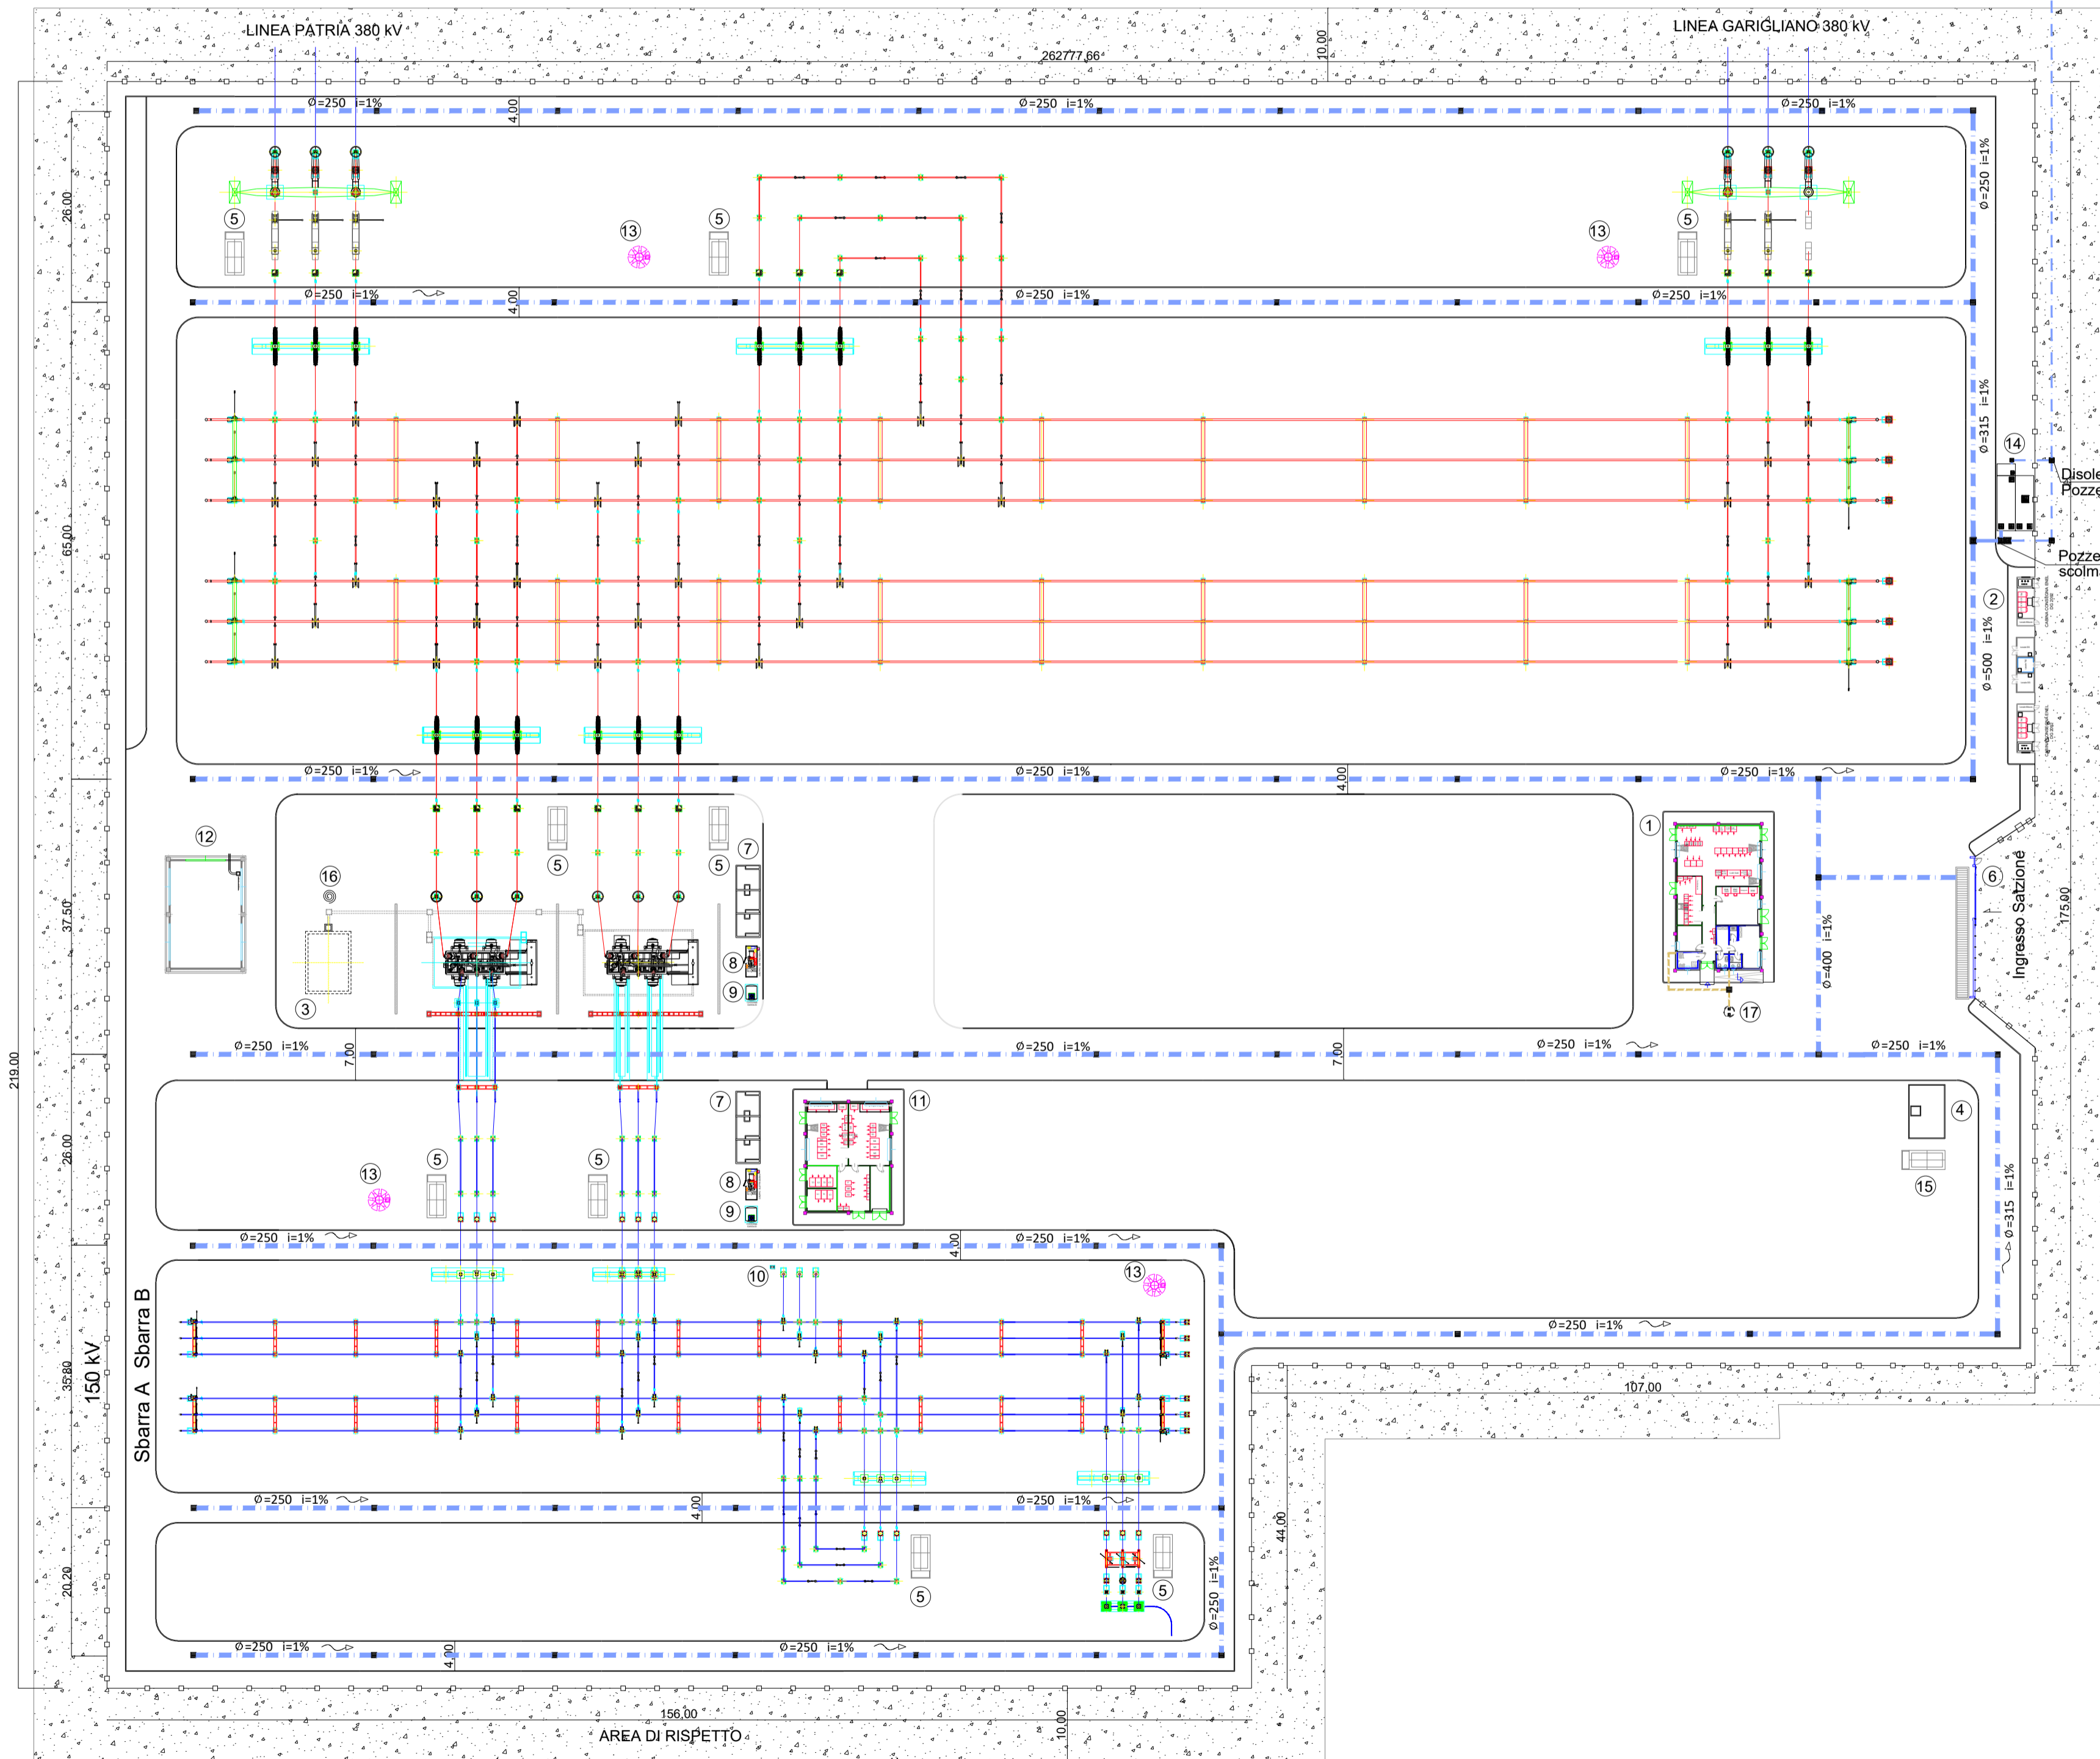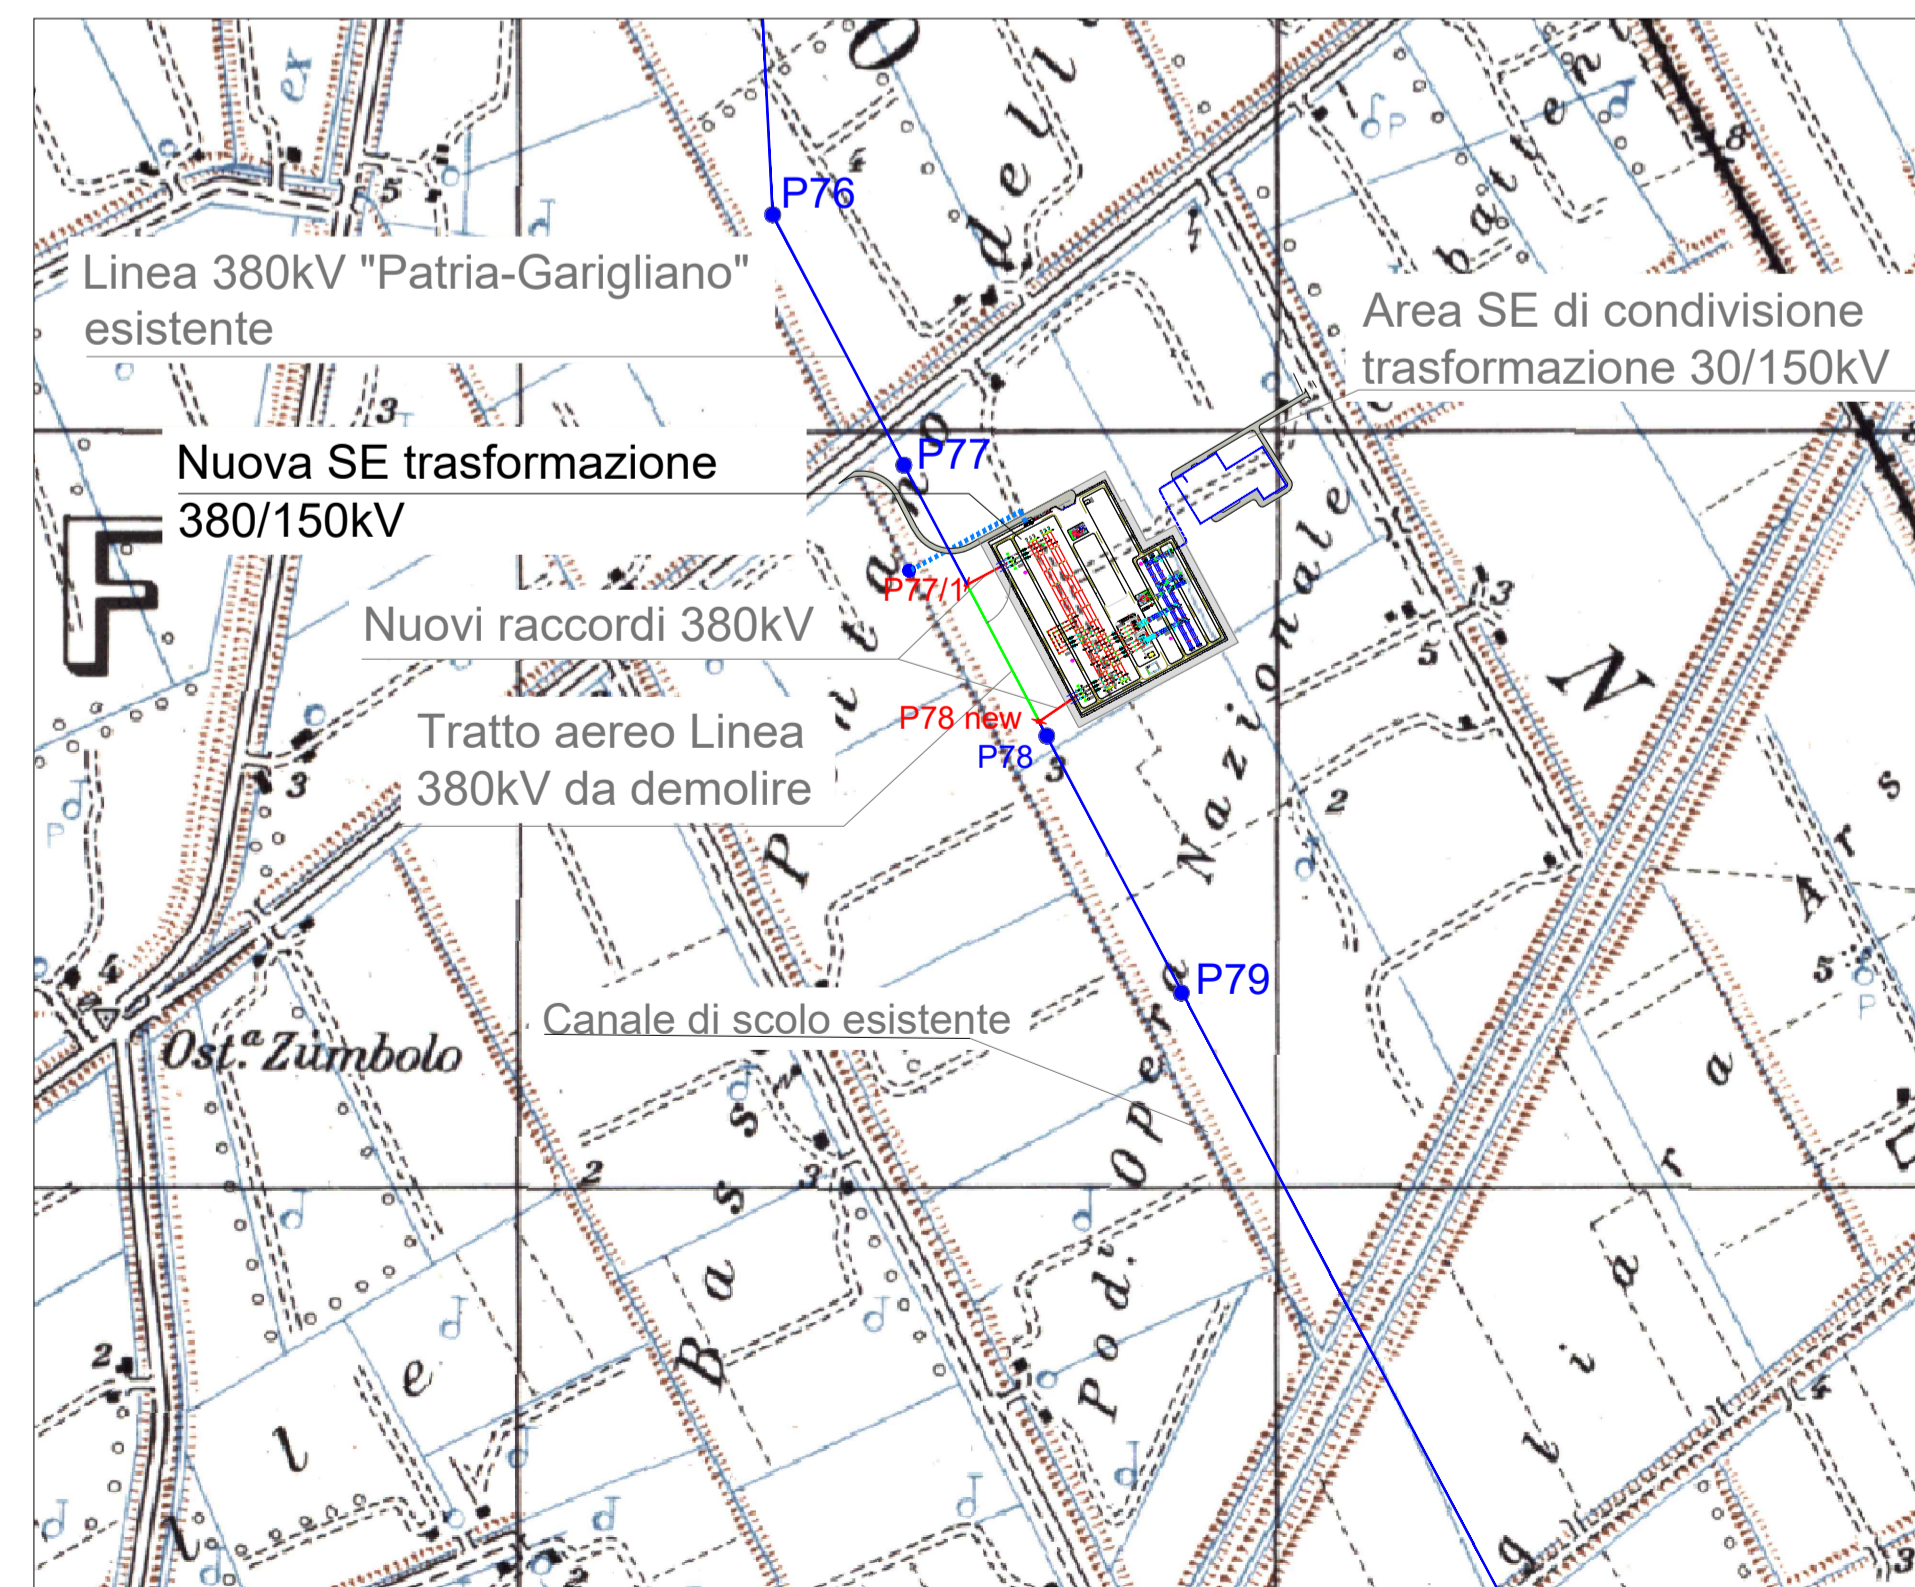

LEGENDA

- ① EDIFICIO COMANDI
- ② EDIFICIO PUNTI DI CONSEGNA ALIM. MT S.A. (DG 2092)
- ③ VASCA RACCOLTA OLIO TRASFORMATORI
- ④ VASCA ANTINCENDIO
- ⑤ CHIOSCHI APP. PERIFERICHE SISTEMA DI CONTROLLO
- ⑥ CANCELLO CARRAIO APRIBILE A DUE ANTE
- ⑦ FONDAZIONE TRASFORMATORI MT/bt (con copertura)
- ⑧ GE
- ⑨ SERBATOIO GASOLIO INTERRATO
- ⑩ TRASFORMATORI INDUTTIVI DI POTENZA (TIP)
- ⑪ EDIFICIO SERVIZI AUSILIARI
- ⑫ EDIFICIO MAGAZZINO
- ⑬ TORRI FARO
- ⑭ VASCHE TRATTAMENTO ACQUE DI PRIMA PIOGGIA
- ⑮ LOCALE POMPE
- ⑯ IDRANTI
- ⑰ VASCA IMHOFF

- □ — RECINZIONE ESTERNA S.E. TERNA
- ■ — CONDOTTA ACQUE REFLUE
- ■ — CONDOTTA ACQUE PLUVIALI
- ■ — CANALE DI SCOLO ESISTENTE



REGIONE CAMPANIA
 PROVINCIA DI CASERTA
 COMUNE DI CANCELLO ARNONE

PROGETTO PER LA REALIZZAZIONE DI UNA SE RTN DI TRASFORMAZIONE 380/150KV CON RACCORDI AEREI ALLA LINEA 380KV "PATRIA-GARIGLIANO"

StarEnergia srl
 sede legale Via F. Giordani n. 42
 800122 Napoli
 800122 Napoli P.IVA 05769401216 PEC: starenergia@pec.it

PLANIMETRIA SISTEMA DI SMALTIMENTO ACQUE CHIARE E NERE

PROGETTISTI	PROPONENTE	SCALA
 INSE s.r.l. Viale Michelangelo, 71 800129 Napoli Tel. +39 0815797998 mail: tecnico.inse@gmail.com	CAMPANIA SOLARE s.r.l. sede legale Via F. Giordani n. 42 800122 Napoli Tel. +39 081 060 7743 Fax +39 081 060 7876 Rea - NA1051228 - C.F. e P.IVA 09700581219 mail: campaniasolare@starenergia.com PEC: campaniasolare@pecditta.com Cod. Univoco SRU082D	TAVOLA
		AS245-ET32-D

Revisori e coordinamento:	Data:	Redattore:
ing. Roberto Caldara		
Rev. 01	20/07/2021	INSE Srl
Rev. 02	Aprile 2022	INSE Srl
Rev. 03	Ottobre 2022	INSE Srl