

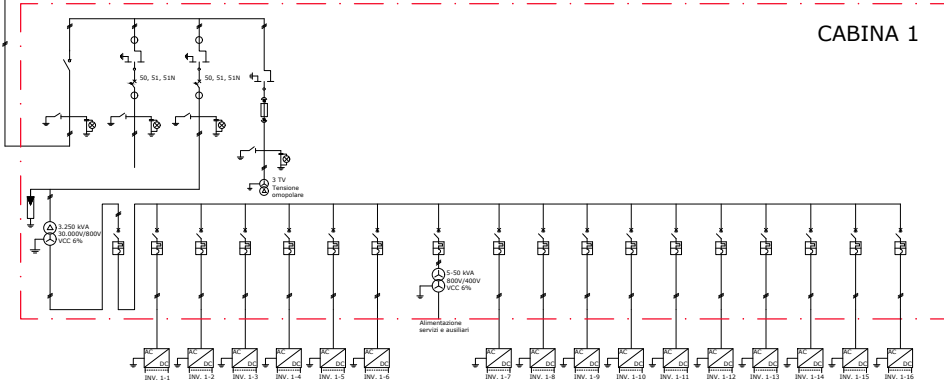


ALLA STAZIONE DI
TRANSFORMAZIONE AT/MT

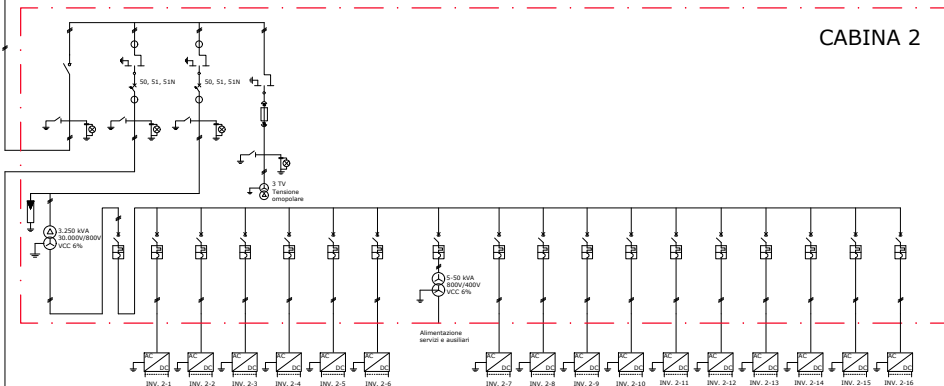

ALLA STAZIONE DI
TRANSFORMAZIONE AT/MT

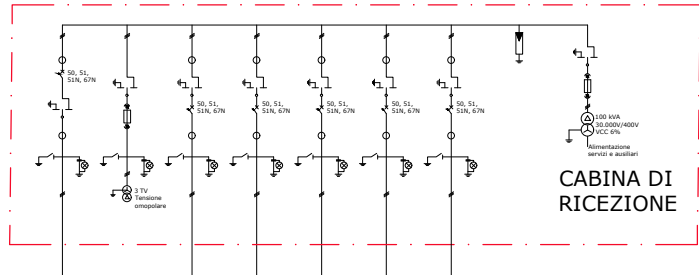

CAMPO FOTOVOLTAICO


ROTELLO 52,4 - 52,43 MWp

TILT 25°, AZIMUT 0°, PITCH 7,5 m
INVERTER HUAWEI SUN2000-215KTL
MODULI FOTOVOLTAICI TRINA SOLAR TSM-660DE21
POTENZA FOTOVOLTAICA: 52.430 kWp
2.648 STRINGHE FOTOVOLTAICHE DA 30 MODULI FOTOVOLTAICI
NUMERO MODULI FOTOVOLTAICI: 79.440
STRUTTURE FISSE: 162 ELEMENTI 30X2, 581 ELEMENTI 60X2
NUMERO TOTALE INVERTER: 260
NUMERO TOTALE CABINE DI TRASFORMAZIONE MT/BT: 18

CONFIGURAZIONE

CABINA 1,2,3,4,5,9,10,11,13,15,16, CARICATA CON 16 INVERTER E UN TRASFORMATORE 3.250 kVA
CABINA 12, CARICATA CON 15 INVERTER E UN TRASFORMATORE 3.250 kVA
CABINA 6,7,8,14, CARICATA CON 14 INVERTER E UN TRASFORMATORE 3.250 kVA
CABINA 18, CARICATA CON 8 INVERTER E UN TRASFORMATORE 3.250 kVA
CABINA 17, CARICATA CON 5 INVERTER E UN TRASFORMATORE 3.250 kVA

LOCALIZZAZIONE

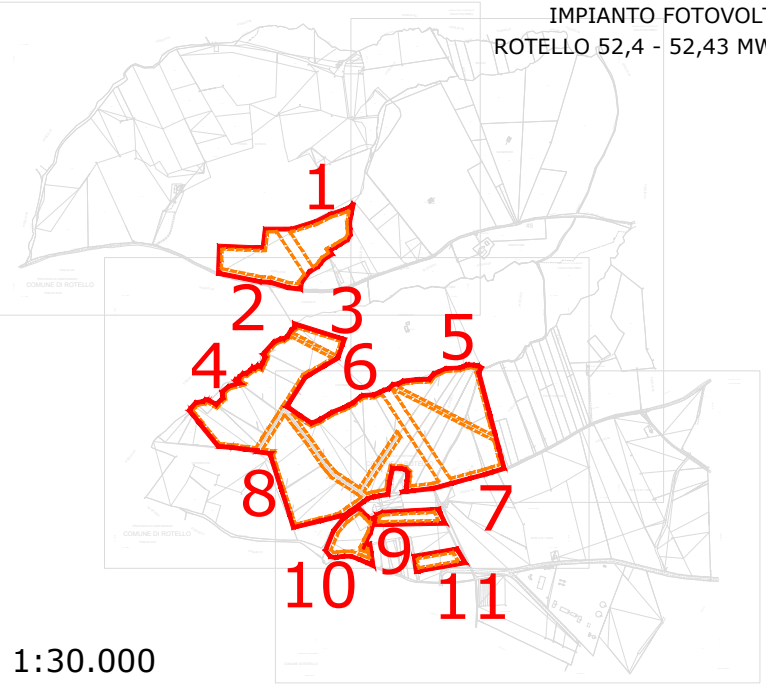

SCALA: 1:30.000

NOTE / TIMBRI

PROGETTISTI

Coordinamento tecnico di progetto

Ingegnere
Michele Di stefano
(per NRG Plus Italia S.r.l.)

mdistefano@nrgplus.global

Responsabile tecnico

Ingegnere
Maurizio De Donno
(per NRG Plus Italia S.r.l.)

mdedonno@nrgplus.global

 


IL PROMOTORE

LEGENDA

- LIMITE LOTTO
- PV AREA
- CABINA DI RICEZIONE
- CABINA DI TRASFORMAZIONE
- LINEA SOTTERRATA
- INVERTER
- INTERRUTTORE AUTOMATICO
- INTERRUTTORE DI MANOVRA
- TRASFORMATORE AUSILIARI
- TRASFORMATORE A 2 AVVOLGIMENTI
- TRASFORMATORE DI MISURA (TENSIONE OMOPOLARE)
- SPD
- FASI
- NEUTRO
- TERRA
- TRASFORMATORE DI CORRENTE (TC)
- SPIA PRESENZA TENSIONE
- FUSIBILE
- SEZIONATORE A DUE POSIZIONI
- SEZIONATORE DI MESA A TERRA

2	31/01/22	EMISSIONE AGGIORNATA	L.A.	J.G.	R.V.	M.DD
1	20/01/22	EMISSIONE AGGIORNATA	L.A.	J.G.	R.V.	M.DD
0	14/01/22	EMISSIONE FINALE	L.A.	J.G.	R.V.	M.DD
A	13/01/22	EMISSIONE INIZIALE	L.A.	J.G.	R.V.	M.DD
REV	DATA	DESCRIZIONE	PREP.	DISEG.	VERIF.	APPR.

	IL PROMOTORE: GREEN VENTURE ROTELLO S.R.L. P.IVA 02324040688, Viale Giorgio Ribotta 21, 00144 Roma Italia PEC greenventurerotello@pec.it
	Codice Cliente:

LOCALIZZAZIONE		INFORMAZIONE DEL PROGETTO		FASE	
CITTA': ROTELLO	PROVINCIA: CAMPOBASSO	SOLARE	AREA[ha]: 47,43 APPROX	PERMESSI	
REGIONE: MOLISE	PAC[MW]: 42,92	GRC[%]: 63,84			
COORDINATE		DETTAGLI DEL PROGETTO			
LAT: 503535,00 m E	LONG: 4621209,00 m N	N.PAN: 79.440	N.INV: 260	PITCH[m]: 7,50	
ALT[m]: 256		P.PAN[Wp]: 660	P.INV[kW/kVA]: 204/215	N.STR: 162 (2P30)	
		STRU: FISSE	INGEL: 25	S81 (2P60)	
PREPARATO		REGISTRAZIONE		FIRMA	
DISEGNATO					
VERIFICATO					
APPROVATO					
TAVOLA NO		IMPIANTO		D. T. S. DOC.	
1 DI 1		NO SCALA		REV. FASE EMI.	
		I T 2 1 R 2 I D E 5 4 R 2 I P R I E			

IMPIANTO FOTOVOLTAICO ROTELLO 52,4 - 52,43 MWp
SCHEMA UNIFILARE ELETTRICO (CAMPO)
DIMENSIONI IN m / NO SCALA