



MODALITA' DI SCARICO

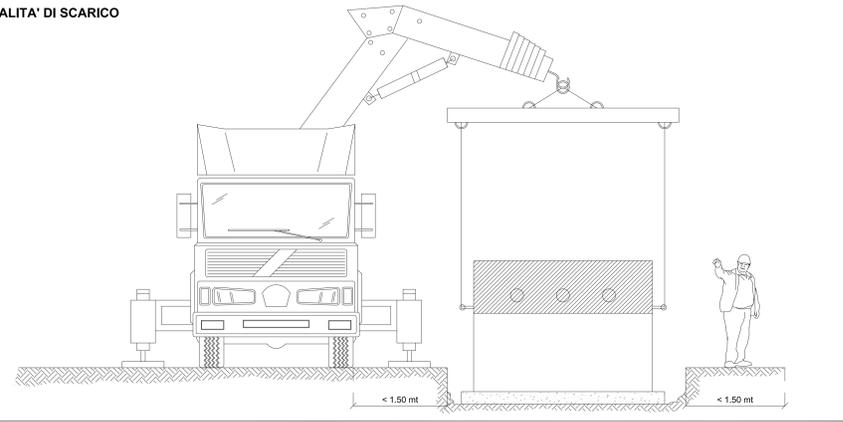

Particolare collettore a terra

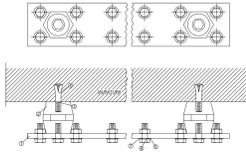

LEGENDA

1. Piastra in rame spessore 10 mm
2. Isolante
3. Vite in acciaio zincato (perno)
4. Tassello di espansione
5. Rondella in ottone
6. Rondella elastica
7. Vite in ottone

N.B.
Le quote sono indicative; devono essere adattate al numero di fili da collegare al collettore.
Le dimensioni della barra e il numero di viti per il fissaggio dei conduttori devono consentire il collegamento di altri cavi (almeno + 25%).



CONNESSIONI EQUIPOTENZIALI	
DESCRIPTION USERS	SEZIONI CAVI
PRESE F.M.	4 mm ²
PUNTI LUCE	1,5 mm ²
CARPENTERIA QUADRO Q_CONS	6 mm ²
CARPENTERIA QUADRO QMT	16 mm ²
COLLETTORE DI TERRA	240 mm ²

NOTA BENE








All'interno del pozzo con dispersore di terra verticale, collegare la piastra di terra orizzontale alla rete elettrosaldata utilizzando un morsetto a morsetto

- 1. Legenda simboli impianto elettrico**
- SCATOLA DI GIUNZIONE
 - ⊕ INTERRUTTORE
 - ⊕ USCITA BIPOLARE 220V/15A
 - ⊕ IP55 PLAFONIERA CON TUBO FLUORESCENTE
 - ⊕ ARMADIO ELETTRICO (COCONS)

- 1. Legenda**
- Pozzetto con copertura 47x47
 - Pozzetto normale con copertura per tombino 47x47 con lavandino verticale di laterizio a portico
 - Collegamento alla rete elettrosaldata

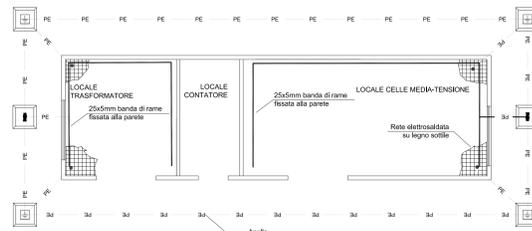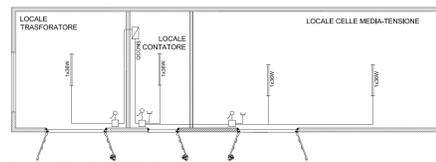

Particolare diffusore messa a terra
scala 1:20

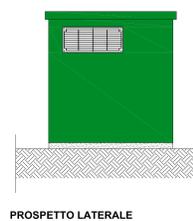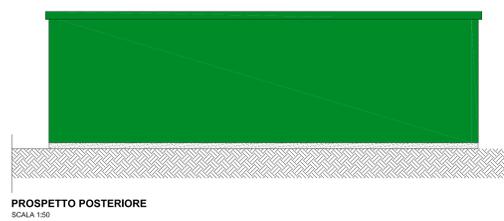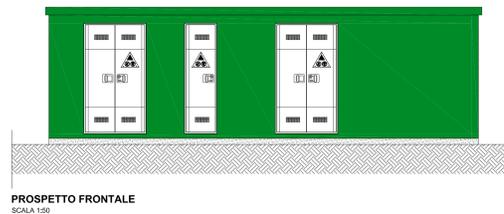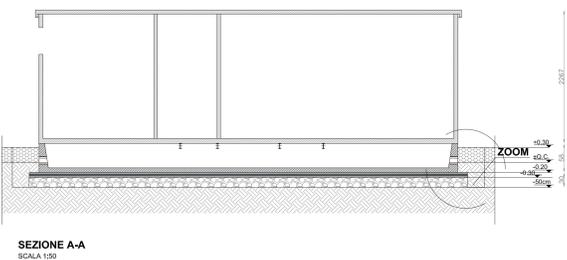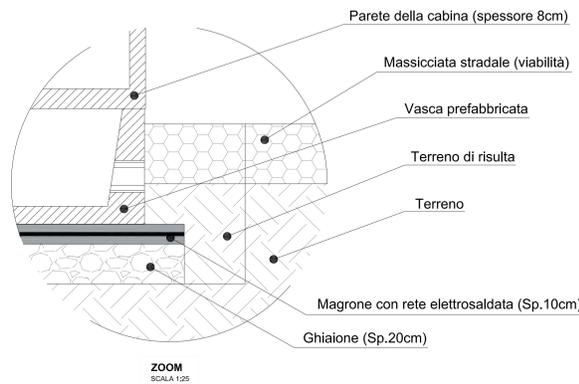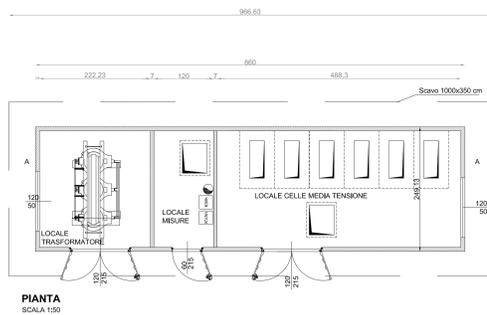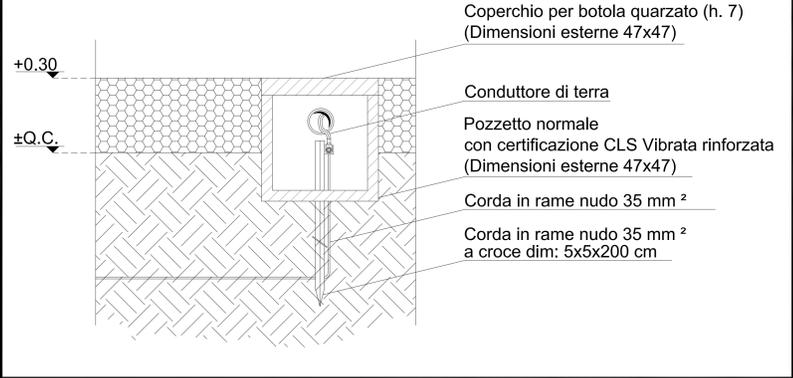

CERIGNOLA REGIONE PUGLIA PROVINCIA DI FOGGIA
IMPIANTO AGRIVOLTAICO E RELATIVE OPERE ED INFRASTRUTTURE CONNESSE DELLA POTENZA ELETTRICA DI 140,66 MW (ex 120MW) SITO NEL COMUNE DI CERIGNOLA
 PROGETTO DEFINITIVO

Cabine di Consegna Campo Cerignola "A1- A2 - B": Pianta - Prospetti - Sezioni - Impianto di Terra - Posizionamento Cabina

Proponente: **CERIGNOLA SOLAR 2 S.R.L.**
 Via Antonio Locatelli n.1
 37122 Verona
 P.IVA 04741630232
 cerignolasolar2@pec.it

Progettazione: **WH Group s.r.l.**
 Via A. Locatelli n.1 - 37122 Verona (VR)
 P.IVA 13334131003
 ingegneris@entgroup.eu



Spazio riservato agli Enti:

Rev.	Data	Descrizione	Redatto	Approvato
00	14/10/2019	Prima emissione	A. Tartaglia	S.M. Caputo

4.2.9.5

CERIGNOLA SOLAR 2 S.R.L. | Via Antonio Locatelli n.1 37122 Verona | cerignolasolar2@pec.it