
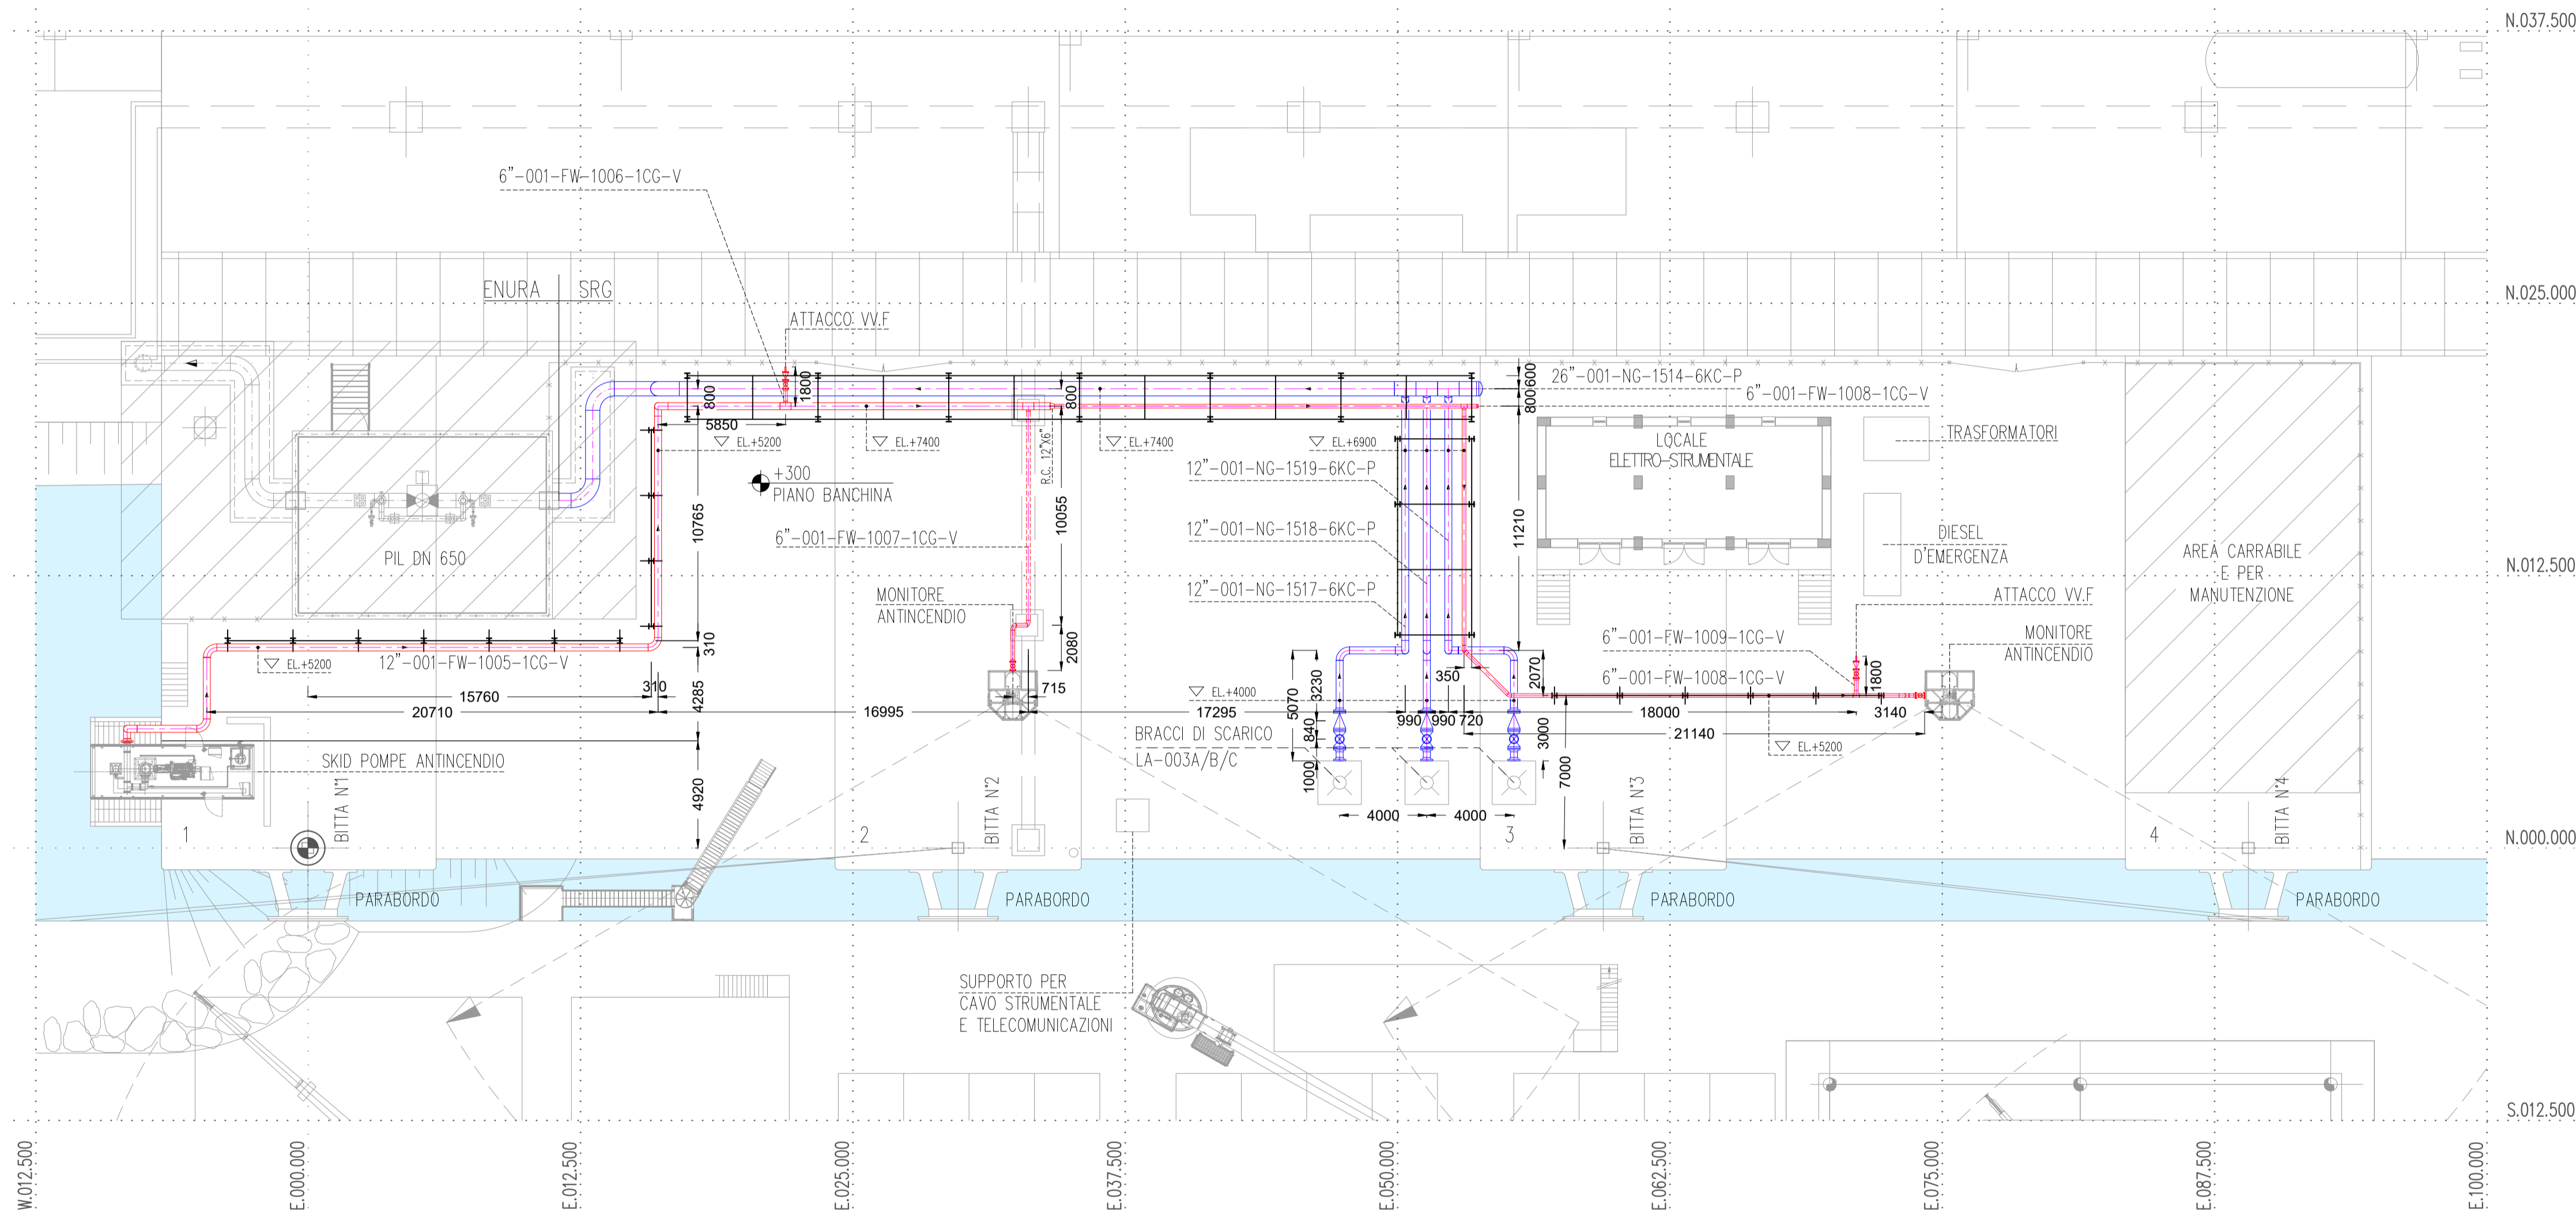


DOCUMENTI DI RIFERIMENTO	N
PLANIMETRIA GENERALE DELL'IMPIANTO	001-GB-B-61000
VISTA BRACCI DI SCARICO	001-GC-B-61006


NOTE:

- 1) QUOTE E MISURE SONO IN MILLIMETRI ECCETTO DOVE INDICATO
- 2) LE COORDINATE PLANIMETRICHE DI PROGETTO [E 0.000M - N 0.000M] CORRISPONDONO ALLE COORDINATE UTM32: E-N 4522392.87  
Q orto. alla base=2.768 m - Q orto. sommità=3.352 m  
GEOGRAFICHE WGS84: Lat 040°51'02.81" - Lon 008°21'16.33"  
Q ell. alla base=49.69 m - Q ell. sommità=50.274 m  
[CENTRO BITTA CASSONE N°1]
- 3) L'ELEVAZIONE ± 0.000M CORRISPONDE AL LIVELLO MEDIO MARE (L.M.M.)

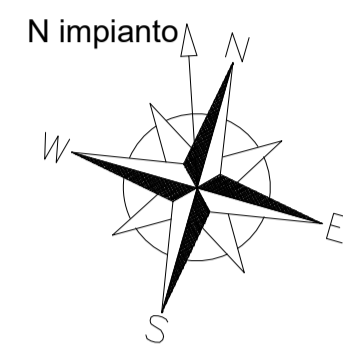

LEGENDA:

- LINEE ANTINCENDIO IN PROGETTO
- LINEE GAS IN PROGETTO
- ELEVAZIONE FONDO TUBO
- ELEVAZIONE ASSE TUBO
- QUOTA PIANO

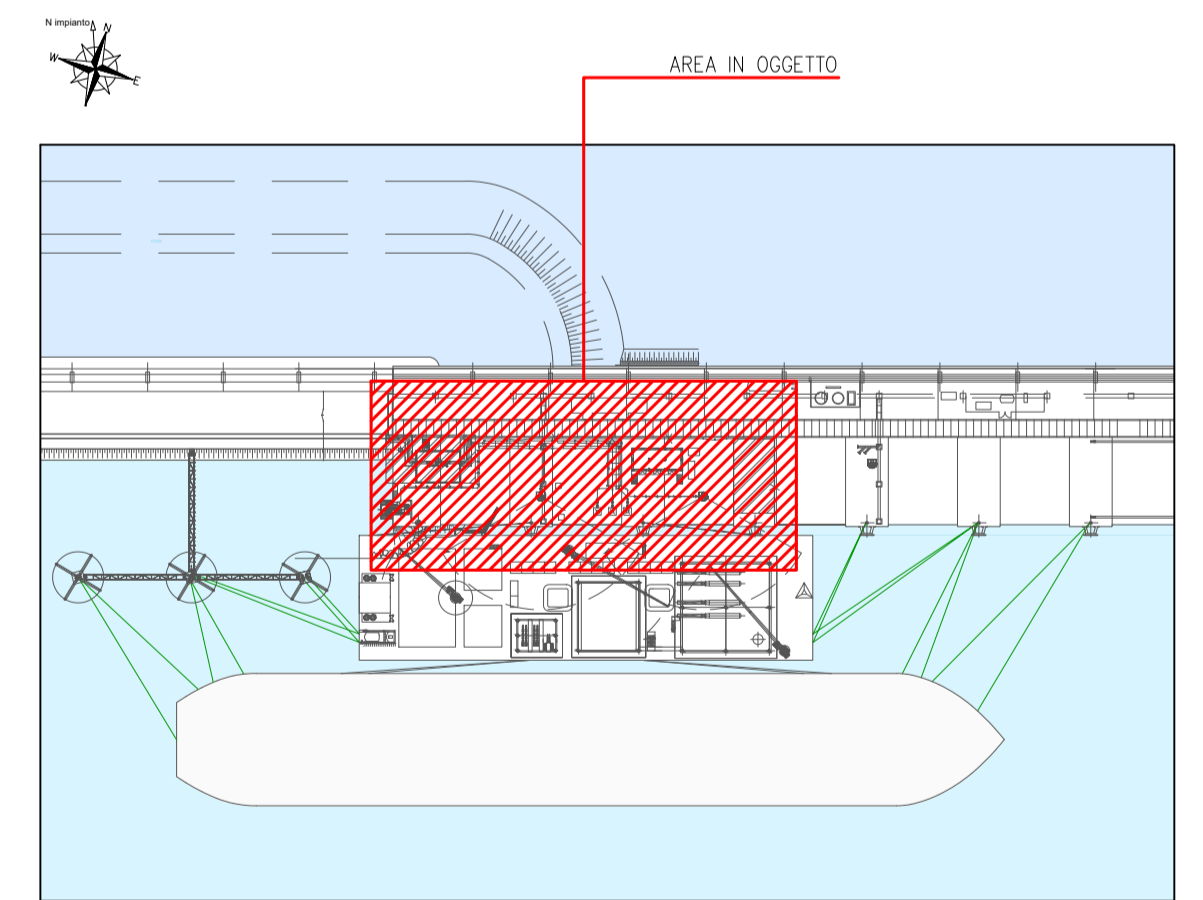

PIANTA CHIAVE  
NON IN SCALA



00	28/10/22	EMISSIONE FINALE/PER ENTI	T.CICCARELLI	R.CONTESSI	A.CONSONNI
Rev.	DATA	DESCRIZIONE	ELABORATO	VERIFICATO	APPROVATO AUTORIZZATO
					COMMESSA 7200189500
			Rif. Sappem 022932T_0014-D-0006_00		UNITA' N. 001
TERMINALE DI PORTO TORRES PLANIMETRIA TUBAZIONI PRINCIPALI (BANCHINA)			DIS. N. 001-GC-B-61005		
			REVISIONE 00		
			FG. 1 DI 1		
			SCALA 1:200		