


DOCUMENTI DI RIFERIMENTO		N
PLANIMETRIA GENERALE DELL'IMPIANTO		001-GB-B-81000
CRITERI DI PROGETTAZIONE DEI SISTEMI DI SICUREZZA		001-ZA-E-85090

- NOTE:**
- 1) LA SUDDIVISIONE PER AREE DI RILEVAZIONE, LA DISPOSIZIONE E LE QUANTITA' DEI SENSORI F&G E DEI RELATIVI ALLARMI E' PRELIMINARE. L'ESATTA QUANTITA' ED IL POSIZIONAMENTO DEI VERRANNO DEFINITI IN MANIERA DETTAGLIATA NELLE FASI DI INGEGNERIA.
 - 2) RILEVAZIONE DI GAS INFIAMMABILE PREVISTA A PROTEZIONE DEI CONDOTTI DI ASPIRAZIONE DELL'ARIA DEI SISTEMI DI VENTILAZIONE (HVAC) DEI LUOGHI AL CHIUSO CON PRESENZA DI PERSONALE.
 - 3) RILEVATORI DI GAS INFIAMMABILE (IDROGENO) PREVISTI A PROTEZIONE DEL LOCALE BATTERIE (SE PREVISTO).
 - 4) PER IL SISTEMA DI RILEVAZIONE INCENDIO E GAS A BORDO DELLA FSRU, FARE RIFERIMENTO ALLA PLANIMETRIA N. 001-GB-B-85013.
 - 5) I RILEVATORI DI CALORE INDICATI PER IL LOCALE ELETTRO-STRUMENTALE SARANNO INSTALLATI A PROTEZIONE DEI TRASFORMATORI (2) E DEL DIESEL D'EMERGENZA (2).
 - 6) L'EDIFICIO DI CONTROLLO ESISTENTE SARA' DISMESSO PRIMA DELL'INIZIO DEI LAVORI DI ACCANTIERAMENTO DEL PROGETTO DEL TERMINALE FSRU

LEGENDA	QUANTITA' TOTALE	
	RILEVATORE DI FIAMMA TIPO IR3	9
	RILEVATORE DI FUMO	6
	RILEVATORE DI CALORE	6
	RILEVATORE DI GAS INFIAMMABILE	20
	RILEVATORE DI IDROGENO	2
	RILEVATORE DI FREDDO (RILASCIO GNL)	-
	SIRENA ALLARME INCENDIO	8
	SIRENA ALLARME FUGA GAS	3
	LAMPEGGIANTE ROSSO ALLARME ANTINCENDIO	6
	LAMPEGGIANTE BLU ALLARME FUGA DI GAS	3
	PULSANTE DI ALLARME	12

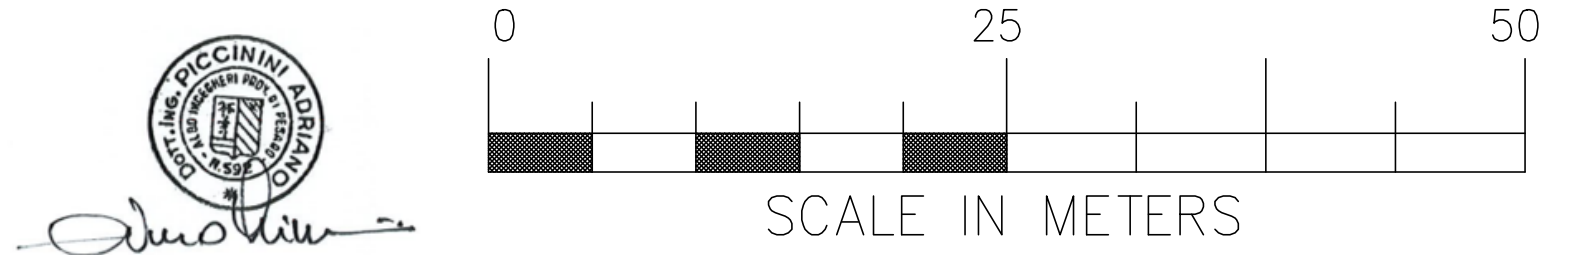

ITEM	DESCRIZIONE	QTA'
	PULSANTE DI ALLARME	2
	RILEVATORE DI FIAMMA TIPO IR3	3
	RILEVATORE DI FUMO	2
	RILEVATORE DI CALORE	2
	RILEVATORE DI GAS INFIAMMABILE NOTA 2	2
	SIRENA ALLARME INCENDIO	1
	LAMPEGGIANTE ROSSO ALLARME ANTINCENDIO	1

ITEM	DESCRIZIONE	QTA'
	PULSANTE DI ALLARME	1
	RILEVATORE DI FIAMMA TIPO IR3	3
	RILEVATORE DI GAS INFIAMMABILE	10
	SIRENA ALLARME INCENDIO	1
	SIRENA ALLARME FUGA GAS	1
	LAMPEGGIANTE ROSSO ALLARME ANTINCENDIO	1
	LAMPEGGIANTE BLU ALLARME FUGA DI GAS	1

Rev.	DATA	DESCRIZIONE	P.GNSCI ELABORATO	F.GUERNI VERIFICATO	F.GUERNI APPROVATO AUTORIZZATO
00	18/11/22	EMISSIONE FINALE / PER ENTI			
PLANIMETRIA SISTEMA DI RILEVAZIONE INCENDIO E GAS - BANCHINA			TERMINALE DI PORTO TORRES		
DIS. N. 001-GB-B-85012			REVISIONE 00		
FG. 1 DI 1			SCALA 1:500		