

IMPIANTO AGRIVOLTAICO
SITO NEI COMUNI DI BRINDISI E CELLINO SAN MARCO
IN PROVINCIA DI BRINDISI

Valutazione di Impatto Ambientale

(artt. 23-24-25 del D.Lgs. 152/2006)

Commissione Tecnica PNRR-PNIEC

(art. 17 del D.L. 77/2021, convertito in L. 108/2021)

Prot. CIAE: DPE-0007123-P-10/08/2020

Idea progettuale, modello insediativo e coordinamento generale: **AG Advisory S.r.l.**

Paesaggio e supervisione generale: **CRETA S.r.l.**

Elaborazioni grafiche: **Eclettico Design**

Assistenza legale: **Studio Legale Sticchi Damiani**

Progettisti:

Progetto agricolo: **NETAFIM Italia S.r.l.**

Dott. Alberto Vezio Puggioni

Dott. Roberto Foglietta

Progetto azienda agricola: **Eclettico Design**

Ing. Roberto Cereda

Progetto impianto fotovoltaico: **Silver Ridge Power Italia S.r.l.**

Ing. Stefano Felice

Arch. Salvatore Pozzuto

Progetto strutture impianto fotovoltaico: **Ing. Nicola A. di Renzo**

Progetto opere di connessione: **Ing. Fabio Calcarella**

Contributi specialistici:

Acustica: **Dott. Gabriele Totaro**

Agronomia: **Dott. Agr. Barnaba Marinosci**

Agronomia: **Dott. Agr. Giuseppe Palladino**

Archeologia: **Dott.ssa Caterina Polito**

Archeologia: **Dott.ssa Michela Rugge**

Asseverazione PEF: **Omnia Fiduciaria S.r.l.**

Fauna: **Dott. Giacomo Marzano**

Geologia: **Geol. Pietro Pepe**

Idraulica: **Ing. Luigi Fanelli**

Piano Economico Finanziario: **Dott. Marco Marincola**

Vegetazione e microclima: **Dott. Leonardo Beccarisi**

Cartella **VIA_2/**

Sottocartella **P_AGRIVOLTAICO/**

Identificatore:
PAGRVLTELAB15

**Piante, prospetti e sezioni dei
manufatti 2 - Brindisi**

Descrizione **Piante, prospetti e sezioni dei manufatti di progetto dell'impianto fotovoltaico 2 - Impianto di Brindisi**

Nome del file:

PAGRVLTELAB15.pdf

Tipologia

Elaborato grafico

Scala

varie


Autori elaborato: Ing. Stefano Felice, Arch. Salvatore Pozzuto

Rev.	Data	Descrizione
00	01/02/22	Prima emissione
01		
02		


Spazio riservato agli Enti:

Power Skid 4800 kVA

VISTA DALL'ALTO
Scala 1:50

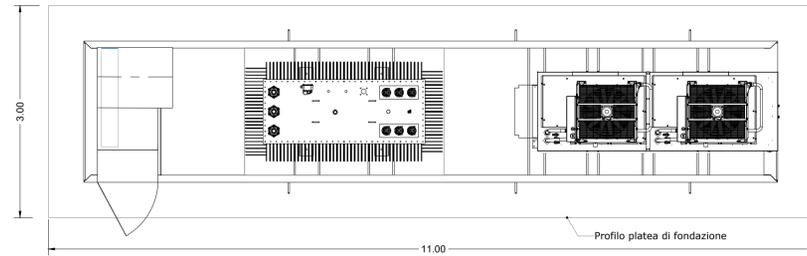

PROSPETTO
Scala 1:50

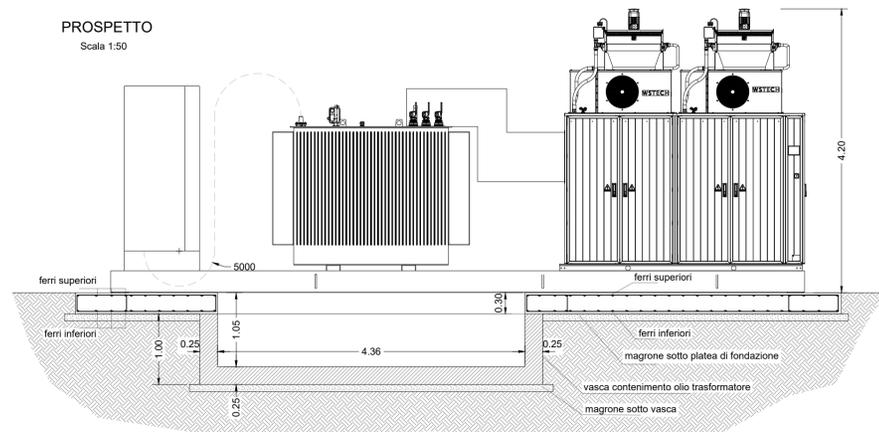

Sistema di sollevamento della POWER SKID 4800kVA (Lifting structure)

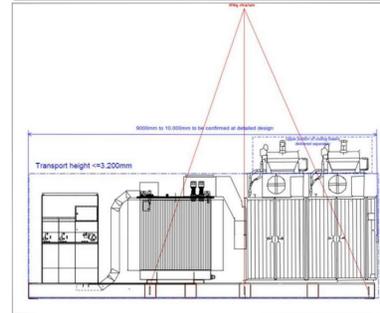


Immagine della POWER SKID



Caratteristiche costruttive

Il sistema Skid è realizzato prevedendo la sua trasportabilità su idonei autocarri o rimorchi con pianale standard.
La struttura è realizzata in carpenteria metallica e poggiata su platea di calcestruzzo.
L'interno è dotato di appositi spazi di manovra per il personale, per la manutenzione e per la conduzione del sistema; il piano di calpestio interno viene finito normalmente con materiale antiscivolo e dimensionato per sopportare i pesi delle apparecchiature inserite.
L'accesso ai vani operativi viene assicurato da porte a singola o doppia anta munite di griglie di ventilazione, di serrature e cerniere in acciaio INOX.


IMPIANTO BRINDISI - (pot. 10.28MWp)
(Coord. geogr. 40.495464N, 17.876761E)
scala 1:3000

Area oggetto impianto pari a circa 16.289ha



CABINA DI RACCOLTA BT-MT


PIANTA
Scala 1:100

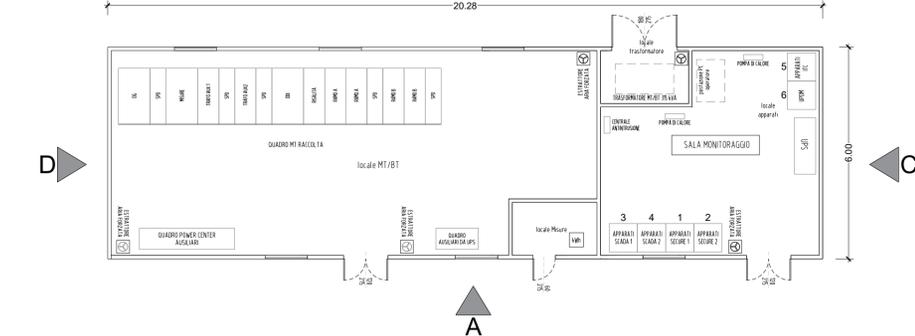


Caratteristiche costruttive

La cabina di media tensione adibita al collegamento parallelo tra gli Skid, sarà costituita dai locali previsti in caratteristiche previste dalle Normative vigenti.
È prevista l'installazione di una cabina di tipo prefabbricato, di dimensioni 20,28x6,00x2,80m, composta dall'assemblaggio di elementi monolitici realizzati con cemento Portland 425, con fondo realizzato in calcestruzzo alleggerito con argilla espansa per garantire una collettazione termica che riduce gli effetti derivanti dal fenomeno della parete fredda (formazione di condensa); l'armatura sarà costituita da doppia maglia di rete metallica (diam. 6 mm 20x20 e tendini di ferro ad aderenza migliorata con carico di snervamento superiore a 4400 kg/cm²).
L'armatura fonda da natura superficie equipotenziale (gabbia di Faraday), risultando una valida protezione contro gli effetti delle scariche atmosferiche. Le tensioni di passo e contatto saranno inferiori ai limiti posti dalle norme CEI 11-8 art. 2.1.04.
Le pareti, di spessore 8 cm (norme n°5 del 5/89), sono internamente ed esternamente trattate con intonaco murale plastico formulato con resine speciali e pigmenti di quarzo che gli conferiscono un elevato potere coprente, ed ottima resistenza agli agenti atmosferici anche in ambienti marini, ed industriali con atmosfere inquinate come indicato in specifiche ENEL.
Nelle pareti è fissato l'impianto elettrico realizzato a norme CEI.
Il tetto del monostacco è realizzato a parte con c.a. armato alleggerito, viene poi impermeabilizzato impiegando una guaina bituminosa adessata dello spessore di 4 mm.
Il pavimento è calcolato per sopportare un carico uniformemente distribuito non inferiore a 500 kg/m² è predisposto con apposite aperture per consentire il passaggio dei cavi MT e BT e può sopportare le apparecchiature da installare all'interno anche durante il trasporto.
L'armatura elettrosaldata forma la rete equipotenziale di terra.
Le porte e le griglie sono ignifughe ed autoestinguenti.
La sala cavi, di altezza di 600mm, costituisce la fondazione stessa della cabina, è parzialmente inalterata ed è progettata per distribuire, attraverso un fondo stabilizzato, ed in casi particolari attraverso la platea di fondazione, il carico uniformemente sul terreno.
I vani tecnici ricavati saranno appostamente studiati per le apparecchiature inserite al fine di massimizzare il ricambio d'aria interno e l'accessibilità per la manutenzione delle apparecchiature installate.
La cabina sarà quindi suddivisa in 2 vani:
- Consigliata, le apparecchiature sono dimensionate in modo da permettere l'alimentazione in derivazione ed è costituito da interruttore di manovra e sezionamento.
- **Misure e monitoraggio:** il locale, sulla base degli strumenti necessari per la misurazione dei parametri elettrici, il sistema di monitoraggio e le apparecchiature per la videosorveglianza ed antintrusione.

PROSPETTO A
Scala 1:100

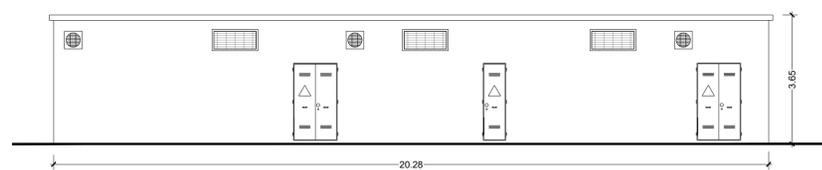


PROSPETTO C
Scala 1:100

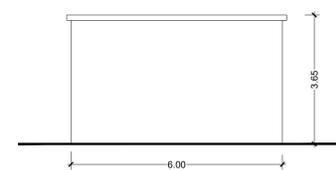

PROSPETTO B
Scala 1:100



PROSPETTO D
Scala 1:100

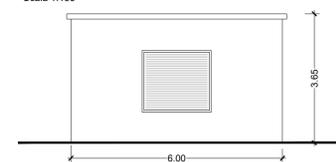

Layout Sistema fisso con vele (4x8) con moduli 500Wp (dim. 1133x2073mm)

- totale vele = 643
- totale moduli = 20561
- Potenza impianto = 20561x500Wp = 10.28MWp

LEGENDA

- Area di intervento
- Fasce di mitigazione con ampiezza 5m/20m
- Recinzione metallica
- Viabilità interna di progetto in misto granulare compatto
- Viabilità in terra (percorsi agricoli)
- Pannelli fotovoltaici Vele (moduli da 500Wp)
- Cabine Power Skid 4.928MW (2.00x10.00m)
- Cabine di parallelo MT (20.28x6x3.65m)
- Pali illuminazione e videosorveglianza
- Ingresso all'area impianto
- Pozzi emungenti
- Linea MT
- Area soggetta a vincolo geologico (0.684ha)
- Area da destinare ad Azienda Agricola (0.040ha)