



LEGENDA

- APPARECCHIO DI ILLUMINAZIONE A TUBI FLUORESCENTI 2X58W
- LAMPADA DI EMERGENZA CON TUBO FLUORESCENTE DA 36W
- PROIETTORE SU PALO 25 0W
- PROIETTORE A PARETE DA 250 W (150 W)
- PRESA BIPASSO DA 10/16A
- PRESA CEE 3P 16A 380V
- PRESA CEE 17 2P 16A 220V
- INTERRUTTORE UNIPOLARE
- DEVIATORE
- QUADRO ELETTRICO
- PANNELLO OTTICO ACUSTICO CON SCRITTA "ALLARME INCENDIO"
- PULSANTE DI ALLARME INCENDIO
- PULSANTE DI SGANCIO
- POZZETTO IN CLS CON CHIUSINO IN PRPV CARRABILE PER CANALIZZAZIONI ELETTRICHE
- FONDAZIONE IN CLS PREFABBR. PER PALO ILLUMINAZIONE ESTERNA CON POZZETTO

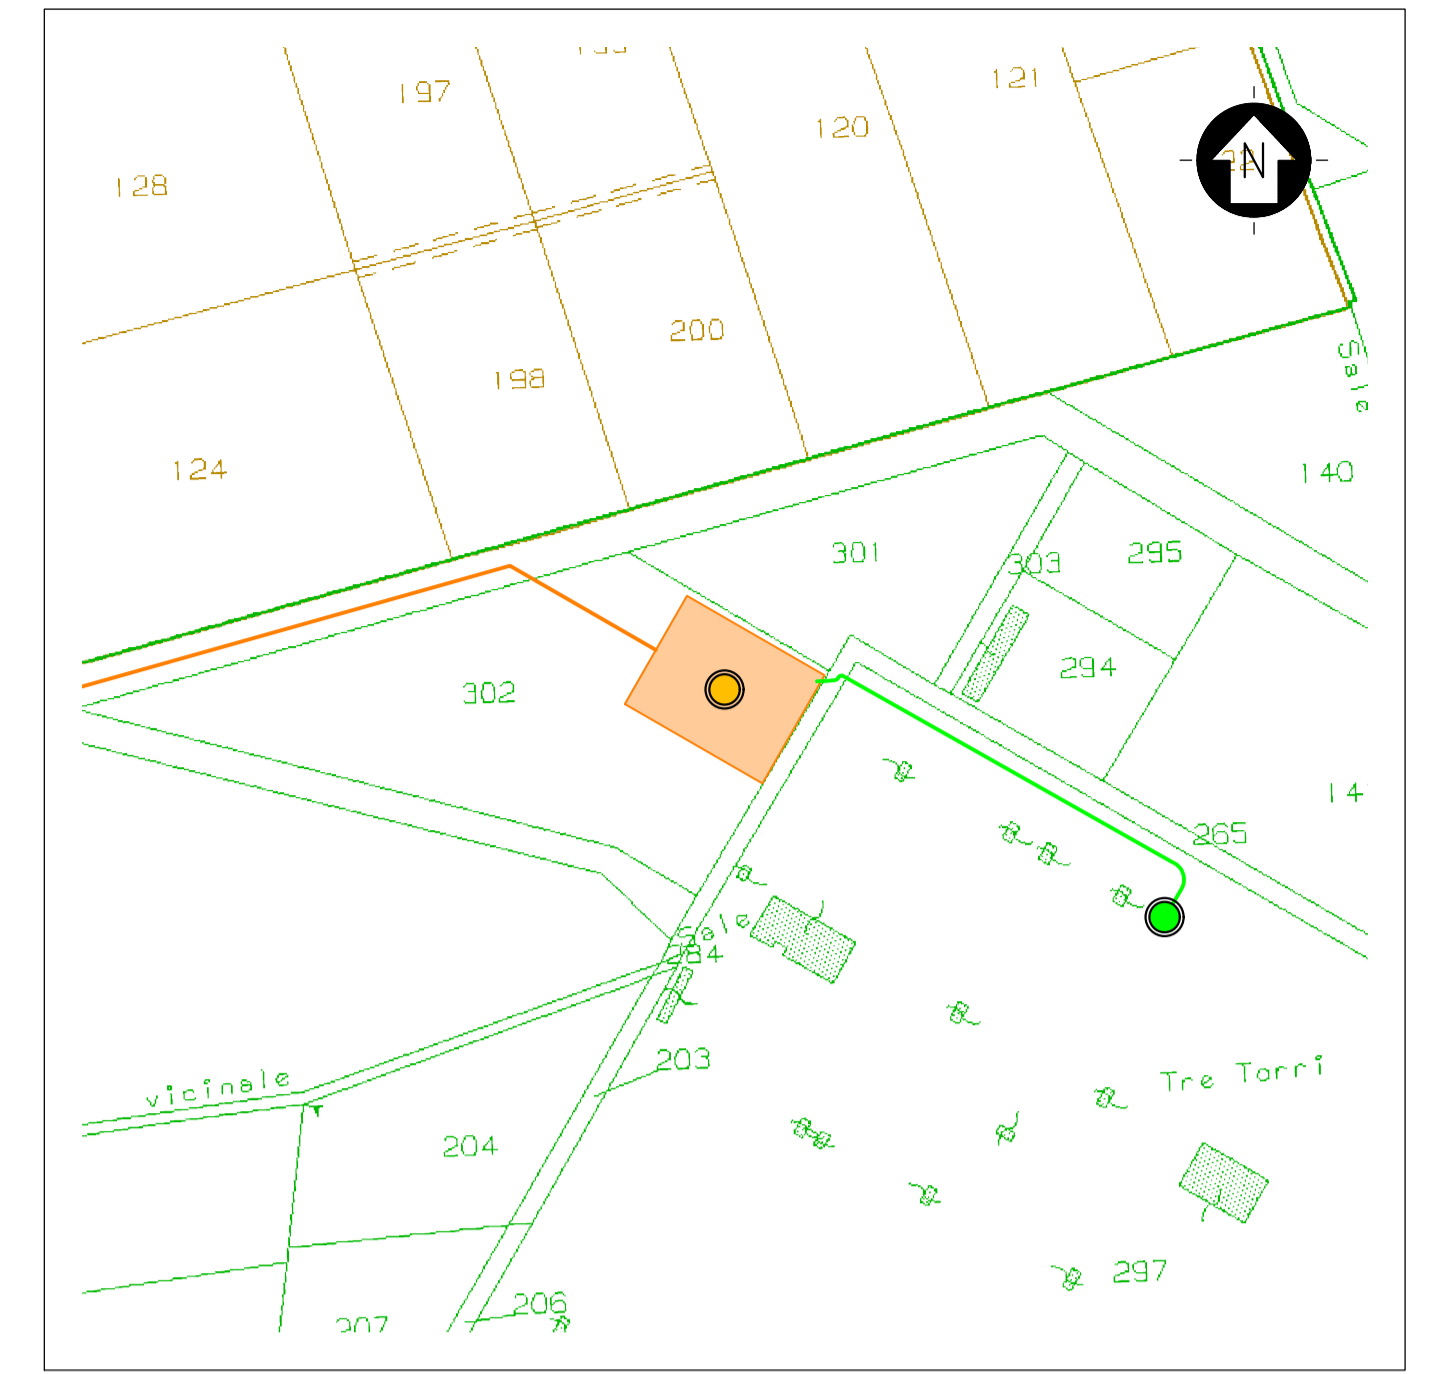


INQUADRAMENTO TERRITORIALE - STRALCIO CARTOGRAFICO CATASTALE

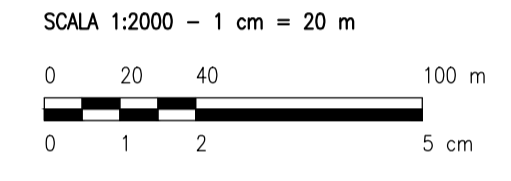

LEGENDA

- LINEA DI CONNESSIONE - MT
- STAZIONE DI TRASFORMAZIONE MT/AT
- LINEA DI CONNESSIONE - AT
- PUNTO DI CONNESSIONE RTN TERNA

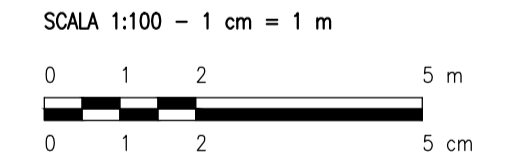

0	-	SA	CP	LC	05/2022
REV.	DESCRIZIONE	DISEGN.	CONTROL.	APPROV.	DATA

Montana

Montano SpA
 Via Carlo Azeglio Fumagalli, 6
 20143 Milano
 Milano (sede certificata ISO) | Brescia | Palermo | Cagliari | Roma

Tel. +39 02 54118173
 Fax +39 02 54129960
 www.montanaenergia.com

P. IVA 10414230156
 Cap. Soc. 600.000,00 €

ISO 9001 - ISO 14001

Committente: SOCIETA' AGRICOLA SOLARPOWER SRL
 VIA JULIUS DURST 6
 39042 - BRESSANONE (BZ)

Progettati: ING. LAURA CONTI
 Iscritta all'Ordine degli Ingegneri della Provincia di Pavia al n. 1726

Oggetto: IMPIANTO INTEGRATO AGRIVOLTAICO COLLEGATO ALLA RTN
 POTENZA NOMINALE 46,6 MW
 COMUNE DI NARDÒ (LE)
 PROGETTO DEFINITIVO

Tavola: SSE
 IMPIANTO ELETTRICO

N. Tav. **24**

N. Rev. 2725_4463_NA_VIA_T24_REV_SSE_IMPIANTO ELETTRICO
 E' VIETATA LA RIPRODUZIONE DI QUESTO DOCUMENTO SENZA PREVENTIVA AUTORIZZAZIONE SCRITTA DELLA MONTANA SPA

Scala 1:100