




LEGENDA			
	ESTINTORE PORTATILE		PORTA CON MANIGLIONE ANTIPANICO
	ESTINTORE CARRELLATO		PANNELLO OTTICO ACUSTICO "ALLARME INCENDIO"
	RIVELATORE MULTICRITERIO FUMO/CALORE A SOFFITTO		PULSANTE DI ALLARME INCENDIO
	RIVELATORE MULTICRITERIO FUMO/CALORE SOTTO PAVIMENTO GALLEGGIANTE E CUNICOLO		PULSANTE DI SGANCIO
	CENTRALINA ANTINCENDIO		VIA DI ESODO
	CARTELLINO "PULSANTE DI SGANCIO"		CARTELLA "ESTINTORE"
	CARTELLINO "PULSANTE ALLARME INCENDIO"	NB Tutti i cavi di segnale sono di sezione 2x0,22 + 2x0,50+1+S mmq	

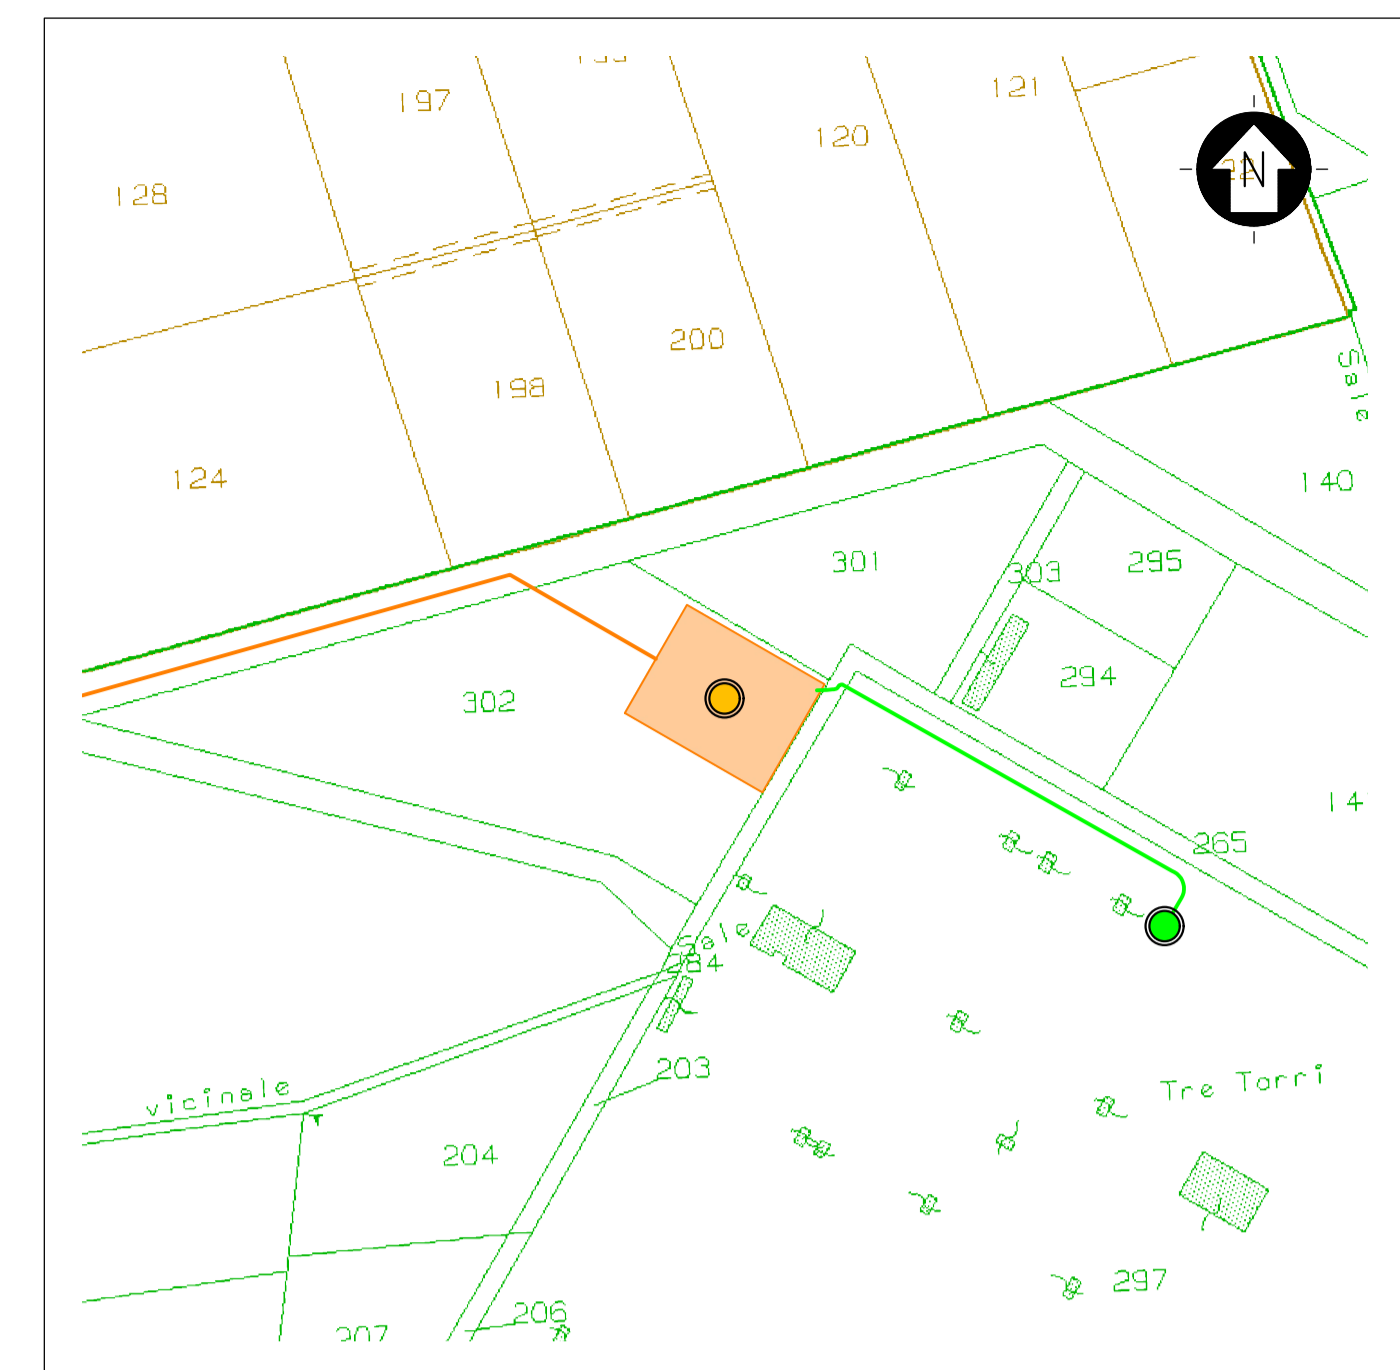

INQUADRAMENTO TERRITORIALE - STRALCIO CARTOGRAFICO CATASTALE

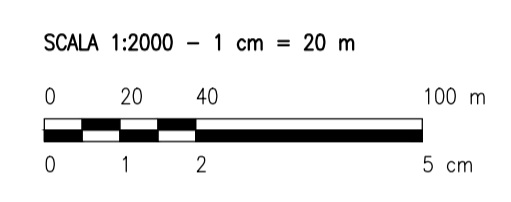

- LEGENDA**
- LINEA DI CONNESSIONE - MT
 - STAZIONE DI TRASFORMAZIONE MT/AT
 - LINEA DI CONNESSIONE - AT
 - PUNTO DI CONNESSIONE RTN TERNA

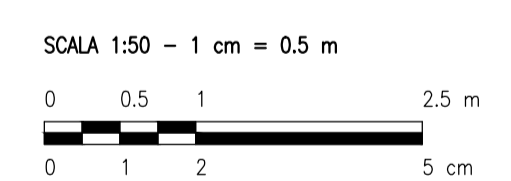

REV.	DESCRIZIONE	SA	CP	LC	DATA
0	-				05/2022

Montana

Montana SpA
Via Carlo Azeglio Fumagalli, 6
20143 Milano
Miro (sede certificata ISO) | Brescia | Palermo | Cagliari | Roma

Tel. +39 02 54118173
Fax +39 02 54129890
www.montanaonline.com

P. IVA 10414270156
Cap. Soc. 600.000,00 €

ISO 9001 | ISO 14001

Committente: SOCIETA' AGRICOLA SOLARPOWER SRL
VIA JULIUS DURST 6
39042 - BRESSANONE (BZ)

Progettati: ING. LAURA CONTI
Iscritta all'Ordine degli Ingegneri della Provincia di Pavia al n. 1726

Oggetto: IMPIANTO INTEGRATO AGRIVOLTAICO COLLEGATO ALLA RTN
POTENZA NOMINALE 46,6 MW
COMUNE DI NARDÒ (LE)
PROGETTO DEFINITIVO

Tavola: SSE
IMPIANTI E DISPOSITIVI ANTINCENDIO

N. Tav. 25

No. Riv. 2725_4463_NA_VIA_T25_REV0_SSE_IMPIANTI E DISPOSITIVI ANTINCENDIO

Scala 1:50

E' VIETATA LA RIPRODUZIONE DI QUESTO DOCUMENTO SENZA PREVENTIVA AUTORIZZAZIONE SCRITTA DELLA MONTANA SPA