


PLANIMETRIA DI INDIVIDUAZIONE OPERE - SCALA 1:5.000

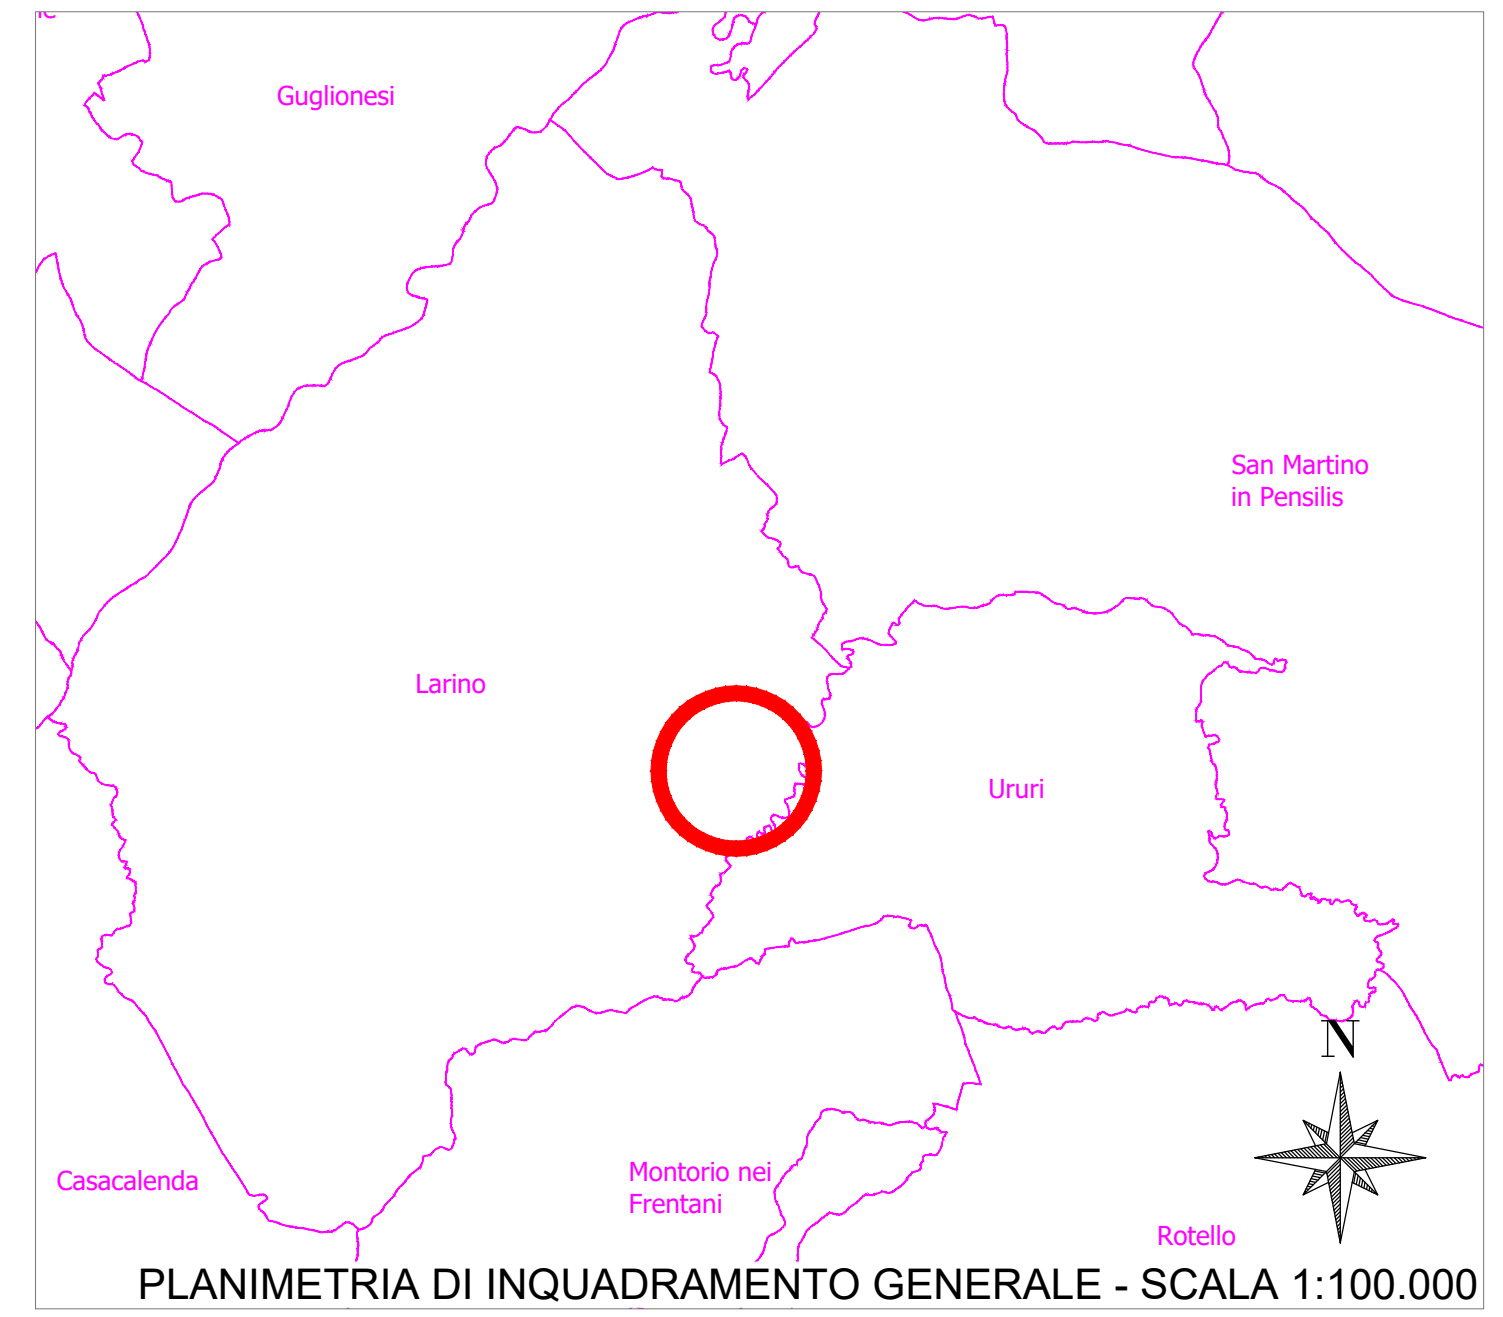

PLANIMETRIA DI INQUADRAMENTO GENERALE - SCALA 1:100.000

COMUNE DI LARINO - COMUNE DI URURI
 Provincia di CAMPOBASSO

committente **SOLAR ENERGY DUE S.r.l.**
 Via Sebastian Altmann, 9 - 39100 Bolzano (BZ)

progetto **PROGETTO DI UN PARCO FOTOVOLTAICO AD INSEGUIMENTO SOLARE MONOASSIALE**

REALIZZAZIONE DI UNA STAZIONE UTENTE AT/MT IN CONDOMINIO
 da ubicare nel Comune di LARINO (CB)
 e relative opere di connessione alla Sottostazione Elettrica 150 kV Terna di Larino



Merlino Progetti srl
 Via P.U. Frasca snc
 66100 Chieti
 0871.552751 - info@merlinoprogetti.it
 www.merlinoprogetti.it

il progettista
 Dott. Ing. Domenico Merlino




PROGETTAZIONE E REALIZZAZIONE DI
 IMPIANTI ELETTRICI - TERMICI - ANTINCENDIO
 Via XI Settembre n°73 - 12011 Borgo San Dalmazzo (CN)
 tel. +39 0171 266817 - fax. +39 0171 266817
 web: www.sunproject.it - mail: info@sunproject.it

il progettista
 Dott. Ing. Pietro Riccardini



GEOTECH S.r.l.
 SOCIETA' DI INGEGNERIA
 Via Nani, 7 Morbegno (SO)
 Tel/fax 0342 610774 - 0342 1971501
 E-mail: info@geotech-srl.it
 sito: www.geotech-srl.it

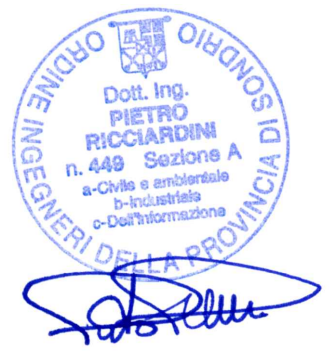

denominazione elaborato	elaborato n.
PLANIMETRIA DI INQUADRAMENTO SU CTR	002

01	aprile 2021	prima emissione	Geotech s.r.l.
REV.	DATA	DESCRIZIONE	DISEGNATORE