



SEZIONA A-A  
Scala 1:100

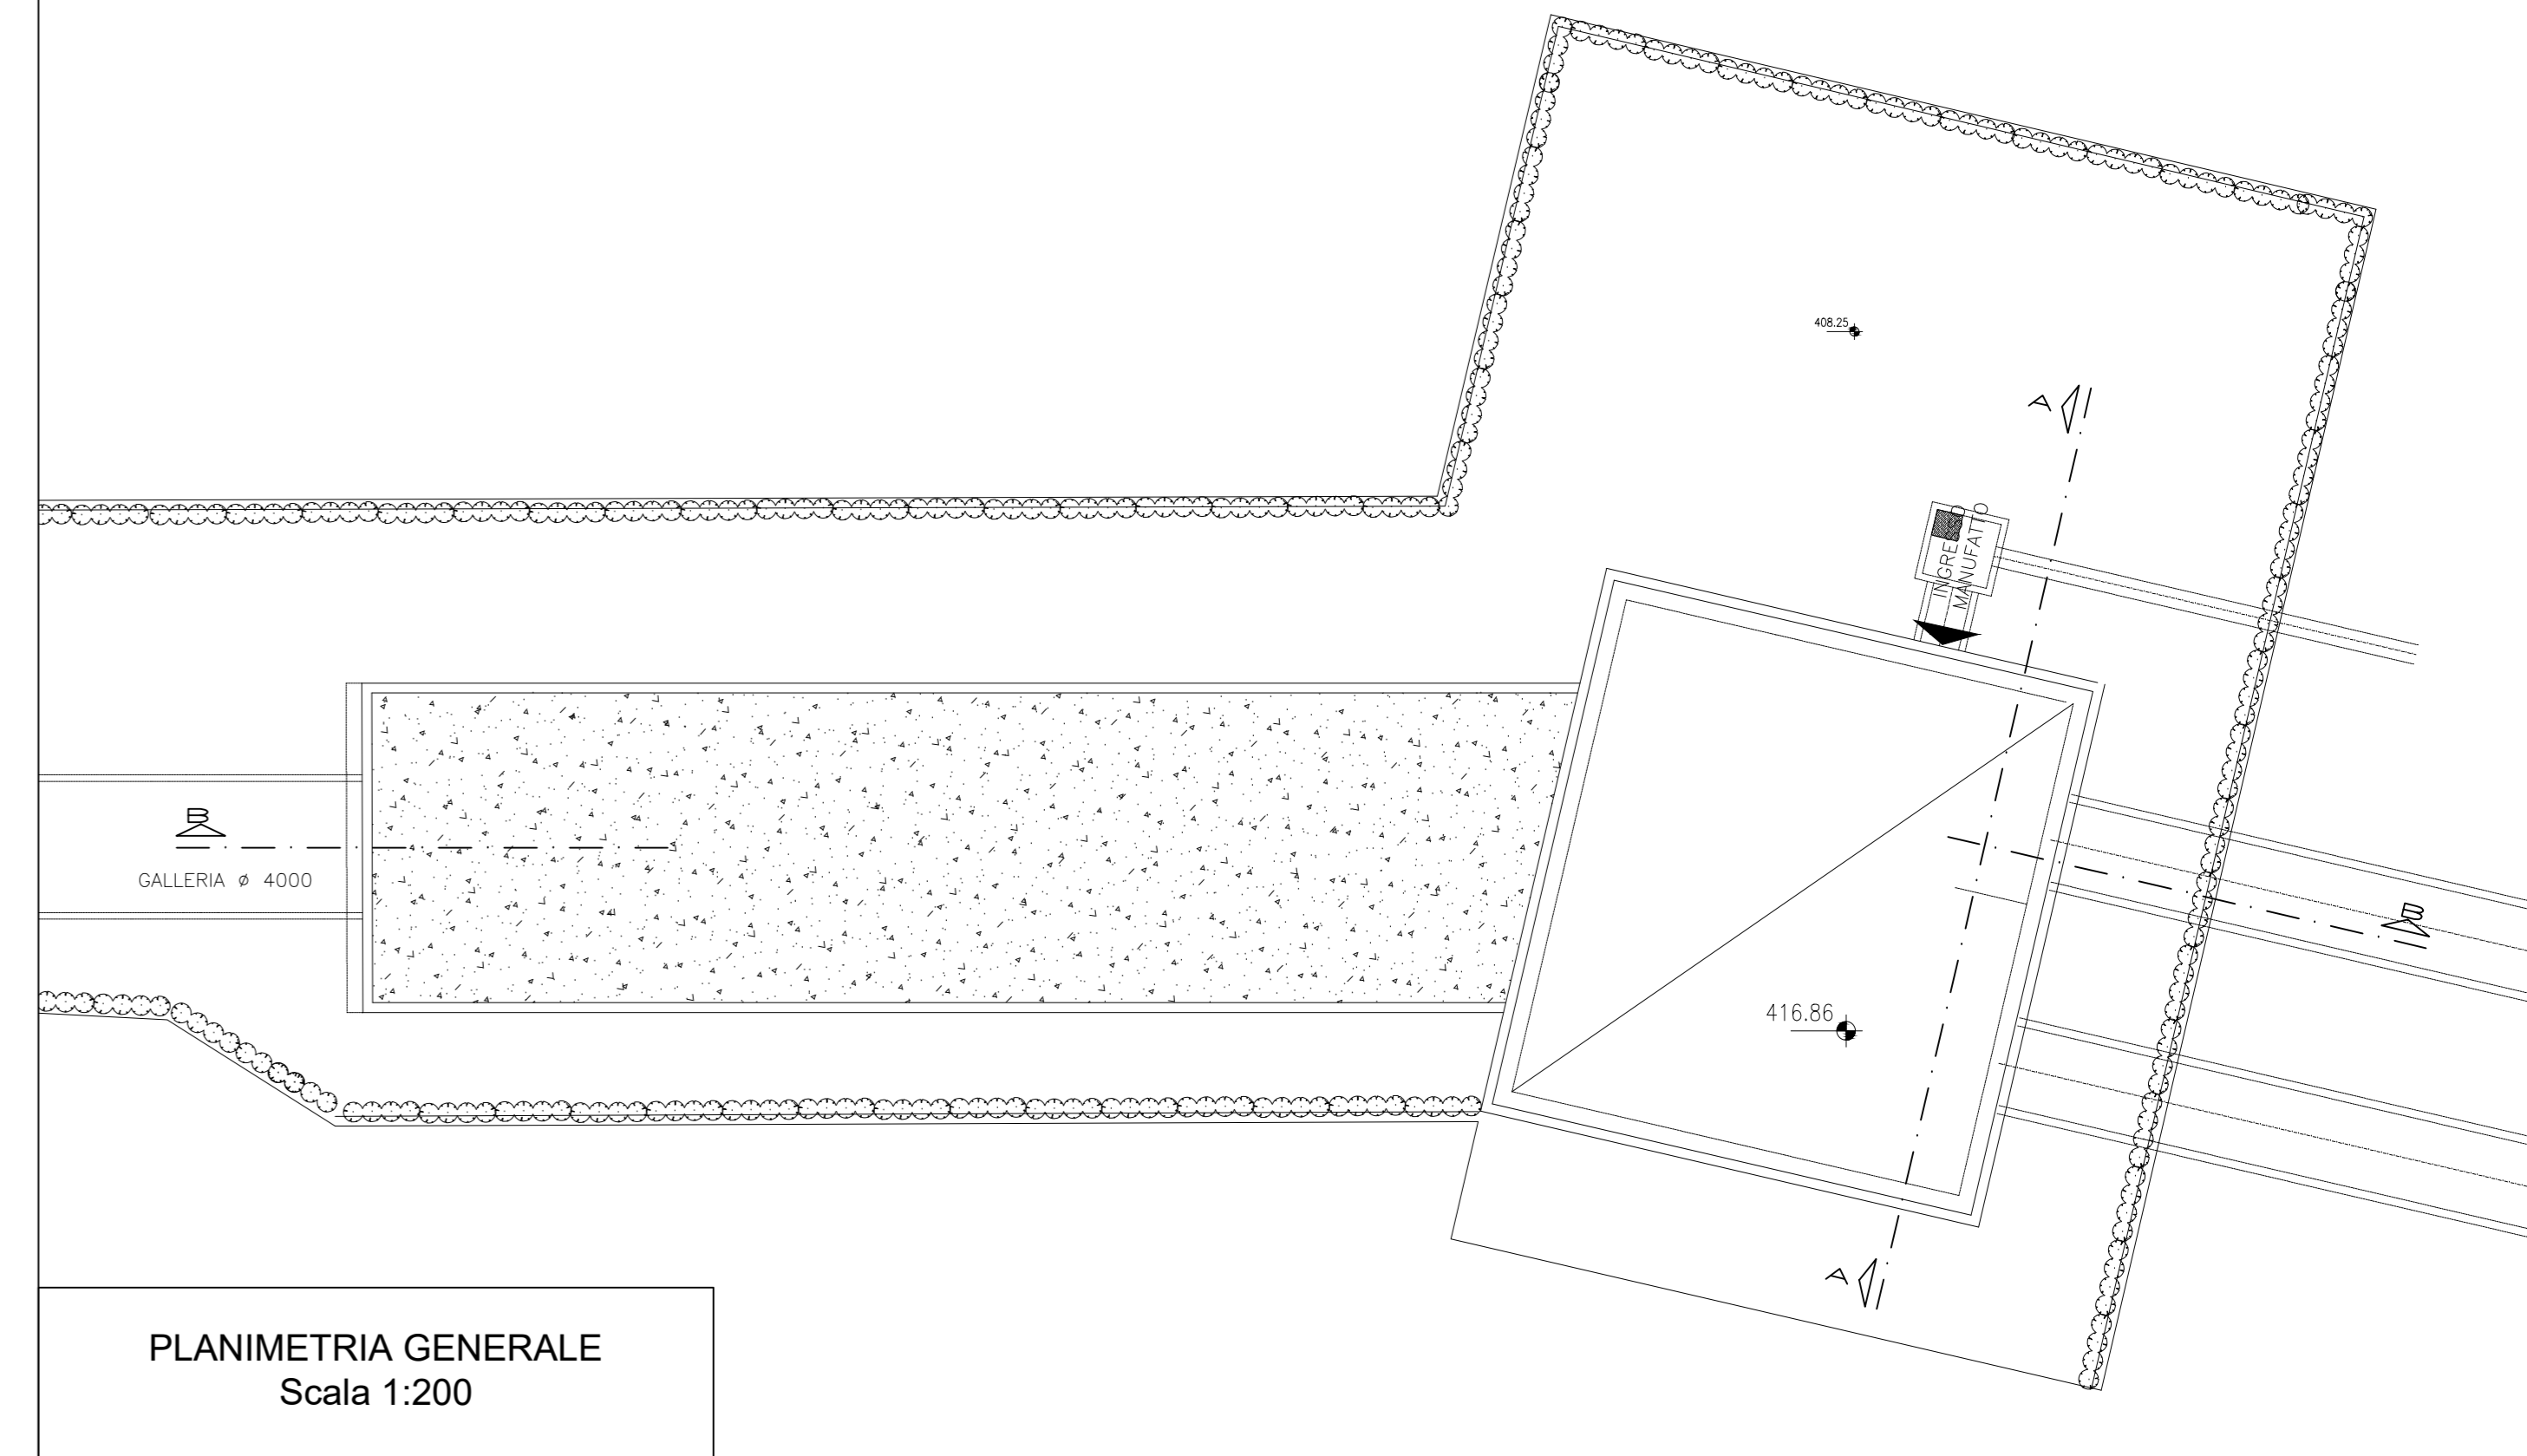

PLANIMETRIA GENERALE  
Scala 1:200

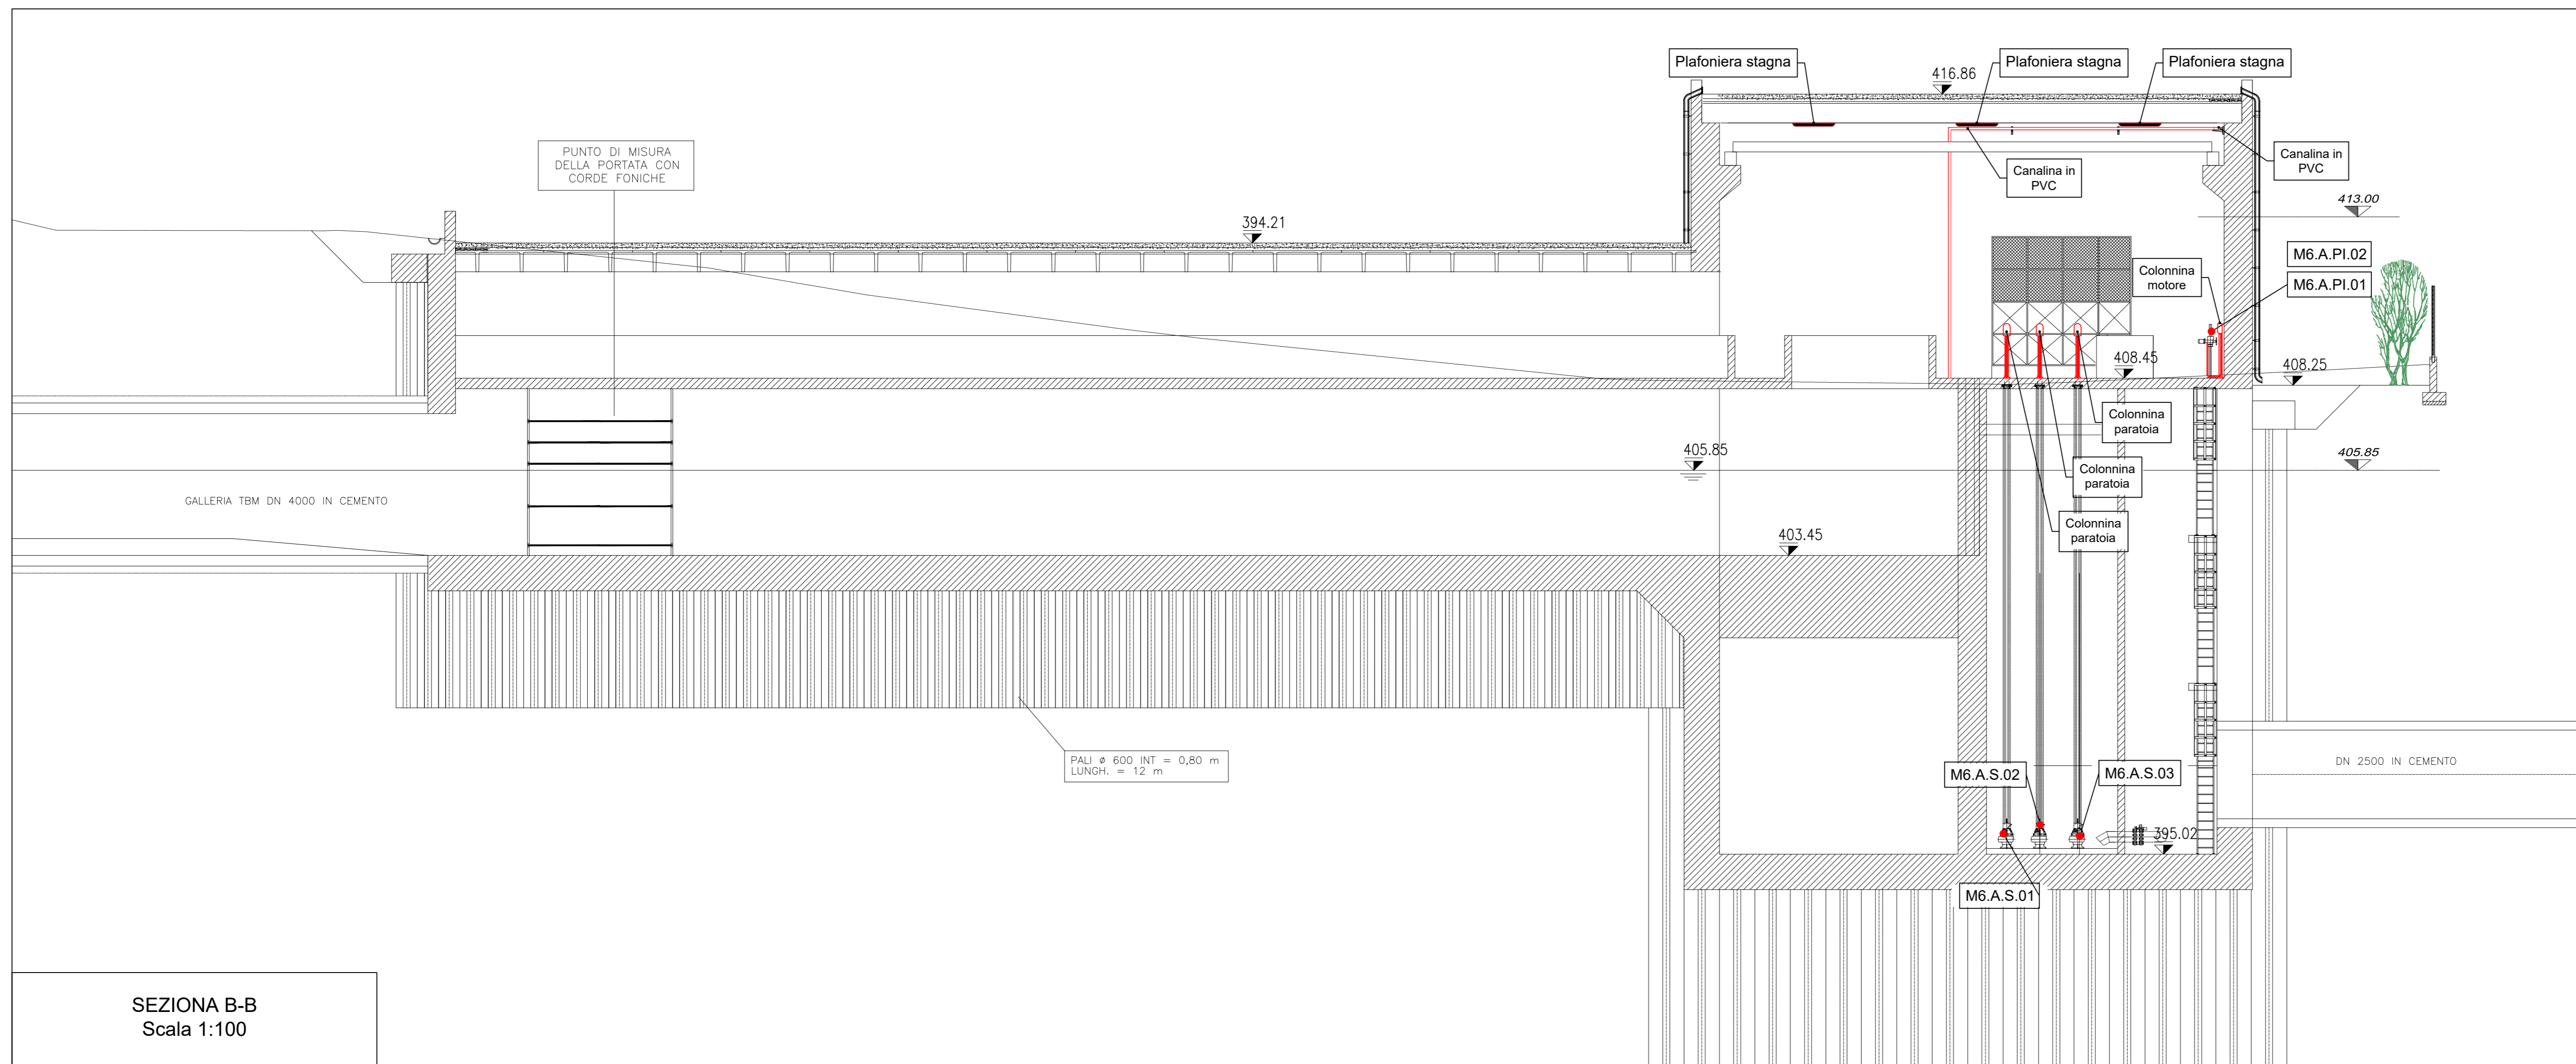

SEZIONA B-B  
Scala 1:100



**PRESIDENZA DEL CONSIGLIO DEI MINISTRI**  
**MESSA IN SICUREZZA DEL SISTEMA ACQUEDOTTISTICO**  
**DEL PESCHIERA PER L'APPROVVIGIONAMENTO IDRICO**  
**DI ROMA CAPITALE E DELL'AREA METROPOLITANA**

IL COMMISSARIO STRAORDINARIO ING. PhD MASSIMO SESSA  
 SUB COMMISSARIO ING. MASSIMO PATERNOSTRO

**aceq**  
acqua  
ACEA ATO 2 SPA

**aceq**  
Ingegneria e servizi

ELABORATO  
**A194PD E020 6**  
COD. ATO2 APE10116

DATA	OTTOBRE 2019	SCALA	1:100/200
AGG. N.	DATA	NOTE	FIRMA
1	DIC-19	AGGIORNAMENTO PER SIA	
2	MAR-20	AGGIORNAMENTO ELABORATI	
3	LUG-20	AGGIORNAMENTO ELABORATI	
4	GEN-21	AGGIORNAMENTO PARERE CSLLFP VOTO DEL 14/10/2020	
5	SETT-21	AGGIORNAMENTO ELABORATI	
6	OTT-22	AGGIORNAMENTO LVP	
7			

**TEAM DI PROGETTAZIONE**

**CAPO PROGETTO**  
Ing. Angelo Marchetti

**IDRAULICA**  
Ing. Eugenio Benedini

**GEOLOGIA E IDROGEOLOGIA**  
Geol. Stefano Tosti

**GEOLOGIA E STRUTTURE**  
Ing. Angelo Marchetti

**ASPETTI AMBIENTALI**  
Ing. Nicoletta Stracquadurai

**ATTIVITA' TECNICHE DI SUPPORTO**  
Geom. Stefano Franzisci

**ATTIVITA' PATRIMONIALI**  
Geom. Fabio Pompei

**Hanno collaborato:**  
Ing. Geol. Eliseo Paolini  
Ing. Viviana Angeloro  
Ing. Matteo Sottocelli  
Ing. PhD Chiara Petrelli  
Paes. Fabiola Genaro  
Ing. Roberto Biagi  
Ing. Claudia Lorusso  
Geol. PhD Paolo Caporossi  
Geol. Simone Febo  
Geol. Yousef Abu Sabha  
Geol. Filippo Arsie  
Ing. Francesco Gizzi

**IL RESPONSABILE DEL PROCEDIMENTO**  
Ing. PhD Alessio Delle Site

**SUPPORTO AL RESPONSABILE DEL PROCEDIMENTO**  
Dott. Avv. Vittorio Genovari  
Sig.ra Claudia Iacobelli  
Ing. Barnaba Paglia

**CONSULENTE**  
Ing. Biagio Eramo

Progetto di sicurezza e ammodernamento dell'approvvigionamento della città metropolitana di Roma  
"Messa in sicurezza e ammodernamento del idrico del Peschiera",  
L.n.108/2021, ex DL n.77/2021 art. 44 Alle

**NUOVO TRONCO SUPERIORE ACQUEDOTTO DEL PESCHIERA dalle Sorgenti alla Centrale di Sc...**  
CUP G33E11

**PROGETTO DEFINITIVO**

**NUOVO MANUFATTO DI PARTENZA DELL'ACQUEDOTTO M6 IMPIANTO ELETTRICO SEZIONI**

Geom. Mirco Firinu  
Geom. Mariano Trasi  
Geom. Valerio Di Carlo  
Geom. Fabio Frezza  
Geom. Irene Cristesi

Geom. Mirco Firinu  
Geom. Massimo Roberto Zappalà  
Geom. Veronica Ceccarelli