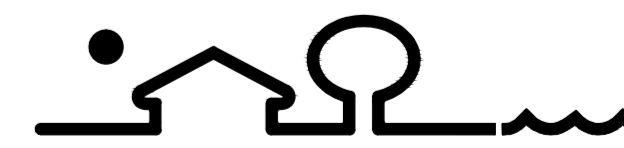


- Rete idrica esistente (potabile)
- - - Rete idrica in progetto di distribuzione (potabile)
- Rete idrica irrigazione e lavaggio piazzali (non potabile)
- Linea antincendio esistente
- ..... Rete antincendio
- ⊕ Rubinetto portagomma
- ⊕ Presa a mare di motopompa ausiliare
- ⊕ Idrante sopra suolo con tubazione flessibile e lancia in cassetta
- ⊕ Estintori carellati
- ⊕ Torre antincendio con schiumogeno
- Raggio getto cannoncino schiumogeno da m. 30
- Raggio copertura manichetta da m. 20

SCALA 1:200

**PROGETTO ESECUTIVO**  
 ADEGUAMENTI ALLA DELIBERA R.A.S. N° 40 / 6 DEL 16.11.10  
 ESTENSIONE EFFICACIA DELLA STESSA CON DELIBERAZIONE N° 7/9 DEL 09.02.2016

COMMITTENTE: <b>MARINA DI PORTOROTONDO S.r.L.</b> UFFICI DIREZIONE MARINA - Località PORTO ROTONDO OLBIA	 <b>STUDIO TECNICO ZANNINI &amp; GUAGLIUMI</b> <small>DEL DOTT. ING. GIORGIO GUAGLIUMI          VICO PAIS - SA 07020 GOLFO ARGANCI (SS)</small>
OGGETTO: <b>"MARINA DI PORTO ROTONDO"</b> <b>AMPLIAMENTO MOLO DIREZIONE MARINA</b>	DATA: OTTOBRE 2021    RIF. N° 11/05
DESCRIZIONE: <b>IMPIANTI IDRICO - ANTINCENDIO</b> SCHEMI	TAVOLA N° <b>24.1</b>