



PARTICOLARE VASCA SCALA 1:50

PIANTA

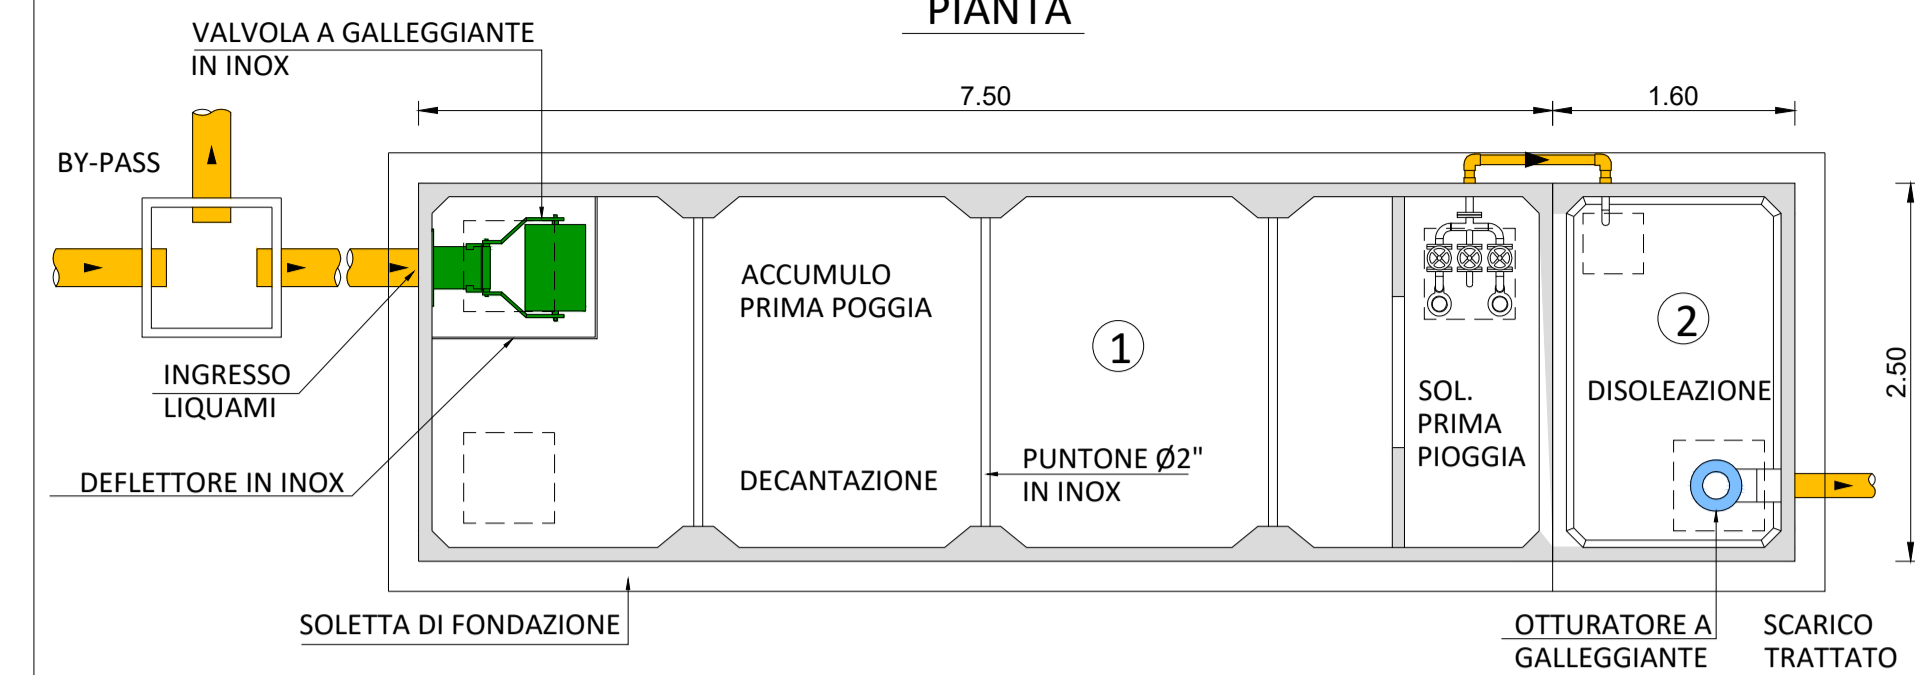


SEZIONE LONGITUDINALE


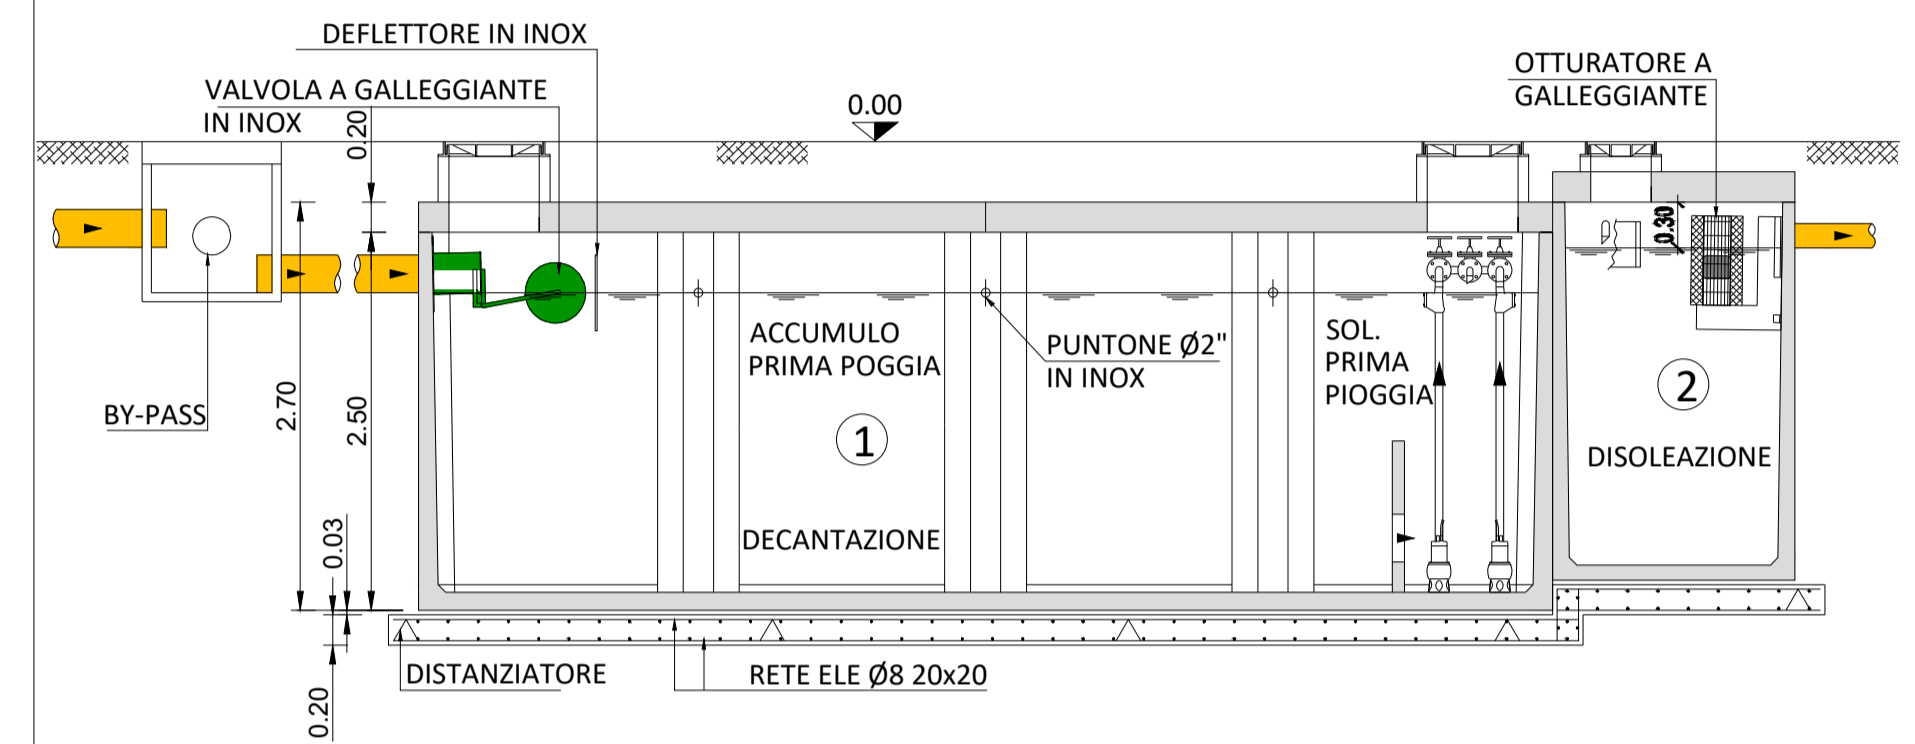


LEGENDA

- 1 - ACCUMULO / DECANTAZIONE / SOLLEVAMENTO
- 2 - DISOLEAZIONE

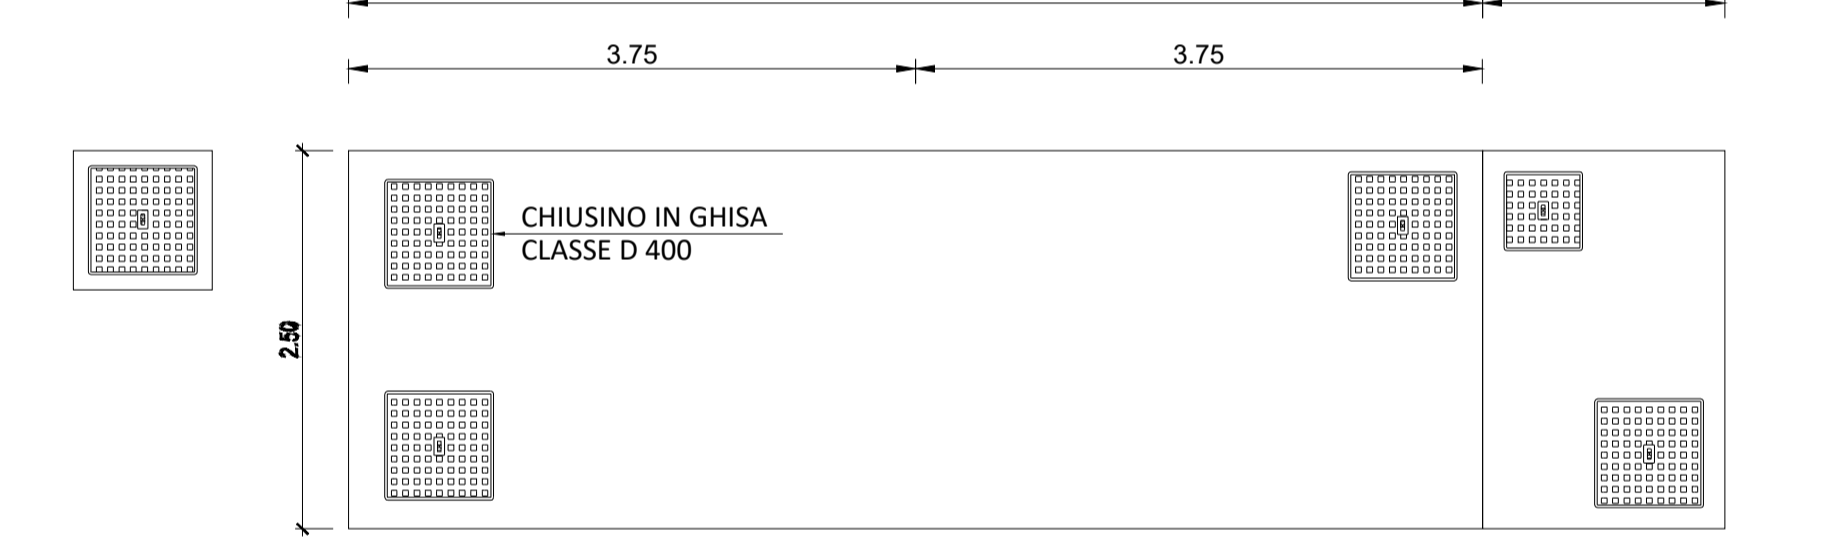

RECAPITO ACQUA PRIMA PIOGGIA SCALA 1:10000

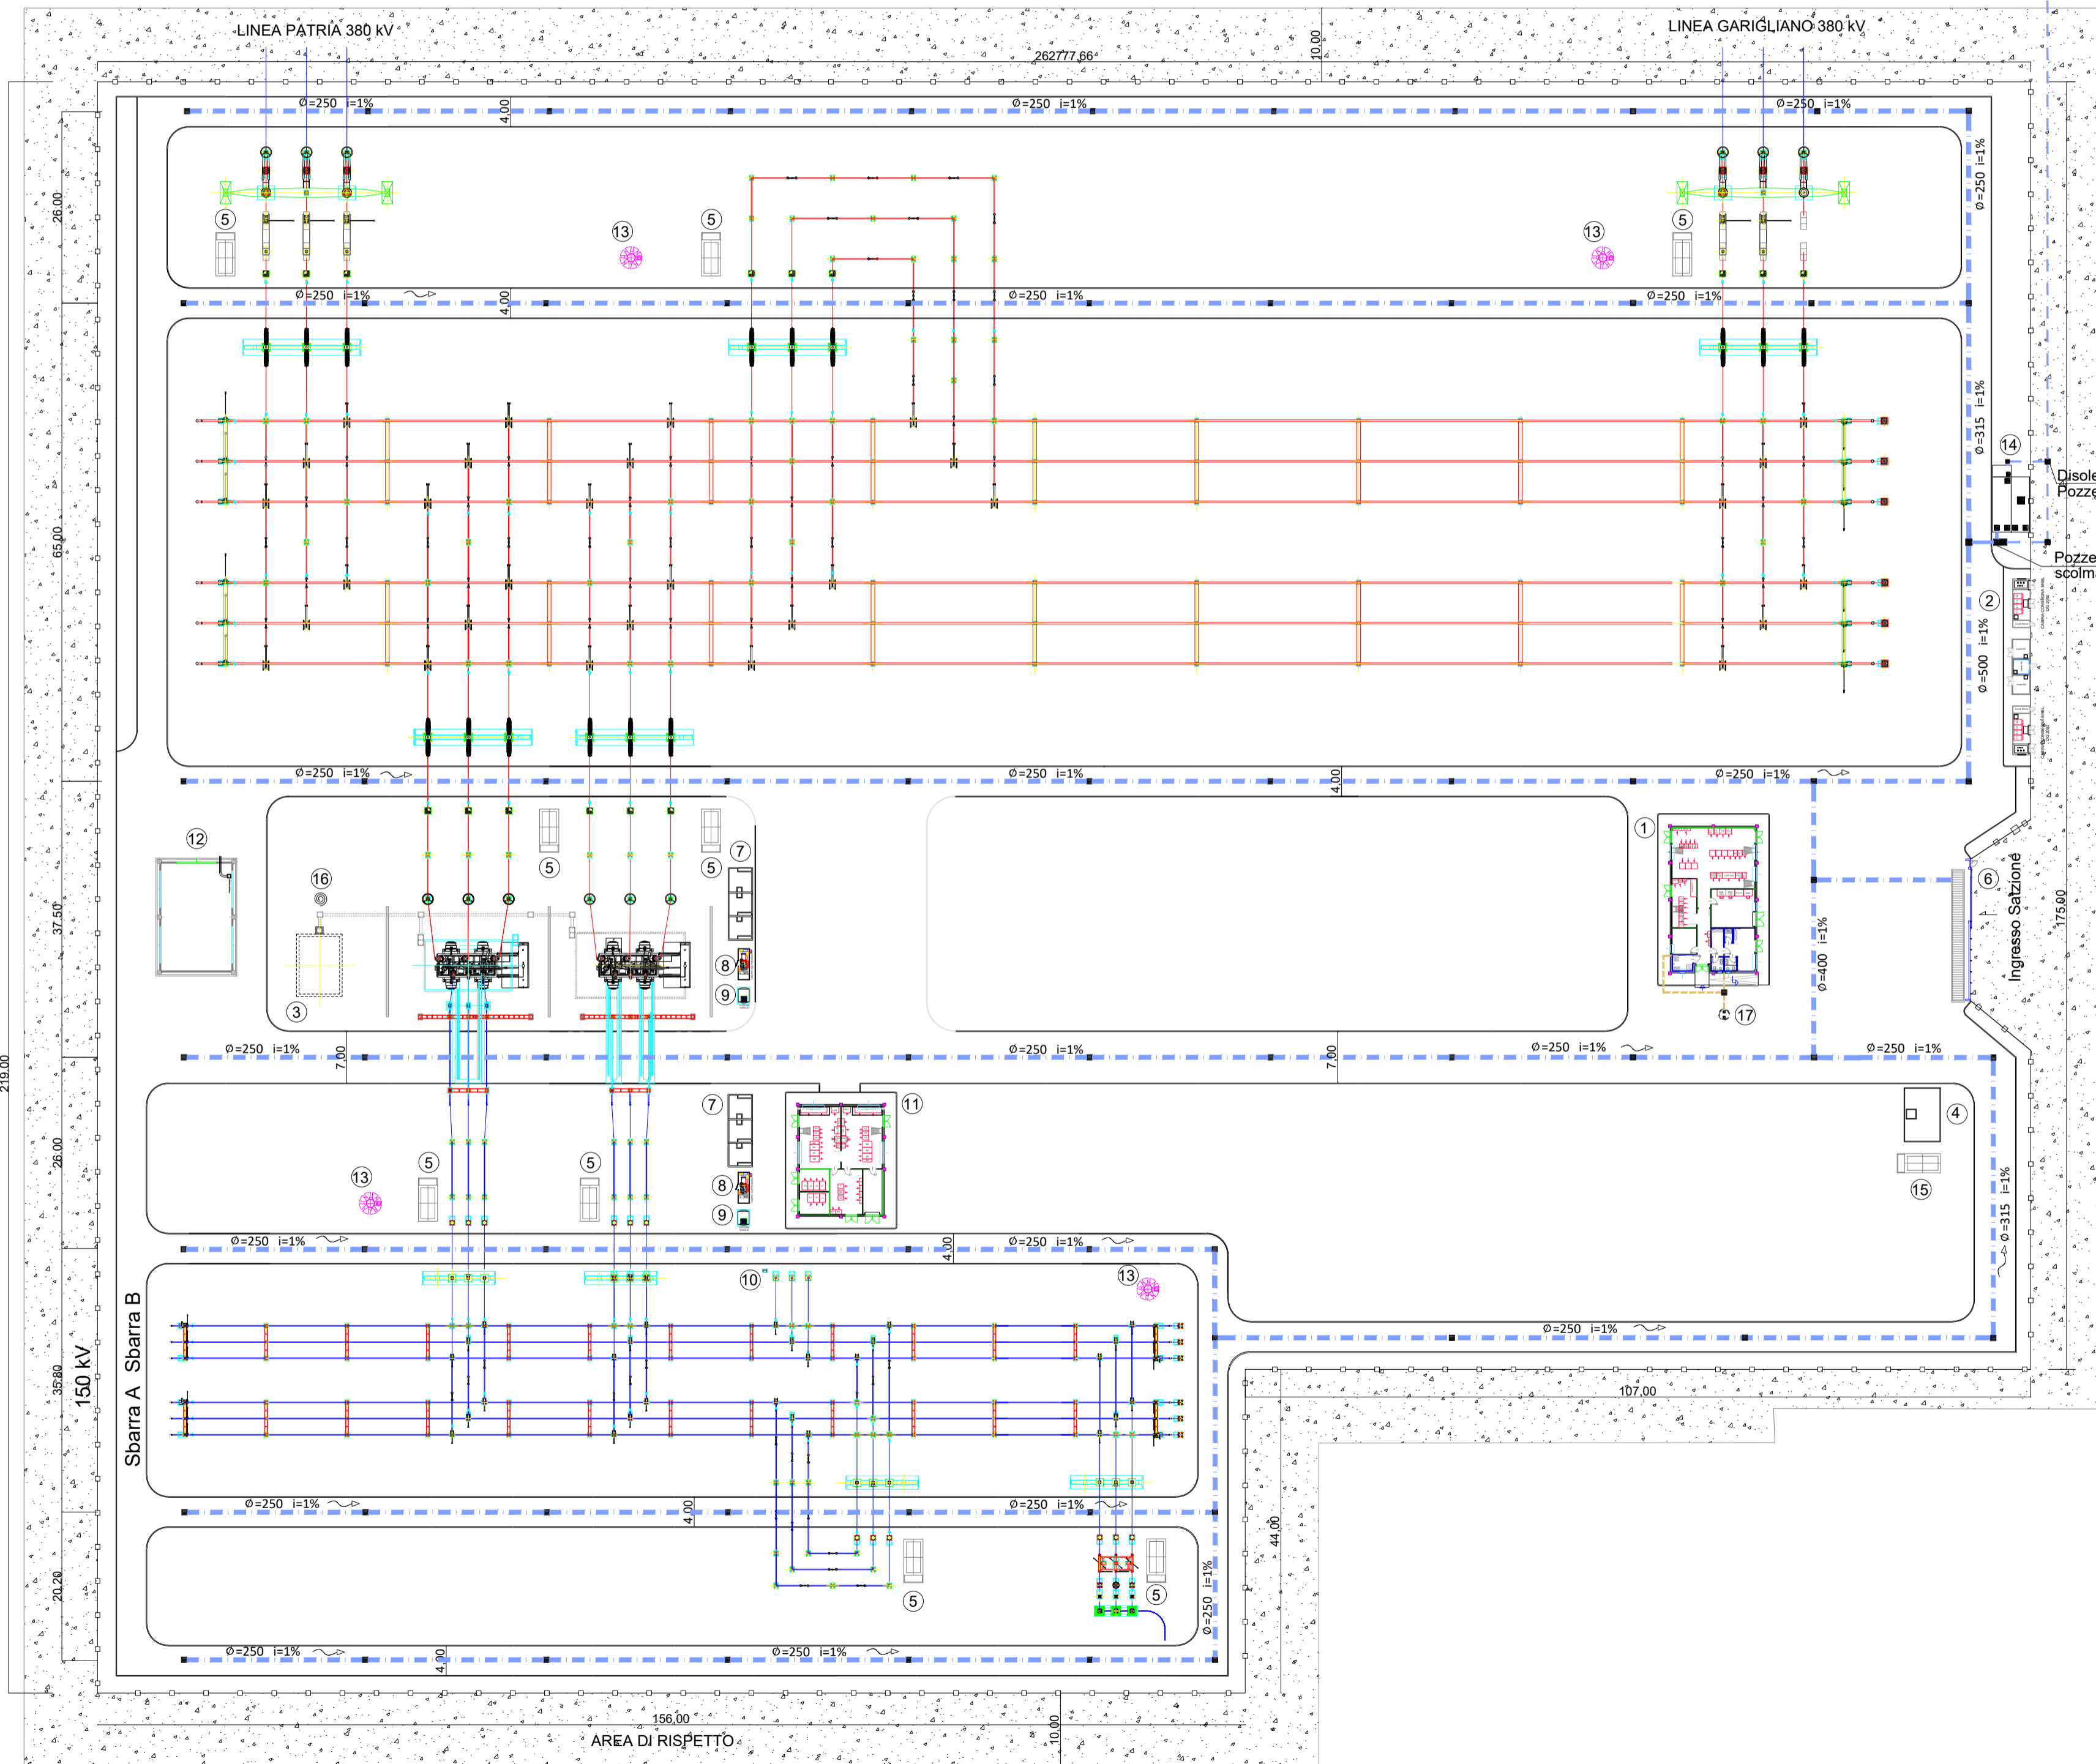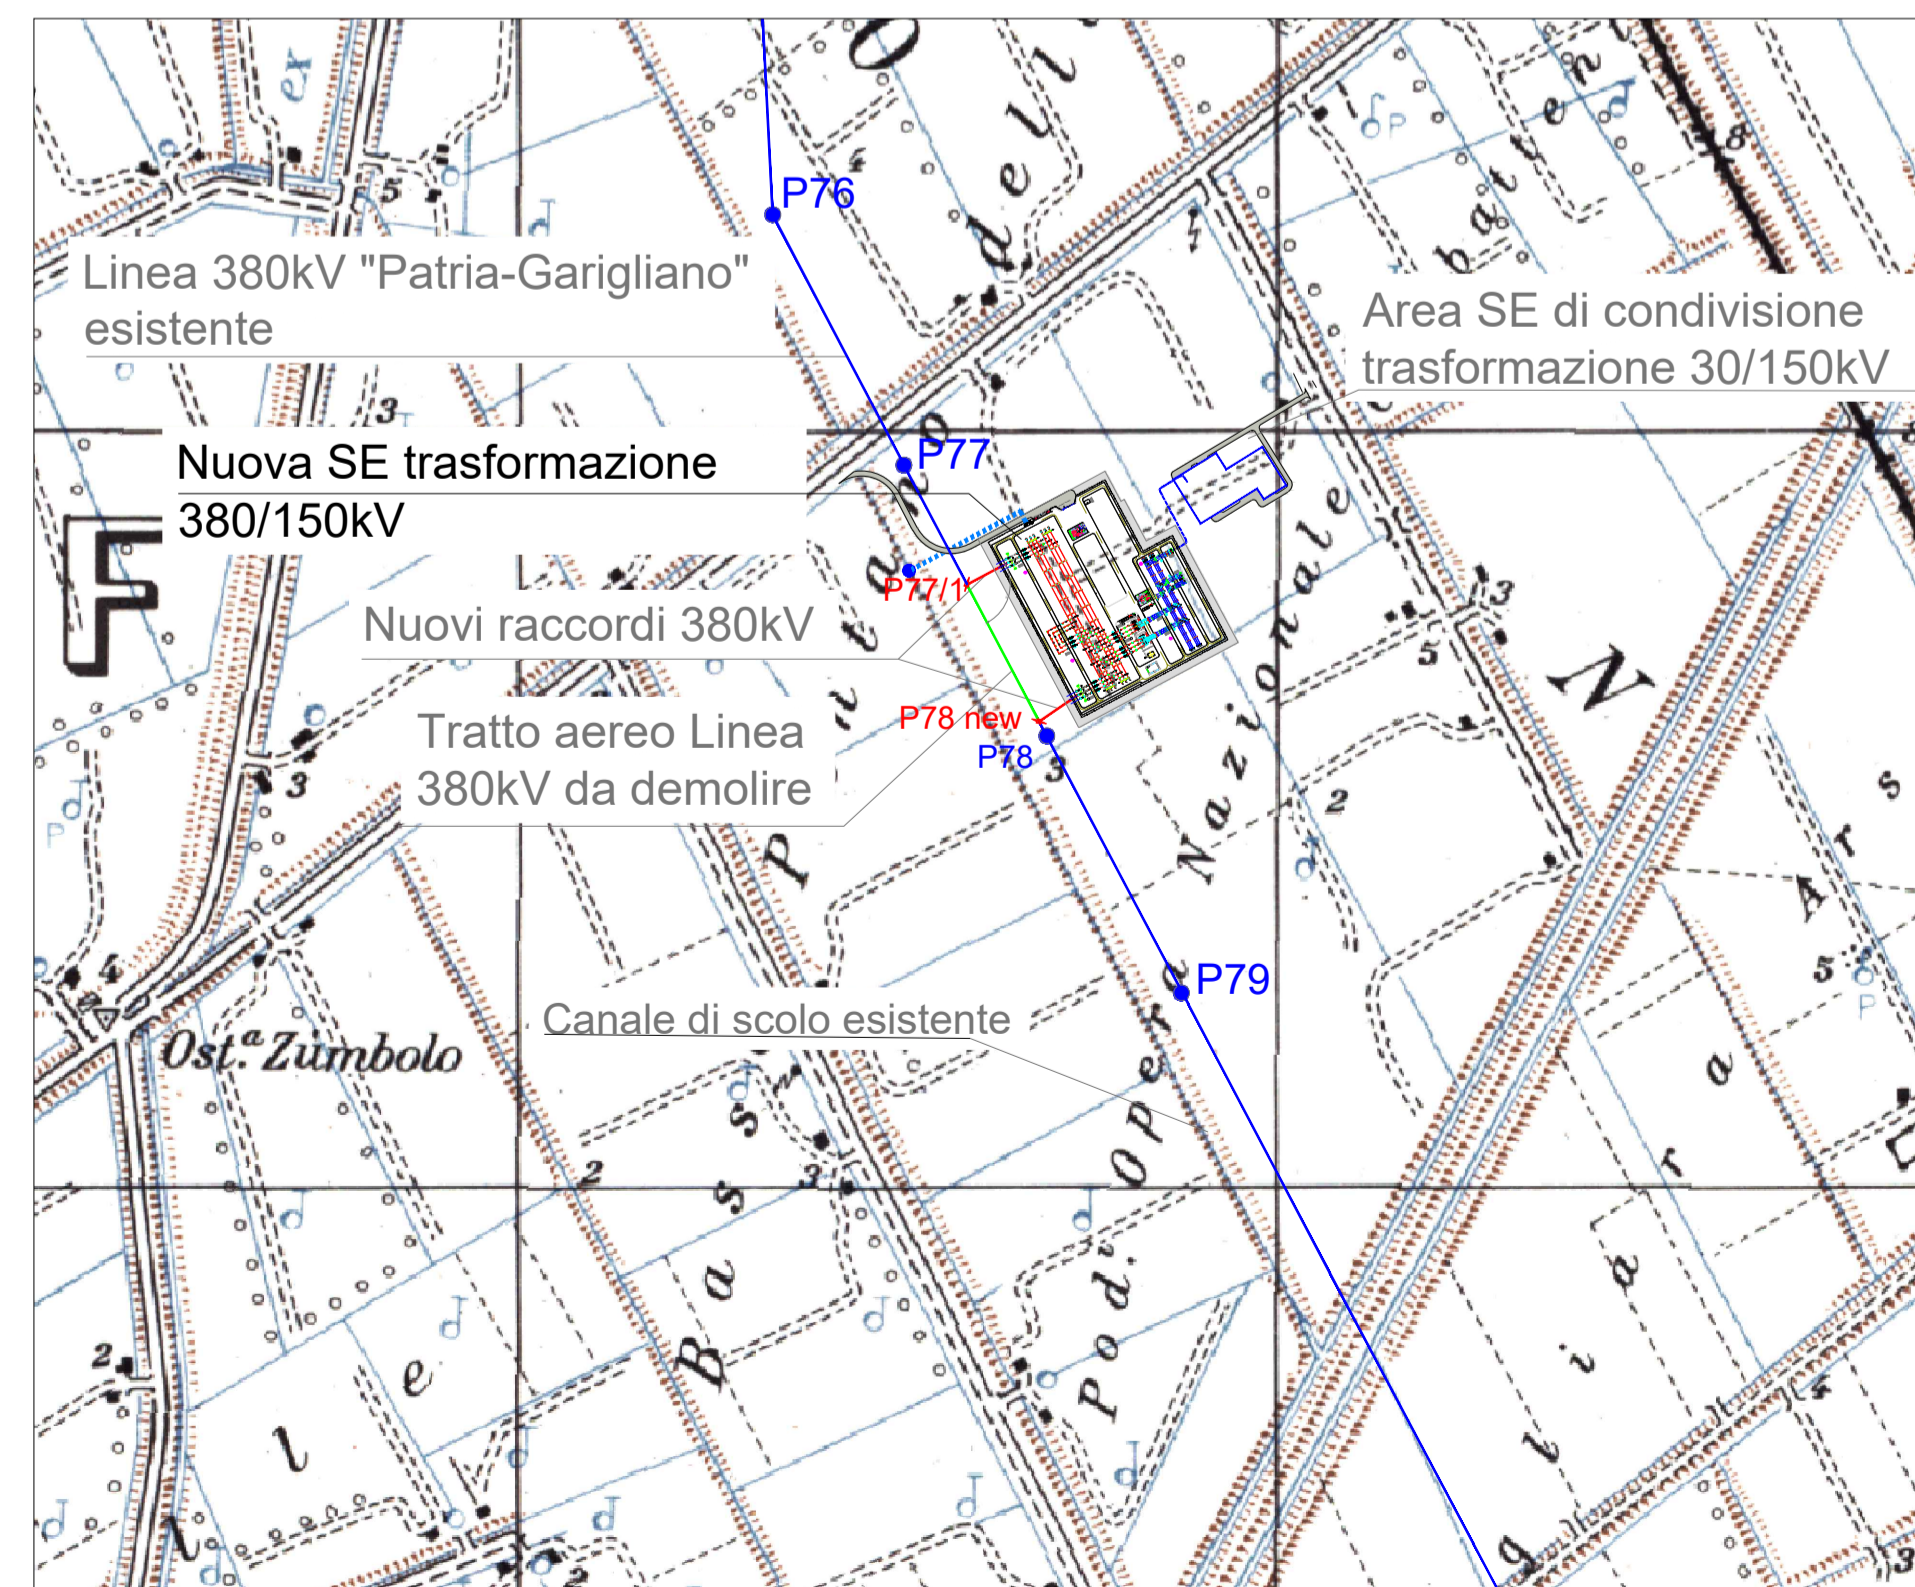

LEGENDA

- ① EDIFICIO COMANDI
  - ② EDIFICIO PUNTI DI CONSEGNA ALIM. MT S.A. (DG 2092)
  - ③ VASCA RACCOLTA OLIO TRASFORMATORI
  - ④ VASCA ANTINCENDIO
  - ⑤ CHIOSCHI APP. PERIFERICHE SISTEMA DI CONTROLLO
  - ⑥ CANCELLO CARRAIO APRIBILE A DUE ANTE
  - ⑦ FONDAZIONE TRASFORMATORI MT/bt (con copertura)
  - ⑧ GE
  - ⑨ SERBATOIO GASOLIO INTERRATO
  - ⑩ TRASFORMATORI INDUTTIVI DI POTENZA (TIP)
  - ⑪ EDIFICIO SERVIZI AUSILIARI
  - ⑫ EDIFICIO MAGAZZINO
  - ⑬ TORRI FARO
  - ⑭ VASCHE TRATTAMENTO ACQUE DI PRIMA PIOGGIA
  - ⑮ LOCALE POMPE
  - ⑯ IDRANTI
  - ⑰ VASCA IMHOFF
- □ — RECINZIONE ESTERNA S.E. TERNA
  - ■ — CONDOTTA ACQUE REFLUE
  - ■ — CONDOTTA ACQUE PLUVIALI
  - ■ — CANALE DI SCOLO ESISTENTE



REGIONE CAMPANIA  
 PROVINCIA DI CASERTA  
 COMUNE DI CANCELLO ARNONE

PROGETTO PER LA REALIZZAZIONE DI UNA SE RTN DI TRASFORMAZIONE 380/150KV CON RACCORDI AEREI ALLA LINEA 380KV "PATRIA-GARIGLIANO"

StarEnergia srl  
 sede legale Via F. Giordani n. 42  
 800122 Napoli  
 800122 Napoli IVA 05769401216 PEC: [starenergia@pec.it](mailto:starenergia@pec.it)

PLANIMETRIA SISTEMA DI SMALTIMENTO ACQUE CHIARE E NERE

PROGETTISTI	PROPONENTE	SCALA
 INSE s.r.l. Viale Michelangelo, 71 800129 Napoli Tel. +39 0815797998 mail: <a href="mailto:tecnico.inse@gmail.com">tecnico.inse@gmail.com</a>	CAMPANIA SOLARE s.r.l. sede legale Via F. Giordani n. 42 800122 Napoli Tel. +39 081 060 7743 Fax +39 081 060 7876 Rea - NA1051228 - C.F. e P.IVA 09700581219 mail: <a href="mailto:campaniasolare@starenergia.com">campaniasolare@starenergia.com</a> PEC: <a href="mailto:campaniasolare@pecditta.com">campaniasolare@pecditta.com</a> Cod. Univoco SRU082D	TAVOLA AS245-ET32-D

Revisori e coordinamento:	Data:	Redattore:
ing. Roberto Caldara		
Rev. 01	20/07/2021	INSE Srl
Rev. 02	Aprile 2022	INSE Srl
Rev. 03	Ottobre 2022	INSE Srl