


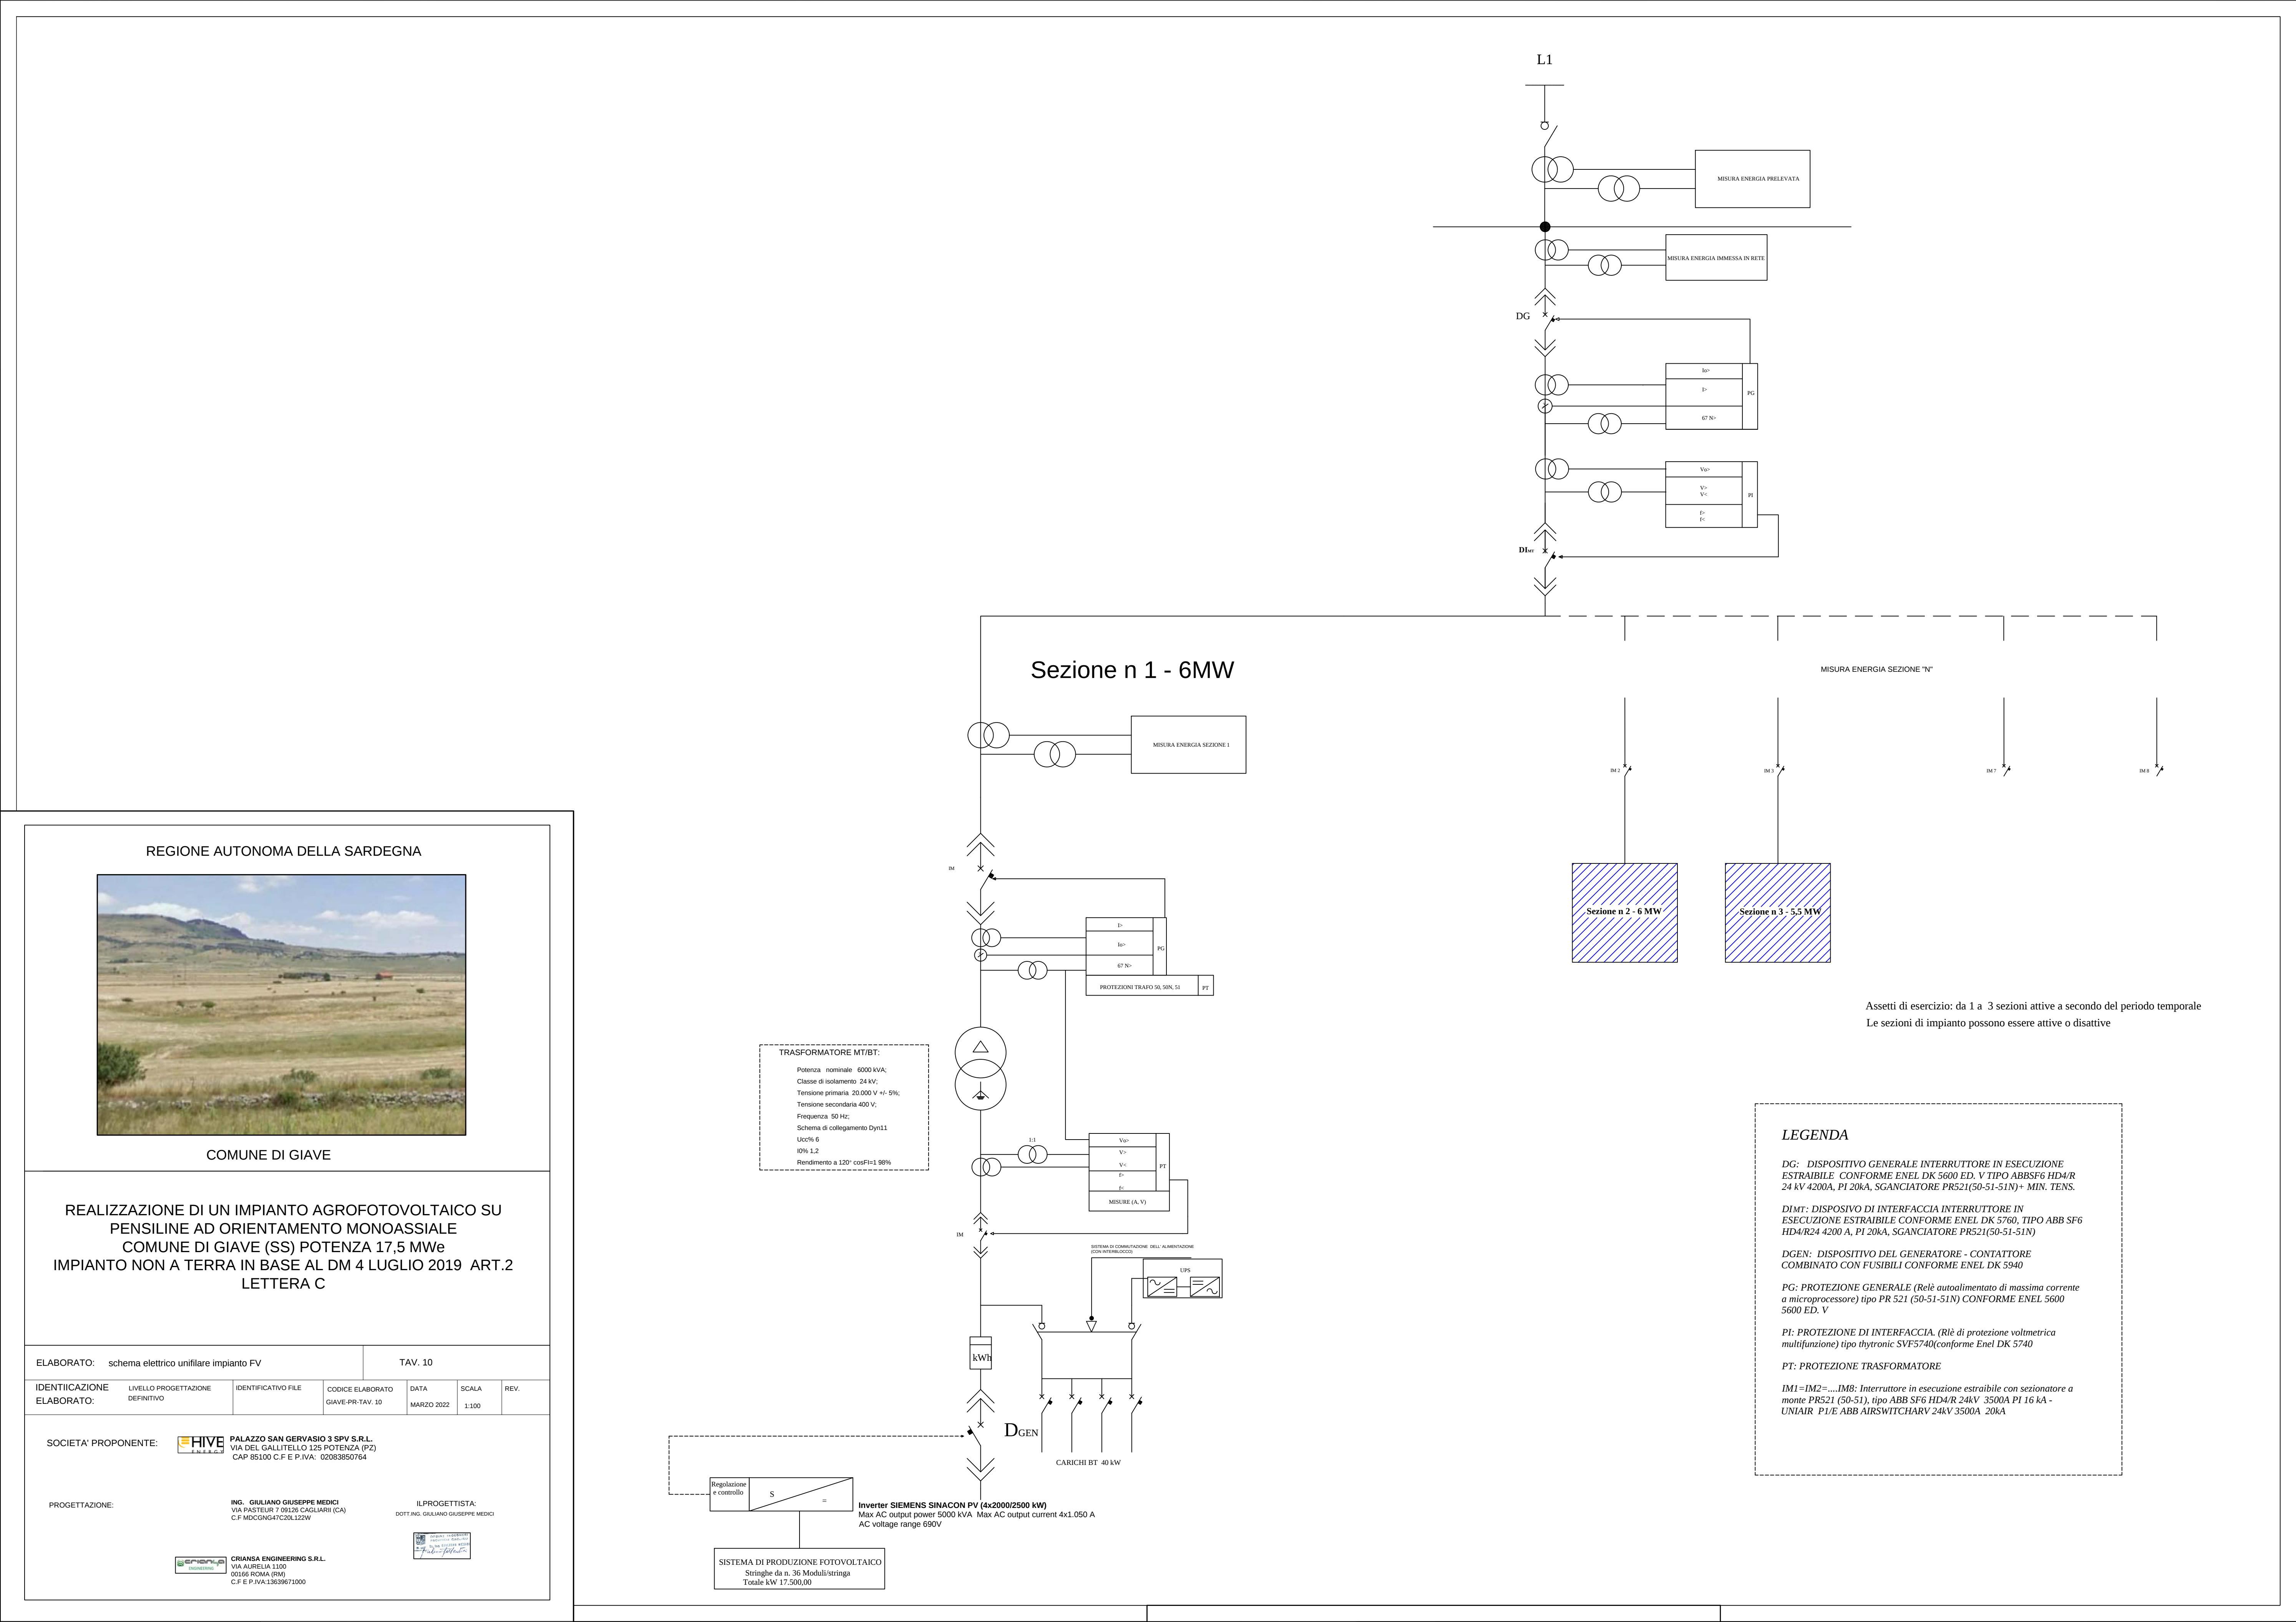

REGIONE AUTONOMA DELLA SARDEGNA



COMUNE DI GIAVE

REALIZZAZIONE DI UN IMPIANTO AGROFOTOVOLTAICO SU
PENSILINE AD ORIENTAMENTO MONOASSIALE
COMUNE DI GIAVE (SS) POTENZA 17,5 MWe
IMPIANTO NON A TERRA IN BASE AL DM 4 LUGLIO 2019 ART.2
LETTERA C

ELABORATO: schema elettrico unifilare impianto FV			TAV. 10			
IDENTIFICAZIONE ELABORATO:	LIVELLO PROGETTAZIONE DEFINITIVO	IDENTIFICATIVO FILE	CODICE ELABORATO GIAVE-PR-TAV. 10	DATA MARZO 2022	SCALA 1:100	REV.
SOCIETA' PROPONENTE:		PALAZZO SAN GERVASIO 3 SPV S.R.L. VIA DEL GALLITELLO 125 POTENZA (PZ) CAP 85100 C.F E P.IVA: 02083850764				
PROGETTAZIONE:		ING. GIULIANO GIUSEPPE MEDICI VIA PASTEUR 7 09126 CAGLIARI (CA) C.F. MDGNG47C20L122W				
		ILPROGETTISTA: DOTT.ING. GIULIANO GIUSEPPE MEDICI				
		CRIANSA ENGINEERING S.R.L. VIA AURELIA 1100 00166 ROMA (RM) C.F E P.IVA 13639671000				