


41.386748° N
15.765938° E

UTM-WGS 1984 datum,
Zone 33 North, Meter

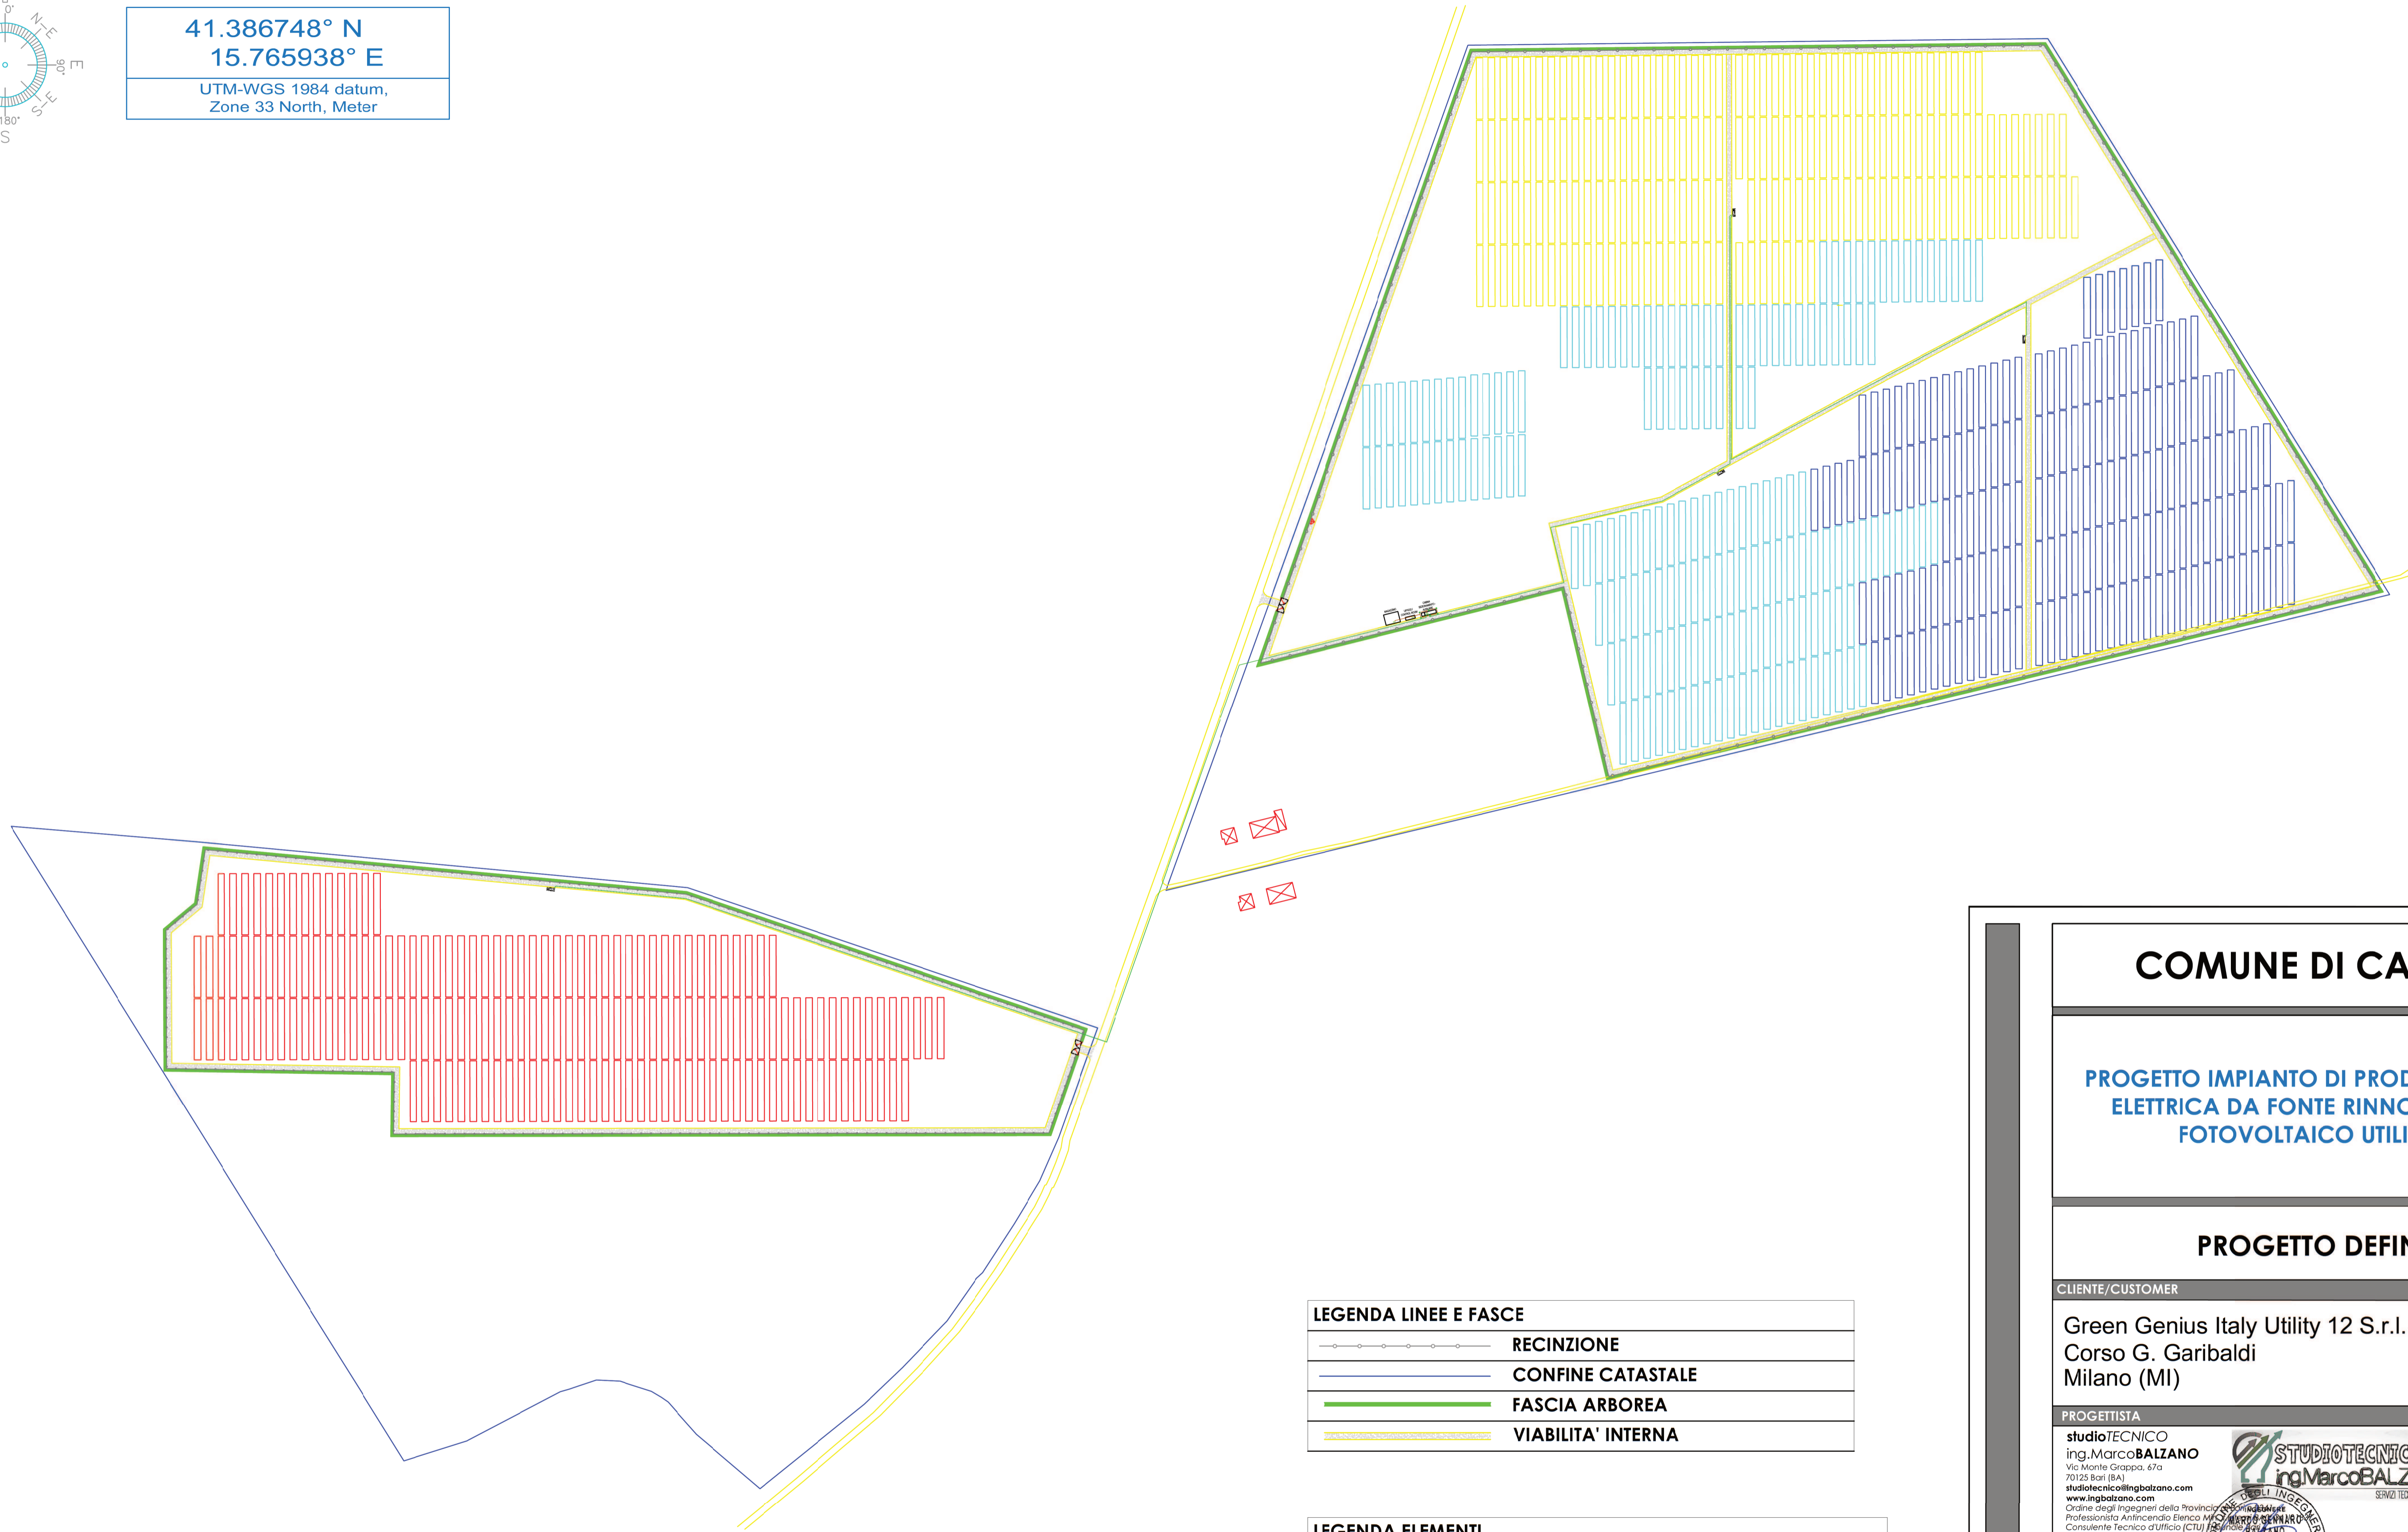

LEGENDA LINEE E FASCE	
	RECINZIONE
	CONFINO CATASTALE
	FASCIA ARBOREA
	VIABILITA' INTERNA

LEGENDA ELEMENTI	
	FABBRICATO
	CABINA TRASFORMAZIONE
	TRACKER
	CANCELLO DI ACCESSO ALL'IMPIANTO
	PALETTO DI TERRA IN PROFILATO D'ACCIAIO
	CONDUTTORE DI RAME NUDO SEZ. 35 mmq
	PIATTINA DI TERRA
	COLLETORE DI TERRA

Scala 1:2500

COMUNE DI CARAPELLE

PROGETTO IMPIANTO DI PRODUZIONE ENERGIA ELETTRICA DA FONTE RINNOVABILE DI TIPO FOTOVOLTAICO UTILITY SCALE

PROGETTO DEFINITIVO

CLIENTE/CUSTOMER
Green Genius Italy Utility 12 S.r.l.
Corso G. Garibaldi
Milano (MI)



PROGETTISTA		Commissa/Work order	
studioTECNICO ing. Marco BALZANO Via Monte Grappa, 67a 70125 Bari (BA) studiotecnico@ingbalzano.com www.ingbalzano.com <small>Ordine degli Ingegneri della Provincia di Bari Professionista Antincendio Elenco M Consulente Tecnico d'Ufficio (CTU) Coordinatore della Sicurezza</small>		STUDIOTECNICO ing. Marco BALZANO <small>SERVIZIO TECNICO INGEGNERIA</small>	
		SV.317	
		Data/Date	
		30/11/2020	
		Scala/Scale	
		-	
		Revisione/Revision	
		R00	
		Tavola/Table	
		LY.18	

Oggetto/Subjet
Layout: Impianto Rete di Terra

Note
CAR01 - La Pesca

Gli elaborati e tutte le informazioni contenute nel presente documento sono di proprietà esclusiva del progettista e non possono essere riprodotte, divulgate o comunque utilizzate senza la sua preventiva autorizzazione scritta. The Documents and all technical information contained in this document is the exclusive property of Ing. Marco G. Balzano and may neither be used nor disclosed without its prior written consent. [art. 2375 c.c.]