

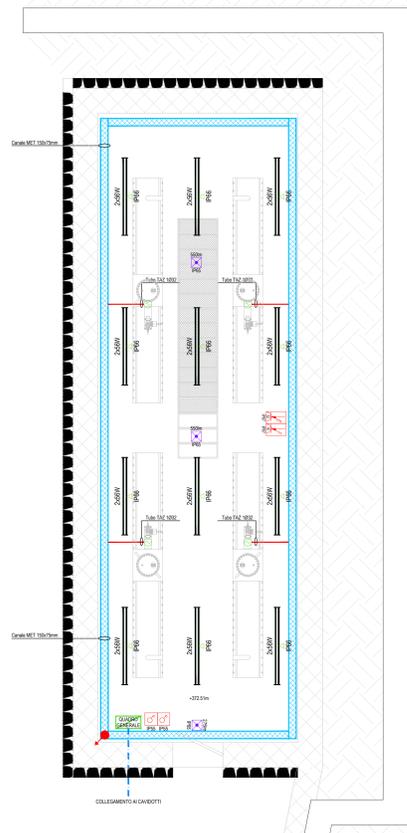


PIANTA A QUOTA +372.51
Scala 1:50

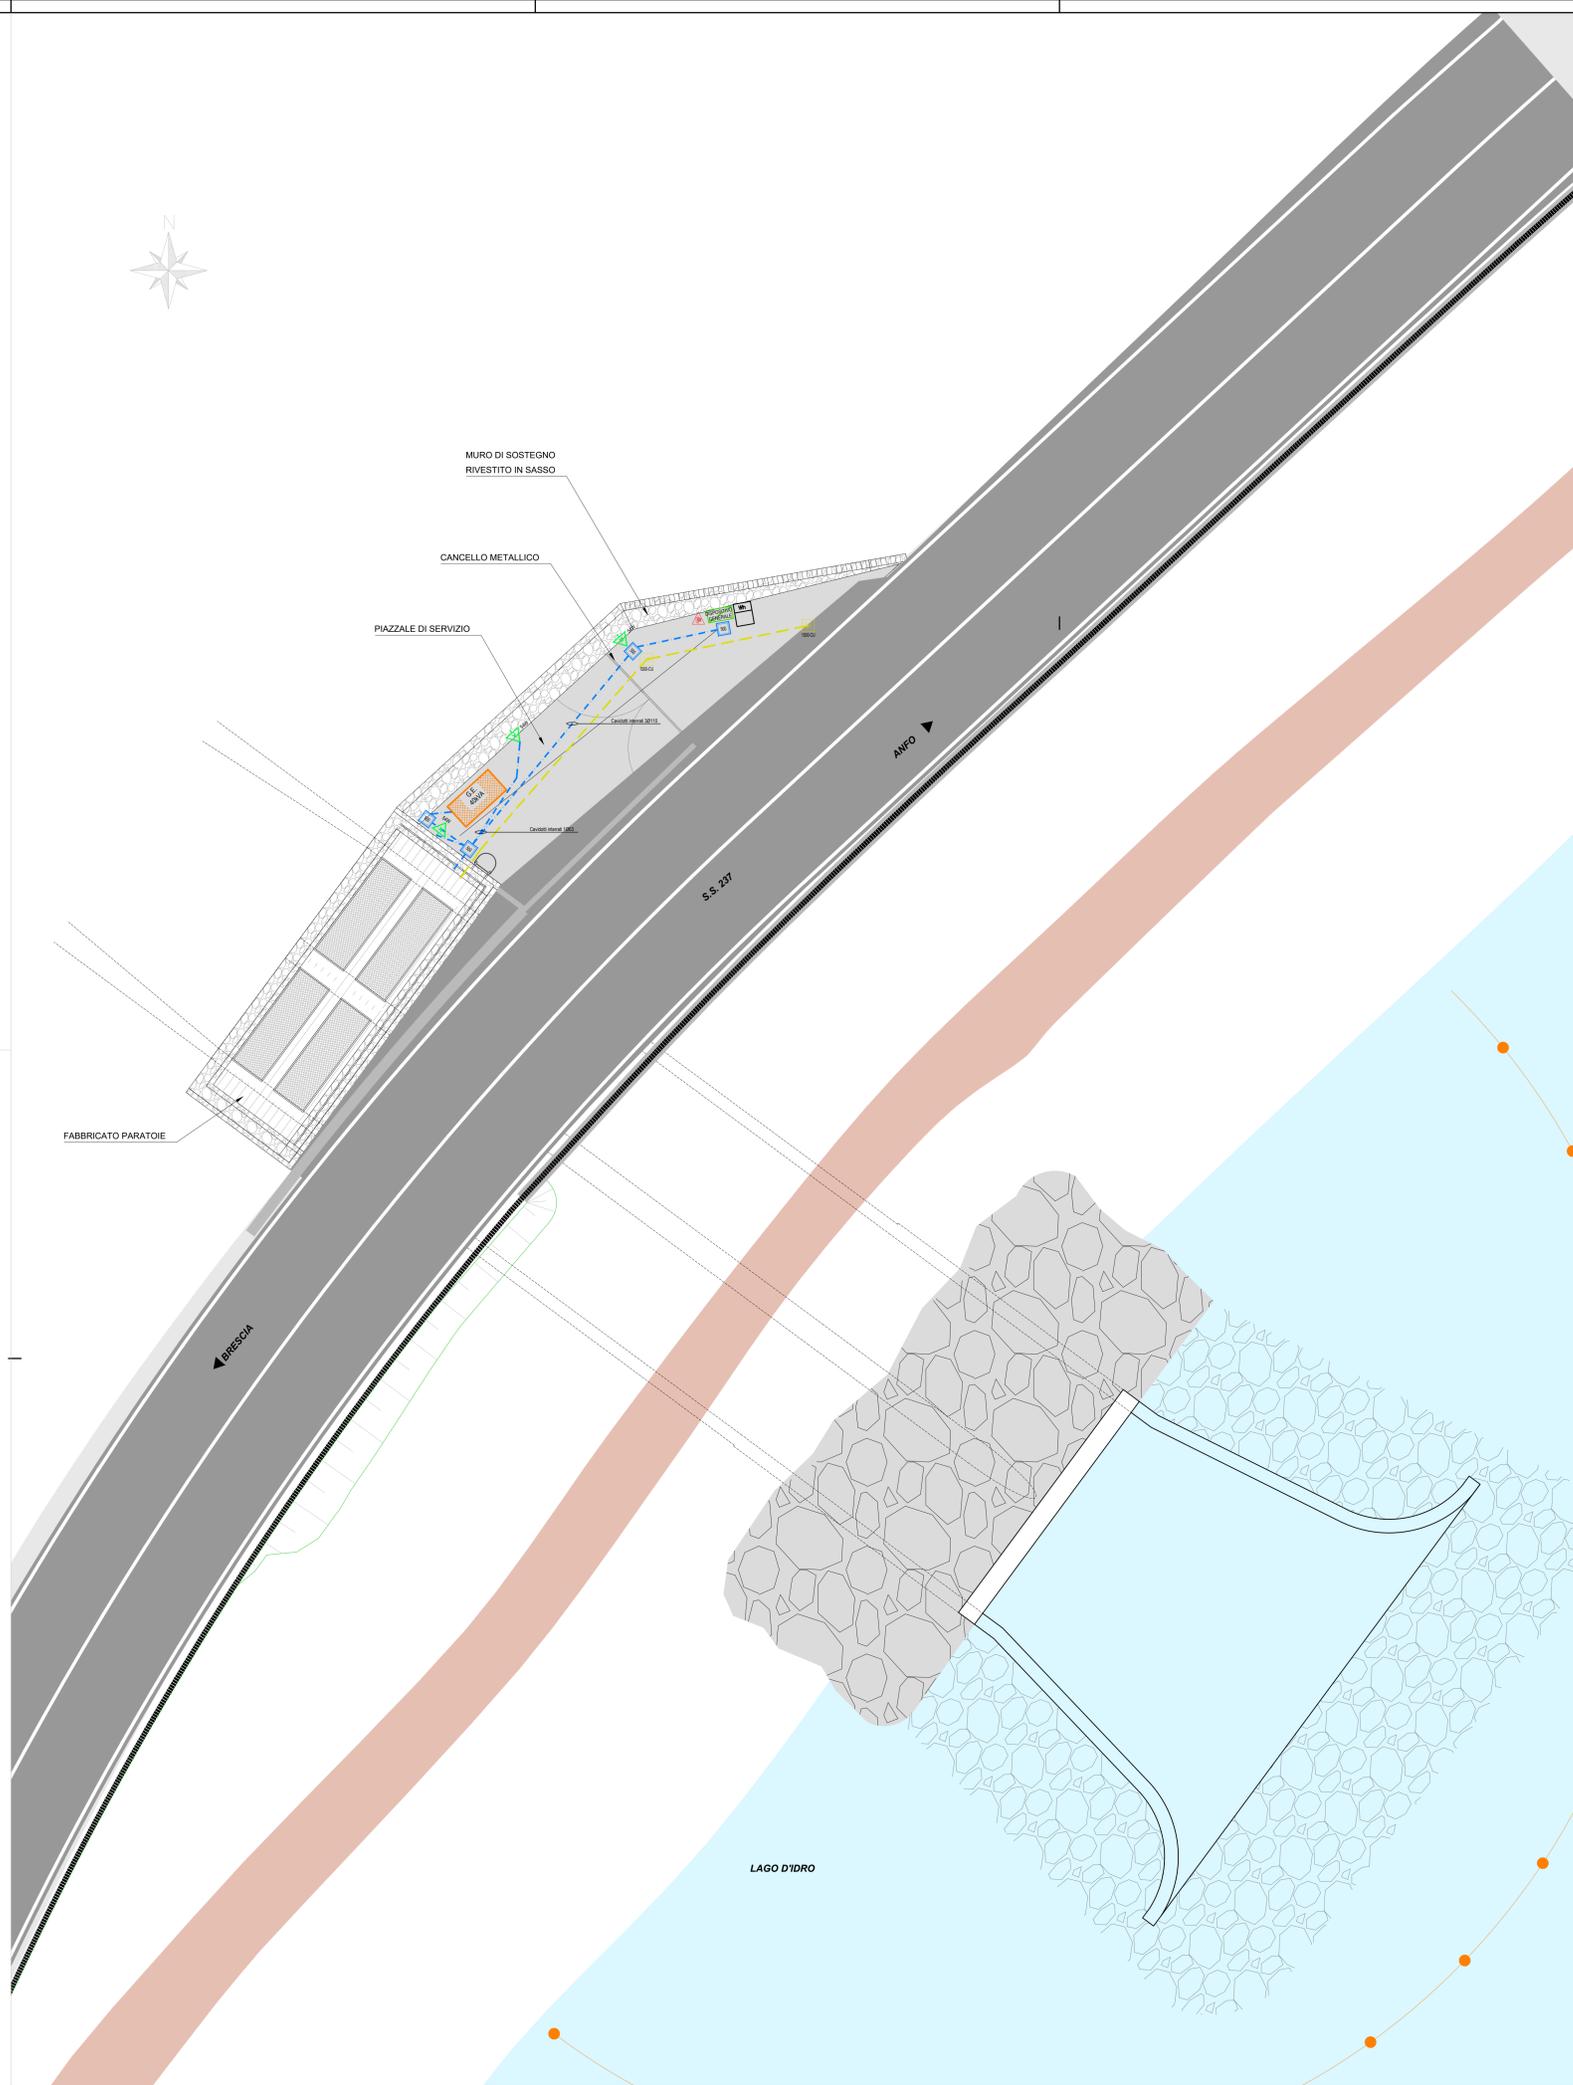

PIANTA A QUOTA +369.80
Scala 1:50

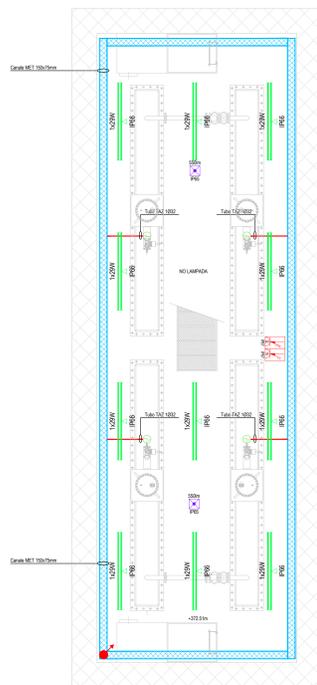

LEGENDA	
SIMBOLI	DESCRIZIONE
[Symbol]	PUNTO INTERRUPTO BIPOLARE IP65
[Symbol]	PRESA CEI 77 INTERBLOCCATA 3P+N-Tx32 A IP67
[Symbol]	PRESA CEI 77 INTERBLOCCATA 3P+N-Tx32 A IP67
[Symbol]	APP. AUTONOMO DI ILLUMINAZIONE DI EMERGENZA IP65, 500 lm
[Symbol]	APP. AUTONOMO DI ILLUMINAZIONE DI EMERGENZA IP65, 275 lm
[Symbol]	PULSANTE SGANCIO TENSIONE
[Symbol]	CASSETTA CON COLLETTORE GENERALE DI TERRA SBARRA Ø4x1000 mm IN RAME FISSATA A PARETE
[Symbol]	DISPENSORE CORSA DI RAME 35mm2 POSATO A CIRCA 75cm DI PROFONDITÀ
[Symbol]	DISPENSORE DI PROFONDITÀ IN ACCIAIO ZINCATO A CALDO, SEZIONE A CRUCE 10x25x40cm, ALTEZZA 1.5m
[Symbol]	APPARECCHIO ILLUMINANTE MONOLAMPADA LED DA SOFFITTO, 1x29 W
[Symbol]	APPARECCHIO ILLUMINANTE BLAMPADA LED DA SOFFITTO, 1x55 W
[Symbol]	CANALE METALLICO 150x75mm (con separatore)
[Symbol]	POZZETTO IN CLS 500x200x100mm
[Symbol]	CAVODOTTO DOPPIA PARETE Ø110x30mm
[Symbol]	TUBO TALE 200
[Symbol]	PUNTO ALIMENTAZIONE FORSEA MOTTRICE
[Symbol]	PROIETTORE A LED PER INSTALLAZIONE SU PALO VIA A PARETE, 47W
[Symbol]	QUADRO ELETTRICO

Agencia Interregionale per il fiume Po

NUOVE OPERE DI REGOLAZIONE PER LA MESSA IN SICUREZZA DEL LAGO D'IDRO

PROGETTO ESECUTIVO

IMBOCCO
IMPIANTI ELETTRICI, ILLUMINAZIONE, ANTINCENDIO
Impianti elettrici - Planimetria

Fase	IMB	Opera	IMP	Argomento	GE	Progresso	007	Tipo elaborato	PL	Revisione	A
Redatto	M. Gardoni	Coordinato	F. Repossi	Approvato	S. Croci	Scala	VARIE	Data	16/09/22		

IL RESPONSABILE UNICO DEL PROCEDIMENTO
Ing. M. Vergnani

RESPONSABILE INTEGRAZIONE PRESTAZIONI SPECIALISTICHE ALFANUS S.p.A. Ing. Paola Erba	PROGETTAZIONE ETATEC STUDIO PAOLETTI S.r.l. Ing. Stefano Croci
---	--

REV.	DATA	OGGETTO REVISIONE	REDATTO	CONTROLLATO	APPROVATO
A	16/09/2022	Prima emissione	M. Gardoni	F. Repossi	S. Croci
-	-	-	-	-	-
-	-	-	-	-	-