




5 Arc.3
1:50

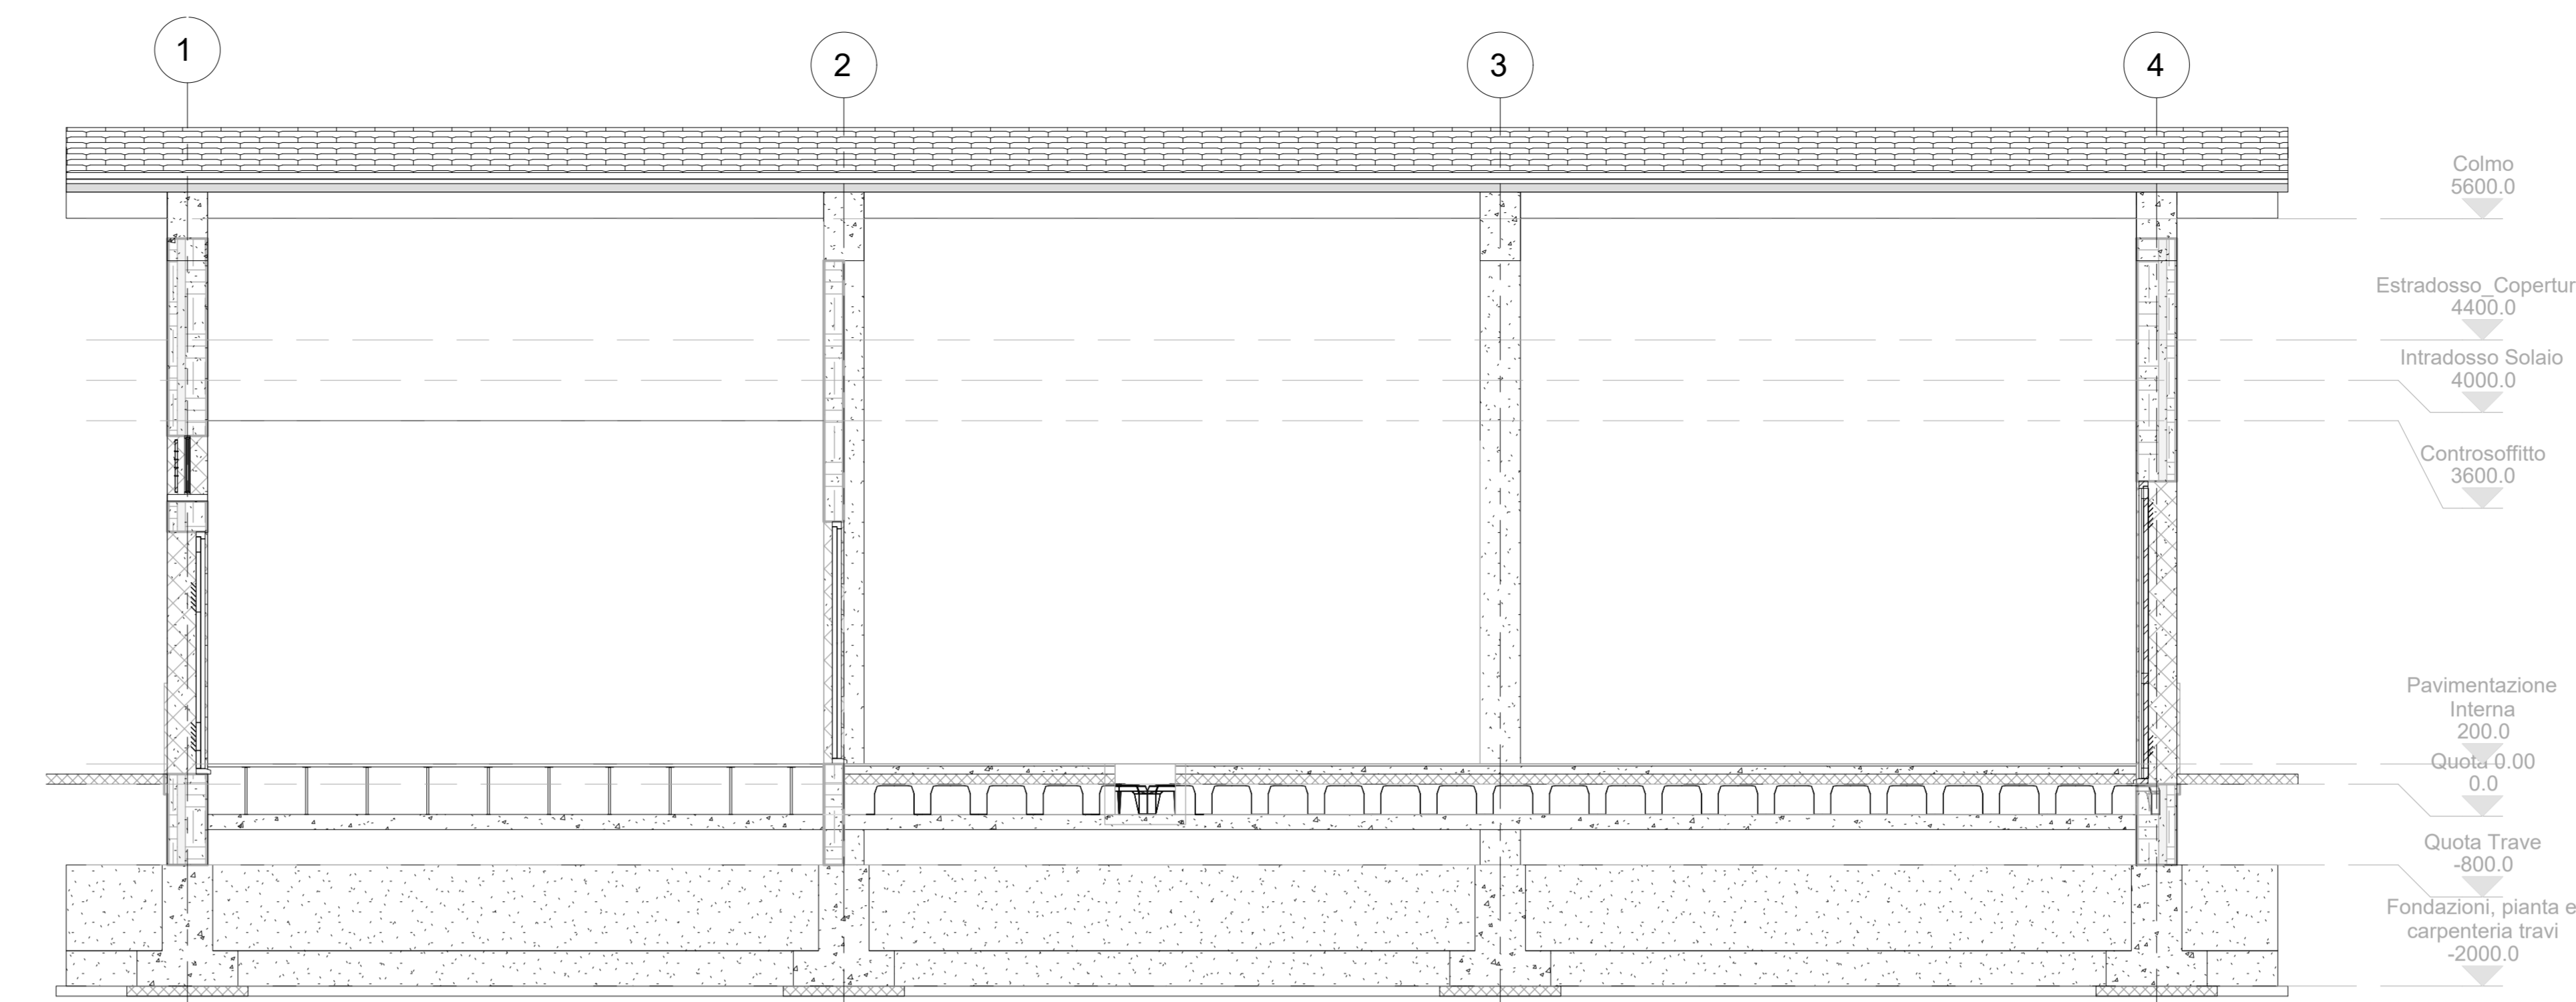


3 Arc.1
1:50

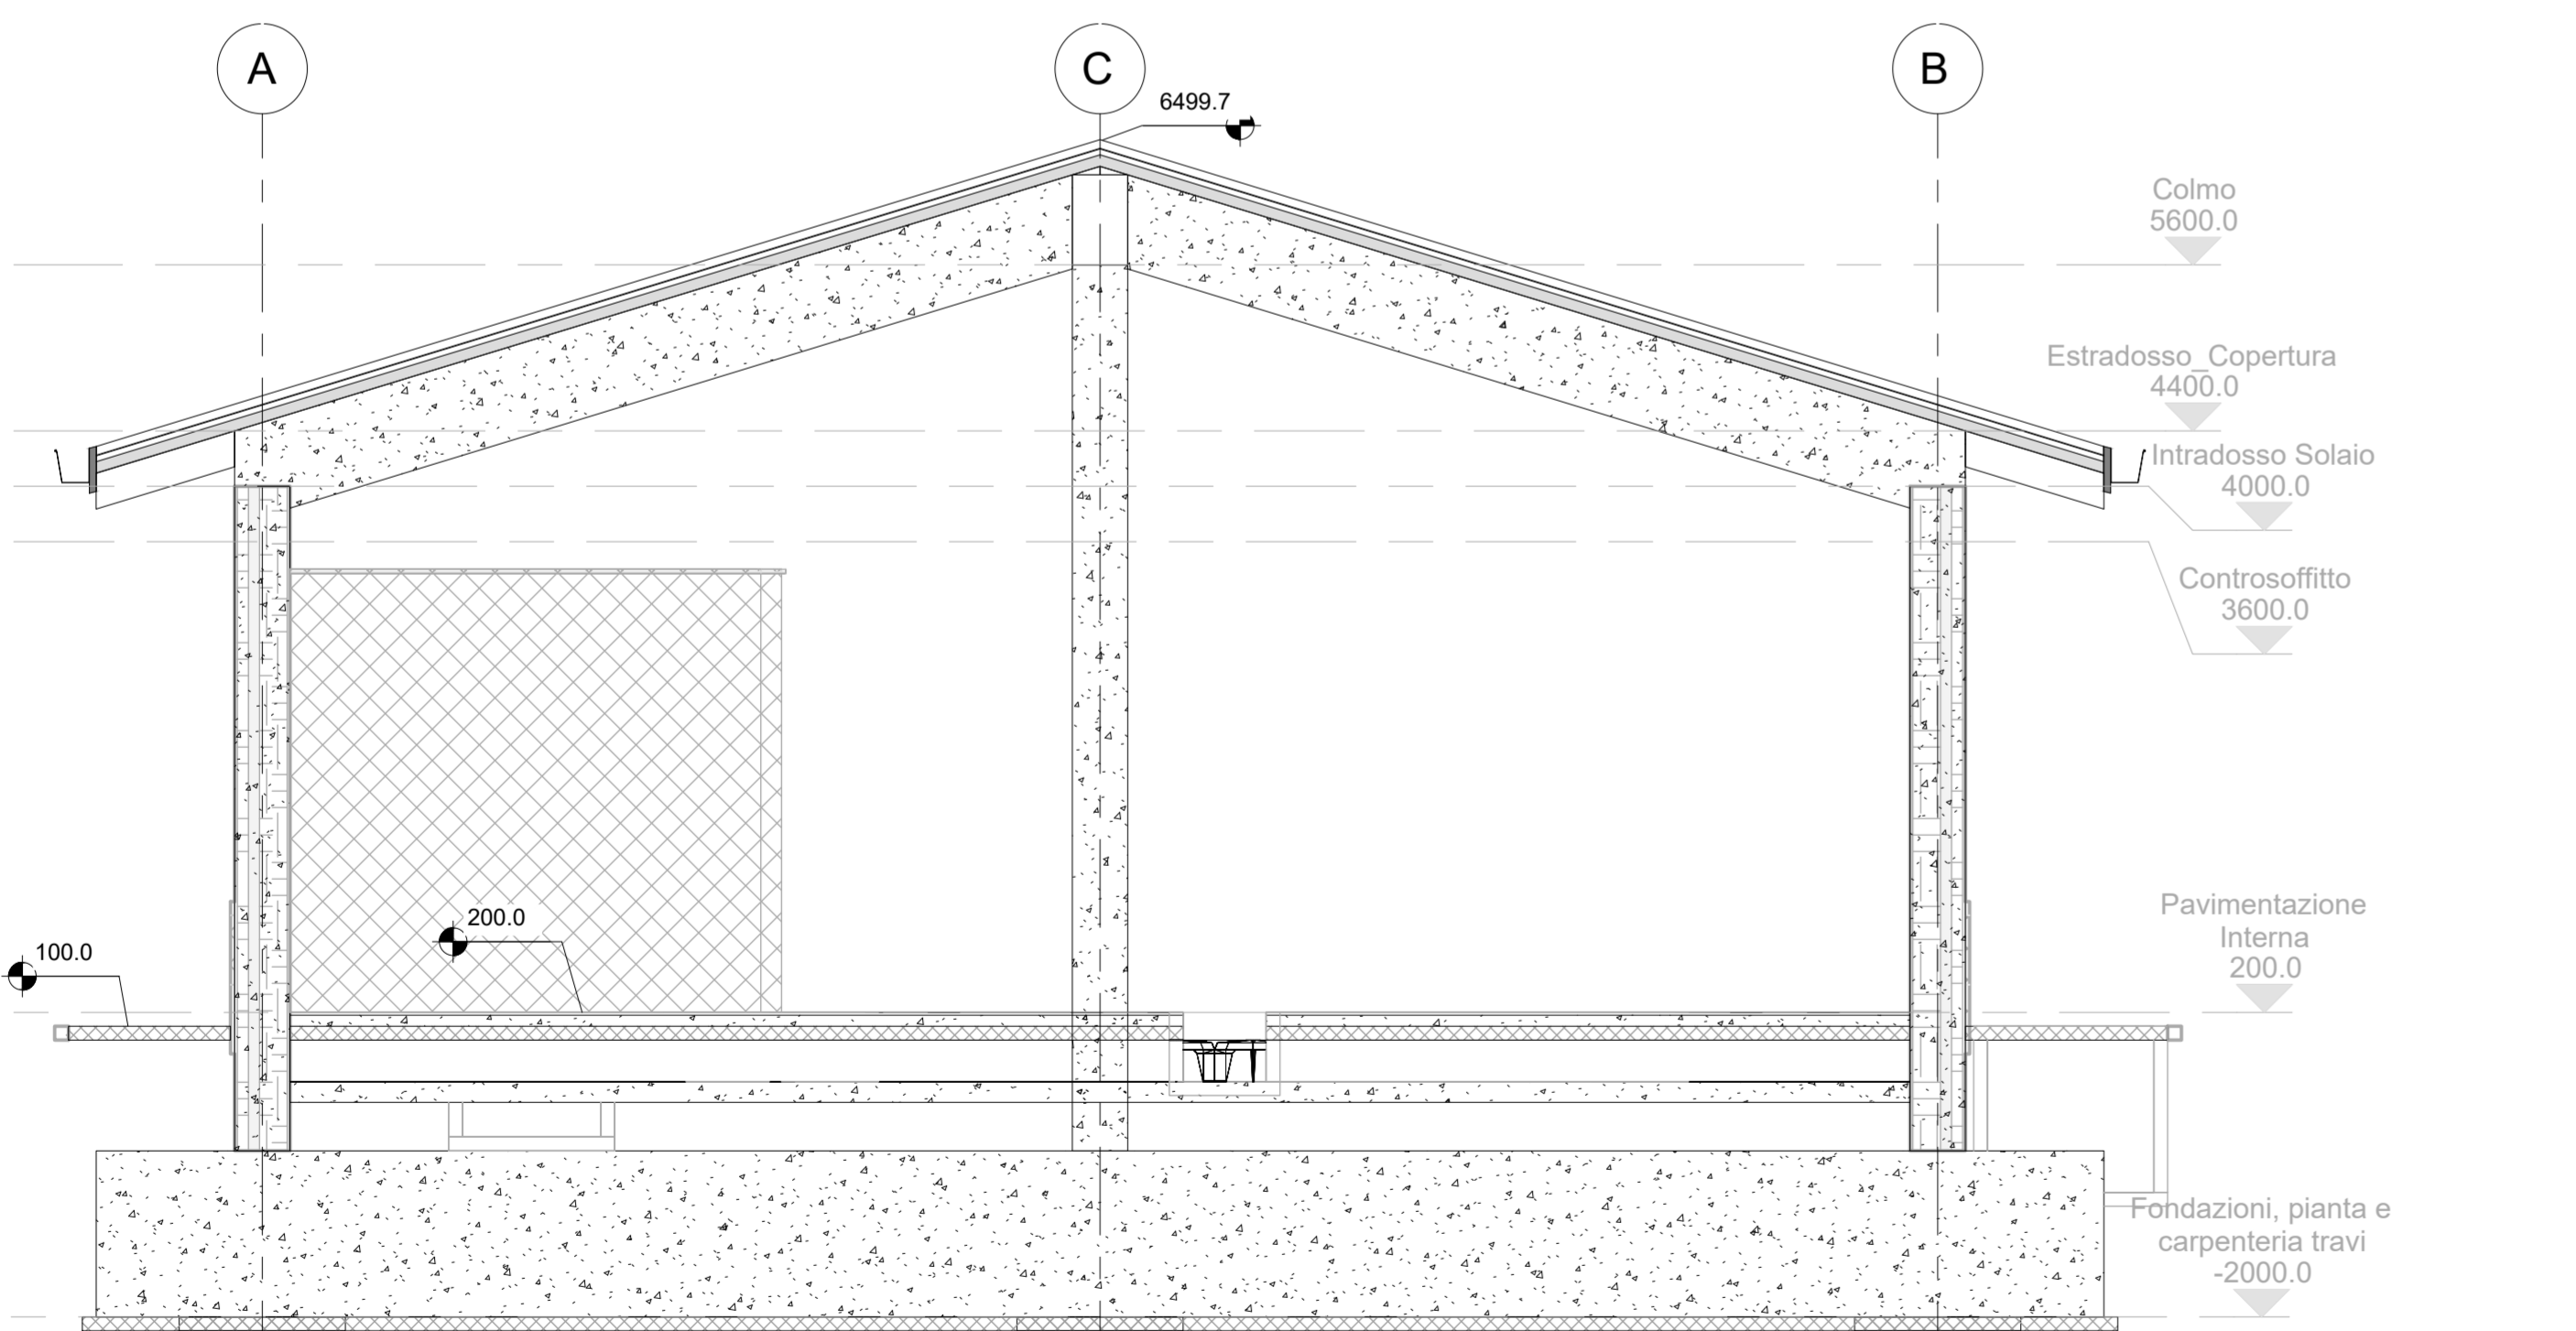

4 Arc.2
1:50

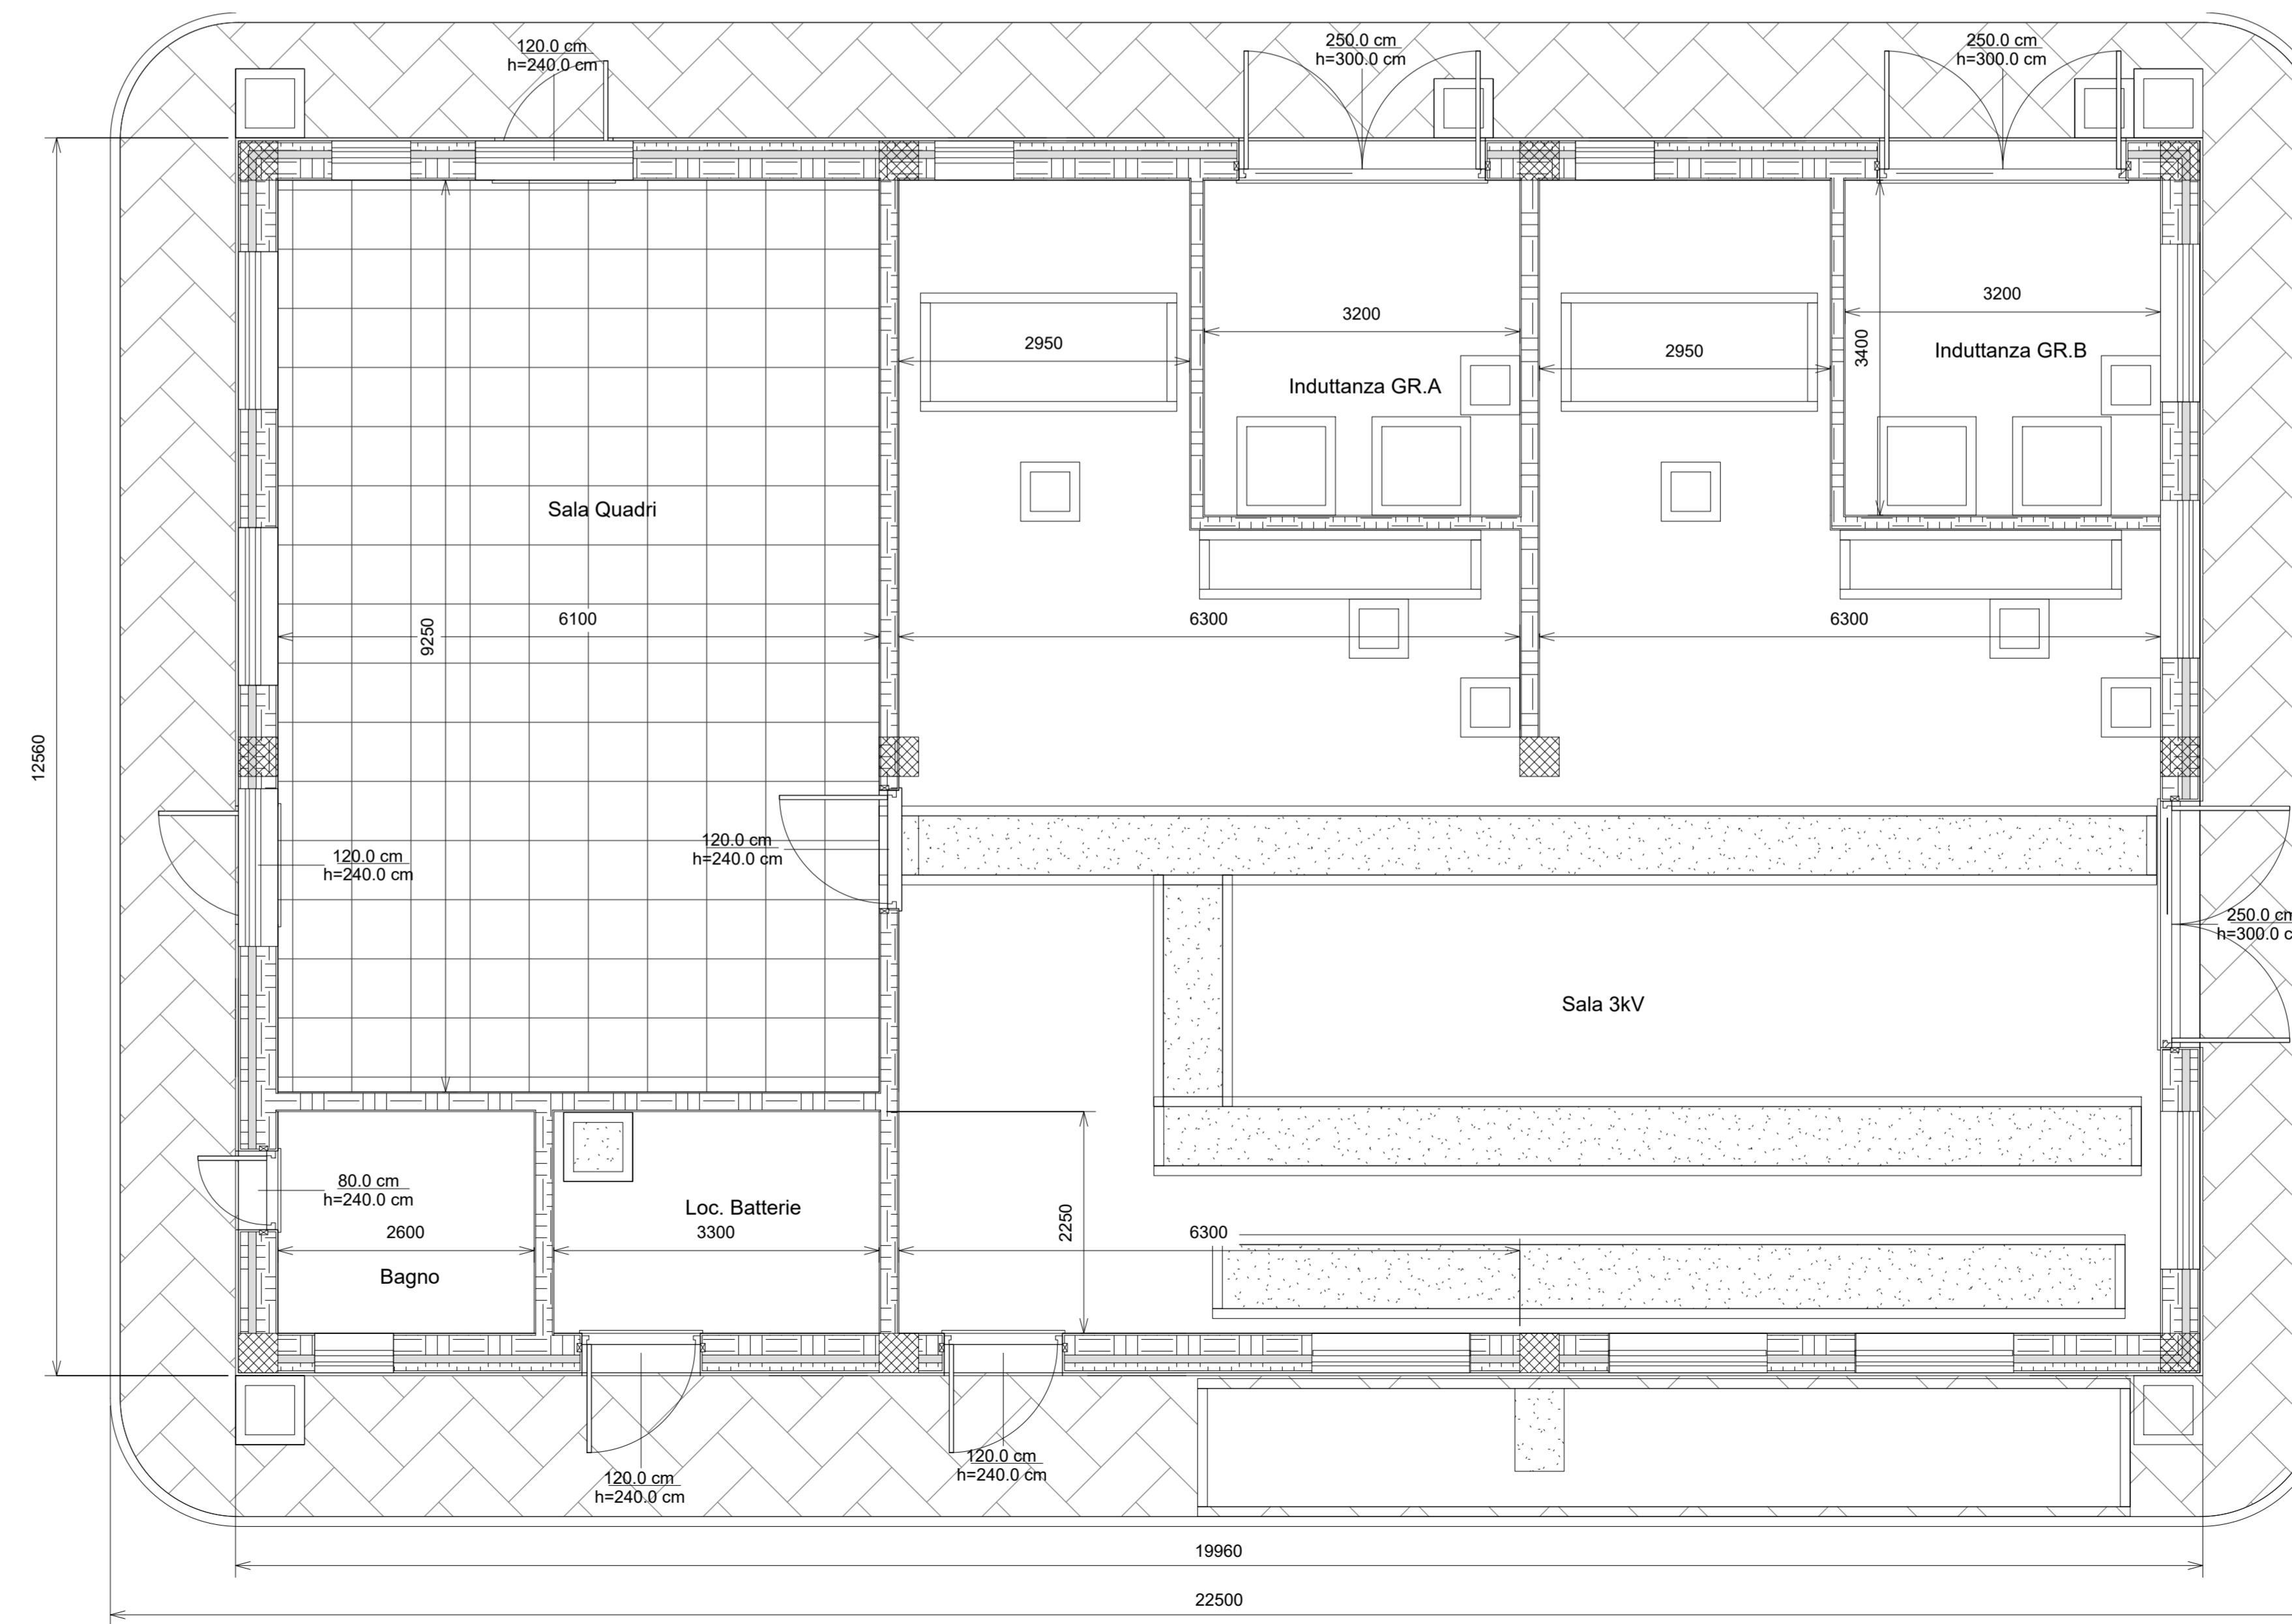

1 Pianta piano Terra
1:50

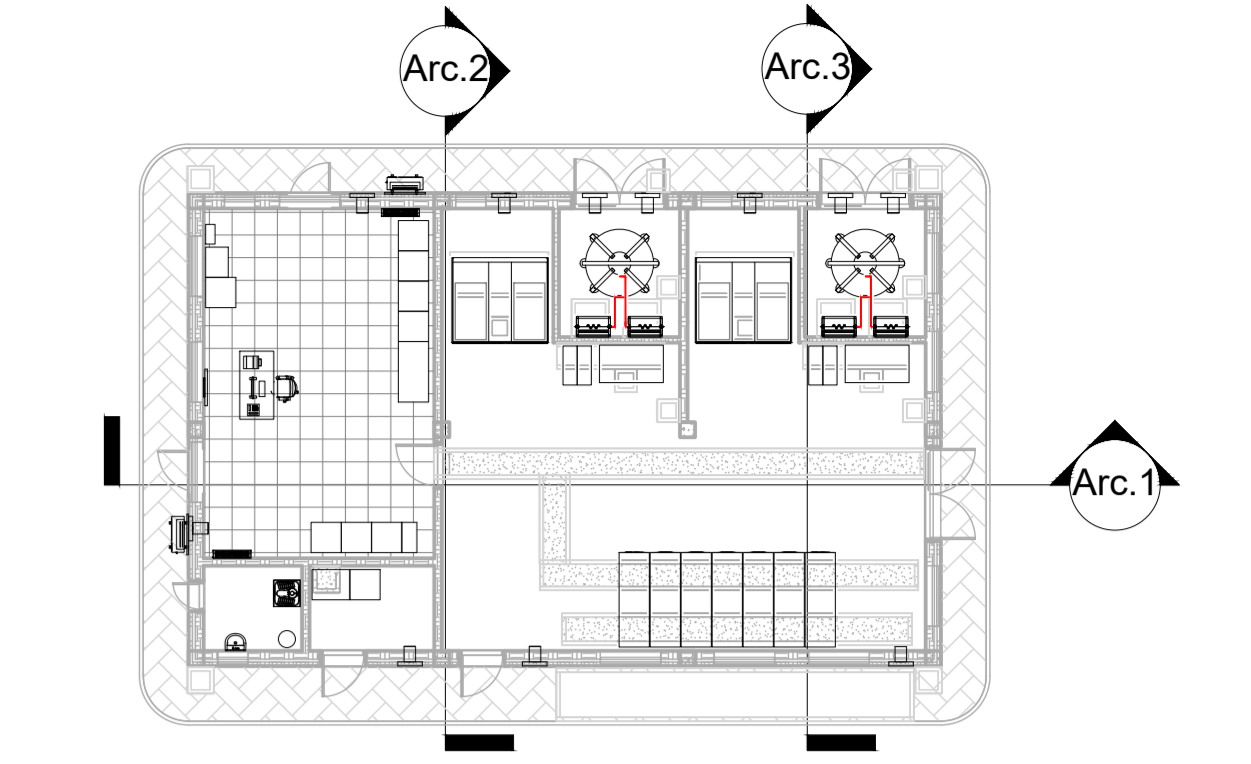

2 Keyplan - Arc
1:200

Documenti di Riferimento Civili	
Nome della tavola	Numero della tavola
Fabbricato SSE Villasor - Pianta Fondazione	RR0S00D18PBFA1300001
Fabbricato SSE Villasor - Pianta Elevazione 1 di 2	RR0S00D18PBFA1300002
Fabbricato SSE Villasor - Pianta Elevazione 2 di 2	RR0S00D18PBFA1300003
Fabbricato SSE Villasor - Quote e caratteristiche ambienti	RR0S00D18PBFA1300004
Fabbricato SSE Villasor - Prospetti	RR0S00D18PBFA1300006
Fabbricato SSE Villasor - Abaco infissi	RR0S00D18QXFA1300001

Note:
- Le quote sono espresse in millimetri se non espressamente indicato

COMMITTENTE: **RFI** **ARCI** **FERROVIARIA ITALIANA** **GRUPPO FERROVIE DELLO STATO ITALIANE**

PROGETTAZIONE: **ITALFERR** **GRUPPO FERROVIE DELLO STATO ITALIANE**

CUP: J74JZ2000170001

DIREZIONE TECNICA
U.O. ENERGIA E TRAZIONE ELETTRICA

PROGETTO DEFINITIVO

Electrificazione Linea Cagliari - Oristano

SSE VILLASOR
Fabbricato di SSE - Architettonici
Architettonico

SCALA: 1:50

COMMESSA LOTTO FASE ENTE TIPO DOC. OPERA/DISCIPLINA PROGR. REV.

RR0S 00 D 18 PB FA1300 005 A

Rev.	Descrizione	Redatto	Data	Verificato	Data	Approvato	Data	Autorizzato Data
A	Emissione definitiva	E. Ghisano	07/2022	N. Corbelli	07/2022	P. Nello	07/2022	G. Gualdi/Elvira 07/2022

File: RR0S00D18PBFA1300005A.dwg n. Elab.: