




4 Arc.2
1:50

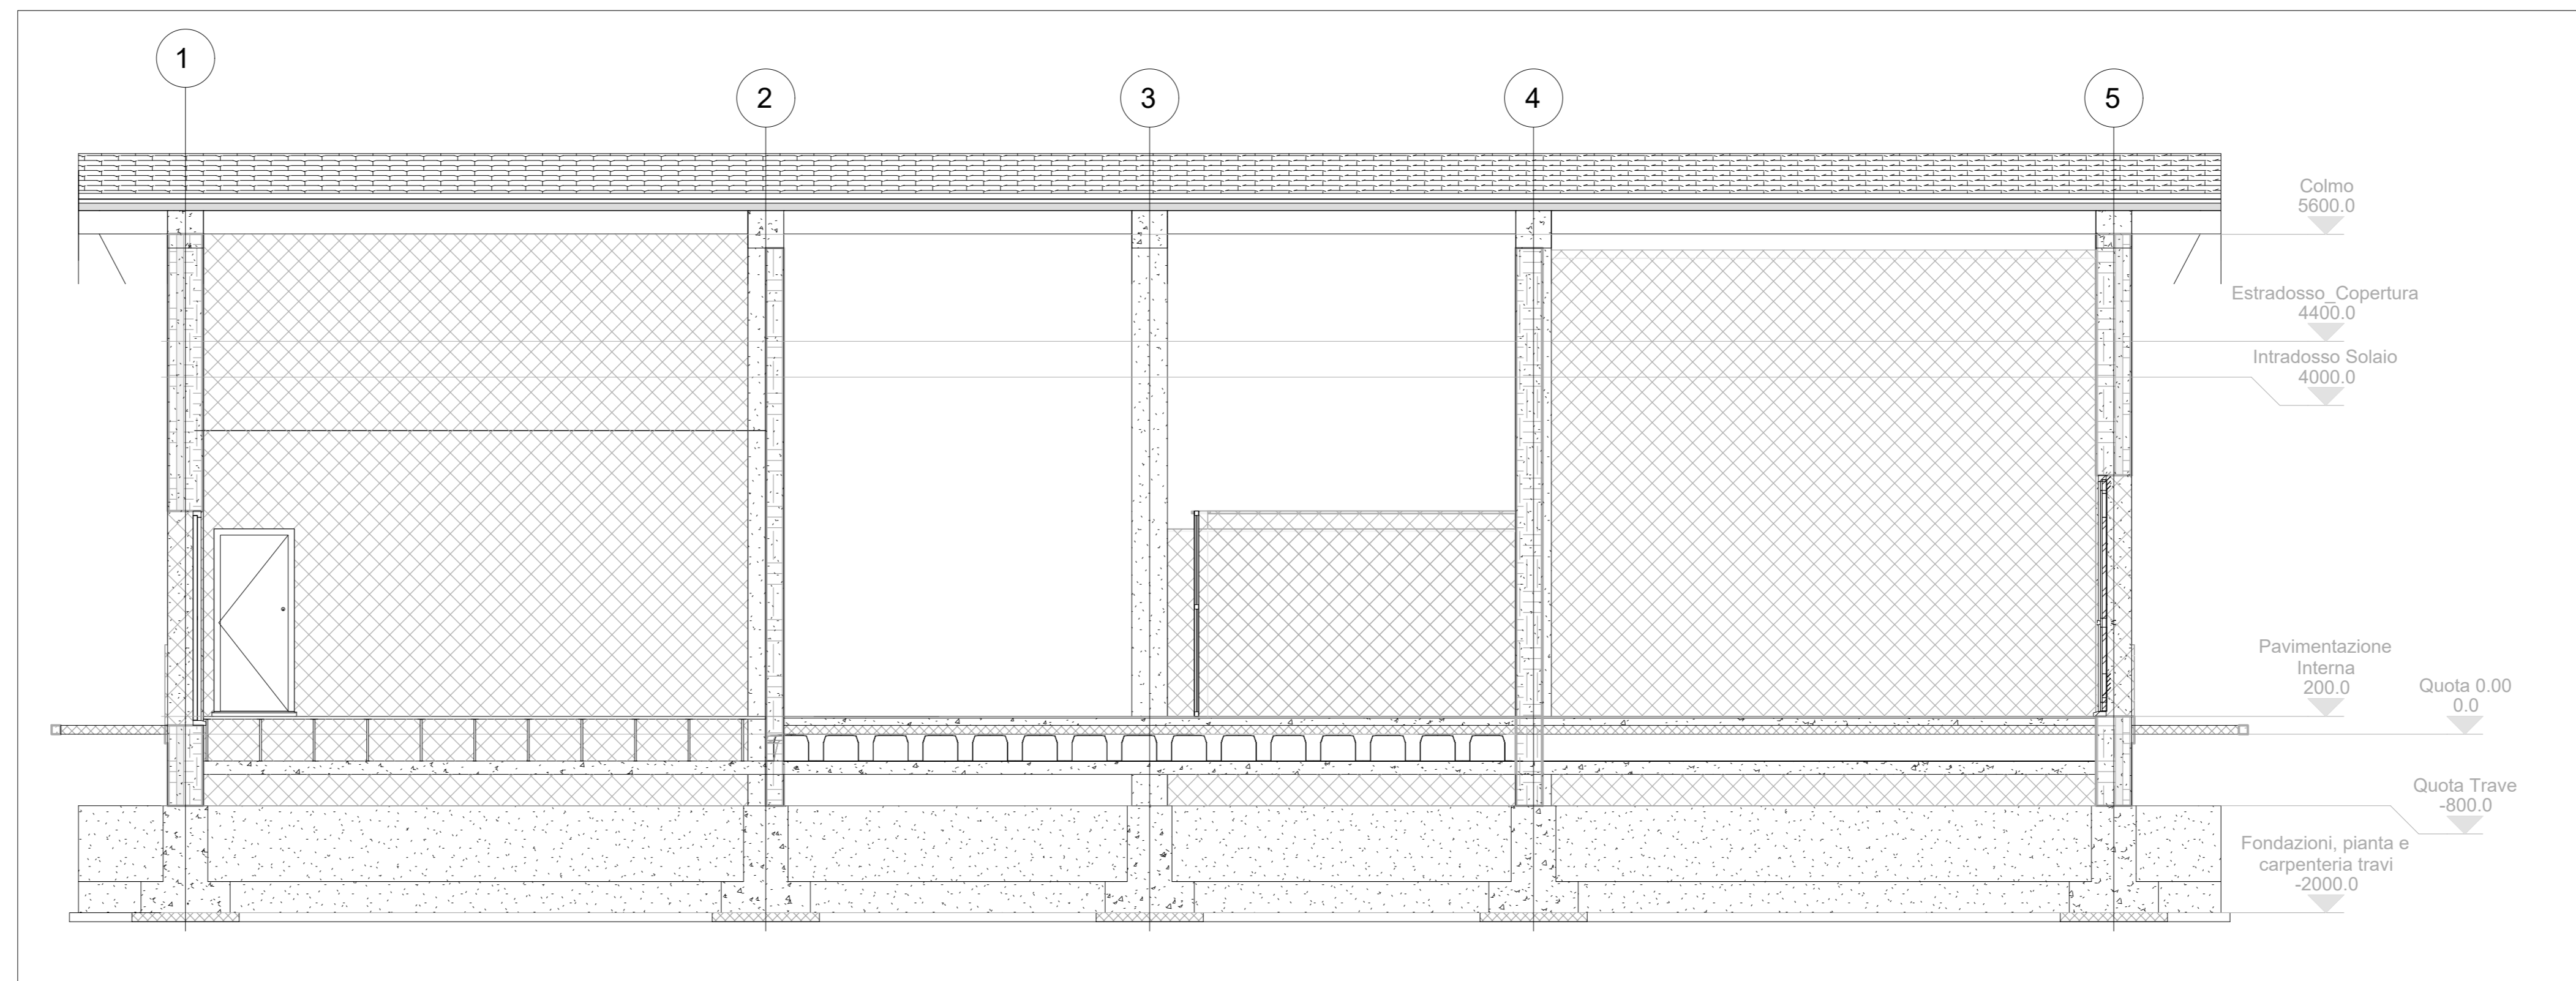


3 Arc.1
1:50

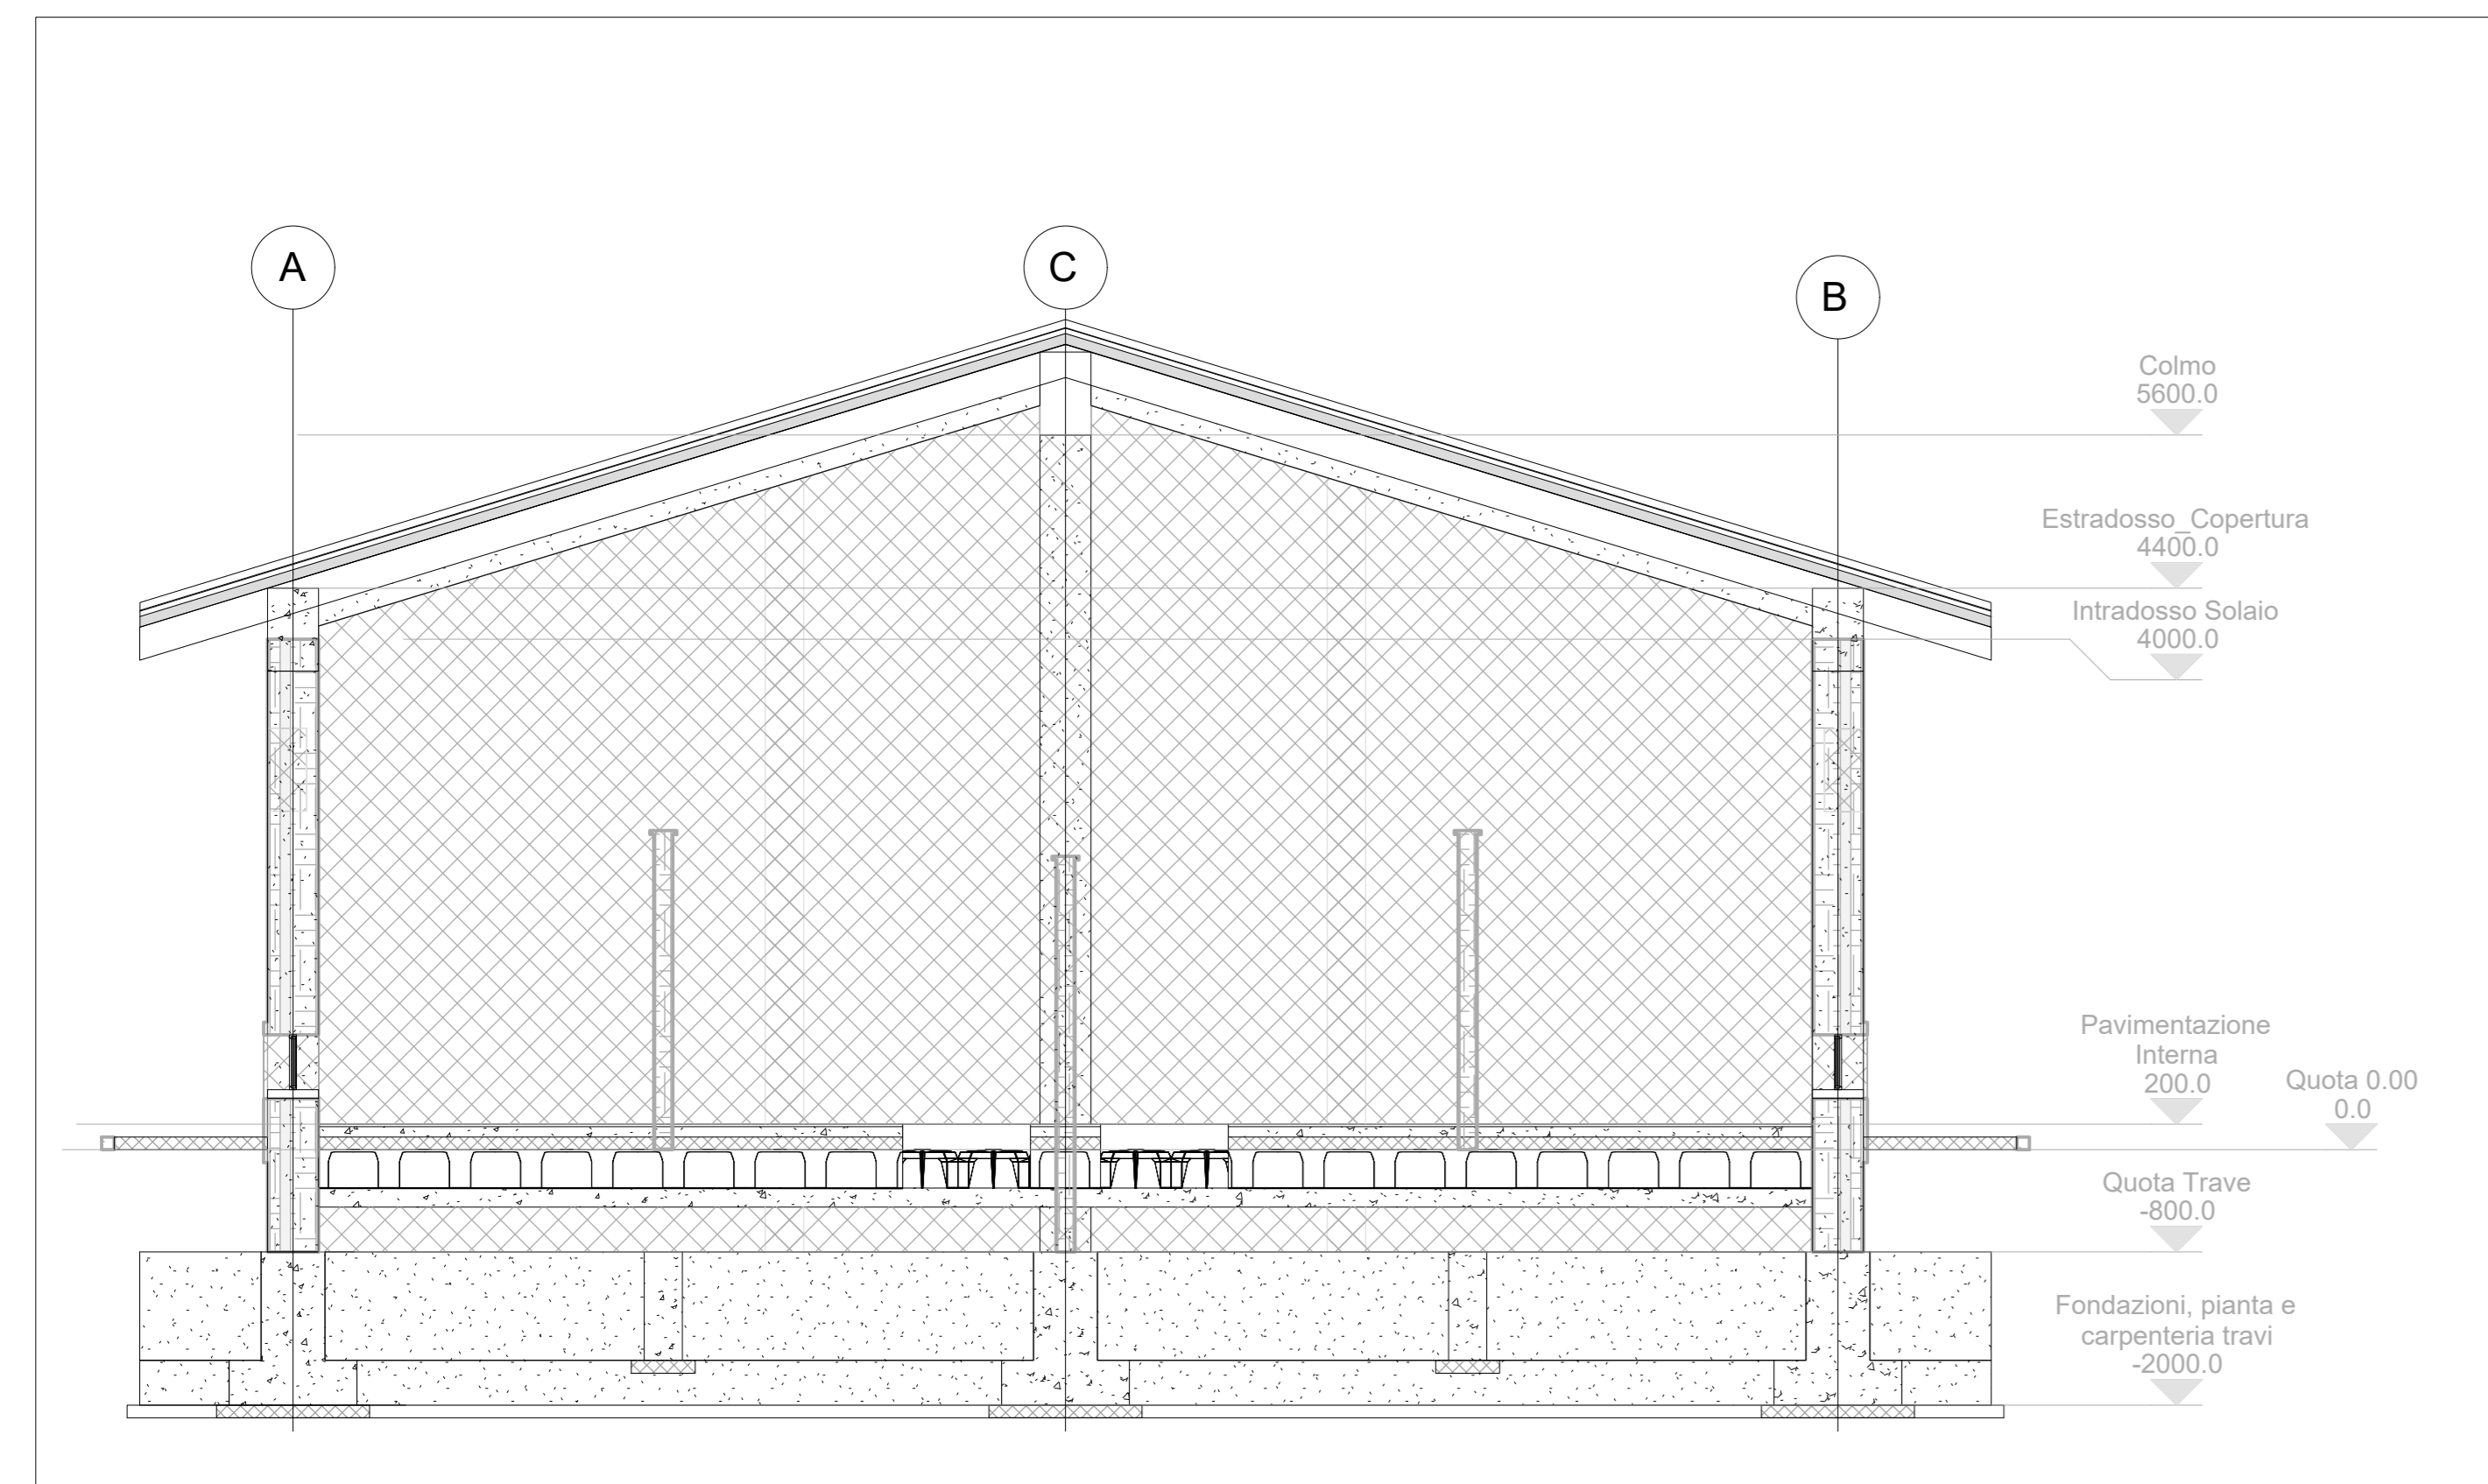

5 Arc.3
1:50

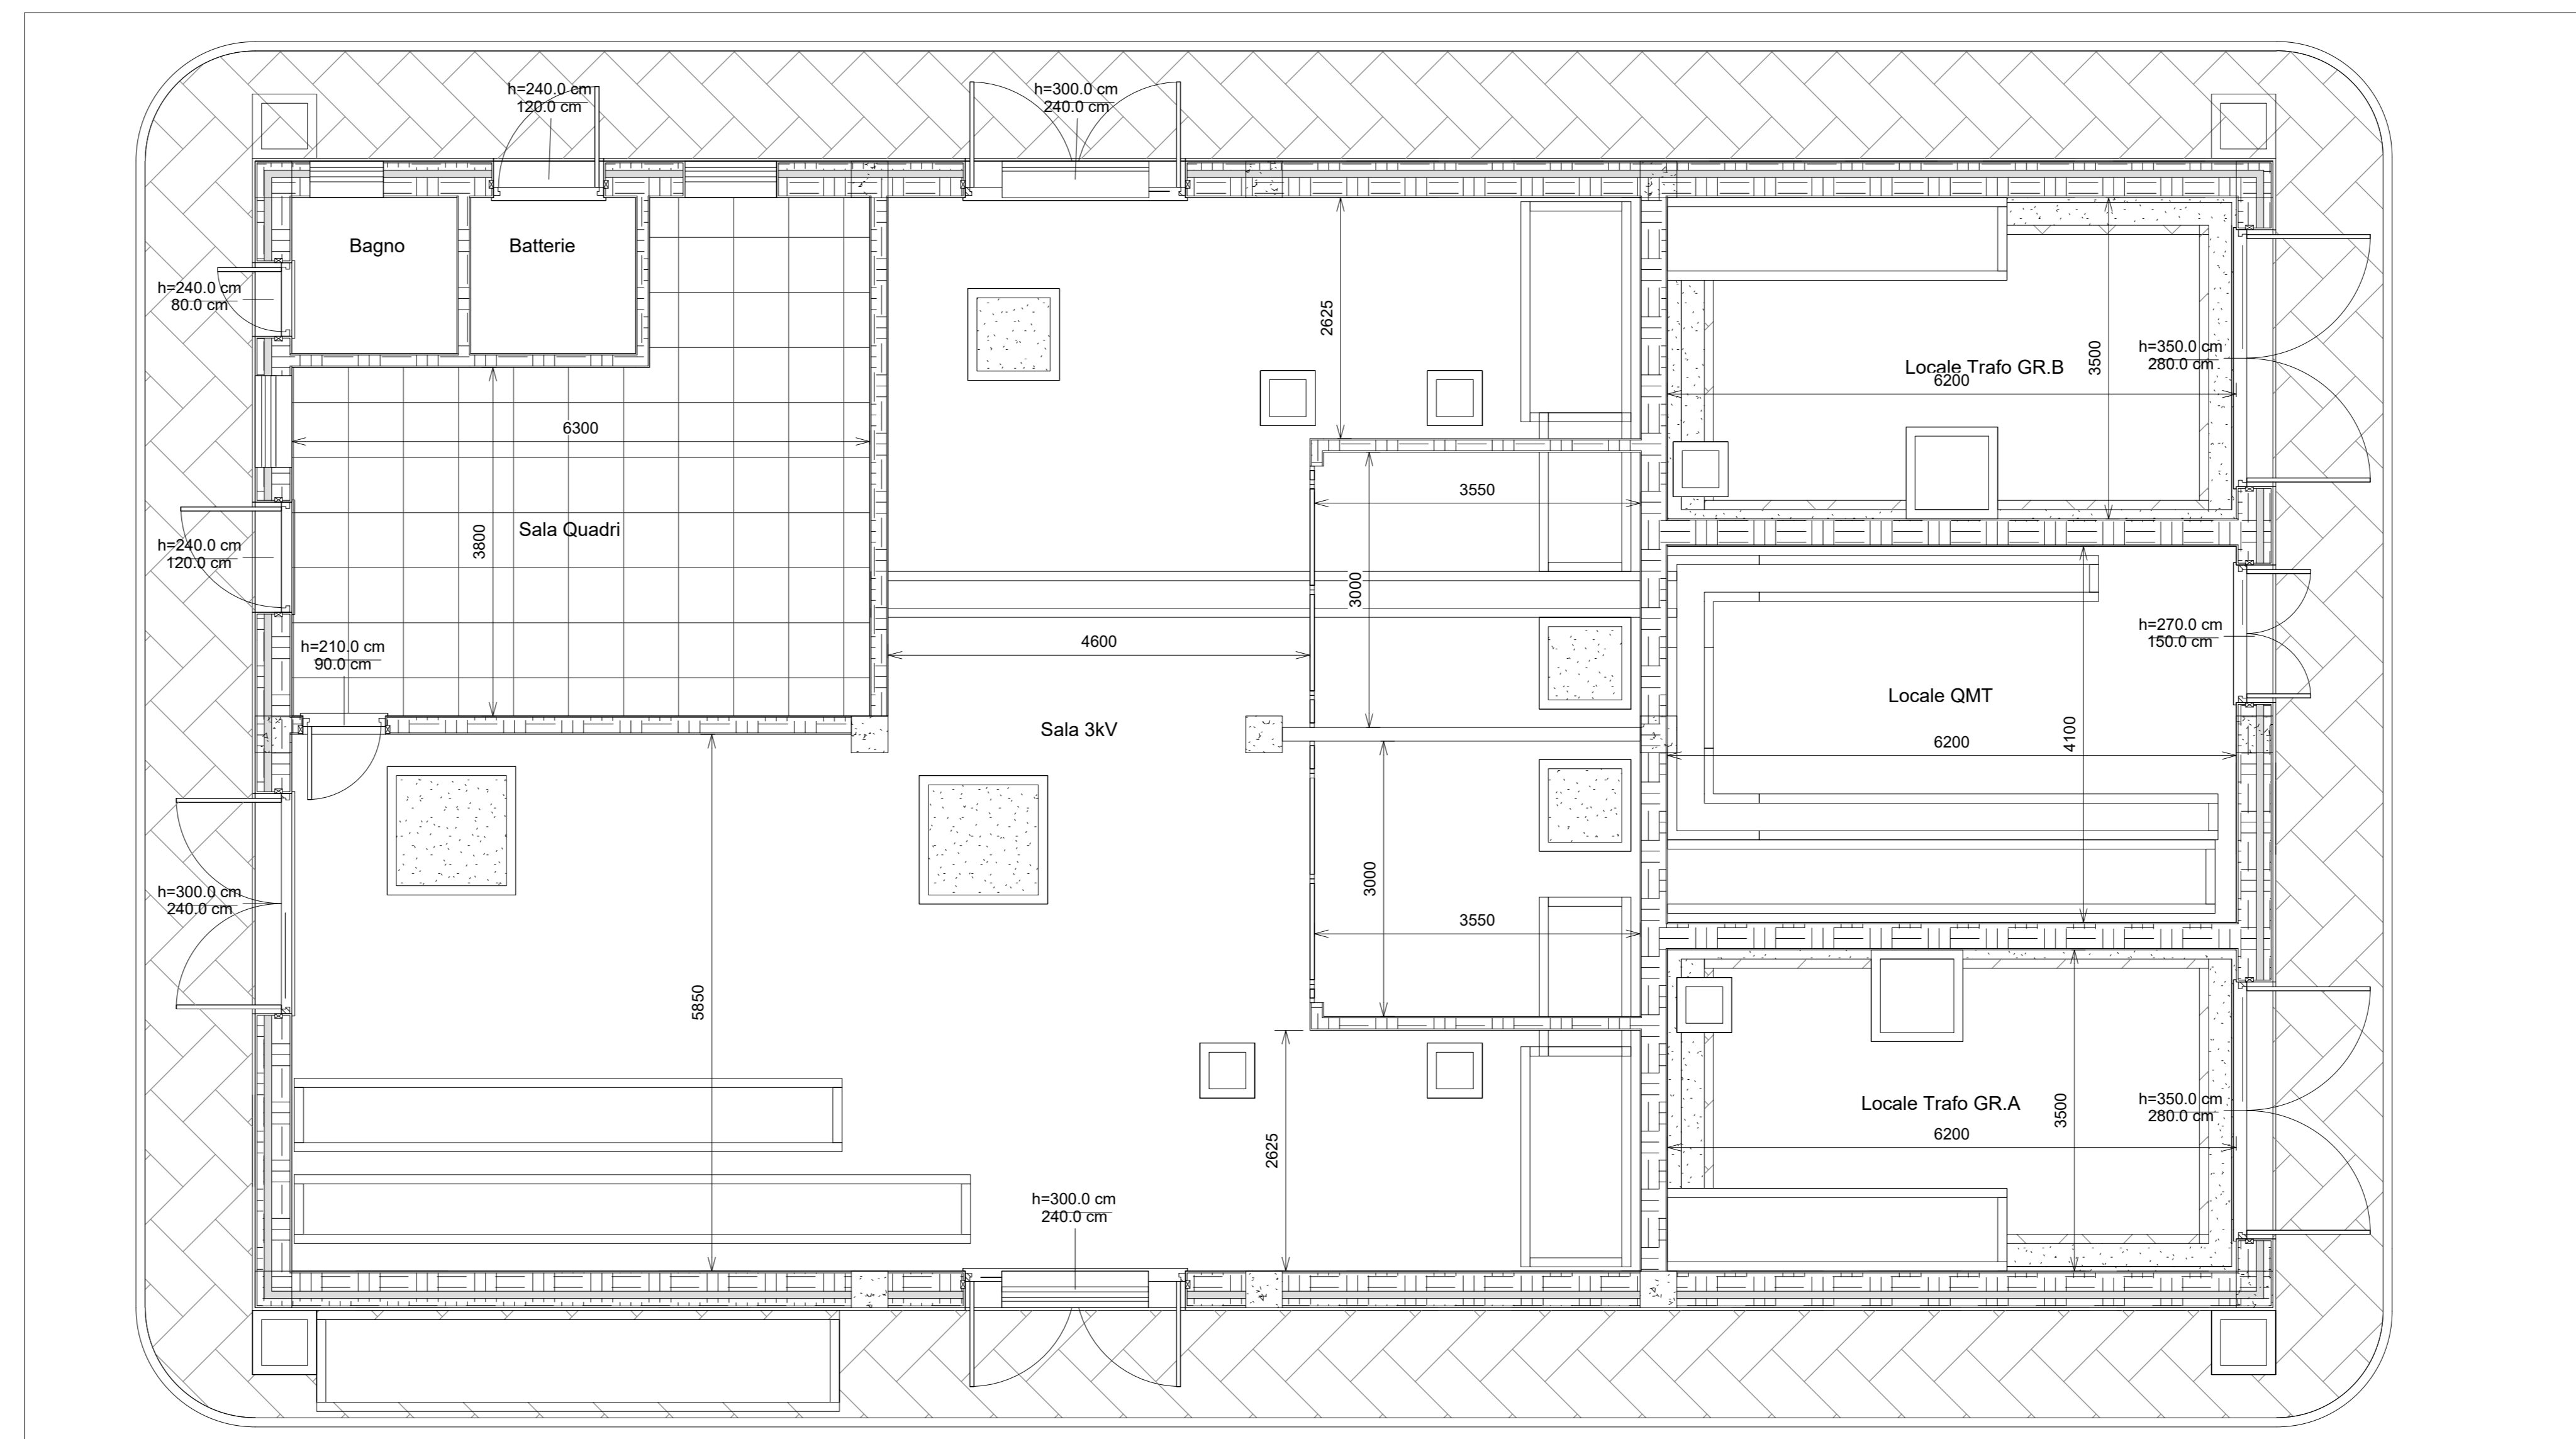

1 Pianta piano Terra
1:50

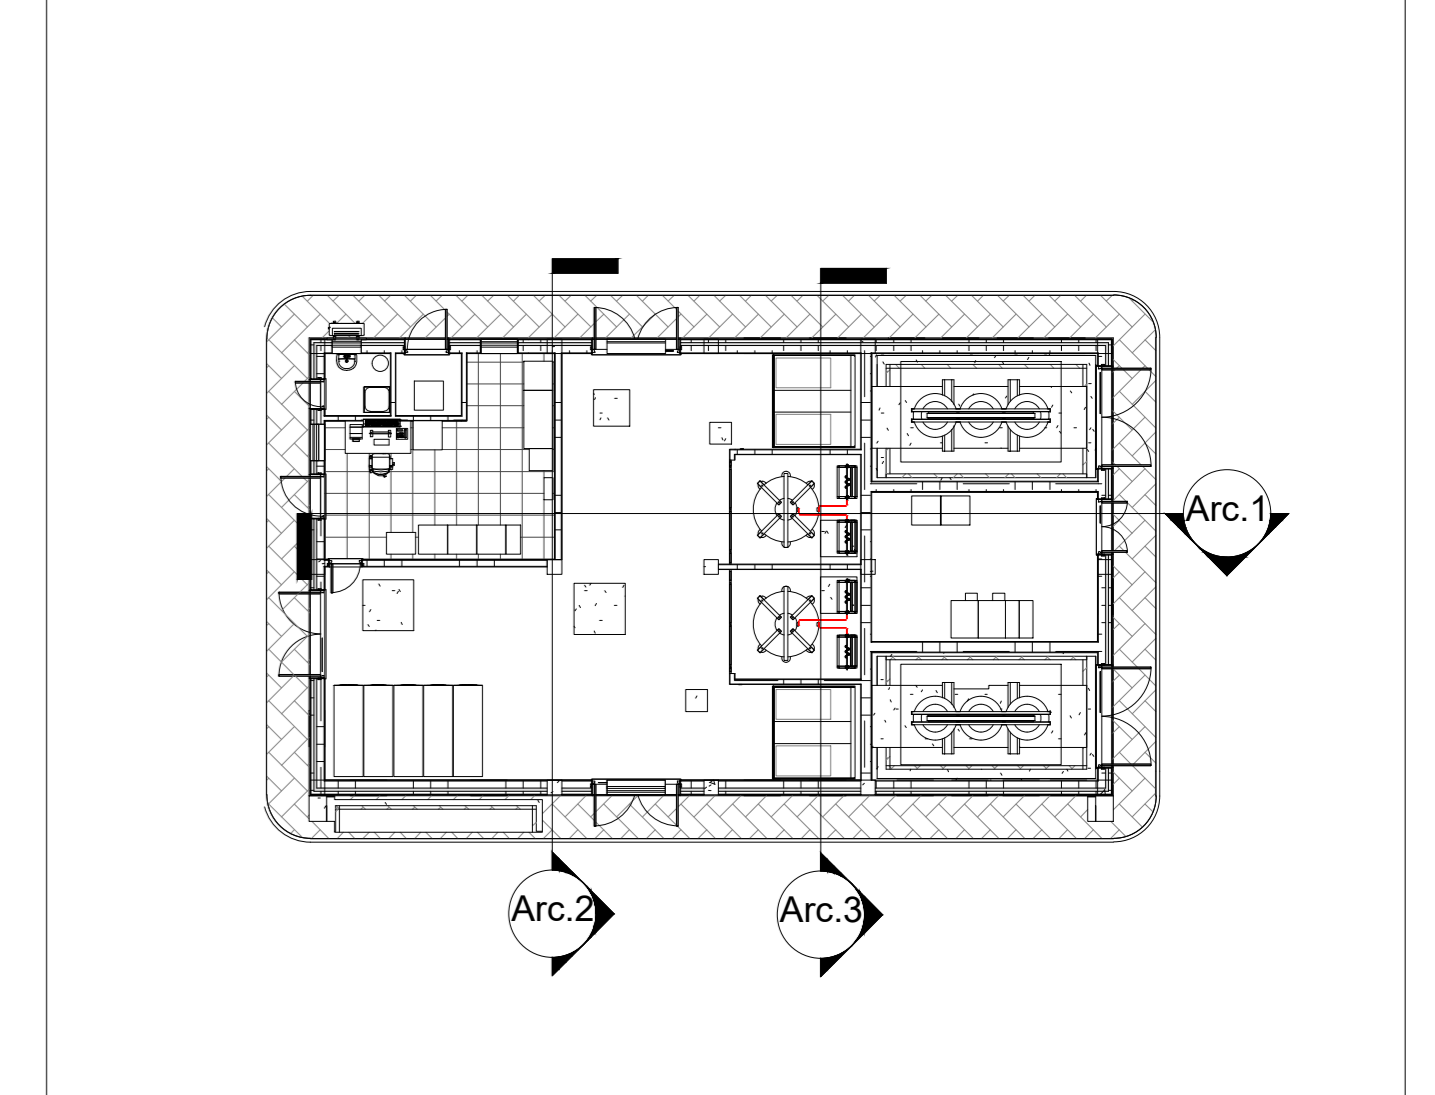

2 Keyplan - Arc
1:200

Documenti di Riferimento	
Nome della tavola	Numero della tavola
SSE San Gavino - Pianta Fondazione	RR0S00D18PBFA1400001A
SSE San Gavino - Pianta Elevazione 1 di 2	RR0S00D18PBFA1400002A
SSE San Gavino - Pianta Elevazione 2 di 2	RR0S00D18PBFA1400003A
SSE San Gavino - Quote e caratteristiche ambienti	RR0S00D18PBFA1400004A
SSE San Gavino - Architettonico	RR0S00D18PBFA1400005A
SSE San Gavino - Prospetti	RR0S00D18PBFA1400006A
SSE San Gavino - Abaco infissi	RR0S00D18QXFA1400001A

Note:
- Le quote sono espresse in millimetri se non espressamente indicato

COMMITTENTE: **RFI**
NETE FERROVIARIA ITALIANA
GRUPPO FERROVIE DELLO STATO ITALIANE

PROGETTAZIONE: **ITALFERR**
GRUPPO FERROVIE DELLO STATO ITALIANE

CUP: J74J22000170001

DIREZIONE TECNICA
U.O. ENERGIA E TRAZIONE ELETTRICA

PROGETTO DEFINITIVO

Electrificazione Linea Cagliari - Oristano

SSE SAN GAVINO
 Piazzale di SSE
 Architettonico

SCALA: 1:50

COMMESSA LOTTO FASE ENTE TIPO DOC. OPERA/DISCIPLINA PROGR. REV.
 RR0S 00 D 18 PB FA 14 00 005 A

Rev.	Descrizione	Redatto	Data	Verificato	Data	Approvato	Data	Autorizzato Data
A	Emissione definitiva	P. Mai	07/2022	N. Carones	07/2022	P. Marra	07/2022	G. Gualì Buttrini

File: RR0S00D18PBFA1400005A.dwg n. Etab.: