




4 Arc.2
1:50

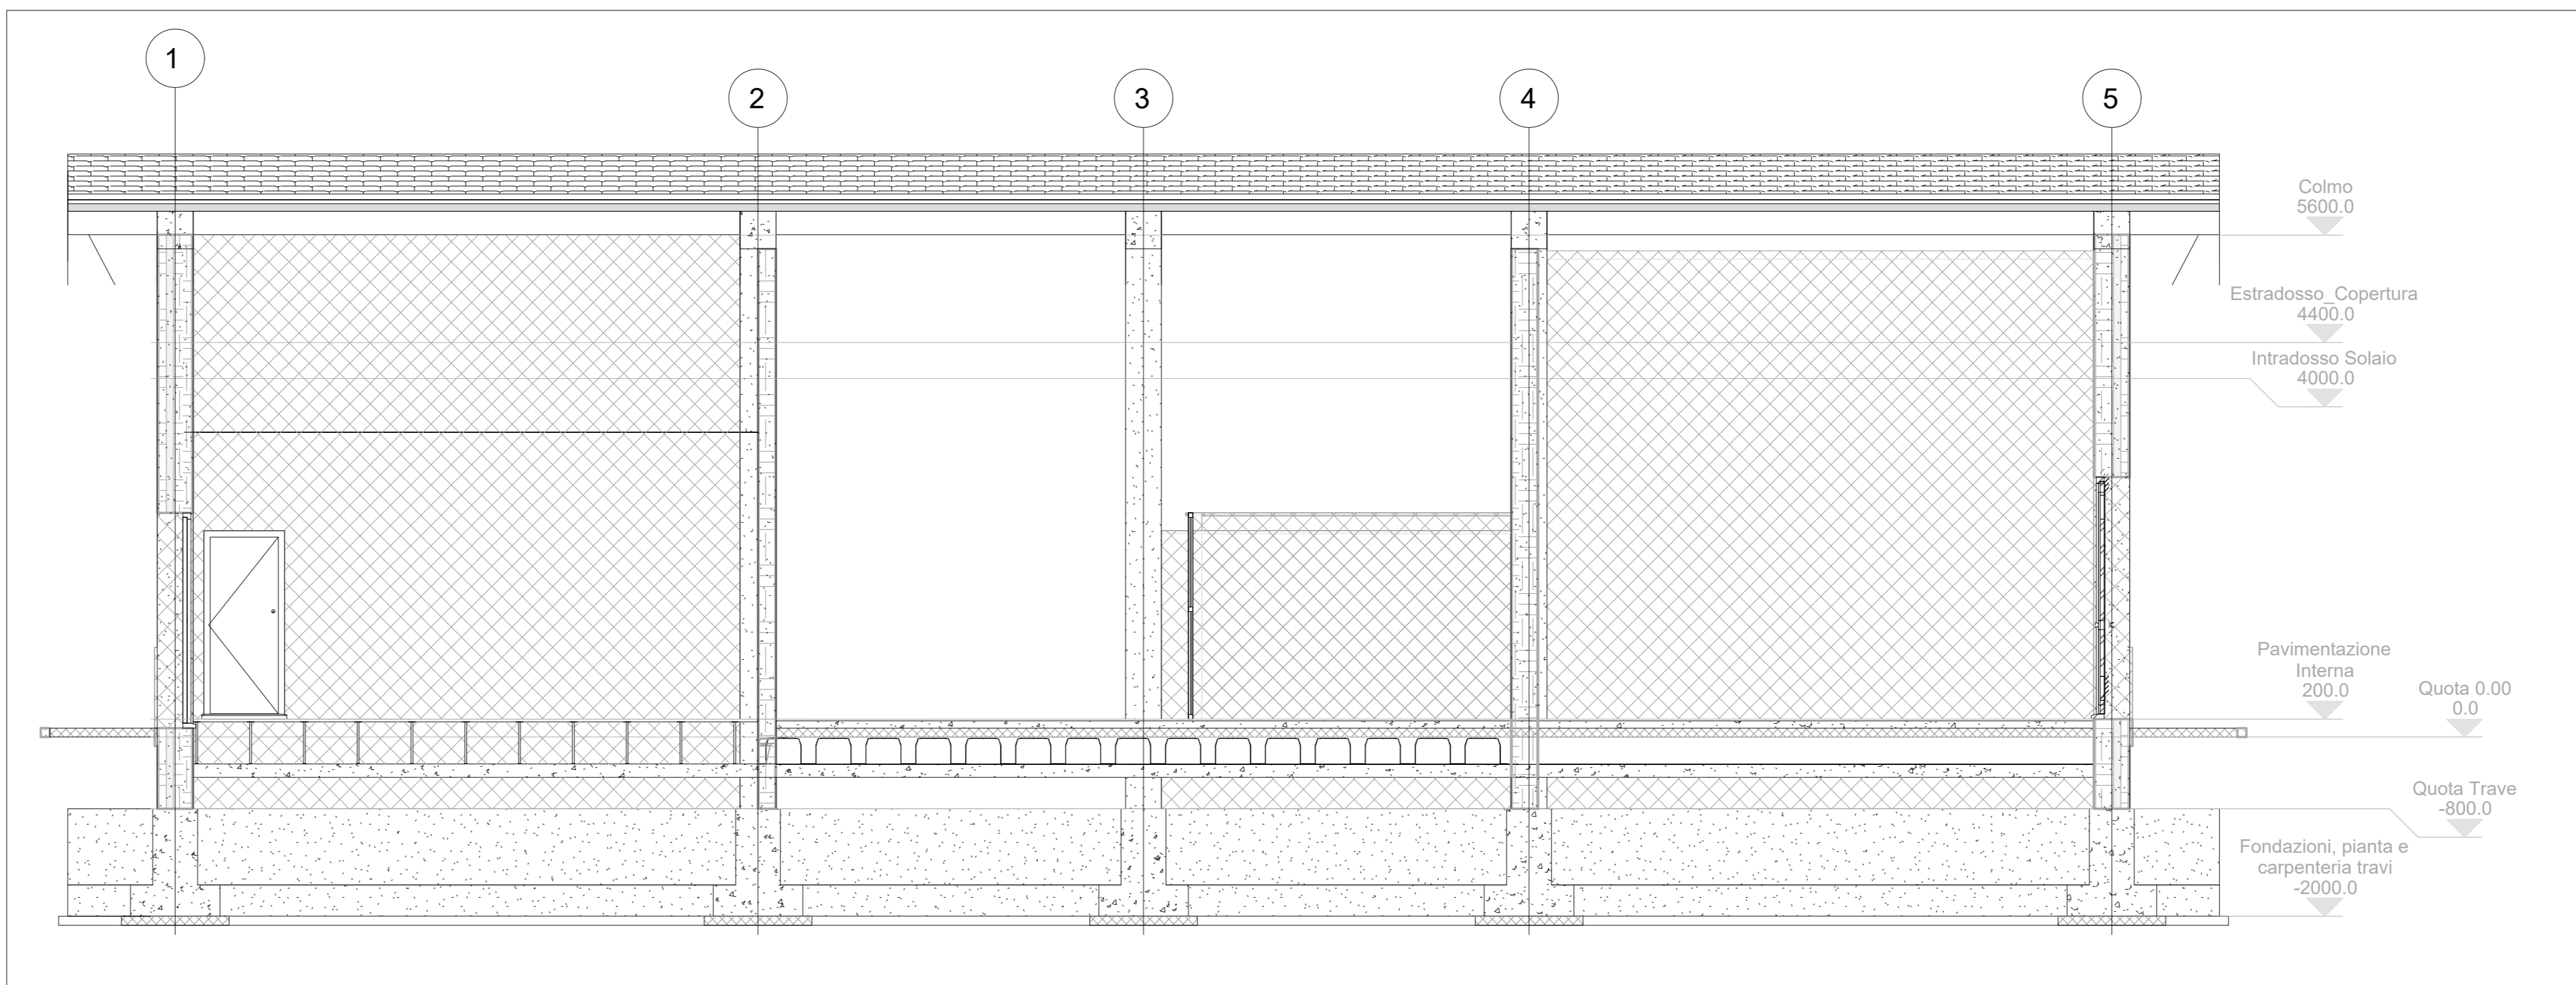


3 Arc.1
1:50

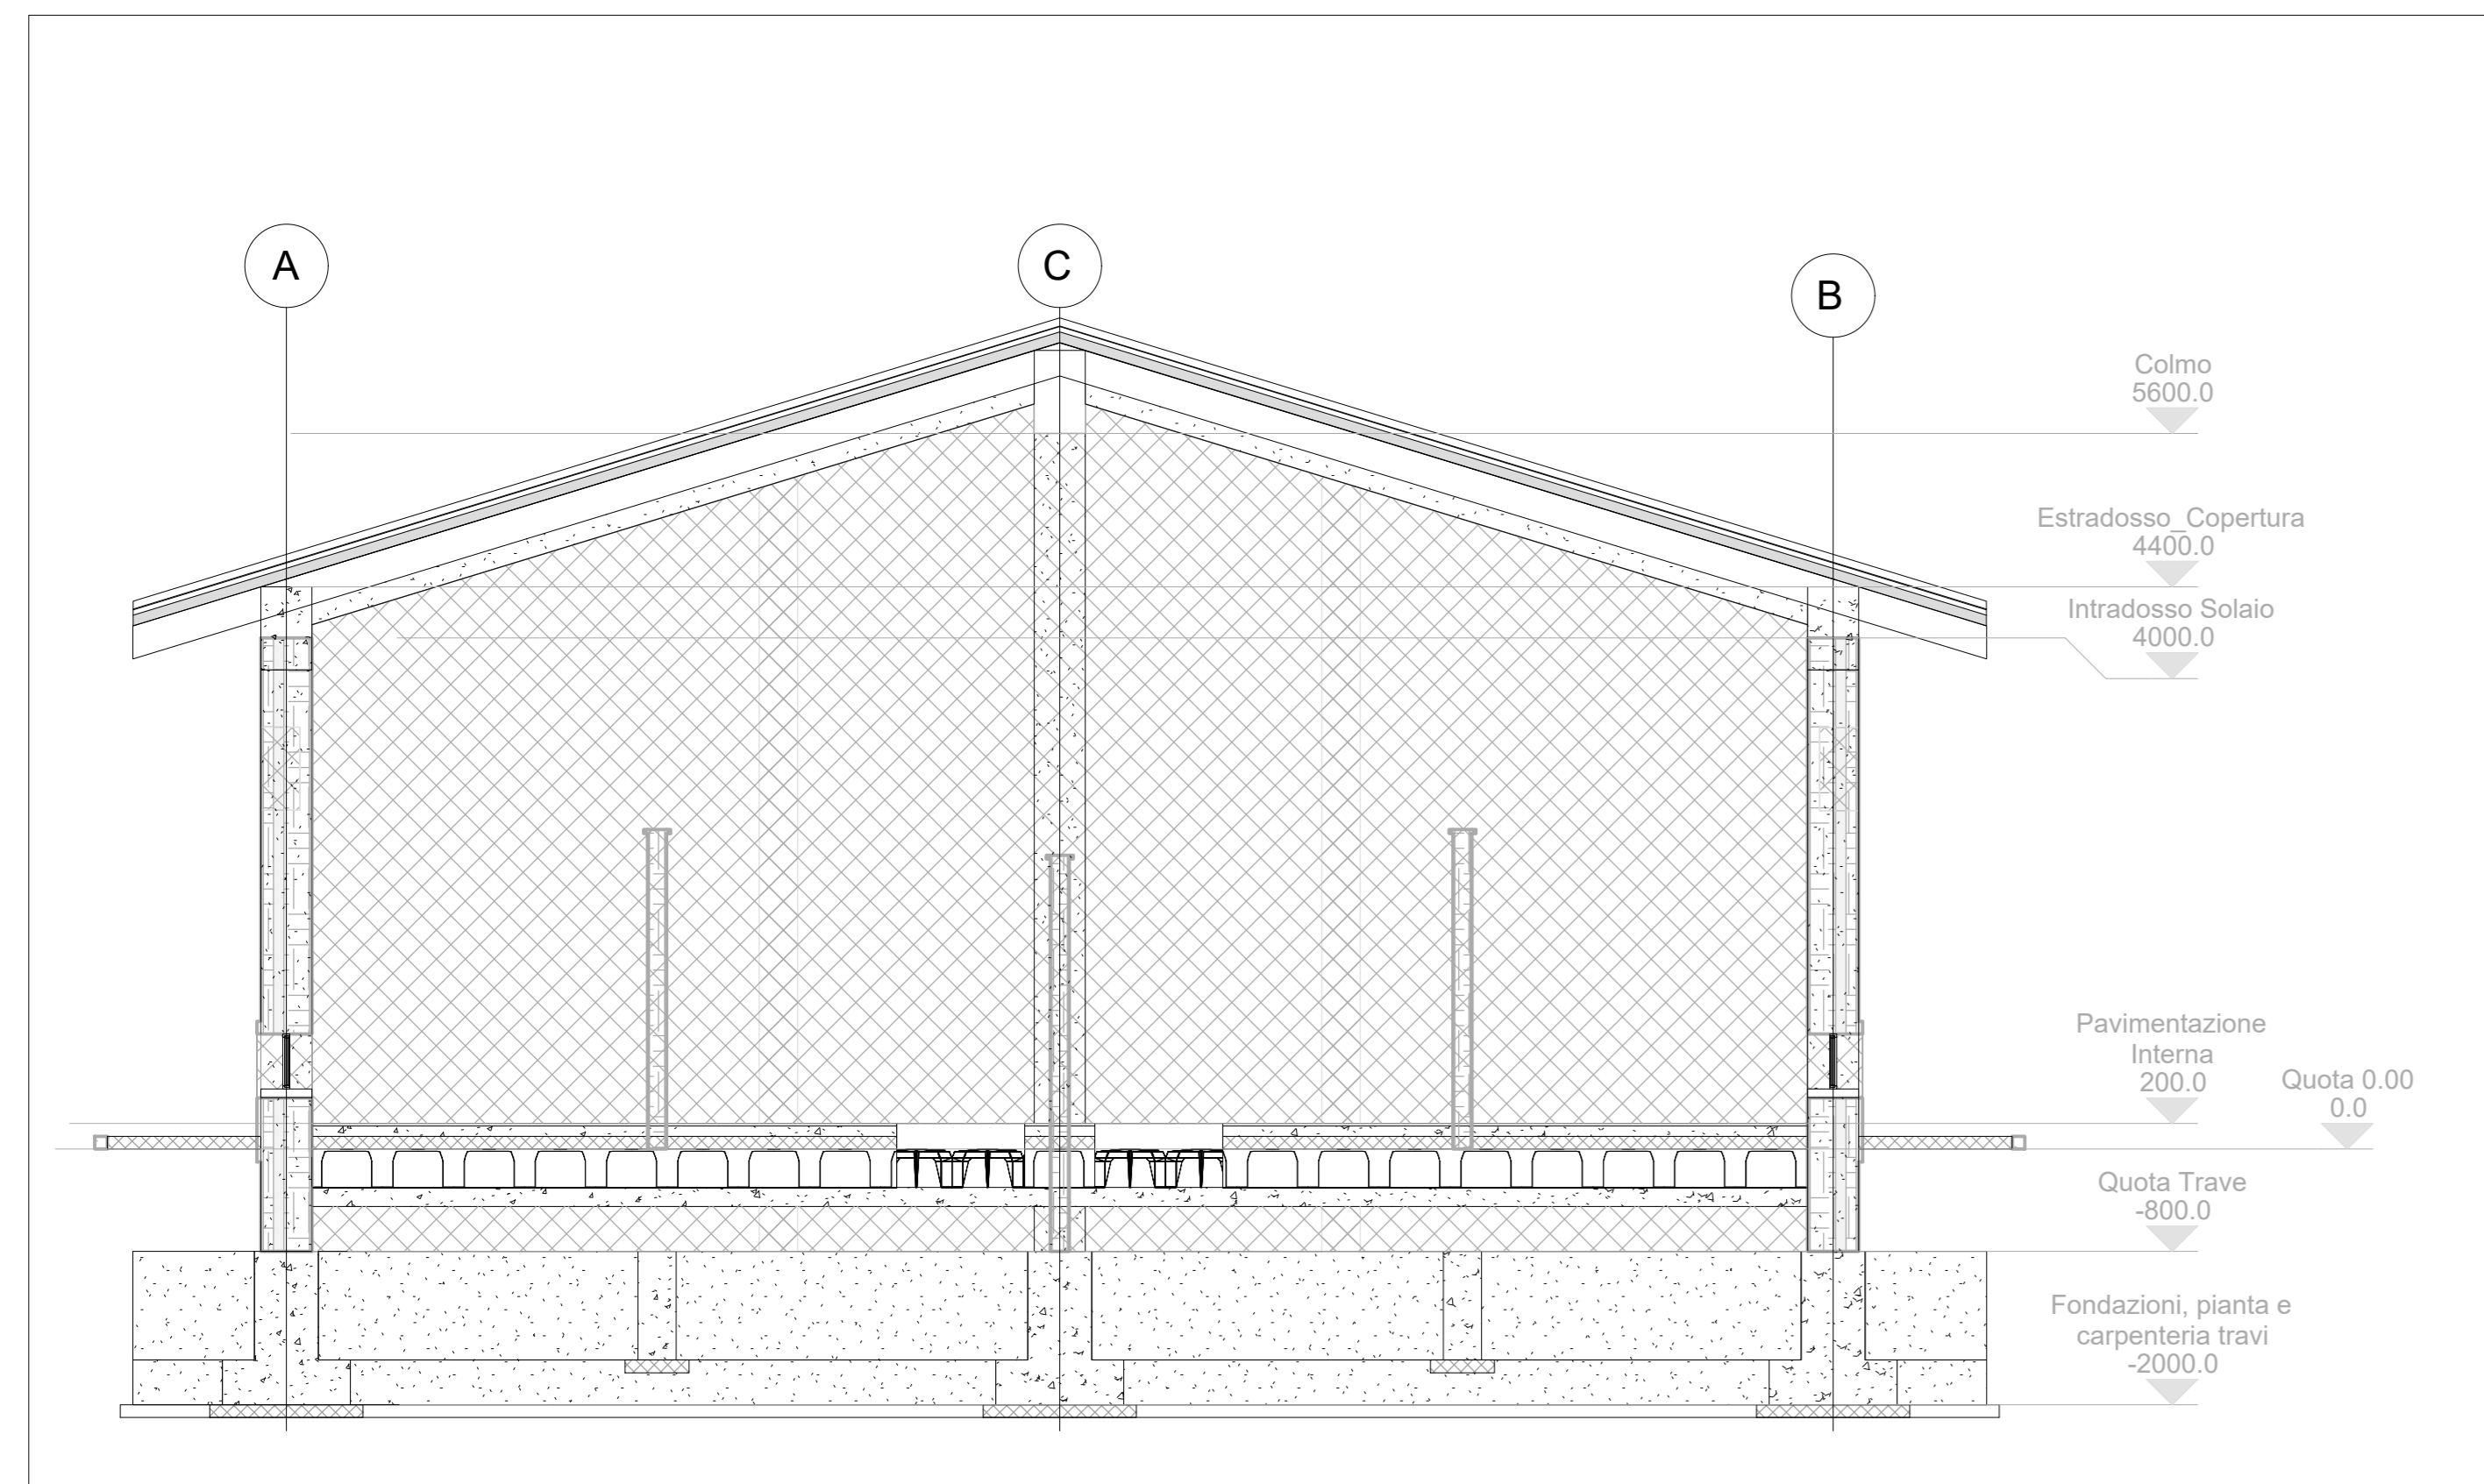

5 Arc.3
1:50

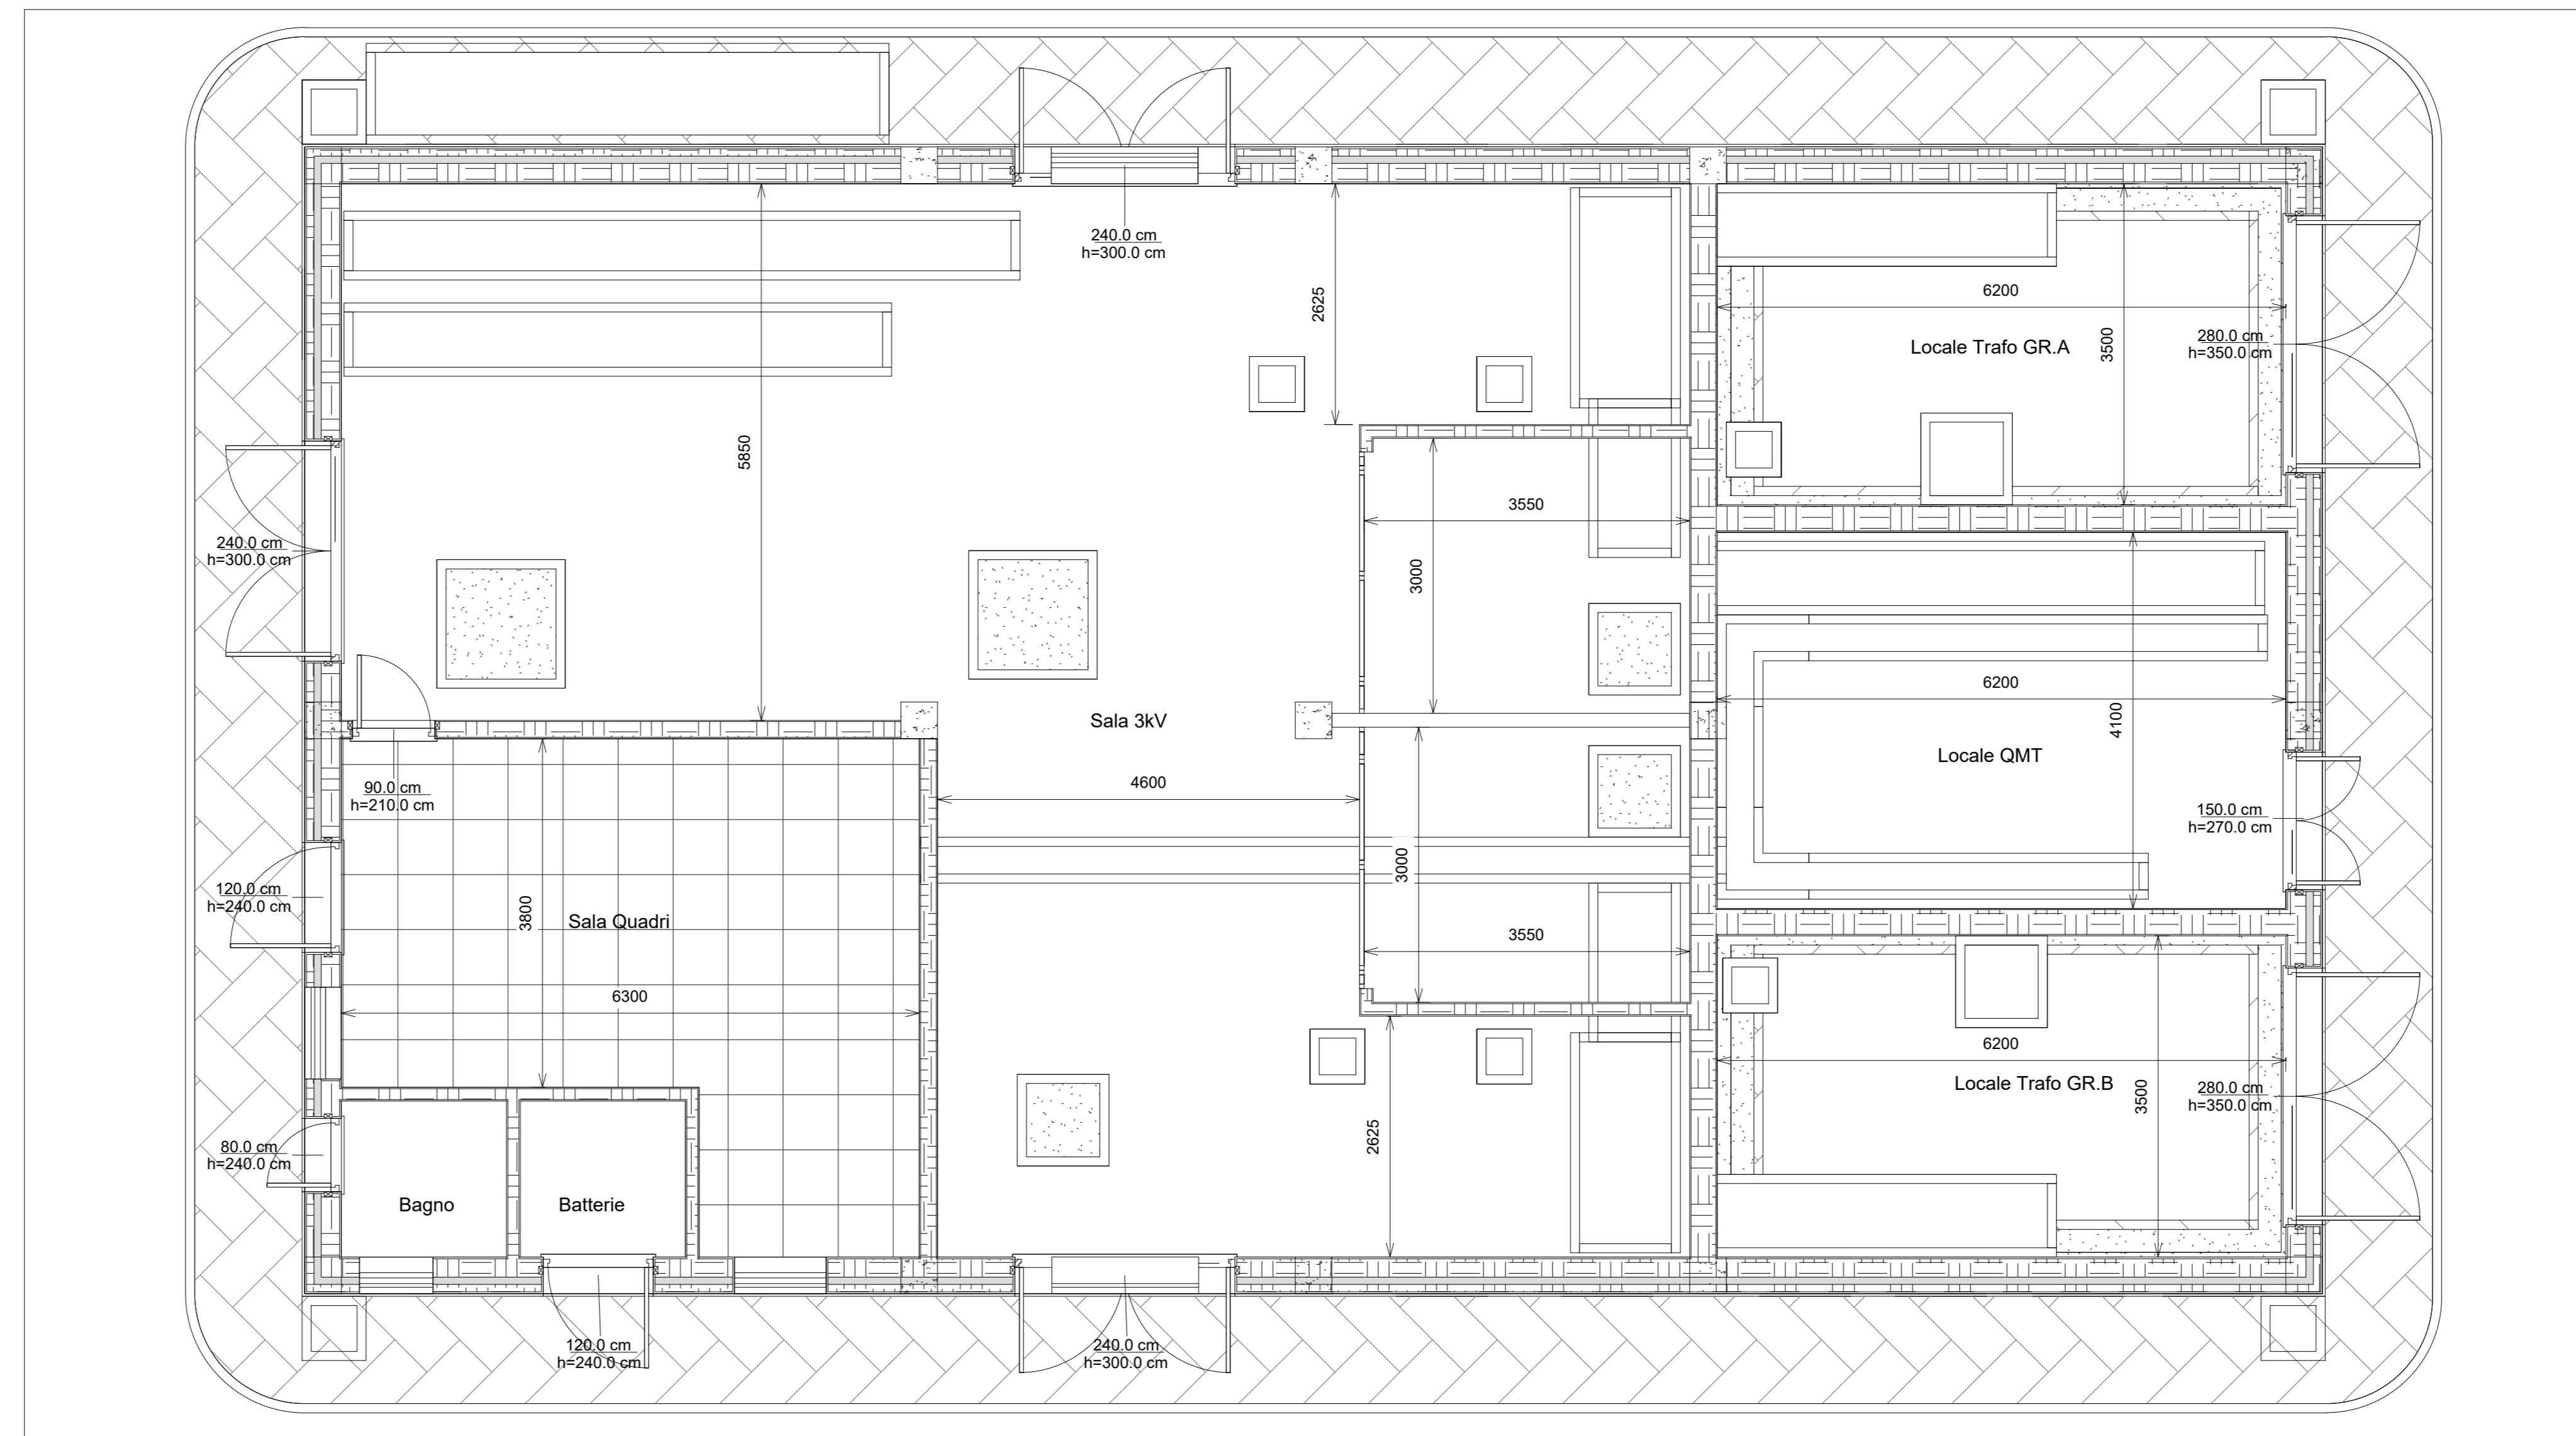

1 Pianta piano Terra
1:50

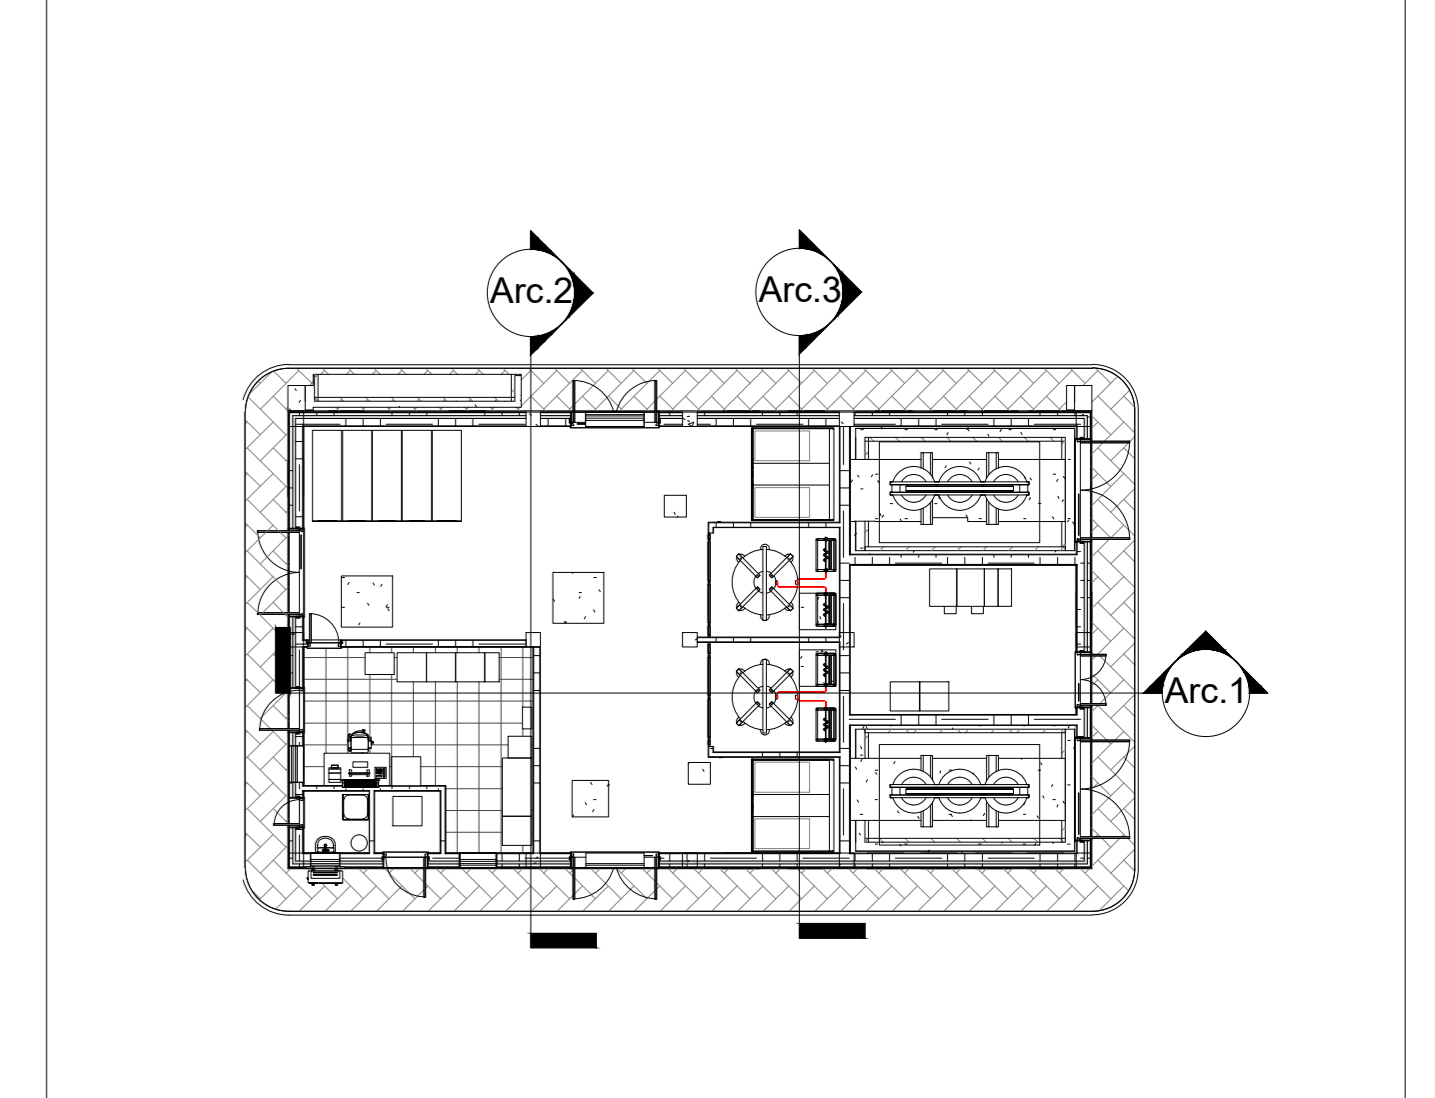

2 Keyplan - Arc
1:200

Documenti di Riferimento	
Nome della tavola	Numero della tavola
SSE Oristano - Pianta Fondazione	RR0S00D18PBFA1600001A
SSE Oristano - Pianta Elevazione 1 di 2	RR0S00D18PBFA1600002A
SSE Oristano - Pianta Elevazione 2 di 2	RR0S00D18PBFA1600003A
SSE Oristano - Quote e caratteristiche ambienti	RR0S00D18PBFA1600004A
SSE Oristano - Architettonico	RR0S00D18PBFA1600005A
SSE Oristano - Prospetti	RR0S00D18PBFA1600006A
SSE Oristano - Abaco infissi	RR0S00D18QXFA1600001A

Note
- Le quote sono espresse in millimetri se non espressamente indicato

COMMITTENTE:



PROGETTAZIONE:



CUP: J74J22000170001

DIREZIONE TECNICA
U.O. ENERGIA E TRAZIONE ELETTRICA

PROGETTO DEFINITIVO

Elettrificazione Linea Cagliari - Oristano

SSE ORISTANO

Piazzale di SSE
Architettonico

SCALA:
1:50

COMMESSA LOTTO FASE ENTE TIPO DOC. OPERA/DISCIPLINA PROGR. REV.

RR0S 00 D 18 PB FA 16 00 0 0 0 5 A

Rev.	Descrizione	Redatto	Data	Verificato	Data	Approvato	Data	Autorizzato Data
A	Emissione definitiva	P. Masi	07/2022	N. Carones	07/2022	P. Manno	07/2022	G. Galli (Ruffini)

File: RR0S00D18PBFA1600005A.dwg

n. Elab.: