

LEGENDA

Simbolo	Descrizione
	Estintore portatile a polvere cap. 6Kg - 3A 144B C
	Estintore carrellato cap. 50Kg
	Idrante soprastuoio DN 70
	Rilevatore di gas
	Rilevatore di fumo
	Idrante DN 45
	Attacco per autopompa VVF
	Segnale sonoro di allarme

Nel layout antincendio sono stati inseriti i seguenti dispositivi:

- Moduli da 4 container**
- n. 26 estintori portatili in prossimità di tutte le strutture (container, power block, quadri elettrici)
 - n. 26 attacchi UN70 in prossimità di tutte le strutture (container, power block, quadri elettrici)
 - n. 26 segnali sonori di allarme
 - n. 24 rilevatori di gas (in ogni container)
 - n. 24 rilevatori di fumo (in ogni container)
 - n. 6 estintori carrellati (1 per ogni trasformatore di ogni isola)
 - n. 2 idranti DN45 (2 per ogni area)
 - n. 2 idranti soprastuoio DN70 (2 per ogni area)
 - n. 1 attacco VVF

- Sottostazione**
- n. 4 estintori carrellati (disposti a più di 3m di distanza dal trasformatore)
 - n. 6 estintori portatili (disposti nei pressi di ogni struttura)
 - n. 1 sistema rilevatore gas
 - n. 1 sistema rivelamento fumi
 - n. 1 segnale sonoro di allarme

STUDIO ALCHEMIST
Ing. Stefano Floris - Arch. Cinzia Nieddu

Via Isola San Pietro 3 - 09126 Cagliari (CA)
Via Semplice Spano 10 - 07026 Olbia (OT)
stefano.floris@studioalchemist.it
cinzia.nieddu@studioalchemist.it
www.studioalchemist.it



COMUNE DI GONNOSFANADIGA

OGGETTO
**REALIZZAZIONE DI IMPIANTO FOTOVOLTAICO A TERRA
34.49 MW - TIPO A INSEGUIMENTO MONOASSIALE
"GONNOS-MAR"**

COMMITTENTE
ENERGYGONNOSMARI SRL
Via Isola San Pietro 3 - 09126 Cagliari (CA)

PROGETTO DEFINITIVO

ELABORATO
LAYOUT ANTINCENDIO


NUMERO ELABORATO
AV 18

SCALA: 1 : 250
DATA: MAGGIO 2022

3	Terza emissione			
2	Seconda emissione			
1	Prima emissione	Arch. Chiara Martis	Arch. Valentina Madeddu	Ing. S.Floris

REV.	DATA	DESCRIZIONE	REDATTO	CONTROLLATO	APPROVATO

<p>CODICE COMMESSA</p> <p>STUDIO ALCHEMIST: Ing. Stefano Floris Arch. Cinzia Nieddu</p> <p>COLLABORATORI: Arch. Chiara Martis Arch. Valentina Madeddu Arch. Elena Porcu Arch. Luigi Mereu Geol. Mario Strinna Geom. Alberto Barroccu</p>	<p>PROGETTISTA - TIMBRO E FIRMA</p> <p>ORDINE INGEGNERI PROVINCIA DI CAGLIARI N. 5777 Ing. STEFANO FLORIS</p>	<p>PROGETTISTA - TIMBRO E FIRMA</p>
--	---	-------------------------------------

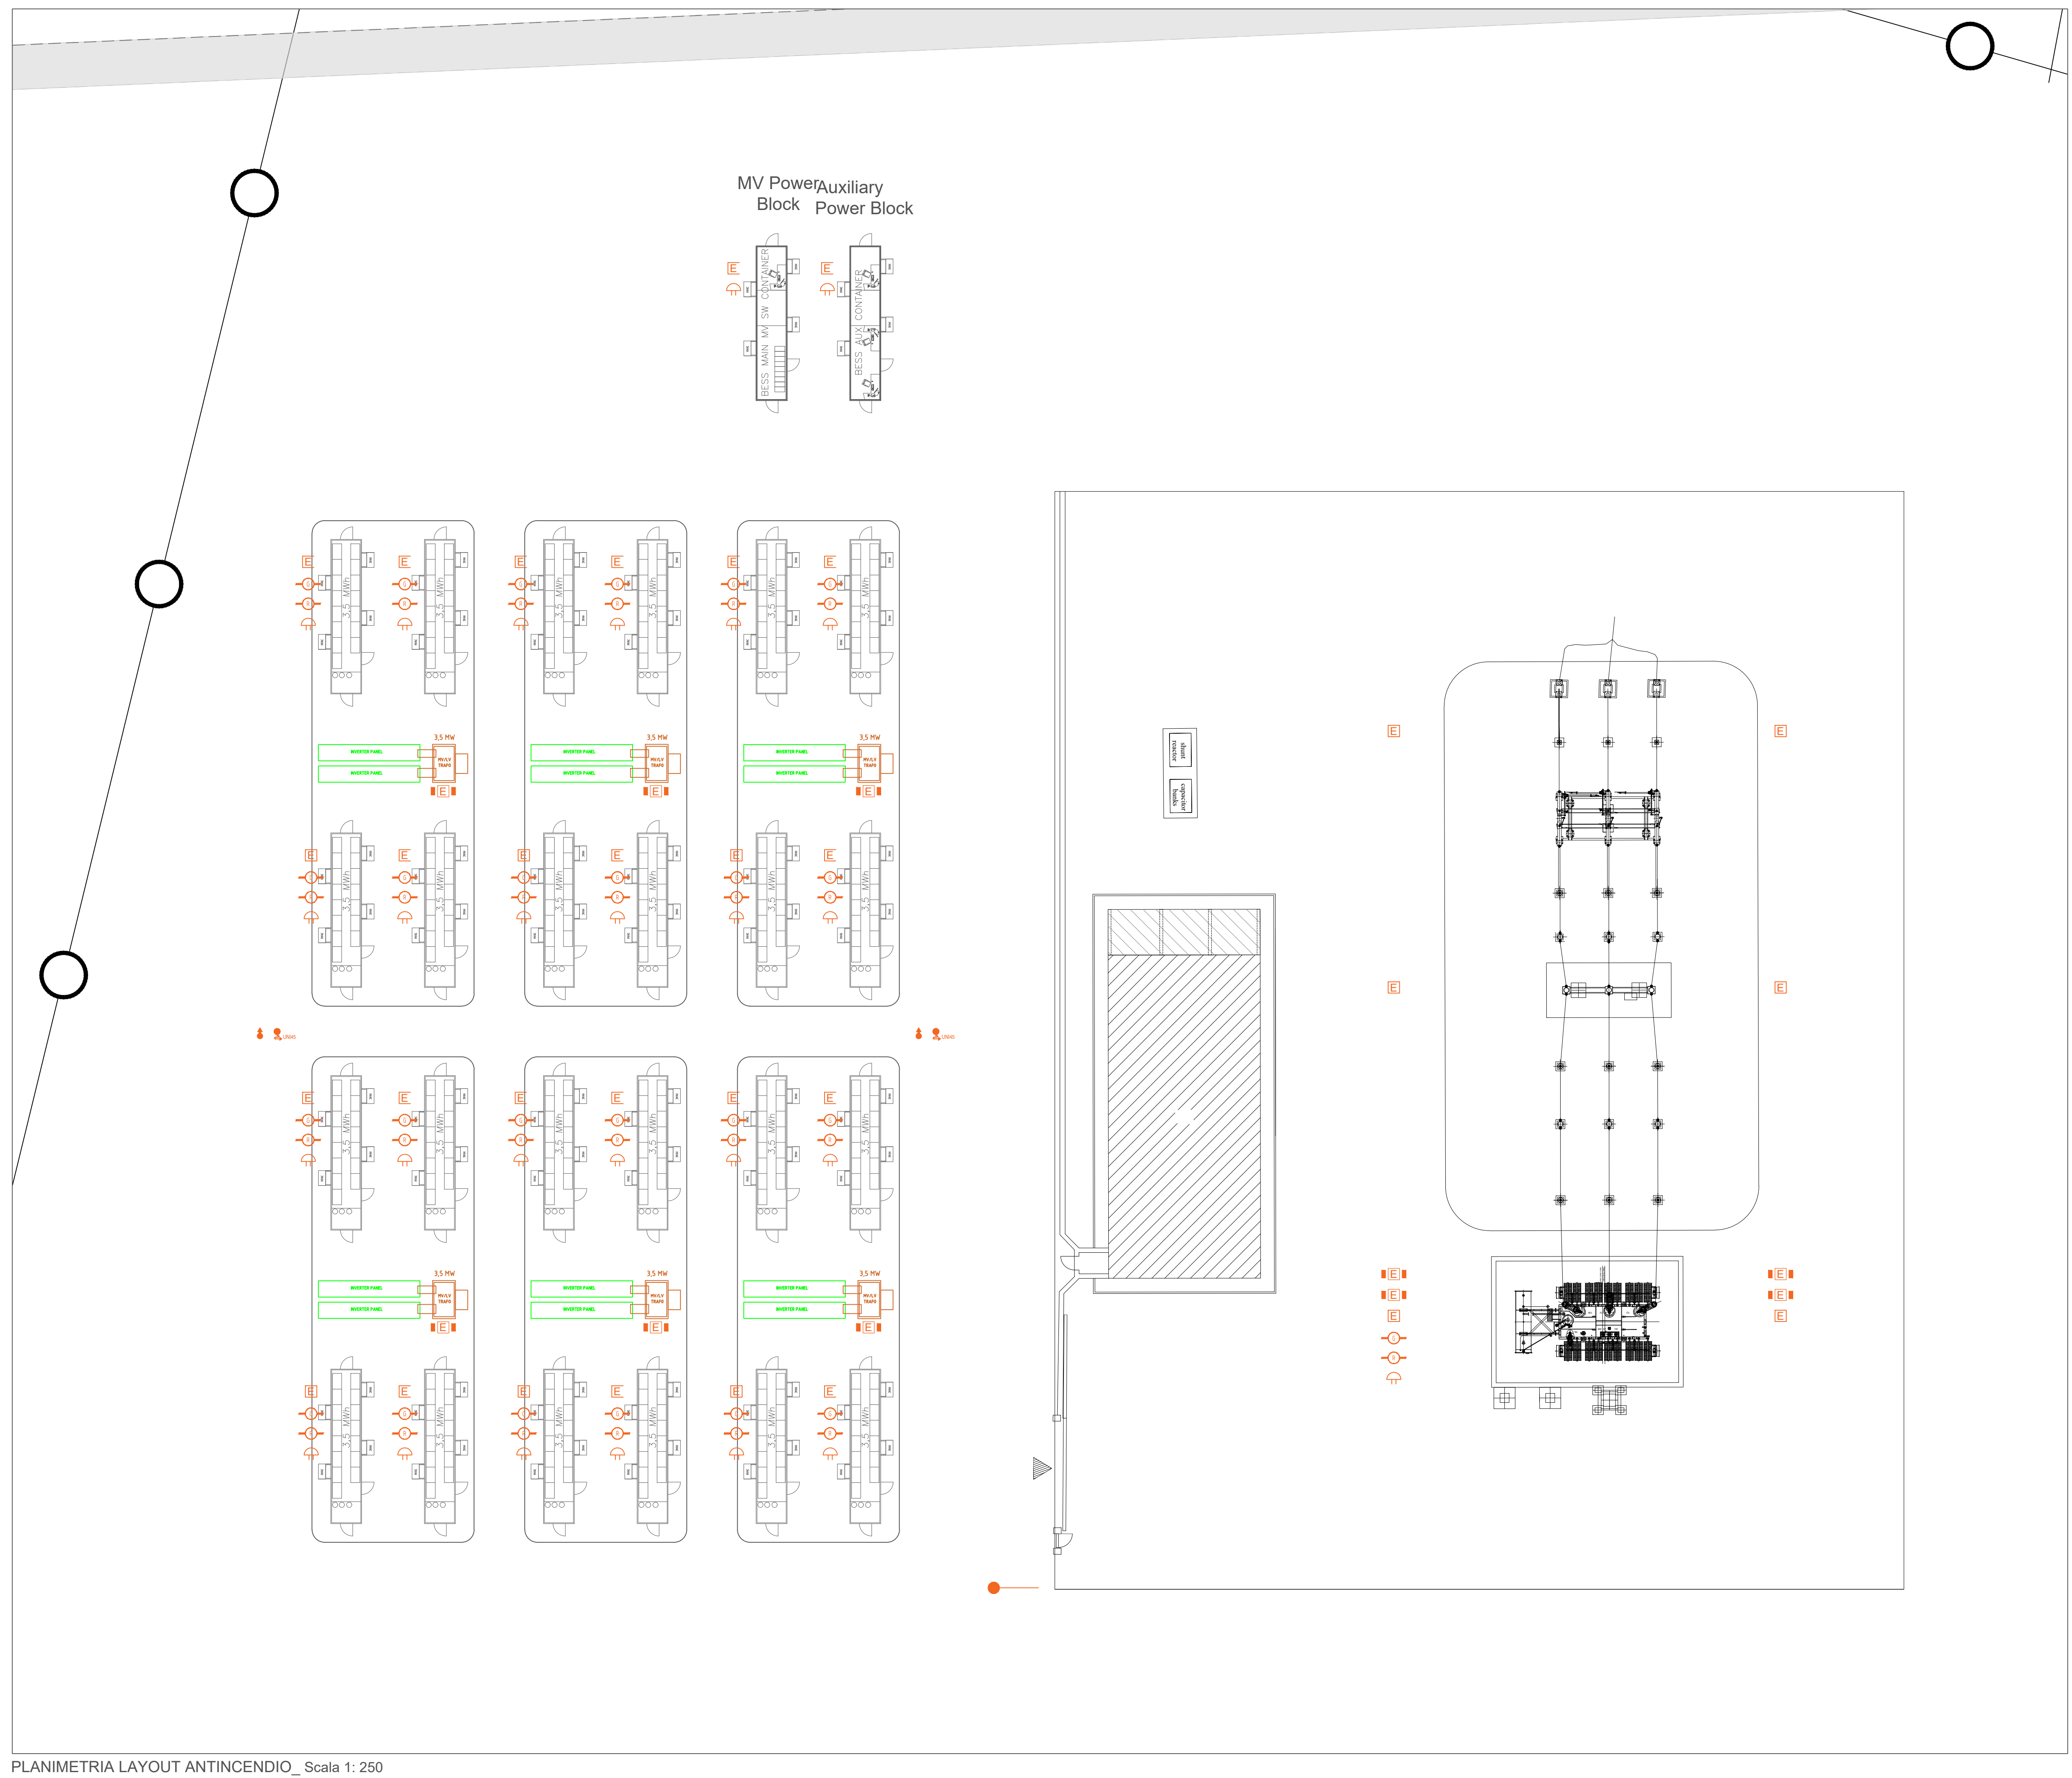

PLANIMETRIA LAYOUT ANTINCENDIO_ Scala 1: 250