


Sezione e pianta PALINA  
Scala 1:20

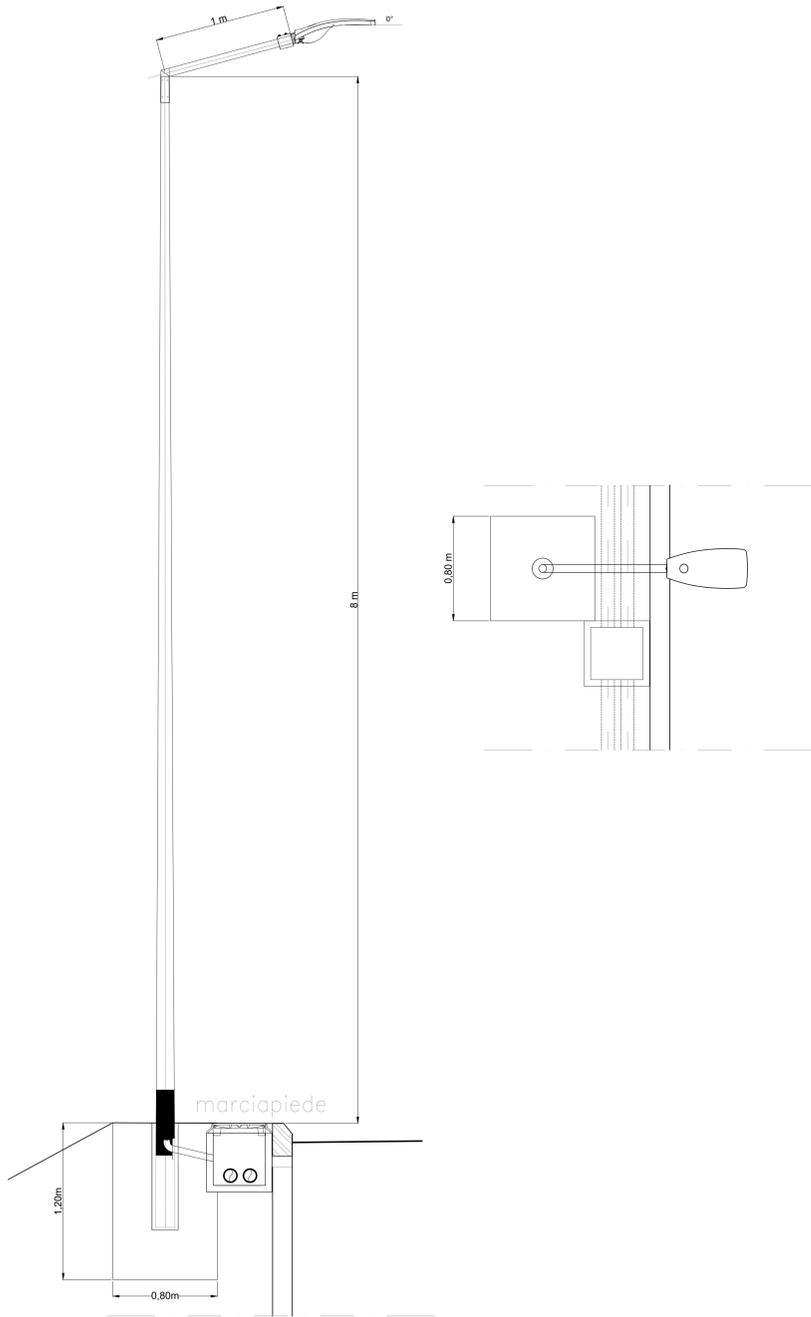

PLANIMETRIA  
SCALA 1:500  
NV03 VIA VALERA DI SOPRA



LEGENDA		N. elementi
	Pozzetto passaggio cavi in cls. con dimensione 80x80x100cm, con coperchio carrabile in ghisa D400 carico di rottura fino a 400 kN secondo normativa EN124-1/25.	3
	Tubi in PVC serie pesante a cura LFM diametro riportato in pianta	735 m
	Quadro elettrico di distribuzione "QVIAB" completo di armadio stradale a doppio vano IP55 e IK10 in vetroresina. Dotato di serrature di sicurezza antivandaliche. Classe di isolamento II.	
	Pozzetto ingresso cavi 40x40x40cm in cls, con coperchio carrabile in ghisa D400 carico di rottura fino a 400 kN secondo normativa EN124-1/25.	15
	Palo conico dritto in lamiera d'acciaio (h=8,8m; h1=8m), con sbraccio l=1m per installazione c.c.l. Completo di monstetteria da palo per entra/fuori e derivazione, con fusibili e coperchio; grado di protezione IP44 cl. isol. II. Blocco in cls armato dim. 0,8'0,8'x1,2m Corpo illuminante con ottica stradale a luce diretta, LED potenza - 72W -10000 lm - 4000 K. IP66, IK09, cl. isol. II. Completo di driver a più livelli di flusso.	15

QVIAB-NVXX Specifiche dell'apparecchio di illuminazione:  
QVIAB: Quadro di provenienza della linea di alimentazione  
CIRC-LAMP: Circuito e n. lampada

DOCUMENTI DI RIFERIMENTO	
N. Doc.	Descrizione
IP0000D18CLLF04B0001A	Studio Illuminotecnico- NV03
IP0000D18DXLF04B0001A	Schema Elettrico Unifilare BT - NV03

COMMITTENTE:  
 **RFI**  
RETE FERROVIARIA ITALIANA  
GRUPPO FERROVIE DELLO STATO ITALIANE

PROGETTAZIONE:  
 **ITALFERR**  
GRUPPO FERROVIE DELLO STATO ITALIANE

CUP J81H0200000001

S.O. PROGETTAZIONE INTEGRATA NORD

PROGETTO DEFINITIVO

**COMPLETAMENTO RADDOPPIO LINEA PARMA - LA SPEZIA (PONTREMOLESE)**  
**TRATTA PARMA - VICOFERTILE**

LF04-Viabilità  
Planimetria con disposizione apparecchiature LFM e cavidotti - NV03

SCALA:  
1:500

COMMESSA	LOTTO	FASE	ENTE	TIPO DOC.	OPERA/DISCIPLINA	PROGR.	REV.
IP00	00	D	18	P9	LF04B0	001	A

Rev.	Descrizione	Redatto	Data	Verificato	Data	Approvato	Data	Autorizzato Data
A	Emersione definitiva	R. Rossi	Marzo 2022	M. Spadaro	Marzo 2022	G. Spadaro	Marzo 2022	G. Spadaro Marzo 2022