




Documenti di Riferimento Civili	
Nome della tavola	Numero della tavola
Fabbricato CTE Parma Ovest - Pianta Fondazione	IP0000D18PBFA0100001A
Fabbricato CTE Parma Ovest - Pianta Elevazione 1 di 2	IP0000D18PBFA0100002A
Fabbricato CTE Parma Ovest - Pianta Elevazione 2 di 2	IP0000D18PBFA0100003A
Fabbricato CTE Parma Ovest - Quote e caratteristiche ambienti	IP0000D18PBFA0100004A
Fabbricato CTE Parma Ovest - Architettonico	IP0000D18PBFA0100005A
Fabbricato CTE Parma Ovest - Prospetti	IP0000D18PBFA0100006A
Fabbricato CTE Parma Ovest - Abaco infissi	IP0000D18QXFA0100001A

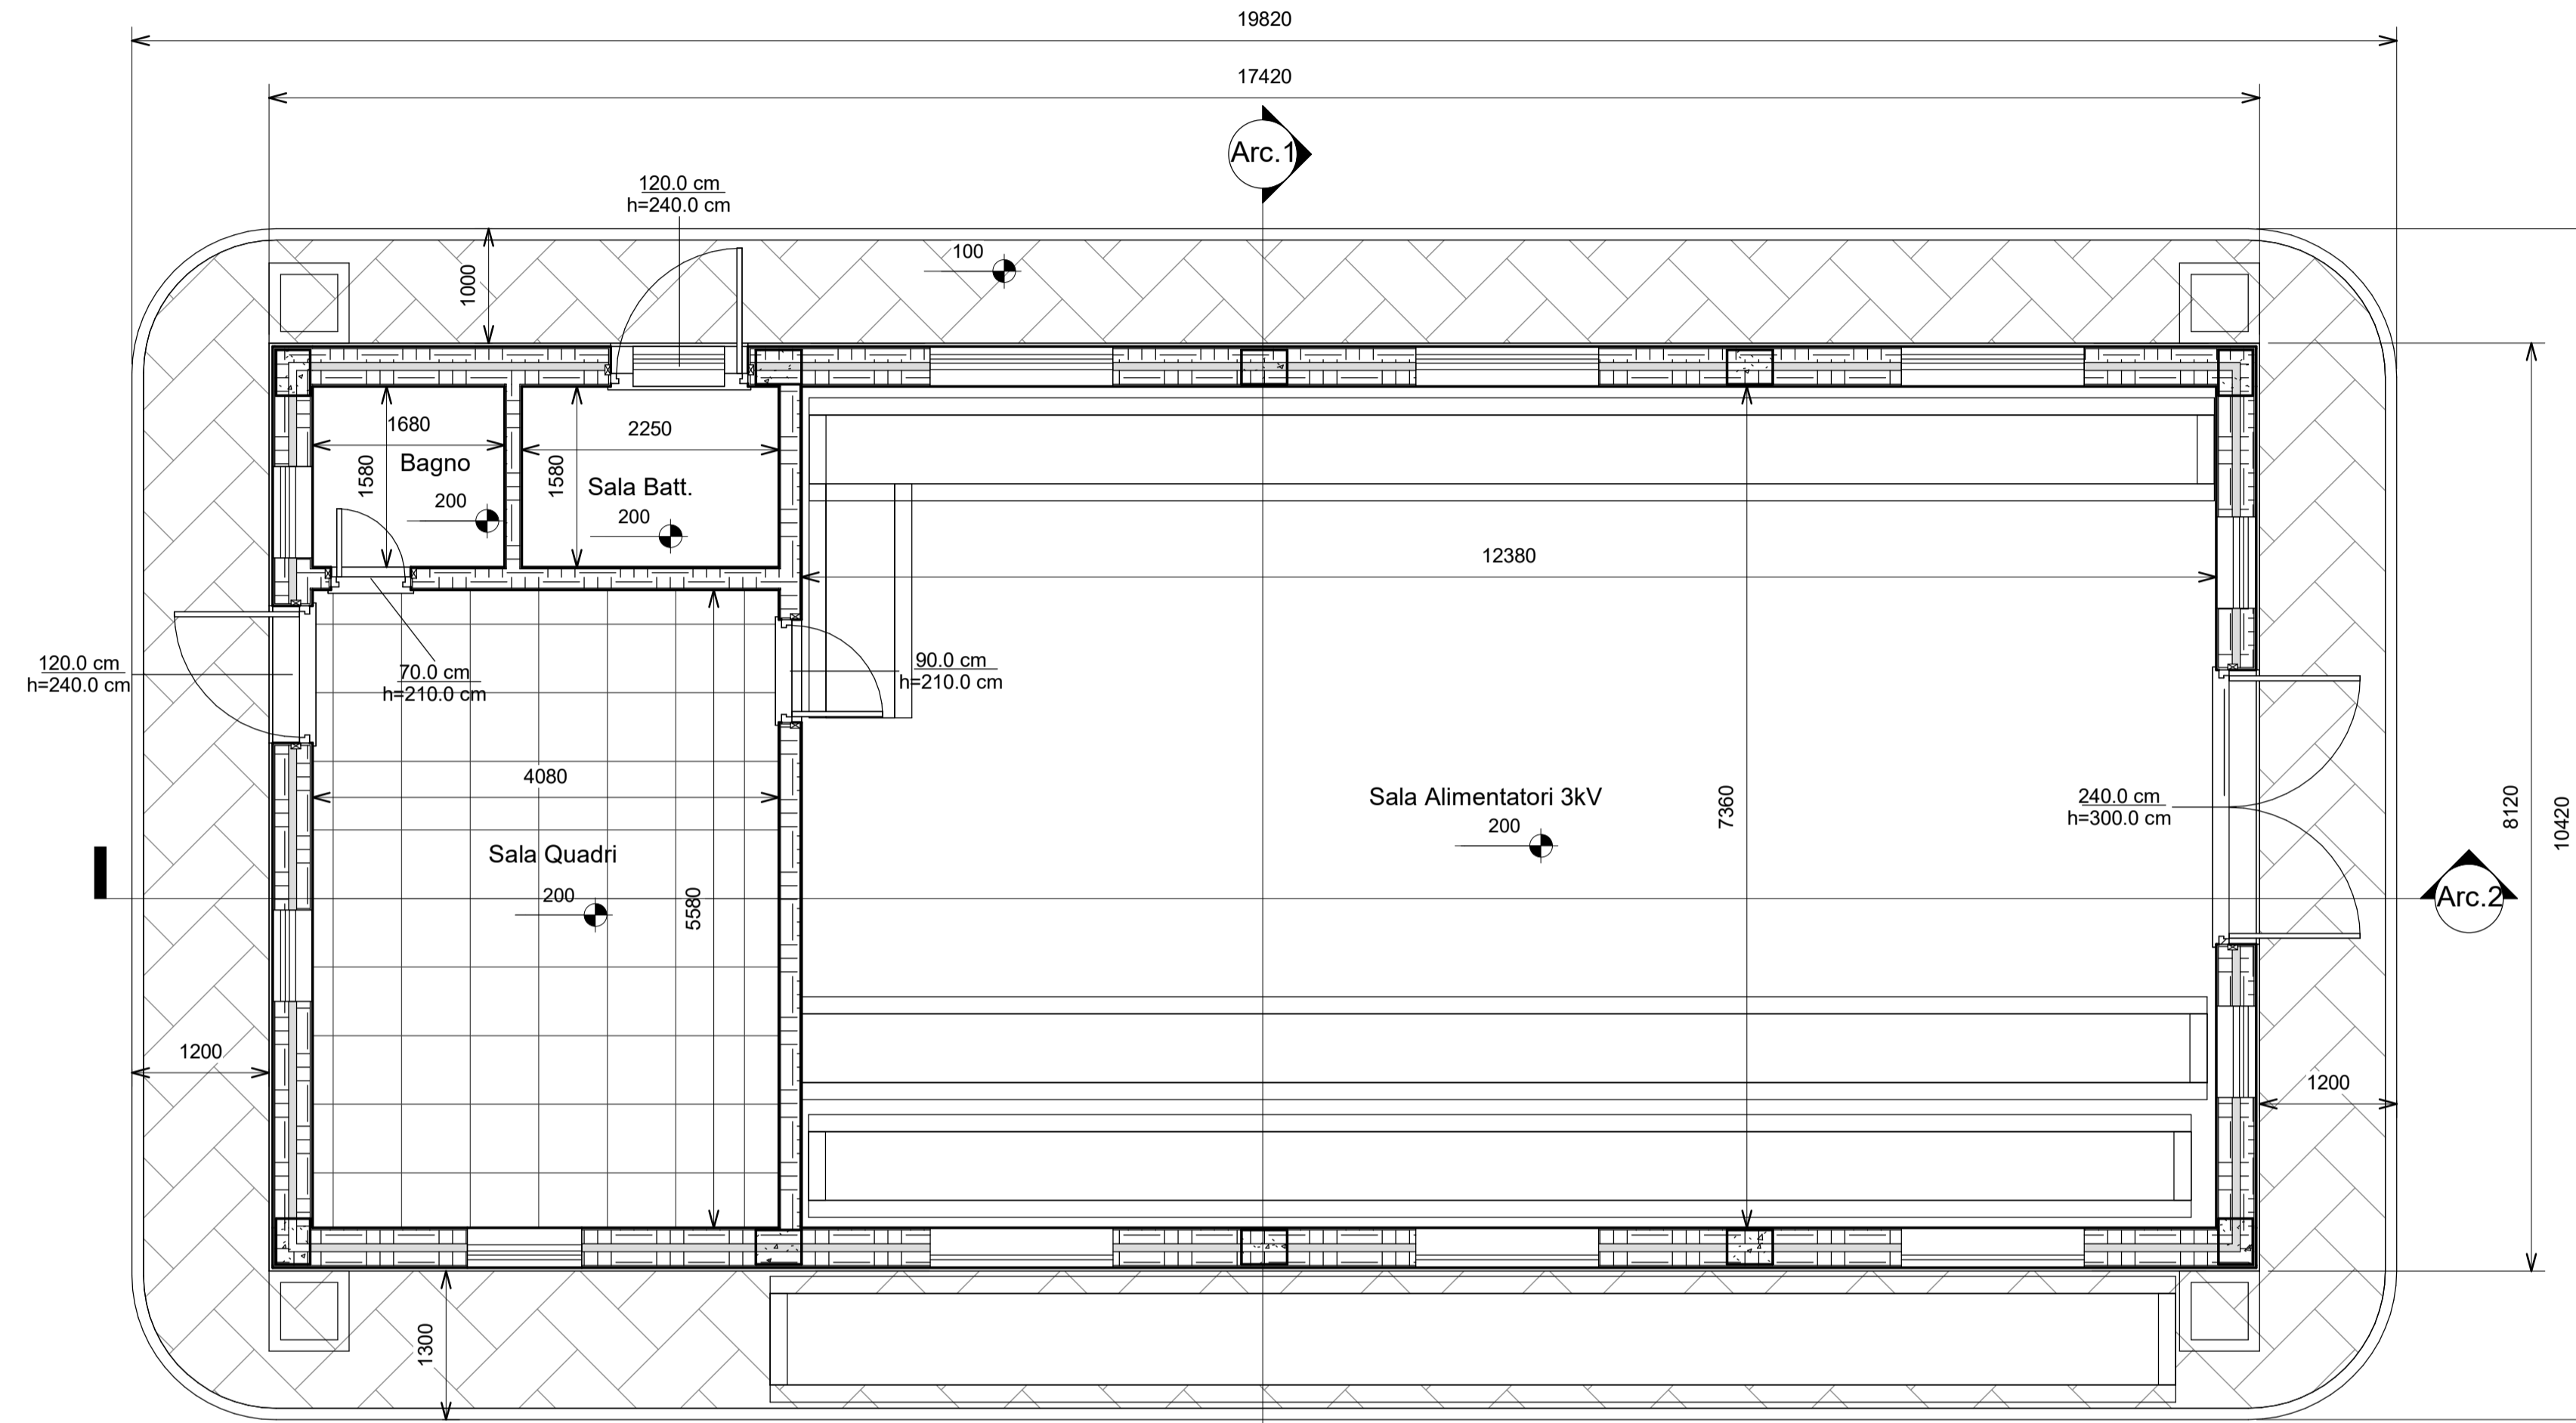

1 Pianta piano Terra
1 : 50

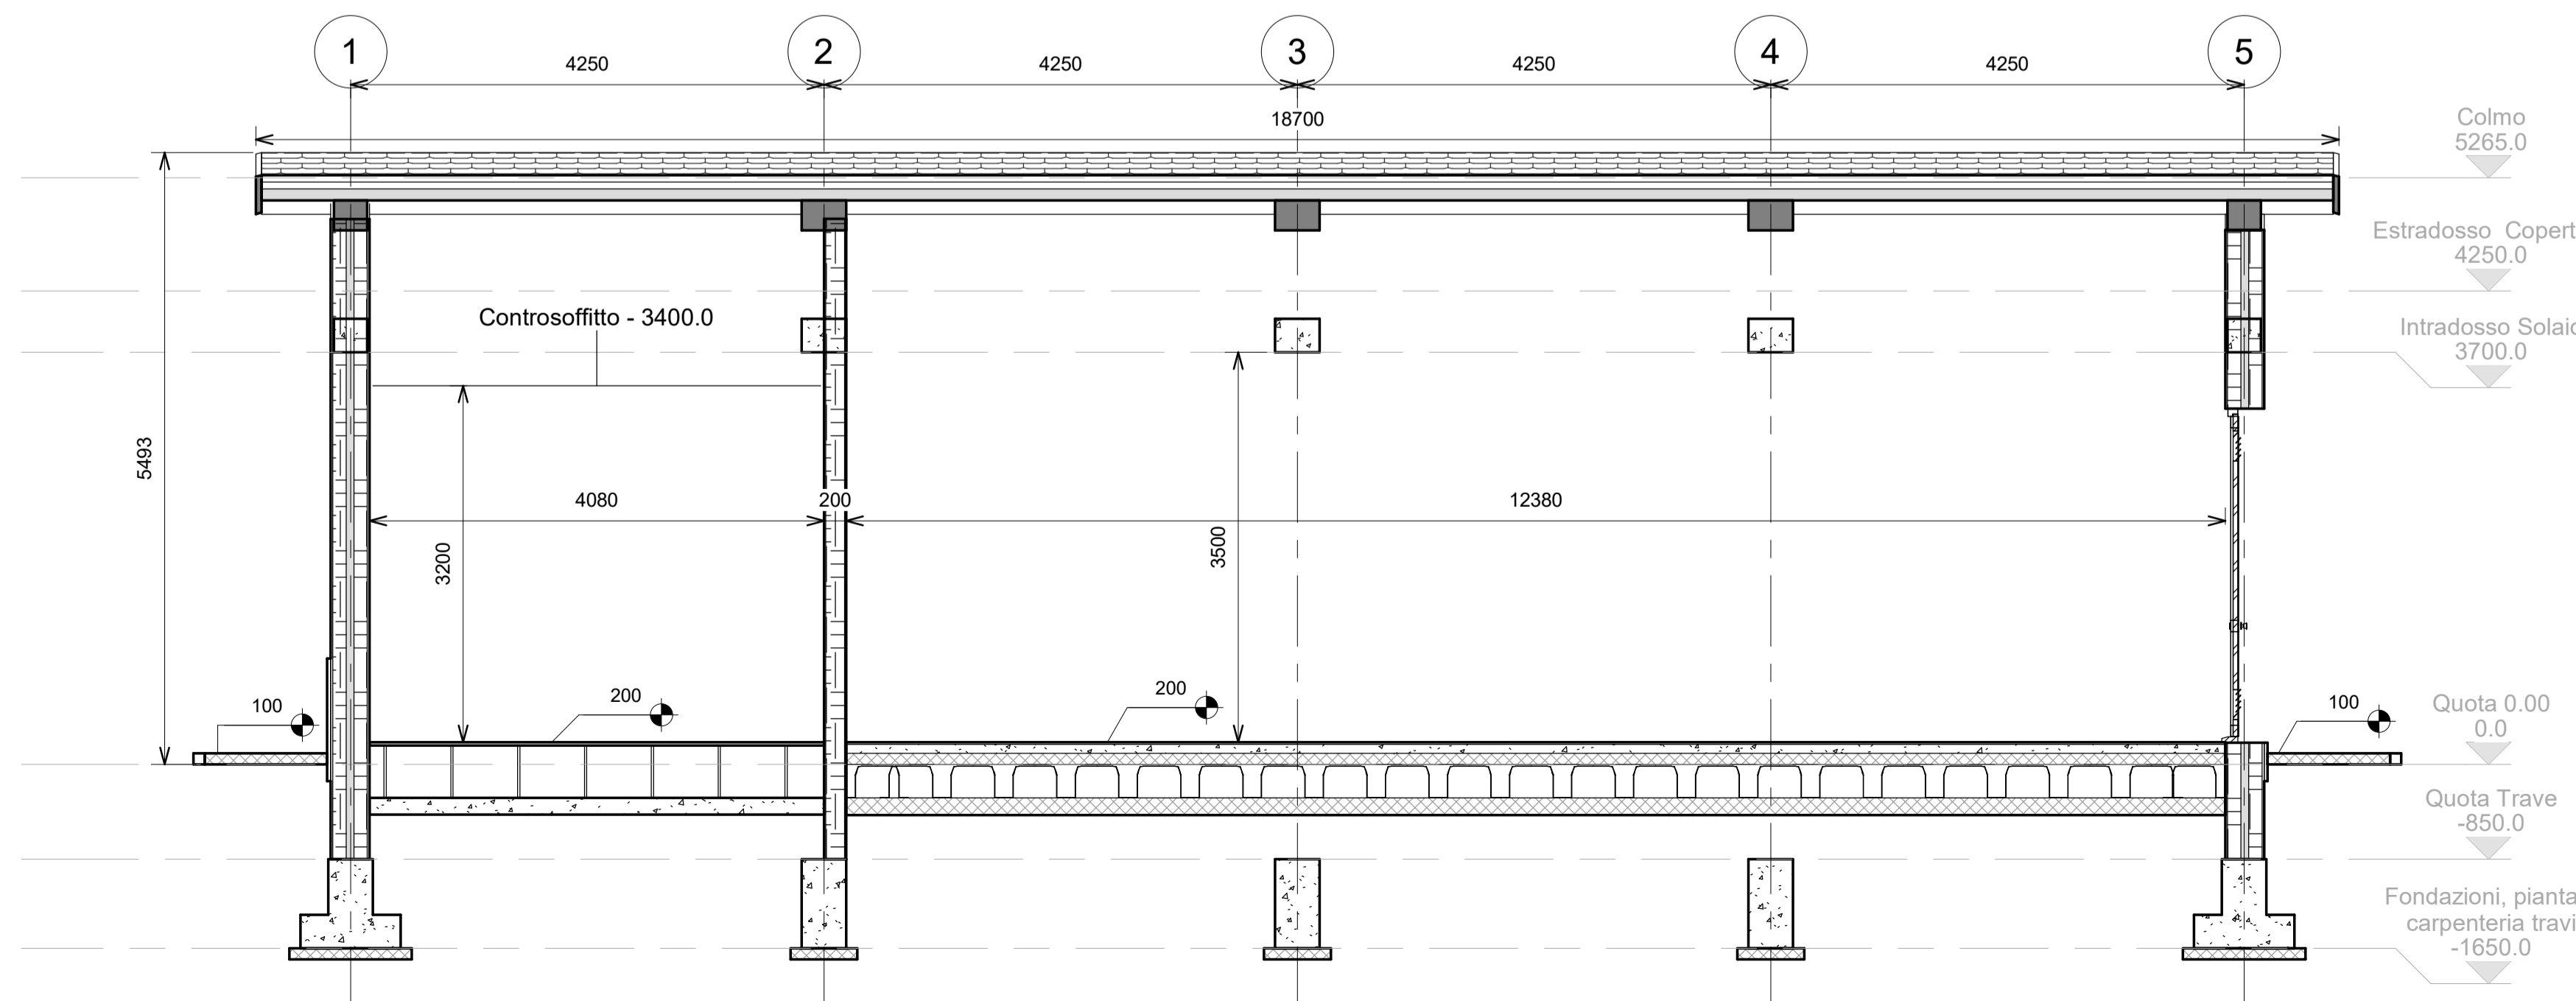

2 Arc.2
1 : 50

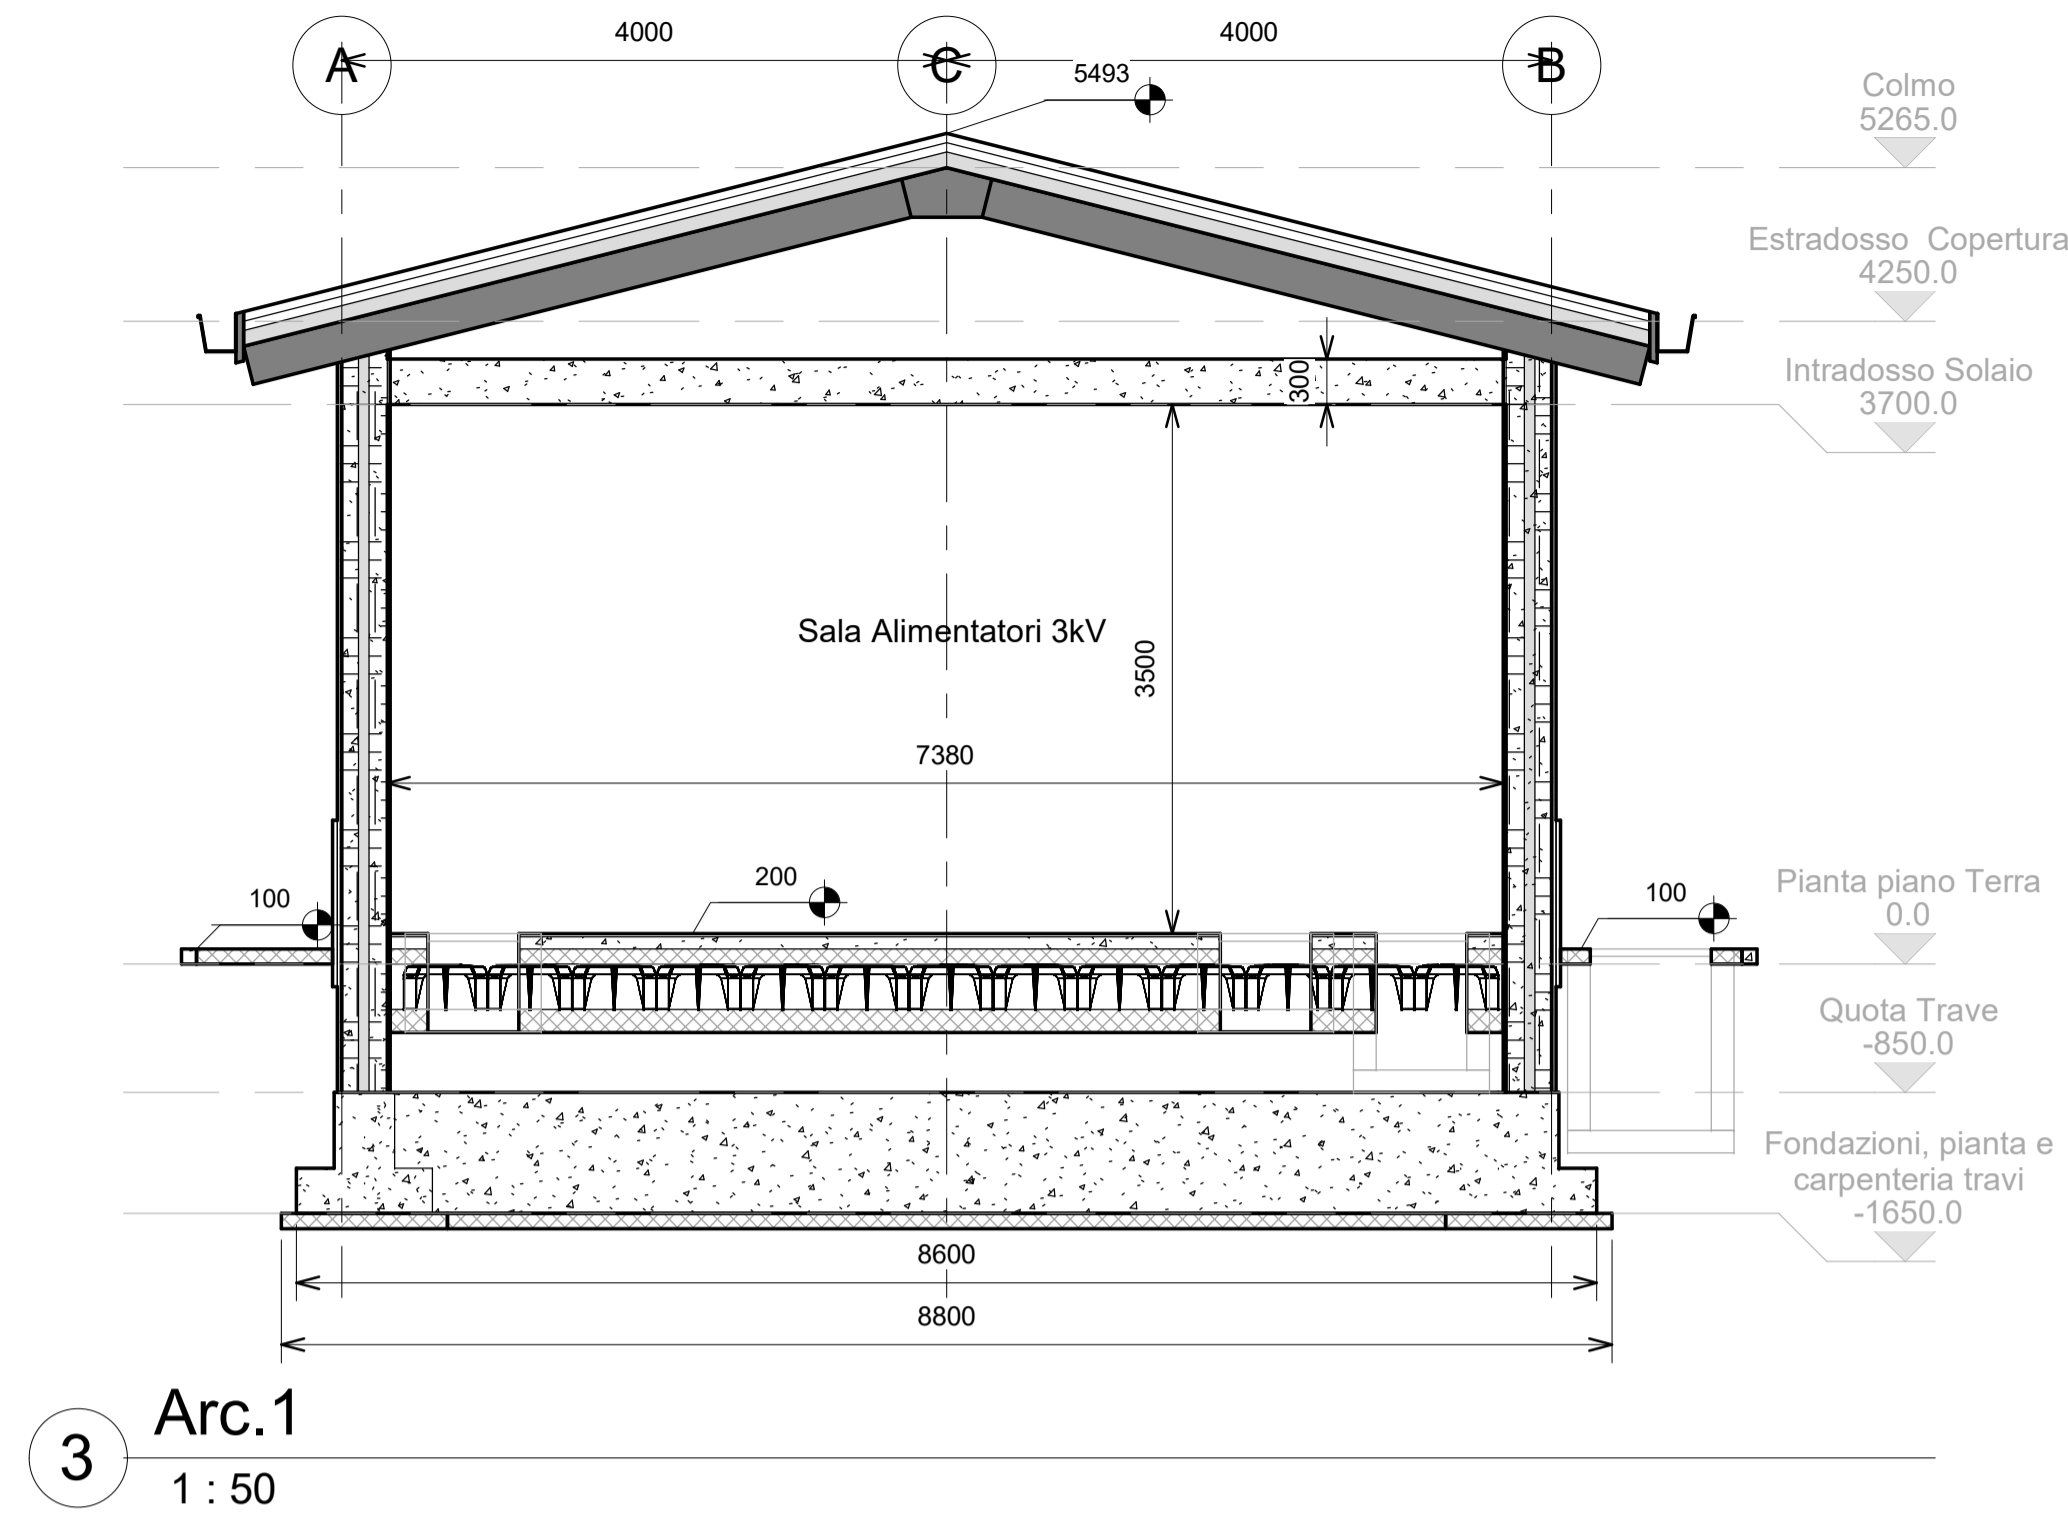

3 Arc.1
1 : 50

Note:
- Le quote sono espresse in millimetri se non espressamente indicato



CUP J81H0200000001

S.O. ENERGIA E TRAZIONE ELETTRICA

PROGETTO DEFINITIVO

COMPLETAMENTO RADDOPPIO LINEA PARMA - LA SPEZIA (PONTREMOLESE)

TRATTA PARMA - VICOFERTILE

ELABORATO:
CTE Parma Ovest
Fabbricato CTE Parma Ovest - Architettonico

SCALA:
1 : 50

COMMESSA	LOTTO	FASE	ENTE	TIPO DOC.	OPERA/DISCIPLINA	PROGR.	REV.
IP00	00	D	18	PB	FA0100	005	A

Revis.	Descrizione	Redatto	Data	Verificato	Data	Approvato	Data	Autorizzato
A	Emissione Esecutiva	M. Laurini	Feb. 2022	M. Carones	Feb. 2022	G. Fadda	Feb. 2022	G. Eandi, B. Barriani

File: IP00-00-D-18-PB-FA0100-005-A.rvt