


# PARMA - LA SPEZIA CENTRALE COLLECCHIO F.V. 11+771

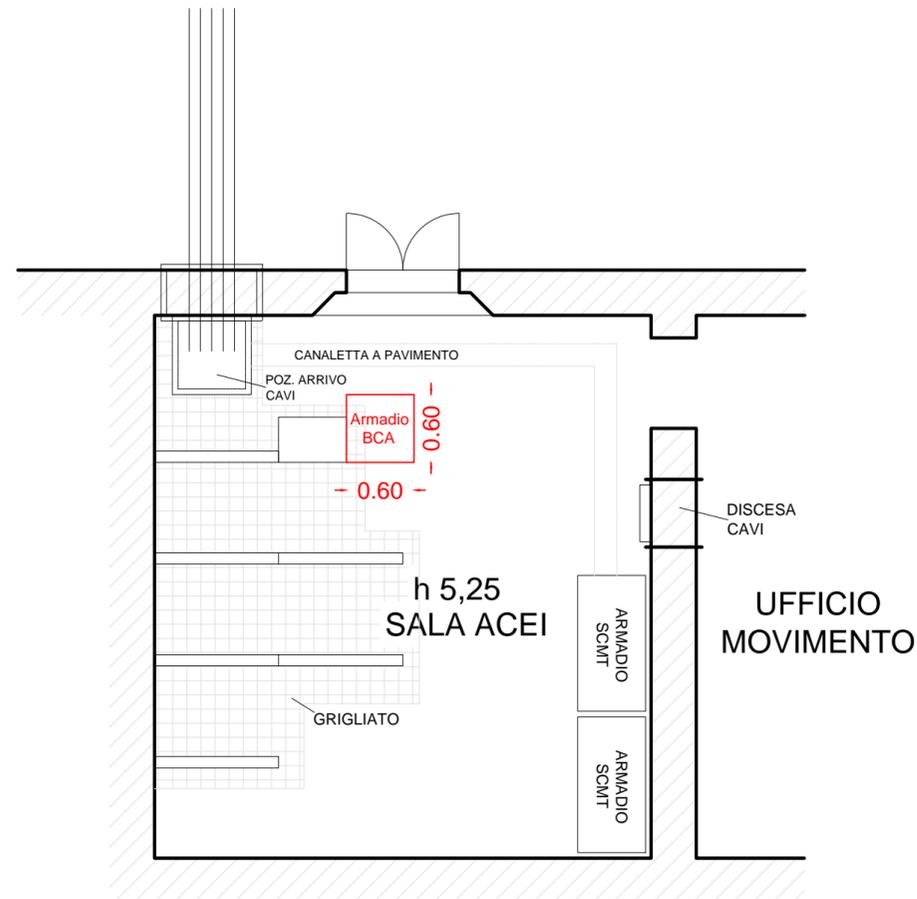

PIANTA PIANO TERRA



PROGETTAZIONE:



CUP J81H02000000001

U.O. IMPIANTI DI SEGNALAMENTO

PROGETTO DEFINITIVO

COMPLETAMENTO RADDOPPIO LINEA PARMA - LA SPEZIA  
(PONTREMOLESE)

TRATTA PARMA - VICOFERTILE

IMPIANTI DI SEGNALAMENTO IS/SCMT

ACEI Collecchio

Planimetria Locali Funzionali - U.M. - Sala Rele'

SCALA:

1:50

COMMESSA LOTTO FASE ENTE TIPO DOC. OPERA/DISCIPLINA Progr. REV.

IP00 01 D 67 DB AC04A3 002 A

| Rev. | Descrizione          | Redatto | Data       | Verificato | Data       | Approvato | Data       | Autorizzato Data         |
|------|----------------------|---------|------------|------------|------------|-----------|------------|--------------------------|
| A    | Emissione Definitiva | 2CM     | Marzo 2022 | S. Artoli  | Marzo 2022 | G. Fadda  | Marzo 2022 | M. Gambaro<br>Marzo 2022 |
|      |                      |         |            |            |            |           |            |                          |
|      |                      |         |            |            |            |           |            |                          |
|      |                      |         |            |            |            |           |            |                          |
|      |                      |         |            |            |            |           |            |                          |
|      |                      |         |            |            |            |           |            |                          |



File: IP0001D67DBAC04A3002A.dwg

n. Elab.: ----

A4L